


**01 DETALHE H1**  
ESCALA: 1/25

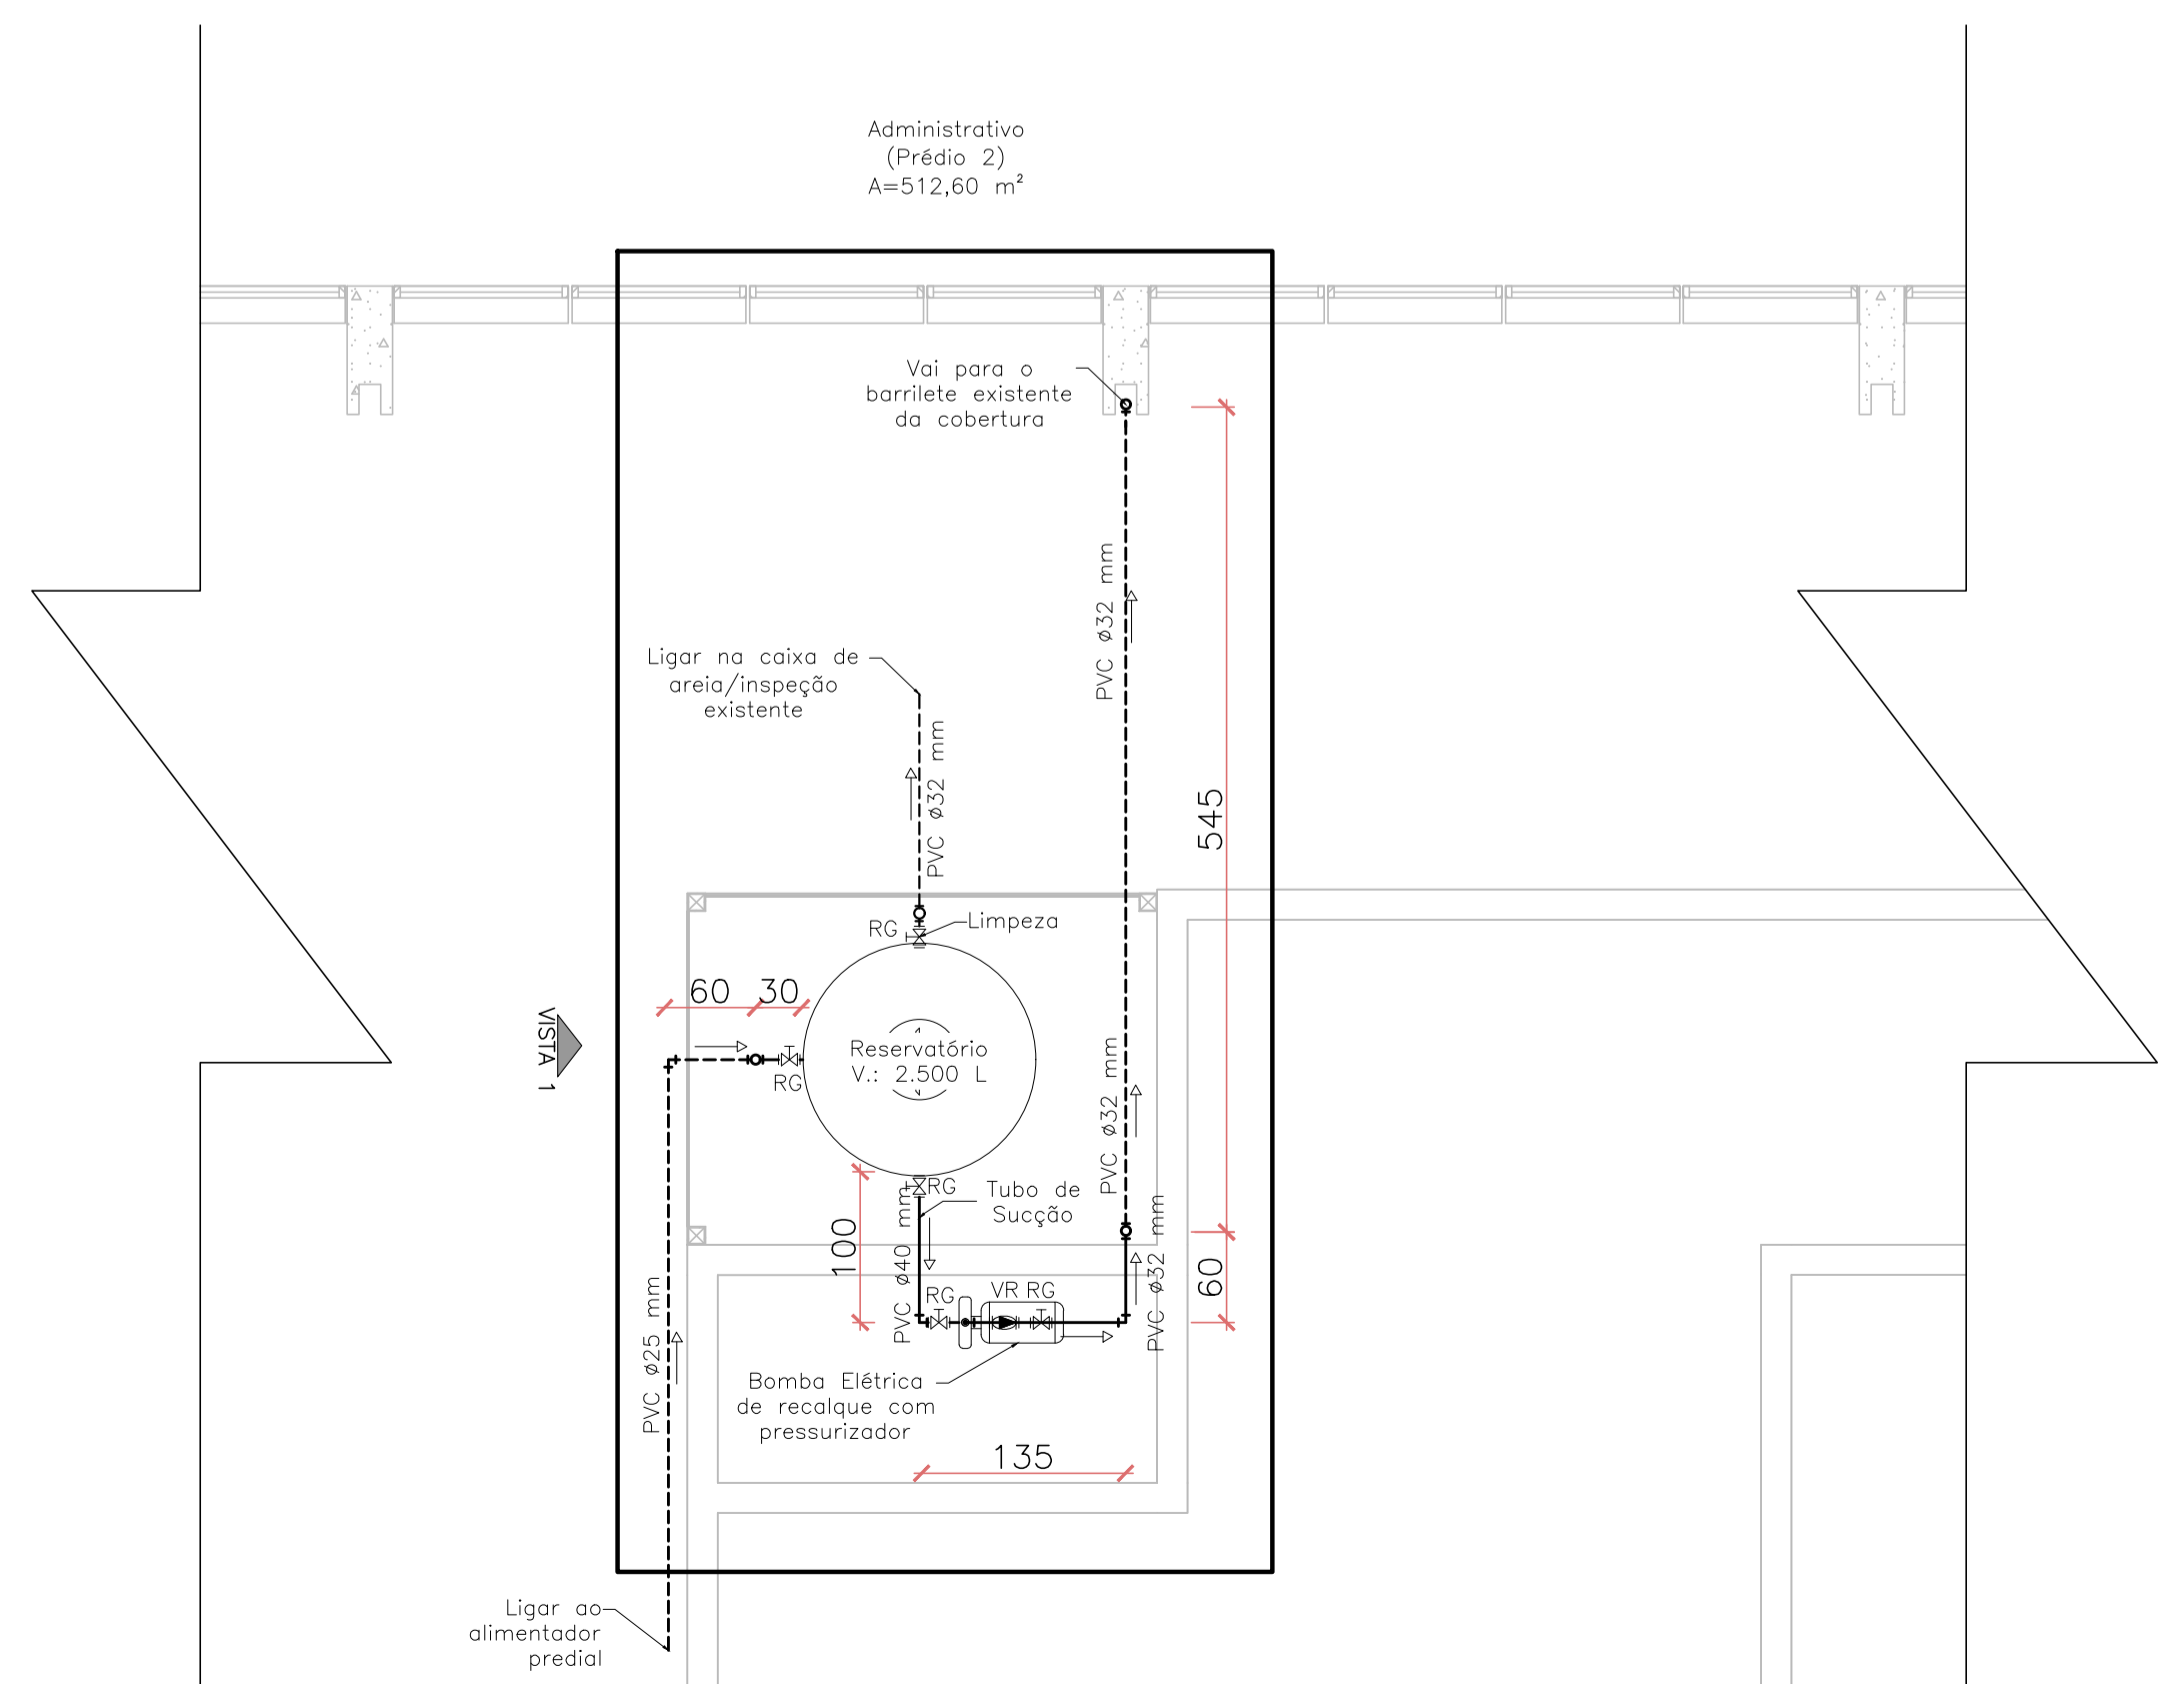

**03 PLANTA BAIXA TÉRREO**  
ESCALA: 1/50

**L LEGENDA**


- TUBULAÇÃO ALIMENTAÇÃO
- TUBULAÇÃO LIMPEZA
- - - TUBULAÇÃO ENTERRADA OU NÃO EM VISTA
- ⊗ ⊗ ÁGUA ENTRA NO RESERVATÓRIO / TUBULAÇÃO DESCE
- ⊙ ⊙ ÁGUA SAI DO RESERVATÓRIO / TUBULAÇÃO SOBE
- └ JOELHO
- ├ TÊ
- ⊞ REGISTRO GAVETA
- ▬ VÁLVULA DE RETENÇÃO HORIZONTAL
- ☐ BOMBA HIDRAÚLICA

**M LISTA DE MATERIAIS**


PVC rígido soldável		
Joelho 90° soldável		
25 mm		3 pç
32 mm		8 pç
40 mm		1 pç
Tubos		
25 mm		9.68 m
32 mm		42.72 m
40 mm		1.27 m
Adaptador com Registro		
25 mm		1 pç
32 mm		1 pç
40 mm		1 pç
Registro de Gaveta		
32 mm		1 pç
Válvula de Retenção		
32 mm		1 pç
Torneira bóia mecânica		
bóia		1 pç

**N NOTAS**

- A TABELA QUANTITATIVA REFERE-SE AS LIGAÇÕES INTERNAS. TERÃO AJUSTES DE PEÇAS DEVIDO AS LIGAÇÕES COM A REDE EXISTENTE;
- AS MEDIDAS PODEM VARIAR DE ACORDO COM AS PARTICULARIDADES ENCONTRADAS "IN LOCO";
- BOMBA COM PRESSURIZADOR PARA SISTEMA DE ÁGUA FRIA COM PRESSÃO DE 40m.c.a, TENSÃO 127/220v E ACIONAMENTO AUTOMÁTICO COM VAZÃO MÍNIMA DE 2,5 l/min.

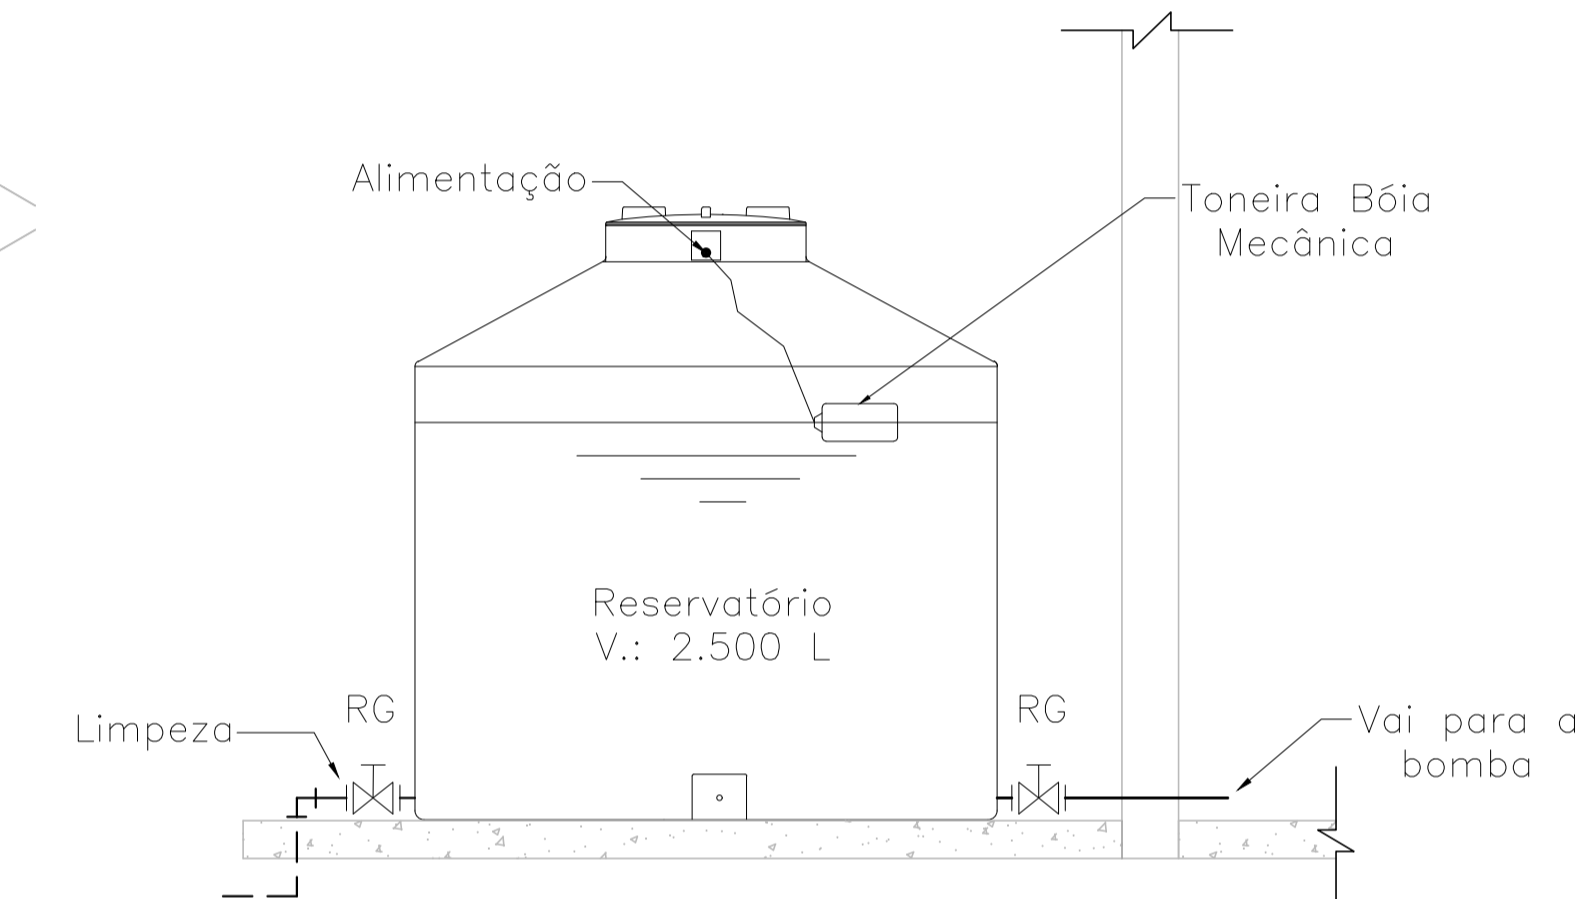

**02 VISTA 01**  
ESCALA: 1/20

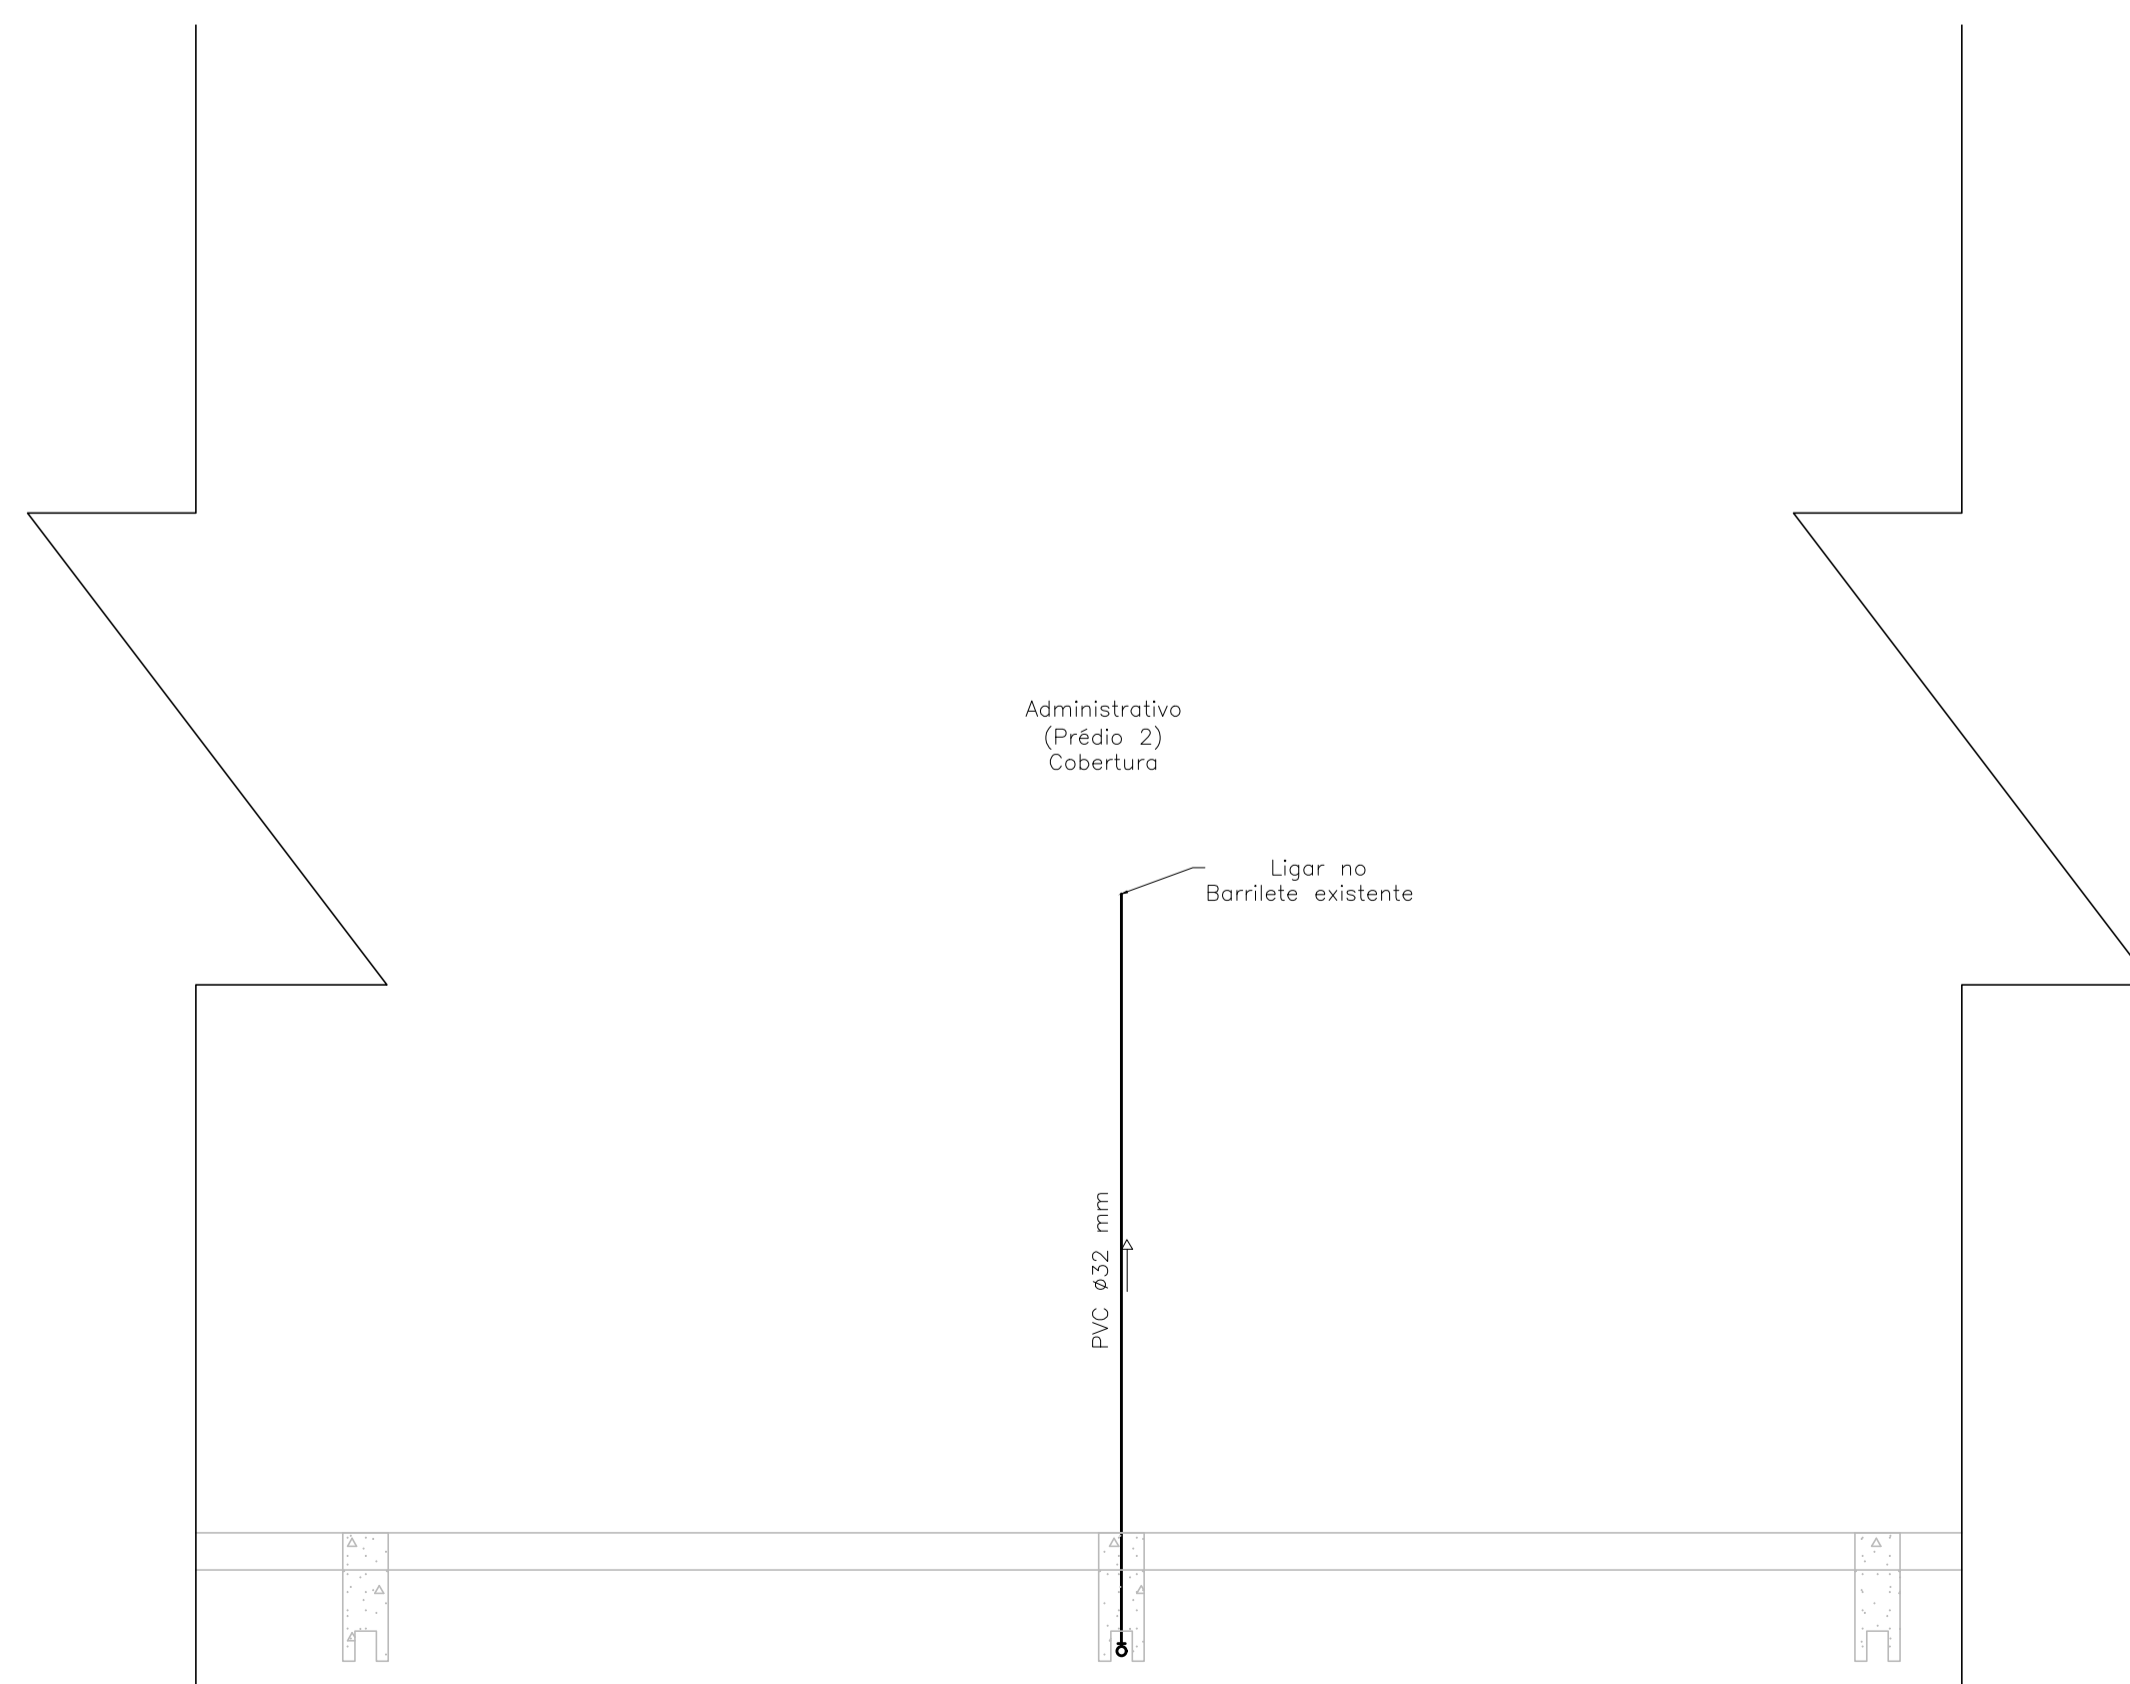

**04 PLANTA BAIXA DA COBERTURA**  
ESCALA: 1/50

REVISOÃO	REF.	DESCRIÇÃO	VERIF.	DATA
REV01		REVISÃO 01		07/01/2022
REV00		EMISSÃO INICIAL		10/12/2021



AV: INDEPENDÊNCIA, 925 SALA 510 - INDEPENDÊNCIA - PORTO ALEGRE/RS - CEP 90035-072 FONE: (51)3022-1287	
PROJETO:	PROJETO ESTRUTURAL PLANTA BAIXA RESERVATÓRIO - PRÉDIO 2
CLIENTE:	PROCEMPA - COMPANHIA DE PROCESSAMENTO DE DADOS DE PORTO ALEGRE
OBRA:	REFORMA DOS TELHADOS
ENDEREÇO:	AVENIDA IPIRANGA, 1200 - AZENHA - PORTO ALEGRE/RS
RESPONSÁVEL:	ENG. CIVIL RÔMULO NECKEL RS124.558
DESENHISTA:	JOSÉ VINÍCIUS MARKS MACHADO
ESCALA:	INDICADA
ARQUIVO:	P01102 PROCEMPA Reforma De Telhados - Hidráulico.dwg
PRANCHA	01/01

ESTE DOCUMENTO É PROPRIEDADE DA ELEMENTHAL ENGENHARIA E CONSULTORIA LTDA. E NÃO PODE SER COPIADO, REPRODUZIDO OU TRANSMITIDO POR NENHUM OUTRO MEIO, OU USADO EM DIFERENTE PROPOSITO QUE AQUELE PARA O QUAL O MESMO FOI FEITO