



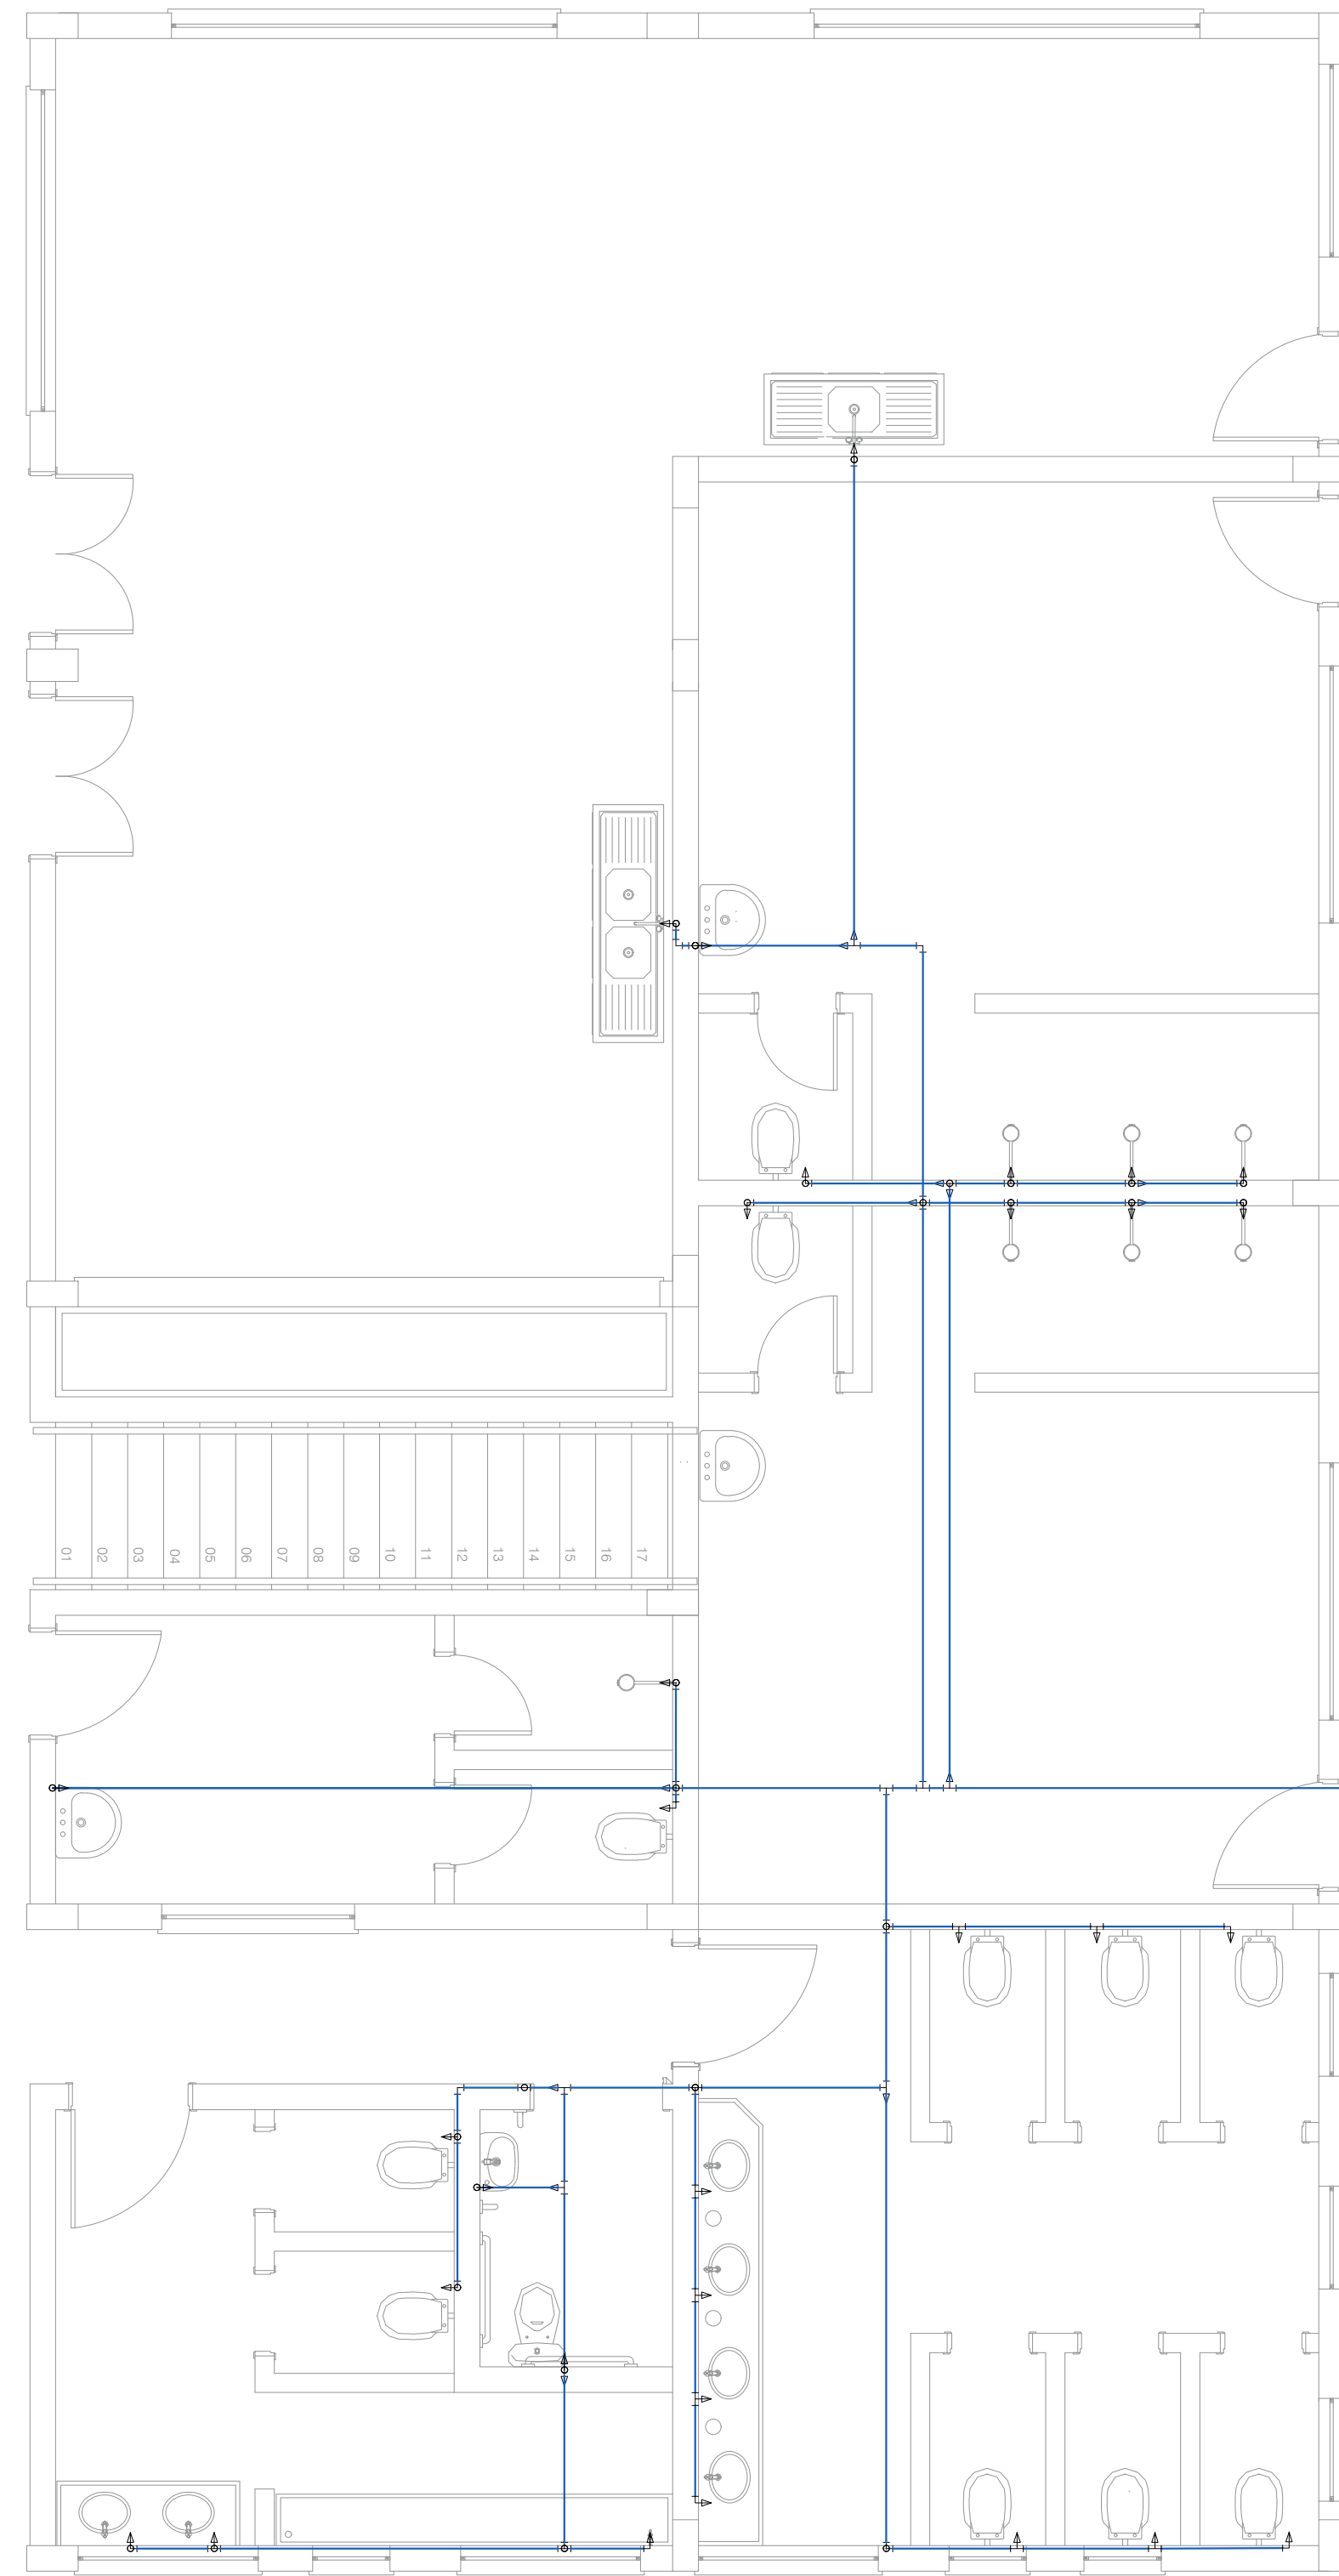

ABASTECIMENTO
escala: 1:50

17

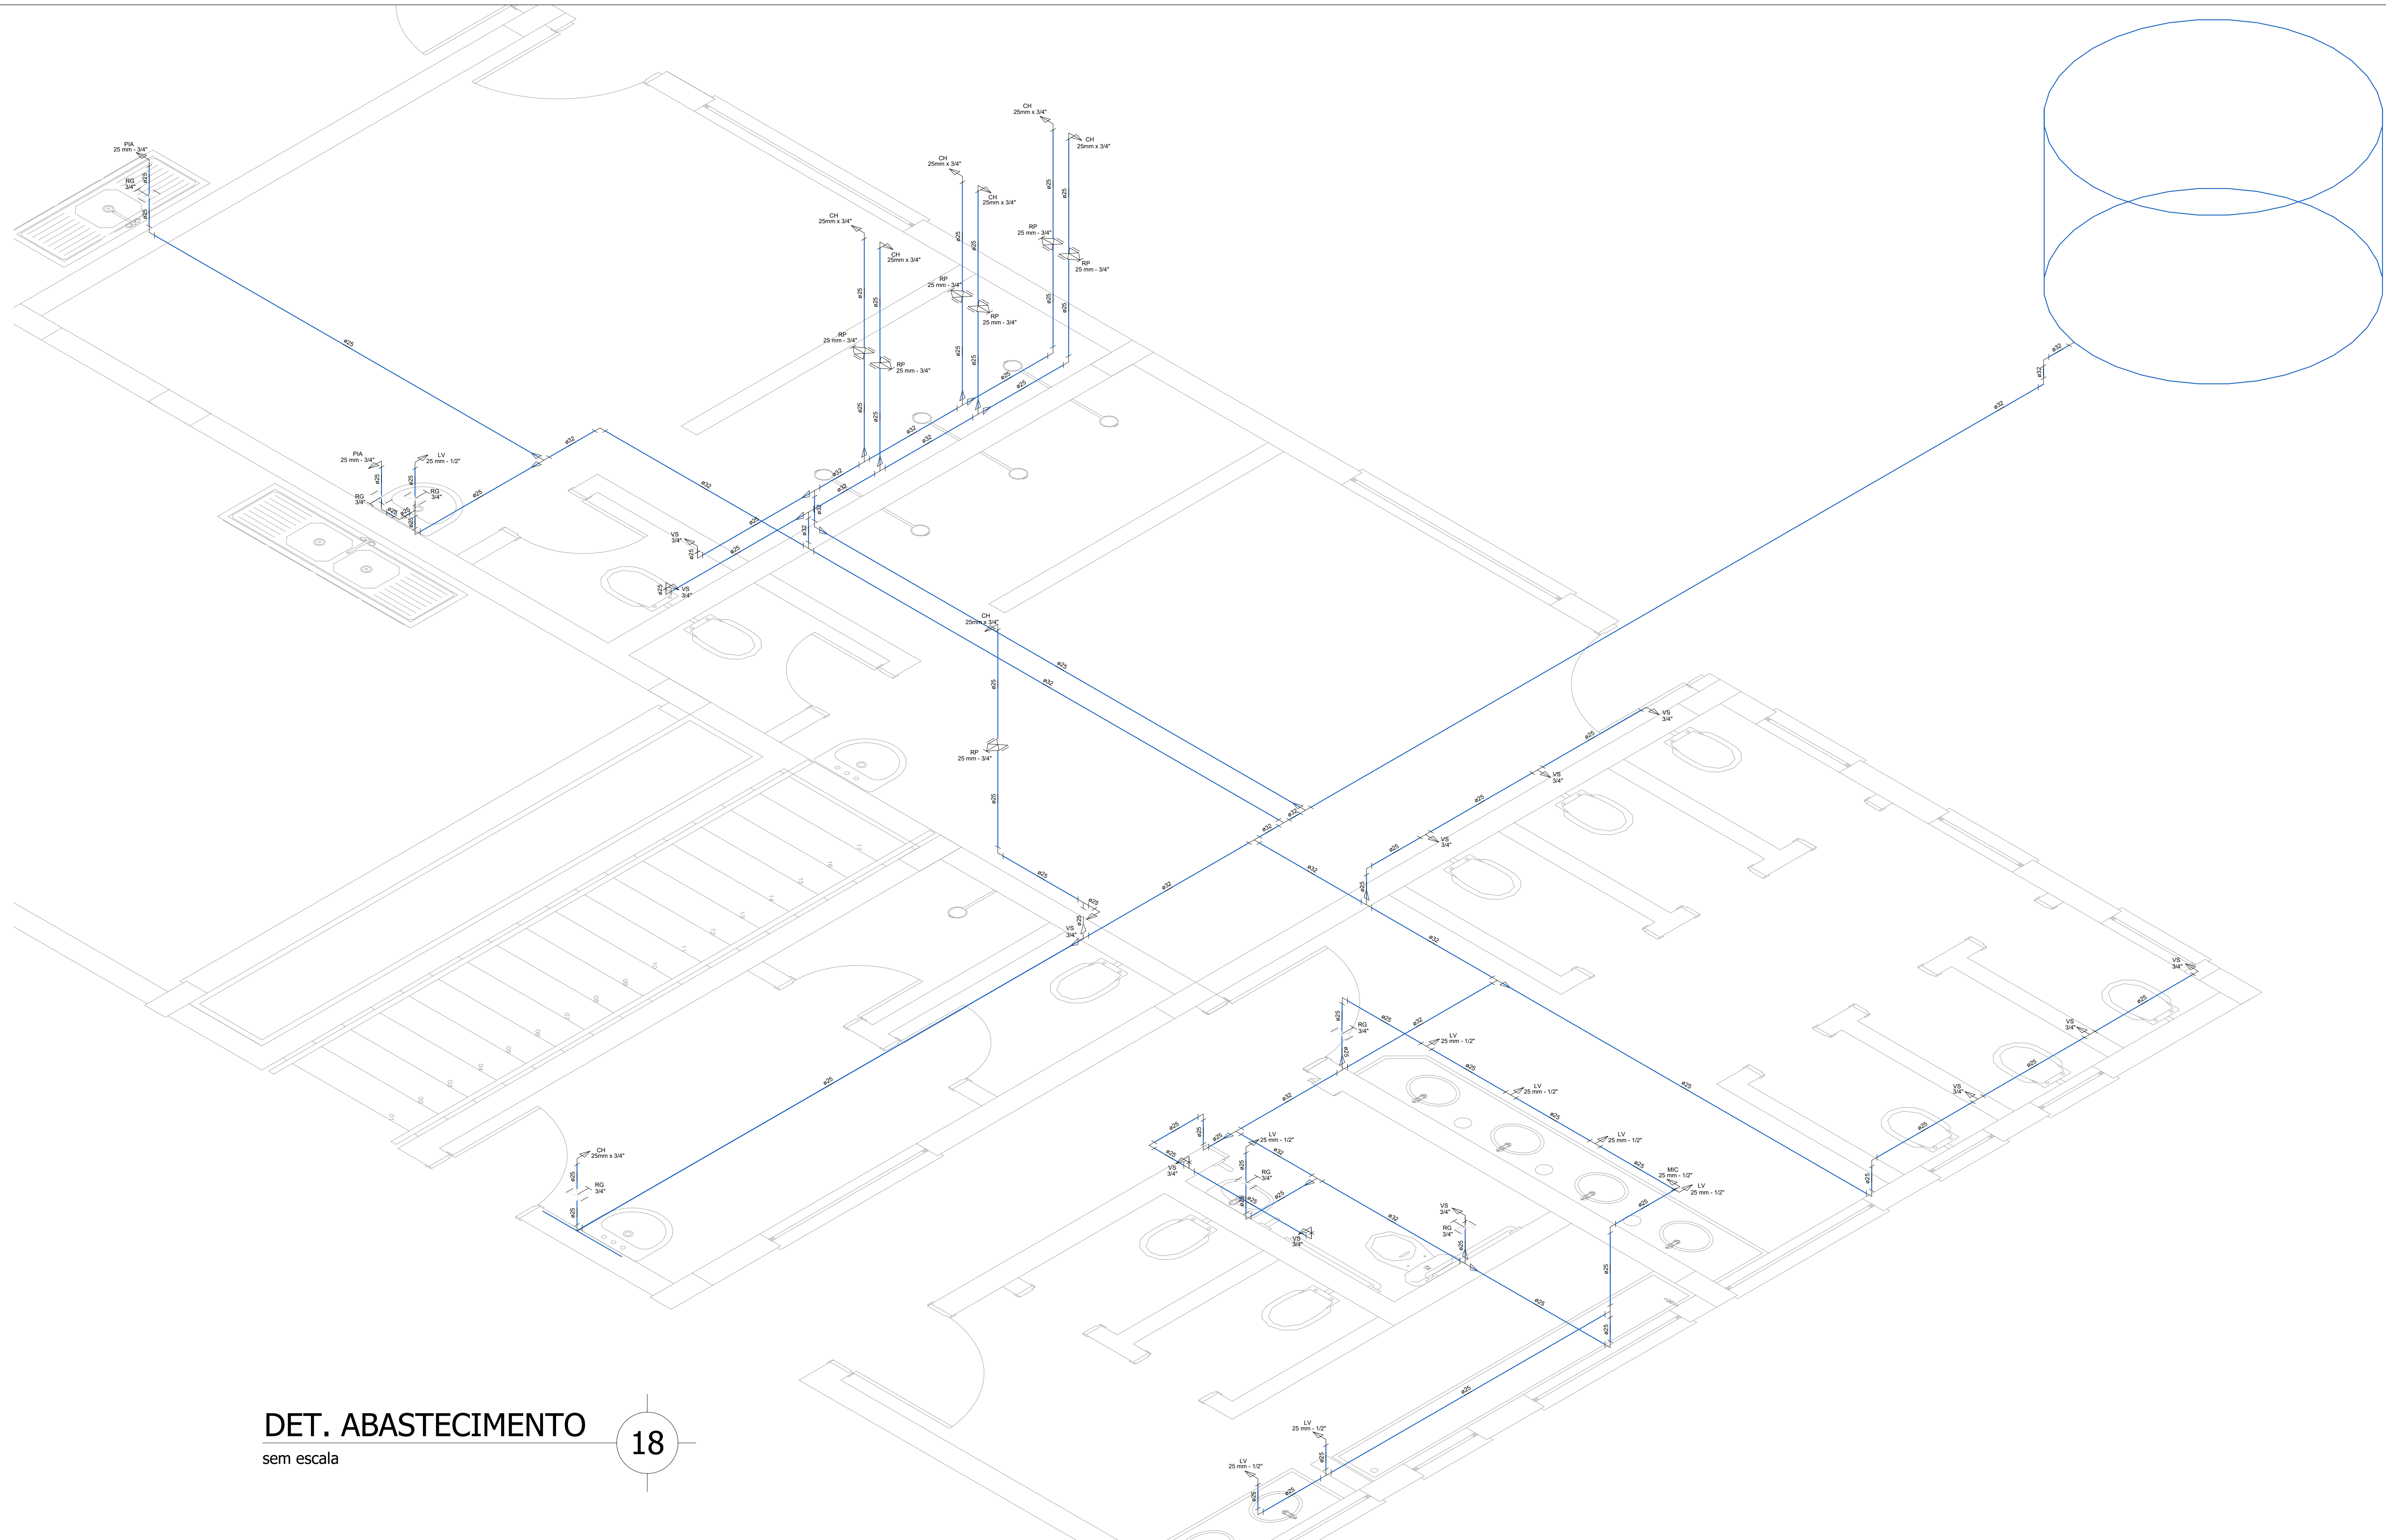

DET. ABASTECIMENTO
sem escala

18

		Responsável Técnico:	
		Eng. Civil Alex Hammes - CREA-RS 244004 e-mail: edificasqueturacengenharia@gmail.com fone: (54) 39667-4569	
Data:	JUNHO - 2023	Projeto:	PREFEITURA MUNICIPAL - Ampliação Ginásio SPFC
Escala:	indicada	Proprietários:	Município de São Pedro da Serra ISABEL CORETE JONER CORNELIUS - Prefeita
Arquivo:	SPS - SPFC.dwg	Endereço da Obra:	Rua Pedro Finger nº.xxx - São Pedro da Serra - RS
Área:	203,98 m²	Planta:	PLANTA BAIXA
		Prancha:	AB-01