



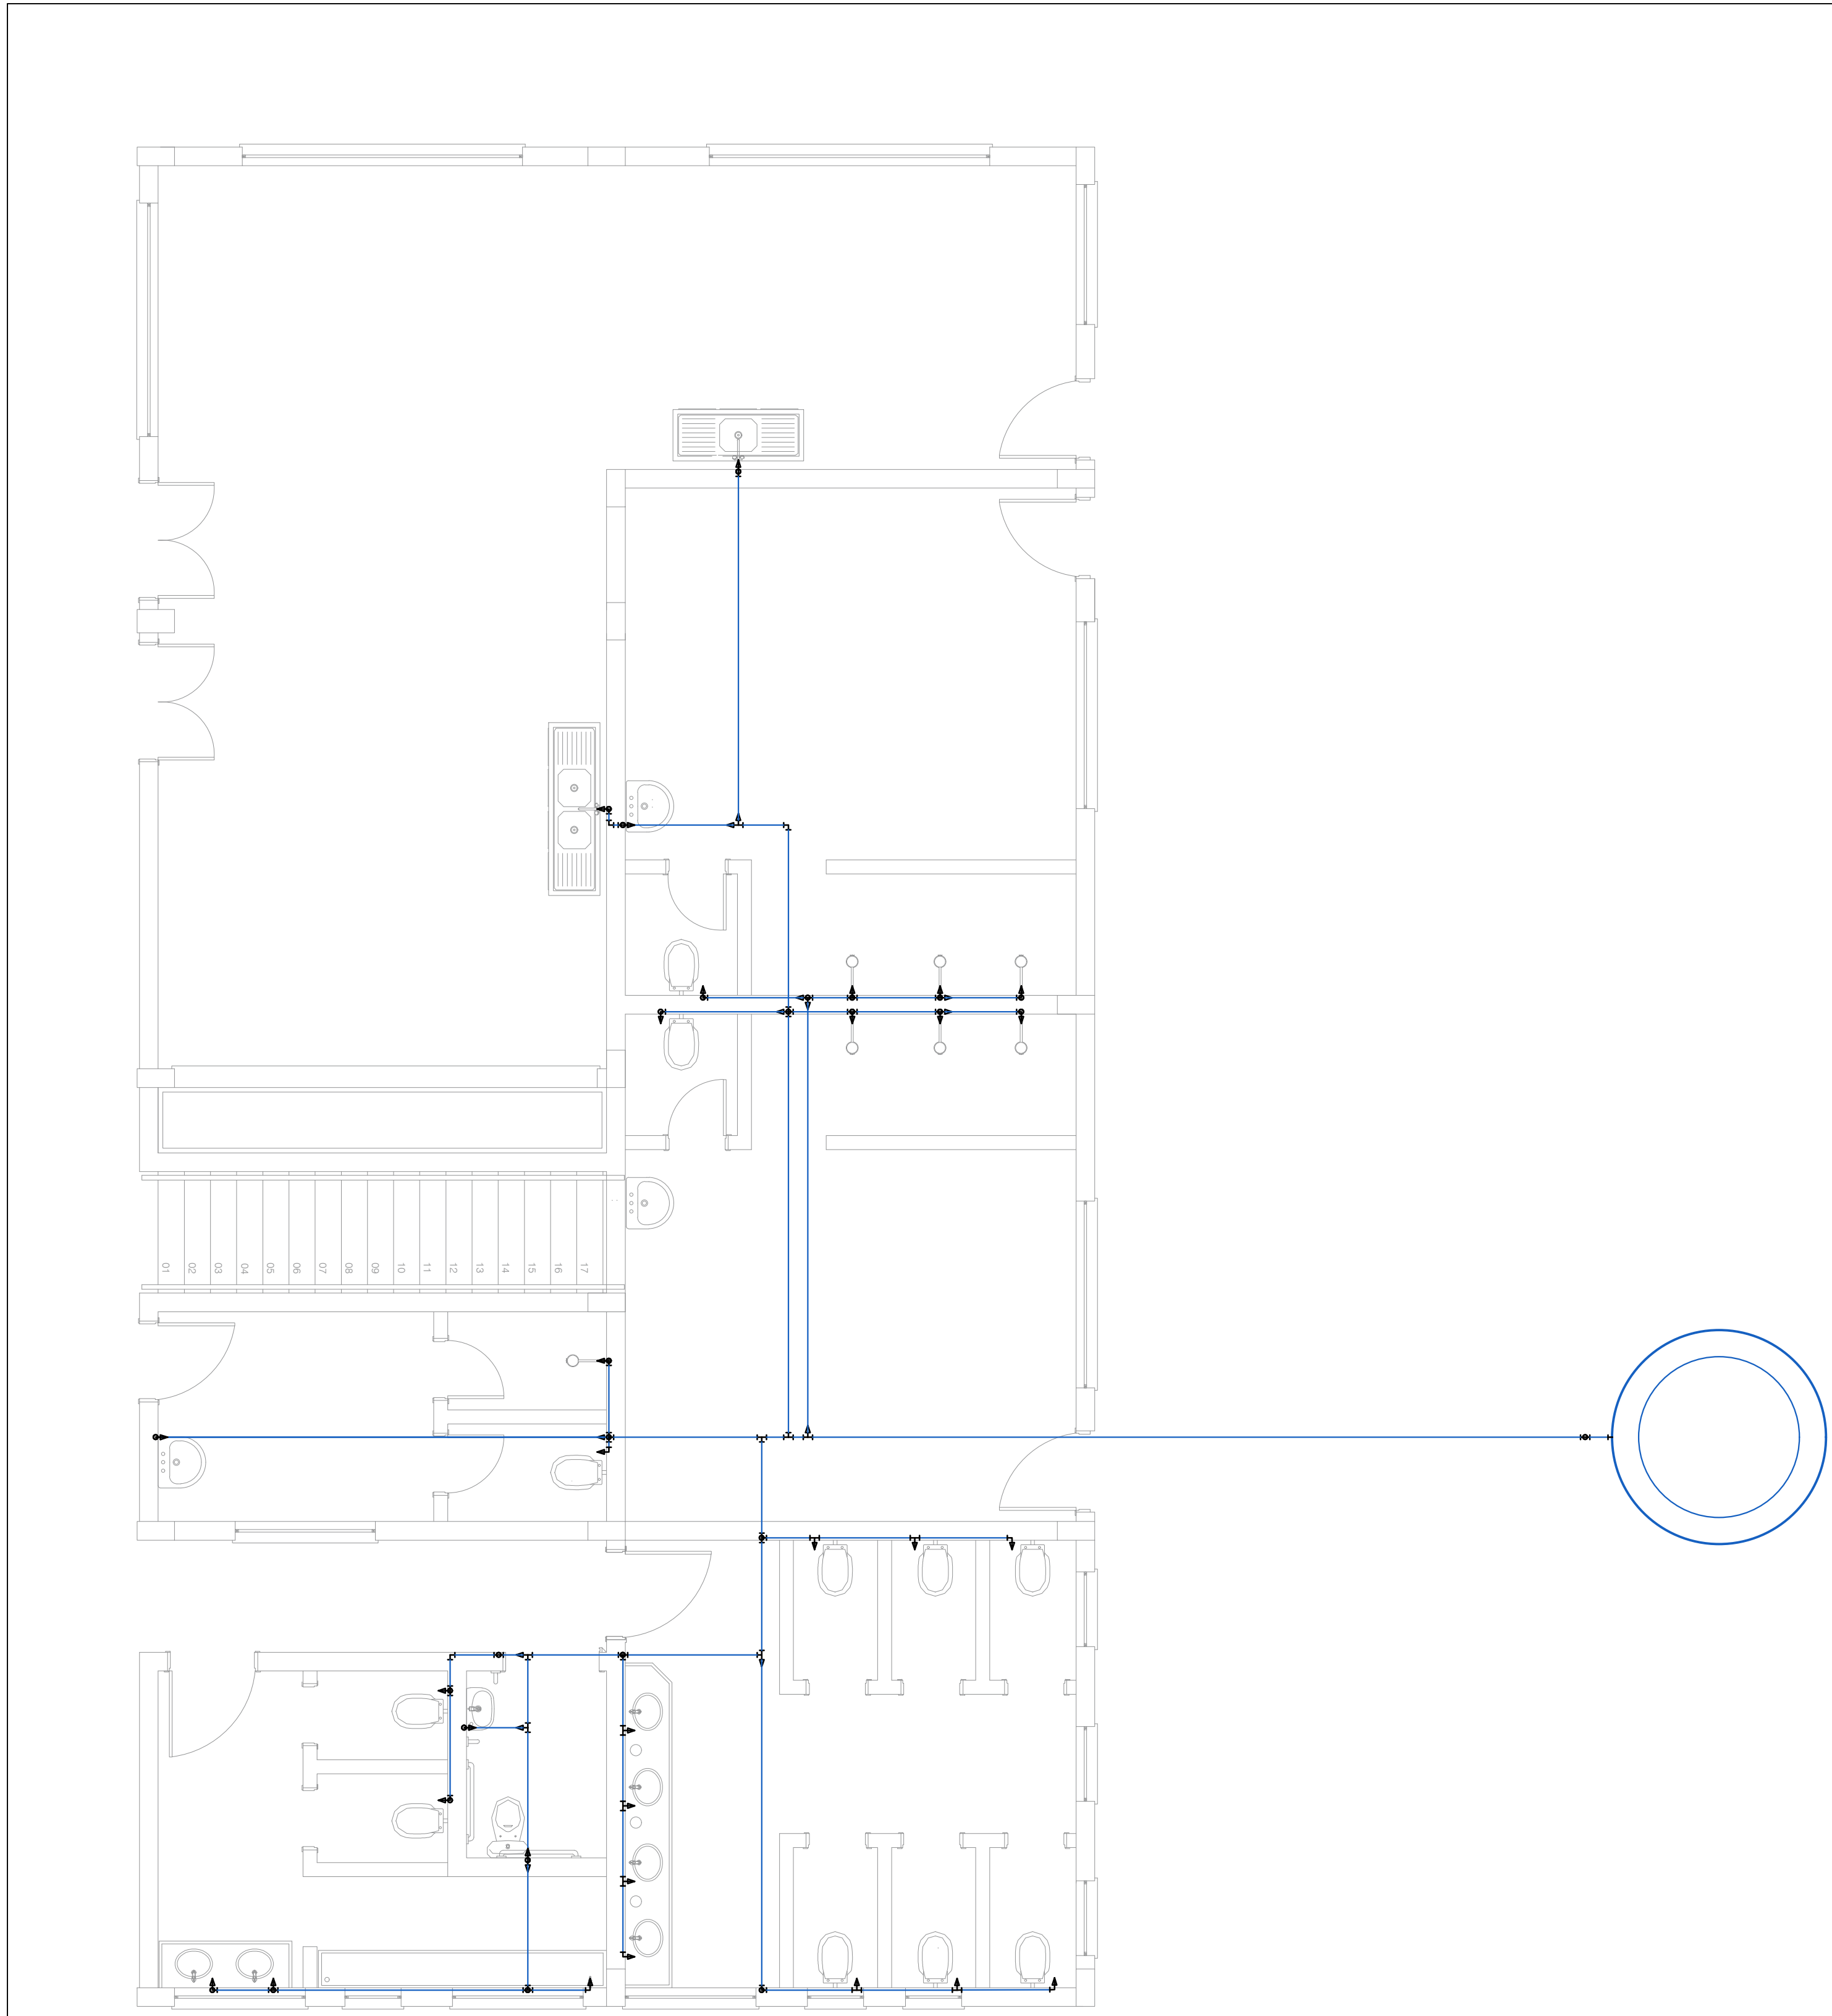

ABASTECIMENTO 17
escala: 1:50

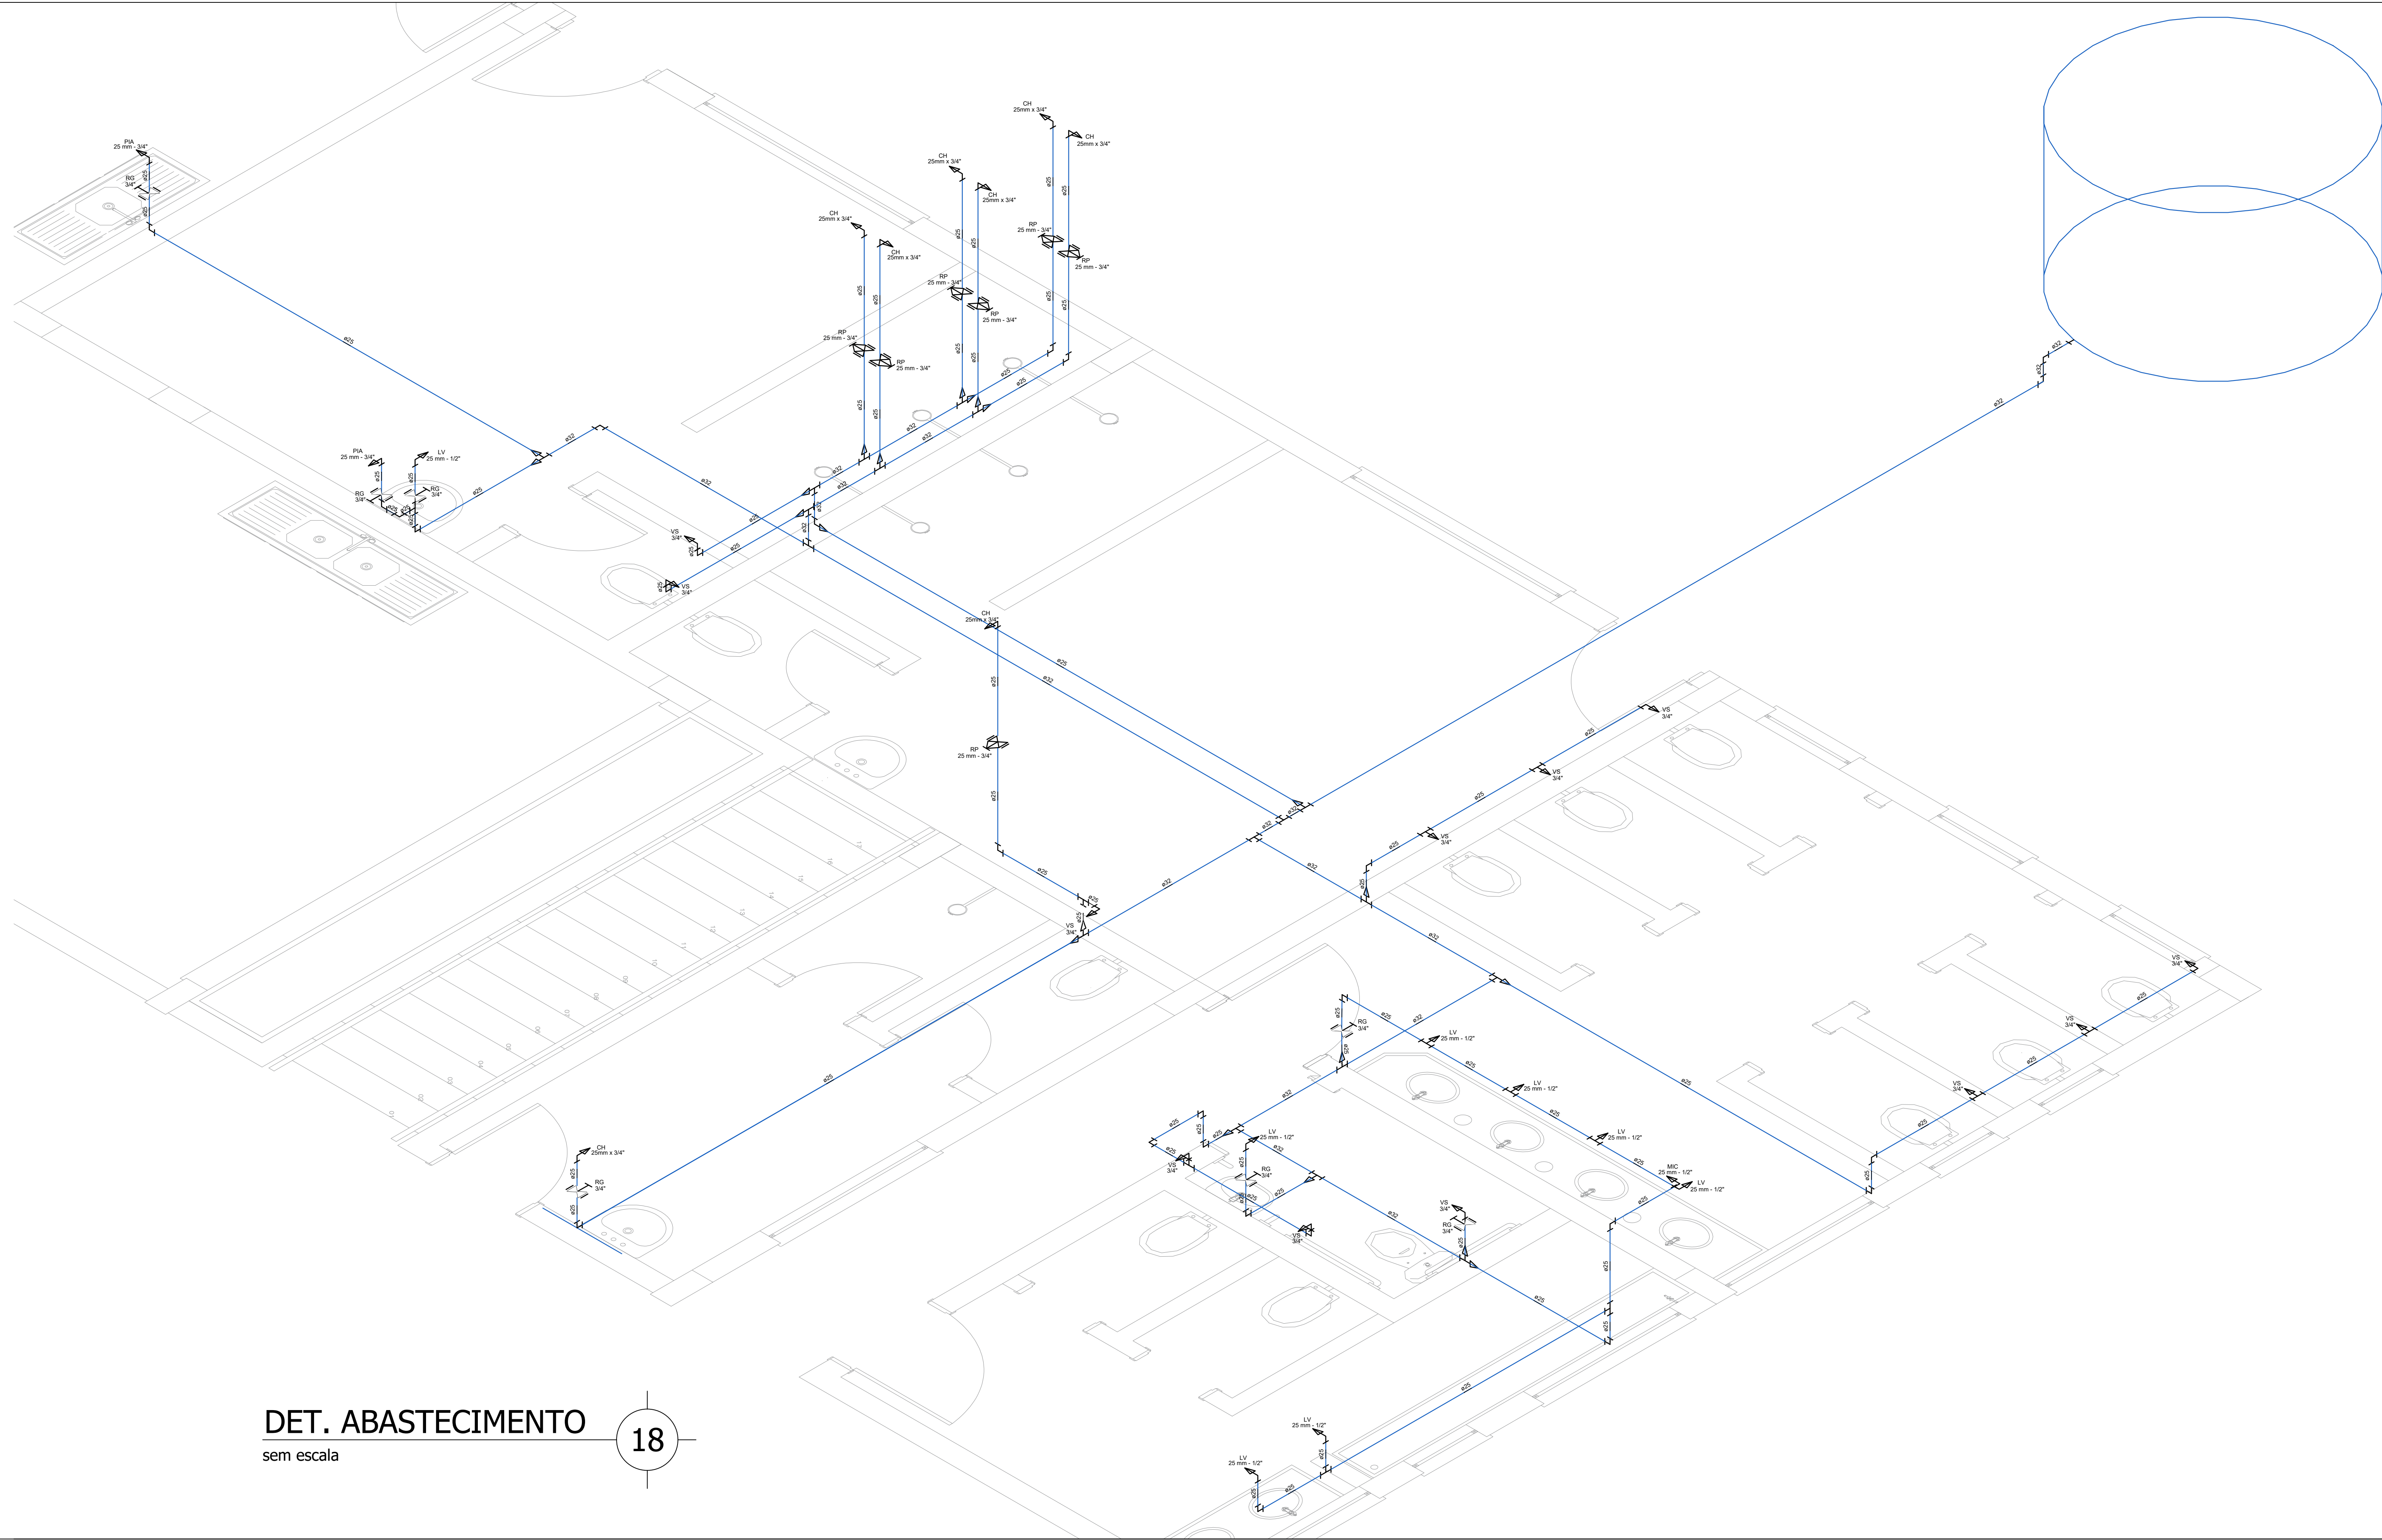

DET. ABASTECIMENTO 18
sem escala

Responsável Técnico:	
Eng. Civil Alex Barros - CREA-RS 18886 e-mail: alexbarros@engenhariabarro.com.br Insc: 124059667-6588	
Data:	Projeto:
JUNHO - 2023	PREFEITURA MUNICIPAL - Ampliação Ginásio SPFC
Escala:	Proprietário:
Indicada	Município de São Pedro da Serra
Arquivo:	Endereço da Obra:
SPFC - SPFC.dwg	Rua Pedro Finger nº.300 - São Pedro da Serra - RS
Área:	Planta:
203,98 m²	PLANTA BAIXA
Prancha:	
AB-01	