


LAYOUT ORIENTAÇÃO CALHAS NOVAS


esc 1:50

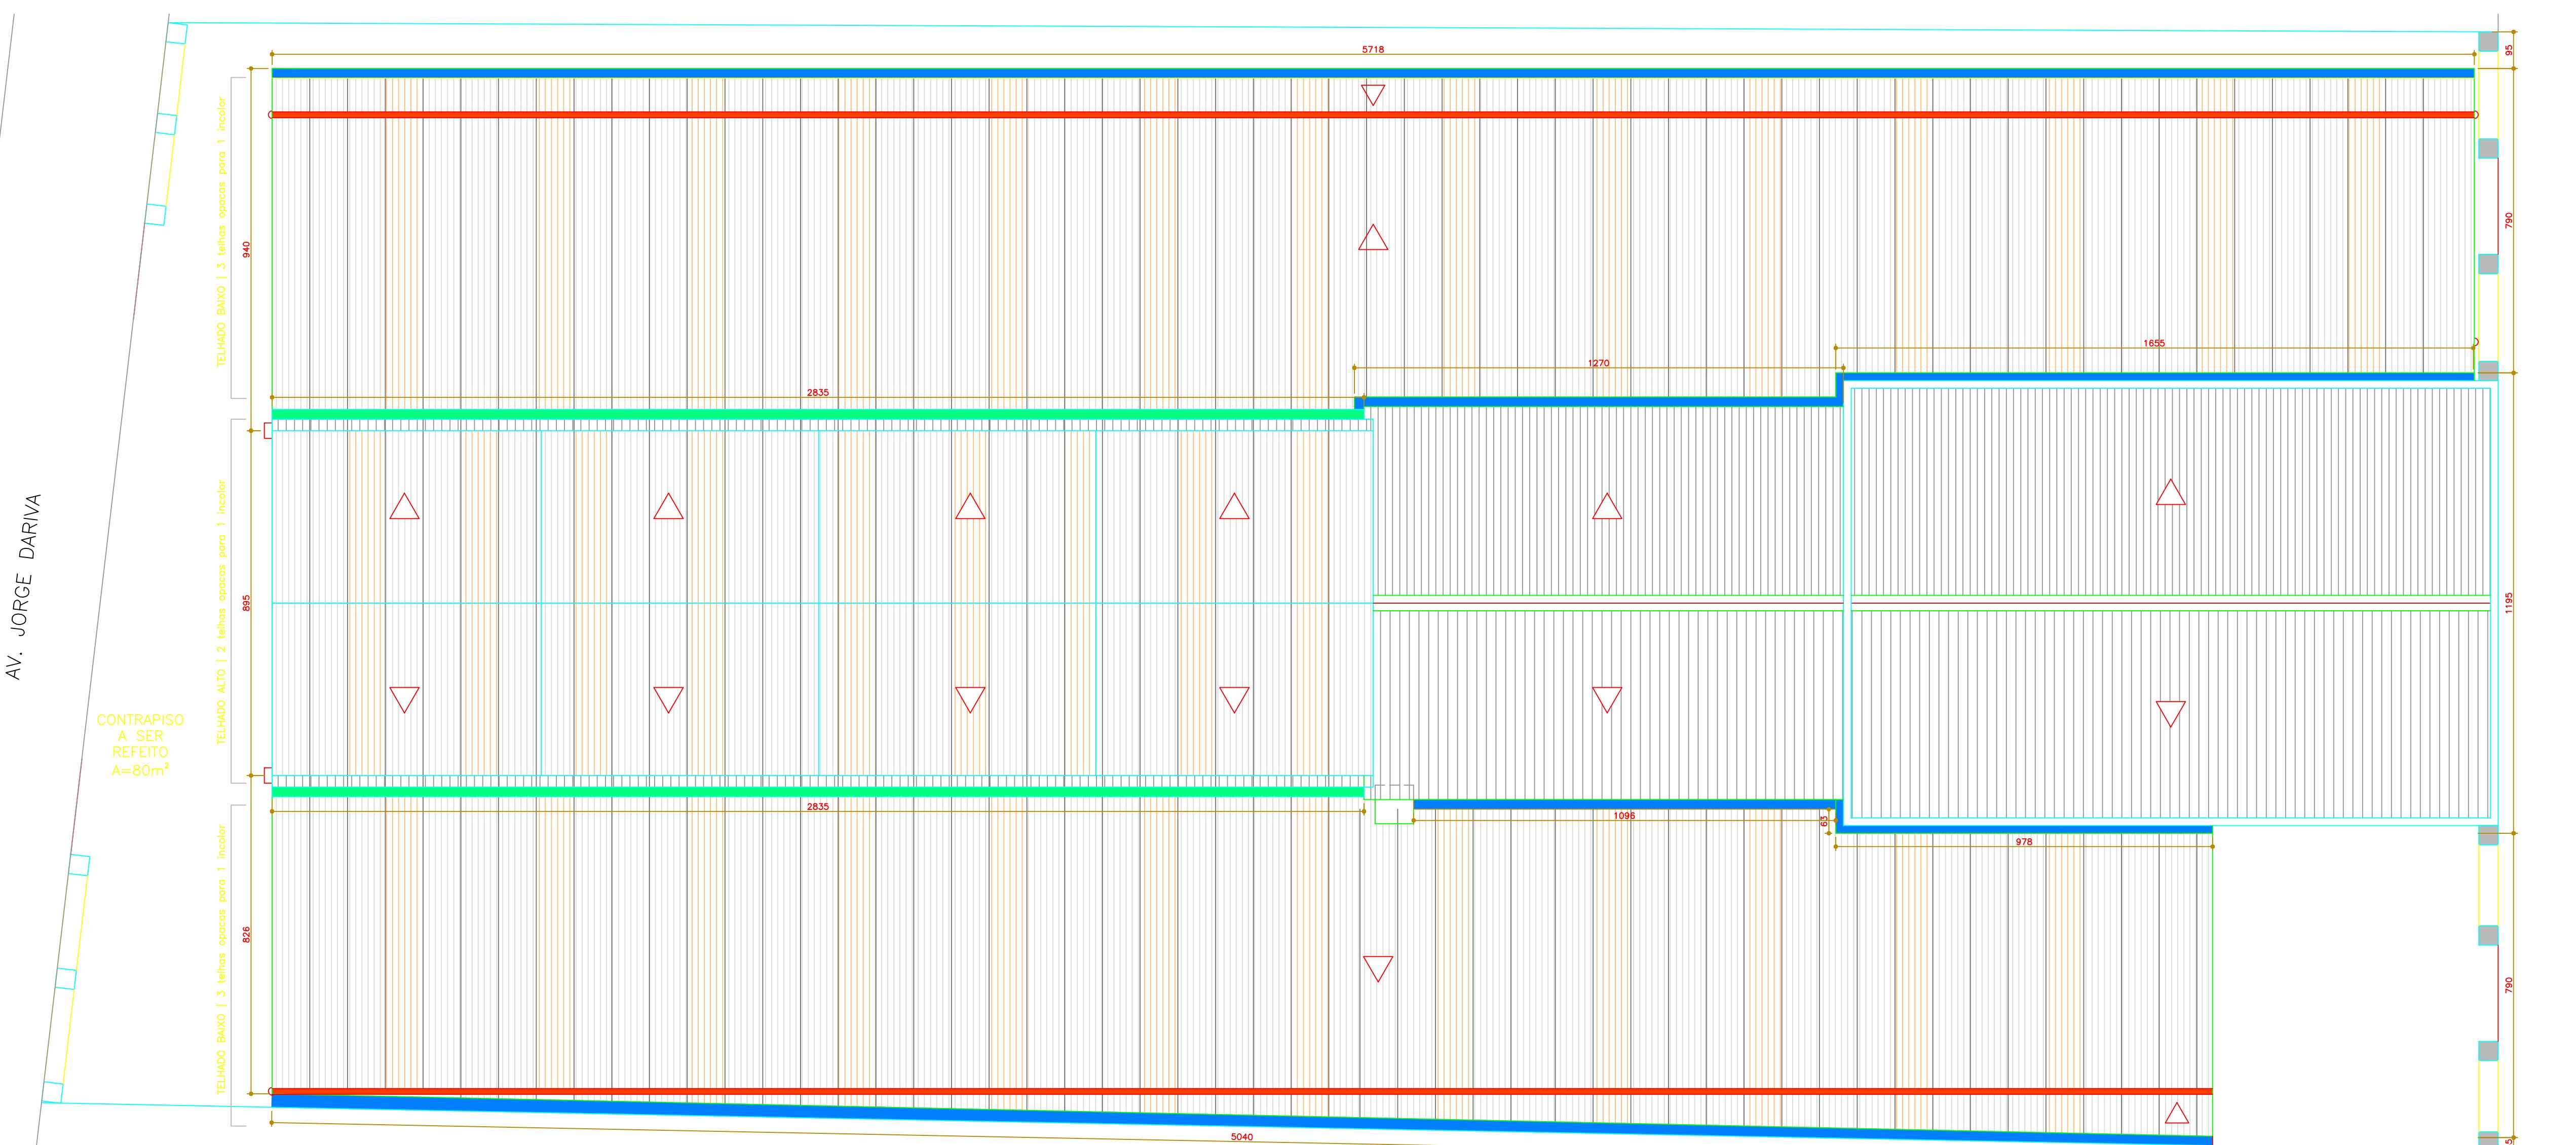


PLANTA BAIXA

esc 1:100

CONFIGURAÇÃO TELHADO BAIXO (3/1)

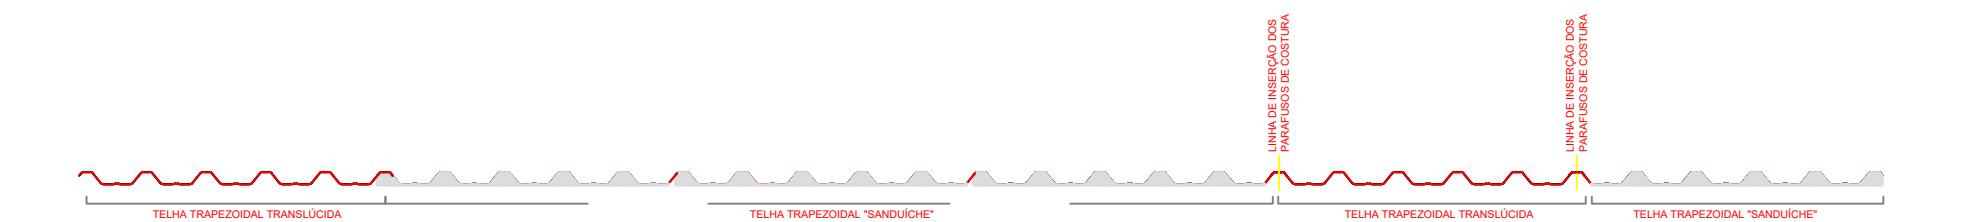


CONFIGURAÇÃO TELHADO ALTO (2/1)

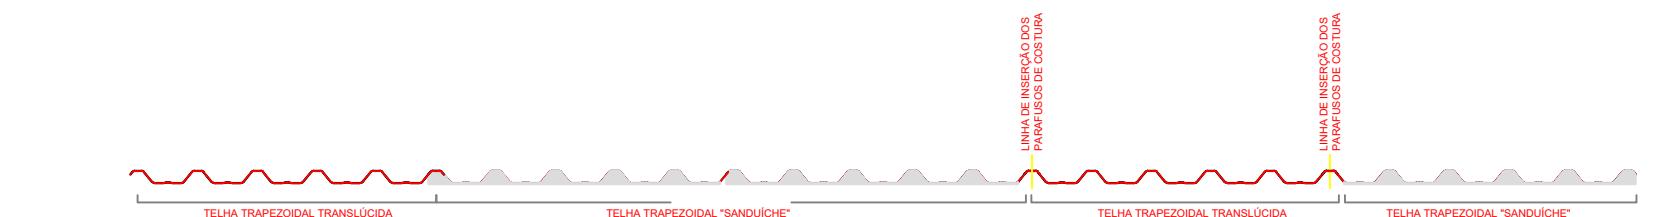

COMPOSIÇÃO DOS TELHADOS

esc 1:50

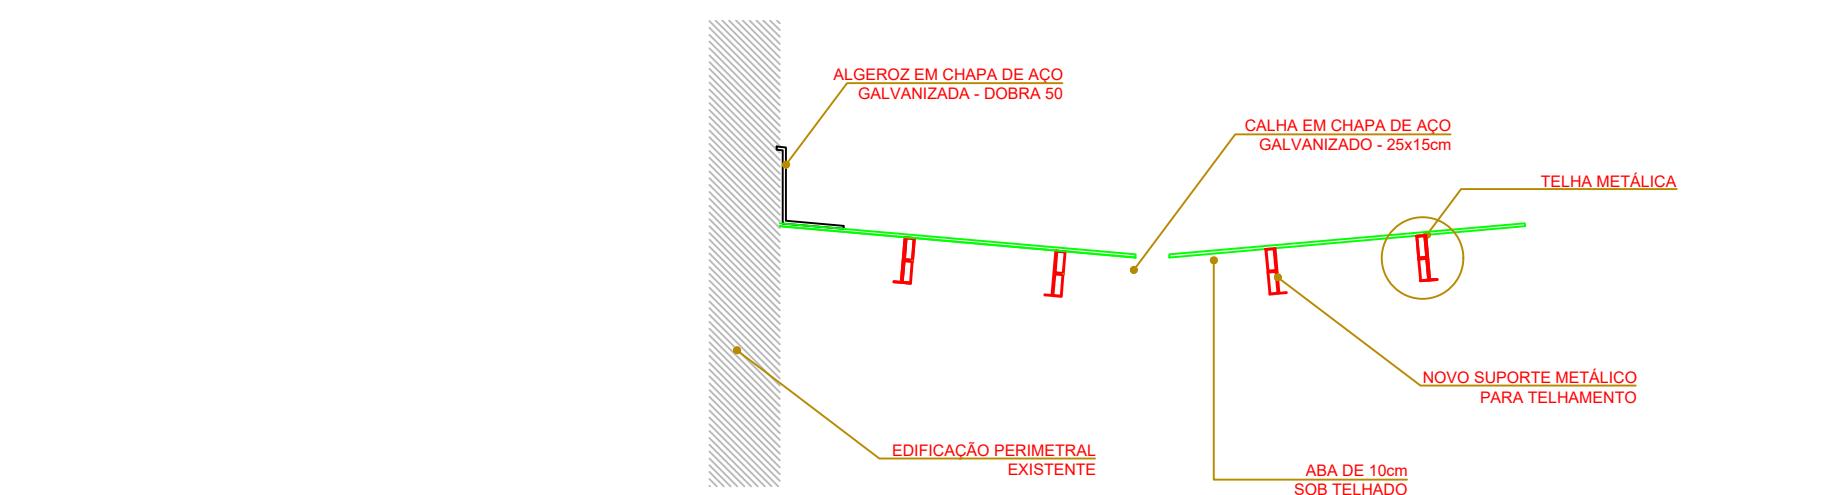


DETALHE CALHA A SER REFORMADA

esc 1:25

SUPORTE DE CALHA (DIMENSÃO EM M)

s/ escala

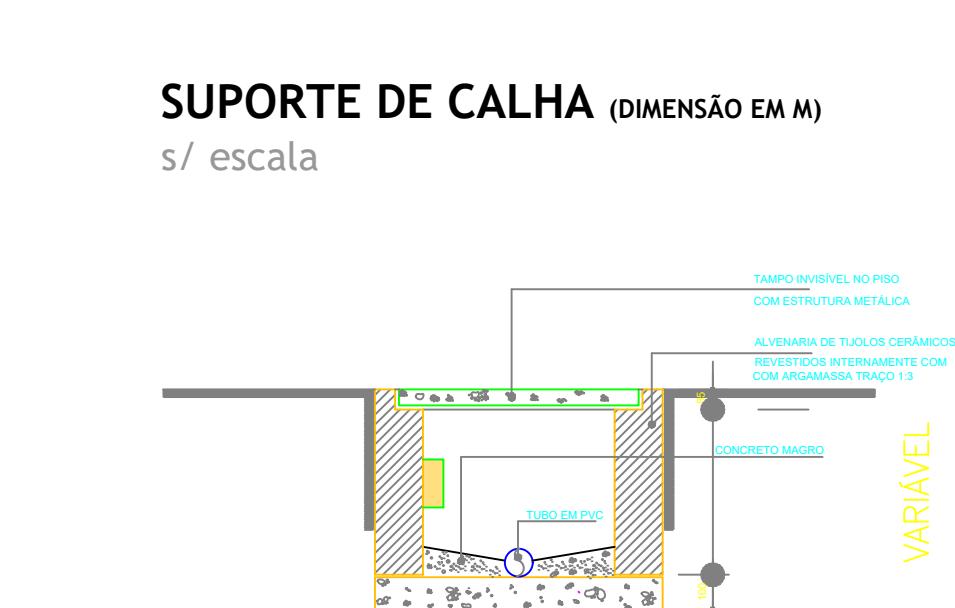

DETALHE CAIXA PLUVIAL

esc 1:25

LEGENDA

TELHA TRAPEZOIDAL TRANSLÚCIDA	280m ²
TELHA SANDWICHÉ OPACA	830m ²
CALHA - REFORMA	107,60m
CALHA - NOVA	58,70m
ALGEROZ	158,20m

PREFEITURA MUNICIPAL DE OSÓRIO
SECRETARIA DE OBRAS E SANEAMENTO

REVITALIZAÇÃO DA COBERTURA DO LARGO DOS ESTUDANTES		PRANCHA
RESP. TÉCNICO	PROPRIETÁRIO	
Vinicius Liedtke Garcia Engenheiro Civil - CREA/RS 212795	Roger Caputi Araujo PREFEITO	
LOCAL AVENIDA JORGE DARIVA CENTRO OSÓRIO / RS	Augusto Messagi Indicada	
ESCALA 1:50	DATA 01/2024	
HIDR-02		