


PISCINA

PLANTA BAIXA TÉRREO
AGUA FRIA

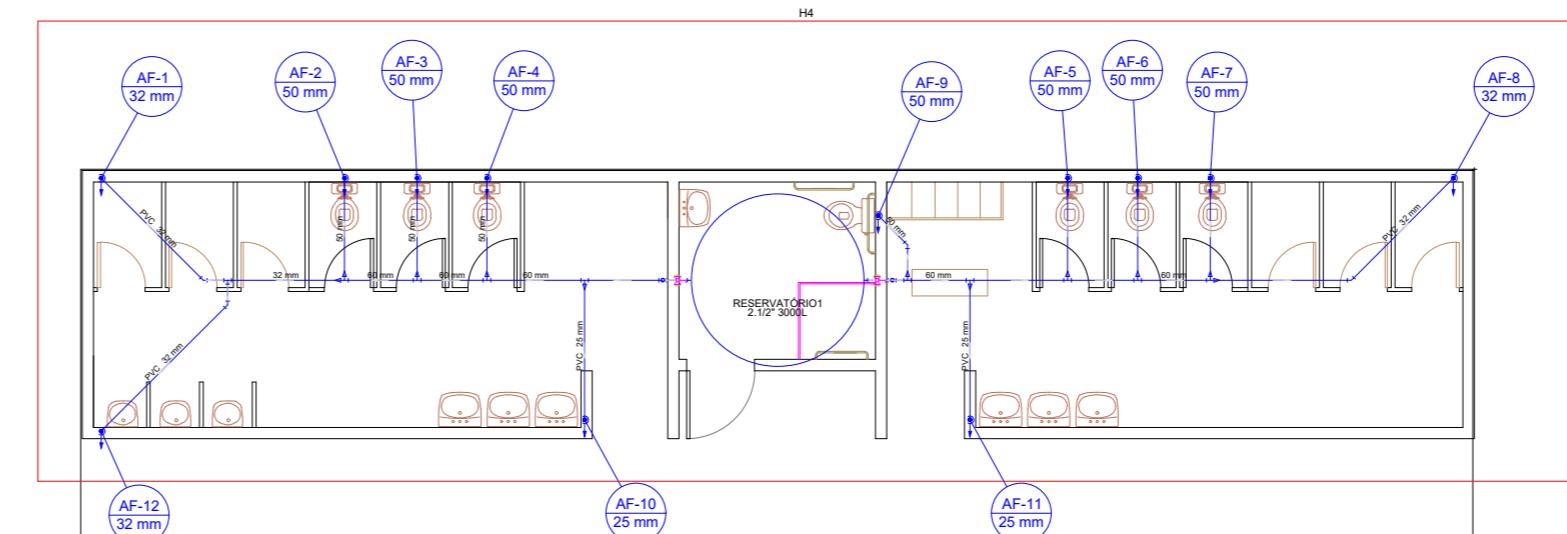

PISCINA

PLANTA BAIXA COBERTURA
AGUA FRIA

ASSUNTO:		PROJETO HIDROSSANITÁRIO	
LOCAL:		DATA: 20/04/2023	
PROPRIETÁRIO:		RESPONSAVEL TÉCNICO	
		ENG. CIVIL RAFAEL FOFONKA PIRES CRAS-RS 13754	
PROJETOS NESTA PRANCHA:			
<input type="checkbox"/> PLANTA BAIXA TÉRREO - ÁGUA FRIA <input type="checkbox"/> PLANTA BAIXA COBERTURA - ÁGUA FRIA			
LEVANTAMENTO	CÁLCULO	ART.	ESCALA: 1:100
DESENHO	APROVAÇÃO	INSCRIÇÃO IMOBILIÁRIA	MATRÍCULA DO MÓVEL
		PRANCHA 04 / 06	

