


PLANTA BAIXA


Escala 1:100

Lista de materiais - Praça	
Pluvial	
PVC Drenagem	
Tubo PVC corrugado perfurado pi drena	
Ø100	83.56 m

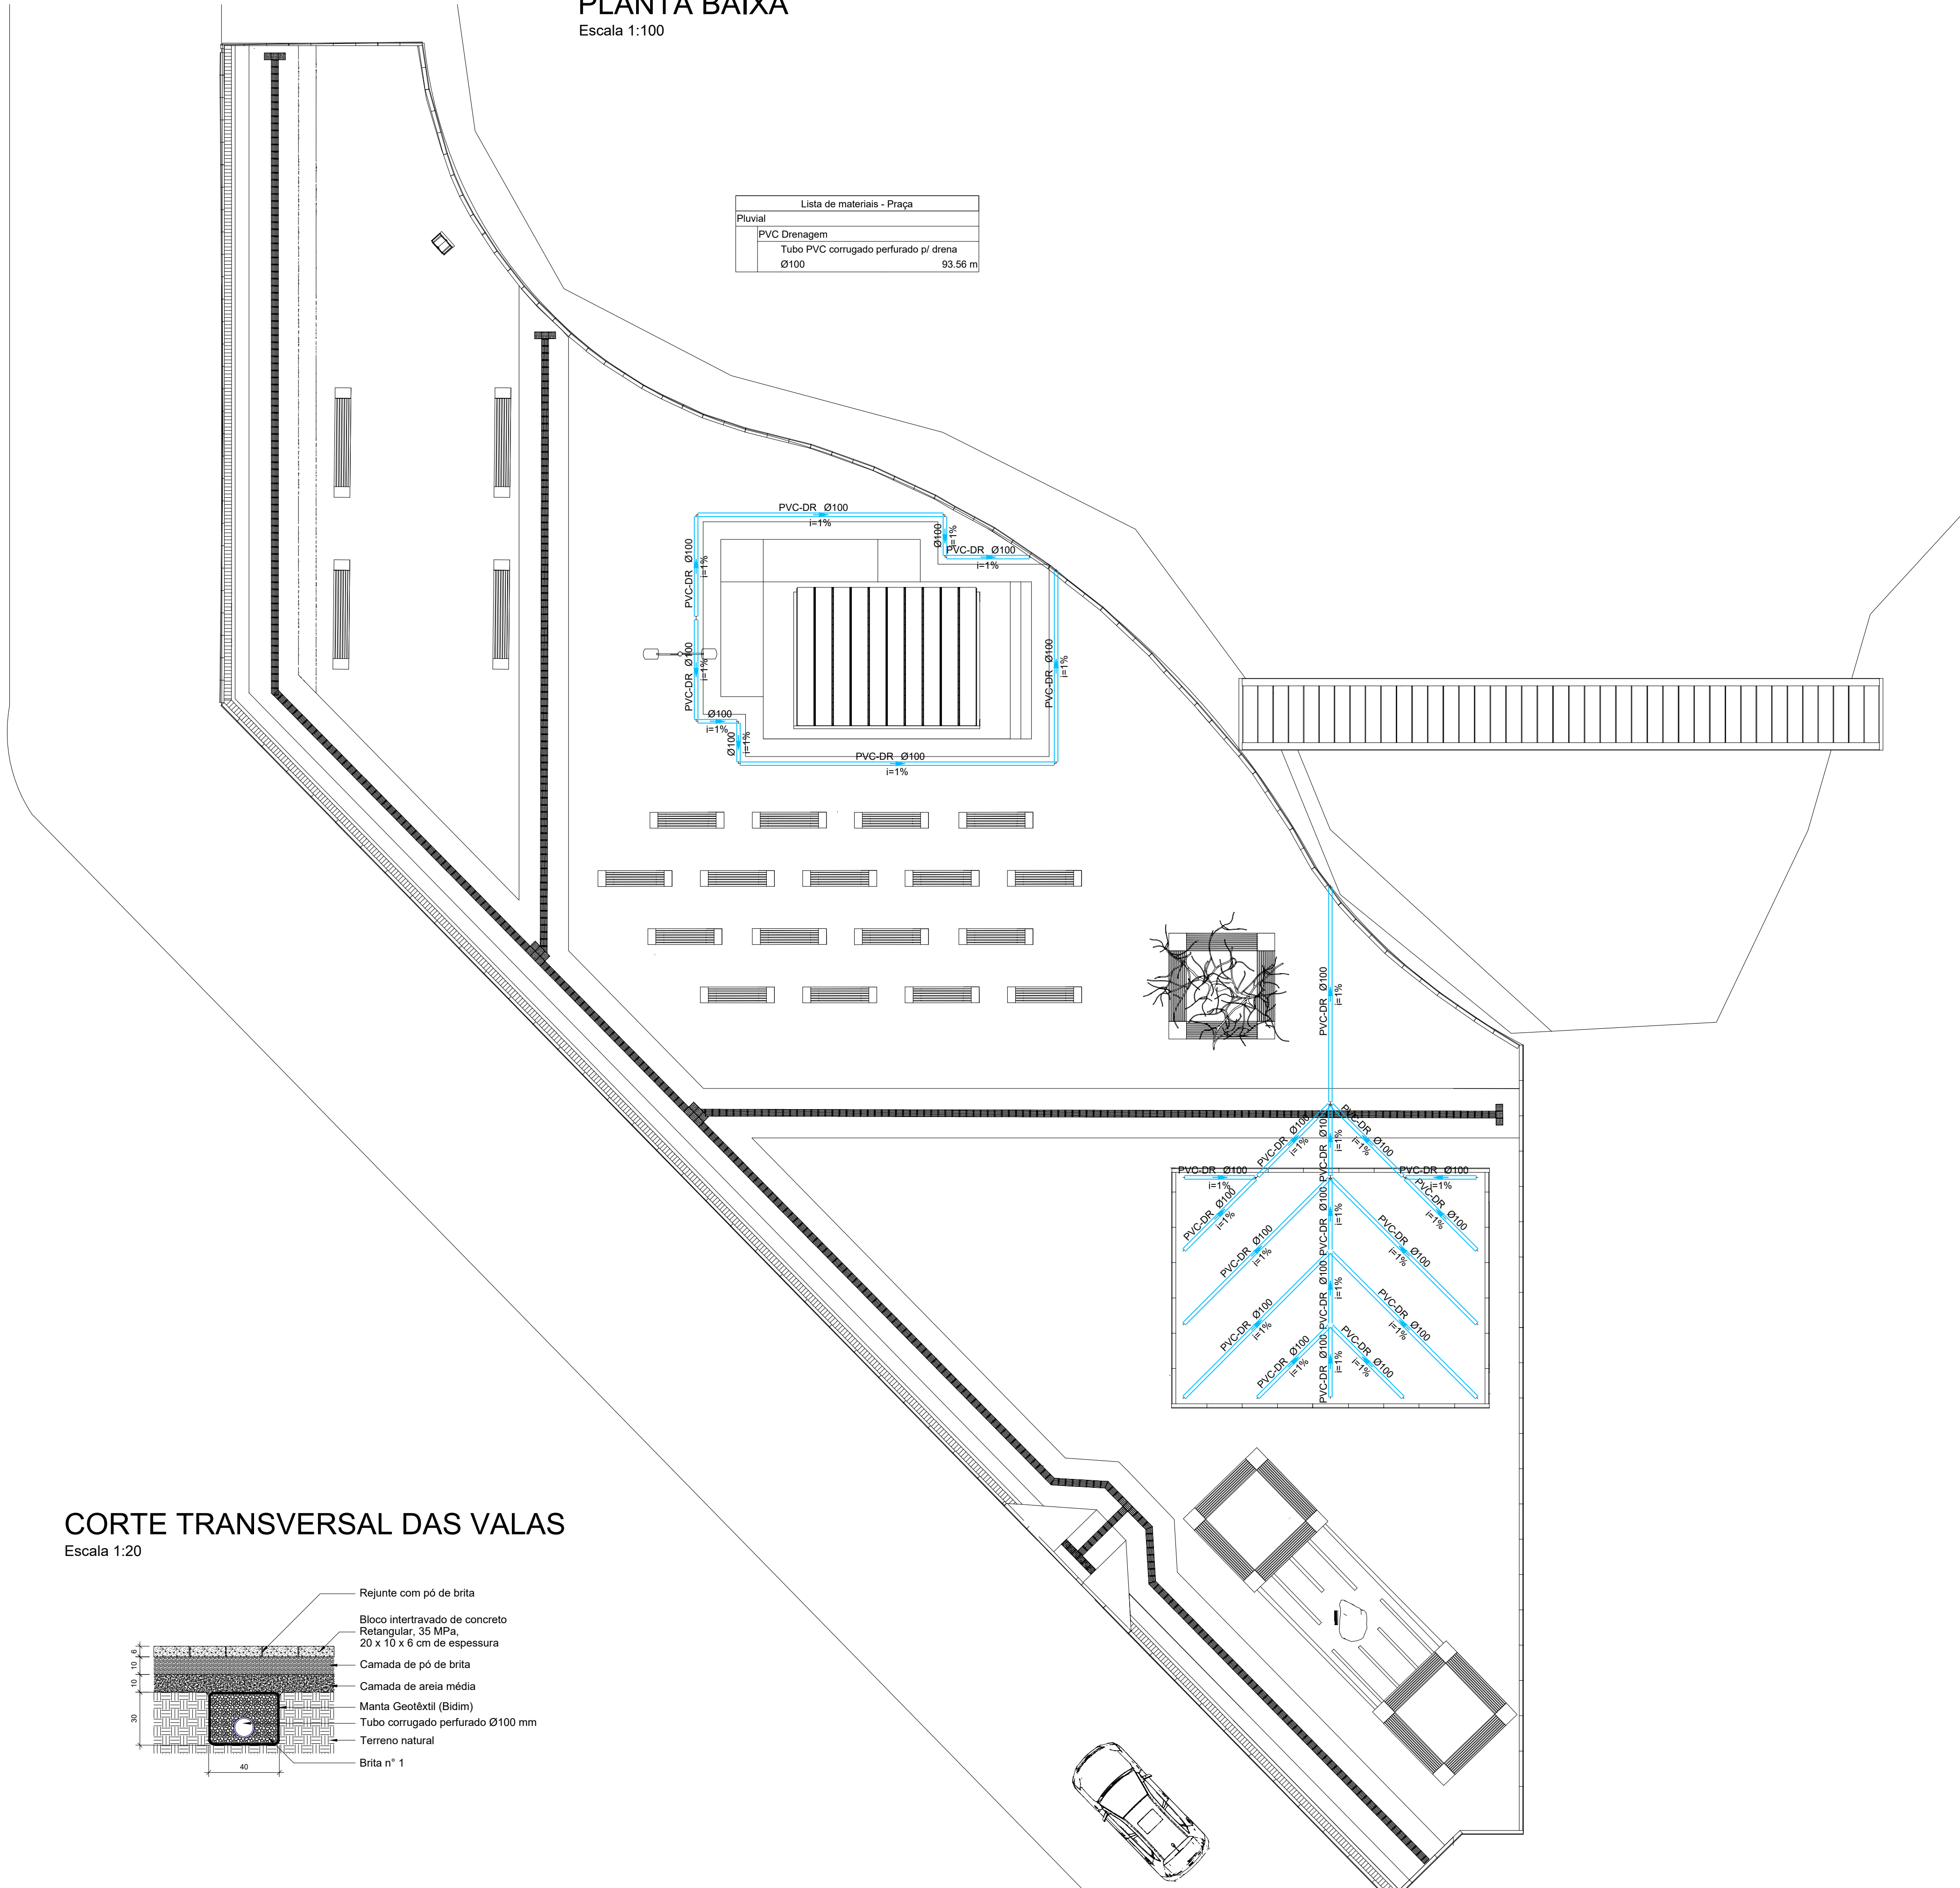


CORTE TRANSVERSAL DAS VALAS

Escala 1:20

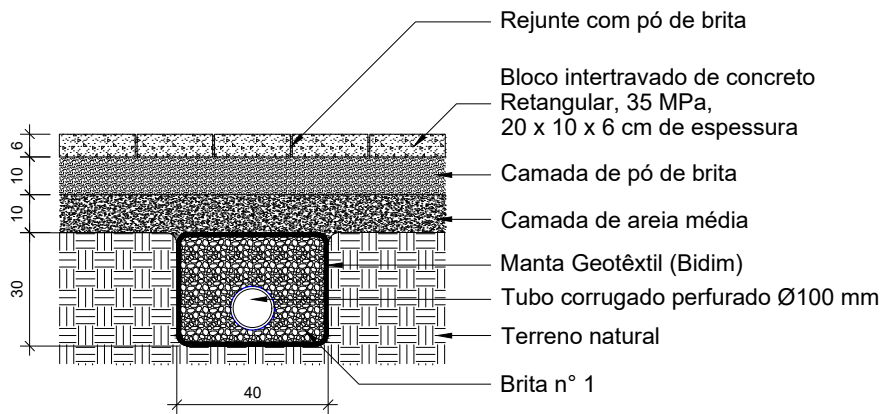

EQUIPE TÉCNICA DO DEPLAN:

ASAFÉ BONISSONI FAGUNDES - ENGENHEIRO CIVIL - CREA 216663
CARLA VOLPATO - ARQUITETA E URBANISTA - CAU A228360-2
FABIANA KENIA DE AVILA - ARQUITETA E URBANISTA - CAU A01788-0
JESUN RISOTTO CARREGGIANI - ARQUITETO E URBANISTA - CAU A48310-4
MARIA OLIVEIRA - ARQUITETA E URBANISTA - CAU 67121-5
PEDRO NUNES SANT'ANNA - ENGENHEIRO CIVIL - CREA SC119976-1
RENATO TREVISAN DUARTE - ENGENHEIRO CIVIL - CREA 57182-0

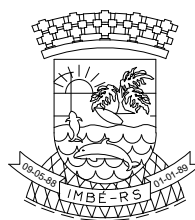

ESTADO DO RIO GRANDE DO SUL
PREFEITURA MUNICIPAL DE IMBÉ

AVENIDA PARAGUASSU, 1043 - CENTRO - CEP 95.625-000 - IMBÉ - RS

FONE: 51 3627.2655 - FAX: 51 3627.8200

PRAÇA DE ORAÇÕES

ENDEREÇO DA OBRA: LAGO DA FONTE, TRAVESSA PROFESSOR RAJÁ DAMIANI PINTO, CENTRO - IMBÉ - RS

ADMINISTRAÇÃO
2021/2024

SECRETARIA
MUNICIPAL
DE
FINANÇAS E
PLANEJAMENTO
ESTRATÉGICO

DEPLAN

deplan@imbe.rs.gov.br

ELTON CESA KIESER
SECRETÁRIO DE FINANÇAS E PLANEJAMENTO ESTRATÉGICO
PORTARIA 1145/2022

PEDRO NUNES SANT'ANNA
ENGENHEIRO CIVIL
CREA RS: SC119976-1
PORTARIA 1451/2022

PROJETO
PROJETO DE DRENAGEM PLUVIAL
IMPLANTAÇÃO E CORTE TRANSVERSAL DAS VALAS

ESTADUÁRIOS:

PFK

DESENHO:

PEDRO S.

ESCALA:

INDICADAS

DATA:

NOV/2023

ÁREA:

902,48 m²

PRANCHAS

01/01