

PLANTA BAIXA


Escala 1:100

LEGENDA	
	Caixa de passagem 40x40cm
	Eletroduto subterraneo
	Ponto de futura espera de poste


EQUIPE TÉCNICA DO DEPLAN:	ASAFÉ BONISSONI FAGUNDES - ENGENHEIRO CIVIL - CREA 216663
	CARILLA VOLPATO - ARQUITETA E URBANISTA - CAU A206360-2
	FABIANA KENIA DE AVELA - ARQUITETA E URBANISTA - CAU A61768-0
	JESUN RIGOTTO CARREGGIANI - ARQUITETO E URBANISTA - CAU A49310-4
	MARIA OLIVEIRA - ARQUITETA E URBANISTA - CAU 07221-5
	PEDRO LUNES SANT'ANNA - ENGENHEIRO CIVIL - CREA SC119976-1
	RENATO TREVISAN DUARTE - ENGENHEIRO CIVIL - CREA 07182-0

	ESTADO DO RIO GRANDE DO SUL PREFEITURA MUNICIPAL DE IMBUÍ AVENIDA PARAGUASSU, 1043 - CENTRO - CEP 95.625-000 - IMBUÍ - RS FONE: 51 3627-2655 - FAX: 51 3627-6300		PRAÇA DE ORAÇÕES		
	ENDEREÇO DA OBRA: LAGO DA FONTE, TRAVESSA PROFESSOR IRAJÁ DAMIANI PINTO, CENTRO - IMBUÍ - RS				
	ADMINISTRAÇÃO 2021/2024 SECRETARIA MUNICIPAL DE FINANÇAS E PLANEJAMENTO ESTRATÉGICO DEPLAN deplan@imbu.rs.gov.br	ELTON CESA KIESER SECRETÁRIO DE FINANÇAS E PLANEJAMENTO ESTRATÉGICO PORTARIA 1145/2022		ESTAGIÁRIOS: PFK	
				DESENHO: VITÓRIA	
				ESCALA: INDICADAS	
				DATA: NOV/2023	
		ÁREA: 902,48 m²			

DETALHE CAIXAS DE PASSAGEM

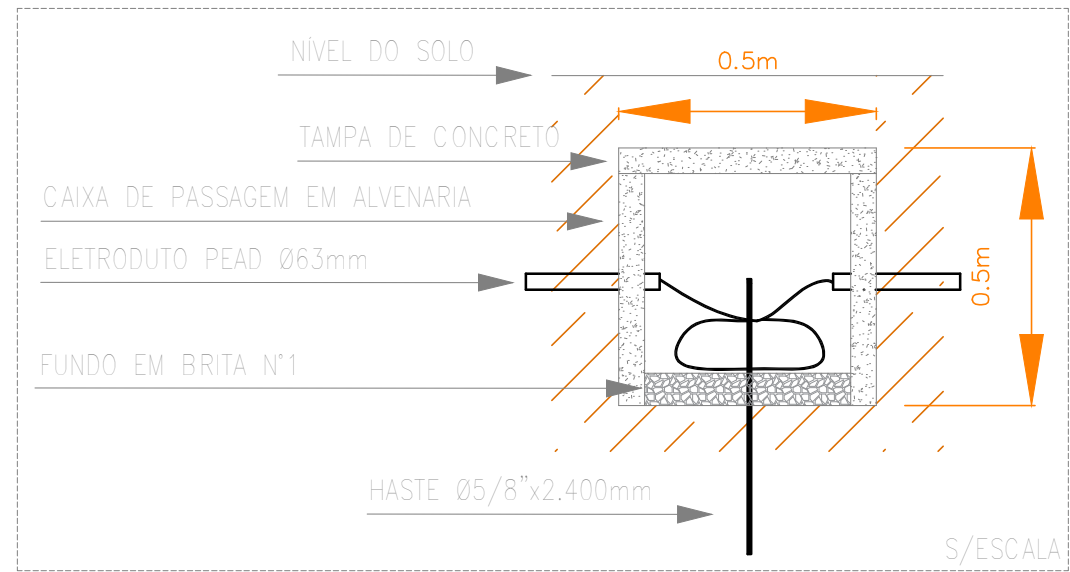

DETALHE ESCAVAÇÃO DE VALA

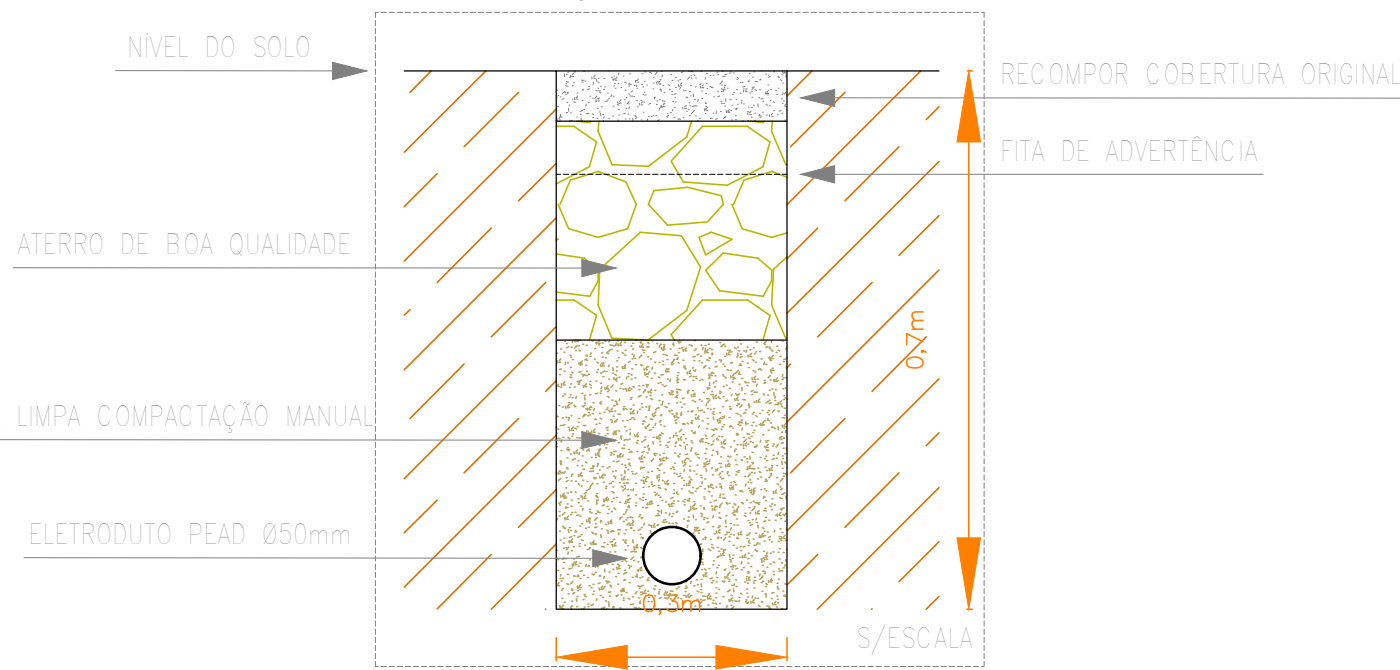

RAMAL AEREO
COORD : x : 29.9654
COORD : y : 50.1332
POSTE : 430041
M9 - 5013-ip ea1

MEDIDOR
POSTE CONCESSIONARIA
POLIFASICO DJ BIPOLAR
DE 50-A

A EXECUTAR
POSTE DE MEDICAÇÃO :
7,00 m