


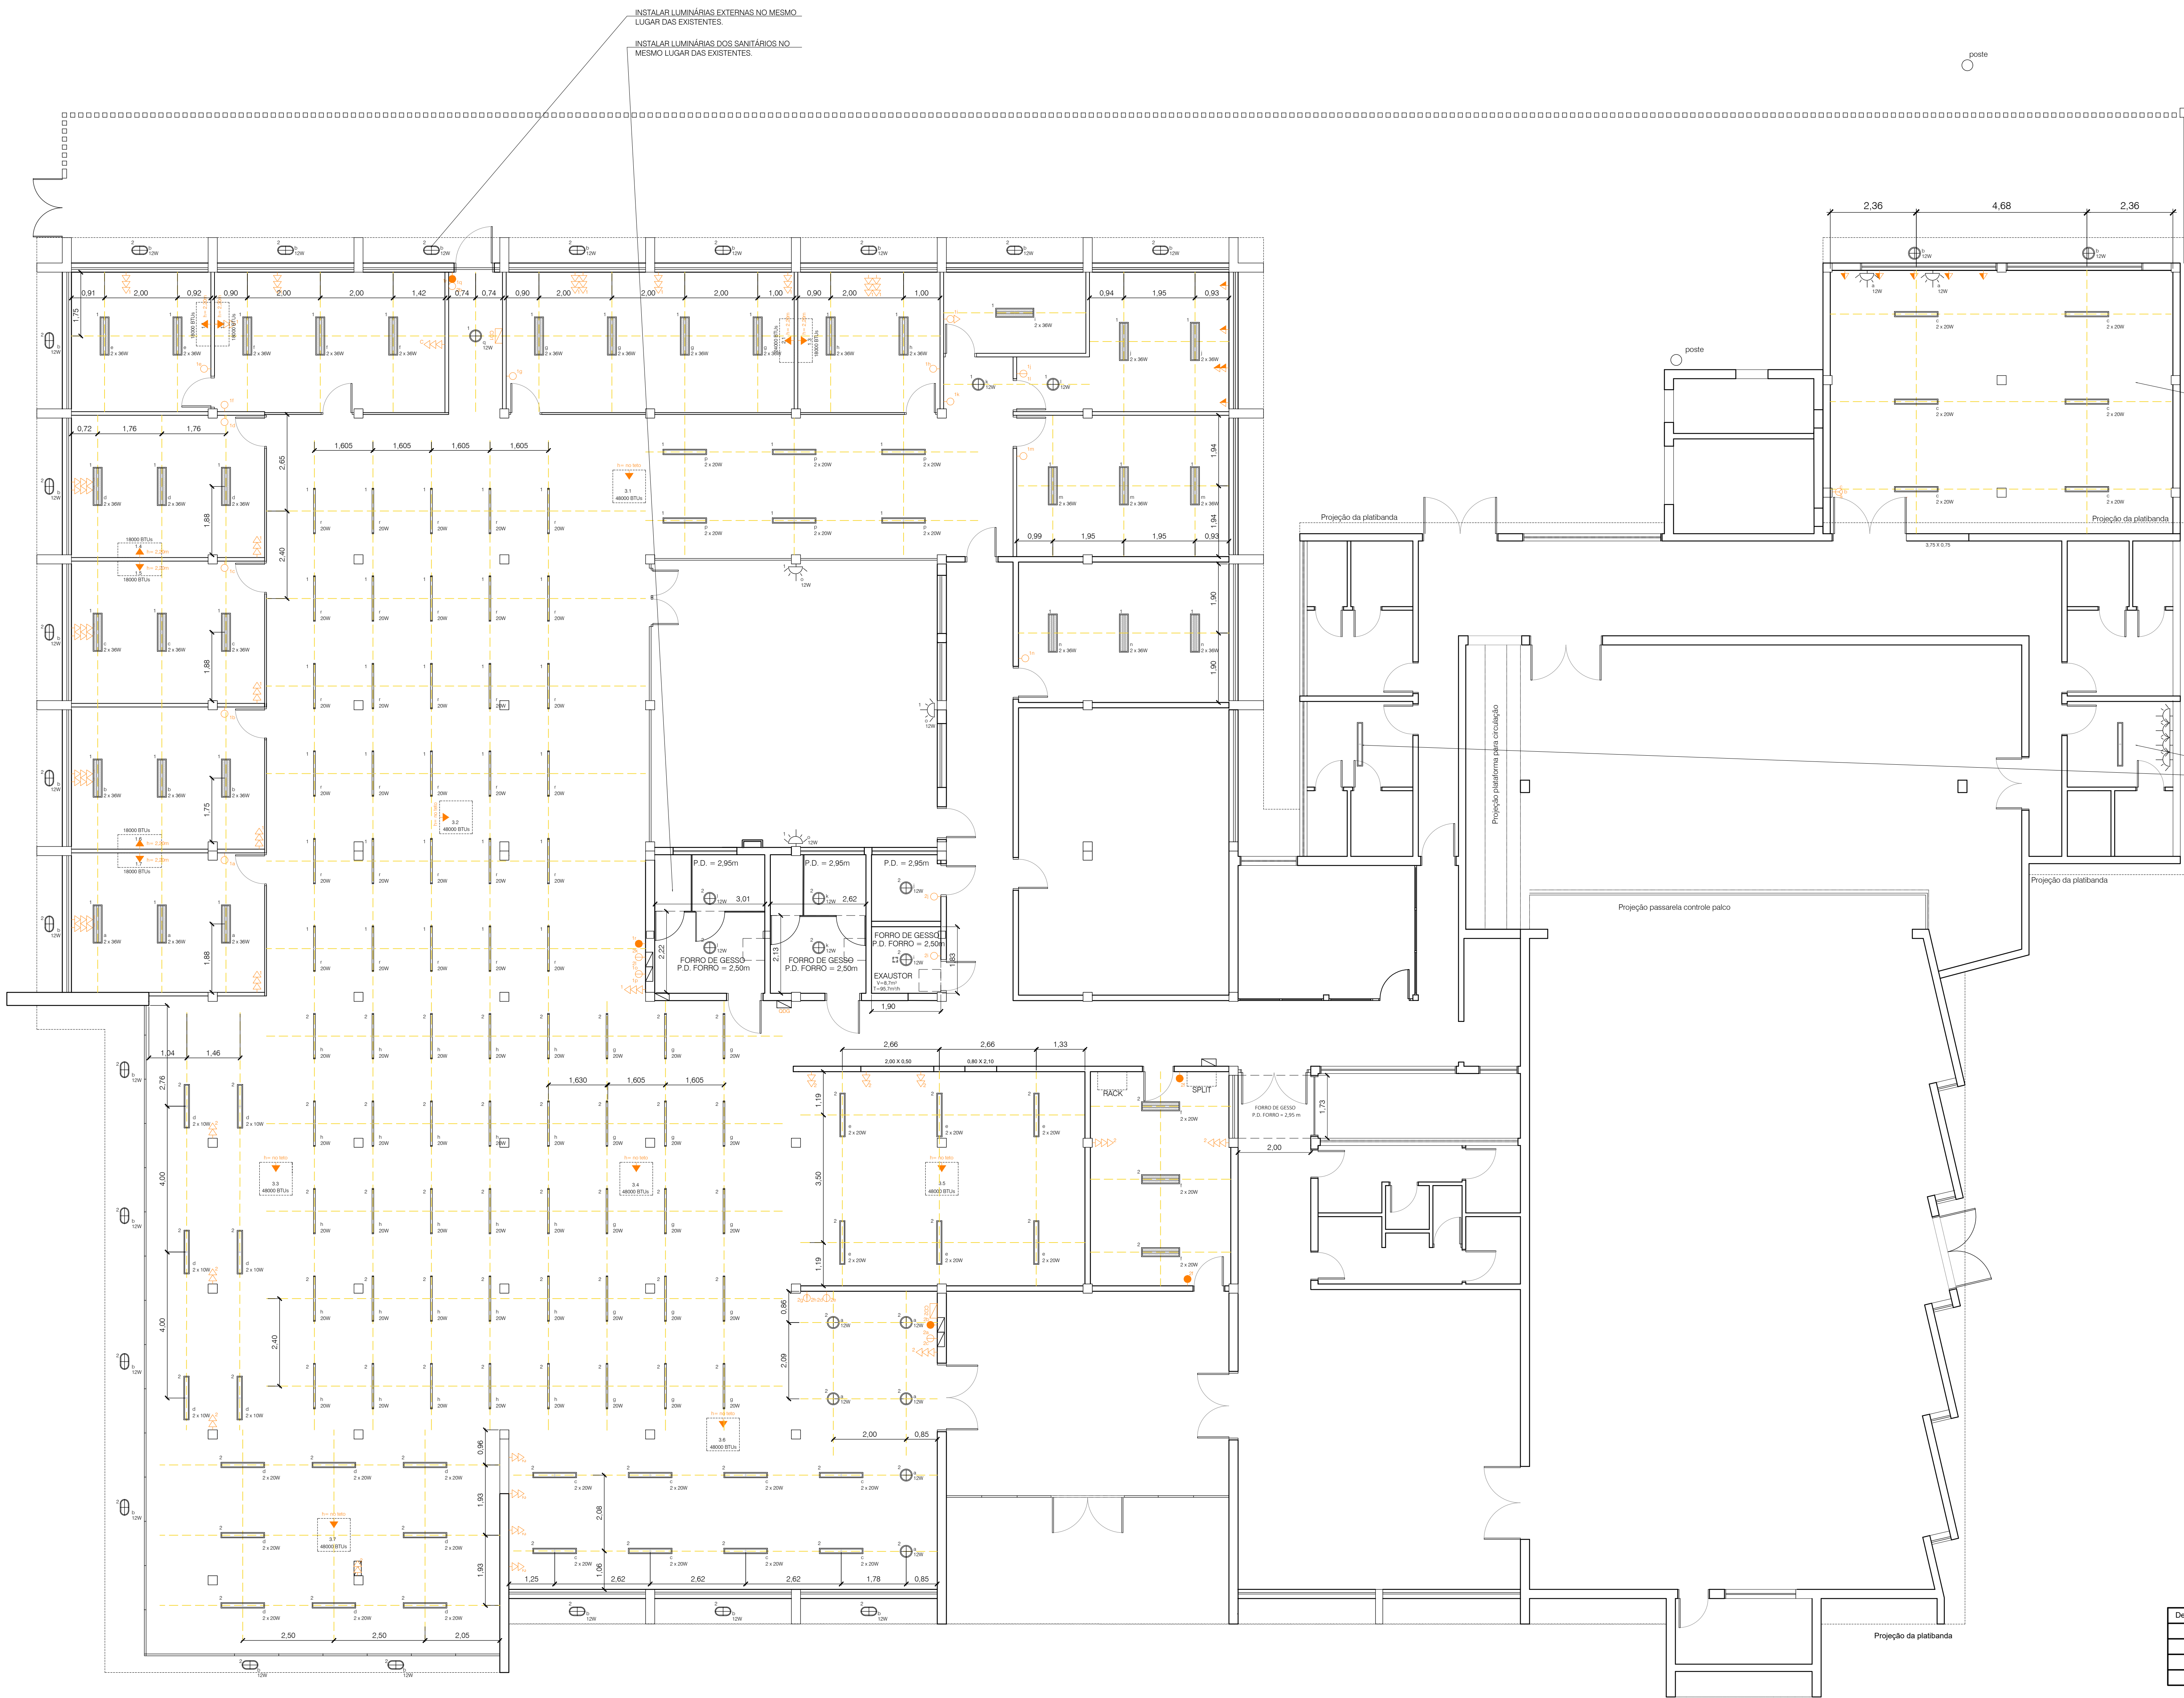

LEGENDA	
SÍMBOLO	DESCRIÇÃO
	QUADRO DE DISTRIBUIÇÃO
	TOMADA BAIXA H=30cm
	TOMADA MÉDIA H=100cm
	TOMADA ALTA H=definido em projeto
	INTERRUPTOR SIMPLES
	INTERRUPTOR DUPLO
	INTERRUPTOR TRIPLO
	INTERRUPTOR PARALELO
	LUMINÁRIA TARTARUGA DE TETO E DE PAREDE
	LUMINÁRIA PLAFON REDONDO
	LUMINÁRIA PLAFON 120 cm
	LUMINÁRIA TUBULAR LED G13
	LUMINÁRIA TUBULAR LED COM ALETAS
C	CIRCUITO - NÚMERO DO QUADRO
C	COMANDO DO INTERRUPTOR
P	POTÊNCIA DAS LUMINÁRIAS

NA ÁREA A AMBIAR, DEVEM SER EXECUTADOS NOVOS CIRCUITOS DE ILUMINAÇÃO E TOMADAS, PARA ATENDER O ESPAÇO. ESTES DEVEM SER USADOS EM QUADRO EXISTENTE. EXECUTAR LUMINÁRIAS DE PAREDE EM H=1,80m

NO CAMARIM OS DEVEM SER APENAS INSTALADAS NOVAS LUMINÁRIAS NO MESMO LOCAL DOS PONTOS EXISTENTES, NÃO SENDO NECESSÁRIA REFORMA ELÉTRICA. TROCAR LUMINÁRIA QUEIMADA NO CAMARIM 01.

Design	Ref.	Descrição	Verif.	Data

PREFEITURA MUNICIPAL DE SÃO LEOPOLDO

SECRETARIA GERAL DE GOVERNO

NELSON SPOLACR
SECRETÁRIO

ARY JOSÉ VANAZZI
PREFEITO

OBRA: REFORMA E AMPLIAÇÃO NO CENTRO CULTURAL JOSÉ PEDRO BOÉSSIO

RUA OSVALDO ARANHA, 934 - CENTRO

PROJETO: DIRETORIA DE EDIFICAÇÕES E PROJETOS

LARA ELSING
ARG. E URB. - CAU A68729-4

CONTEÚDO: PLANTA BAIXA TERREO
PLANTA DE FORRO

ÁREA DE AMPLIAÇÃO: 72,72m²
ÁREA DE REFORMA: 2.545,56m²

DATA: SETEMBRO/2023
DESENHO: ESCALA: 1/75

SIMONE MARTINS
ARG. E URB. - CAU A20528-8
DIRETORIA

PRANCHAS: A06