


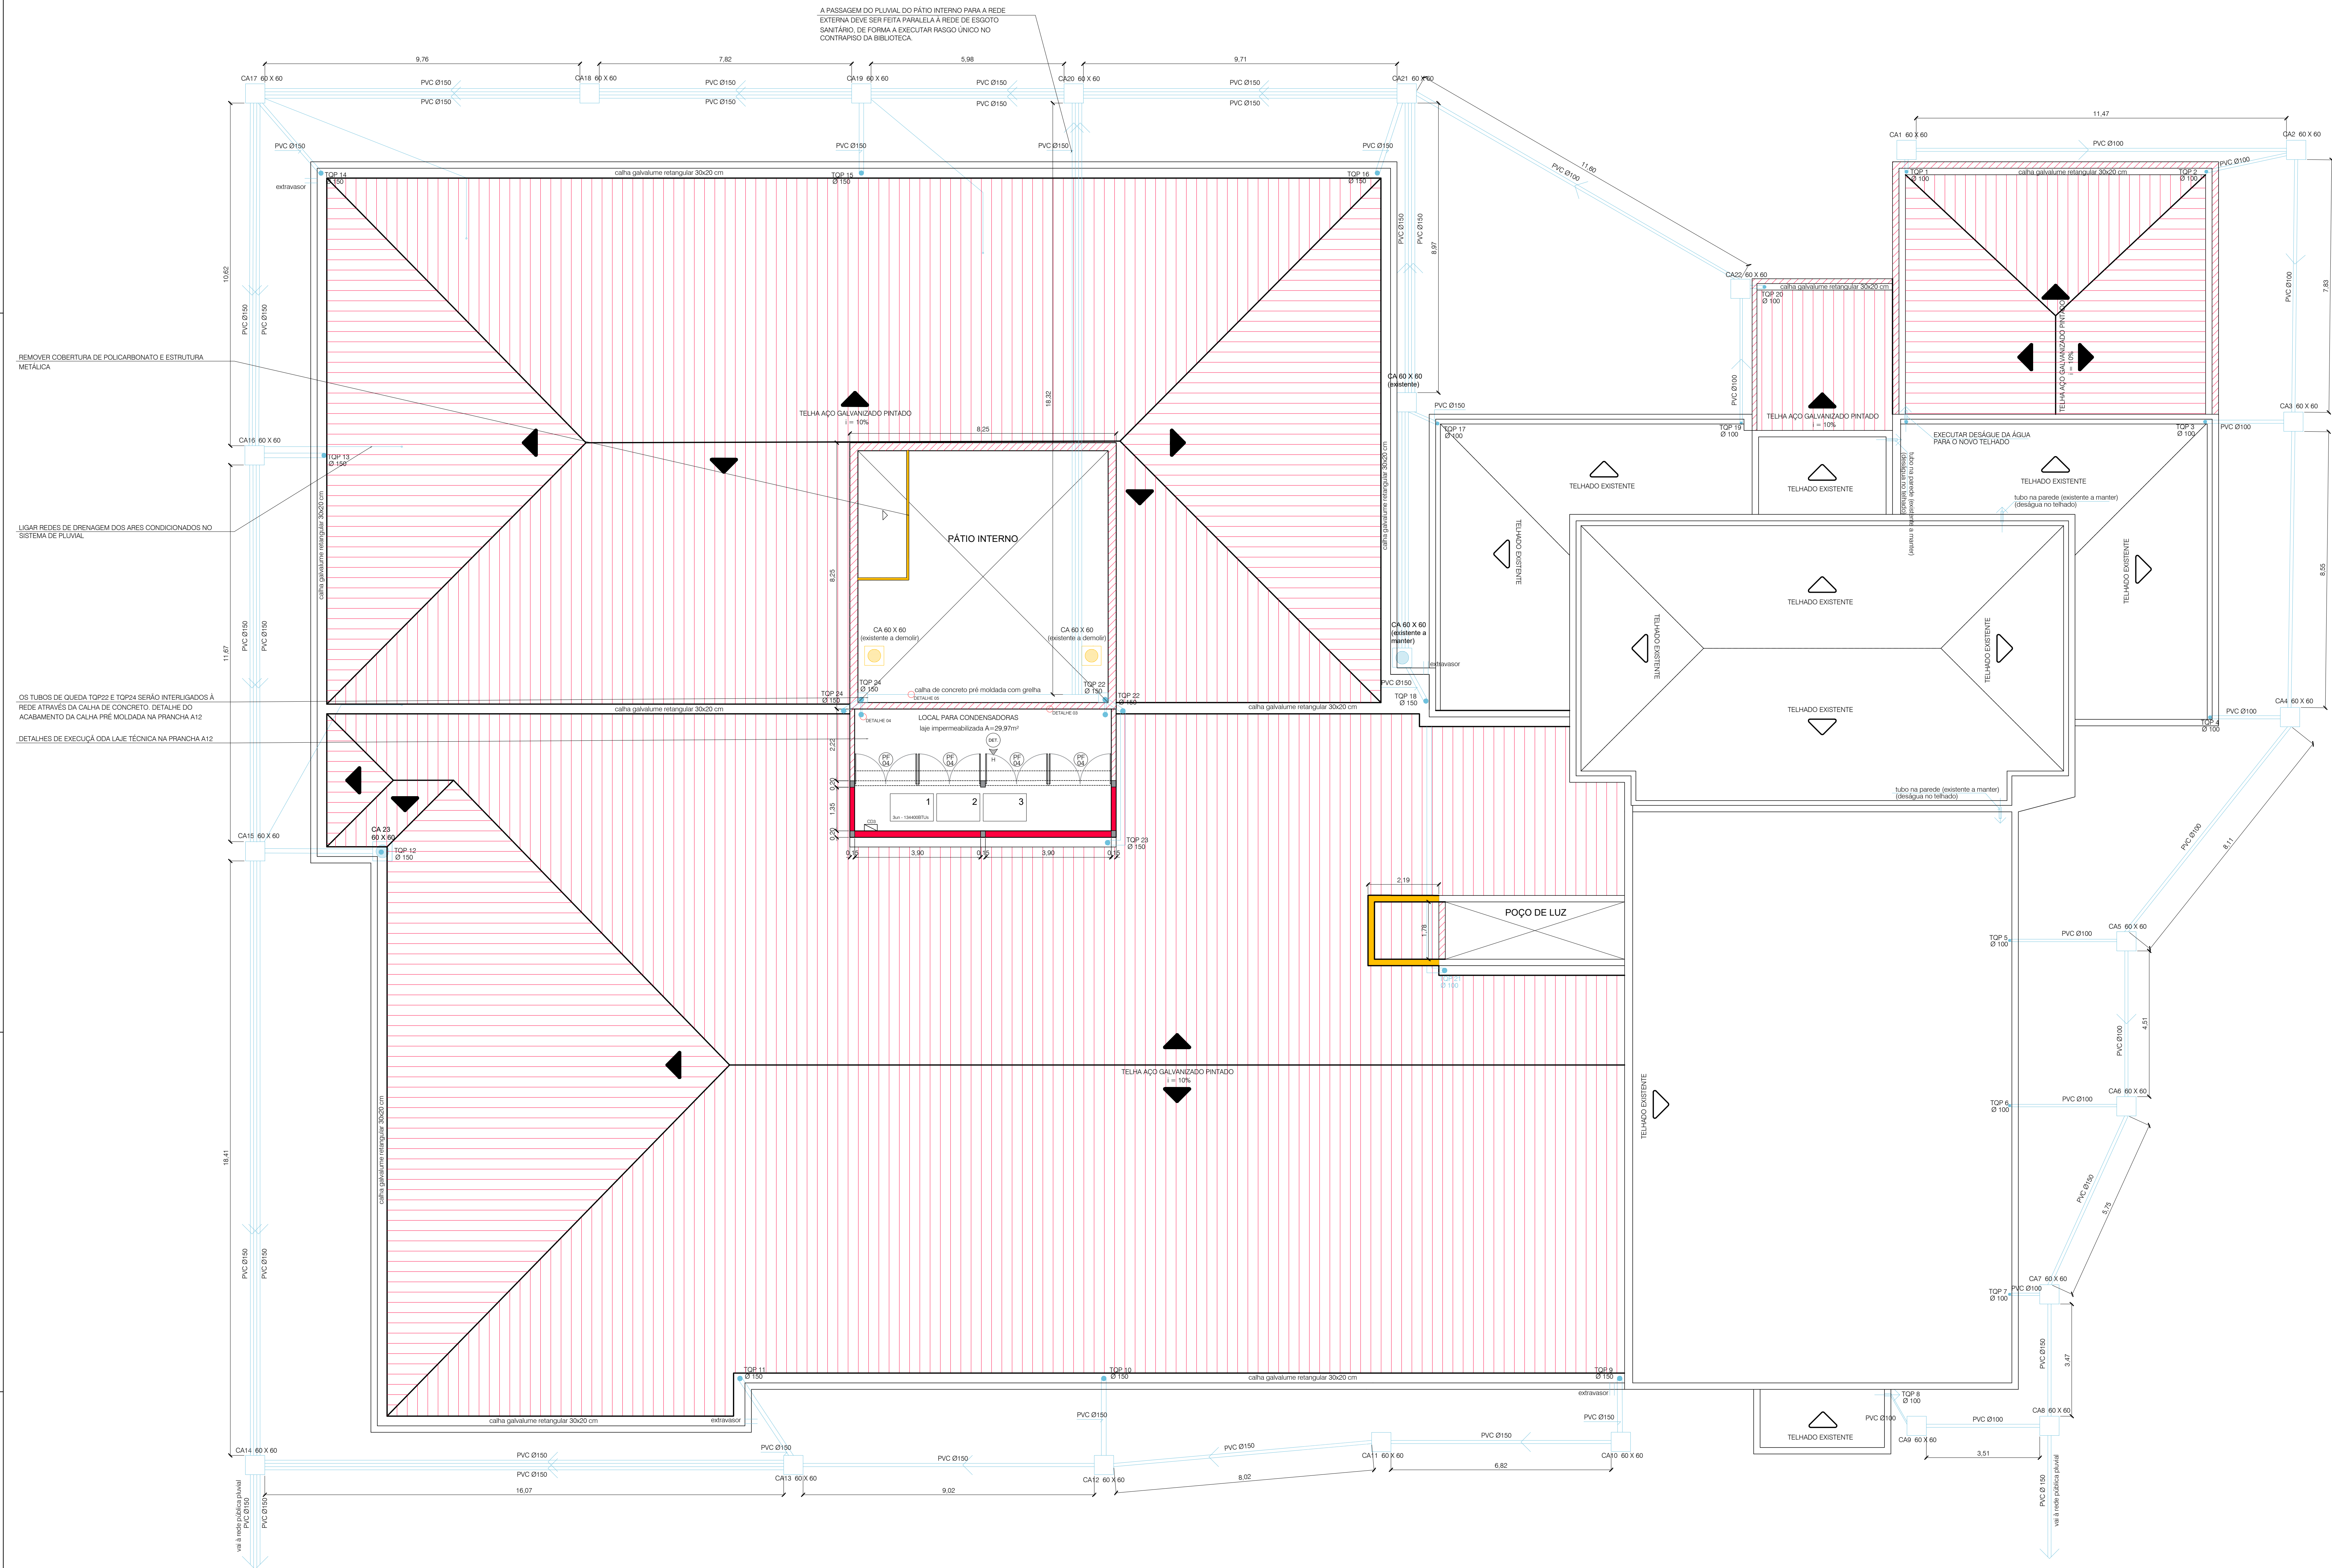


REMOVER COBERTURA DE POLICARBONATO E ESTRUTURA METÁLICA

LUGAR REDES DE DRENAGEM DOS ARES CONDICIONADOS NO SISTEMA DE PLUVIAL

OS TUBOS DE QUEDA TOP22 E TOP24 SERÃO INTERLIGADOS À REDE ATRAVÉS DA CALHA DE CONCRETO. DETALHE DO ACABAMENTO DA CALHA PRÉ-MOLDADA NA PRANCHIA A12

DETALHES DE EXECUÇÃO ODA LAJE TÉCNICA NA PRANCHIA A12

- LEGENDA COBERTURA
- ALVENARIA A DEMOUIR
 - ALVENARIA A EXECUTAR
 - ALVENARIA A EXECUTAR EM VISTA
 - TELHA METÁLICA AÇO 0,5mm DE ESPESURA
 - CAIXA DE INSPEÇÃO PLUVIAL COM TAMPA DE CONCRETO
 - CAIXA DE INSPEÇÃO PLUVIAL COM GRELHA

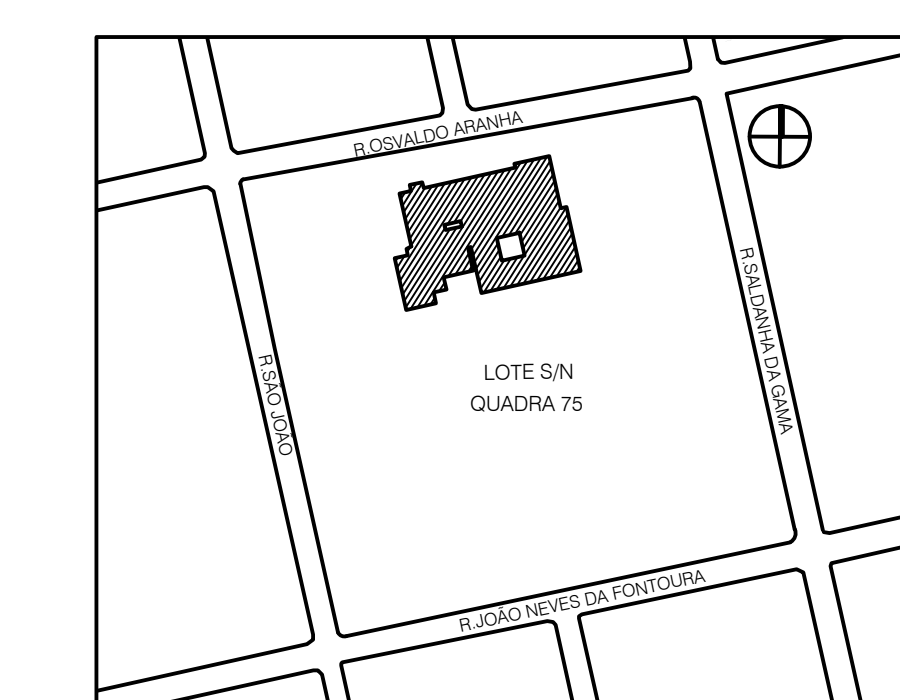

Design	Ref.	Descrição	Verif.	Data

PREFEITURA MUNICIPAL DE SÃO LEOPOLDO
SECRETARIA GERAL DE GOVERNO

NELSON SPOLACR
SECRETÁRIO

OBRA: REFORMA E AMPLIAÇÃO NO CENTRO CULTURAL JOSÉ PEDRO BOÉSSIO
RUA OSVALDO ARANHA, 934 - CENTRO

PROJETO: DIRETORIA DE EDIFICAÇÕES E PROJETOS

LARA ELSING
ARG. E URB. - CAU A68729-4

CONTEÚDO: PLANTA BAIXA COBERTURA
ÁREA DE AMPLIAÇÃO: 72,72m²
ÁREA DE REFORMA: 2.545,56m²

DATA: SETEMBRO/2023
ESCALA: 1/75

SIMONE MARTINS
ARG. E URB. - CAU A25228-8
DIRETORIA

PRANCHIA: A08