


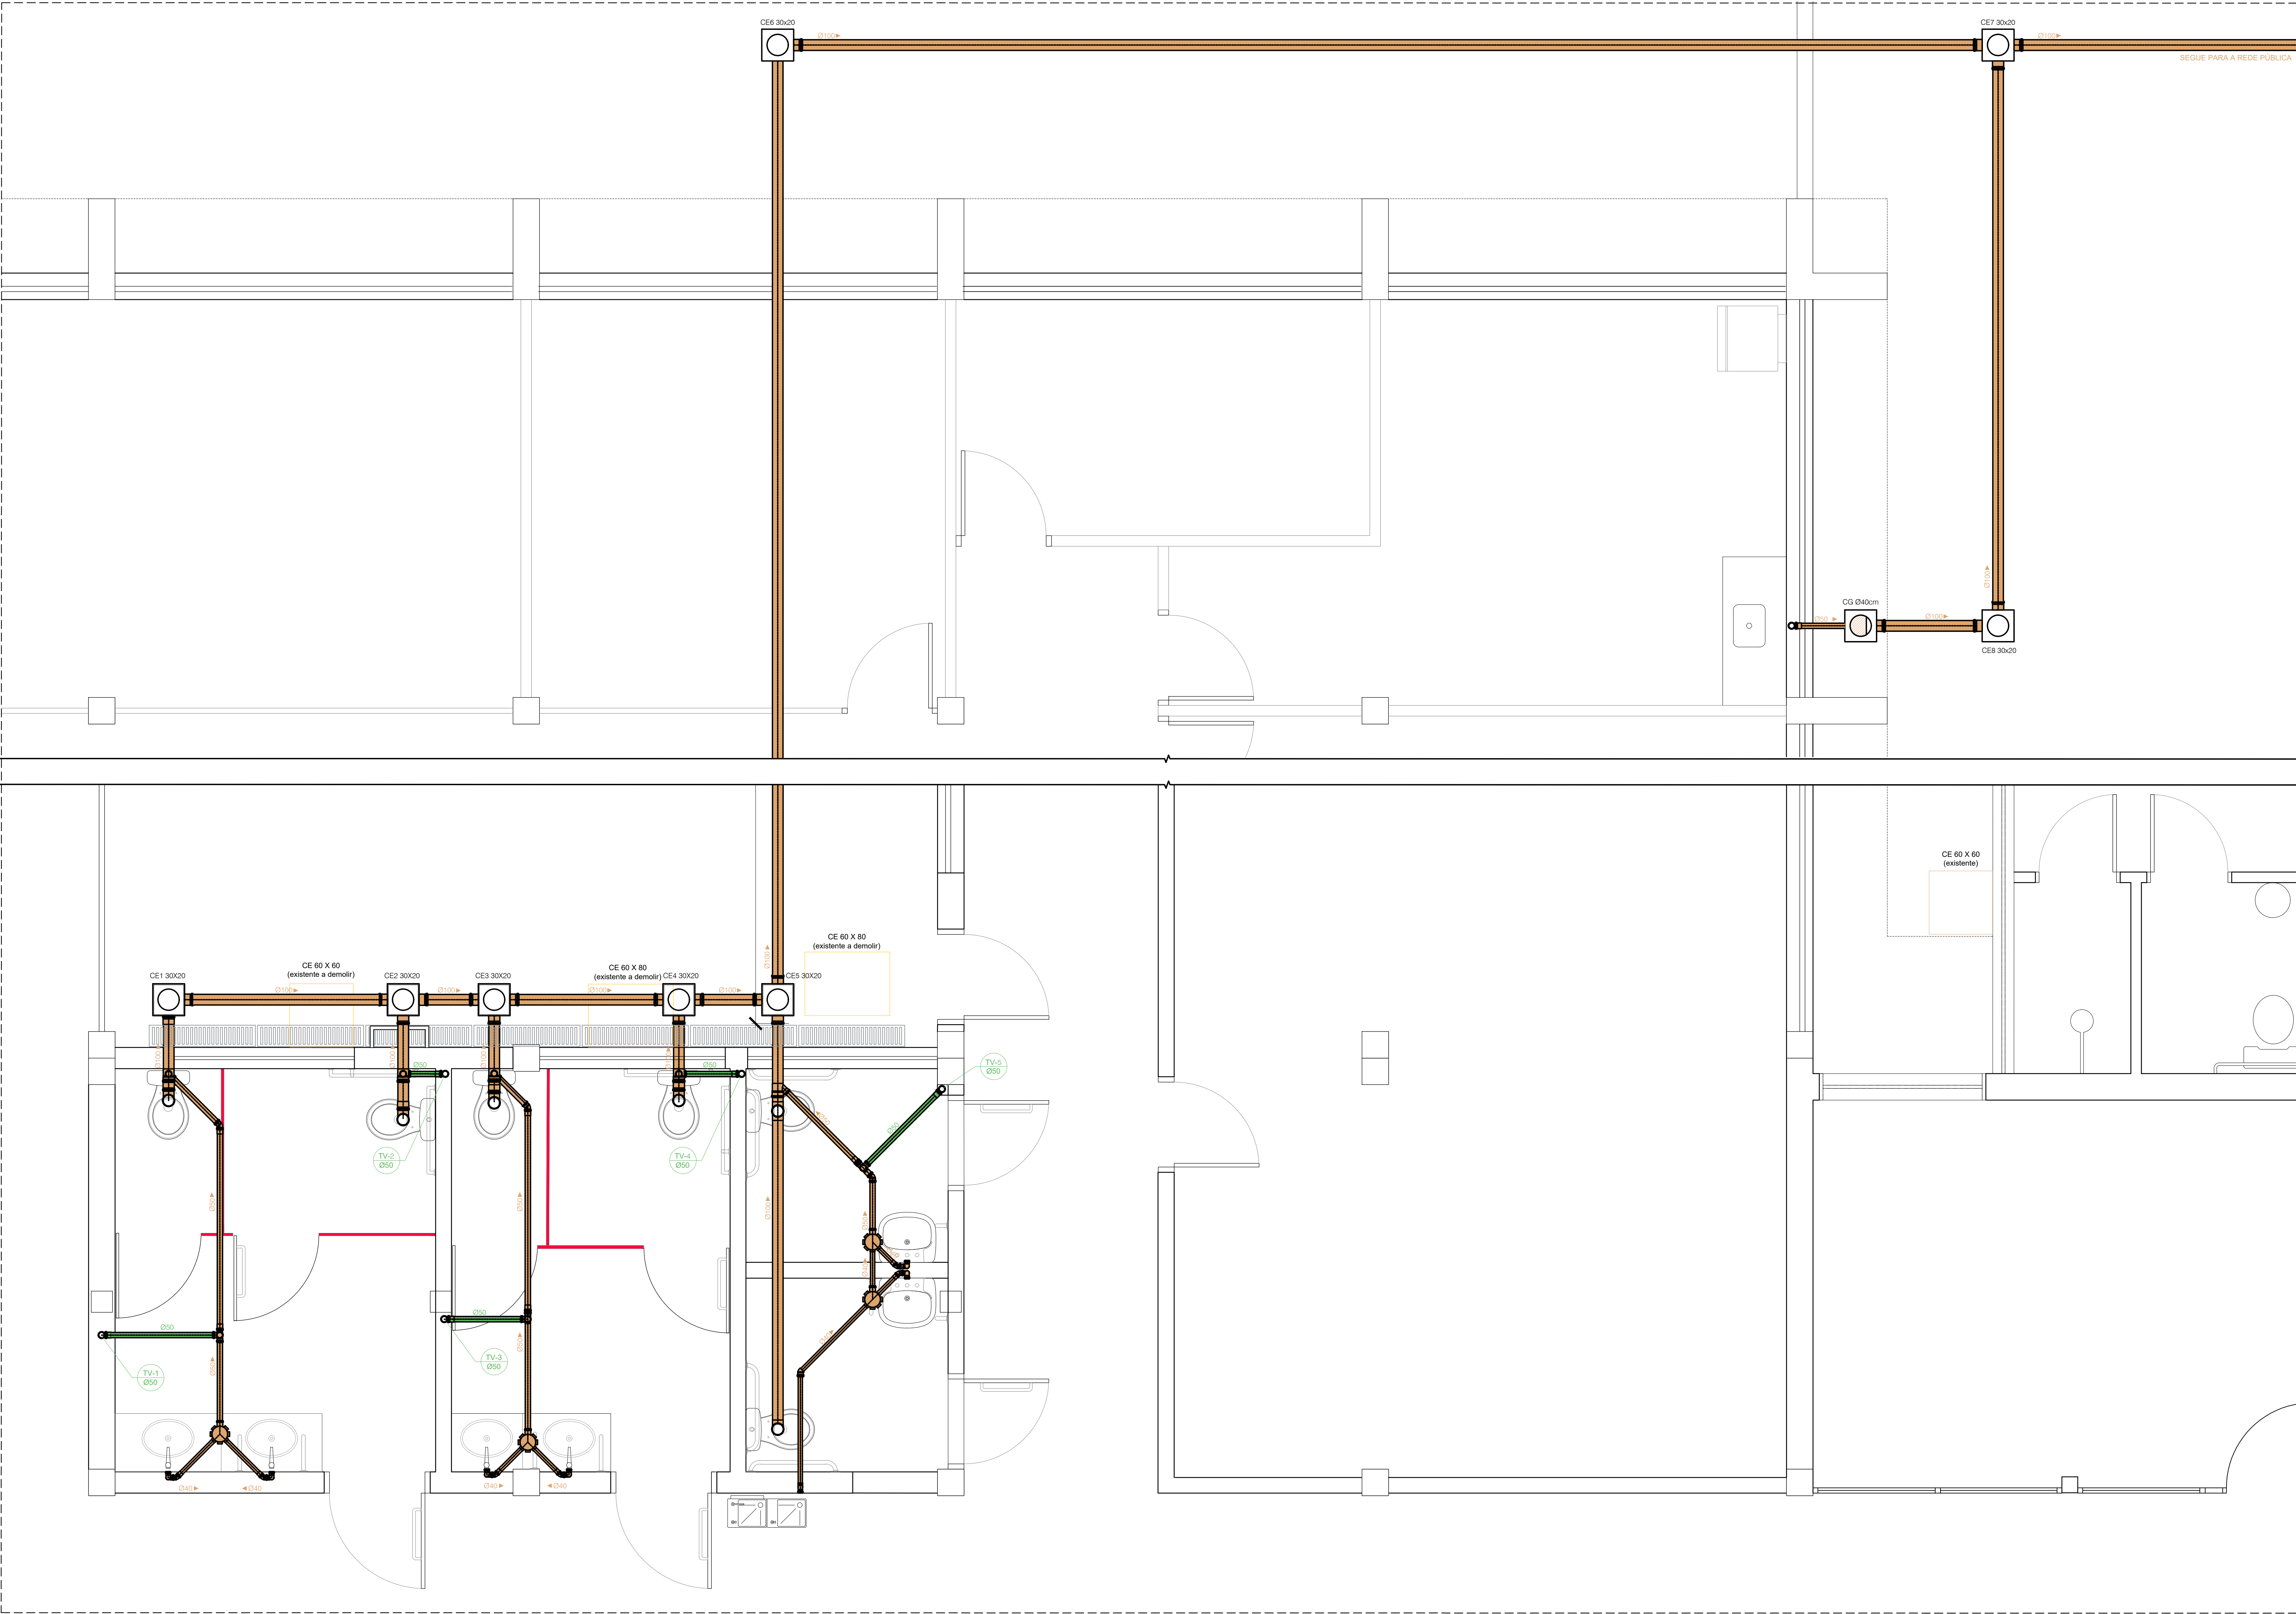

LEGENDA	
SÍMBOLO	DESCRIÇÃO
	CAIXA DE INSPEÇÃO DE PVC
	CAIXA DE GORDURA
	RALO SIFONADO
	TUBO PVC ESGOTO SANITÁRIO
	TUBO PVC VENTILAÇÃO
	DIÂMETRO DA TUBULAÇÃO E SENTIDO DA QUEDA

OBS.: O CIMENTO DAS TUBULAÇÕES DEVE SEGUIR A NORMA NBR 8160, SENDO DE 2% PARA TUBULAÇÕES ATÉ 75mm E 1% PARA ACIMA DE 100mm.

Design	Ref.	Descrição	Verif.	Data

PREFEITURA MUNICIPAL DE SÃO LEOPOLDO

SECRETARIA GERAL DE GOVERNO

NELSON SPOLACR

SECRETÁRIO

ARY JOSÉ VANNAZI

PREFEITO

OBRA: REFORMA E AMPLIAÇÃO NO CENTRO CULTURAL JOSÉ PEDRO BOÉSSIO

RUA OSVALDO ARANHA, 934 - CENTRO

PROJETO:

DIRETORIA DE EDIFICAÇÕES E PROJETOS:

LARA ELSING

ARG. E URB. - CAU A68729-4

SIMONE MARTINS

ARG. E URB. - CAU A20528-8

DIRETORIA

CONTEÚDO:

PLANTA BAIXA TERREO

ESGOTO SANITÁRIO

ÁREA DE AMPLIAÇÃO: 72,72m²

DATA: SETEMBRO/2023

DESENHO:

ÁREA DE REFORMA: 2.545,56m²

ESCALA: 1/75

LARA

PRANCHA:

A09