


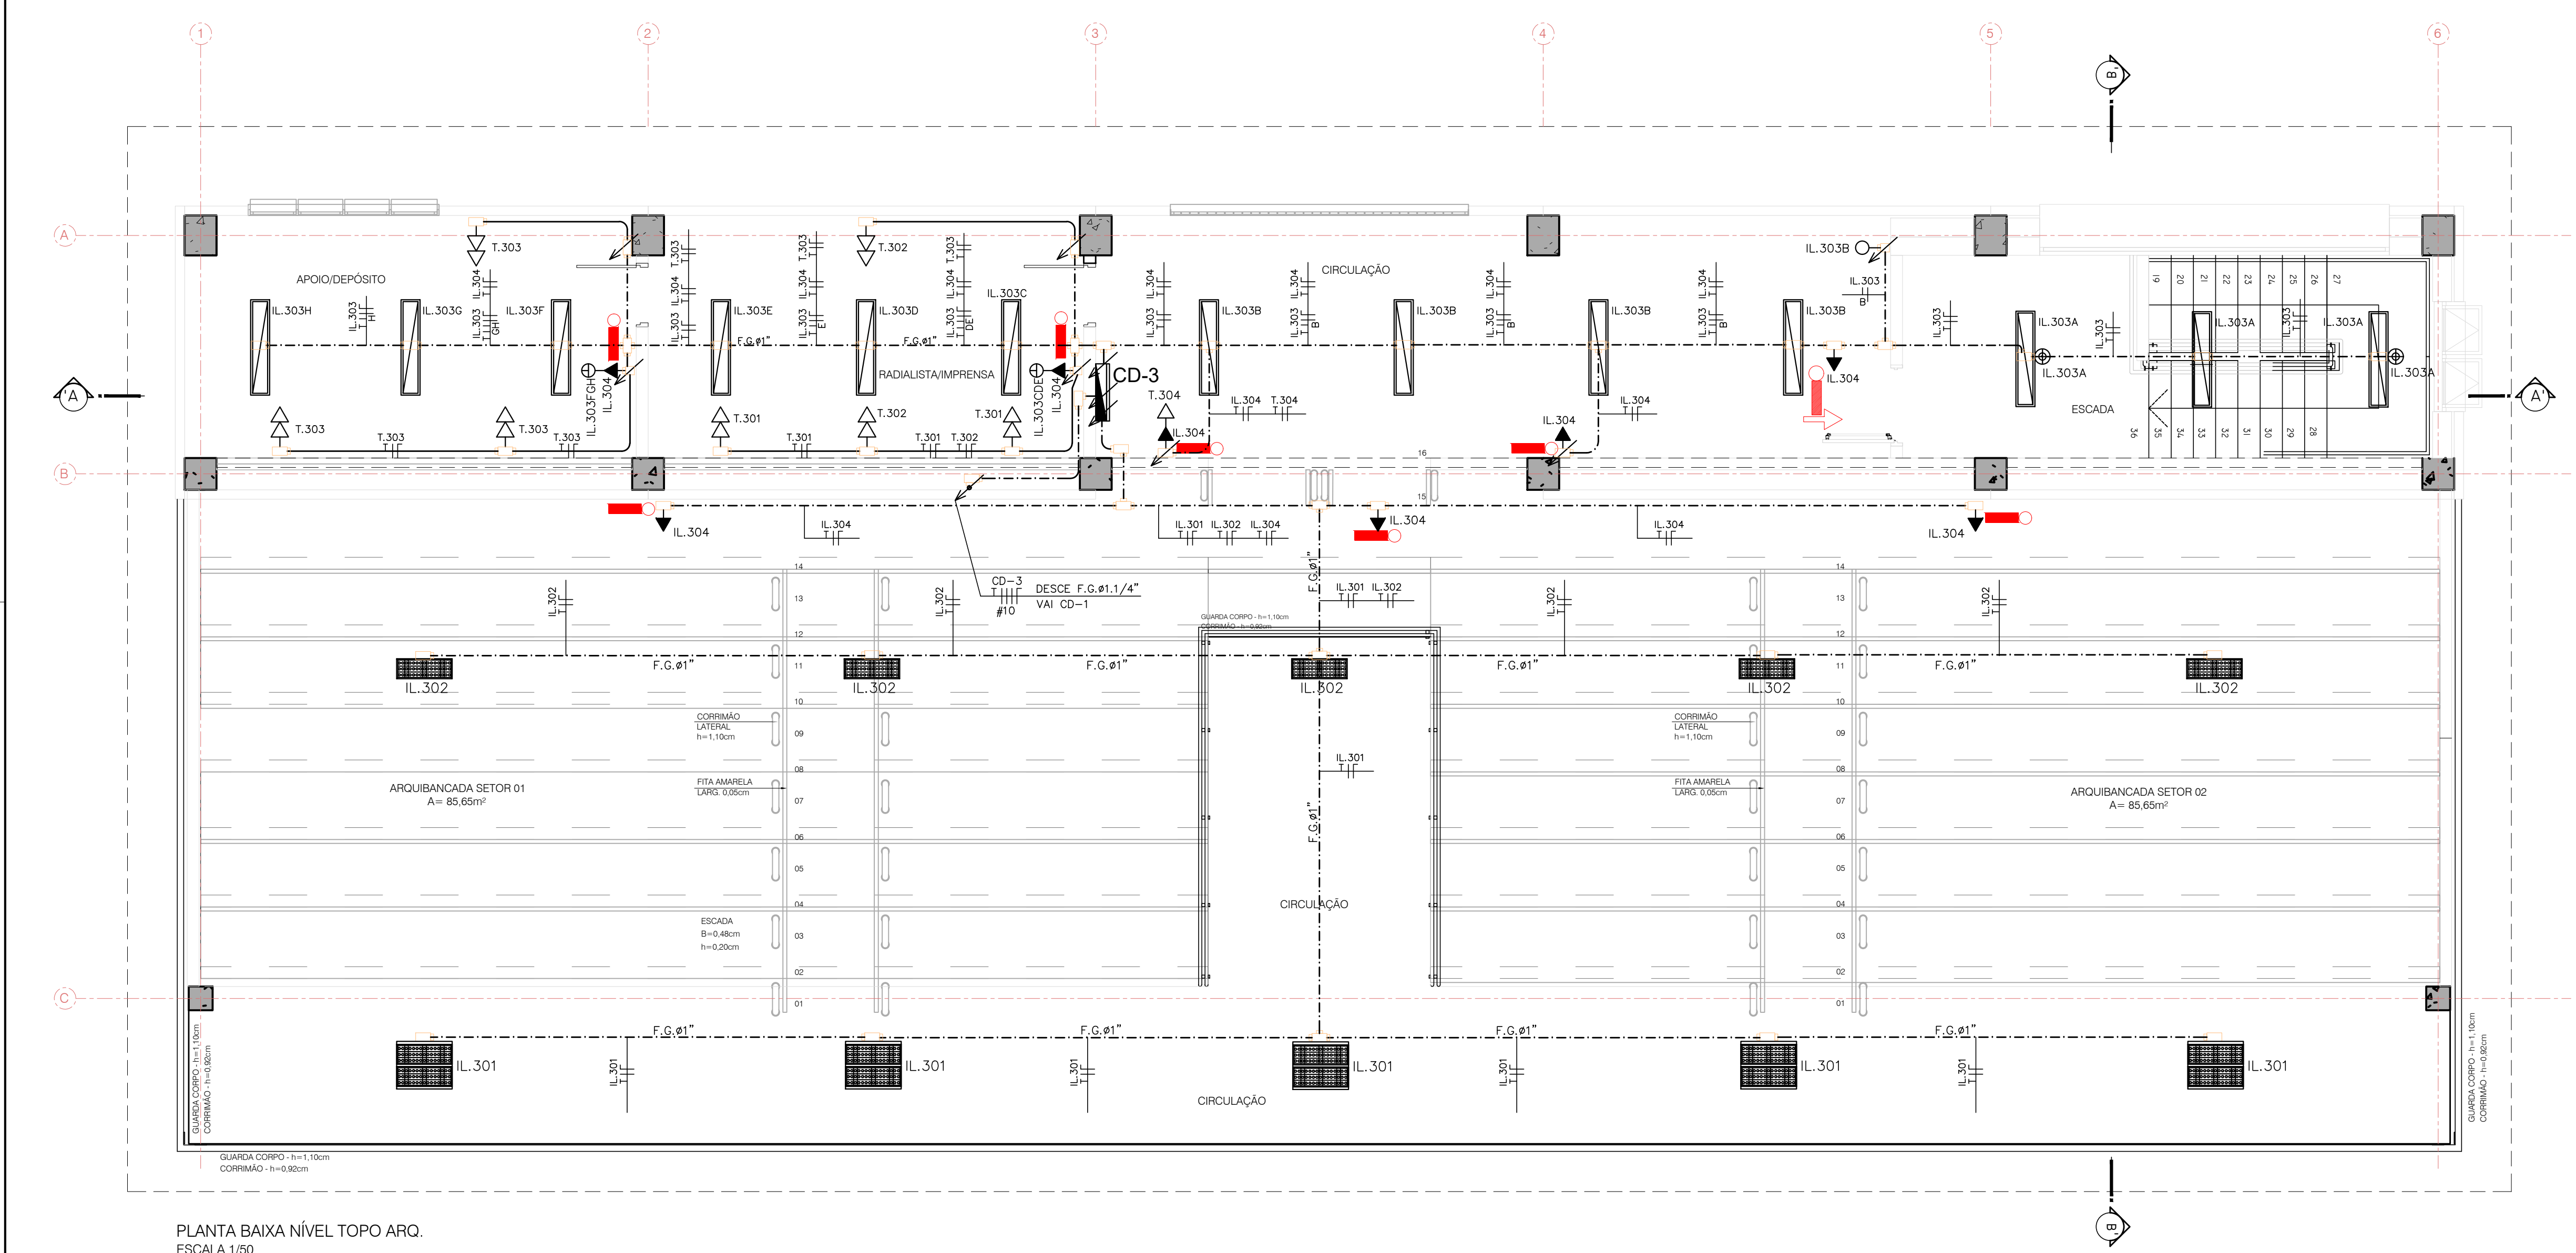

PLANTA BAIXA NÍVEL TOPO ARQ.  
ESCALA 1/50

- LEGENDA**
- LUMINÁRIA HERMÉTICA DE SOBREPOR COM DUAS LÂMPADAS TUBO LED 28W (2x28W) / 4000K  
PADRÃO DE REFERÊNCIA - MODELO FH03-S228 DA LUMINER
  - PROJETOR DE USO EXTERNO COM LÂMPADAS LED 120W DIM.: 700x60mm - LENTE 60° - 12300 lm / 2700K / IP67 - 220V - PADRÃO DE REFERÊNCIA - INJECT POWER PSK 120 DA POWER LUME
  - PROJETOR DE USO EXTERNO COM LÂMPADAS LED 60W DIM.: 360x280mm - LENTE 60° - 5700 lm / 2700K / IP67 - 220V - PADRÃO DE REFERÊNCIA - INJECT POWER PSK 60 DA POWER LUME
  - PROJETOR DE USO EXTERNO COM LÂMPADAS LED 60W DIM.: 360x280mm - LENTE 60° - 5700 lm / 2700K / IP67 - 220V - PADRÃO DE REFERÊNCIA - INJECT POWER PSK 60 DA POWER LUME
  - LUMINÁRIA ARANDELA/OLSO NA PAREDE - LÂMPADA LED 2x9W / 3000K
  - LUMINÁRIA DE EMERGÊNCIA - VIDE PROJETO PPOI
  - CAIXA METÁLICA DIMENSÃO 4x4" EMBUTIDA NA PAREDE
  - CAIXA METÁLICA DIMENSÃO 4x2" EMBUTIDA NA PAREDE
  - PONTO DE LUZ NO TETO  
INSTALAR CAIXA SEXTAVADA 4x4" EMBUTIDA NA LAJE/TETO
  - CAIXA CONDULETE DE ALUMÍNIO FUNDIDO COM ROSCA TIPO C, E, LL ou LR e 1 COM TAMPA CEGA QUANDO SERVIR DE CAIXA DE PASSAGEM OU COM FURAÇÃO CORRESPONDENTE PARA INTERRUPTORES OU TOMADAS
  - CAIXA CONDULETE COM MÓDULO DE INTERRUPTORES DE 1" SEÇÕES - SIMPLES / DUPLO / TRÍPLIO 10A-250V.
  - CONJUNTO COM MÓDULO DE INTERRUPTORES DE EMBUTIR COM "n" SEÇÕES - SIMPLES / DUPLO / TRÍPLIO 10A-250V.
  - QUADRO DE DISTRIBUIÇÃO CAIXA METÁLICA PARA DISJUNTORES DIN MONTADO CONFORME DETALHE EM PLANTA - h = 1,50m DO PISO AO CENTRO DO QUADRO
  - UMA TOMADA - 220V - EM CAIXA CONDULETE Ø 3/4" APARENTE NA PAREDE - h = 0,30m
  - DUAS TOMADAS - 220V - EM CAIXA CONDULETE Ø 3/4" APARENTE NA PAREDE - h = 0,30m
  - UMA TOMADA - 220V - EM CAIXA CONDULETE Ø 3/4" APARENTE NA PAREDE - h = 1,10m
  - DUAS TOMADAS - 220V - EM CAIXA CONDULETE Ø 3/4" APARENTE NA PAREDE - h = 1,10m
  - UMA TOMADA - 220V - EM CAIXA CONDULETE Ø 3/4" APARENTE NA PAREDE - h = 2,40m
  - UMA TOMADA - 220V - EM CAIXA 4x2" EMBUTIDO NA PAREDE - h = 0,30m
  - DUAS TOMADAS - 220V - EM CAIXA 4x2" EMBUTIDO NA PAREDE - h = 0,30m
  - UMA TOMADA - 220V - EM CAIXA 4x2" EMBUTIDO NA PAREDE - h = 1,10m
  - UMA TOMADA - 220V - CAIXA METÁLICA 4x2" EMBUTIDO NA PAREDE EM h: 2,40m  
ESPERA LUMINAÇÃO DE EMERGÊNCIA - CONFIRMAR PROJETO PPOI
  - ESPERA CHUVERO - CAIXA METÁLICA 4"x2" EMBUTIDO NA PAREDE EM h: 2,40m
  - ELETRODUTO DE AÇO GALVANIZADO FIXADO APARENTE NA LAJE/PAREDE
  - ELETRODUTO DE PVC RIGIDO EMBUTIDO NA PAREDE
  - ELETRODUTO DE PVC RIGIDO EMBUTIDO NA LAJE
  - ELETRODUTO DE PVC RIGIDO EMBUTIDO NO PISO
  - SENSOR DE MOVIMENTO A SER INSTALADO NO TETO



TORRES GARCIA  
engenharia

RESPONSÁVEL

RESPOSTÁVEL

ARG: PAULO TORRES GARCIA - CAD Nº 113328-0

ENG: ALEXANDRE SCHERER FREIRE - CREA 111.795-2



PREFEITURA MUNICIPAL  
NOVA SANTA RITA

|               |                                                                  |         |              |
|---------------|------------------------------------------------------------------|---------|--------------|
| CABO          | ARQUIBANCADA CAMPO DO CAJÁ                                       | DATA    | OUTUBRO/2025 |
| ENDEREÇO      | Estrada Itapui, s/n - BAIRRO CAJÁ - NOVA SANTA RITA / RS         | DESENHO | FREIRE       |
| PROPOSTA      | Prefeitura Municipal de Nova Santa Rita / CNPJ: 94309291/0001-48 | ESCALA  | INDICADA     |
| ELETRIFICAÇÃO | PROJETO ELÉTRICO: PL. BAIXA NÍVEL TOPO ARQUIBANCADA              | ÁREA    | 893,73m²     |
|               |                                                                  | PÁGINA  | EL-3/4       |