



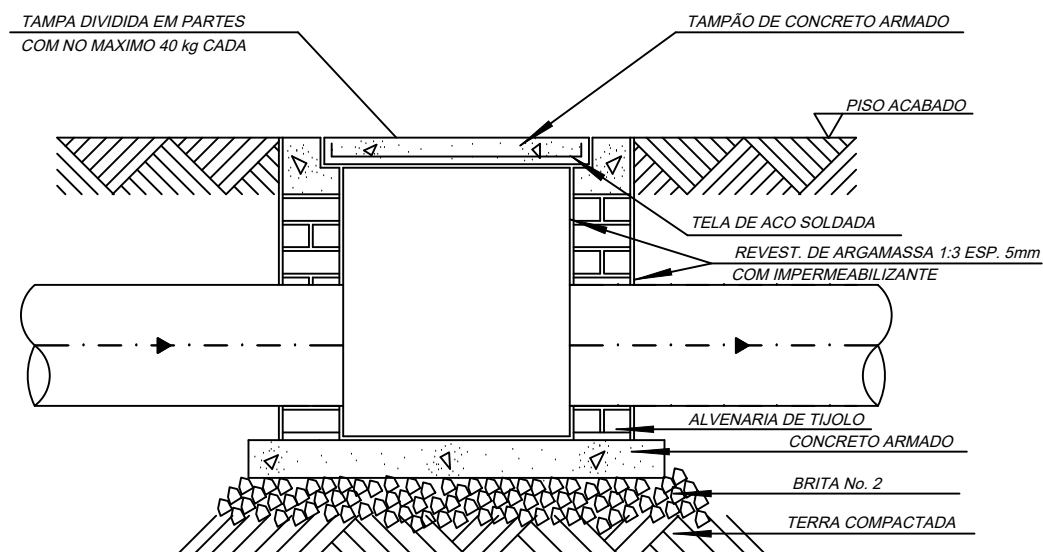


CORTE A-A

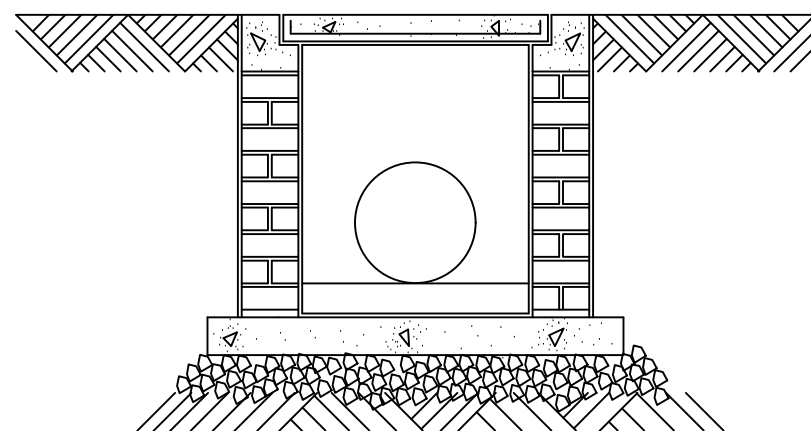

CORTE B-B

DET. CAIXA DE INSPEÇÃO DE ÁGUAS PLUVIAIS

ESC.: 1:20

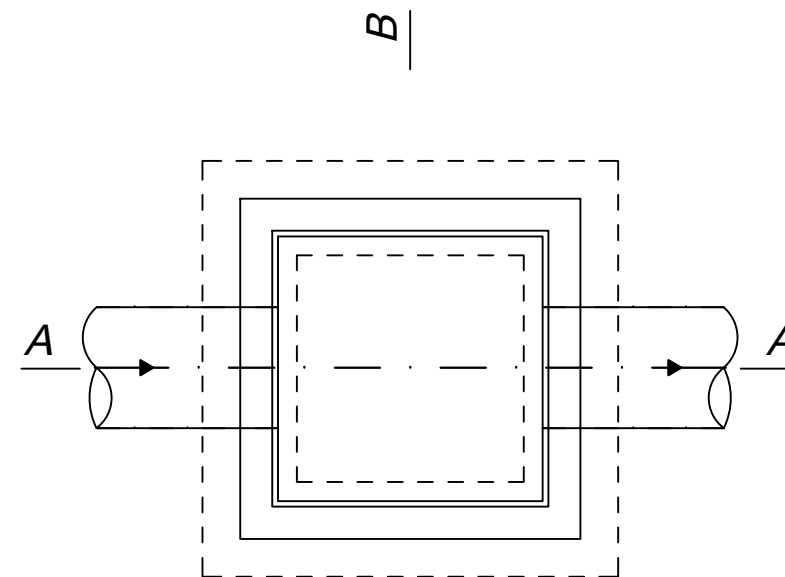

PLANTA BAIXA

DIMENSÕES PARA CAIXAS DE INSPEÇÃO	
A x B (m)	ALTURA (m)
0,40 x 0,40	até 0,60
0,60 x 0,60	de 0,61 até 1,20
0,70 x 0,70	de 1,21 até 1,50
ACIMA DE 1,51m = POÇO DE VISITA	



Município de São Pedro da Serra - RS

ADMINISTRAÇÃO: 2021-2024
Av. Duque de Caxias, 1799, Centro - São Pedro da Serra RS
Telefone: (51) 3645-1050
email: engenharia@spserra.com.br

Responsável Técnico:

MARCELO MIGOTTO

Engenheiro Civil - CREA RS097139-D

Local e data:

São Pedro da Serra
Fevereiro / 2024

Proprietário:

Município de São Pedro da Serra

ISABEL CORETE JONER CORNELIUS - Prefeita

Escala:

1/20

Projeto:

PREFEITURA MUNICIPAL

Rua Jacob Loff - bairro : Vila Seca - São Pedro da Serra - RS

Área Total:

1.195,60 m²

Conteúdo:

CAIXA DE INSPEÇÃO DE ÁGUAS PLUVIAIS

Prancha:

CIAL