


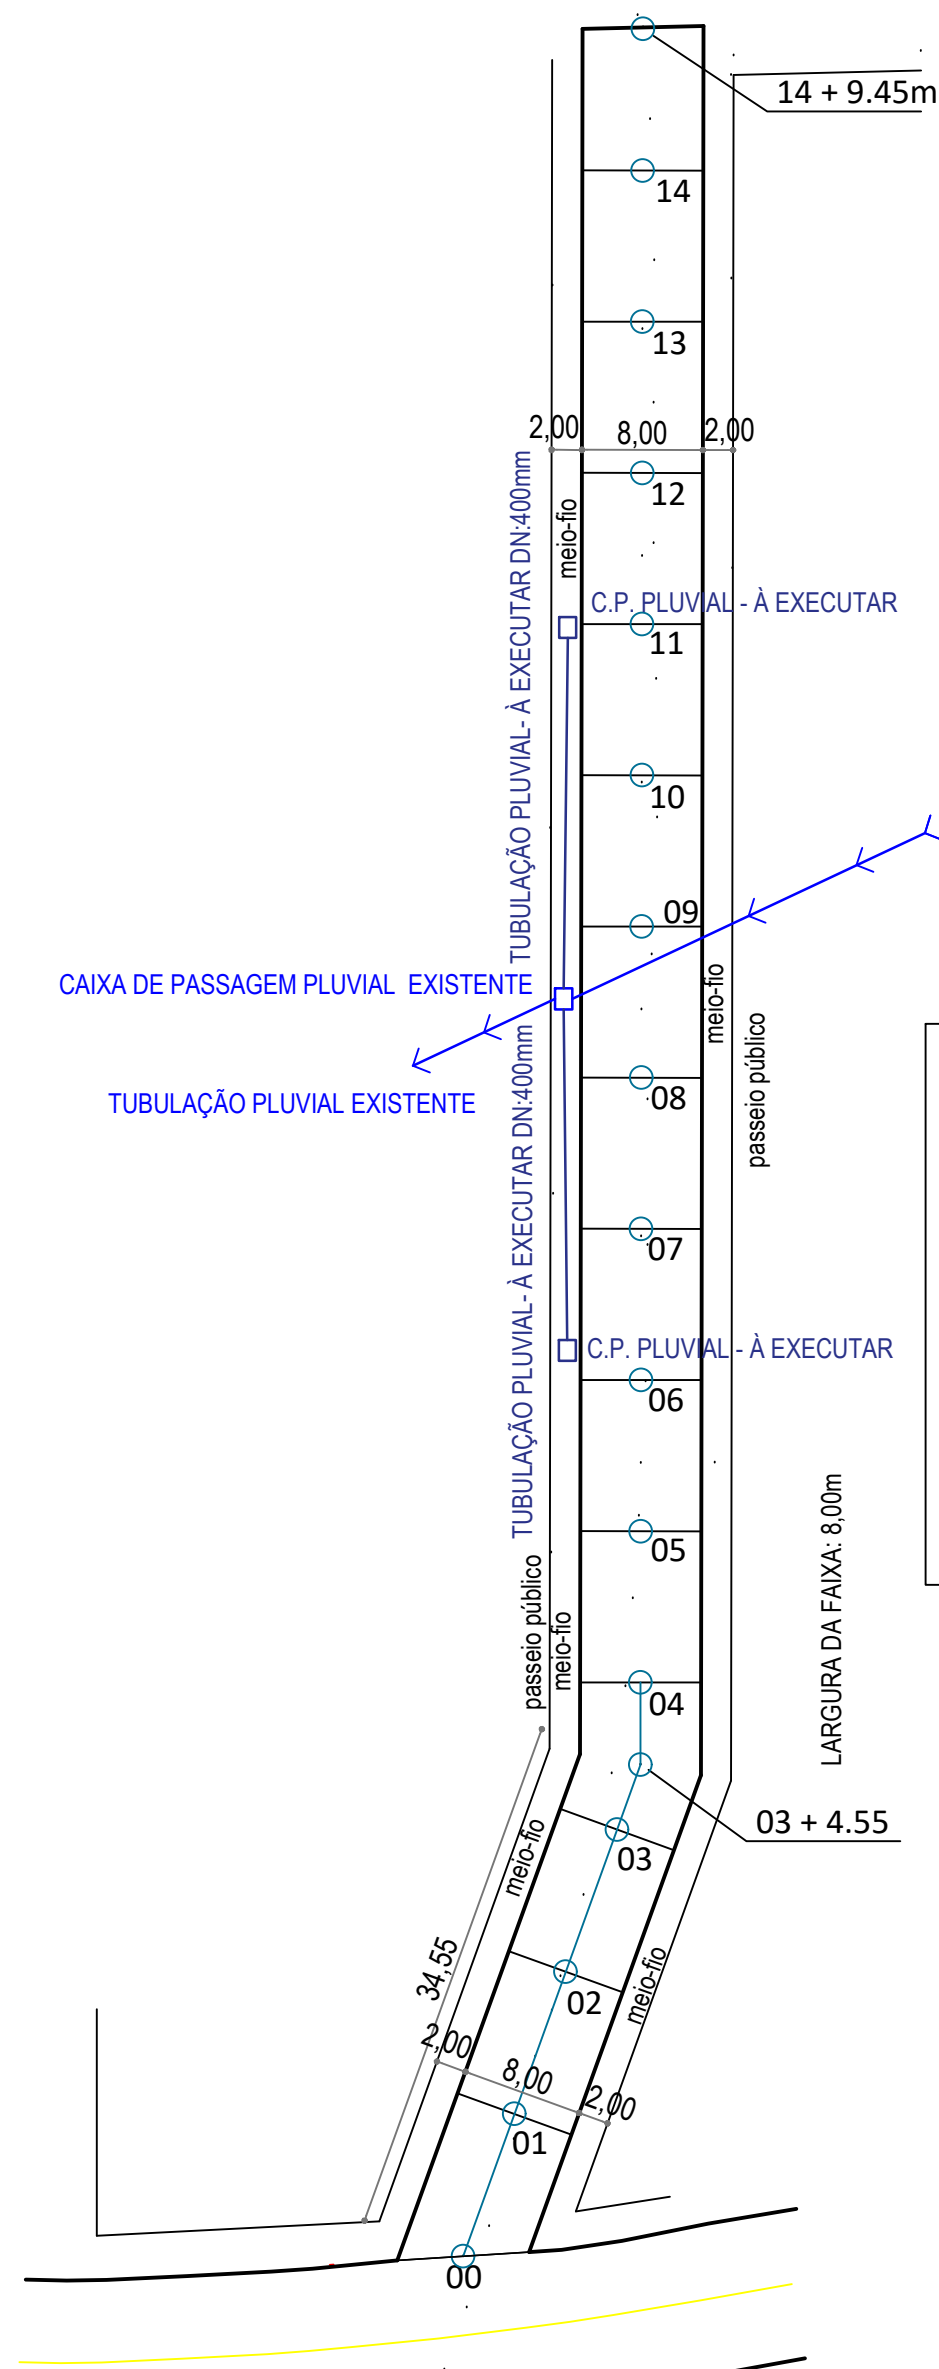

RUA JOSÉ URBANO RAUBER

PLANTA BAIXA
ESCALA 1:500

RUA JACOB LOFF



ESTADO DO RIO GRANDE DO SUL
**Prefeitura Municipal de
São Pedro da Serra**
ADMINISTRAÇÃO: 2021-2024
Av. Duque de Caxias, 1799, Centro - São Pedro da Serra RS
tel.: (51) 3645-1050

RESPONSÁVEL TÉCNICO DE PROJETO:
Marcelo Migotto
Engenheiro Civil - CREA RS 097139-D

PROPRIETÁRIO:
Município de São Pedro da Serra
Prefeita Municipal - Isabel Corete J. Cornelius

PROJETO:
PAVIMENTAÇÃO - PVS -
RUA JACOB LOFF

CONTEÚDO:
Planta Baixa- Tubulação Pluvial

LOCAL E DATA:
São Pedro da Serra
Fevereiro / 2024

ESCALA:
1/500

ÁREA TOTAL:
1.195,60 m²

PRANCHAS:
TP

DESCRIPTIVO PLUVIAL À EXECUTAR:
CAIXA DE PASSAGEM PLUVIAL COM BOCA DE LOBO - 60X60cm = 2 UNIDADES
TUBULAÇÃO PLUVIAL DN: 400mm = 50 metros