




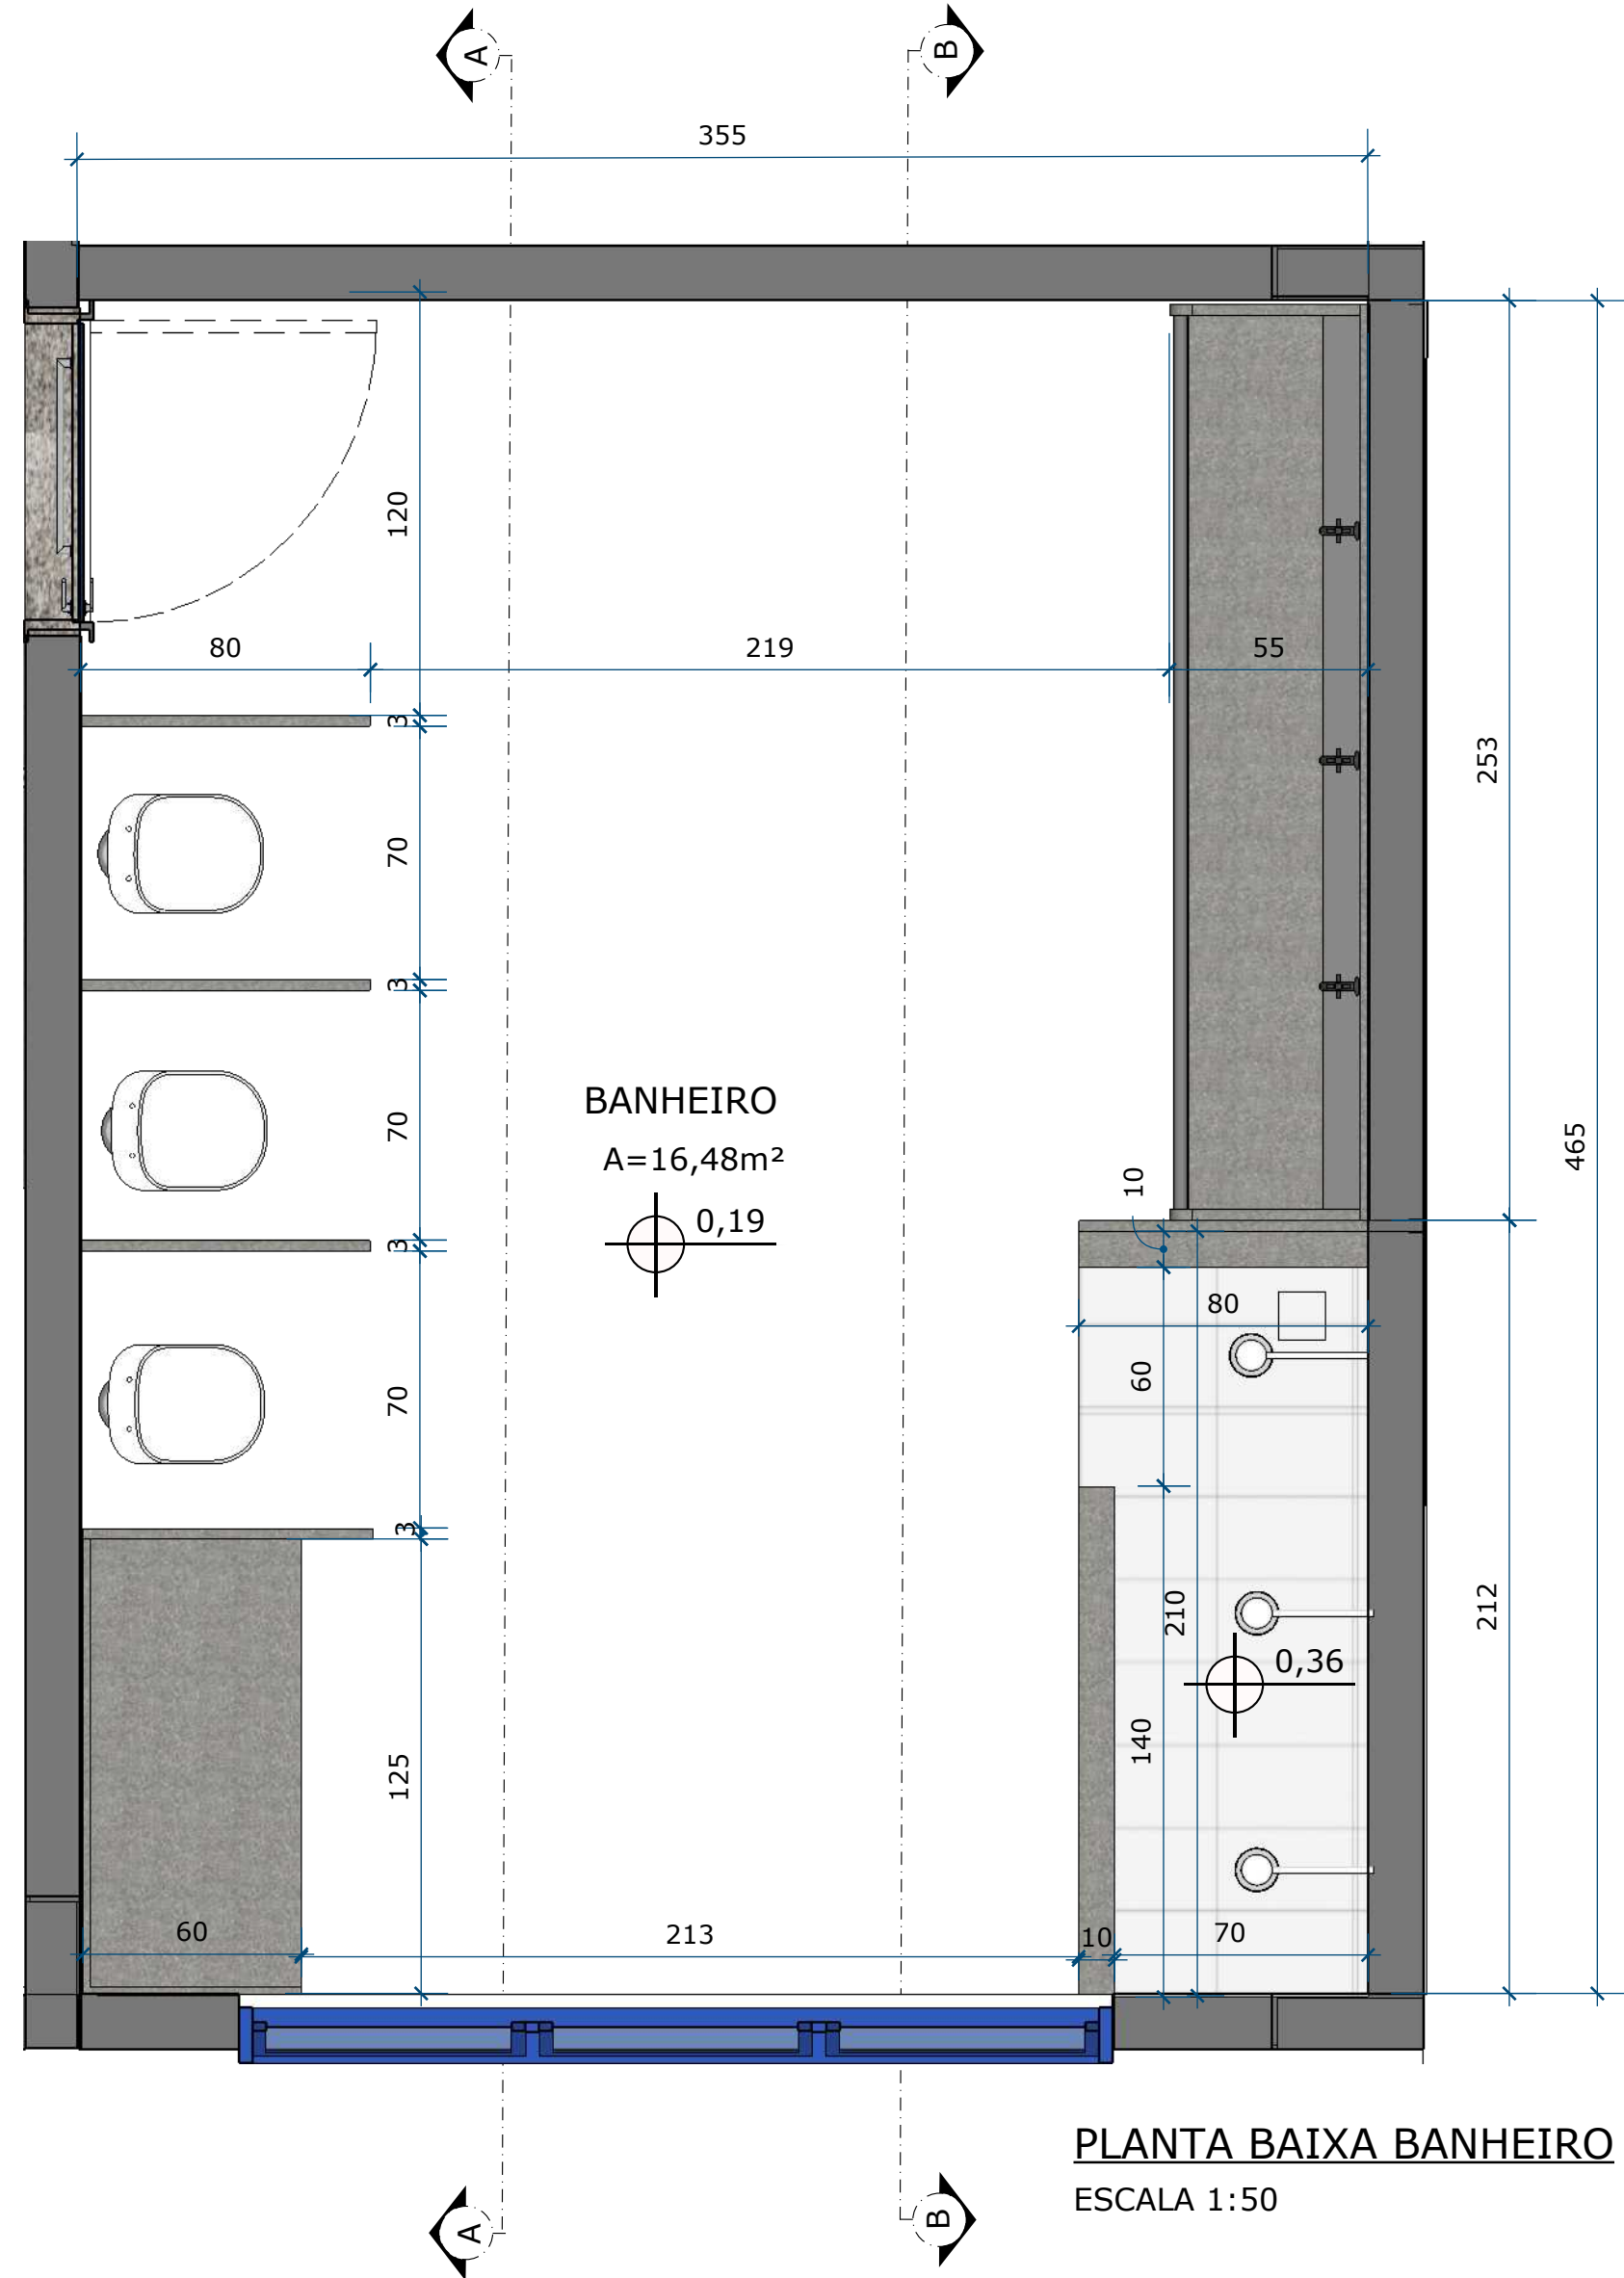


PLANTA BAIXA BANHEIRO
ESCALA 1:50

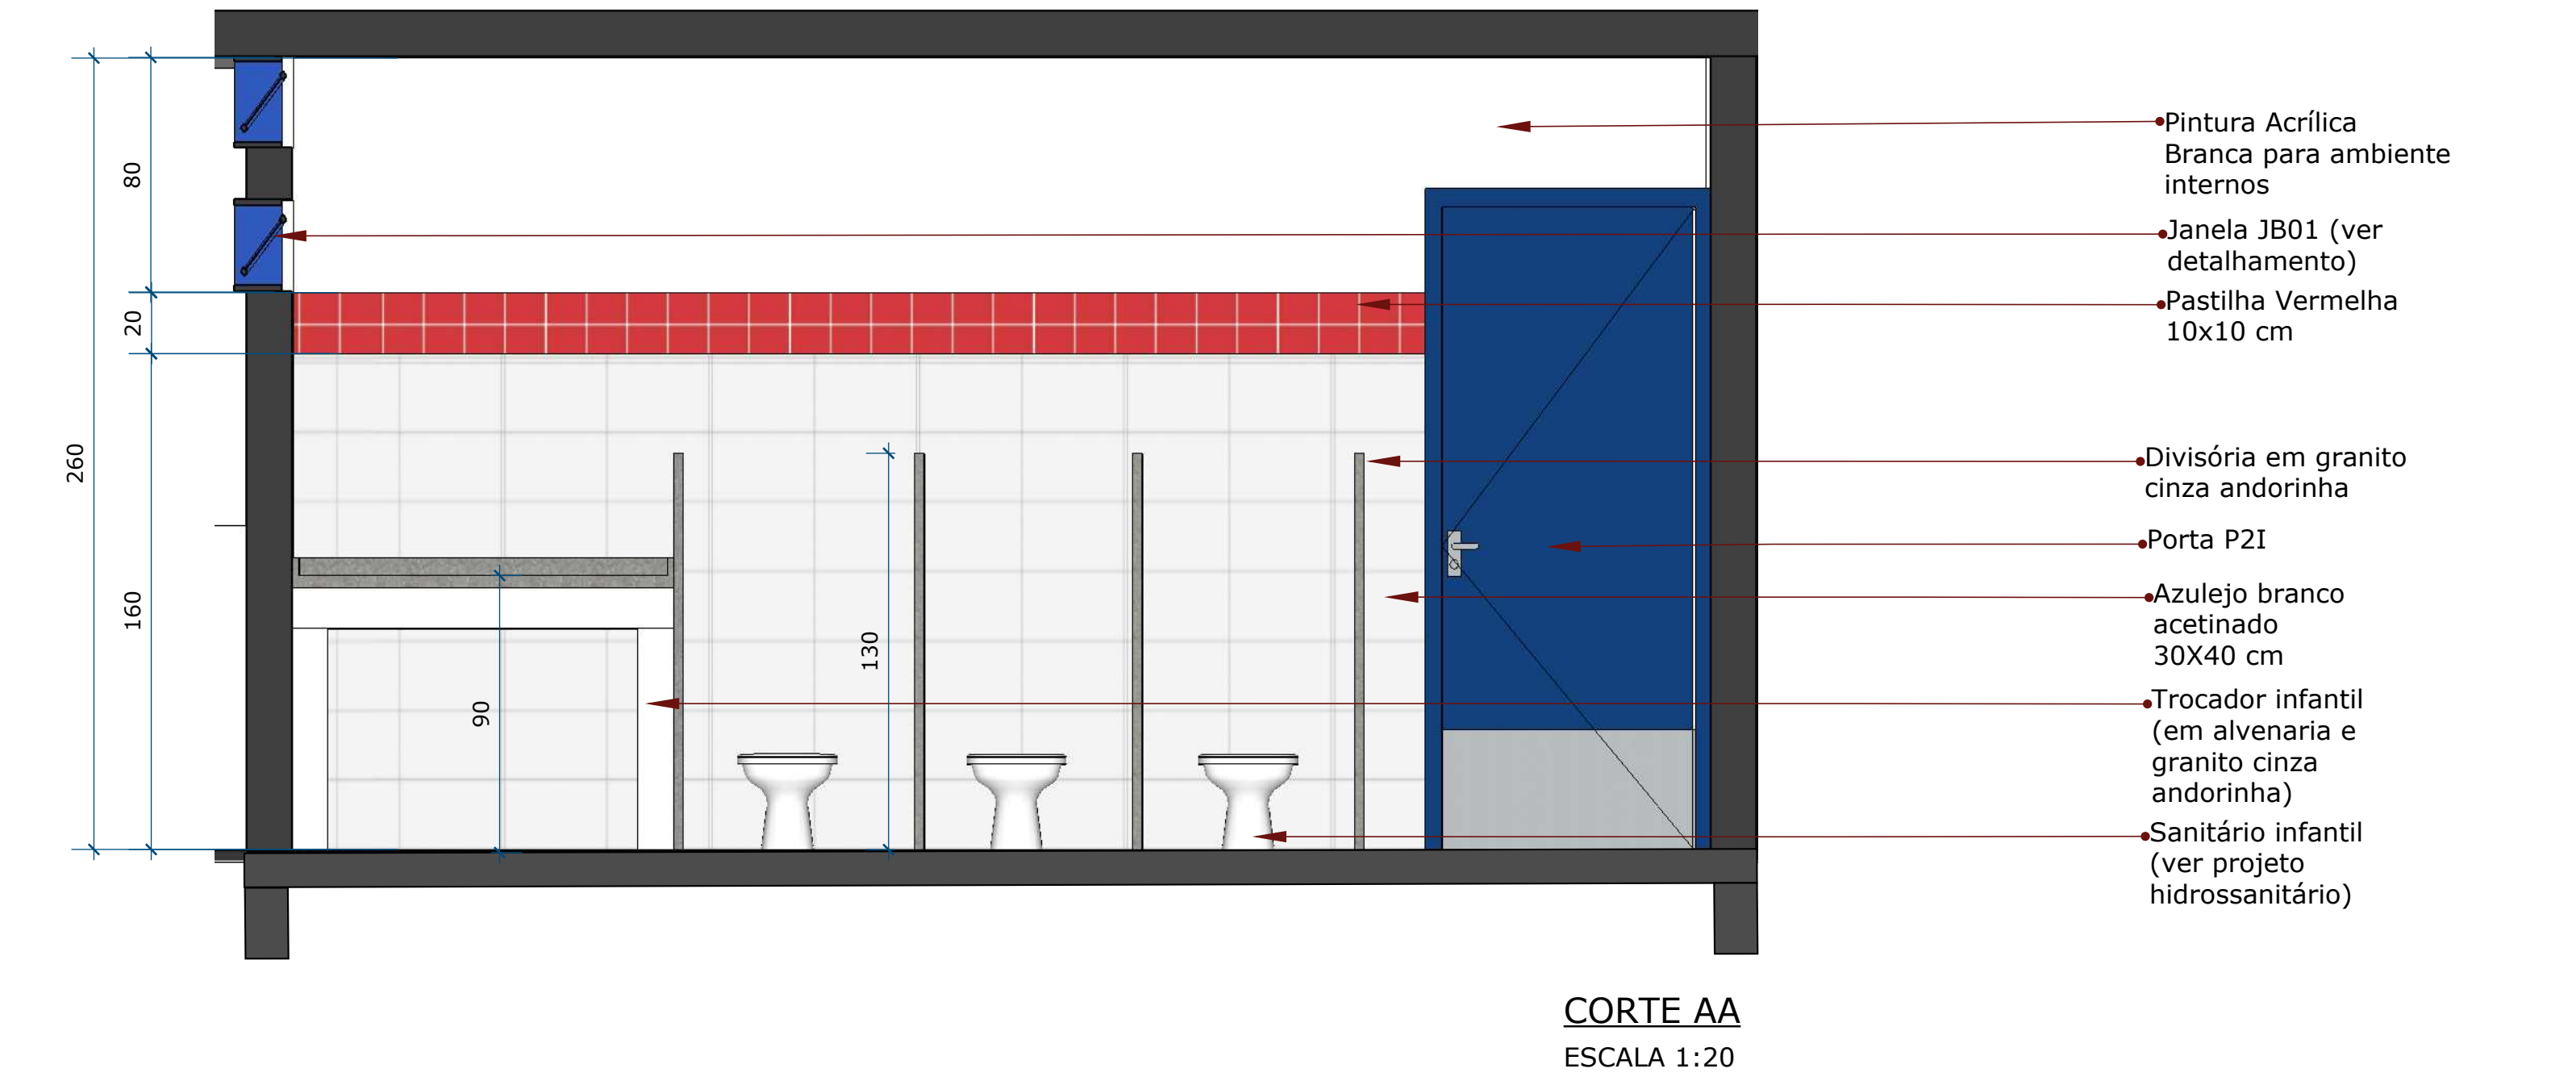

CORTE AA
ESCALA 1:20

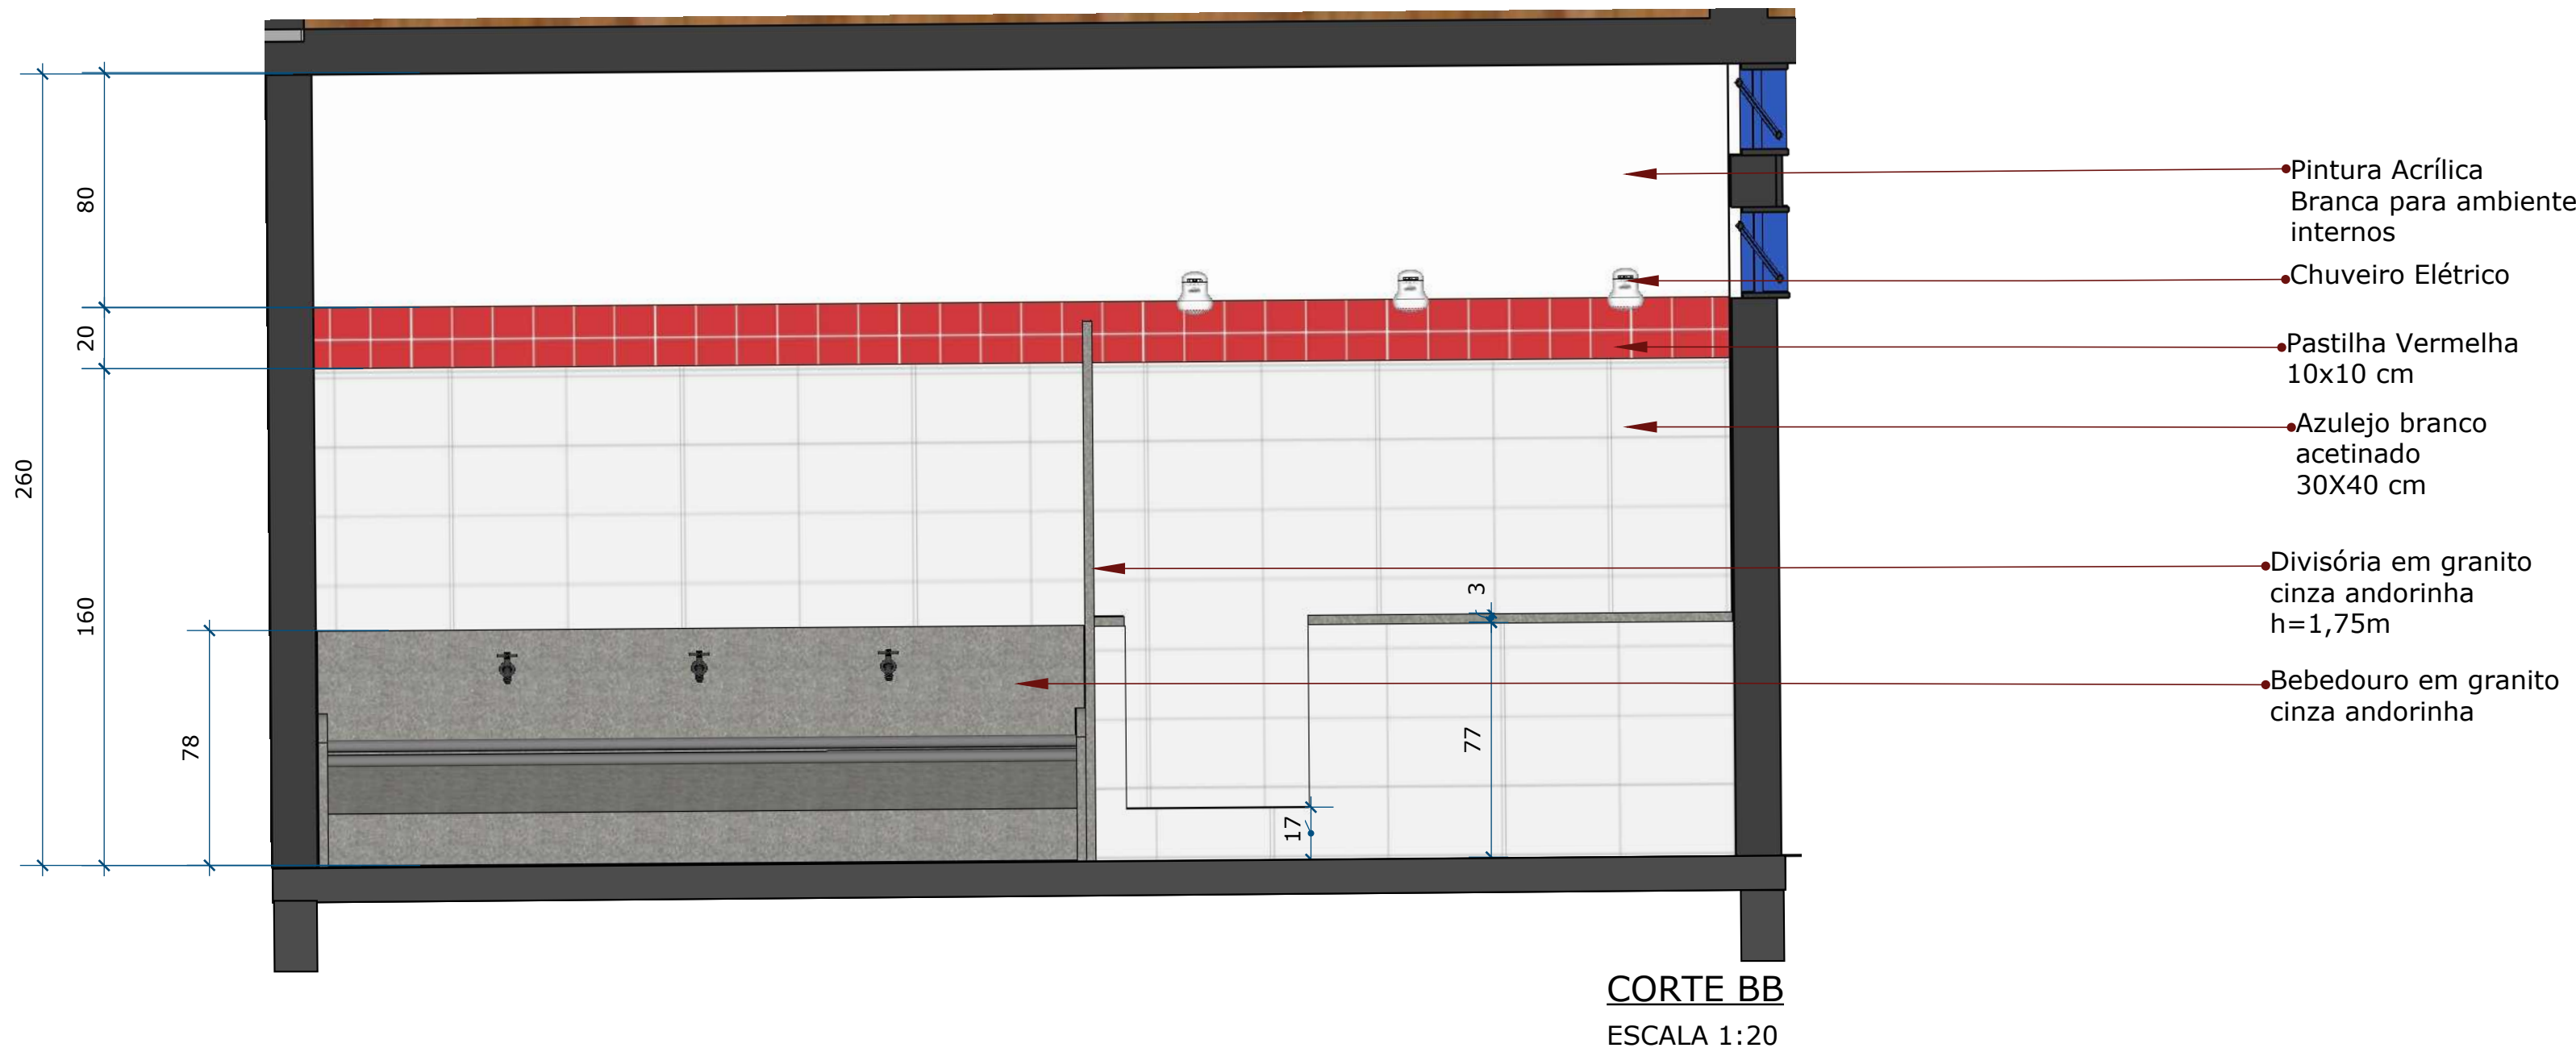

CORTE BB
ESCALA 1:20

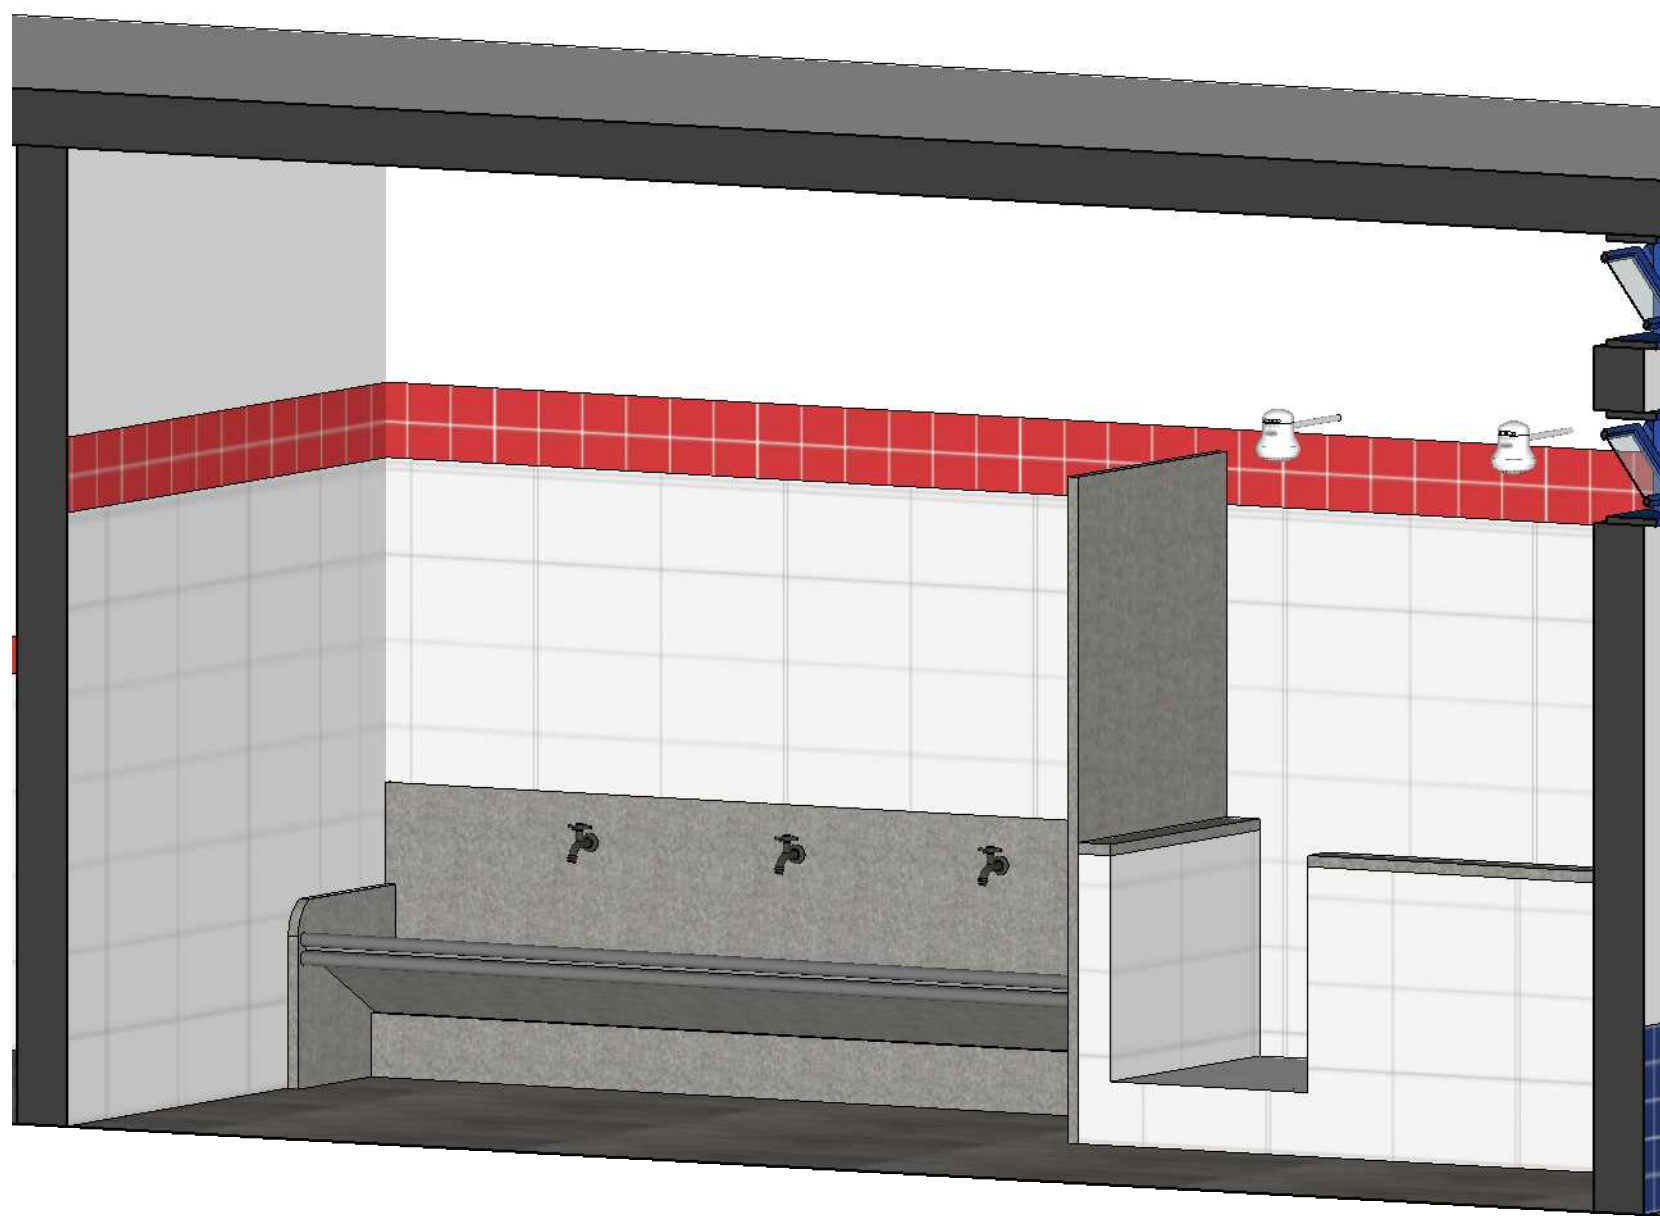

PERSPECTIVA CORTE BB
ESCALA 1:20



PERSPECTIVA CORTE AA
ESCALA 1:20

EQUIPE TÉCNICA DA DEPLAN

AGAPE BONFIM FAGUNDES - ENGENHEIRO CIVIL - CREA 316663
CARLA VOLPATO - ARQUITETA E URBANISTA - CAU A32860-2
JESSA RIBEIRO CARVALHO - ARQUITETA E URBANISTA - CAU A48330-4
MARIA DA GLÓRIA - ARQUITETA E URBANISTA - CREA 32121-5
PEDRO LUIZ SANTANA - CREA 321397-1
RODRIGO FREITAS OLIVEIRA - ENGENHEIRO CIVIL - CREA 51182-0

ESTADO DO RIO GRANDE DO SUL
PREFEITURA MUNICIPAL DE IMBÉ
AVENIDA PARAGUASSU, 1043 - CENTRO - CEP 95.625-000 - IMBÉ - RS
FONE: 51 3627.8206 - 51 3627.8200

DEPLAN

2021/2024

SECRETARIA MUNICIPAL DE FINANÇAS E PLANEJAMENTO ESTRATÉGICO

DEPLAN
deplan@imbe.rs.gov.br

REFORMA E AMPLIAÇÃO VÓ ROSA

ENDEREÇO DA OBRA: RUA MACHADO DE ASSIS Nº 99, BAIRRO NOVA NORDESTE - IMBÉ - RS

ESTABELECIDOR: PAULO KAPPEL

DESENHO: CPV

ESCALA: INDICADAS

DATA: abril/2024

ÁREA: 1165,23m² (existente)
316,87m² (a construir)

PROJETO: PROJETO ARQUITETÔNICO
AMPLIAÇÃO - DETALHAMENTO DO BANHEIRO

07/11