


PLANTA BAIXA - PAVIMENTO TÉRREO

Escala 1:100

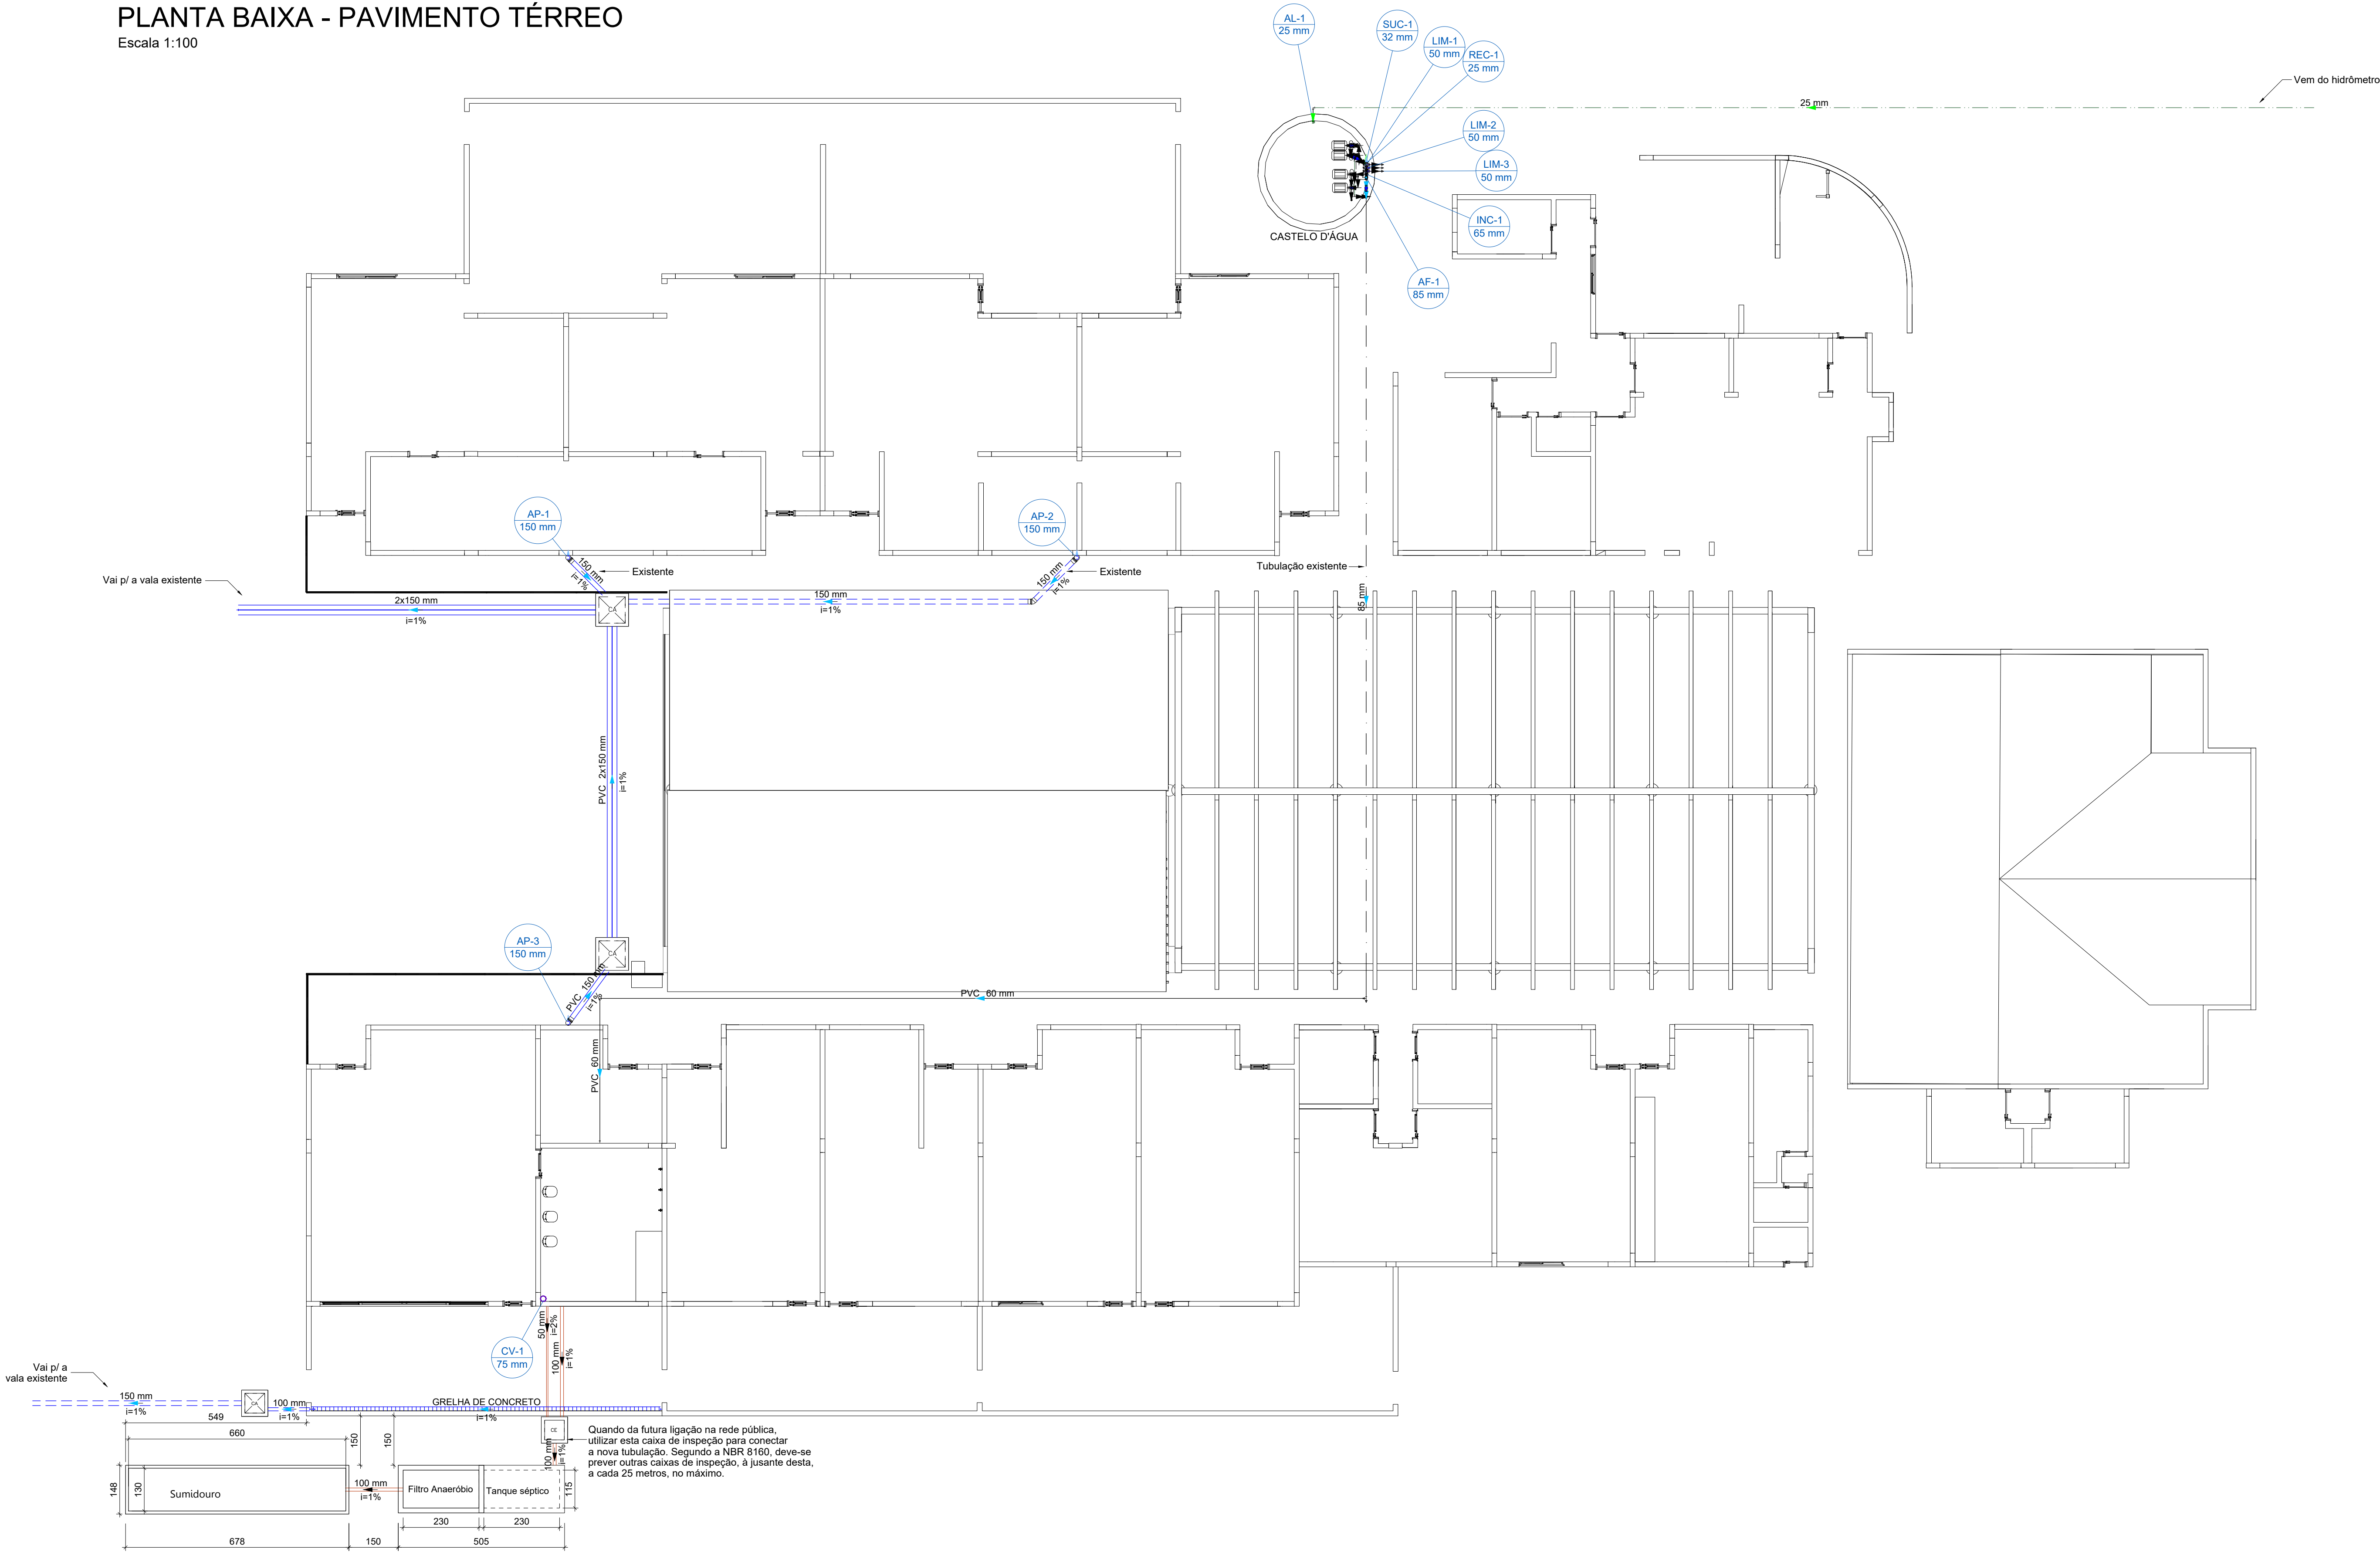

Legenda de condutos - TÉRREO	
Água Fria - Consumo - Existente	---
Água Fria - Consumo - Novo	---
Alimentação	
Água Pluvial - Existente	---
Água Pluvial - Nova	---

EQUIPE TÉCNICA DO DEPLAN:

ASAFE BONISONI FAGUNDES - ENGENHEIRO CIVIL - CREA 216663
CARLA VOLPATTO - ARQUITETA E URBANISTA - CAU A20360-2
FABIANA KENIA DE AULA - ARQUITETA E URBANISTA - CAU A81788-0
JESUM RIGOTTO CARPESGIANI - ARQUITETO E URBANISTA - CAU A46310-4
MARIA OLIVEIRA - ARQUITETA E URBANISTA - CAU 87121-5
PEDRO NUNES SANT'ANNA - ENGENHEIRO CIVIL - CREA SC119876-1
RENATO TREVISAN GUARTE - ENGENHEIRO CIVIL - CREA ST182-0

ESTADO DO RIO GRANDE DO SUL
PREFEITURA MUNICIPAL DE IMBÊ
AVENIDA PARAGUASSU, 1041 - CENTRO - CEP 95.625-000 - IMBÊ - RS
FONE: 51 3627 2655 - FAX: 51 3627 8200

ADMINISTRAÇÃO
2021/2024

SECRETARIA
MUNICIPAL
DE
FINANÇAS E
PLANEJAMENTO
ESTRATÉGICO

DEPLAN
deplan@imbe.rs.gov.br

REFORMA E AMPLIAÇÃO VÔ ROSA

ENDEREÇO DA OBRA: RUA MACHADO DE ASSIS - Nº 99, BAIRRO NOVA NORDESTE - IMBÊ - RS

MARIA DAS GRAÇAS S. DE MATOS
SECRETÁRIA DE FINANÇAS E PLANEJAMENTO ESTRATÉGICO
PORTARIA 998/2024

PEDRO NUNES SANT'ANNA
ENGENHEIRO CIVIL
CREA RS: SC119876/1
PORTARIA 1491/2022

PROJETO:
PROJETO HIDROSSANITÁRIO
IMPLANTAÇÃO DE ÁGUA FRIA, ESGOTO E PLUVIAL

ESTAGIÁRIOS:
PFK

DESENHO:
PEDRO S.

ESCALA:
INDICADAS

DATA:
JUL/2023

ÁREA:
1165,23 m² (EXISTENTE)
310,87 m² (A CONSTRUIR)

PROJETO:
1/6