




PLANTA DE COBERTURA

Escala 1:75

A: 290.06 m²

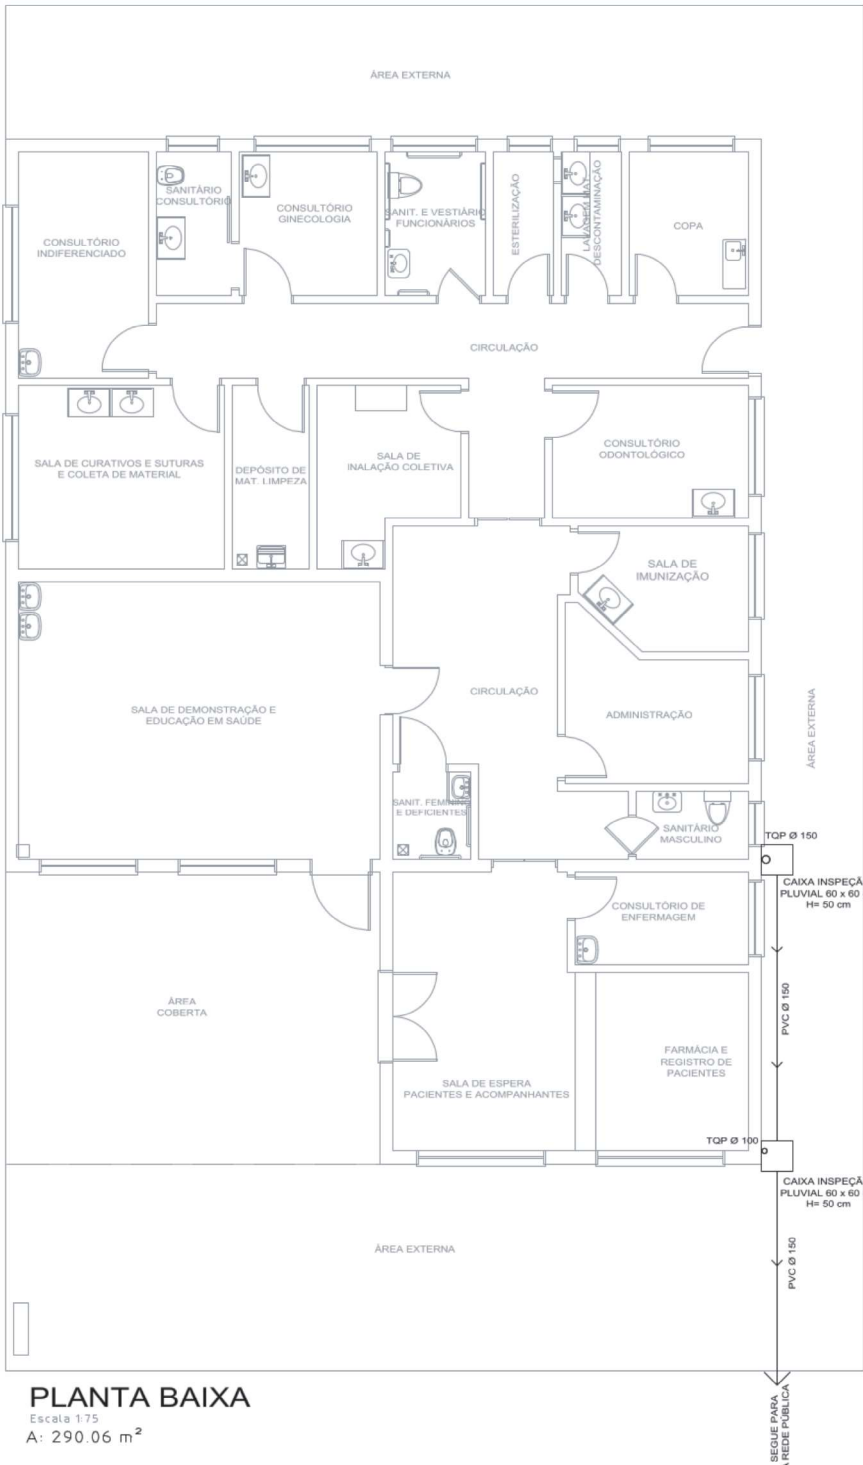

PLANTA BAIXA

Escala 1:75

A: 290.06 m²

LEGENDA:

- Ø TUBO QUEDA PLUVIAL 100mm
- Ø TUBO QUEDA PLUVIAL 150mm
- CAIXA INSPEÇÃO PLUVIAL 60 x 60cm / h= 50cm
- REDE PVC PLUVIAL 150mm



APROVADO
Em 27.05.2024
Aprovação
Alexandro Müller Ribeiro
Fiscal Sanitário
Metrícula 10065
Prefeitura Mun. de São Marcos - RS
Ramona Romio
Arquiteta e Urbanista - CAU 442.350-5

APROVADO CONFORME:
PROJETO
TÉCNICO Nº 01/2024

PREFEITURA MUNICIPAL DE SÃO MARCOS					
NÚCLEO DE ENGENHARIA					
OBRA: OBRA DE RECUPERAÇÃO / MANUTENÇÃO DA ESF SÃO JOSÉ					
PROPRIETÁRIO: PREFEITURA MUNICIPAL DE SÃO MARCOS - SECRETARIA MUNICIPAL DE SAÚDE					
LOCALIZAÇÃO: RODOVIA PADRE PEDRO RIZZON, N.º 888, BAIRRO SÃO JOSÉ OPERÁRIO - SÃO MARCOS / RS					
DISTRITO: 01	ZONA: 02	QUADRA: 0116	LOTE: 0323	T.O.:	I.A.:
PROJETOS: PLANTA DE COBERTURA / DETALHES					
ESCALAS: INDICADAS	DESENHO:	DATA: MARÇO / 2024	ÁREA: 290,06 m ²	VERSÃO: 01	PRANCHAS: 03/03
ASSINATURA RESPONSÁVEL TÉCNICO: ANÍDRIA GABRIELA P. MARCON Engenheira Civil - CREARS 174.873			ASSINATURA DO PROPRIETÁRIO: EVANDRO CARLOS KUWER PREFEITO MUNICIPAL		