



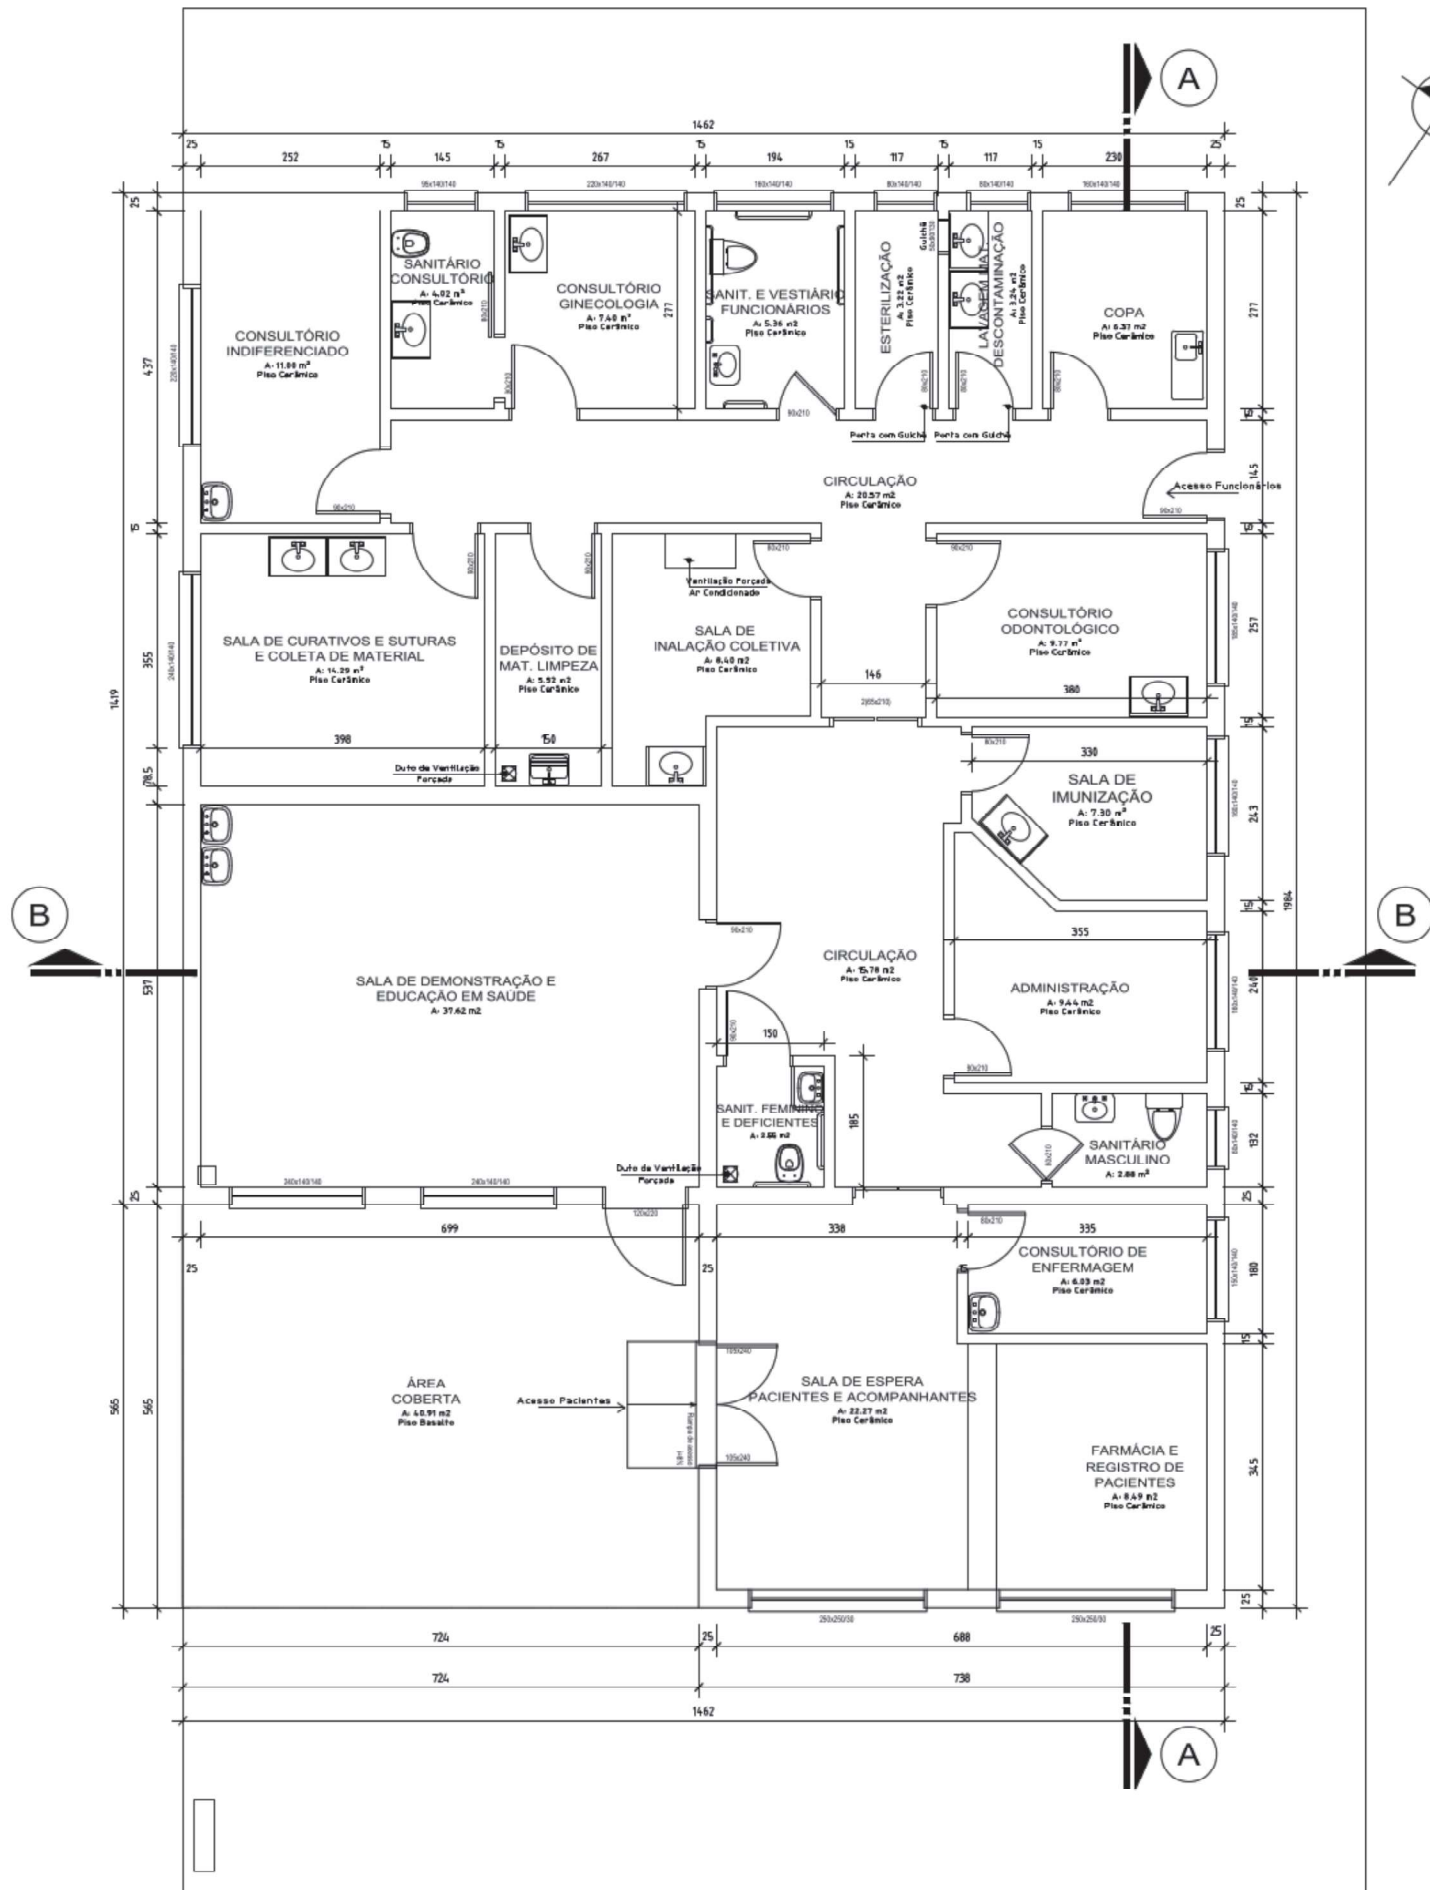

PLANTA BAIXA
Escala 1:75
A: 290.06 m²

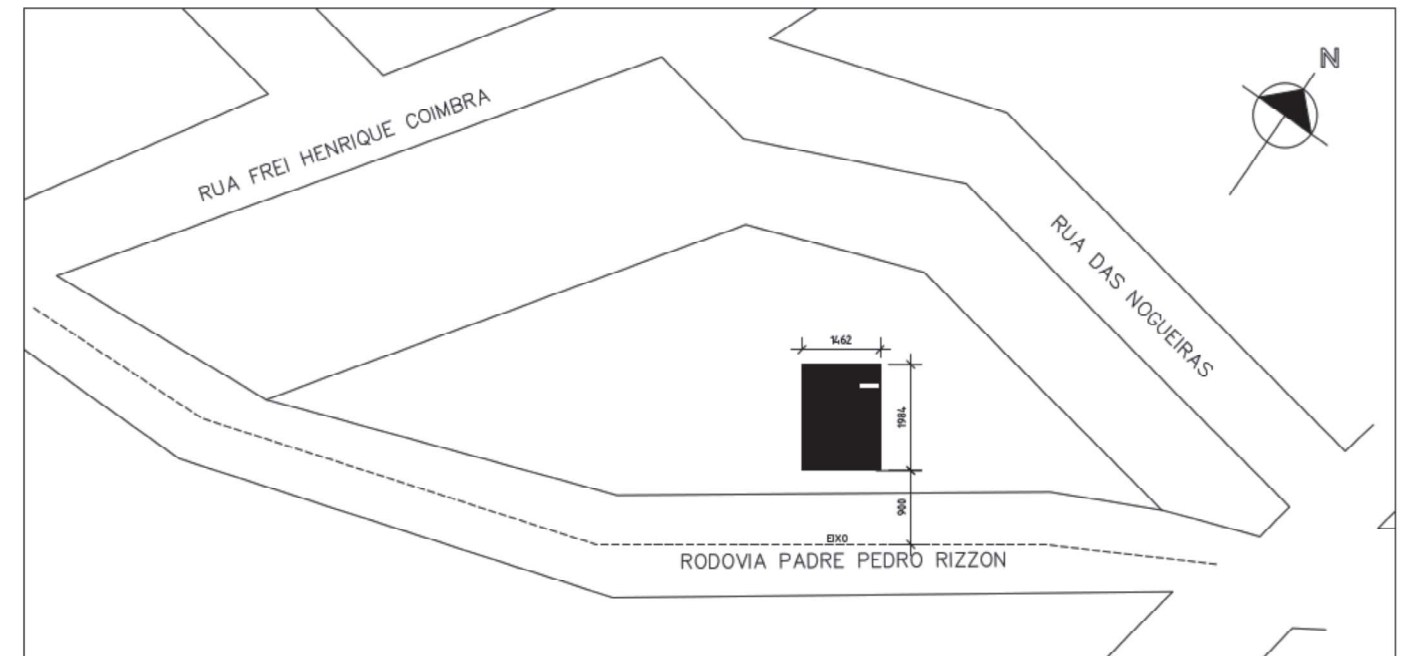

PLANTA DE SITUAÇÃO E LOCALIZAÇÃO
Escala 1:1000



APROVADO


Em 27/05/2024
[Signature]

APROVADO CONFORME:

[Signature]
TÉCNICO Nº 01/2024

Alexandre Müller Ribeiro
Fiscal Sanitário
Matrícula 10065

Prefeitura Mun. de São Marcos - RS
[Signature]
Ramona Romio
Arquiteta e Urbanista - CAU A42.350-5

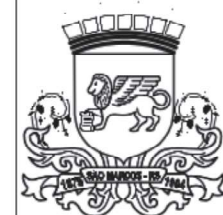

PREFEITURA MUNICIPAL DE SÃO MARCOS
NÚCLEO DE ENGENHARIA

OBRA: OBRA DE RECUPERAÇÃO / MANUTENÇÃO DA ESF SÃO JOSÉ					
PROPRIETÁRIO: PREFEITURA MUNICIPAL DE SÃO MARCOS - SECRETARIA MUNICIPAL DE SAÚDE					
LOCALIZAÇÃO: RODOVIA PADRE PEDRO RIZZON, N.º 888, BAIRRO SÃO JOSÉ OPERÁRIO - SÃO MARCOS / RS					
DISTRITO: 01	ZONA: 02	QUADRA: 0116	LOTE: 0323	T.O.:	LA:
PROJETOS: SITUAÇÃO/LOCALIZAÇÃO - PLANTA BAIXA					
ESCALAS: INDICADAS	DESENHO:	DATA: MARÇO / 2024	ÁREA: 290,06 m ²	VERSÃO: 01	PRANCHA: 01/03
ASSINATURA RESPONSÁVEL TÉCNICO: ANÍDRIA GABRIELA P. MARCON Engenheira Civil - CREA/RS 174.673			ASSINATURA DO PROPRIETÁRIO: EVANDRO CARLOS KUWER-488305500 PREFEITO MUNICIPAL		