


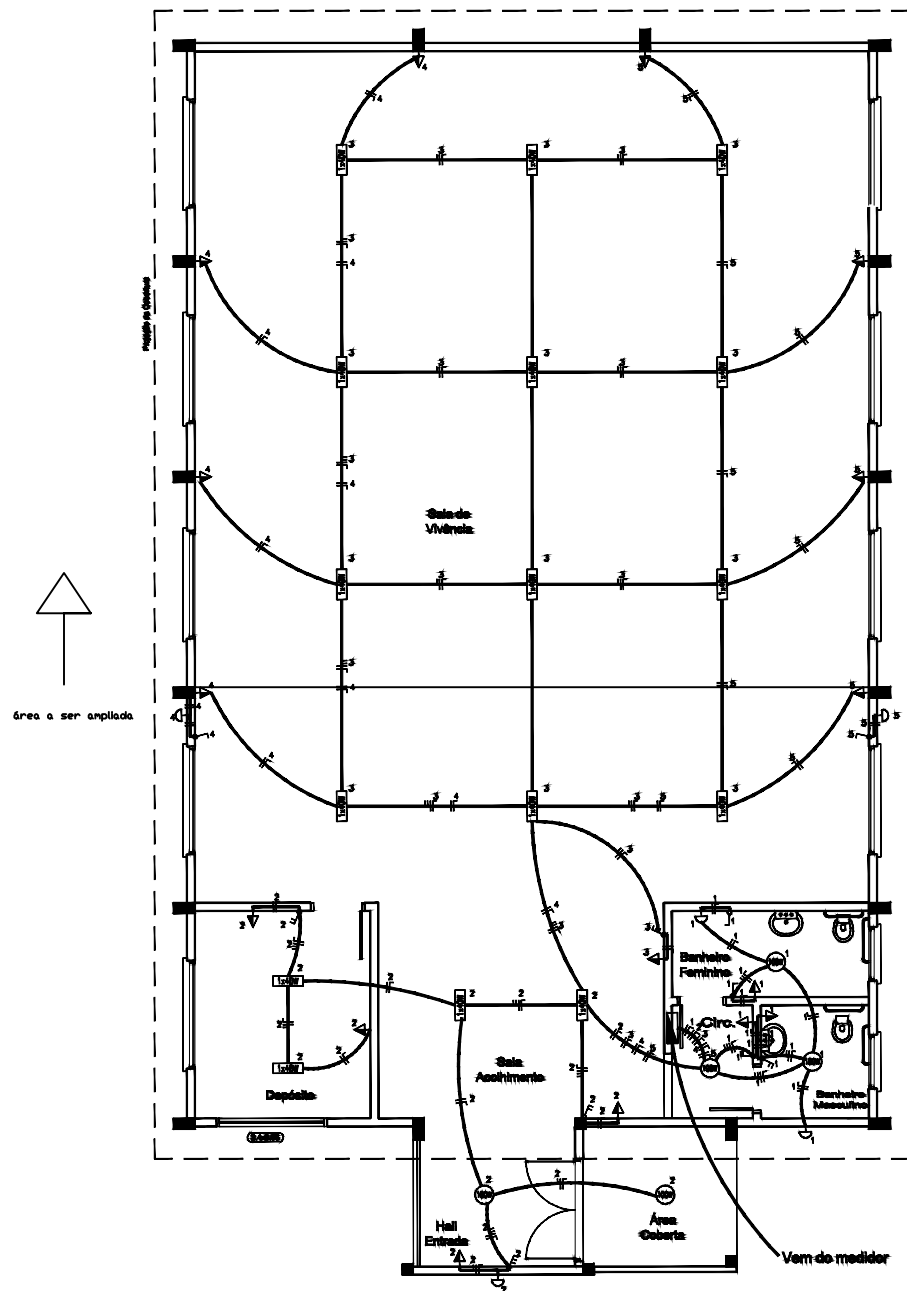

Planta Baixa
Escala: 1/50

LEGENDA

	- Conjunto Tomada de 2P + Interruptor Simples		- Fluorescente
	- Conjunto Tomada de 2P + Interruptor Duplo		- Incandescente 100W
	- Fios Neutro, Fase, Retorno, Condutiva e Terra		- L. Incandescente 400W
	- Estrutura no Teto ou Parede		- Interruptor Duplo
	- Estrutura no Piso		- Interruptor Simples
	- Tubulação de Telefone		- Tomada 2P a 30 am de piso
	- Telefone principal a 20cm do piso		- Tomada 2P a 110 am de piso
	- Tomada 2P para Chuveiro a 210 cm do piso		- Caixa de Distribuição
	- Arandela 100W		- Caixa de Medidor
			- Tomada 2P Ar Condicionado a 100 cm do piso

Área a ser ampliada

ACADEMIA DA SAÚDE
PREFEITURA MUNICIPAL DE IVORÁ - RS

Endereço
Rua Euclides Londero - Ivorá - RS

PROJETO ELÉTRICO
PLANTA BAIXA

Prefeito
SAULO PICCININ

Projeto
VITOR CAMARGO COSTA CREA RS203284

escala área data prancha