



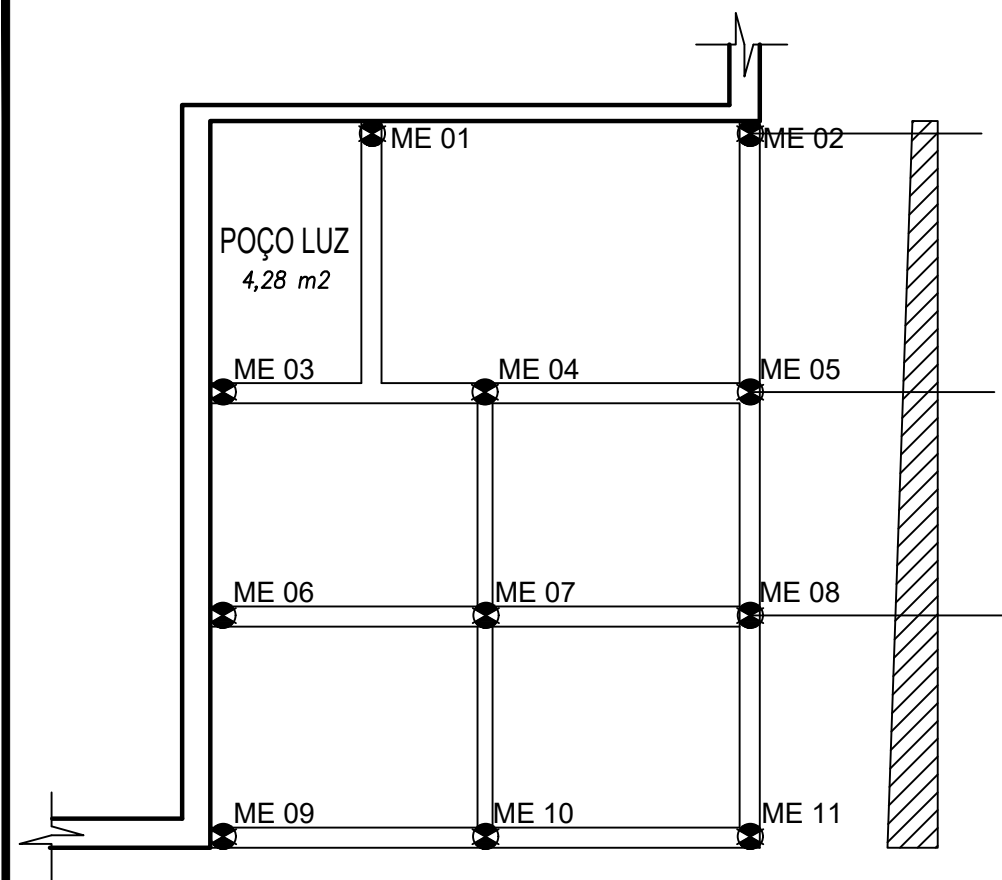

PLANTA BAIXA
MICRO ESTACA/ BALDRAME

LEGENDA


● MICRO ESTACA
Ø25,00MM ATÉ O BLOCO

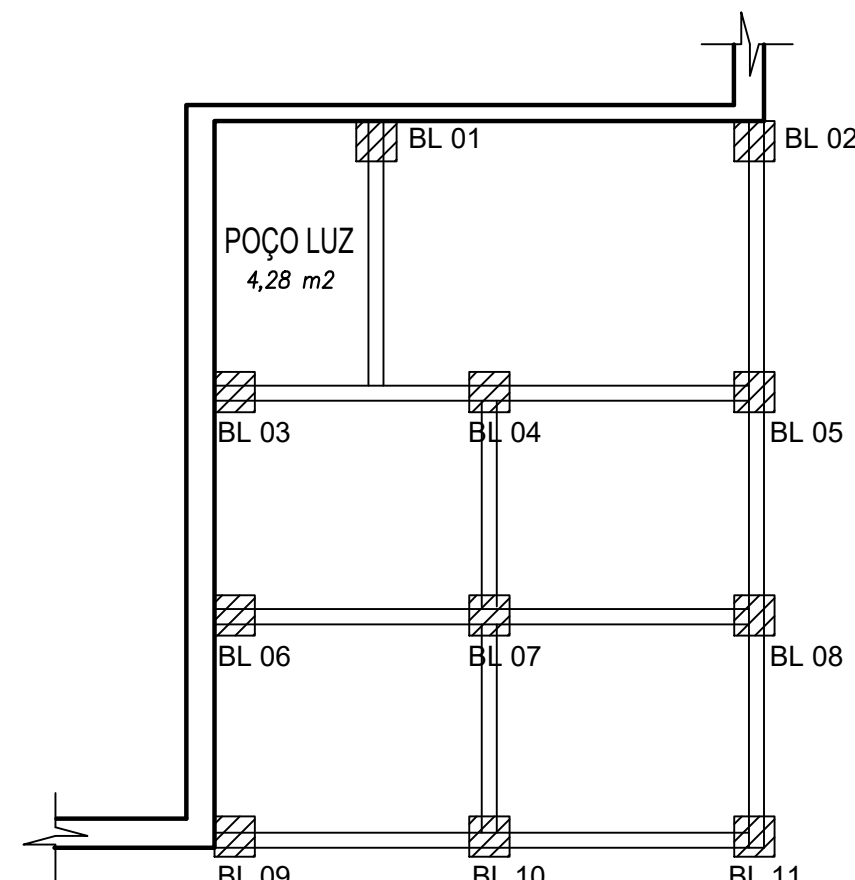



PLANTA BAIXA
BLOCOS DE FUNDAÇÃO

LEGENDA


▨ BLOCO DE CONCRETO - 40 x 40 x 40 cm

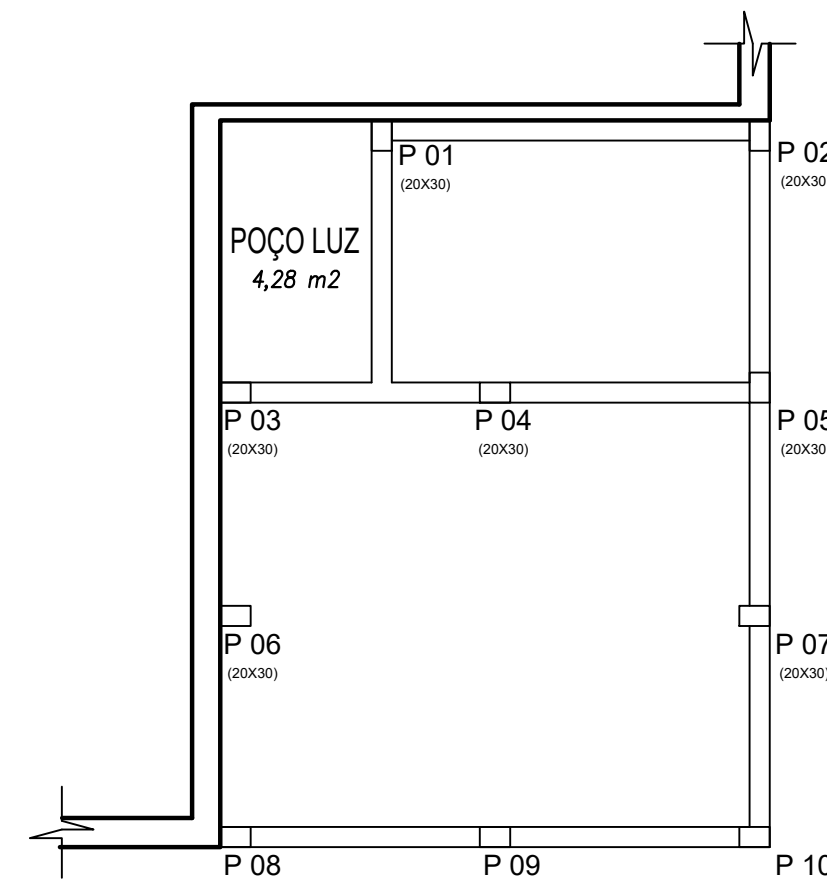


PLANTA BAIXA
PILARES TÉRREO E
PAV. SUPERIOR

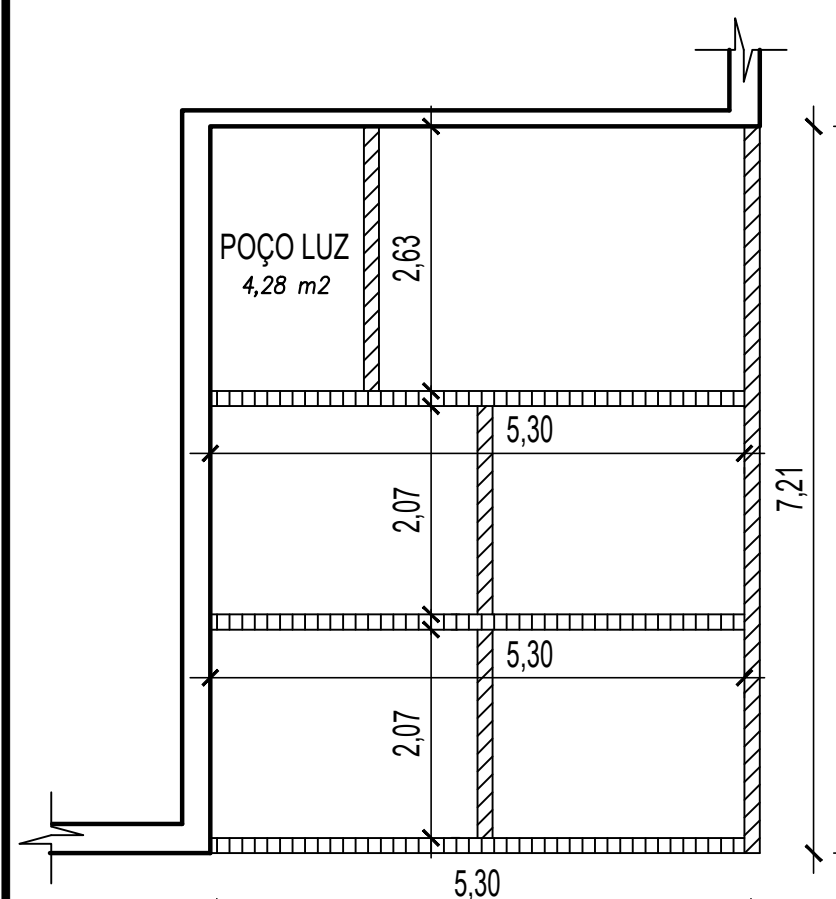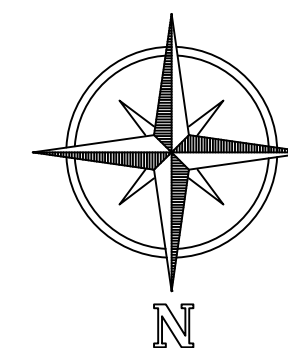

PLANTA BAIXA
BALDRAME

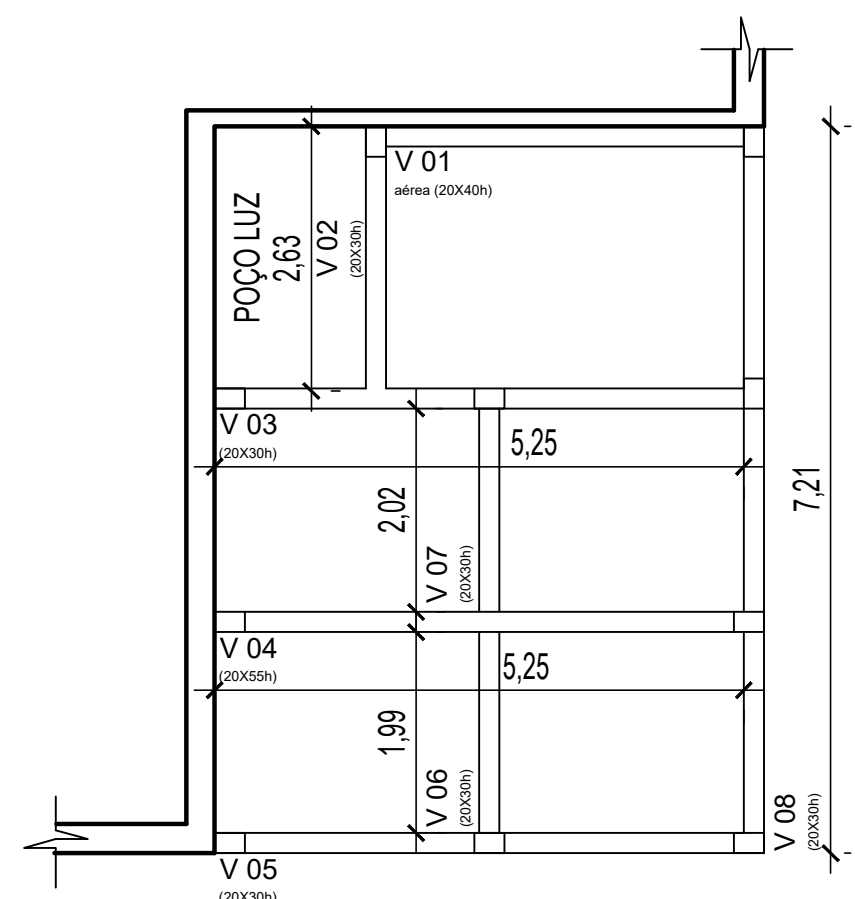

PLANTA BAIXA VIGA DE
RESPALDO TÉRREO E
PAV. SUPERIOR

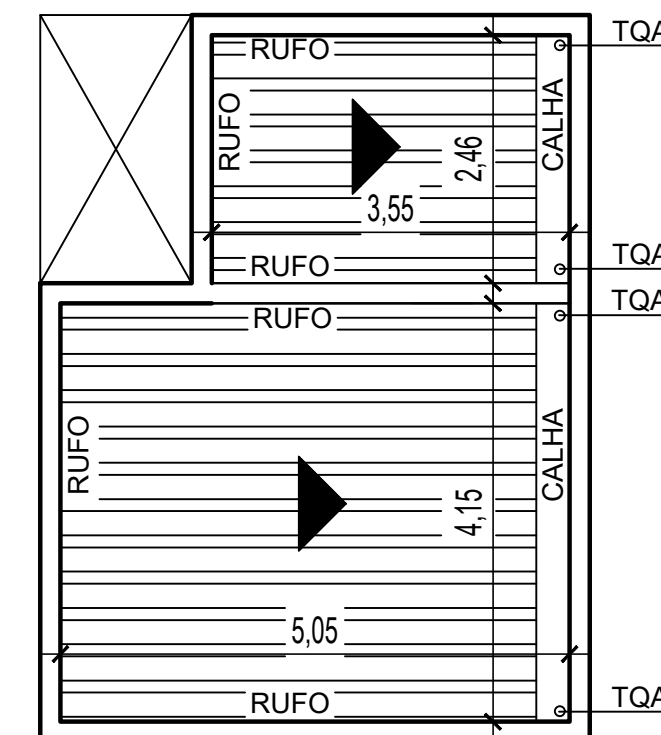

PLANTA BAIXA
COBERTURA AMPLIAÇÃO

TQA - Rede coletora de águas pluviais (vai a caixa de inspeção existente)

TQA - Rede coletora de águas pluviais (vai a caixa de inspeção existente)

PREFEITURA MUNICIPAL DE SÃO JERÔNIMO			
	RESPONSÁVEL TÉCNICO PROJETO E RESPONSÁVEL TÉCNICO FISCAL DA OBRA	PROJETO PALÁCIO ALFREDO SIMCH	
	ARG. E URB. TAIANE DE OLIVEIRA CERNICHIARO CAU RS A 56040-5	GESTOR RESPONSÁVEL	PRANCHA 04
DESCRIÇÃO AMPLIAÇÃO - INFRA E SUPRA ESTRUTURA		EVANDRO AGIZ HEBERLE PREFEITO MUNICIPAL	DESENHO: DIENIFER MOREIRA
ESCALA: 1: 75	ÁREA TOTAL: 715,15M²	DATA NOVEMBRO/2021	