



Situação

1/1250




Localização


1/500

- ÁREA CONSTRUIDA EXISTENTE C/ HABITE-SE: 422,27M²
Proc. 84048/202 Aprovado pela SMS.
- ÁREA A CONSTRUIR AMPLIAÇÃO RBC: 70,80M²
- ÁREA TOTAL: 493,07M²

 PREFEITURA DE CANOAS	CLIENTE PREFEITURA MUNICIPAL DE CANOAS SECRETARIA MUNICIPAL DE PLANEJAMENTO E GESTÃO			
	PROJETO UBS Harmonia - REDE BEM CUIDAR			
	CONTEÚDO Planta Situação e Localização			
PRANCHA N° 01	RESPONSÁVEL TÉCNICO MATILDE PAREDES CAU/BR A14985-3		PROPRIETÁRIO PREFEITURA MUNICIPAL DE CANOAS - RS	
AUTOR DO PROJETO MATILDE PAREDES	CAD VIVIANE JUWER	DATA 05/2023	REVISÃO 00	CONTROLE DE PROJETOS PROJETO DEFINITIVO (x)
ÁREA INDICADA	VERIFICAÇÃO	ESCALA INDICADA	ARQUIVO implantação - rede bem cuidar.dwg	PROJETO NÃO DEFINITIVO ()

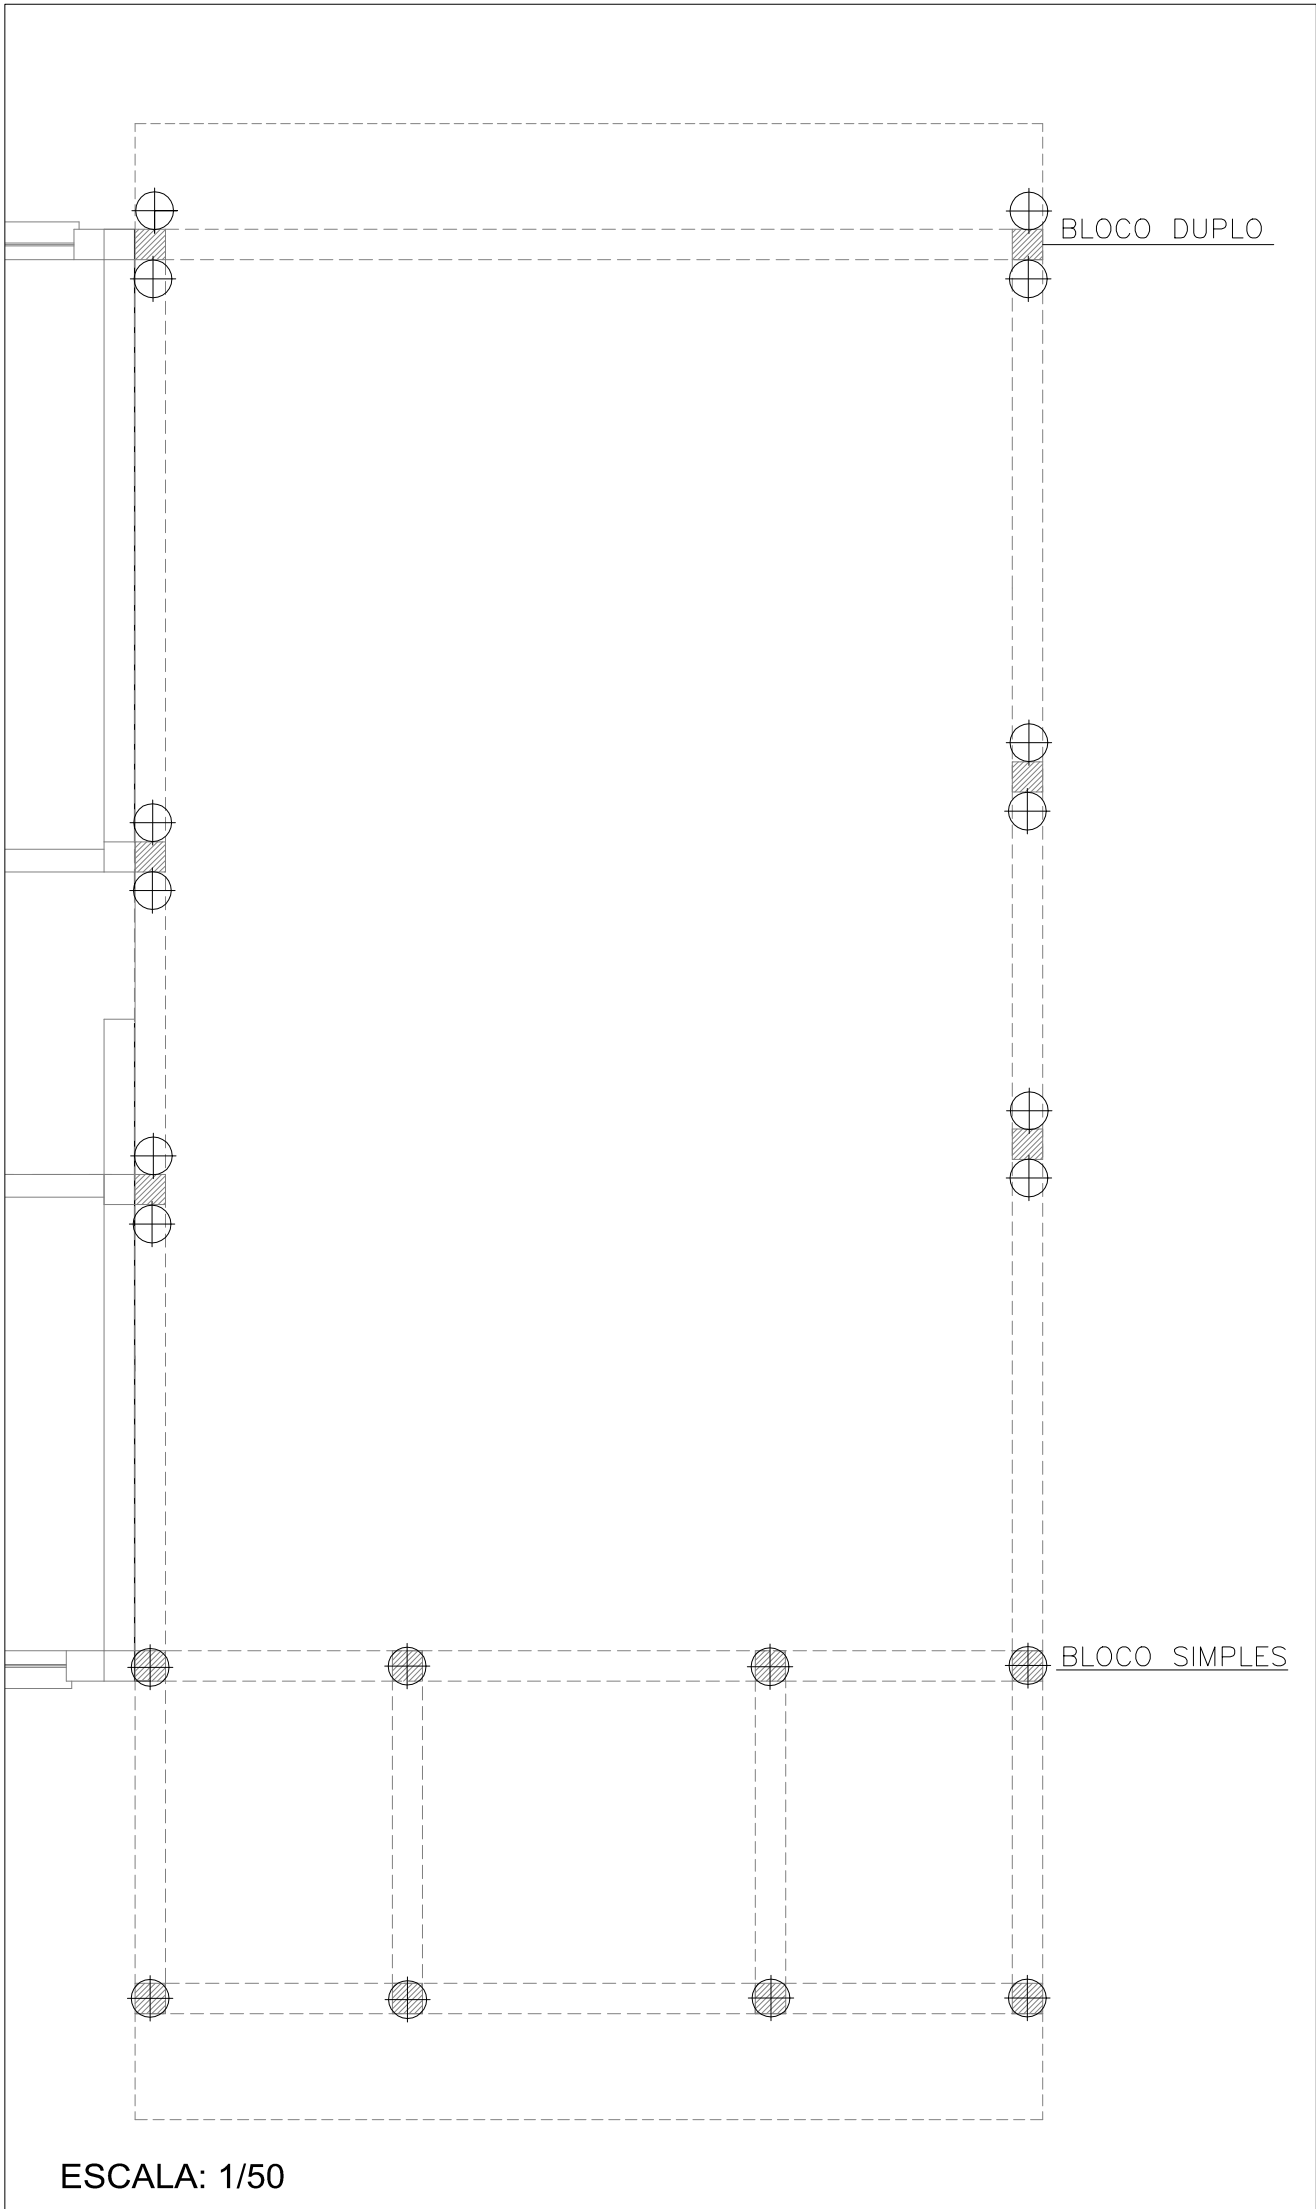

Estaca Tipo Broca
Simples ou Dupla


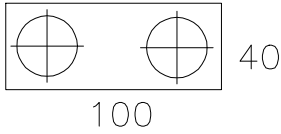


BLOCO DE FUNDAÇÃO

40x40x40 Simples
40x100x40 Dupla


Ferro $\varnothing 10.0$ C/10cm
Ferro $\varnothing 8.0$ C/8cm

VIGA DE FUNDAÇÃO

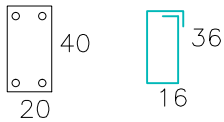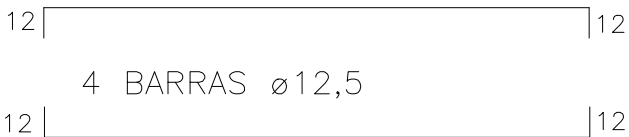

ESTRIBO $\varnothing 5.0$ C/15cm

 VIGA DE ENTREPISO
C/ LAJE PROTENDIDA



ESTRIBO $\varnothing 5.0$ C/15cm

PILARES 20x20




4x 10mm
ESTRIBO C/15cm
e=5mm

 PREFEITURA DE CANOAS	CLIENTE PREFEITURA MUNICIPAL DE CANOAS SECRETARIA MUNICIPAL DE PLANEJAMENTO E GESTÃO			
	PROJETO UBS Harmonia - REDE BEM CUIDAR			
	CONTEÚDO Estrutural			
	PRANCHA N° 06	RESPONSÁVEL TÉCNICO MATILDE PAREDES CAU/BR A14985-3		PROPRIETÁRIO PREFEITURA MUNICIPAL DE CANOAS - RS
AUTOR DO PROJETO MATILDE PAREDES	CAD VIVIANE JUWER	DATA 06/2023	REVISÃO 00	CONTROLE DE PROJETOS PROJETO DEFINITIVO (x)
ÁREA INDICADA	VERIFICAÇÃO	ESCALA INDICADA	ARQUIVO estrutural - rede bem cuidar.dwg	PROJETO NÃO DEFINITIVO ()




SIMBOLOGIA	
HF	ÁGUA FRIA
AC	AR CONDICIONADO
→	ACESSOS E FLUXOS


PLANTA BAIXA
ESCALA 1/50

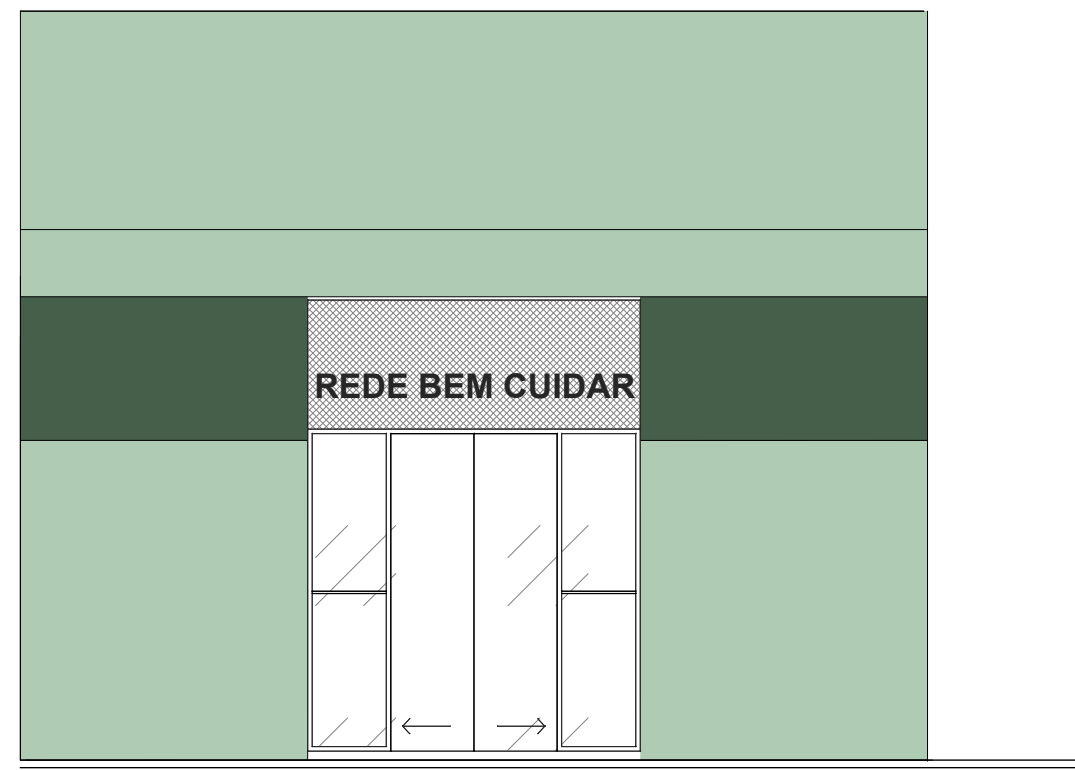


ELEVAÇÃO FRONTAL
ESCALA 1/50

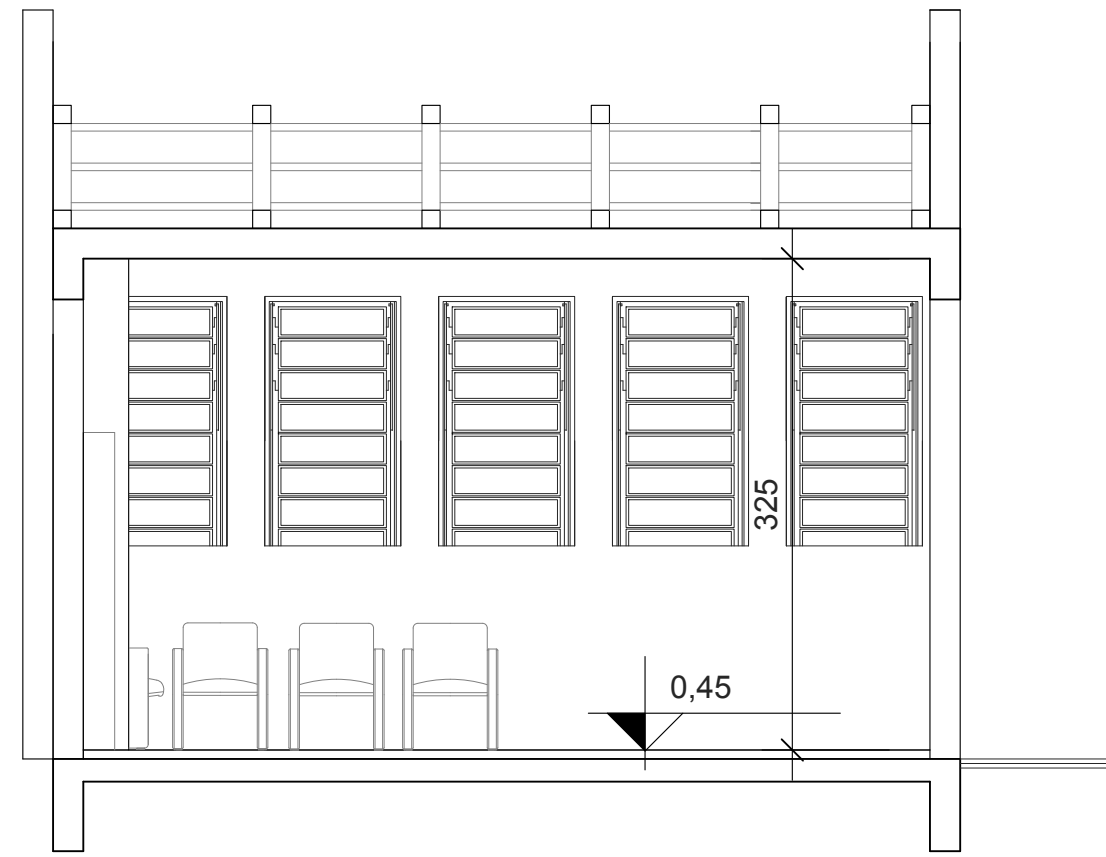

CORTE AA
ESCALA 1/50

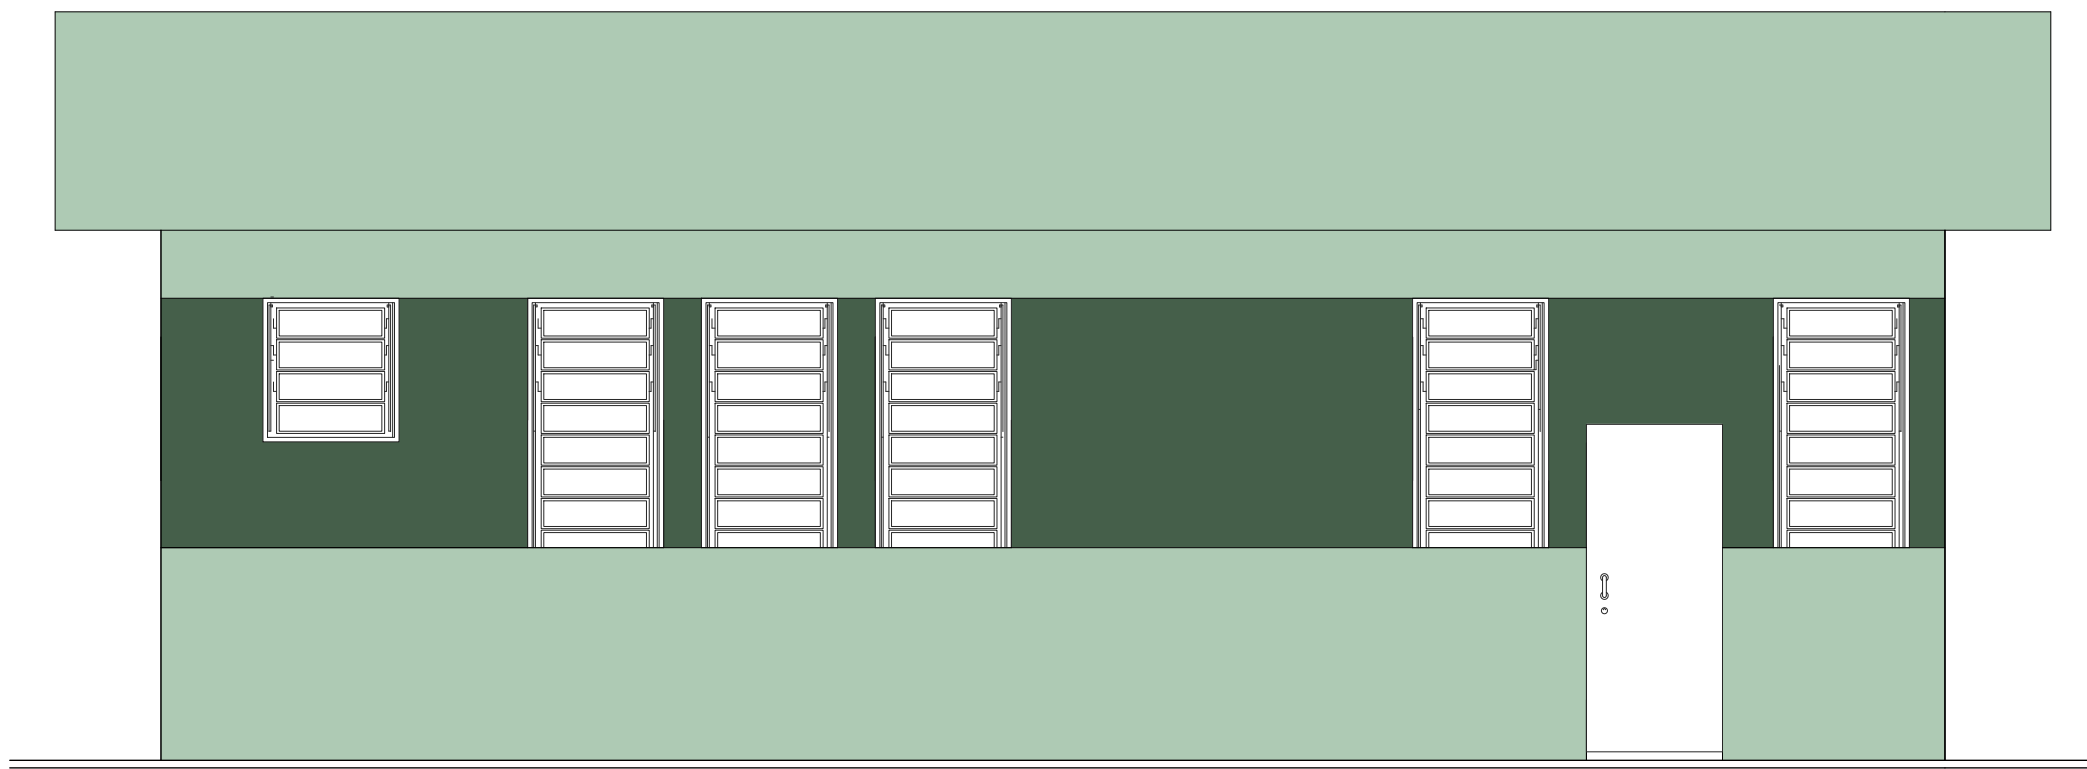


ELEVAÇÃO LATERAL DIREITA
ESCALA 1/50

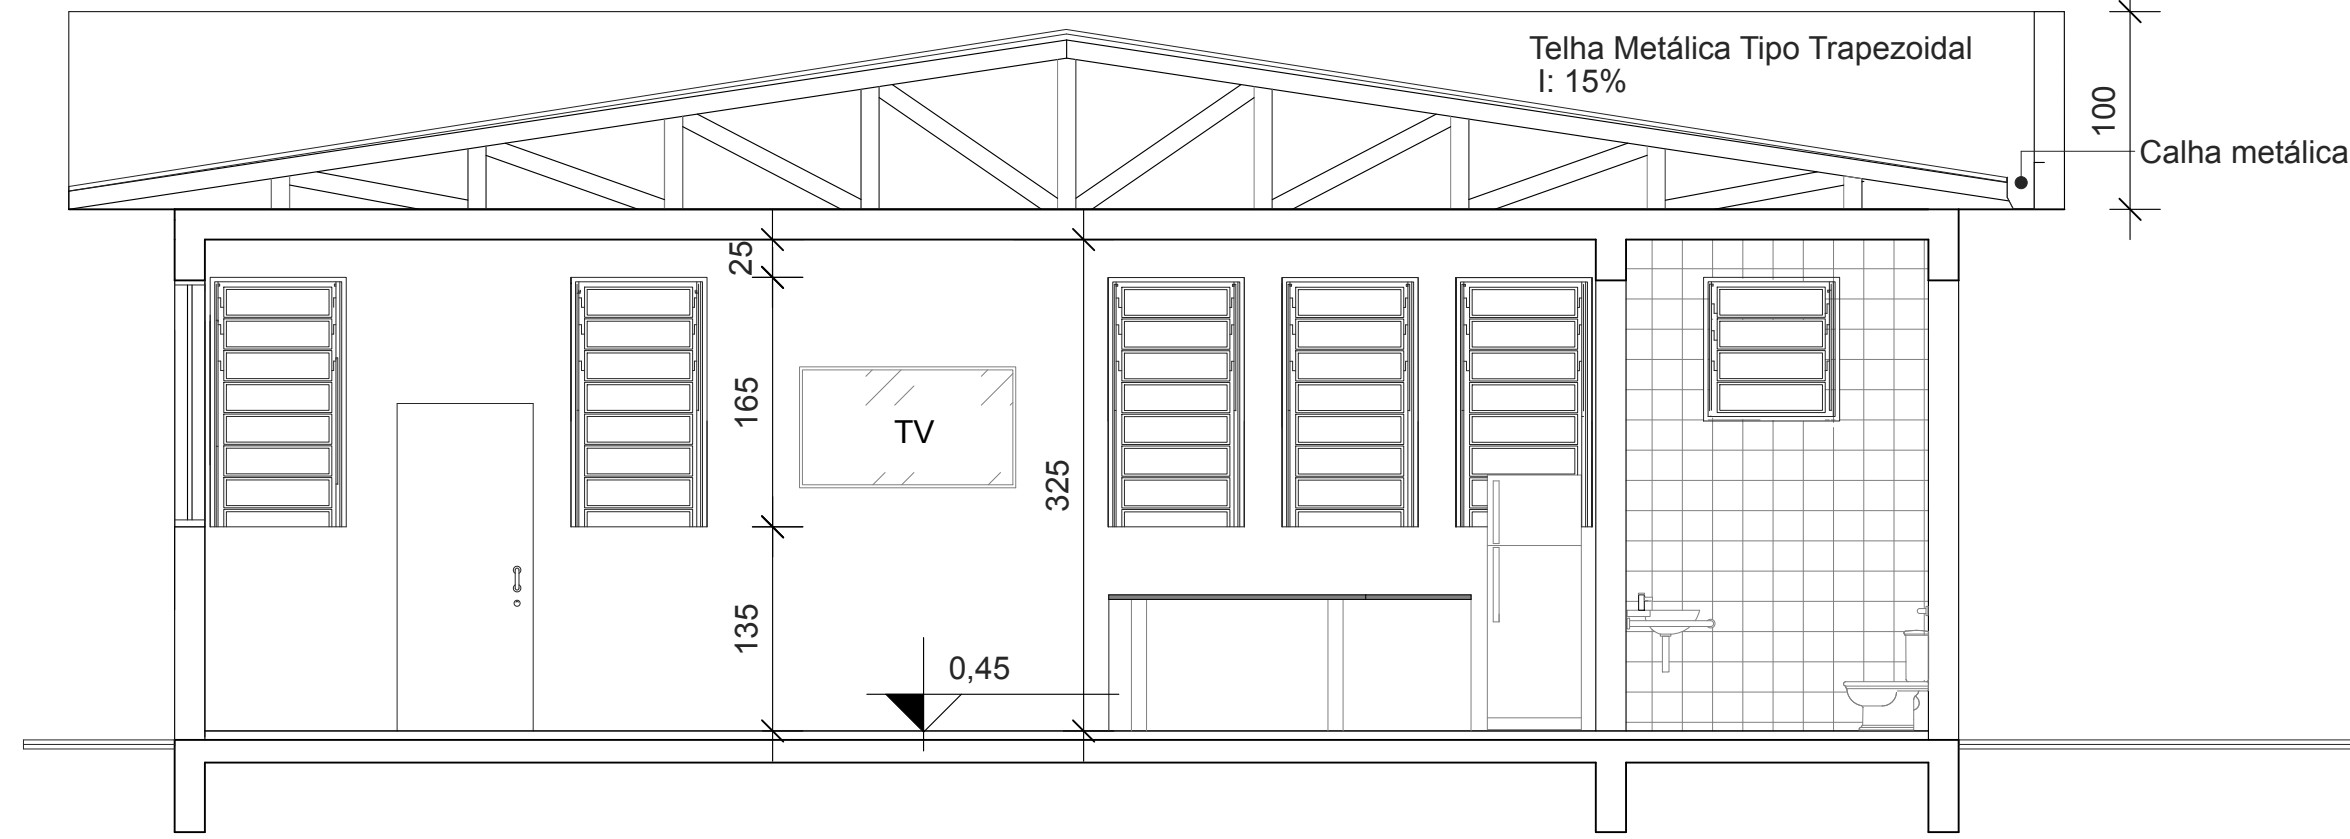

CORTE BB
ESCALA 1/50

Observações:


- 1- Todas as torneiras serão dotadas de fechamento sem uso das mãos conforme memorial descritivo.
- 2- Todas as luminárias serão do tipo painel led, isto é, protegidas e sem risco de explosão.

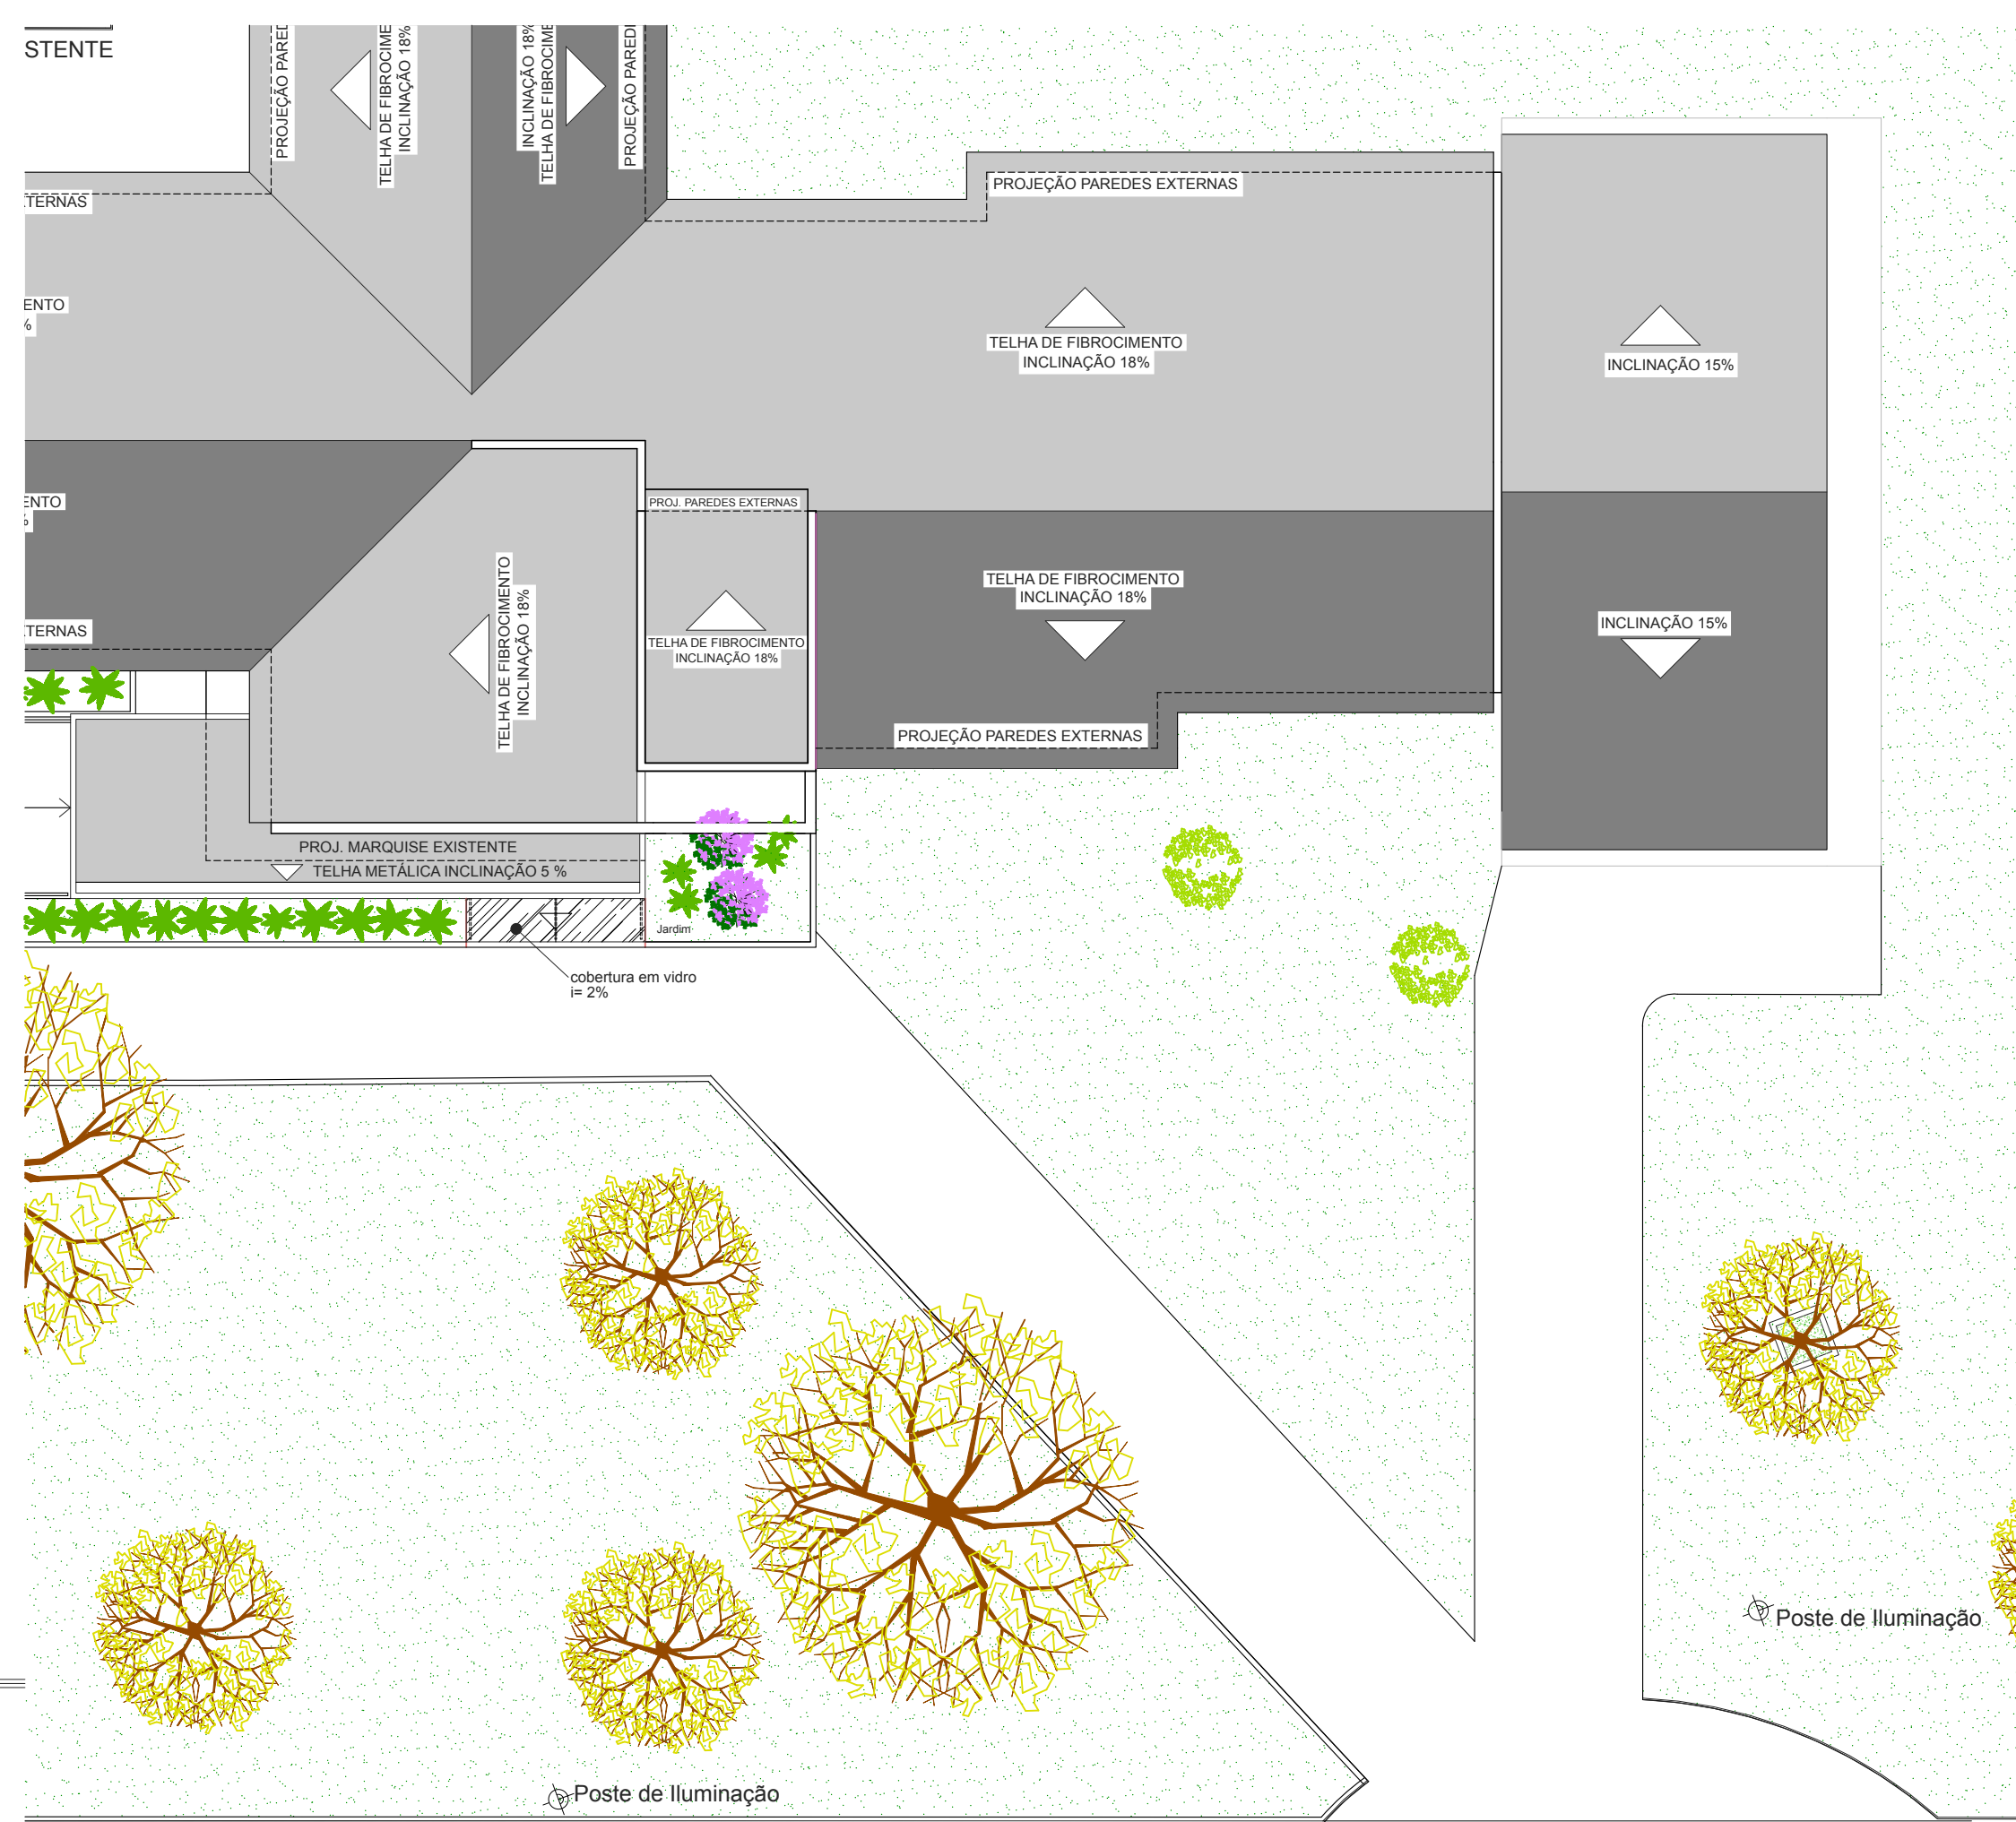





IMPLANTAÇÃO COM PLANTA DE COBERTURA
ESCALA 1/125

COR VERDE GOMA DE HORTELÃ, REFERÊNCIA CORAL
COR VERDE JADE, REFERÊNCIA CORAL


	CLIENTE: PREFEITURA MUNICIPAL DE CANOAS, SECRETARIA MUNICIPAL DE PLANEJAMENTO E GESTÃO	
	PROJETO: UBS Harmonia - REDE BEM CUIDAR	
PRONCHIA Nº	CONTEÚDO: Planta Baixa, Corte AA, Corte BB, Elevações e Cobertura	
	RESPONSÁVEL TÉCNICO: MATILDE PAREDES CAUBR A14885-3	
02	PREFEITURA MUNICIPAL DE CANOAS - RS	
AUTOR DO PROJETO: CÃO VIVIANE JUIVER	DATA: 05/2023	REVISÃO: 00
ÁREA: INDICADA	VERIFICAÇÃO: INDICADA	ARQUIVO: INDICADA
CONTROLE DE PROJETOS: PROJETO DEFINITIVO (X)		PROJETO NÃO DEFINITIVO ()

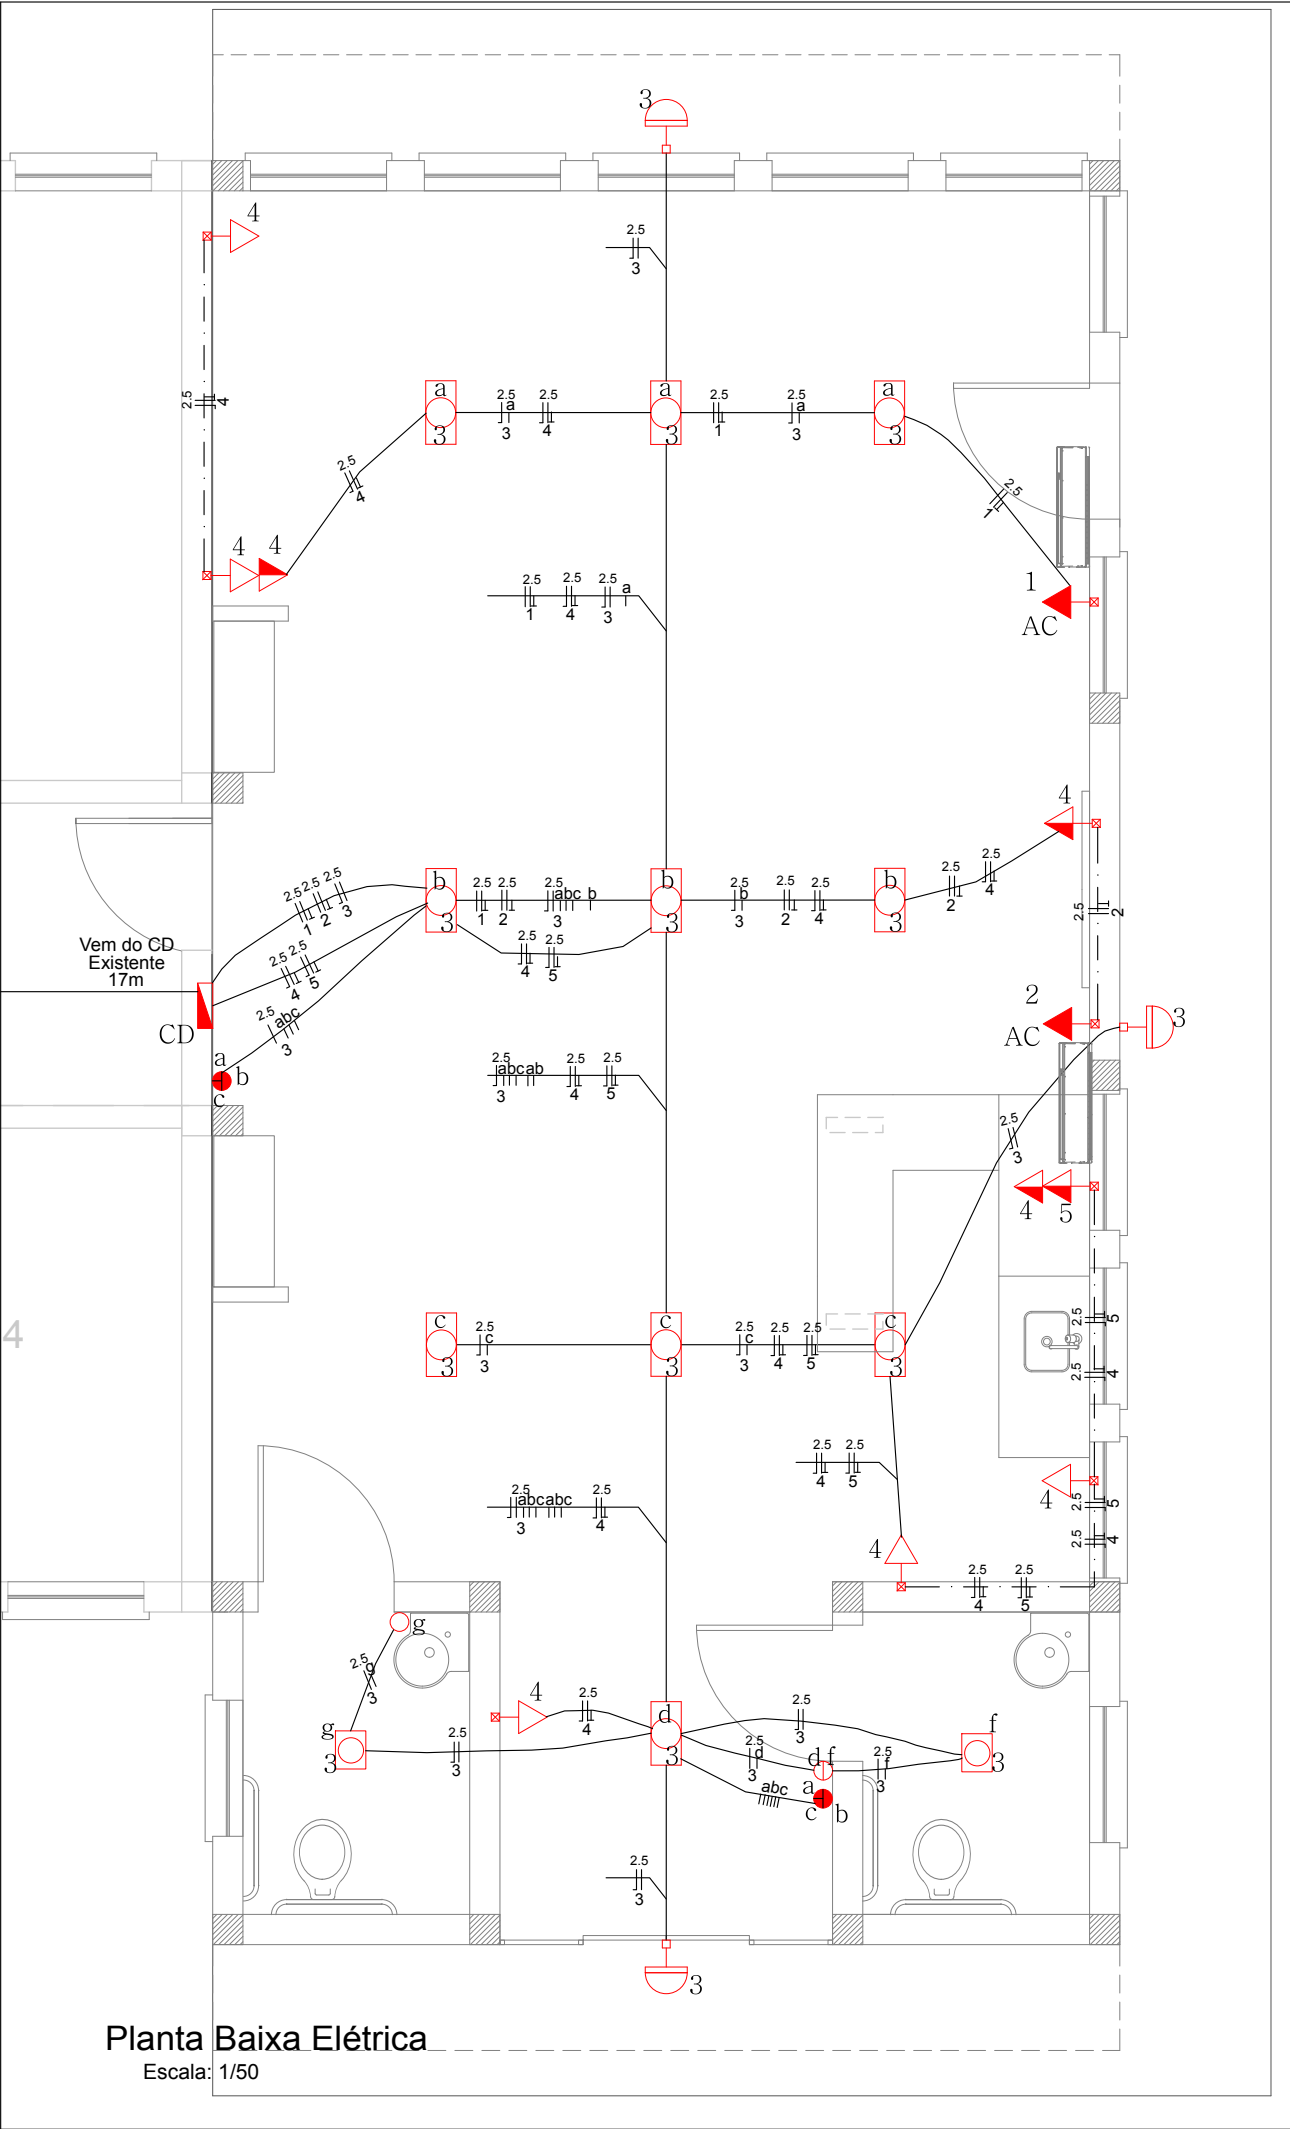





		W	DISJ.	mm2	
1	AC	1500W	2x20	2,5	2x220V
2	AC	1500W	2x20	2,5	2x220V
3	ILUMINAÇÃO	10 x 40W 3 x 250W 2 x 18W	20A	2,5	1x127V
4	TOMADAS	8 x 100W	20A	2,5	1x127V
5	MICROONDAS	1500W	20A	2,5	1x127V
		T=6500W			

    -  Tomada Baixa H: 40cm
-  Tomada Média H: 1.20cm
-  Tomada Alta H: 2.20cm
-  Painei Slim LED Retangular 40W
-  Painei Slim LED Retangular 18W
-  Relé Fotoelétrico p/ comando Ilum. Externa
-  Interruptor Simples
-  Interruptor Duplo
-  Interruptor Paralelo Triplo
-  Tubo Rígido ø25mm ou 1"
-  AC 18000 BTU

 PREFEITURA DE CANOAS	CLIENTE PREFEITURA MUNICIPAL DE CANOAS SECRETARIA MUNICIPAL DE PLANEJAMENTO E GESTÃO			
	PROJETO UBS Harmonia - REDE BEM CUIDAR			
	CONTEÚDO Planta Baixa Elétrica			
PRANCHA N° 04	RESPONSÁVEL TÉCNICO MATILDE PAREDES CAU/BR A14985-3		PROPRIETÁRIO PREFEITURA MUNICIPAL DE CANOAS - RS	
AUTOR DO PROJETO MATILDE PAREDES	CAD VIVIANE JUWER	DATA 05/2023	REVISÃO 00	CONTROLE DE PROJETOS PROJETO DEFINITIVO (x)
ÁREA INDICADA	VERIFICAÇÃO	ESCALA 1/50	ARQUIVO elétrico - rede bem cuidar.dwg	PROJETO NÃO DEFINITIVO ()

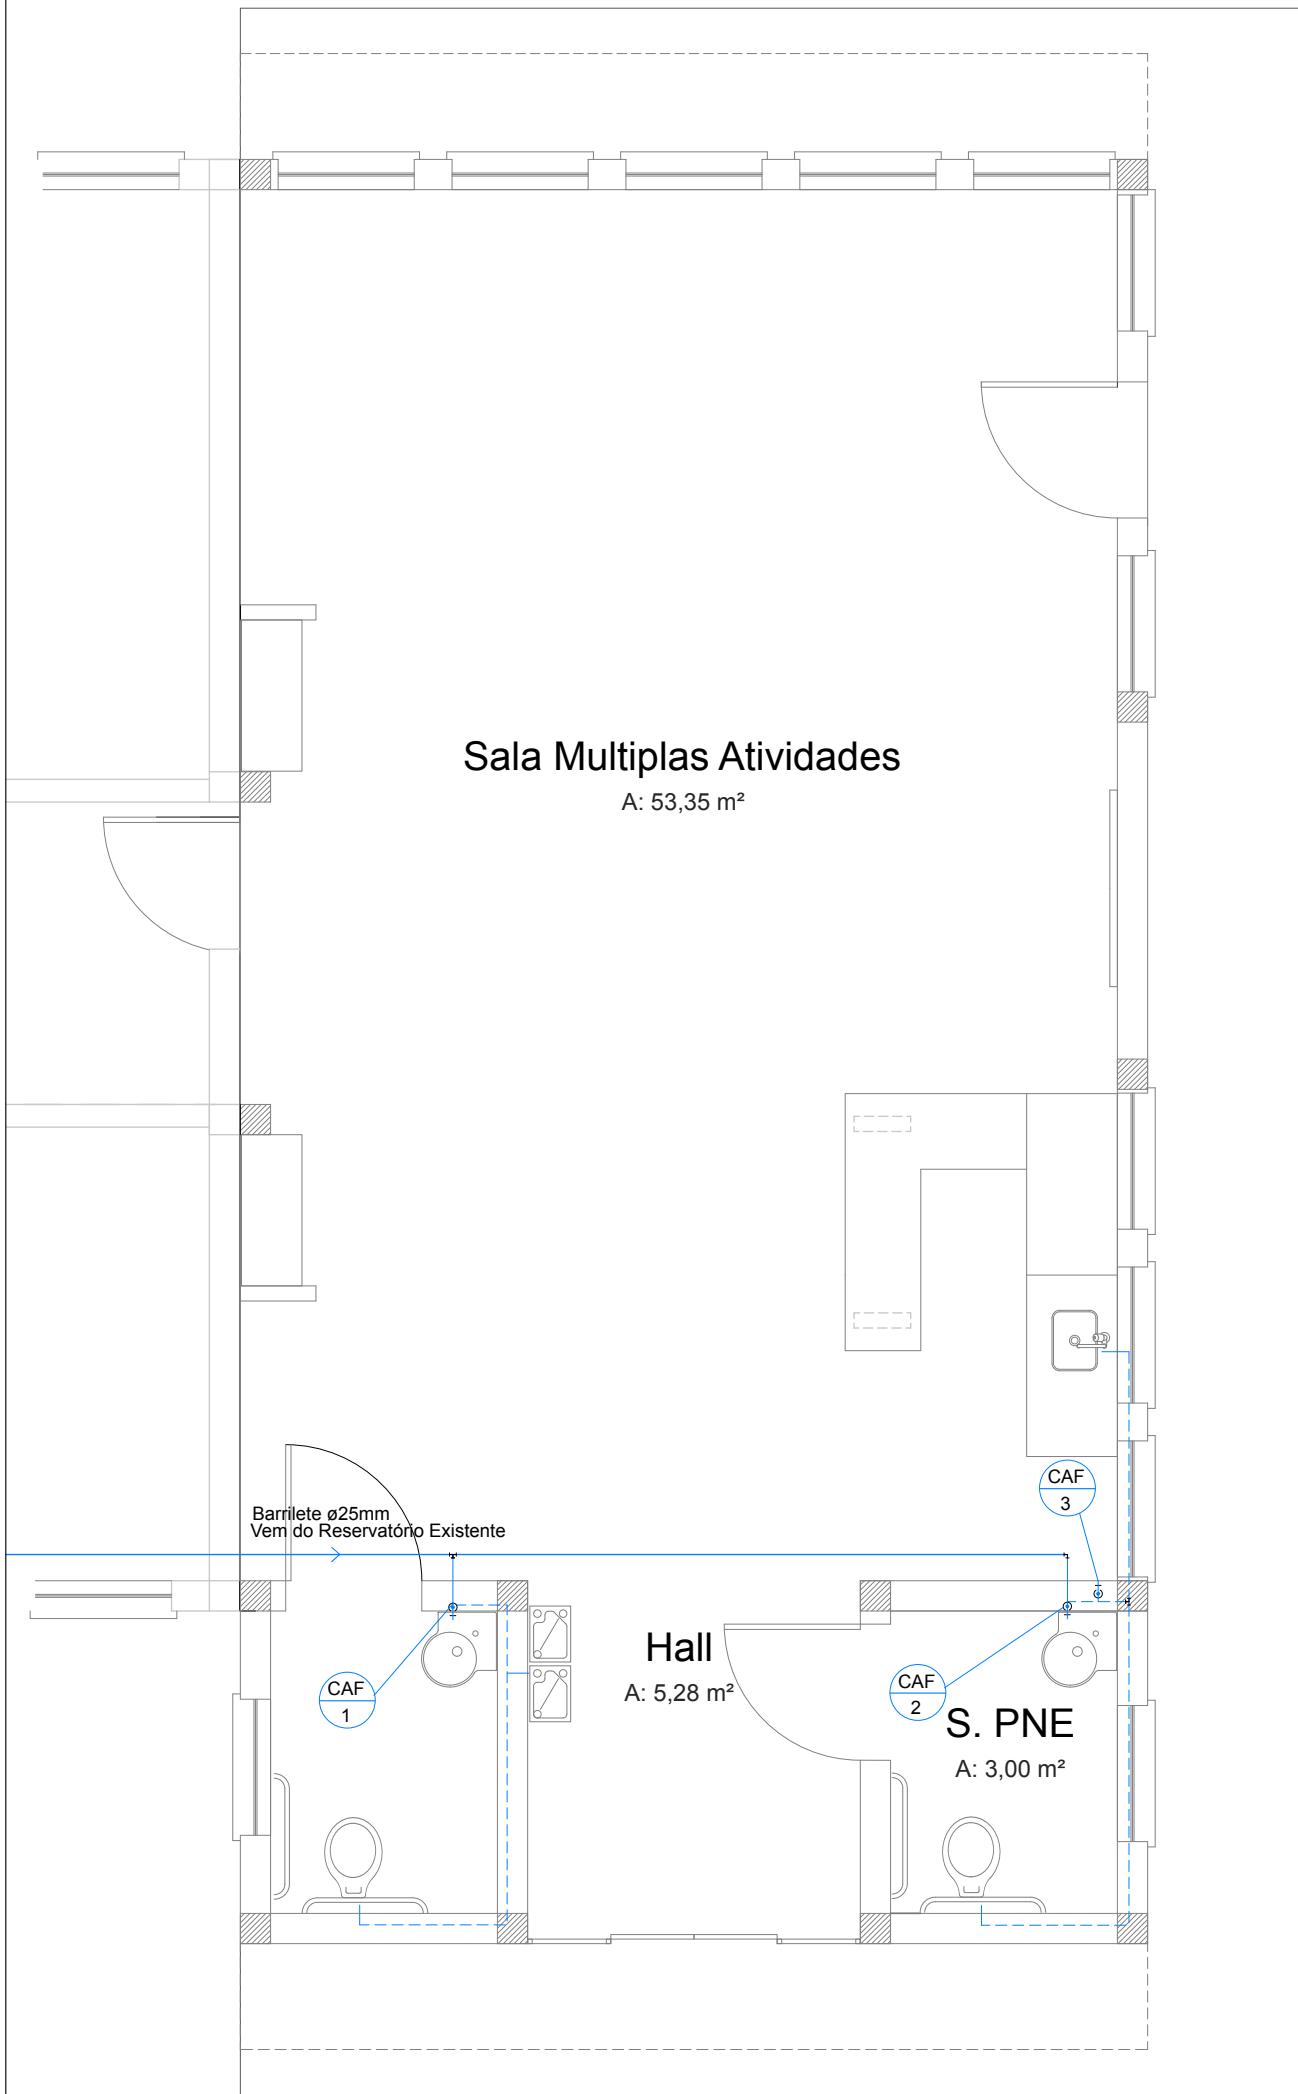

PLANTA BAIXA HIDRÁULICO
ESCALA: 1/50

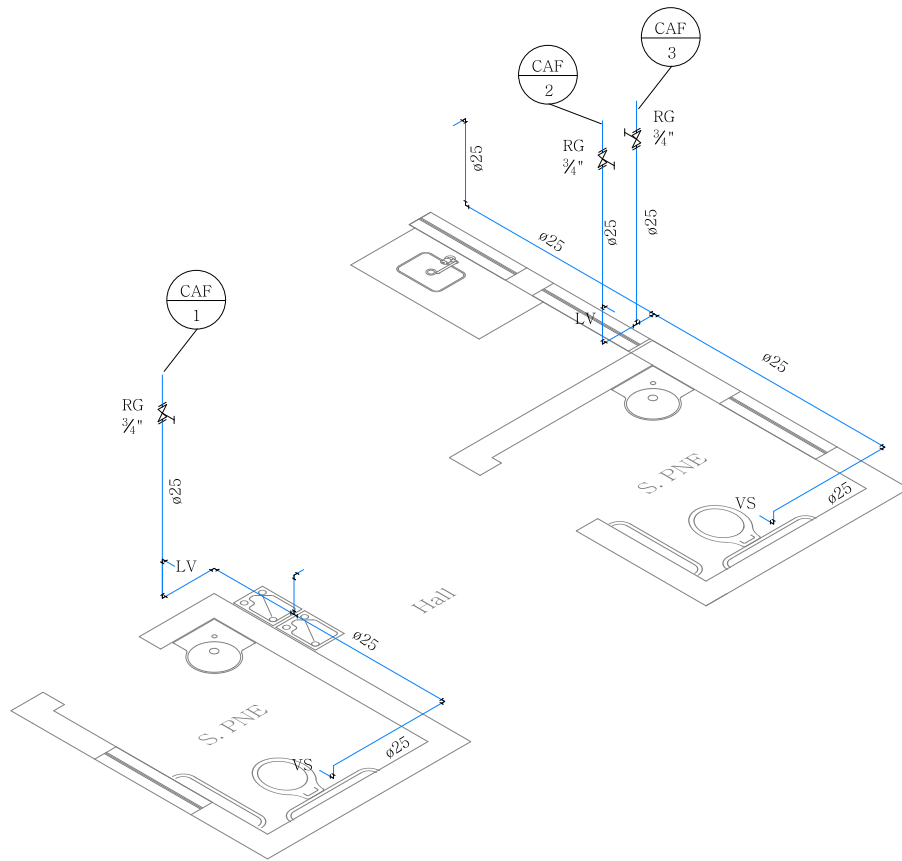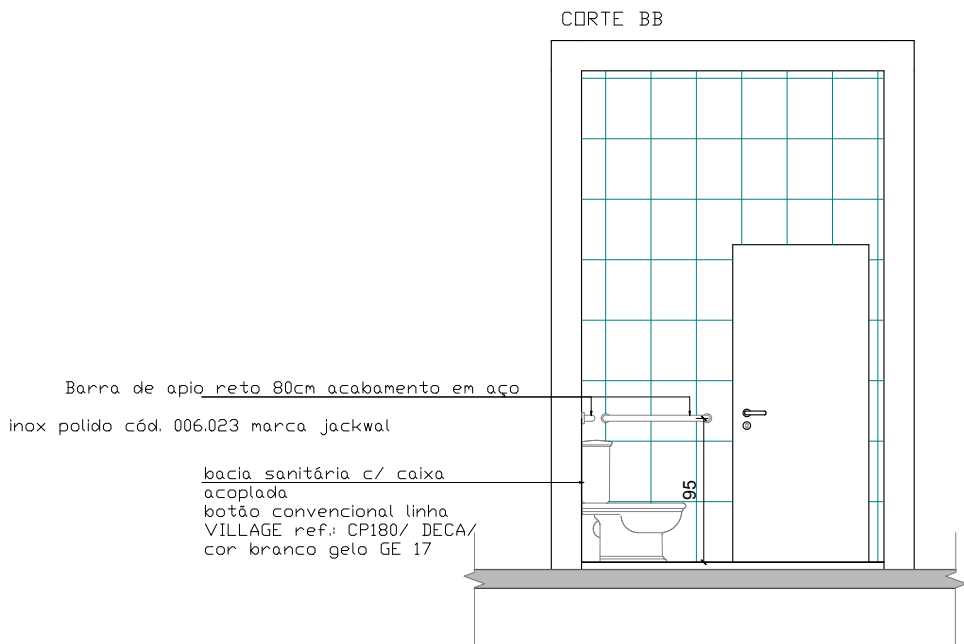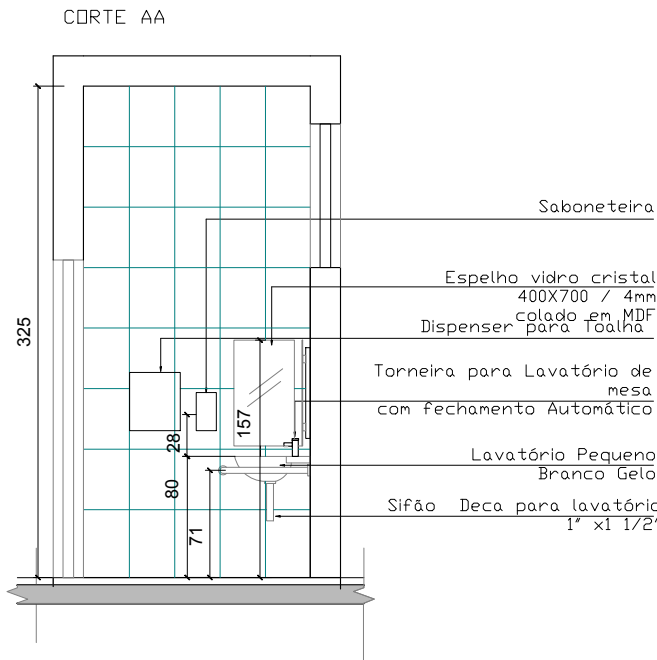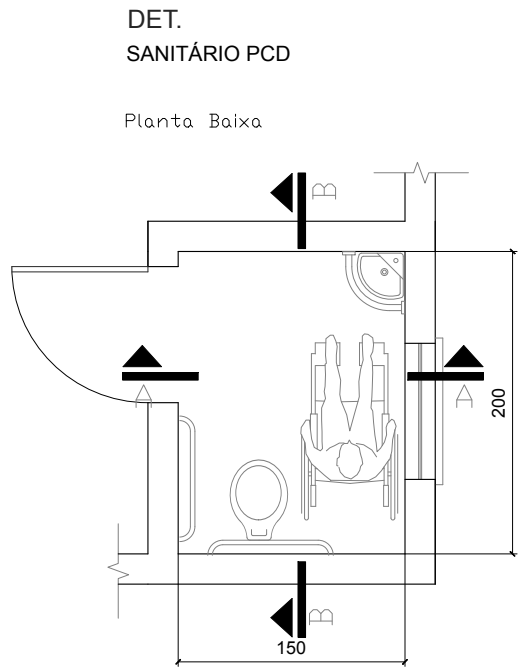


SIMBOLOGIA

- CONEXÕES
- SENTIDO DO FLUXO
- TUBULAÇÃO PVC
- REGISTRO


 PREFEITURA DE CANOAS	CLIENTE PREFEITURA MUNICIPAL DE CANOAS SECRETARIA MUNICIPAL DE PLANEJAMENTO E GESTÃO			
	PROJETO UBS Harmonia - REDE BEM CUIDAR			
	CONTEÚDO HIDRÁULICO			
	PRANCHA N° 05	RESPONSÁVEL TÉCNICO MATILDE PAREDES CAU/BR A14985-3		PROPRIETÁRIO PREFEITURA MUNICIPAL DE CANOAS - RS
AUTOR DO PROJETO MATILDE PAREDES	CAD VIVIANE JUWER	DATA 05/2023	REVISÃO 00	CONTROLE DE PROJETOS PROJETO DEFINITIVO (x) PROJETO NÃO DEFINITIVO ()
ÁREA INDICADA	VERIFICAÇÃO	ESCALA 1/50	ARQUIVO hid estengramas - rede bem cuidar.dwg	

DET.
SANITÁRIO PCD

Planta Baixa

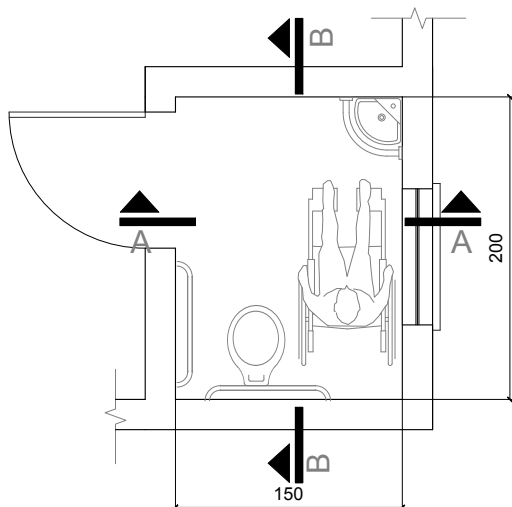


CORTE AA

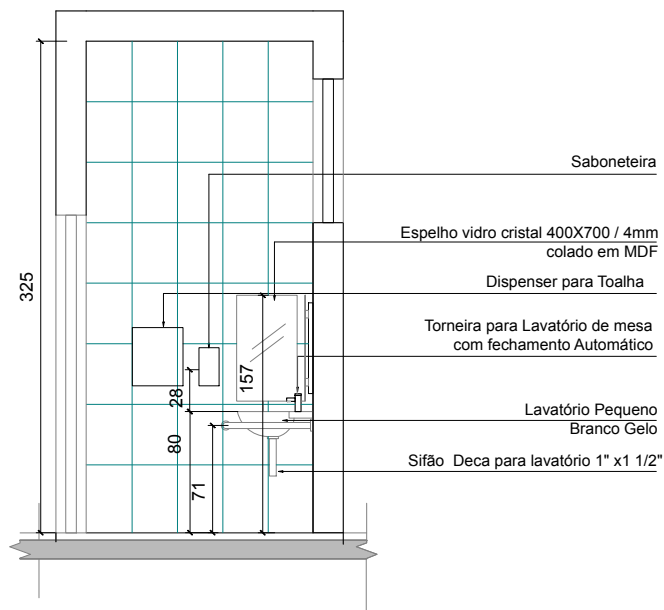

CORTE BB

Barra de apoio reto 80cm acabamento em aço inox polido cód. 006.023 marca jackwal

bacia sanitária c/ caixa acoplada
botão convencional linha VILLAGE ref.:
CP180/ DECA/ cor branco gelo GE 17

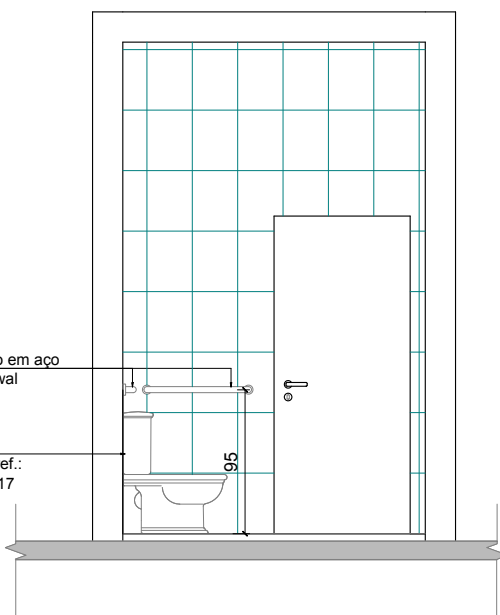

**PREFEITURA DE
CANOAS**

PRANCHA N°

3

CLIENTE
PREFEITURA MUNICIPAL DE CANOAS
GABINETE DO PREFEITO - ESCRITÓRIO DE PROJETOS

PROJETO
UBS HARMONIA - REDE BEM CUIDAR

CONTEÚDO
Detalhamento Banheiros

RESPONSÁVEL TÉCNICO

MATILDE PAREDES
CAU/BR A14985-3

PROPRIETÁRIO

PREFEITURA MUNICIPAL DE CANOAS - RS

AUTOR DO PROJETO
MATILDE PAREDES

CAD
VIVIANE JUWER

DATA
05/2023

REVISÃO
00

CONTROLE DE PROJETOS

PROJETO DEFINITIVO (x)

ÁREA
INDICADA

VERIFICAÇÃO

ESCALA
1/50

ARQUIVO
detalhe sanitário pcd - rbc.dwg

PROJETO NÃO DEFINITIVO ()