

PLANTA BAIXA
Caps Infantil



Prefeitura Municipal de Montenegro

Secretaria Municipal de Gestão e Planejamento SMGEP

Rua João Pessoa, 1363 Bairro Centro Montenegro, RS Fone (51) 3649.8265

Obra/Projeto

Reforma do CAPS Infantil

Endereço

Rua Ricardo Jahn, nº 320 - Bairro São Paulo, Montenegro/RS

Proprietário

Município de Montenegro

Responsável técnico

Valéria Wollmann
CAU A195685-0

Escala

1/50

Data

08/2024

SECRETARIA MUNICIPAL DE
GESTÃO E PLANEJAMENTO



PREFEITURA
MUNICIPAL DE
MONTENEGRO






ADMINISTRAÇÃO
MUNICIPAL

Prancha

01/03

CONVENÇÕES DAS INSTALAÇÕES ELÉTRICAS

- QUADRO DO MEDIDOR
- CENTRO DE DISTRIBUIÇÃO - CD
- CAIXA DE PASSAGEM NO PISO
- CAIXA DE PASSAGEM - H=2,25m OU TETO
- ATERRAMENTO
- PONTO DE LUZ NO TETO
- PONTO DE LUZ NA PAREDE
- LUMINÁRIA C/ FOTOCÉLULA
- INTERRUPTOR DE UMA SECÇÃO
- INTERRUPTOR DE DUAS SECÇÕES
- INTERRUPTOR DE TRES SECÇÕES
- INTERRUPTOR HOTEL
- TOMADA NA PAREDE H=0.35m
- TOMADA NA PAREDE H=1.25m
- TOMADA ALTA NA PAREDE H=2.15m
- ANTENA DE TV OU FM H=0.30m
- TELEFONE
- OBS.: TOMADAS S/ INDICAÇÃO=100w
- ELETRODUTO QUE SOBE, PASSA E DESCE
- ELETRODUTO NO TETO
- ELETRODUTO NA PAREDE
- ELETRODUTO NO PISO
- CONDUTORES NEUTRO, FASE, RETORNO , RETORNO DA CAMPAINHA E TERRA.
- DUTO ANTENA TELEFONE
- DUTO TV
- OBS.: CONDUTORES VER QUADRO DE CARGAS
ELETRODUTO NÃO COTADO D=25

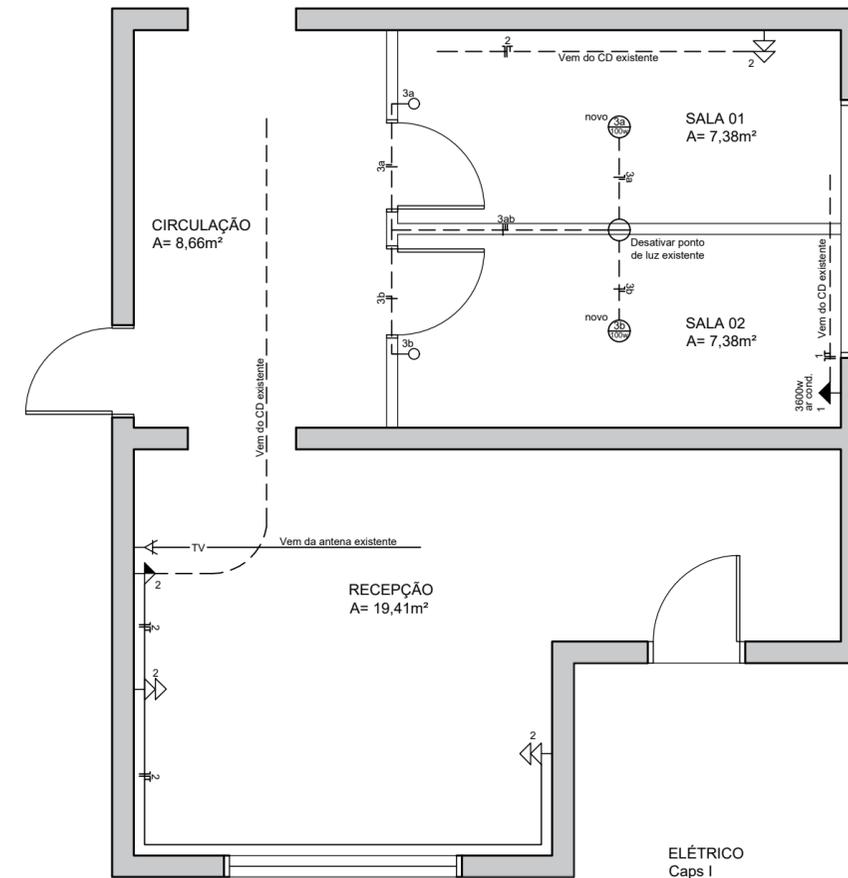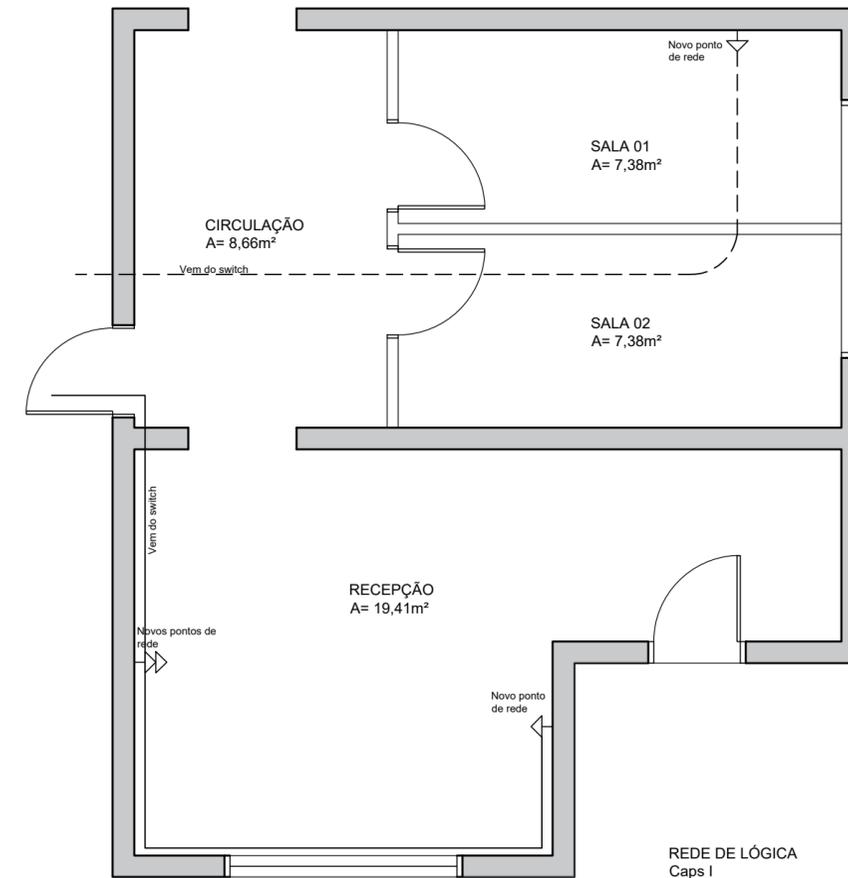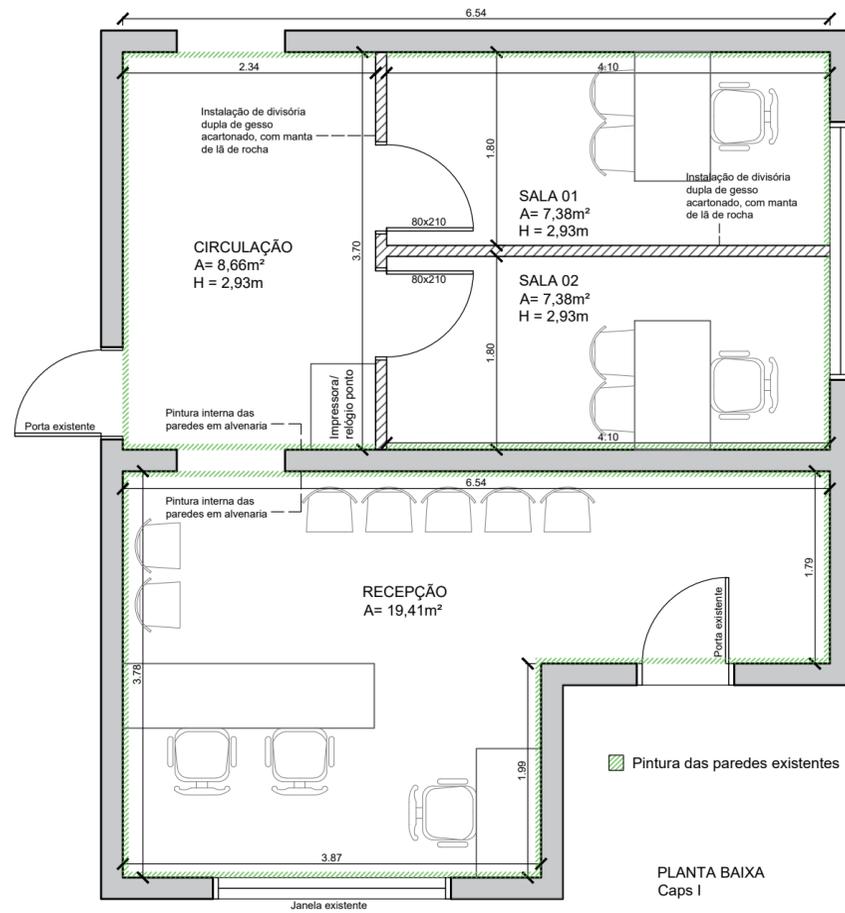



Prefeitura Municipal de Montenegro
Secretaria Municipal de Gestão e Planejamento SMGEP
Rua João Pessoa, 1363 Bairro Centro Montenegro, RS Fone (51) 3649.8265

Obra/Projeto Reforma do CAPS I		Escala 1/50
Endereço Rua Doutor Bruno de Andrade, nº 1847 - Bairro Timbaúva, Montenegro/RS		Data 08/2024
Proprietário Município de Montenegro	Responsável técnico Valéria Wollmann CAU A195685-0	Prancha 02/03

SECRETARIA MUNICIPAL DE
GESTÃO E PLANEJAMENTO



PREFEITURA
MUNICIPAL DE
MONTENEGRO



SOMOS
TODOS
MONTENEGRO
ADMINISTRAÇÃO
MUNICIPAL

