
 


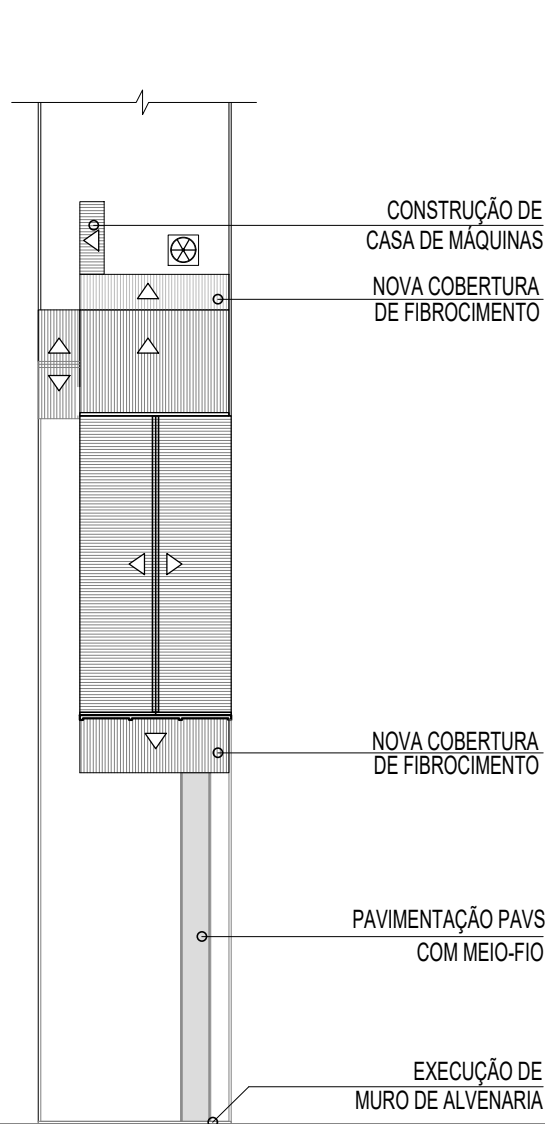

RS 411




IMPLANTAÇÃO
ESCALA: 1/200



Prefeitura Municipal de Montenegro
Secretaria Municipal de Obras Públicas - SMOP

Rua Ramiro Barcelos, 2993 Bairro Centro Montenegro, RS - Telefone (51) 3649.8230

Obra		Área total construída:
REFORMA DE EDIFICAÇÃO PARA INSTALAÇÃO DA UBS COSTA DA SERRA		354,77 m²
Endereço:		
RS-411, RODOVIA, N° 4600 - COSTA DA SERRA, MONTENEGRO/RS		
Assunto:		
IMPLANTAÇÃO		
Responsável Técnico:		
ORLANDO ANDRÉ GODOY AGUILERA		
Desenho:	Escala:	Prancha:
ANDERSON	INDICADA	
Arquivo:	Data:	ARQ. 01/03
	OUTUBRO/2023	

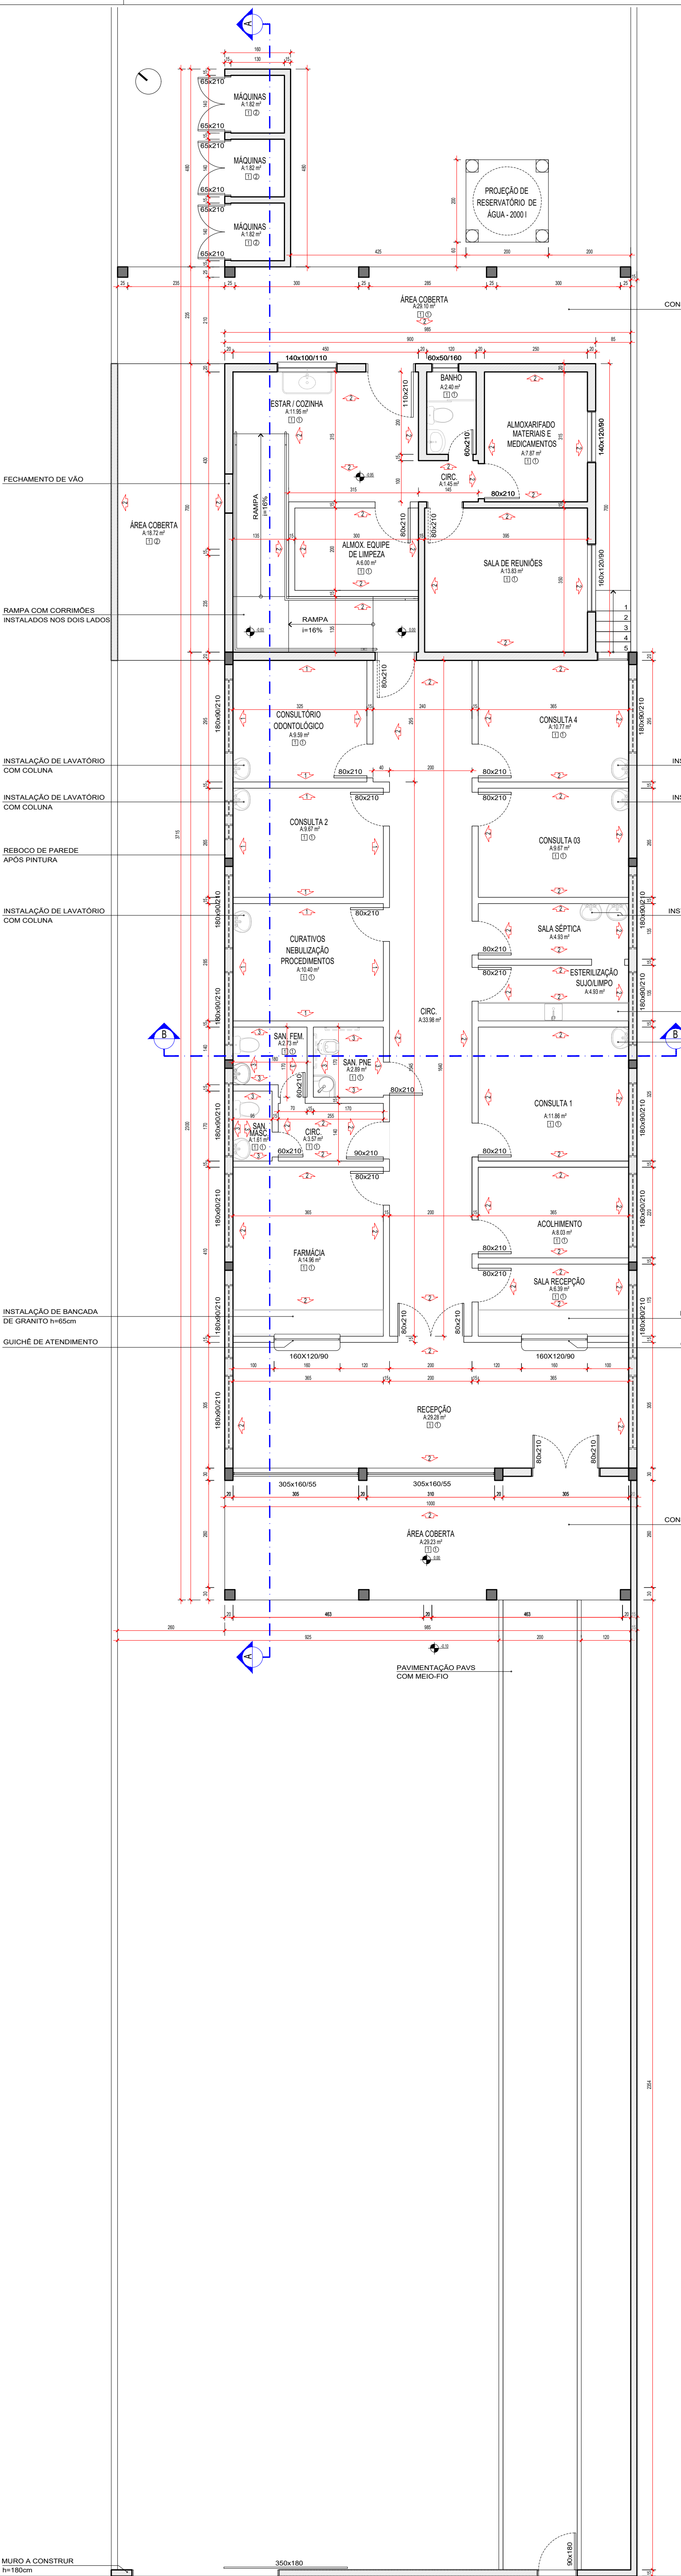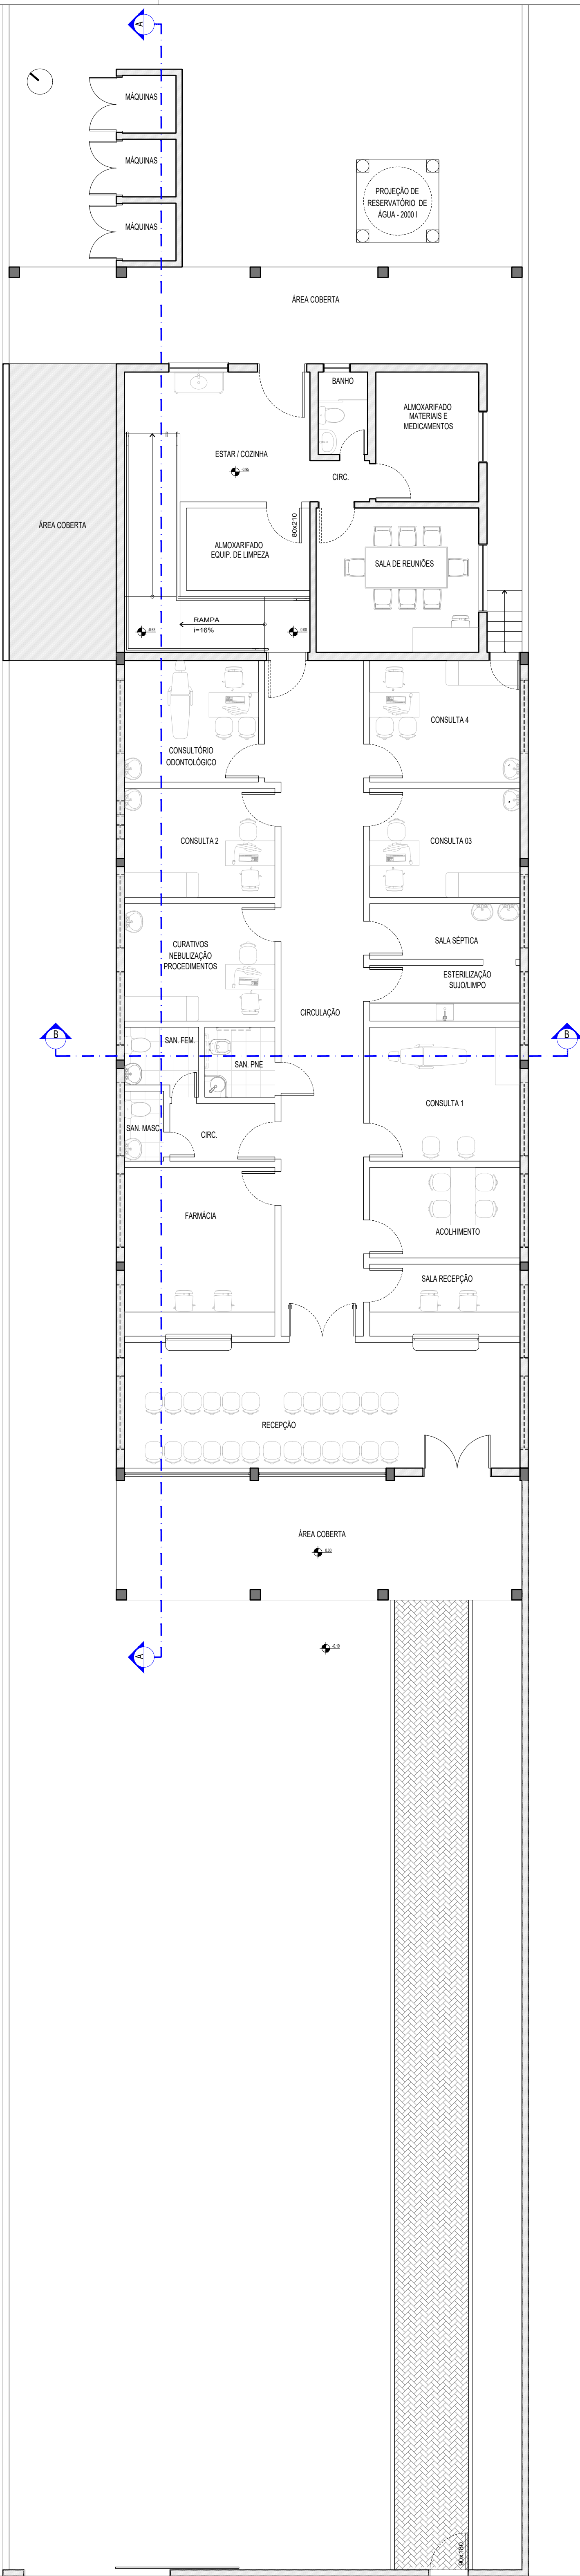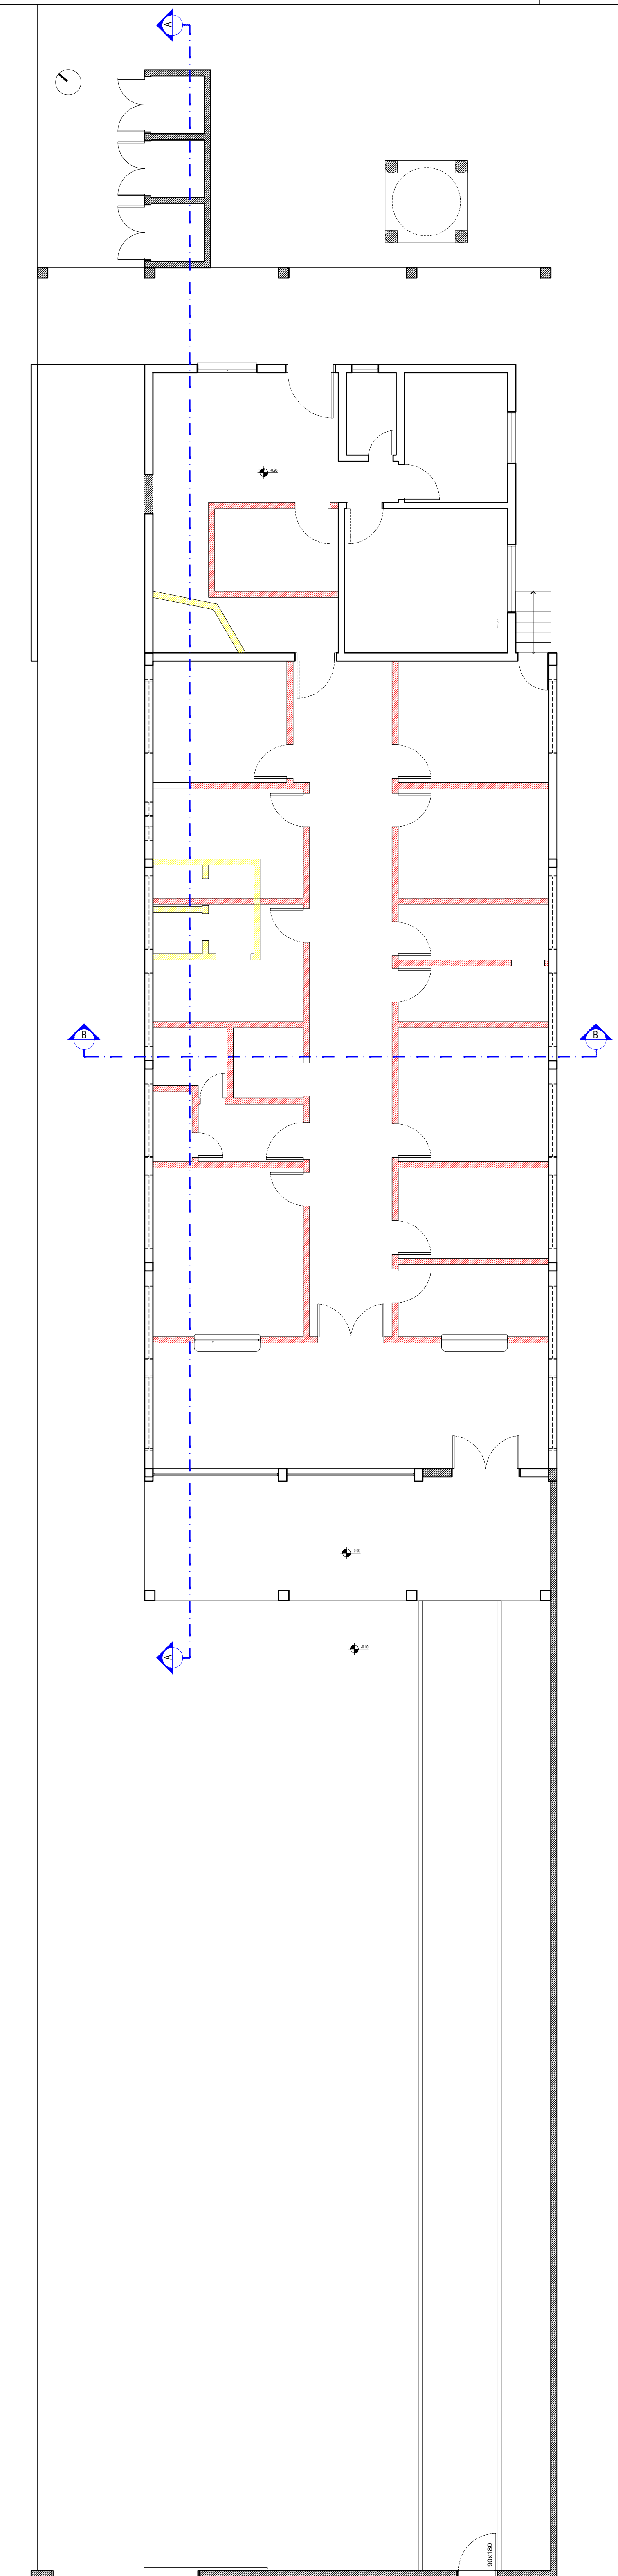

LEGENDA PLANTA BAIXA TÉCNICA

- 1 PINTURA DE PAREDE A BASE DE RESINA EPÓXI
- 2 PINTURA DE PAREDE LATEX ACRÍLICA
- 3 REVESTIMENTO CERÂMICO
- 1 PISO CERÂMICO
- 1 FORRO PVC
- 2 LAJE DE CONCRETO

LEGENDA PLANTA DEMOLIR/CONSTRUIR


- PAREDE DE DRYWALL A CONSTRUIR
- PAREDE DE ALVENARIA A CONSTRUIR
- PAREDE DE ALVENARIA A DEMOLIR




Prefeitura Municipal de Montenegro
Secretaria Municipal de Obras Públicas - SMOP
Rua Ramiro Barcelos, 2993 Bairro Centro Montenegro, RS - Telefone (51) 3649.8230

Obra: REFORMA DE EDIFICAÇÃO PARA INSTALAÇÃO DA UBS COSTA DA SERRA
Endereço: RS-411 - KM 04, N° 4600 - COSTA DA SERRA, MONTENEGRO/RS
Assunto: PLANTA DEMOLIR/CONSTRUIR / PLANTA BAIXA LAYOUT / PLANTA BAIXA TÉCNICA
Responsável Técnico: ORLANDO ANDRÉ GODOY AGUILERA


Desenho: ANDERSON
Arquivo: ESCALA: INDICADA
Data: OUTUBRO/2023
Prancha: ARQ. 02/03

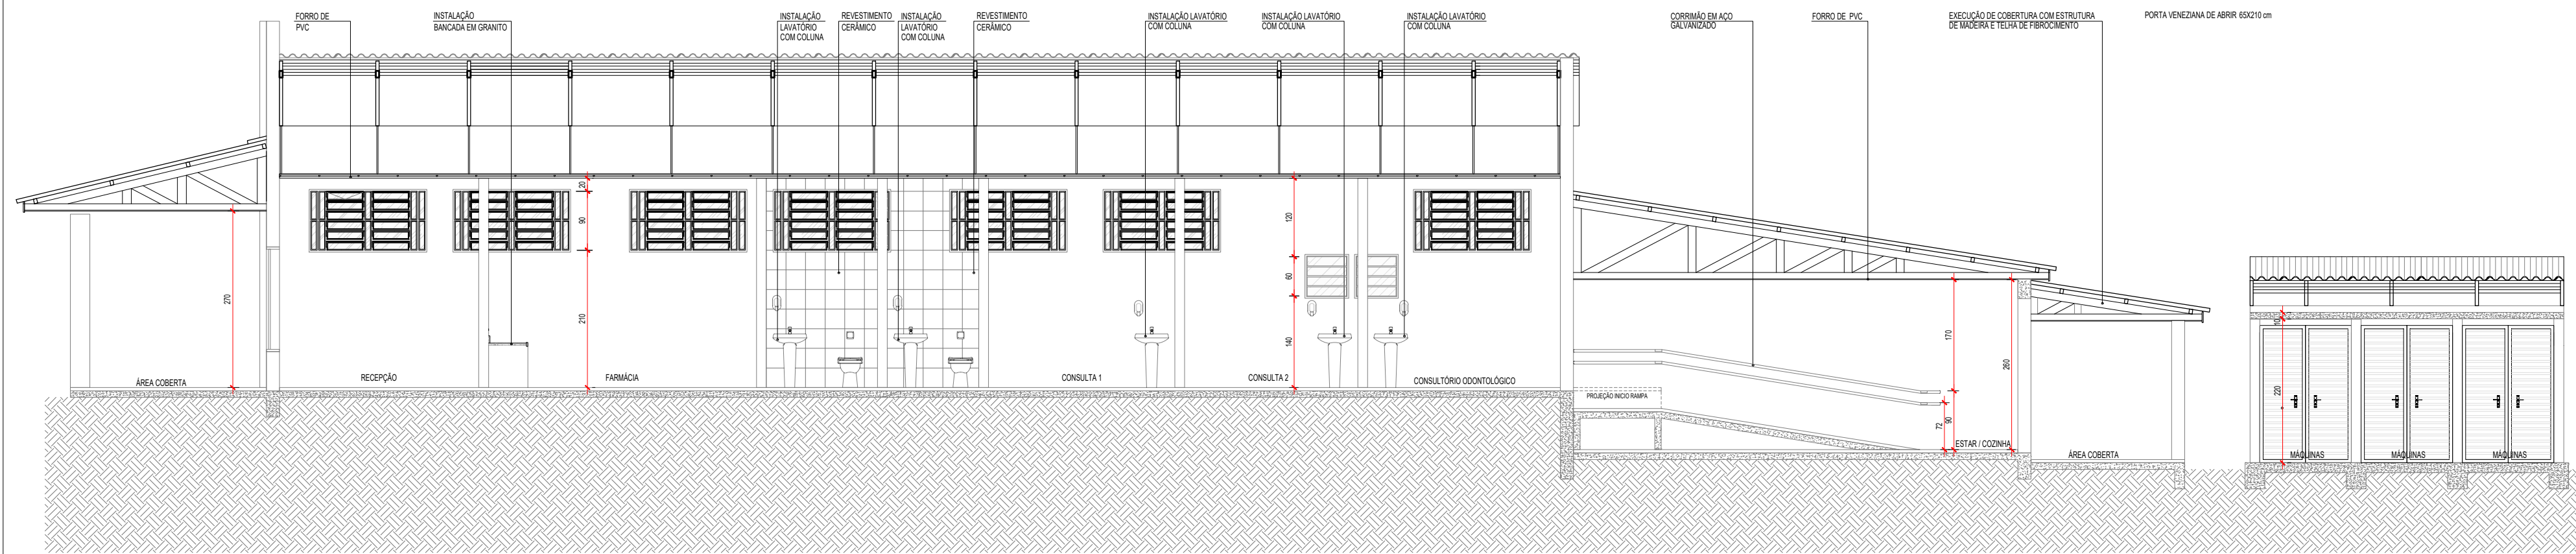

CORTE AA
ESCALA:1/75

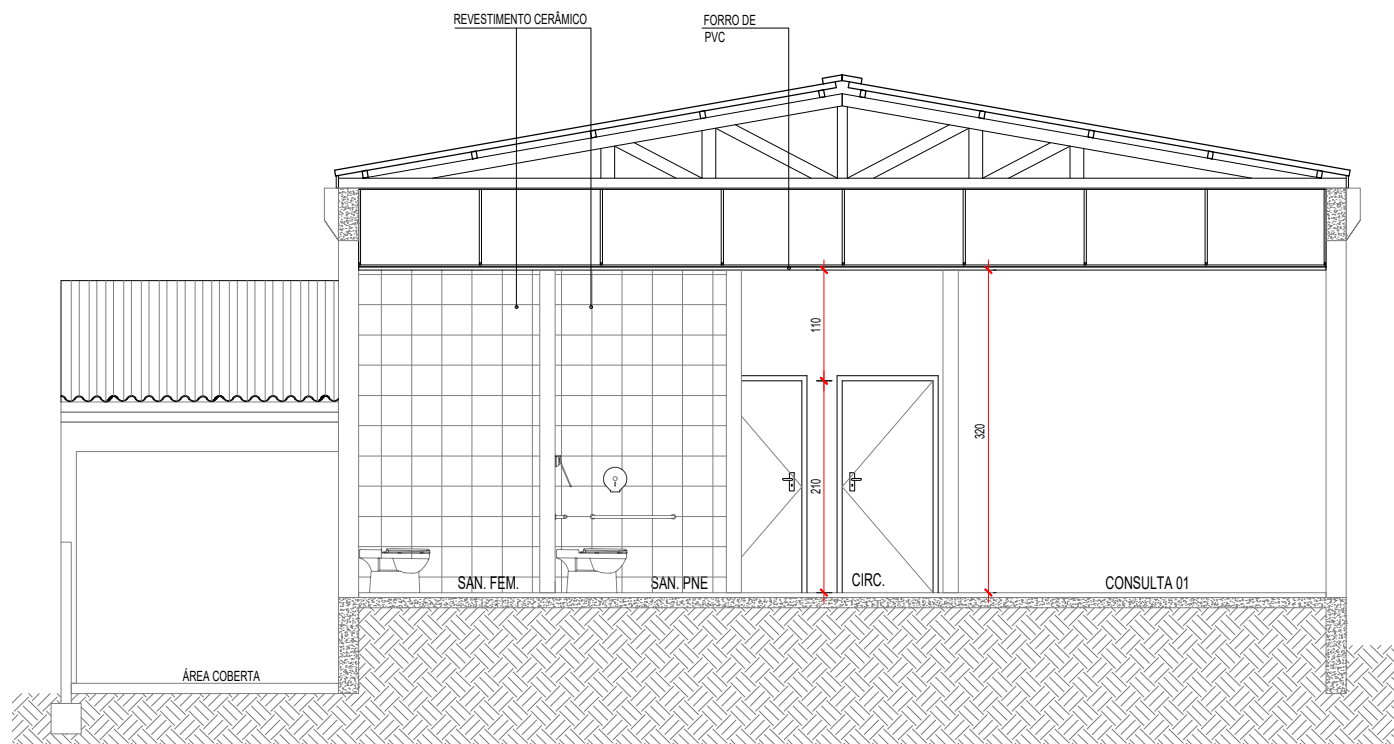

CORTE BB
ESCALA:1/75

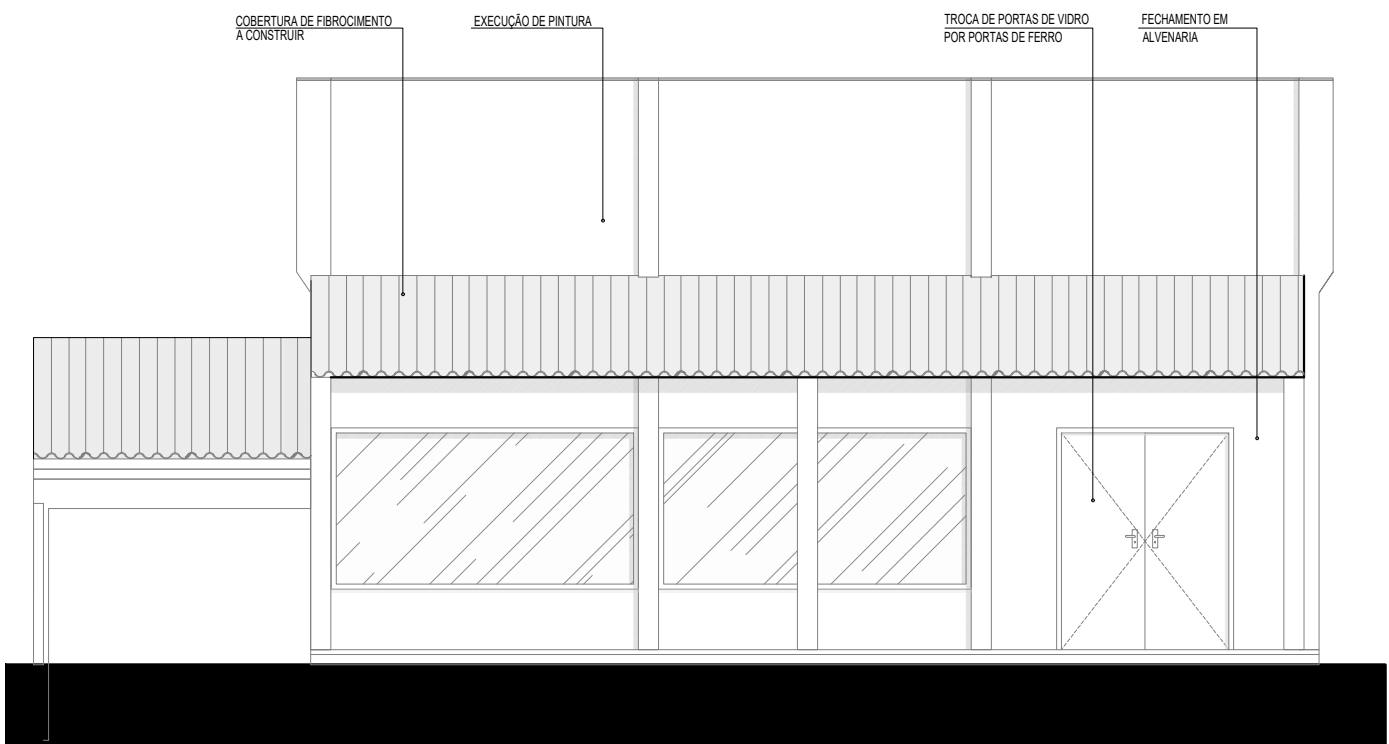

FACHADA FRONTAL
ESCALA:1/75



Prefeitura Municipal de Montenegro
Secretaria Municipal de Obras Públicas - SMOP
Rua Ramiro Barcelos, 2993 Bairro Centro Montenegro, RS - Telefone (51) 3649.8230

Obra
REFORMA DE EDIFICAÇÃO PARA INSTALAÇÃO DA UBS COSTA DA SERRA
Área total construída:
354,77 m²

Endereço:
RS-411 - KM 04, N° 4600 - COSTA DA SERRA, MONTENEGRO/RS

Assunto:
CORTE AA / CORTE BB / FACHADA


Responsável Técnico:
ORLANDO ANDRÉ GODOY AGUILERA


Desenho:
ANDERSON

Escala:
INDICADA
Data:
OUTUBRO/2023

Prancha:

ARQ. 03/03

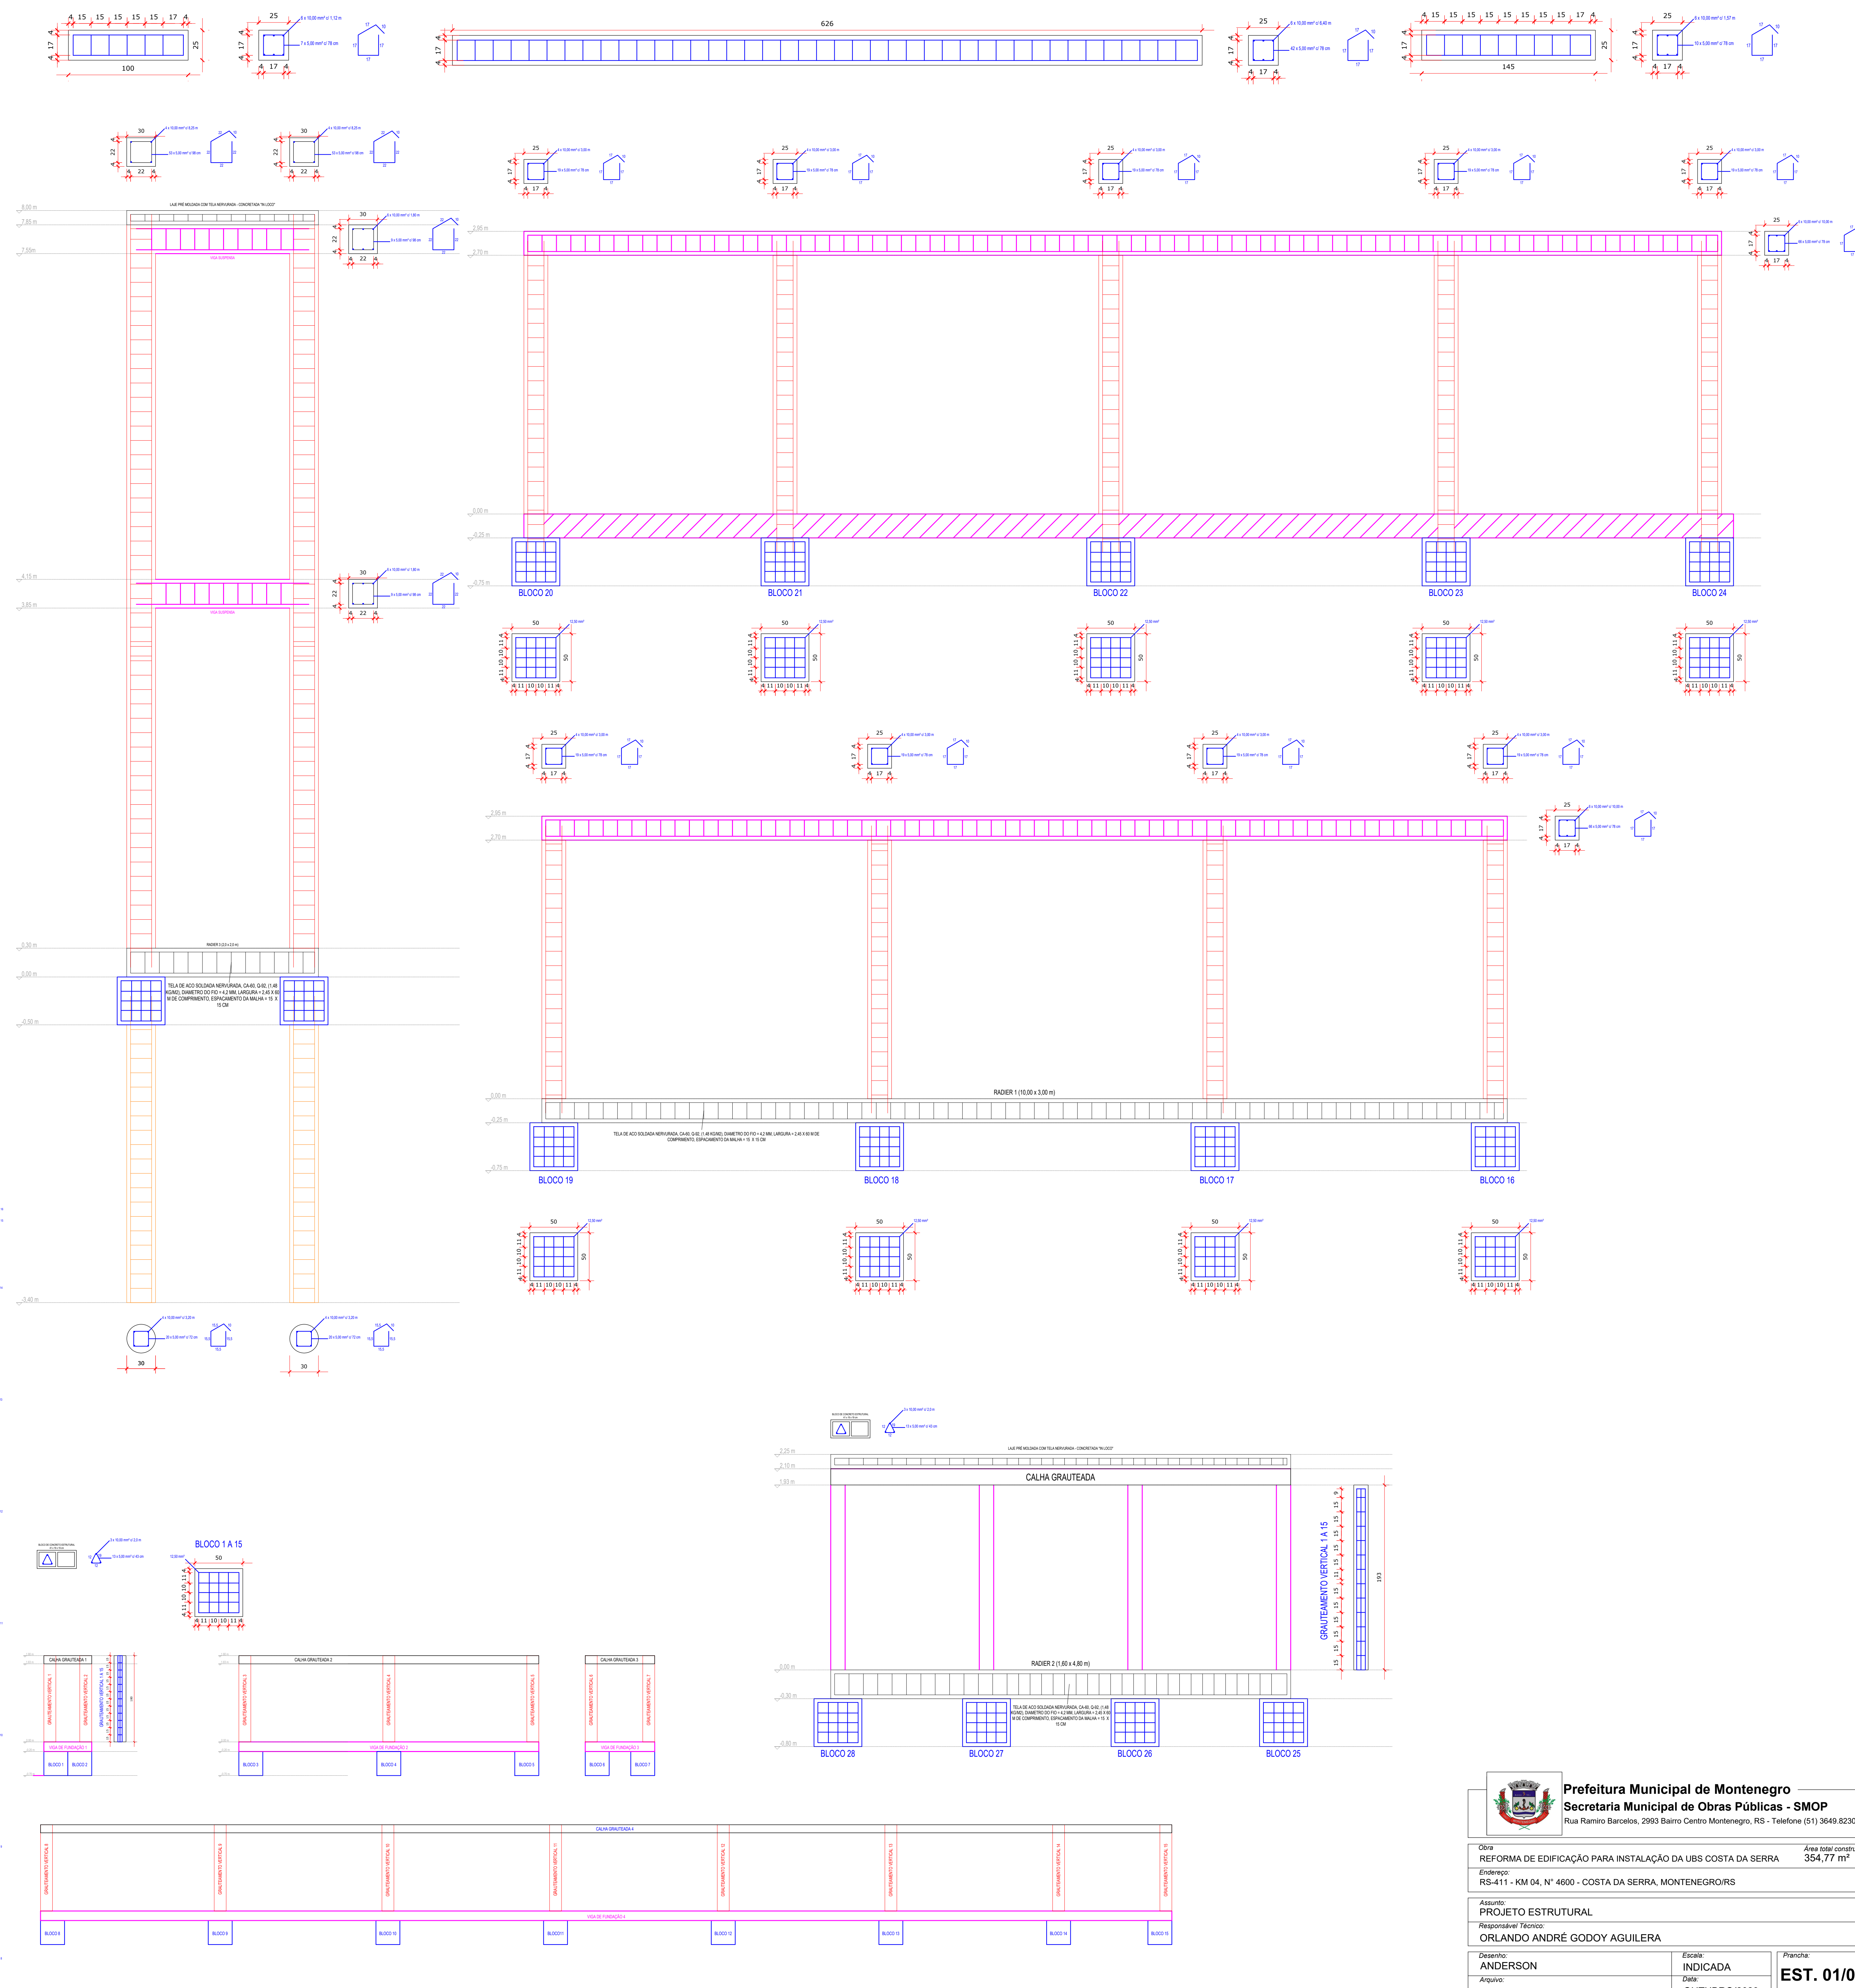

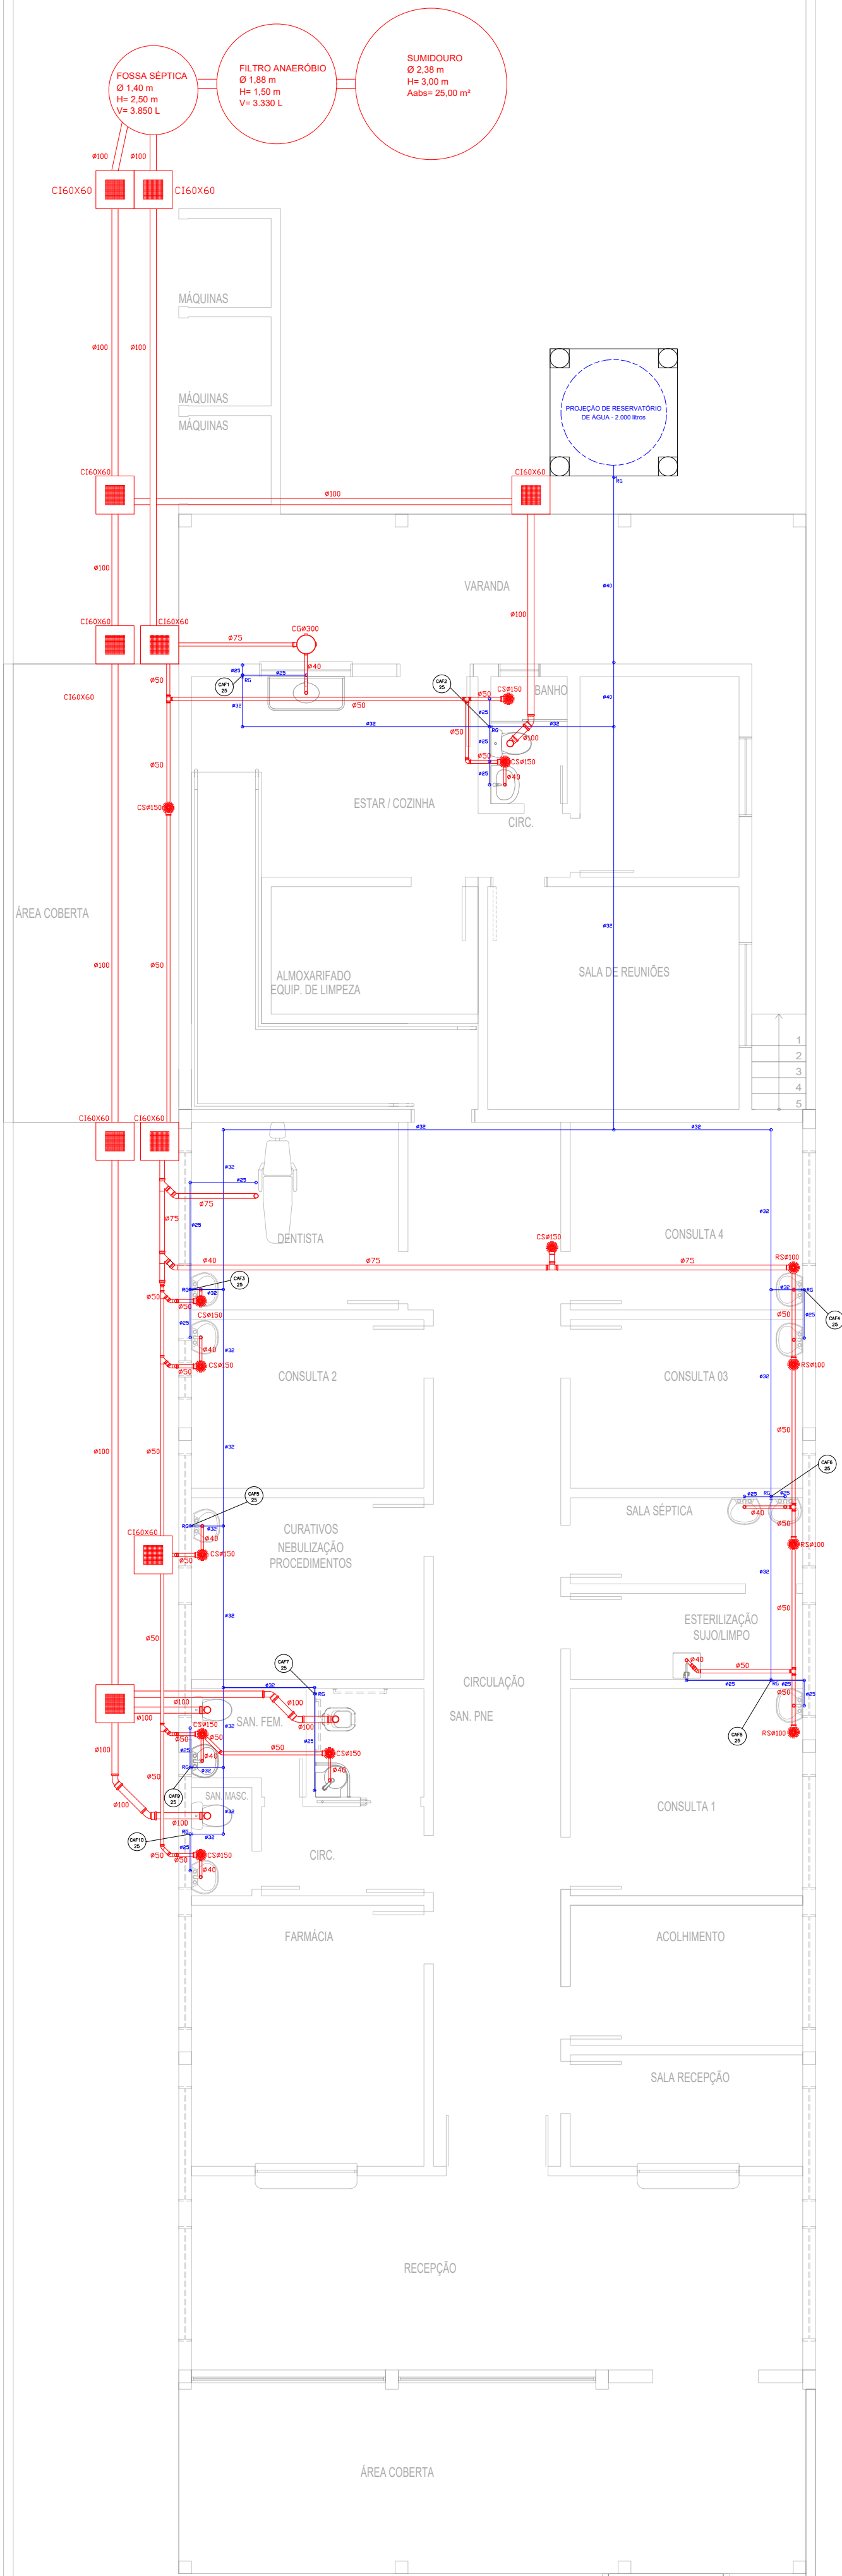

Prefeitura Municipal de Montenegro
Secretaria Municipal de Obras Públicas - SMOP

Rua Ramiro Barcelos, 2993 Bairro Centro Montenegro, RS - Telefone (51) 3649.8230

Obra
REFORMA DE EDIFICAÇÃO PARA INSTALAÇÃO DA UBS COSTA DA SERRA

Área total construída:
354,77 m²

Endereço:
RS-411 - KM 04, N° 4600 - COSTA DA SERRA, MONTENEGRO/RS

Assunto:
PLANTA DEMOLIR/CONSTRUIR / PLANTA BAIXA LAYOUT / PLANTA BAIXA TÉCNICA

Responsável Técnico:
ORLANDO ANDRÉ GODOY AGUILERA

Desenho:
ANDERSON

Escala:
INDICADA

Prancha:



HID. 01/01

Arquivo:

Data:
OUTUBRO/2023



PLANTA REDE LÓGICA
ESCALA: 1/75

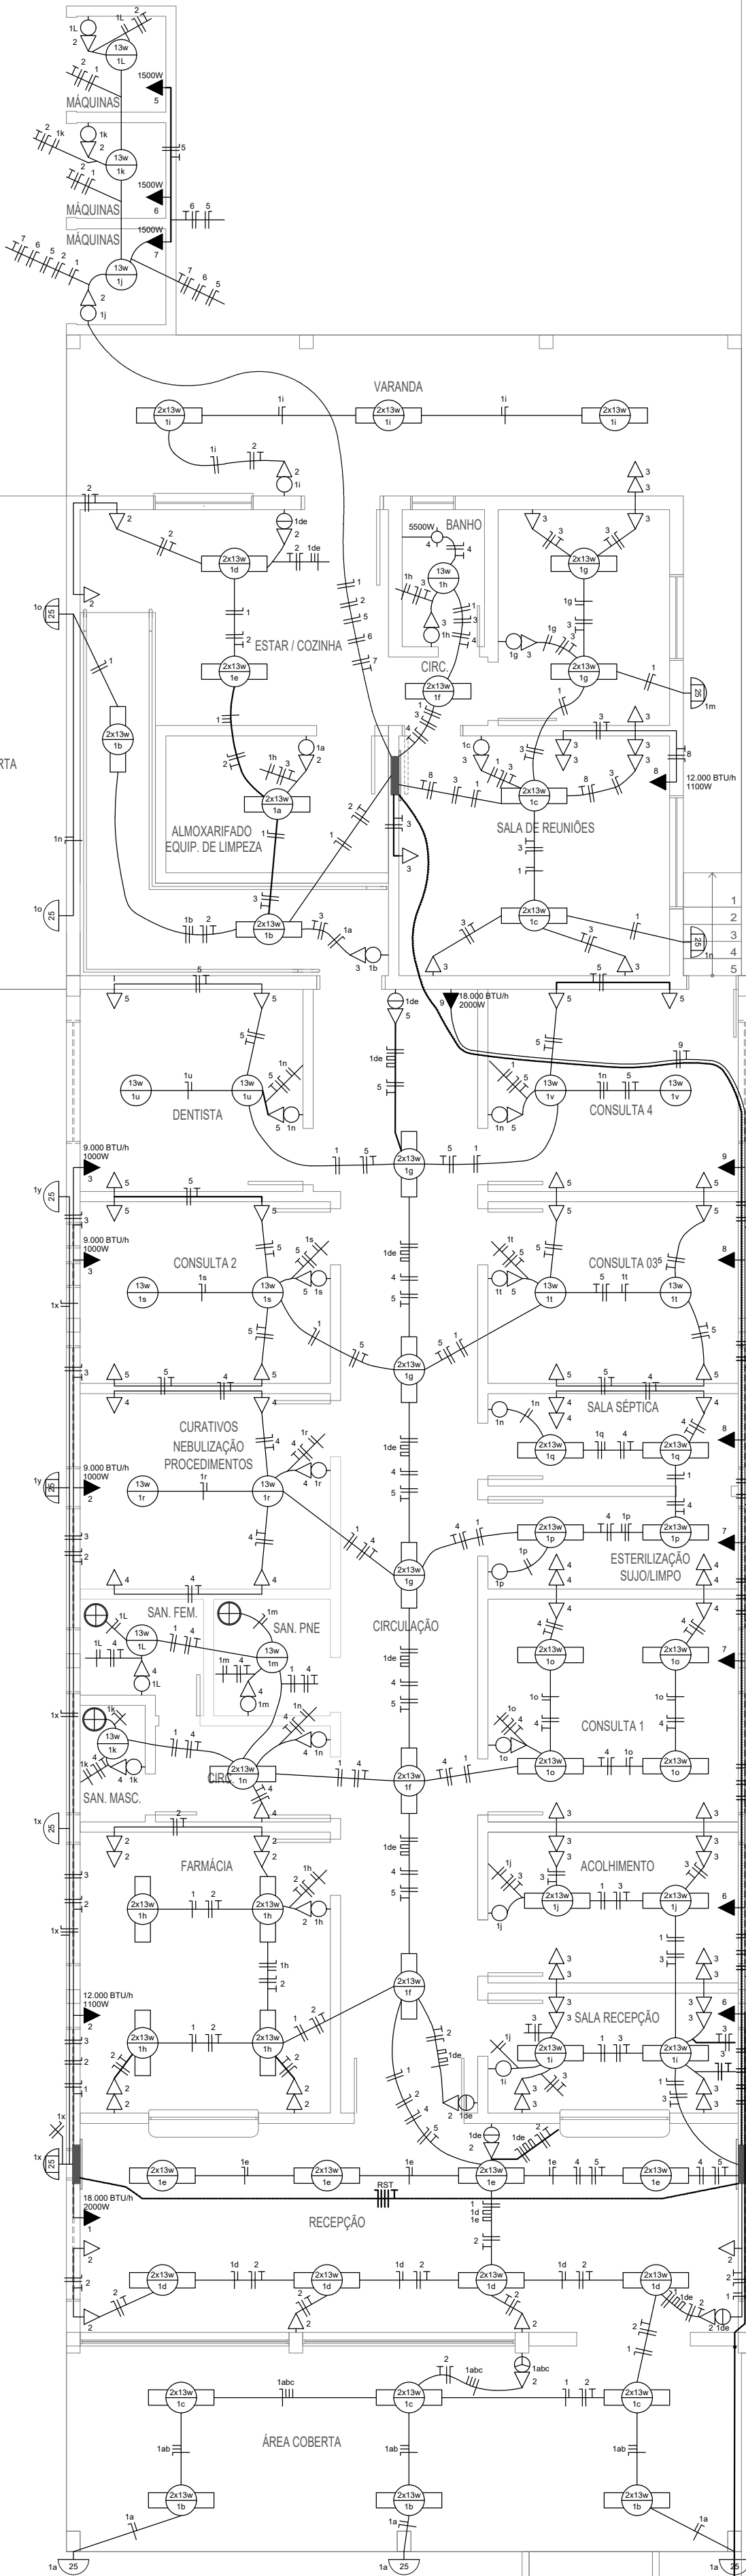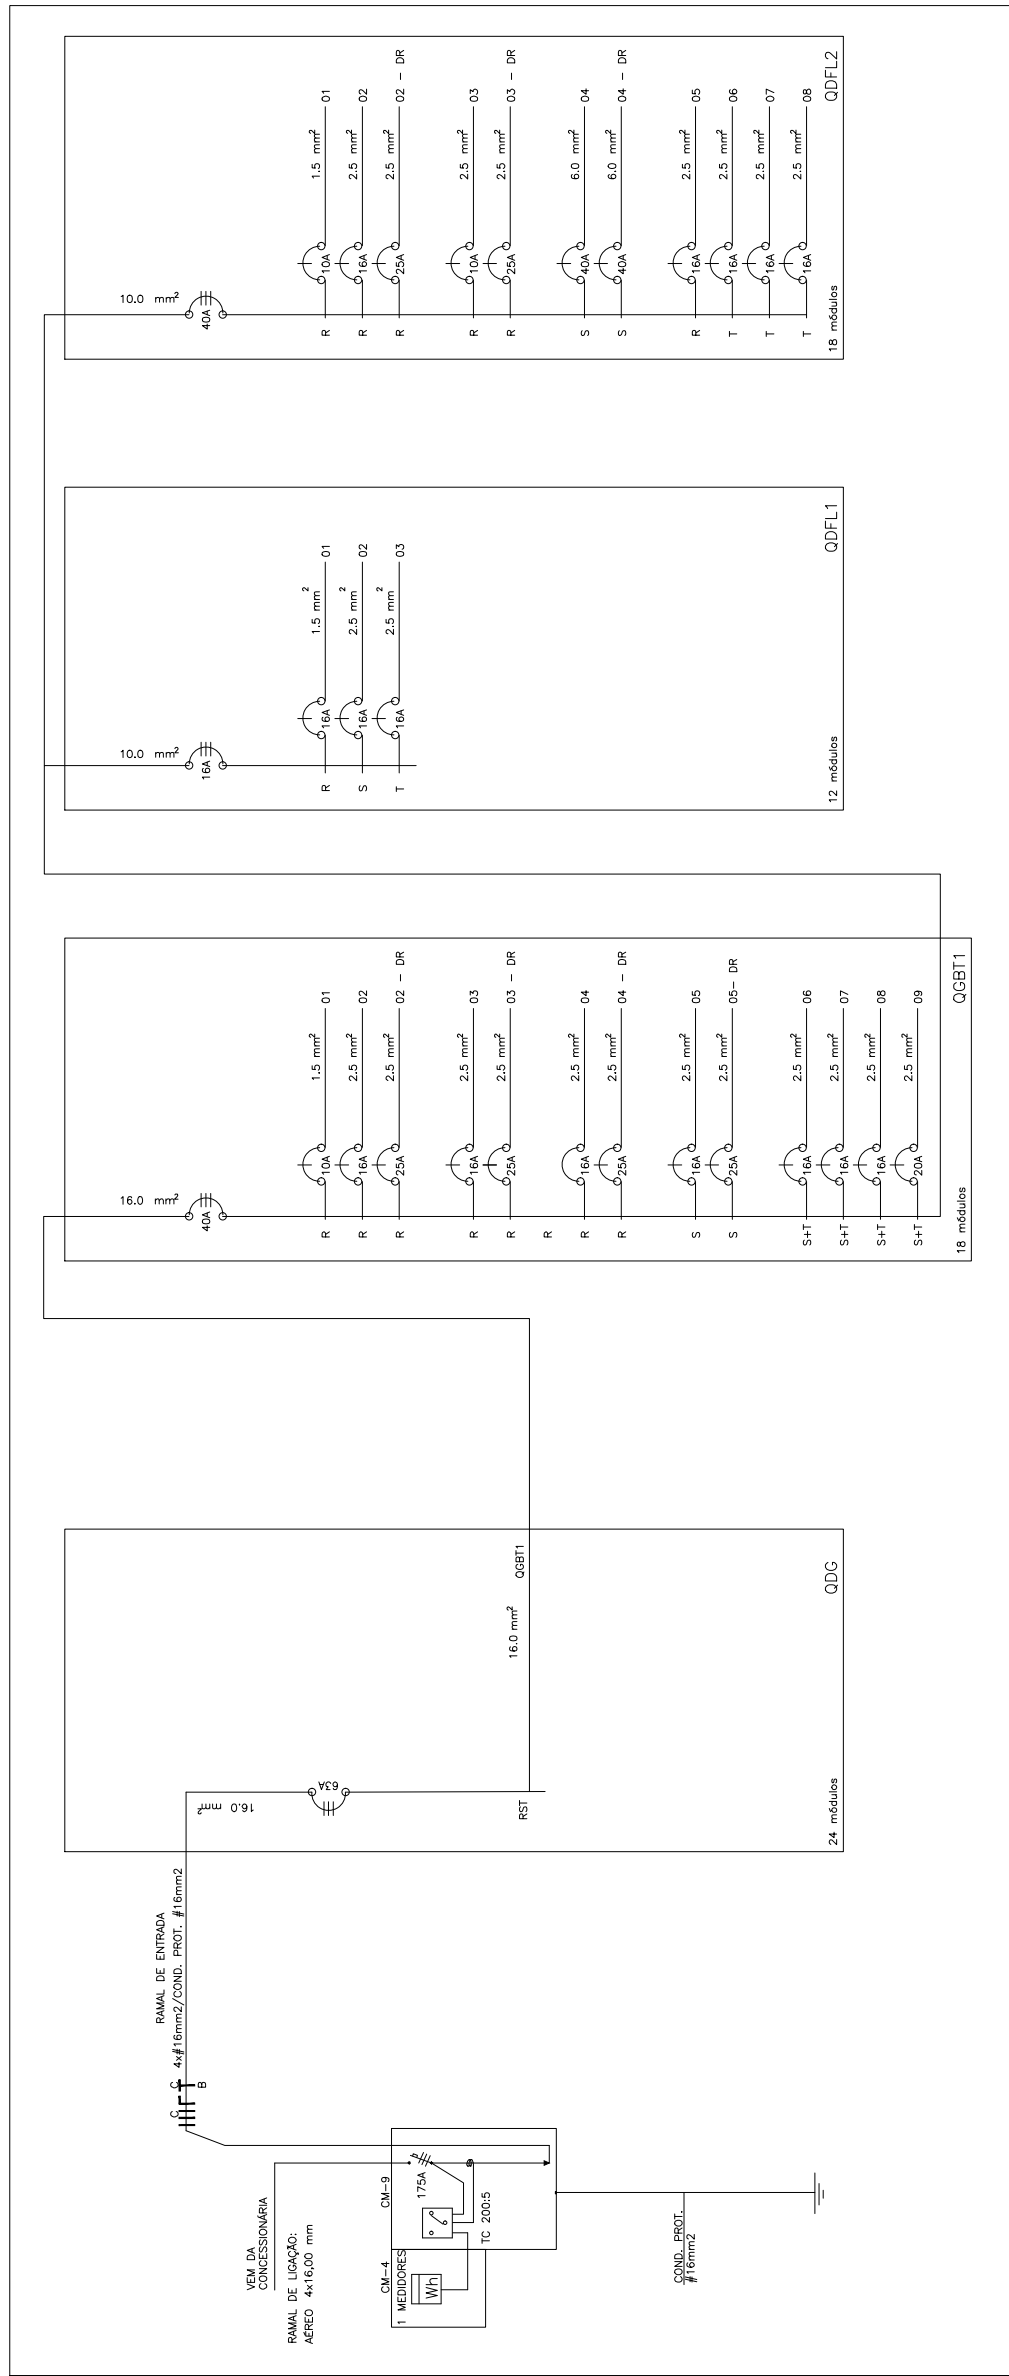

RS-411

PLANTA ELÉTRICA
ESCALA: 1/75

QGBT 1 - 380/220V - Fornecedor Tipo C14 - Bifásico 3 x 10,00 mm²								
Circuito	Iluminação (W)	Tomadas Coletivas (W)	Tomada Individual (W)	Total (W)	Condutor (mm²)	Disjuntor (A)	Dispositivo DR (A)	Fase
1	1280	—	—	1280	2 x 1,5	16	—	R
2	—	1800	—	1800	3 x 2,5	20	2 x 20	R
3	—	1800	1500	3300	3 x 2,5	20	2 x 20	R
4	—	2000	1500	3500	3 x 2,5	20	2 x 20	R
5	—	1900	1500	3400	3 x 2,5	20	2 x 20	S
6	Condicionadores de Ar	—	—	—	3 x 2,5	20	—	S+T
7	Condicionadores de Ar	—	—	—	3 x 2,5	20	—	S+T
8	Condicionadores de Ar	—	—	—	3 x 2,5	20	—	S+T
9	Condicionadores de Ar	—	—	—	3 x 2,5	20	—	S+T
Total Instalado				17.780	2 x 10,00	1 x 50	—	—
								Total fase S 7900
								Total fase T 5000

QGBT 1 - 380/220V - Fornecedor Tipo C14 - Bifásico 3 x 10,00 mm²								
Circuito	Iluminação (W)	Tomadas Coletivas (W)	Tomada Individual (W)	Total (W)	Condutor (mm²)	Disjuntor (A)	Dispositivo DR (A)	Fase
1	—	—	2000	2000	3 x 2,5	16	—	R
2	—	—	2100	2100	3 x 2,5	20	2 x 20	R
3	—	—	2000	2000	3 x 2,5	20	2 x 20	R
Total Instalado				6.100	2 x 10,00	1 x 50	—	—
								Total fase S 2100
								Total fase T 2000

QGBT 1 - 380/220V - Fornecedor Tipo C14 - Bifásico 3 x 10,00 mm²								
Circuito	Iluminação (W)	Tomadas Coletivas (W)	Tomada Individual (W)	Total (W)	Condutor (mm²)	Disjuntor (A)	Dispositivo DR (A)	Fase
1	464	—	—	464	2 x 1,5	16	—	R
2	—	2000	—	2000	3 x 2,5	20	2 x 20	R
3	—	400	—	400	3 x 2,5	20	2 x 20	R
4	—	—	5500	5500	3 x 2,5	20	—	R
5	—	—	1500	1500	3 x 2,5	20	—	S
6	Condicionadores de Ar	—	—	—	3 x 2,5	20	—	S+T
7	Condicionadores de Ar	—	—	—	3 x 2,5	20	—	S+T
8	Condicionadores de Ar	—	—	—	3 x 2,5	20	—	S+T
Total Instalado				17.780	2 x 10,00	1 x 50	—	—
								Total fase R 6880
								Total fase S 7900
								Total fase T 5000

Quadro de Símbolos				
Nº	Símbolo	Denominação	Altura (m)	Caixa (mm)
01		Ponto de luz incandescente no teto	Pé direito	100x100 octogonal
02		Ponto de luz led no teto	Pé direito	100x100 octogonal
03		Ponto de luz na parede	2,00	50x50
04		Ponto de luz na parede	2,00	50x50
05		Interruptor simples	1,20	100x50
06		Interruptor duplo	1,20	100x50
07		Interruptor paralelo (hotel)	1,20	100x50
08		Interruptor duplo com um simples e um paralelo	1,20	100x50
09		Interruptor duplo com dois paralelos	1,20	100x50
10		Interruptor triplo com dois simples e um paralelo	1,20	100x50
11		Interruptor triplo com um simples e dois paralelos	1,20	100x50
12		Tomada baixa	0,30	100x50
13		Tomada alta	1,20	100x50
14		Tomada dupla baixa	0,30	100x50
15		Tomada dupla alta	1,20	100x50
16		Tomada alta seguida de tomada baixa	1,20 0,30	100x50 100x50
17		Tomada especial	—	100x50
18		Espera ou tomada baixa de telefone	0,30	100x100 quadrada
19		Espera ou tomada alta de telefone	1,20	100x100 quadrada
20		Espera de interfone (porteiro eletrônico)	1,20	100x100 quadrada
21		Espera baixa de antena externa de TV / TV a cabo	0,30	100x100 quadrada
22		Espera alta de antena externa de TV / TV a cabo	1,20	100x100 quadrada
23		Chuveiro elétrico	2,20	100x50
24		Exaustor	Pé direito	—
25		Switch	1,20 da parte inferior do cablo	—
26		Caixa de distribuição	1,20 da parte inferior do cablo	—
27		Caixa do medidor	1,60±15 da parte superior do cablo	—
28		Tubulação elétrica embutida em parede ou teto	—	—
29		Tubulação elétrica embutida no piso	—	—
30		Tubulação telefônica	—	—
31		Tubulação de antena externa de TV / TV a cabo	—	—
32		Eletroduto ou tubulação que sobe	—	—
33		Condutores: neutro, fase, retorno e proteção a terra	—	—
34		Haste de aterramento com condutor neutro e condutor de proteção a terra	—	—
35		Ponto de rede na parede	—	—



Prefeitura Municipal de Montenegro
Secretaria Municipal de Obras Públicas - SMOP
Rua Ramiro Barcelos, 2993 Bairro Centro Montenegro, RS - Telefone (51) 3649.8230

Obra: REFORMA DE EDIFICAÇÃO PARA INSTALAÇÃO DA UBS COSTA DA SERRA
Endereço: RS-411 - KM 04, N° 4600 - COSTA DA SERRA, MONTENEGRO/RS
Área total construída: 354,77 m²

Assunto: PLANTA DEMOLIR/CONSTRUIR / PLANTA BAIXA LAYOUT / PLANTA BAIXA TÉCNICA
Responsável Técnico: ORLANDO ANDRÉ GODOY AGUILERA

Desenho: ANDERSON
Arquivo: ANDERSON
Escala: INDICADA
Data: OUTUBRO/2023
Prancha: ELE. 01/01