


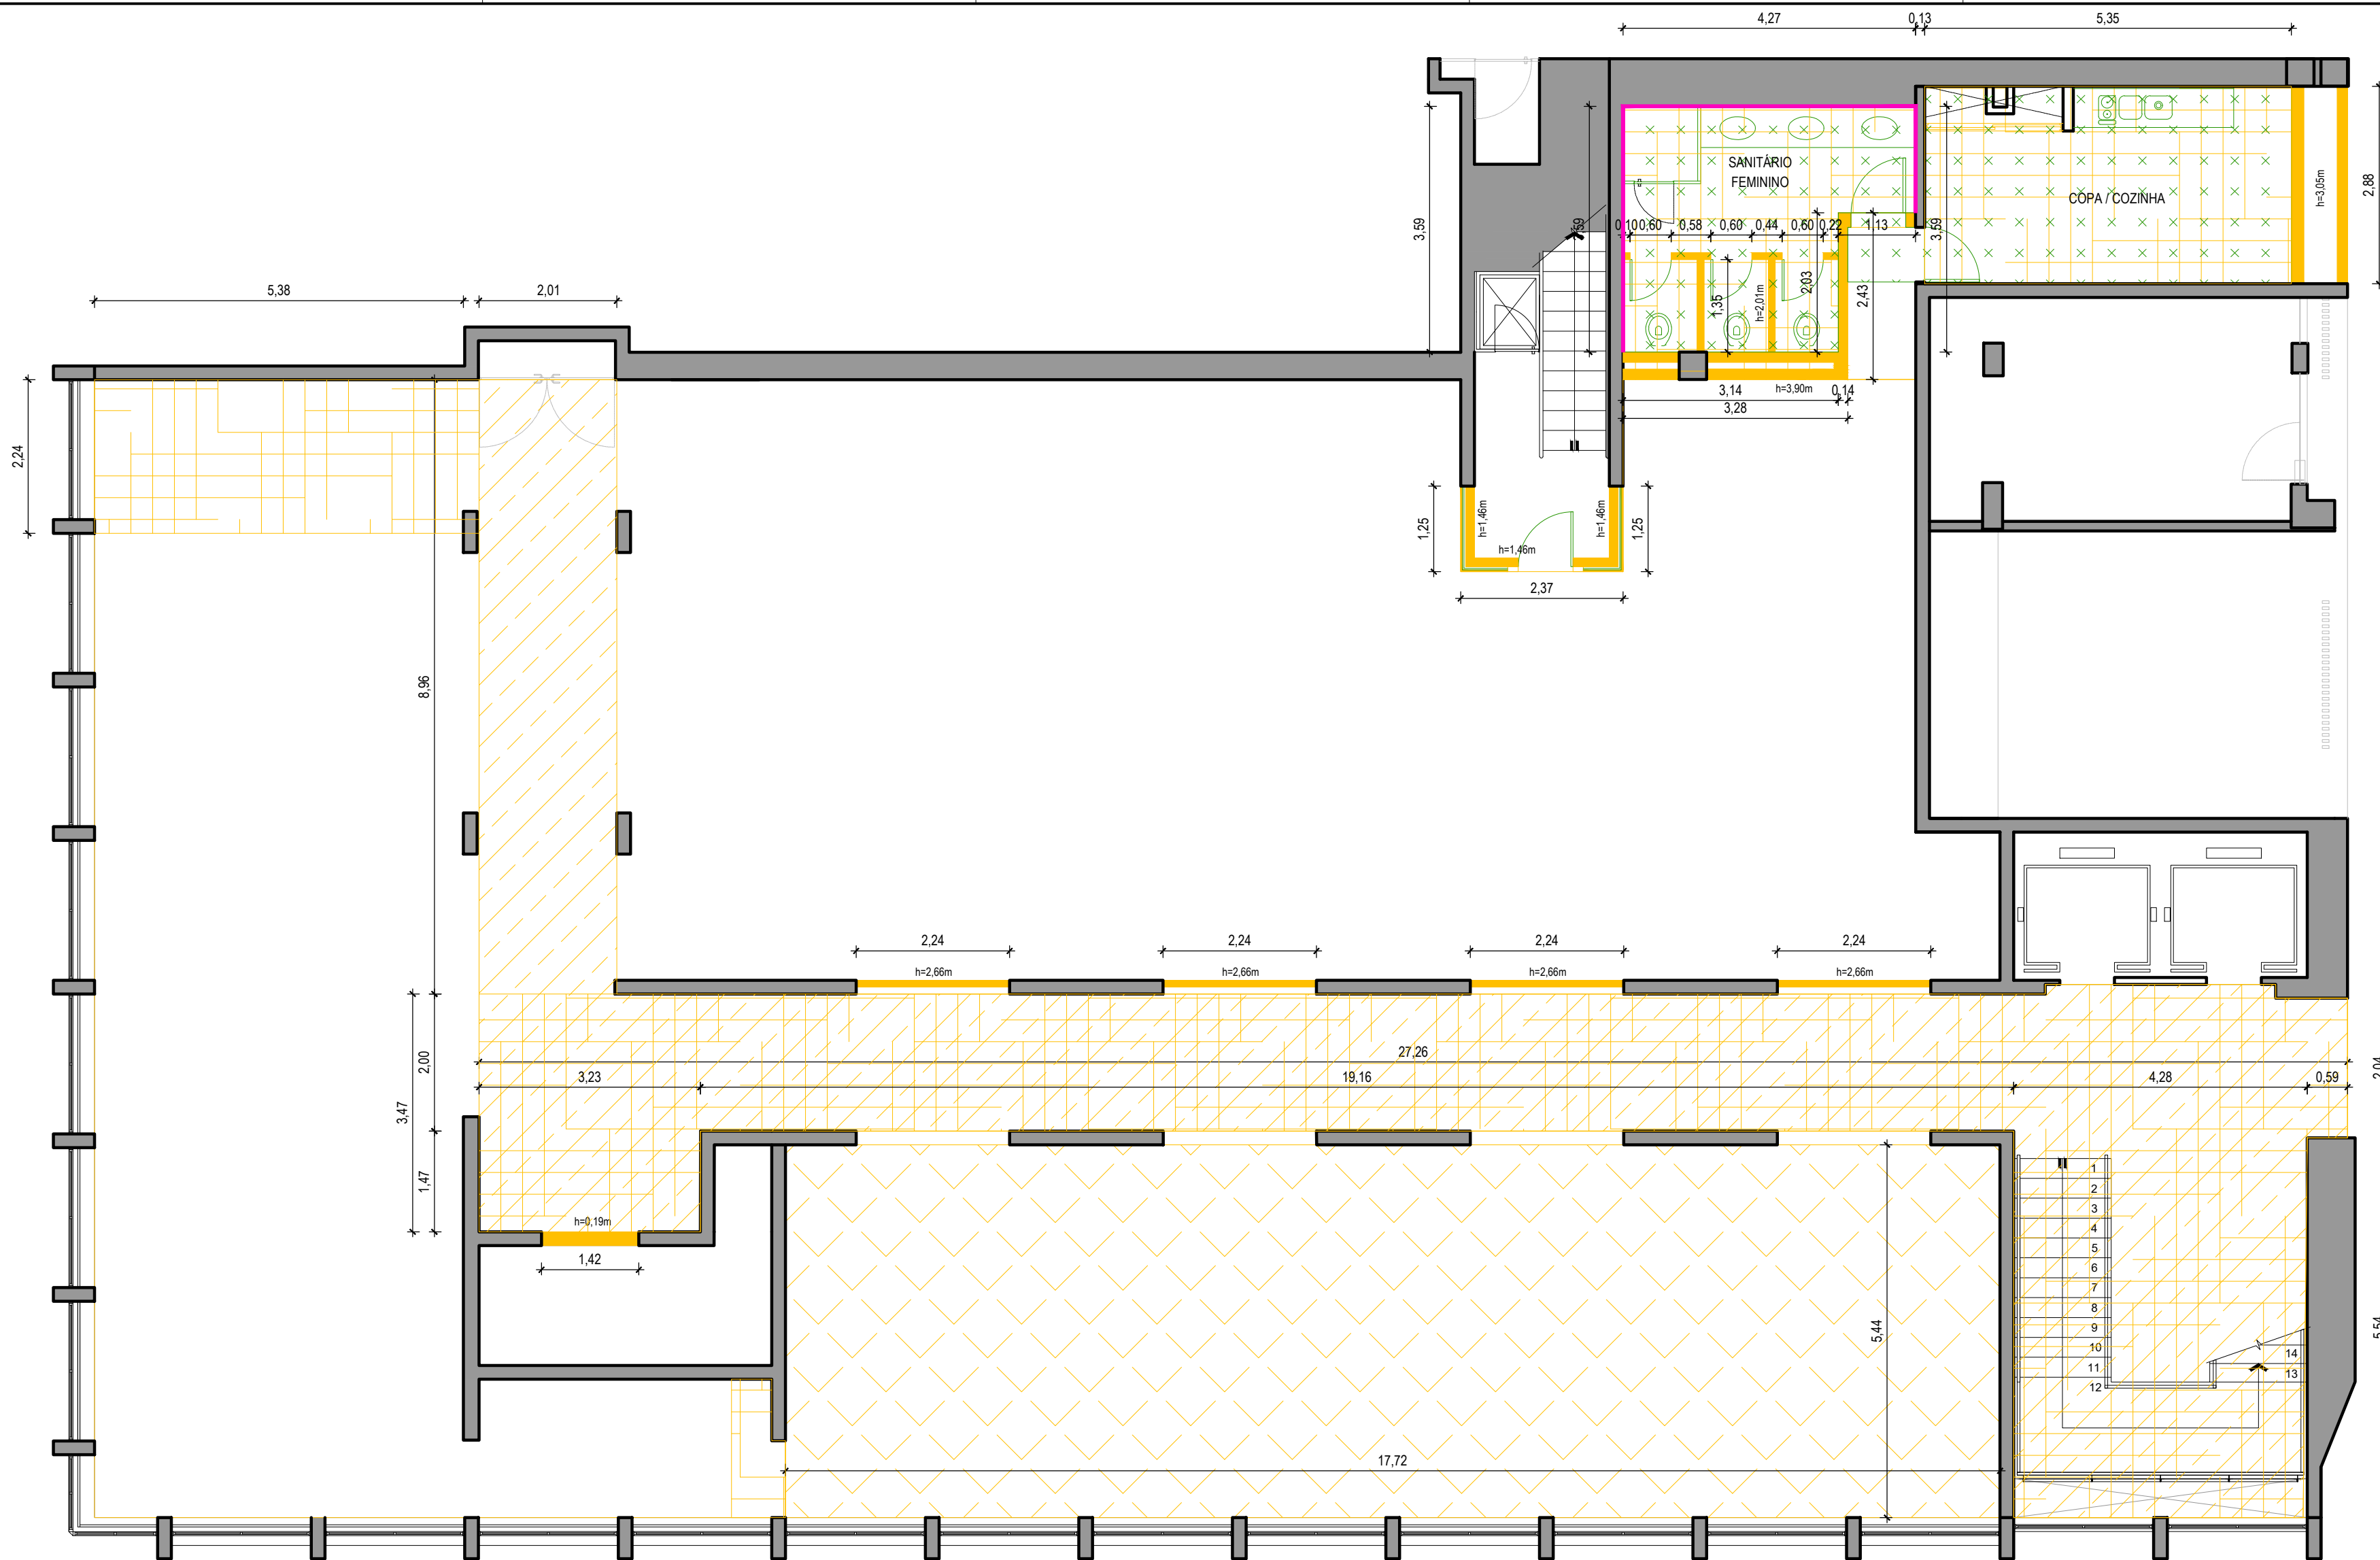

LEGENDA:

- REMOÇÃO DE PISO EM ARDÓSIA
- REMOÇÃO DE PISO VINÍLICO
- DEMOLIÇÃO DE CONTRAPISO (aprox. 6cm)
- DEMOLIÇÃO ALVERARIA E PAREDE DE GESSO
- REMOÇÃO DE PISO EM GRANITO COM REAPROVEITAMENTO
- REMOÇÃO COM REAPROVEITAMENTO
 - bancada em granito;
 - divisória em granito;
 - louças sanitárias (cubas e vasos);
 - metais e equipamentos elétricos;
 - portas;
 - vidros
- REMOÇÃO DE REVESTIMENTO CERÂMICO PAREDE

01 PLANTA DEMOLIÇÃO - PISOS E PAREDES
ESC: 1/75

09/08/2024	R00	EMIÇÃO INICIAL	João V. Ramos
Data	Revisão	Modificação	Responsável



CÂMARA MUNICIPAL DE
PORTO ALEGRE

PROJETO:

REFORMA TÉRREO - TAQUIGRAFIA

RESP. PROJETO:

ARQ. Fernanda Lazzari Costi | CAU RS - A57986-6 ARQ. | CAU RS -
ACAD. João V. Ramos ARQ. | CAU RS -

ESCALA:
1:75

ARQUIVO:
Taquiografia_01 DEM_R00.dwg



DATA:
08/08/2024

ETAPA: EXECUTIVA

PLANTA DE DEMOLIÇÃO

VERSÃO:
R00

PRANCHA:
01

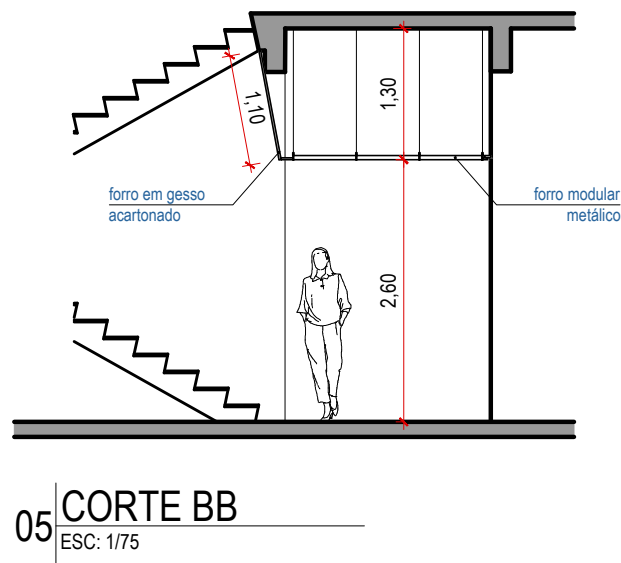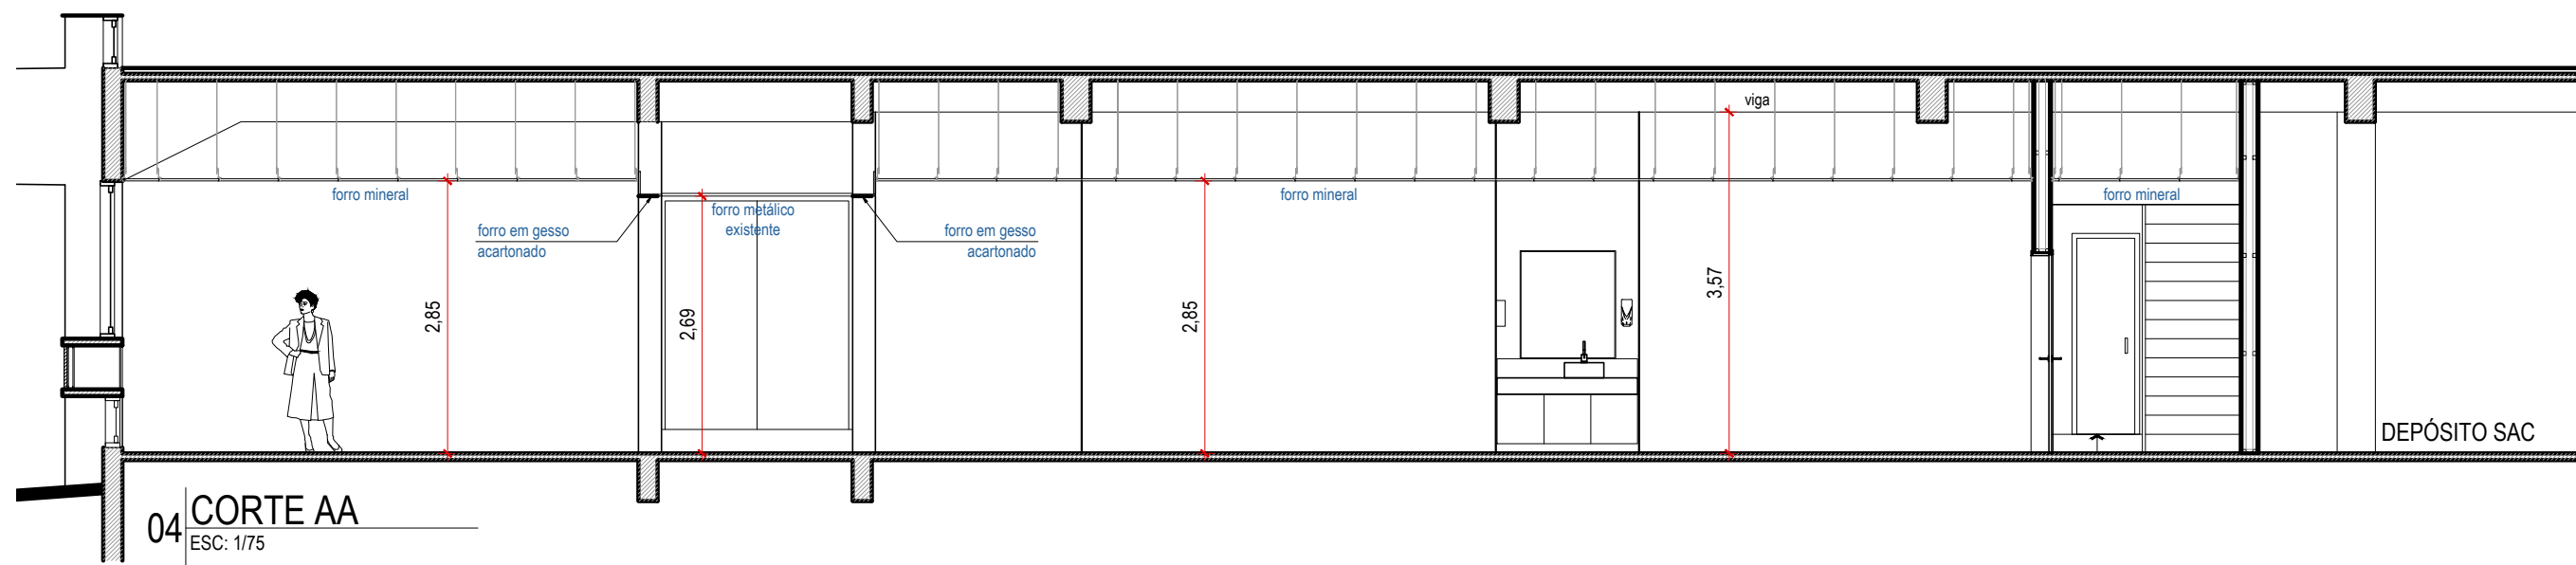

09/08/2024	R00	EMISSÃO INICIAL	João V. Ramos
Data	Revisão	Modificação	Responsável



CÂMARA MUNICIPAL DE
PORTO ALEGRE

SOM
SEÇÃO DE OBRAS E
MANUTENÇÃO

ETAPA: EXECUTIVA
CORTES

PROJETO:
REFORMA TÉRREO - TAQUIGRAFIA

RESP. PROJETO:
ARQ. Fernanda Lazzari Costi | CAU RS - A57986-6
ACAD. João V. Ramos

ARQ. | CAU RS -
ARQ. | CAU RS -


ESCALA:
1:75

ARQUIVO:
Taquiografia_02.EXE_R00.dwg

DATA:
22/08/2024


VERSÃO:
R00

PRANCHA:
02B

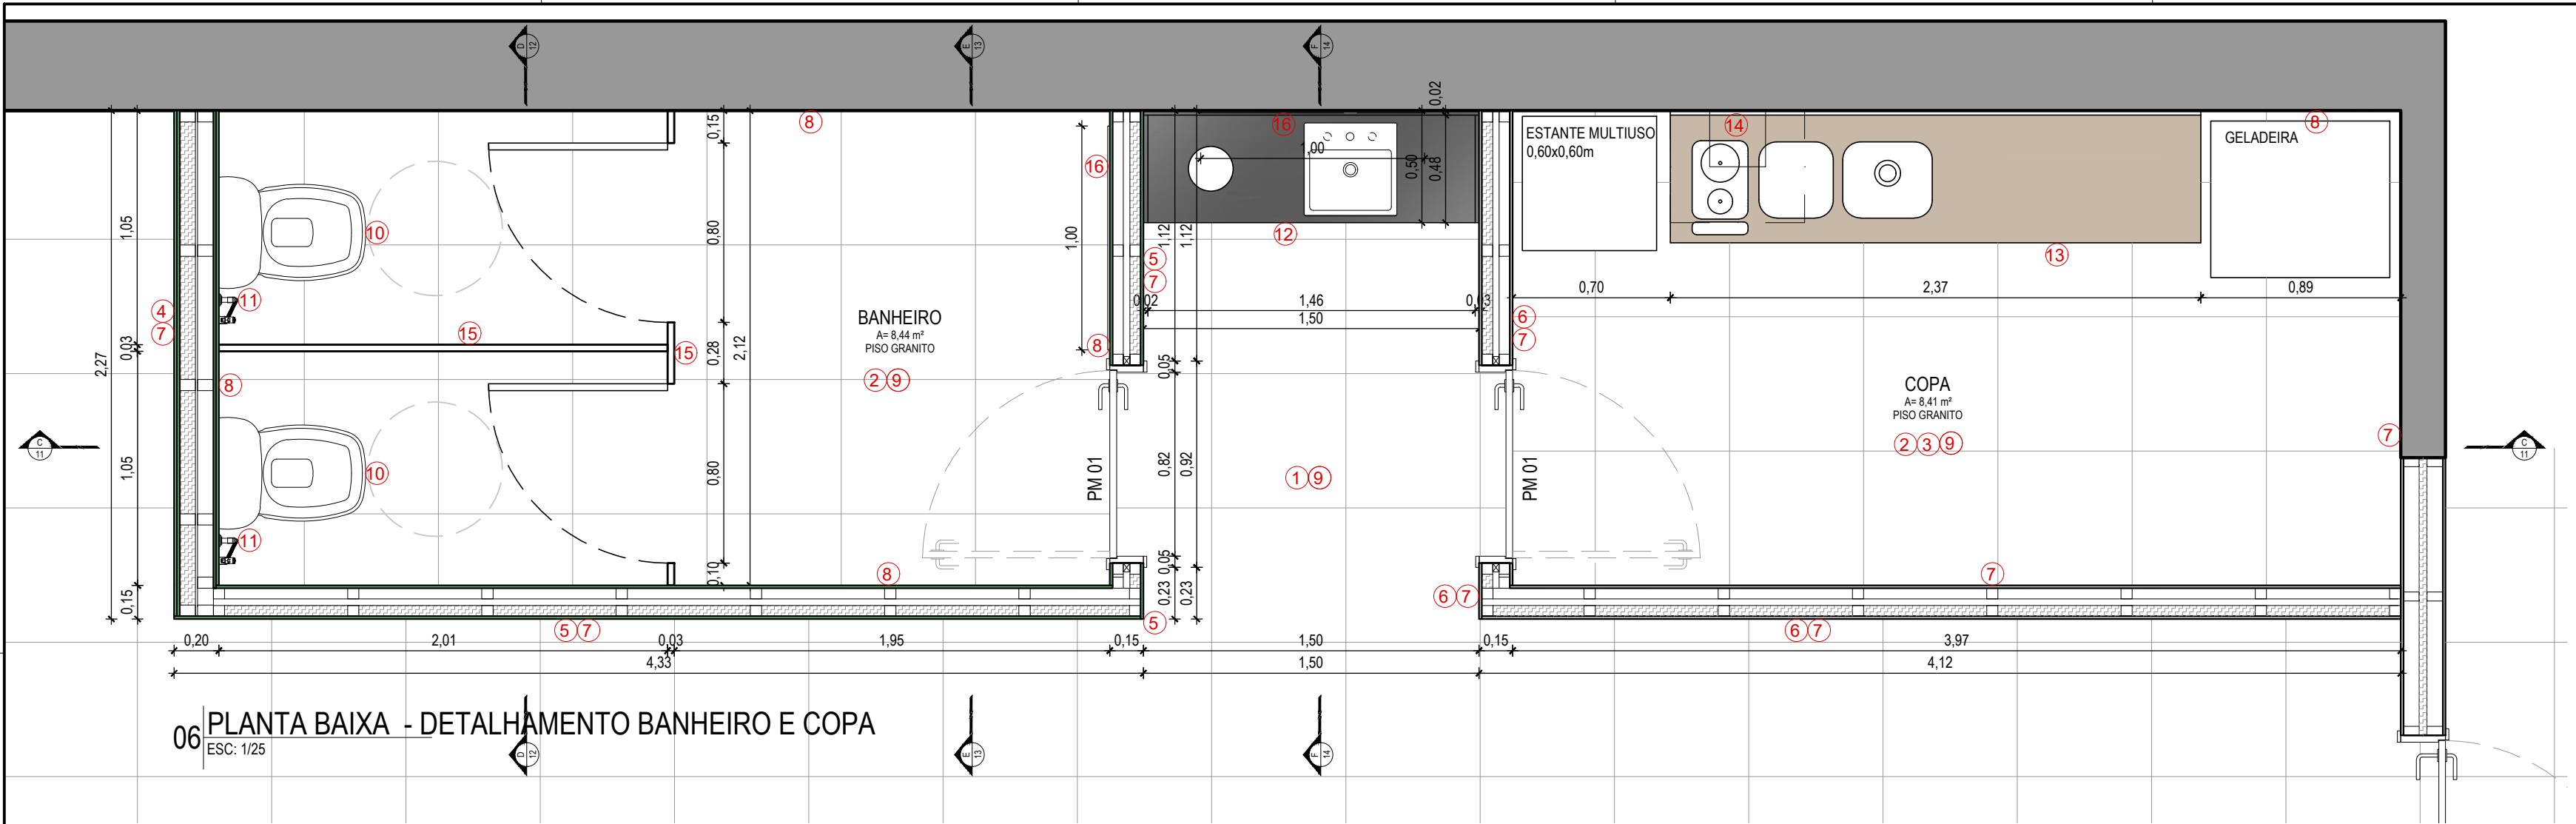

- LEGENDAS:**
- 1 Piso vinílico 60x60cm
 - 2 Piso em granito existente a ser instalado
 - 3 Rodapé em granito 10cm
 - 4 Parede em gesso acartonado duplo - placa verde - 20cm
 - 5 Parede em gesso acartonado duplo - placa verde - 15cm
 - 6 Parede em gesso acartonado standard - 15cm
 - 7 Pintura na cor Pergaminho (P208)
 - 8 Revestimento cerâmico 30x60cm
 - 9 Forro mineral modular 625x625mm
 - 10 Vaso sanitário existente a ser instalado
 - 11 Ducha higiênica existente a ser instalada
 - 12 Bancada do banheiro a ser reaproveitada [ver detalhes 11 e 12]
 - 13 Bancada da cozinha a ser reaproveitada
 - 14 Coifa existente a ser instalada
 - 15 Divisórias sanitárias
 - 16 Espelhos [1,13x1,00m e 1,00x2,00m]

06 PLANTA BAIXA - DETALHAMENTO BANHEIRO E COPA
ESC: 1/25

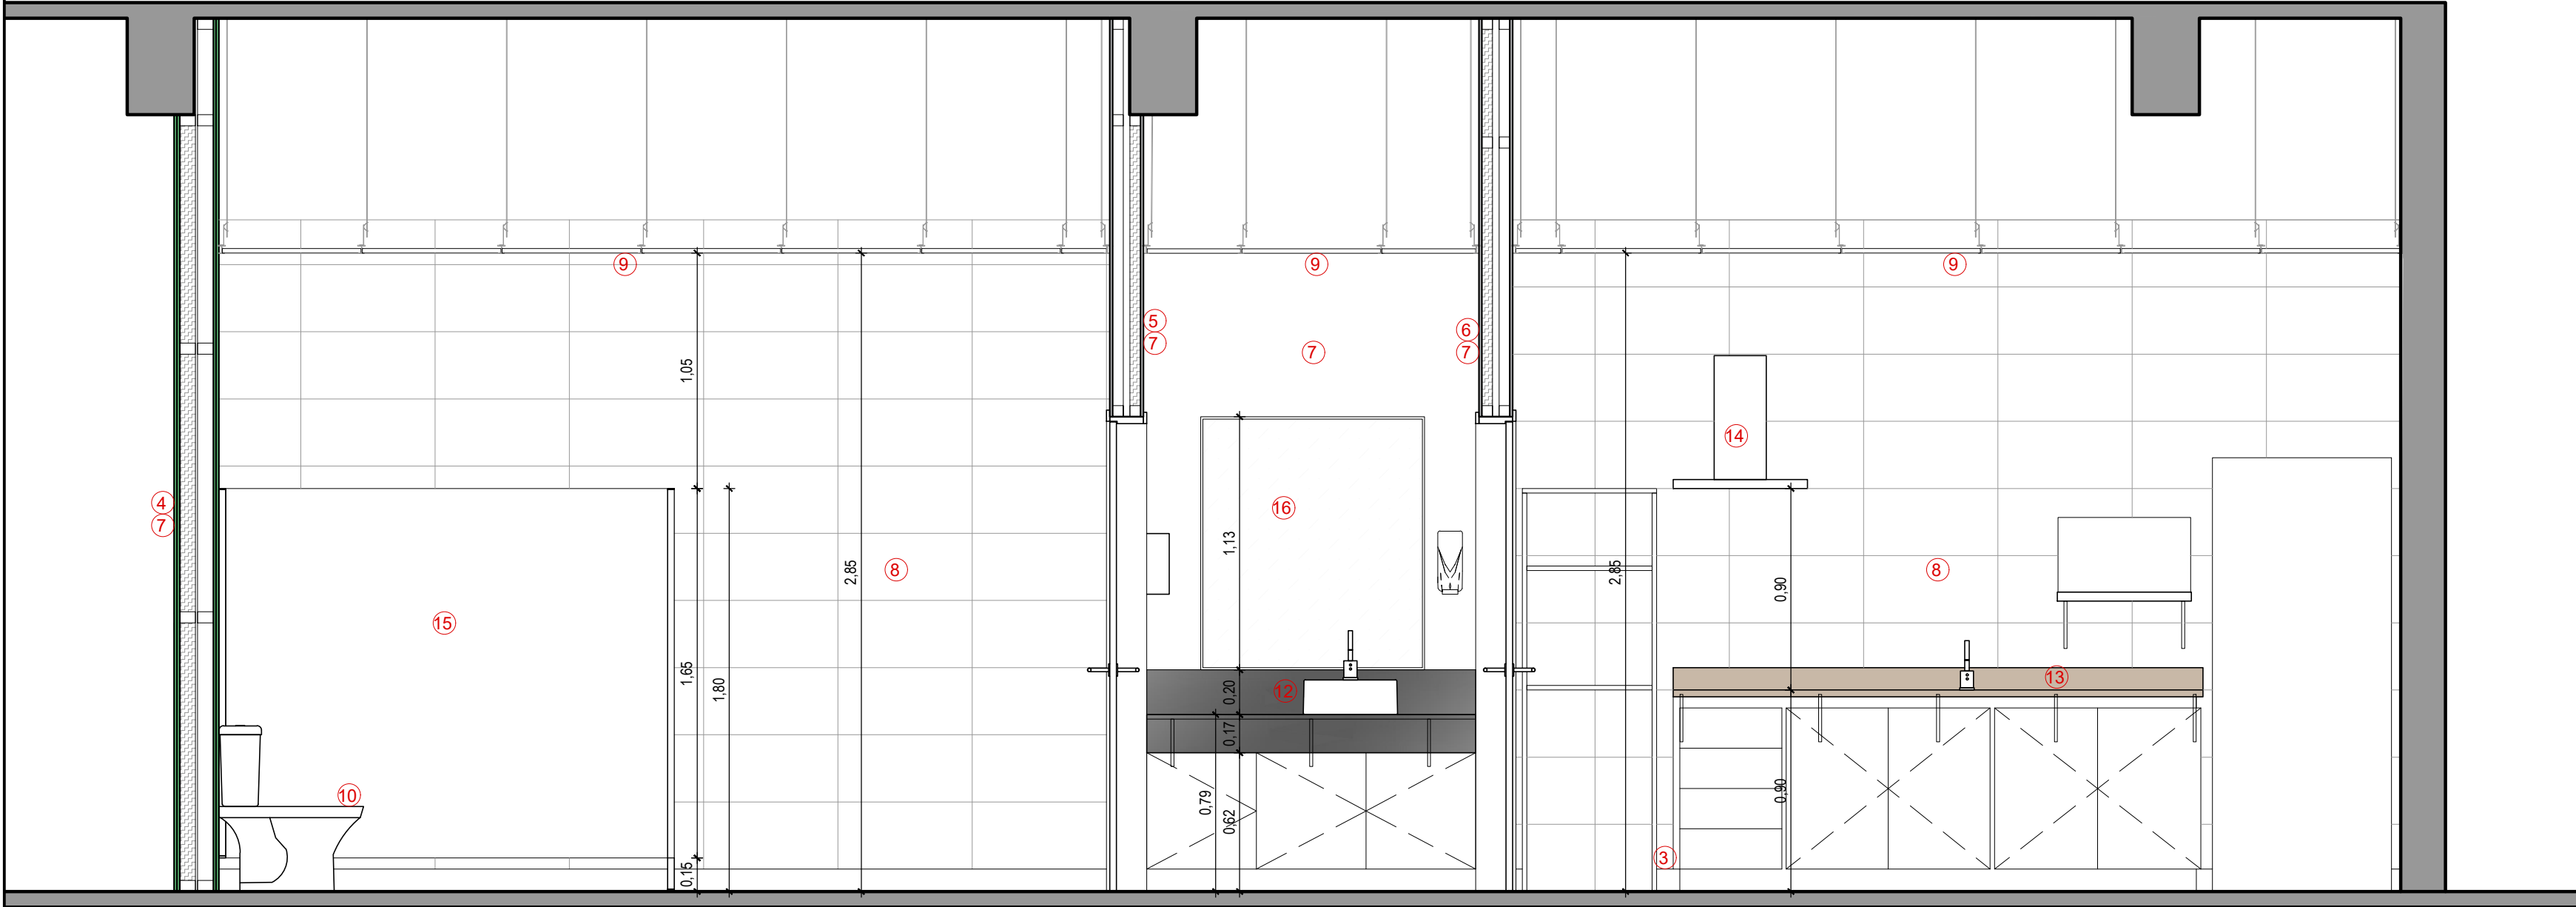

07 CORTE CC
ESC: 1/25

09/08/2024	R00	EMISSÃO INICIAL	João V. Ramos
Data	Revisão	Modificação	Responsável



CÂMARA MUNICIPAL DE
PORTO ALEGRE

SOM
SEÇÃO DE OBRAS E
MANUTENÇÃO

ETAPA: EXECUTIVA

DET. BANHEIRO E COPA

PROJETO:
REFORMA TÉRREO - TAQUIGRAFIA

RESP. PROJETO:
ARQ. Fernanda Lazzari Costi | CAU RS - A57986-6
ACAD. João V. Ramos

ARQ. | CAU RS -
ARQ. | CAU RS -


ESCALA:
1:25

ARQUIVO:
Taquiografia_02_EXE_R00.dwg


DATA:
22/08/2024

VERSÃO:
R00


PRANCHA:
02C

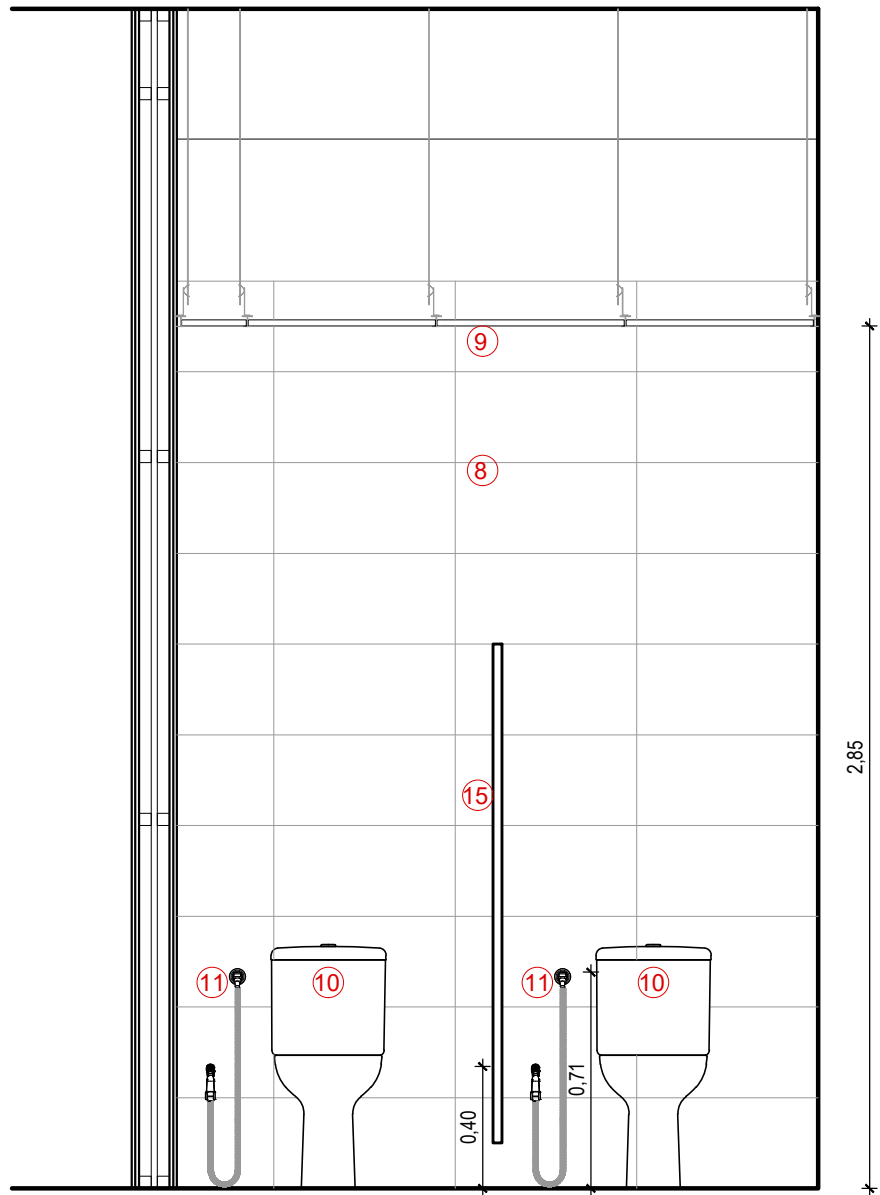

08 CORTE DD
ESC: 1/25

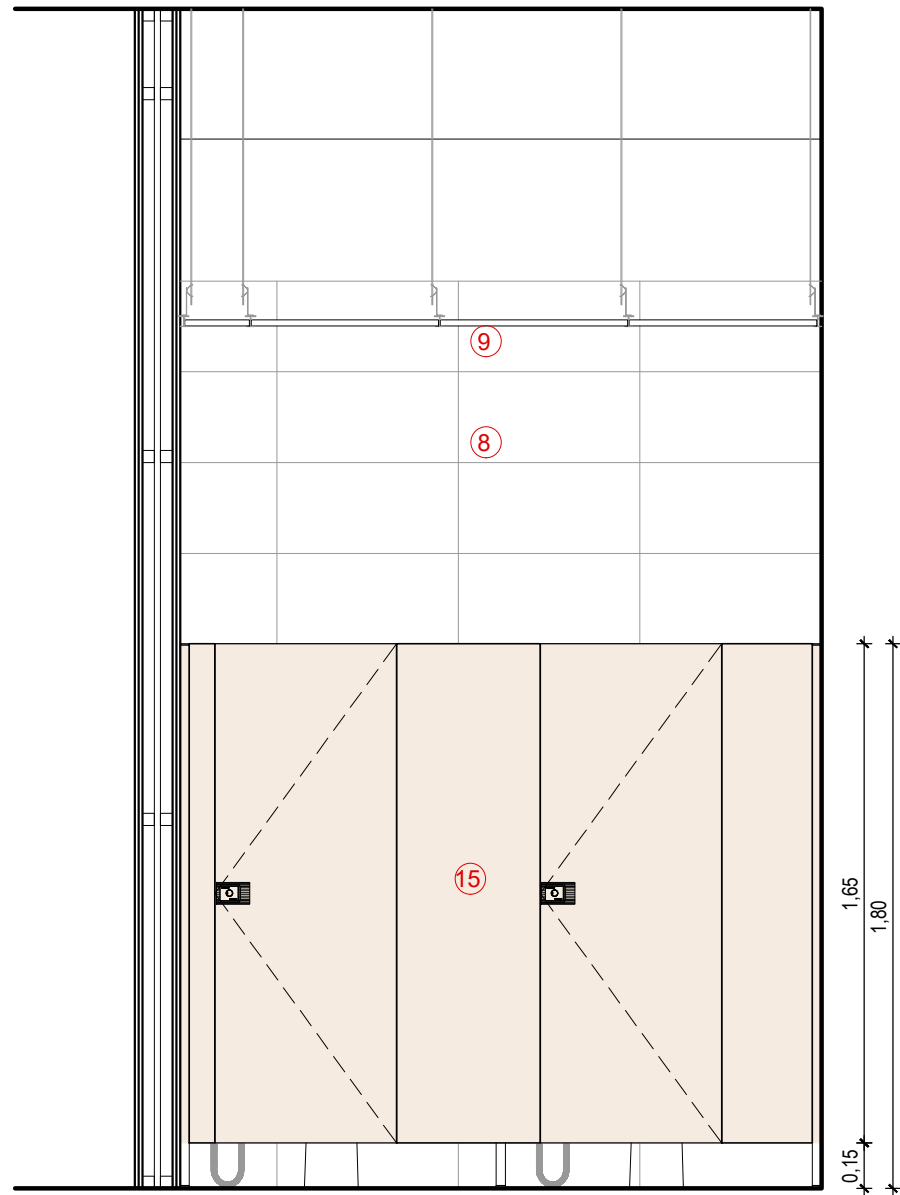

09 CORTE EE
ESC: 1/25

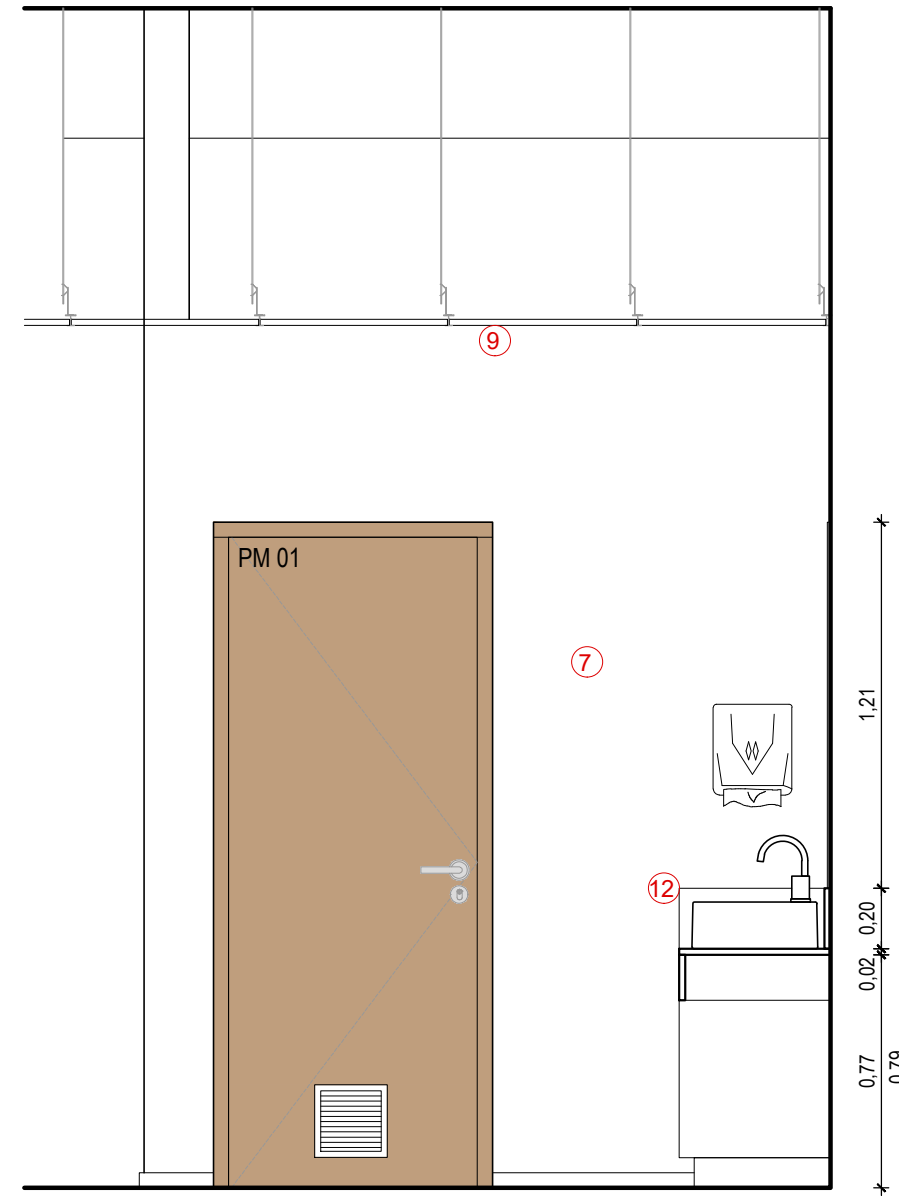


10 CORTE FF
ESC: 1/25

- LEGENDAS:
- 1 Piso vinílico 60x60cm
 - 2 Piso em granito existente a ser instalado
 - 3 Rodapé em granito 10cm
 - 4 Parede em gesso acartonado duplo - placa verde - 20cm
 - 5 Parede em gesso acartonado duplo - placa verde - 15cm
 - 6 Parede em gesso acartonado standard - 15cm
 - 7 Pintura na cor Pergaminho (P208)
 - 8 Revestimento cerâmico 30x60cm
 - 9 Forro mineral modular 625x625mm
 - 10 Vaso sanitário existente a ser instalado
 - 11 Ducha higiênica existente a ser instalada
 - 12 Bancada do banheiro a ser reaproveitada [ver detalhes 11 e 12]
 - 13 Bancada da cozinha a ser reaproveitada
 - 14 Coifa existente a ser instalada
 - 15 Divisórias sanitárias
 - 16 Espelhos [1,13x1,00m e 1,00x2,00m]

REAPROVEITAMENTO DA BANCADA DE GRANITO

OBS: Conferir medidas no local.

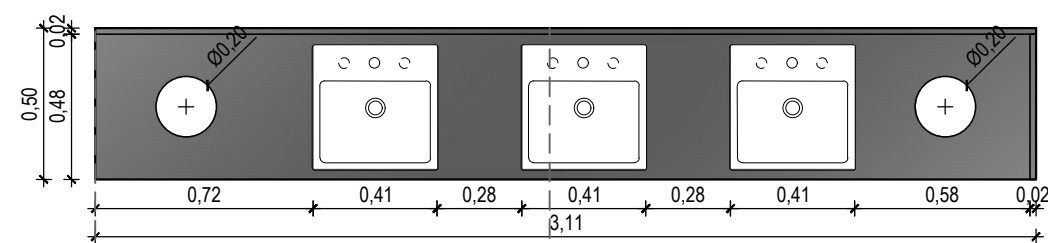

11 PLANTA BAIXA - BANCADA EXISTENTE
ESC: 1/25



12 PLANTA BAIXA - BANCADA REAPROVEITADA
ESC: 1/25

- Inclui:
- Bancada em granito
 - Espelho em granito
 - Cuba
 - Misturador

09/08/2024	R00	EMIÇÃO INICIAL	João V. Ramos
Data	Revisão	Modificação	Responsável



CÂMARA MUNICIPAL DE
PORTO ALEGRE

PROJETO:

REFORMA TÉRREO - TAQUIGRAFIA

RESP. PROJETO:

ARQ. Fernanda Lazzari Costi | CAU RS - A57986-6
ACAD. João V. Ramos

ARQ. | CAU RS -
ARQ. | CAU RS -

ESCALA:
1:25

ARQUIVO:
Taquigrafia_02_EXE_R00.dwg

DATA:
22/08/2024

ETAPA: EXECUTIVA


VERSÃO:
R00

PRANCHA:
02D


SOM
SEÇÃO DE OBRAS E
MANUTENÇÃO

DET. BANHEIRO E COPA

PM 01

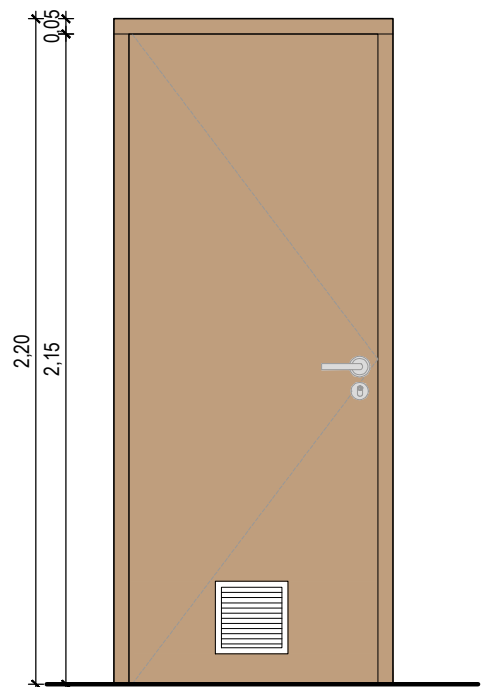


VISTA PM 01
ESC: 1/25

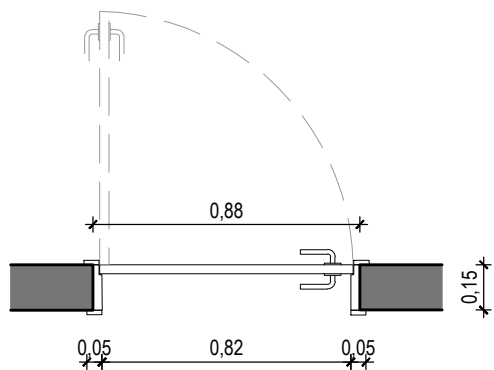


PLANTA BAIXA
ESC: 1/25

PM 02

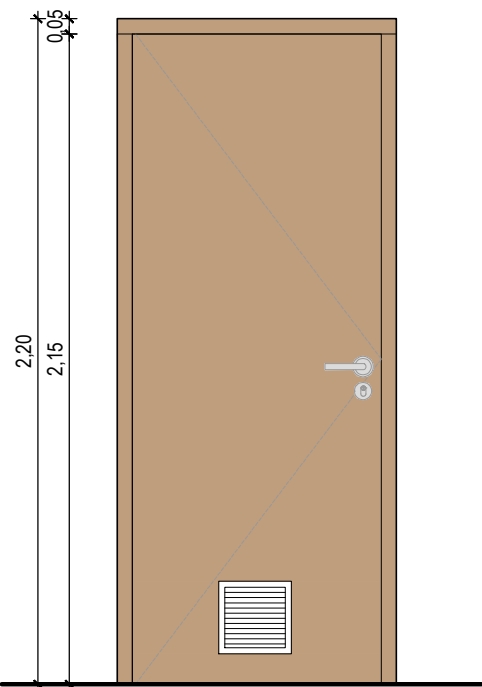


VISTA PM 02
ESC: 1/25

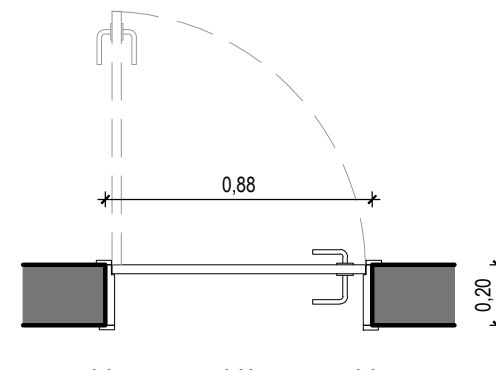


PLANTA BAIXA
ESC: 1/25

PM 03

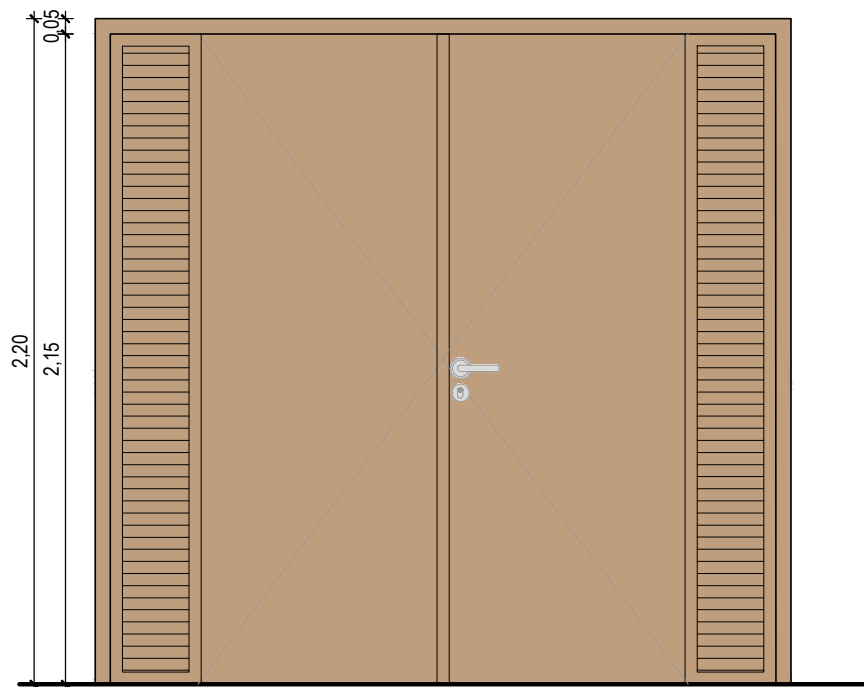


VISTA PM 03
ESC: 1/25

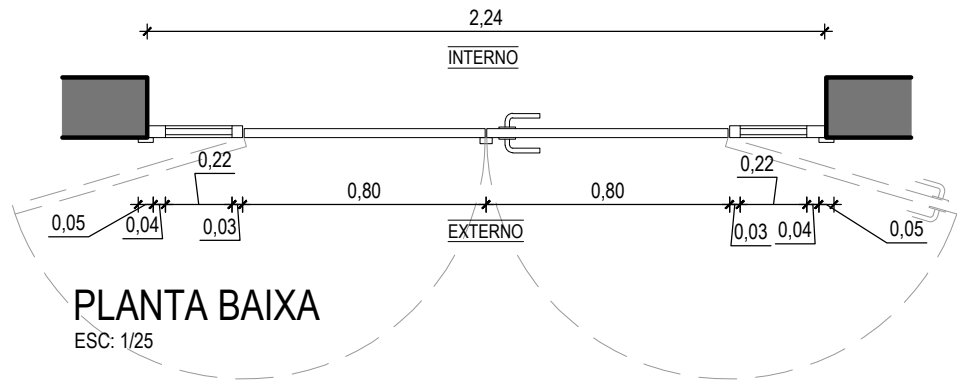


PLANTA BAIXA
ESC: 1/25


MV 01 + PMM 01

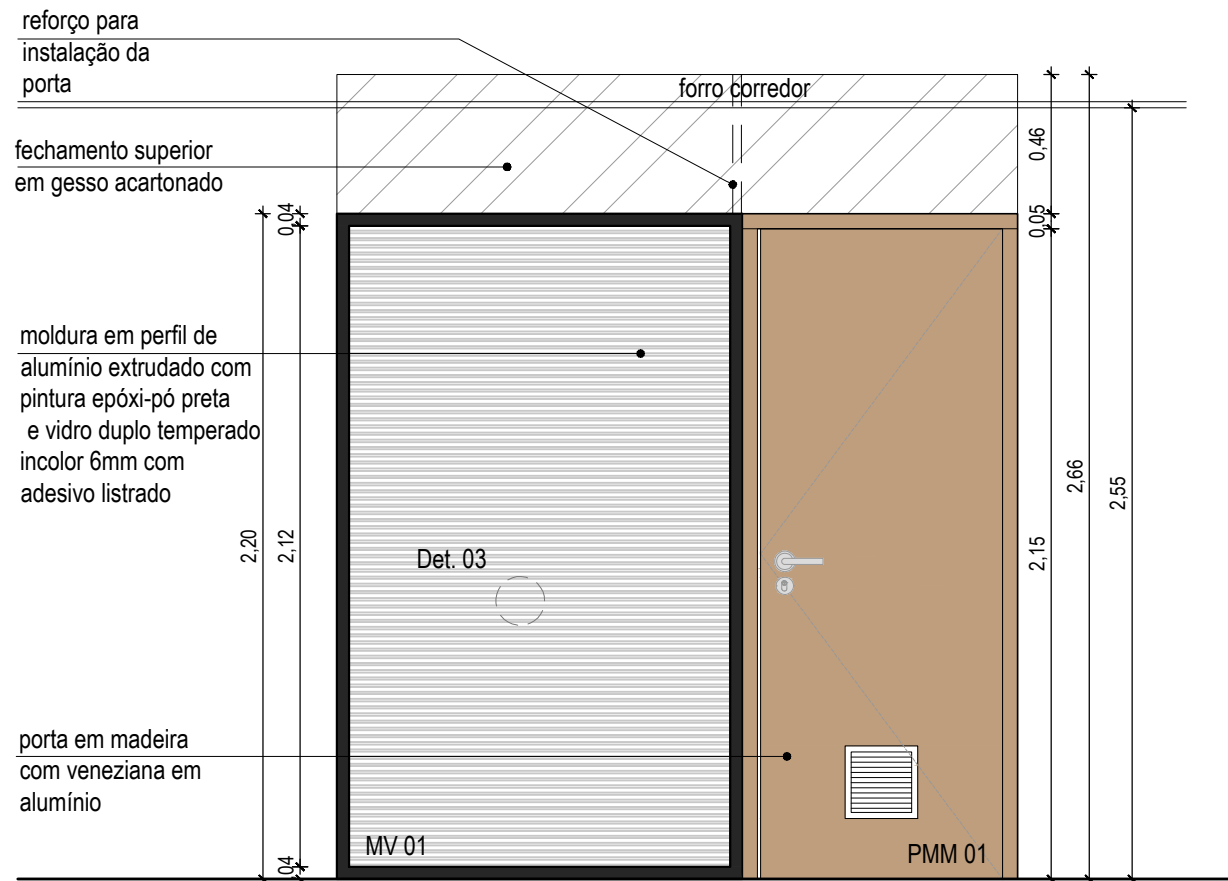


VISTA MV 01 + PMM 01
ESC: 1/25

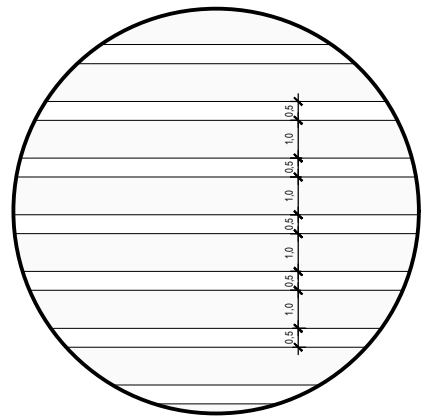

DET. 03
ESC: 1/2
medidas em centímetros

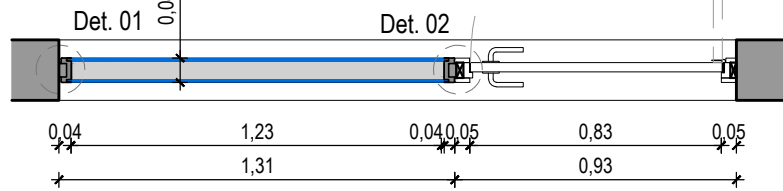


PLANTA BAIXA
ESC: 1/25

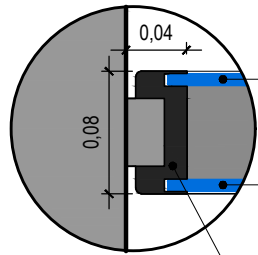

DET. 01
ESC: 1/5

vidro incolor temperado 6mm
vidro incolor temperado 6mm com adesivo listrado
perfil em alumínio extrudado com pintura epóxi-pó preta

vidro incolor temperado 6mm
vidro incolor temperado 6mm com adesivo listrado
perfil em alumínio extrudado com pintura epóxi-pó preta

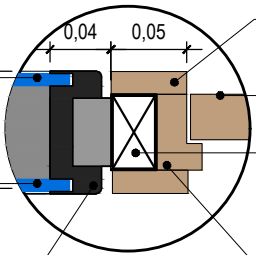

DET. 02
ESC: 1/5

guarnição em madeira
folha da porta em madeira
reforço para instalação da porta
marco com batente

DETALHAMENTO ESQUADRIAS OBS: Conferir na planta executiva a posição e sentido de abertura das portas.

09/08/2024	R00	EMIÇÃO INICIAL	João V. Ramos
Data	Revisão	Modificação	Responsável



CÂMARA MUNICIPAL DE
PORTO ALEGRE

SOM
SEÇÃO DE OBRAS E
MANUTENÇÃO

ETAPA: EXECUTIVA

DETALHES ESQUADRIAS

PROJETO:
REFORMA TÉRREO - TAQUIGRAFIA

RESP. PROJETO:
ARQ. Fernanda Lazzari Costi | CAU RS - A57986-6
ACAD. João V. Ramos

ESCALA:
1:50


ARQUIVO:
Taquiografia_02_EXE_R00.dwg

DATA:
22/08/2024


VERSÃO:
R00

PRANCHA:
02E


DETALHAMENTO RIPADO OBS: Conferir ripado já existente no local.

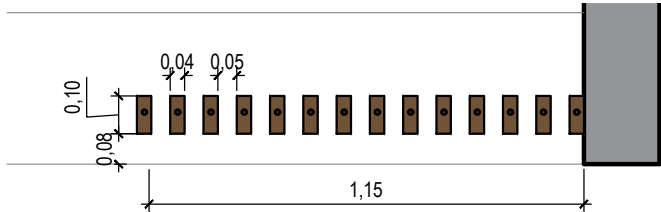


PLANTA BAIXA - RIPADO CORREIOS
ESC: 1/20

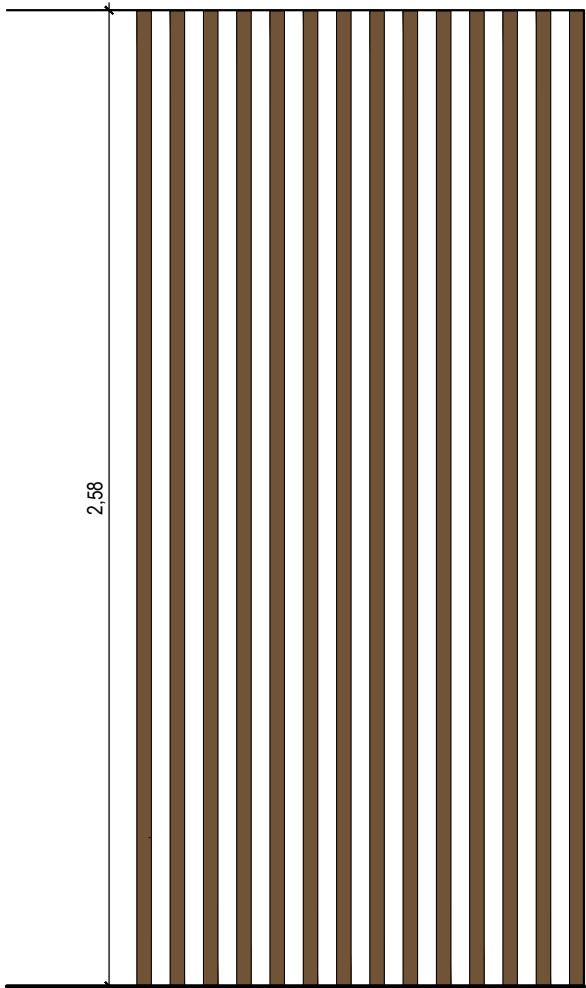


VISTA EXTERNA - RIPADO CORREIOS
ESC: 1/20

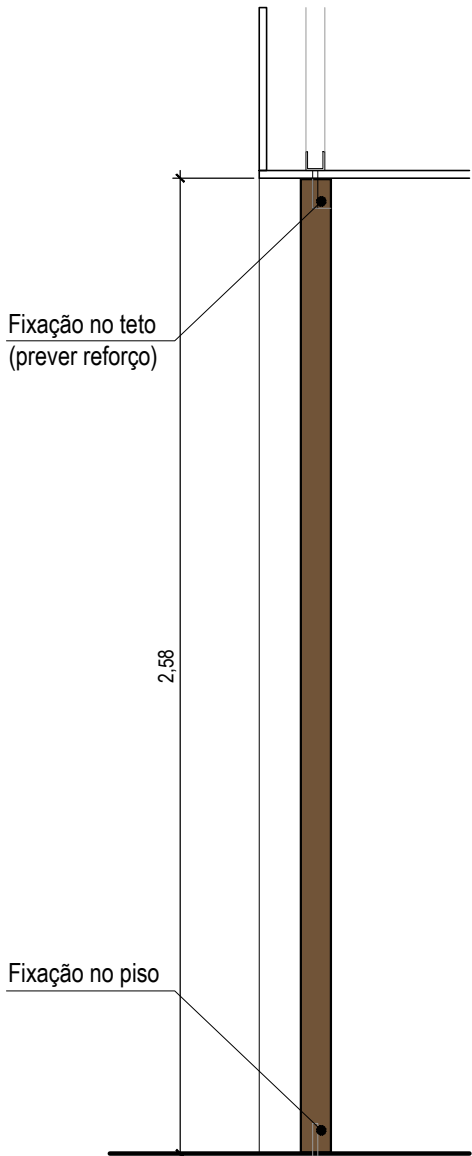

CORTE PADRÃO
ESC: 1/20

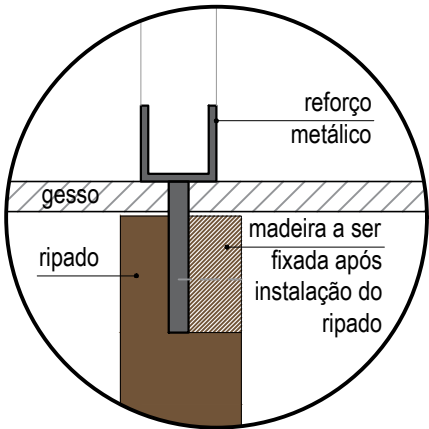


DET. FIXAÇÃO FORRO
ESC: 1/5

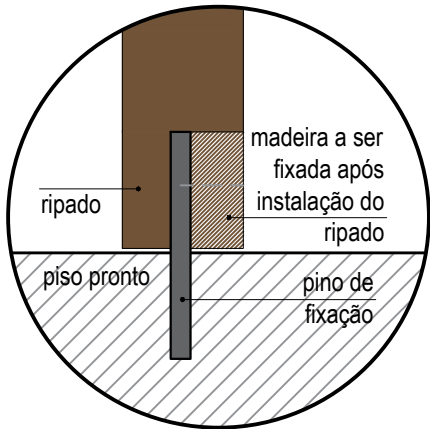


DET. FIXAÇÃO PISO
ESC: 1/5

PV 03

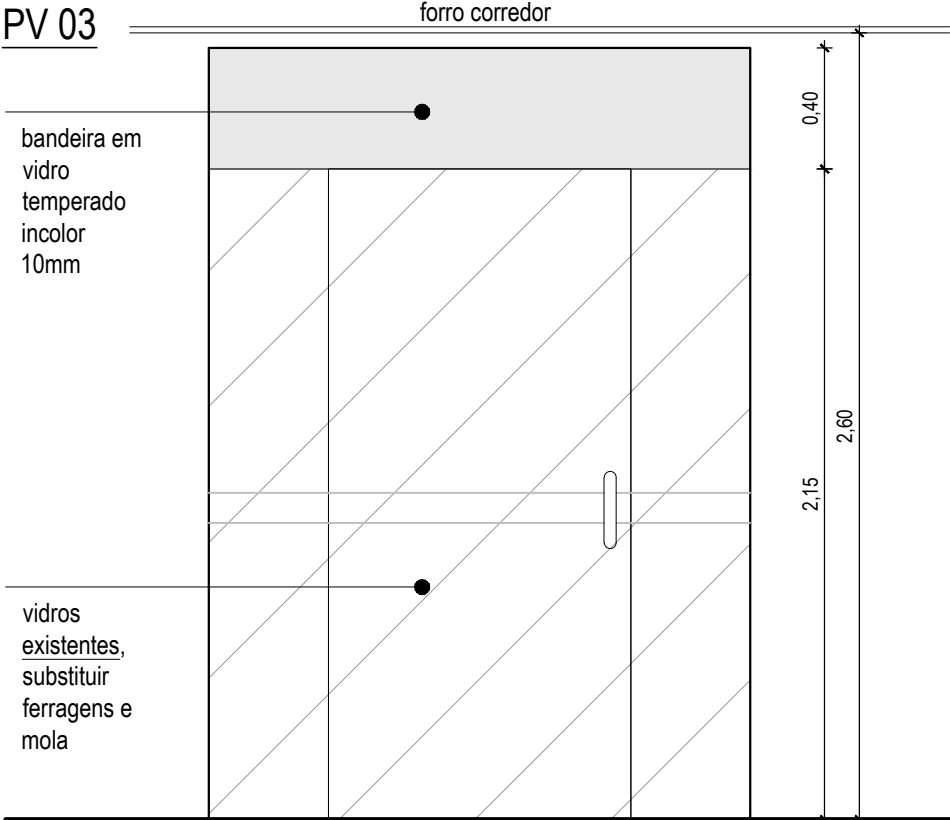

VISTA PV 03
ESC: 1/25

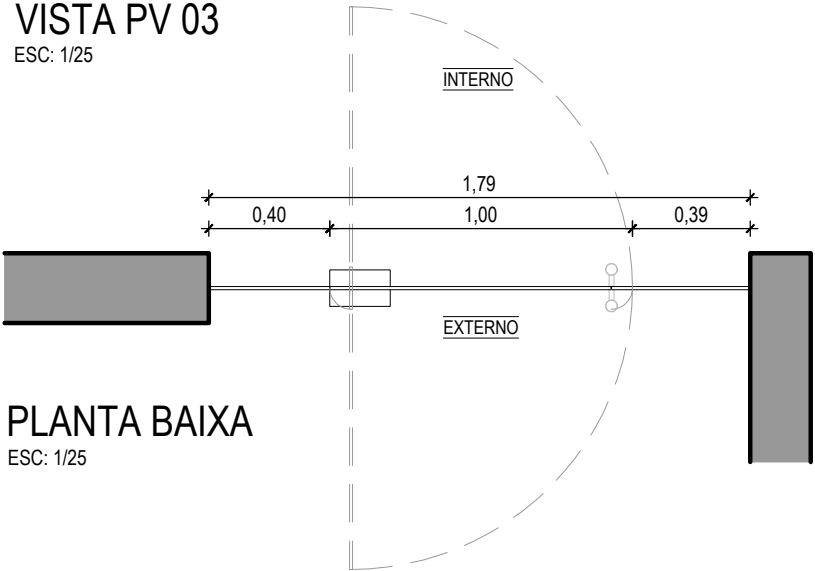

PLANTA BAIXA
ESC: 1/25



CÂMARA MUNICIPAL DE
PORTO ALEGRE

SOM

SEÇÃO DE OBRAS E
MANUTENÇÃO

ETAPA: EXECUTIVA

DET. RIPADO E ESQUADRIA

PROJETO:

REFORMA TÉRREO - TAQUIGRAFIA

RESP. PROJETO:

ARQ. Fernanda Lazzari Costi | CAU RS - A57986-6
ACAD. João V. Ramos

ARQ. | CAU RS -
ARQ. | CAU RS -

ESCALA:
1:50

ARQUIVO:
Taquiografia_02.EXE_R00.dwg

DATA:

22/08/2024

VERSÃO:

R00

PRANCHA:

02F



13 PLANTA BAIXA - LAYOUT
ESC: 1/75

09/08/2024	R00	EMISSÃO INICIAL	João V. Ramos
Data	Revisão	Modificação	Responsável



CÂMARA MUNICIPAL DE
PORTO ALEGRE

SOM
SEÇÃO DE OBRAS E
MANUTENÇÃO

ETAPA: EXECUTIVA

PLANTA DE LAYOUT

PROJETO:
REFORMA TÉRREO - TAQUIGRAFIA

RESP. PROJETO:
ARQ. Fernanda Lazzari Costi | CAU RS - A57986-6
ACAD. João V. Ramos


ESCALA:
1:75

ARQUIVO:
Taquigrafia_03.LAY_R00.dwg

DATA:
19/08/2024

VERSÃO:
R00

PRANCHA:
03

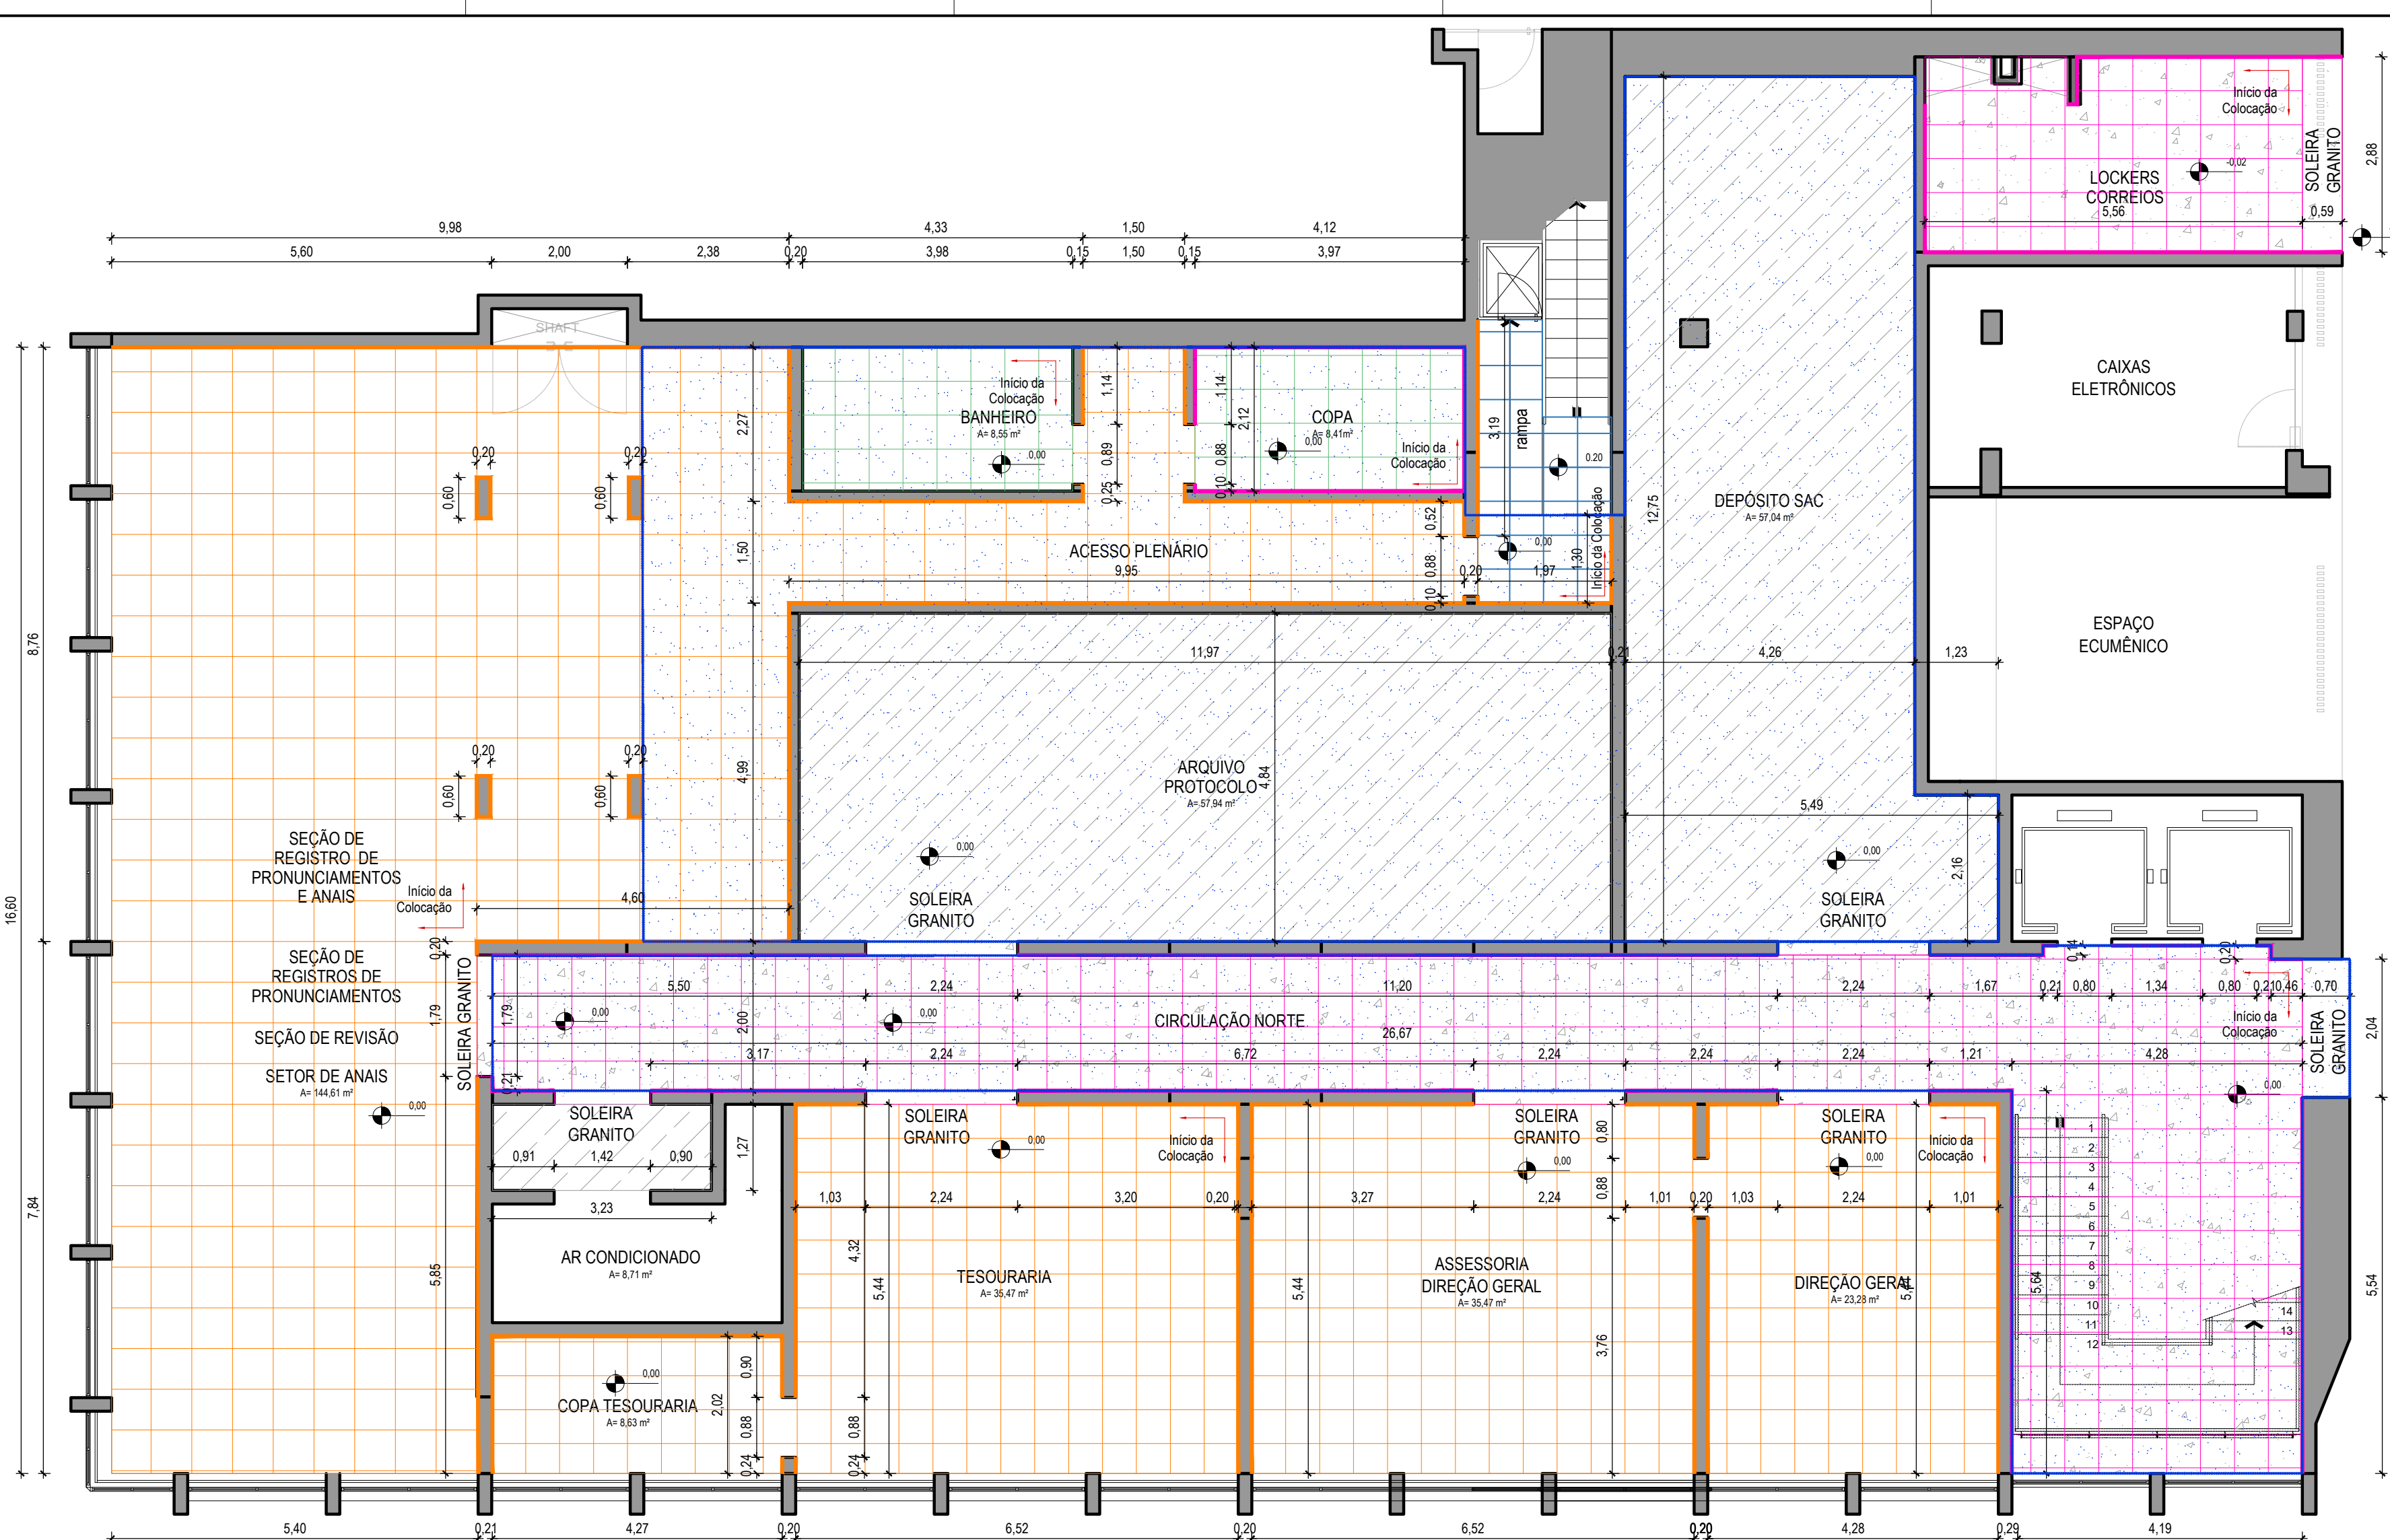

LEGENDA:

- Piso granito reaproveitado
- Piso vinílico
- Piso granito preto
- Piso cimentado liso
- Piso de borracha
- Contrapiso novo
- Rodapé Poliestireno
- Rodapé Granito
- Soleira Granito

14 PLANTA DE PISO
ESC: 1/75

09/08/2024	R00	EMIÇÃO INICIAL	João V. Ramos
Data	Revisão	Modificação	Responsável



CÂMARA MUNICIPAL DE
PORTO ALEGRE

PROJETO:

REFORMA TÉRREO - TAQUIGRAFIA

RESP. PROJETO:

ARQ. Fernanda Lazzari Costi | CAU RS - A57986-6 ARQ. | CAU RS -
ACAD. João V. Ramos ARQ. | CAU RS -

ESCALA:
1:75

ARQUIVO:
Taquiografia_04_PIS_R00.dwg


DATA:
08/10/2024

ETAPA: EXECUTIVA

PLANTA DE PISO

VERSÃO:
R00

PRANCHA:
04

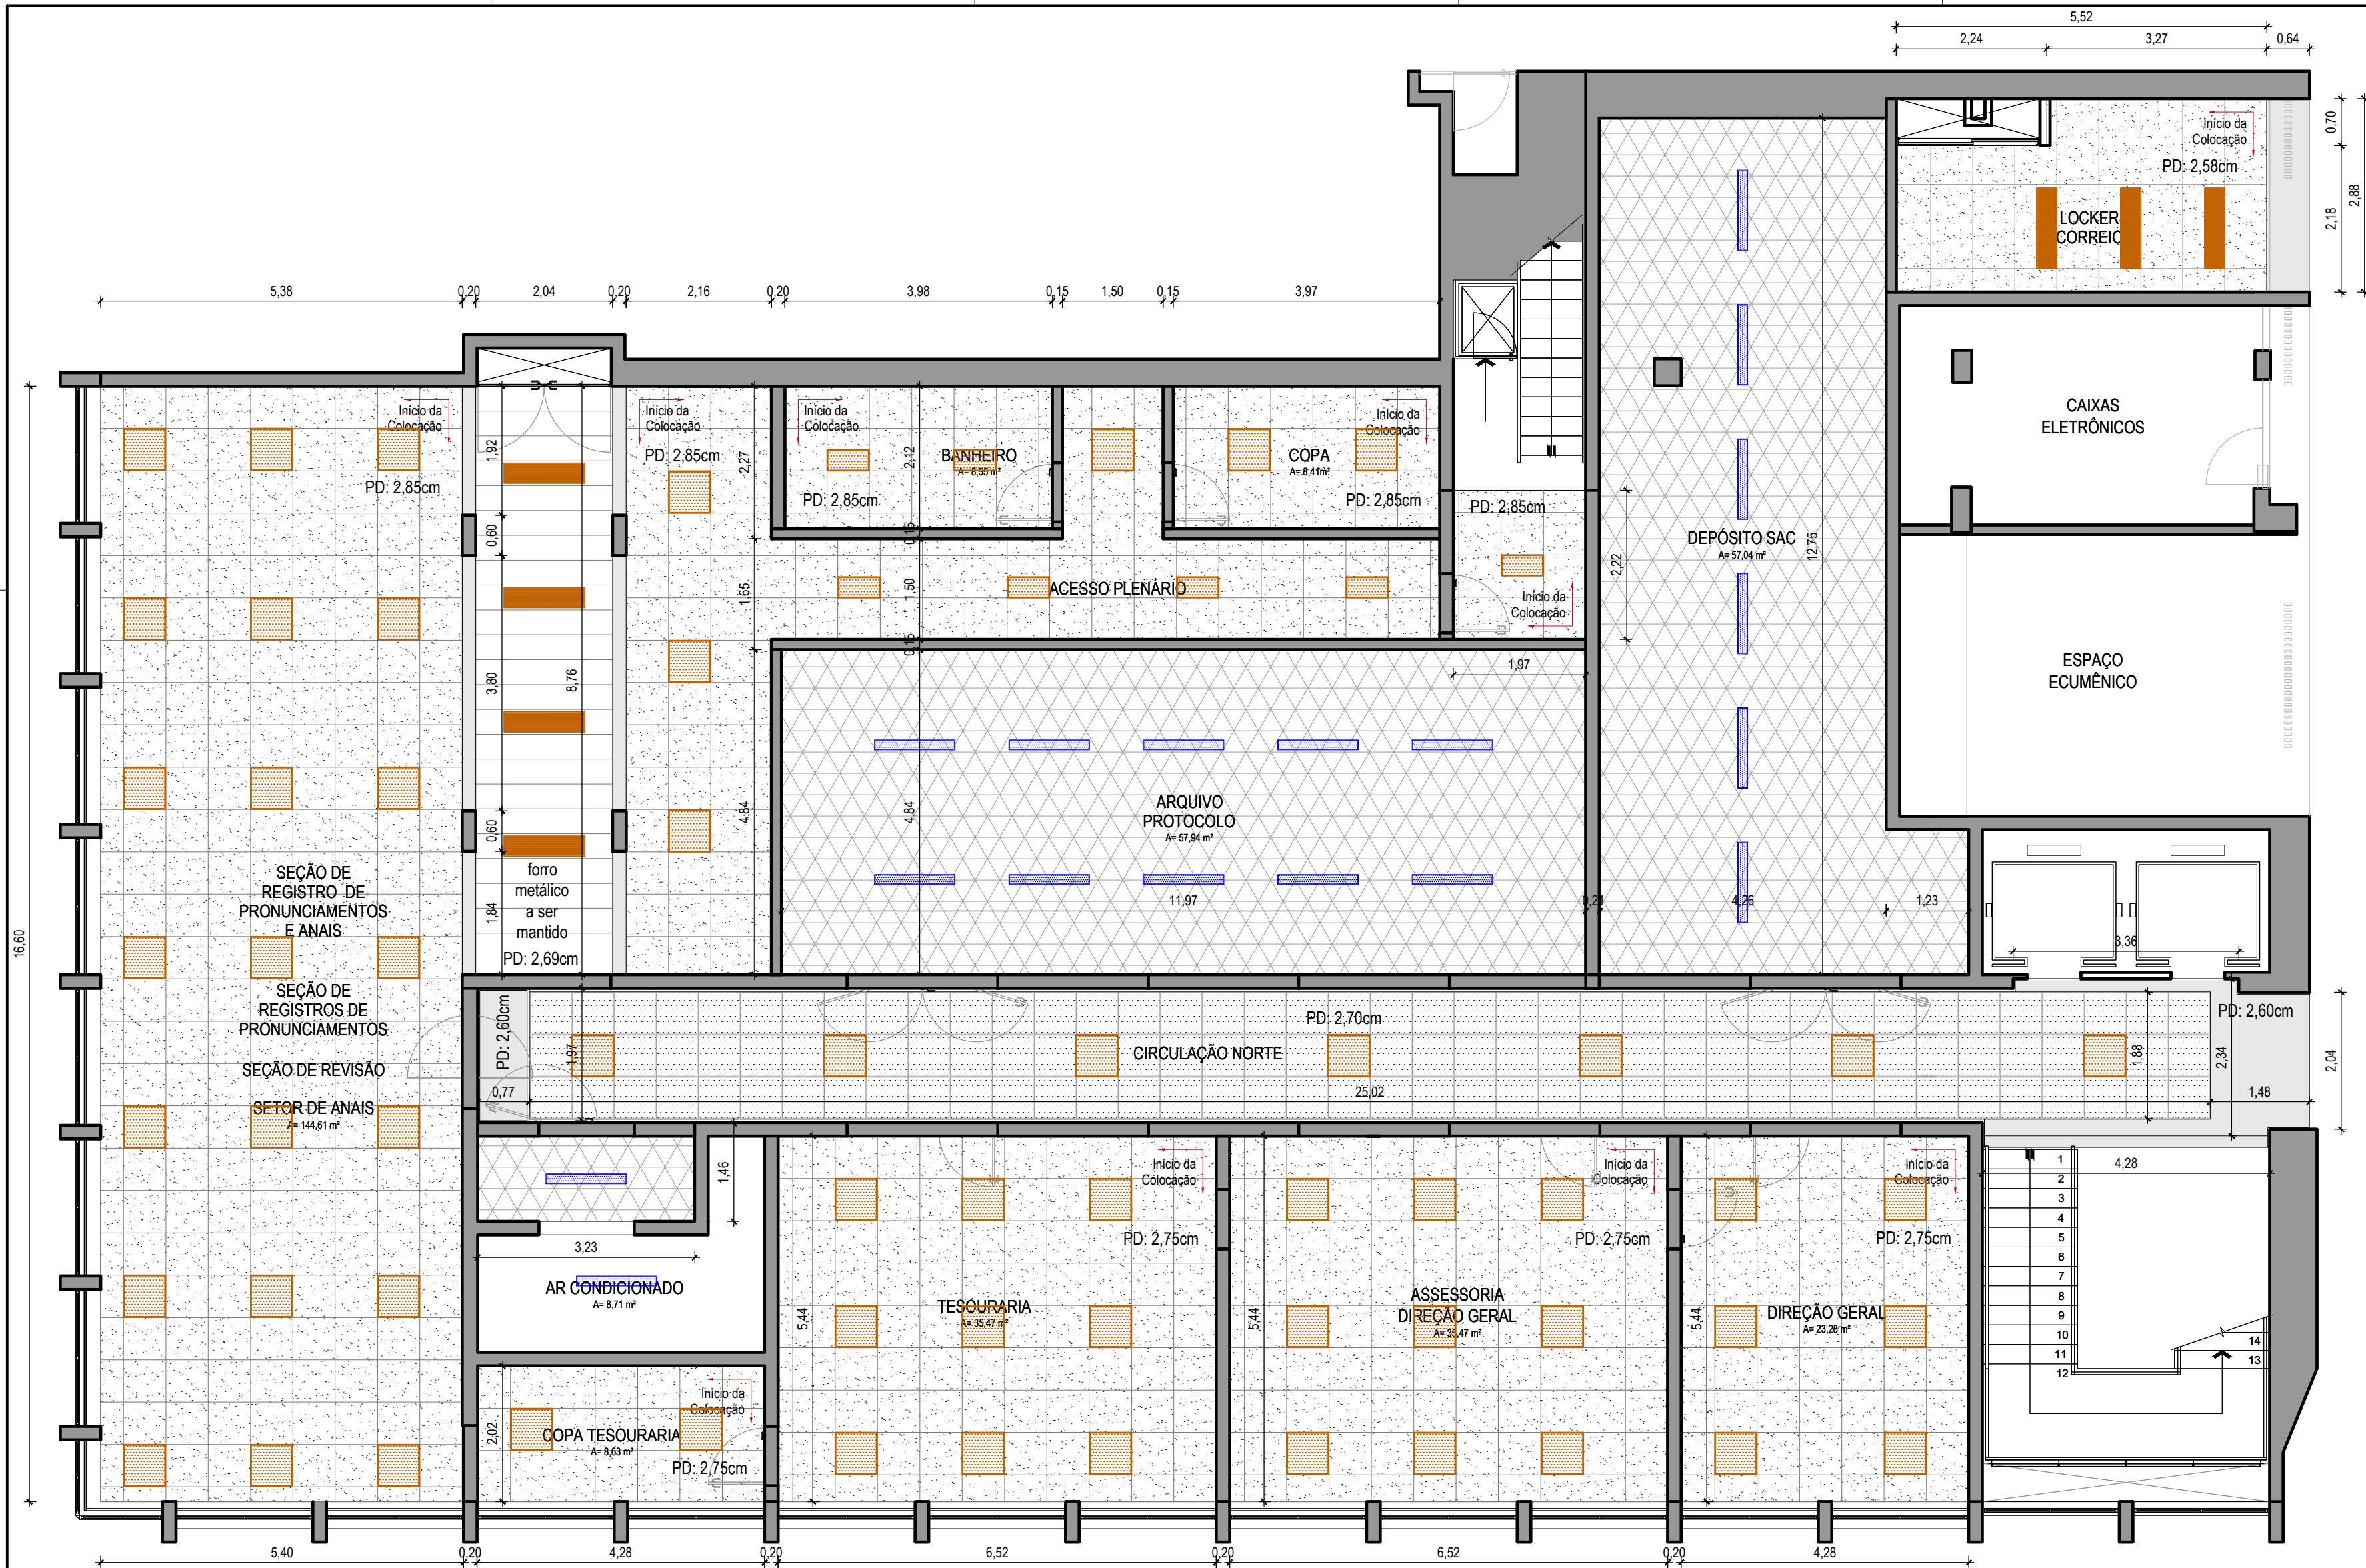

LEGENDA - FORROS:

FORRO MINERAL
62,5x62,5cm

FORRO MINERAL
125x62,5cm

FORRO METÁLICO

FORRO EM GESSO

PINTURA DA LAJE
APARENTE

FORRO METÁLICO
EXISTENTE

MANTER

LEGENDA - LUMINÁRIAS:

Luminária quadrada de embutir para forro modular em placa de LED, com borda branca 62x62cm, potência máxima 48 W, bivolt automático - 5700kLuminária retangular de embutir para forro modular em placa de LED, com borda branca 30x60cm, potência máxima 36 W, 5700k, bivolt automático - 4000kLuminária hermética de sobrepor para duas lâmpadas tubular LED T8 (2 x 18W) - 5700kLuminária retangular de embutir para forro modular em placa de LED, com borda branca 30x120cm, 45W, 5700k, bivolt automático (85V-240V)

15 PLANTA DE FORRO E ILUMINAÇÃO
ESC: 1/75

09/08/2024	R00	EMIÇÃO INICIAL	João V. Ramos
Data	Revisão	Modificação	Responsável

CÂMARA MUNICIPAL DE
PORTO ALEGRE

PROJETO:
REFORMA TÉRREO - TAQUIGRAFIA

RESP. PROJETO:
ARQ. Fernanda Lazzari Costi | CAU RS - A57986-6
ACAD. João V. Ramos

ARQ. | CAU RS -
ARQ. | CAU RS -

ESCALA:
1:75

ARQUIVO:
Taquiografia_05_FOR_R00.dwg


DATA:
08/10/2024

ETAPA: EXECUTIVA

PLANTA DE FORRO E ILUMINAÇÃO

R00



VERSÃO:
PRANCHA:
05

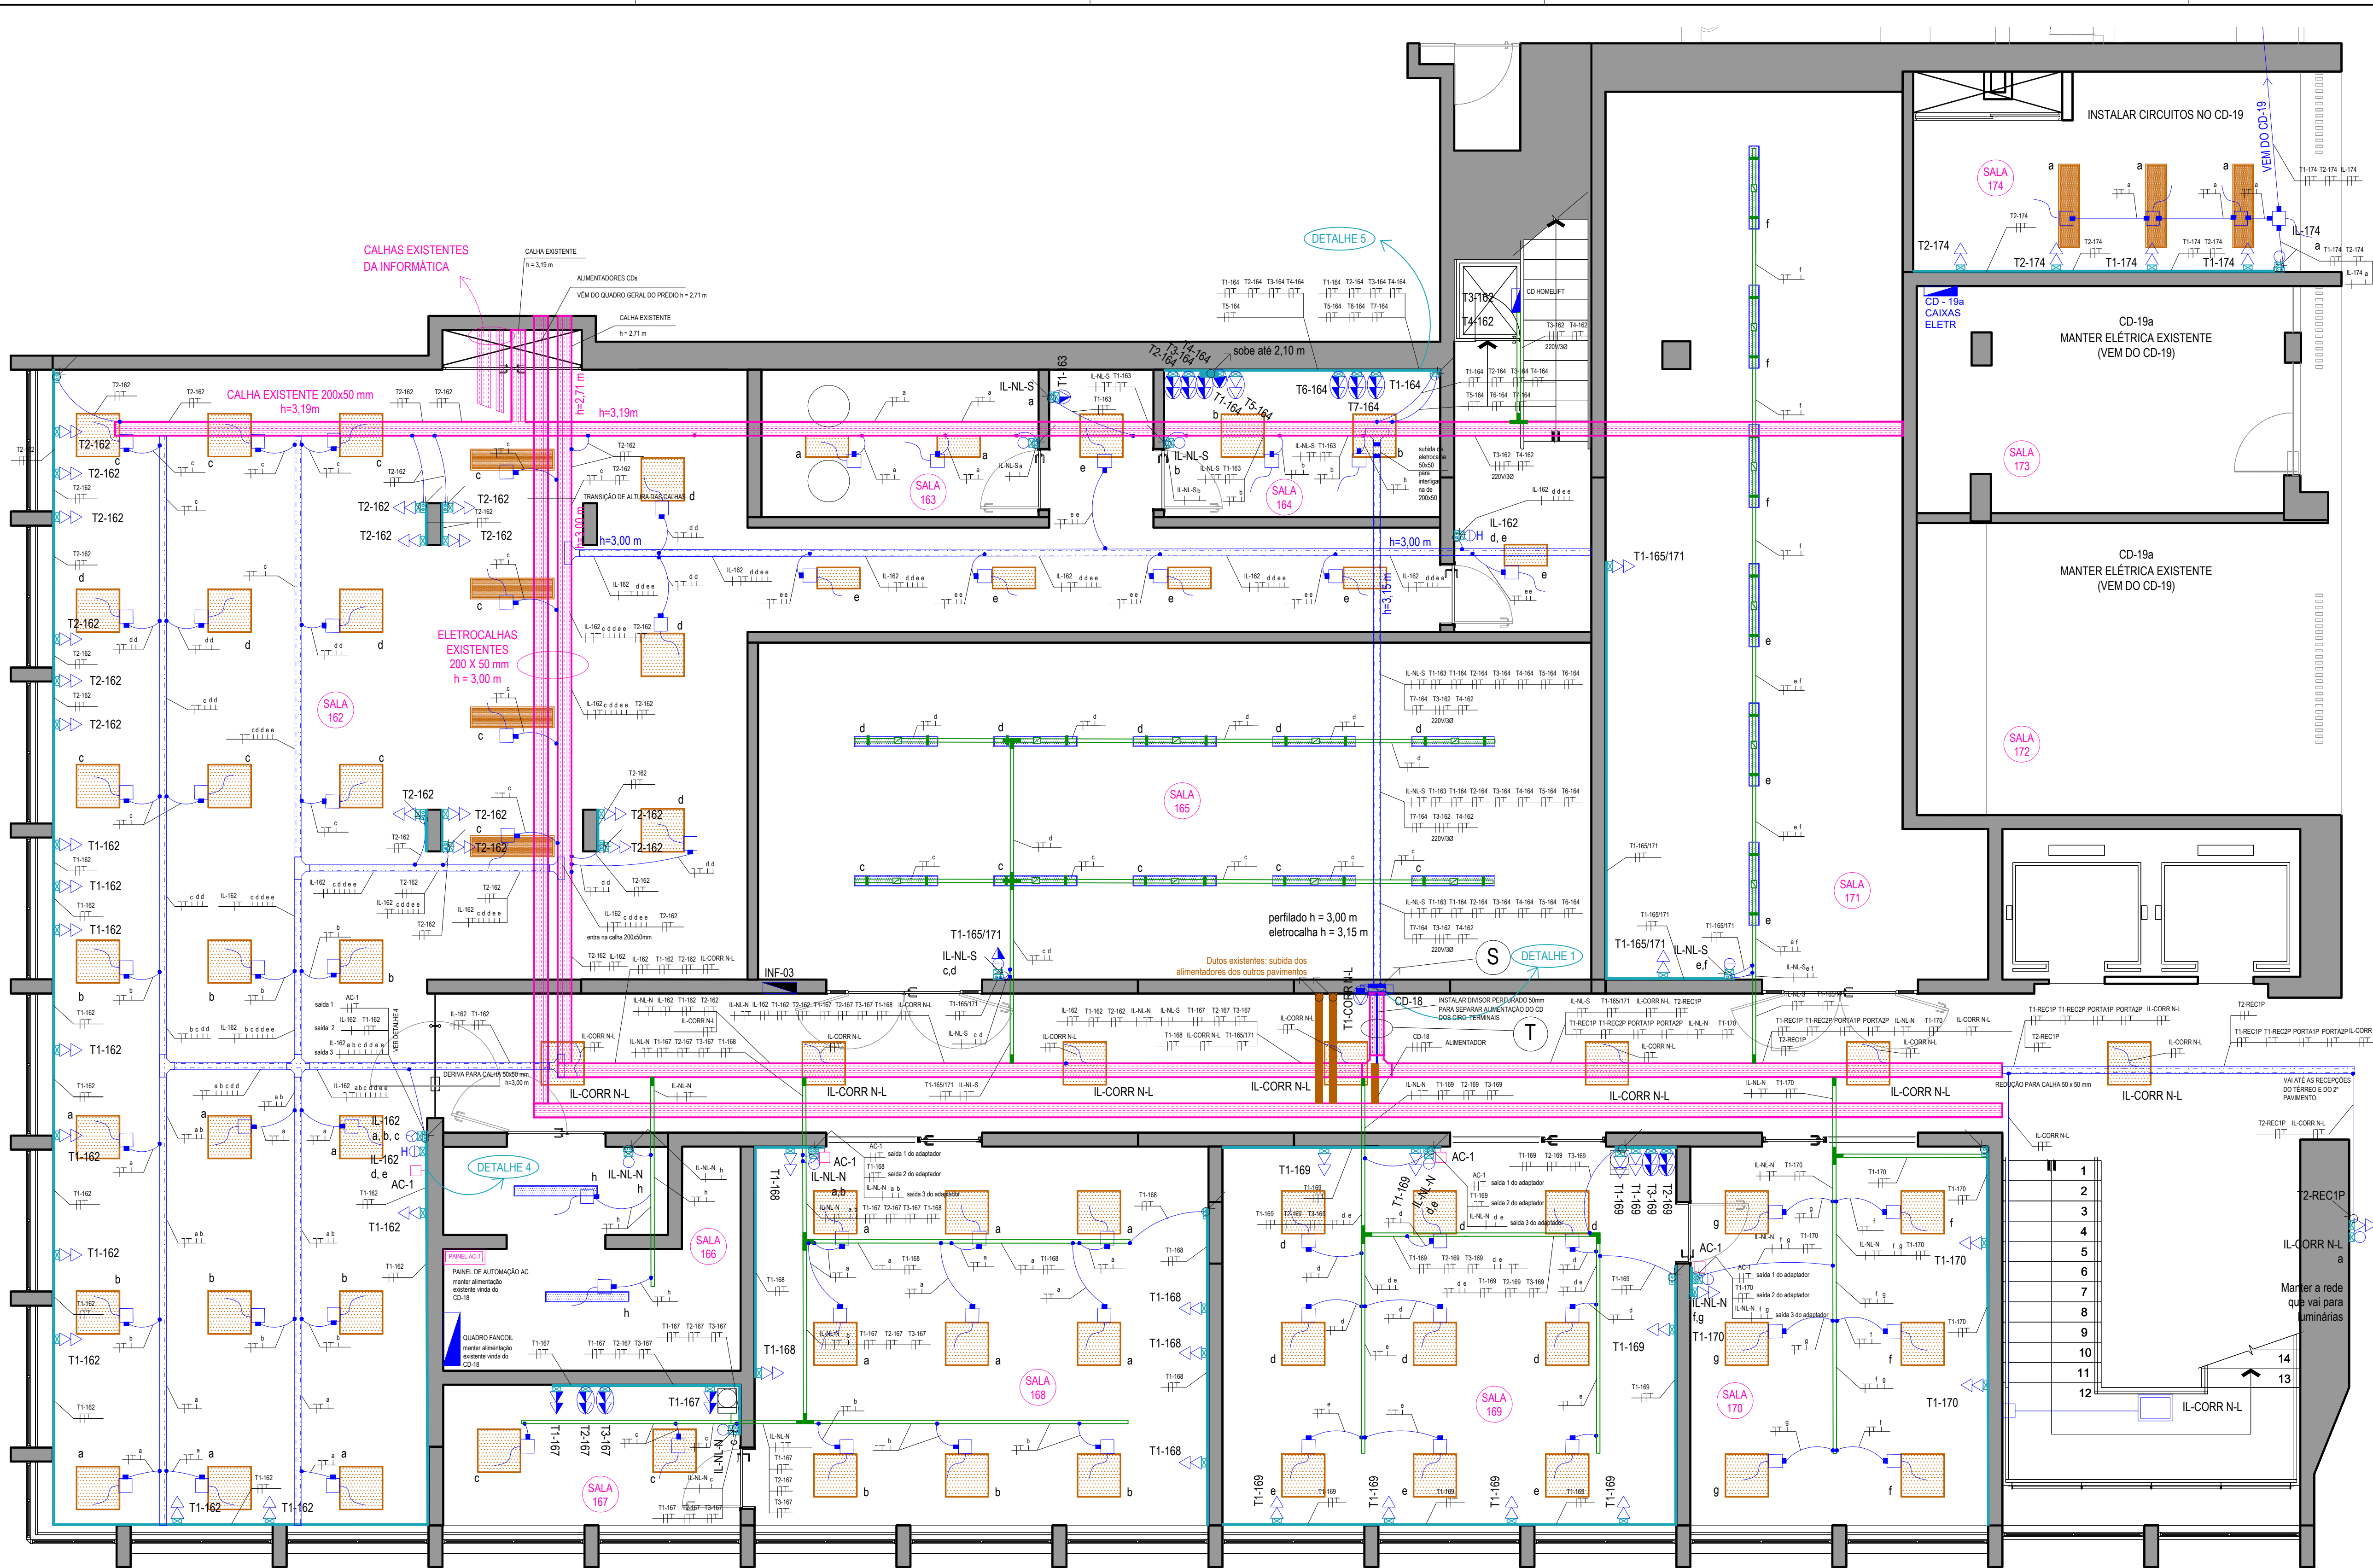

LEGENDA ELÉTRICA	
	Centro de distribuição de embutir (CD)
	Dimensões: altura: 1130 mm; profund: 120 mm; compr: 470 mm
	Interruptor simples de 1 seção montado em porta equipamento h=120 cm
	Interruptor simples de 2 seções montado em porta equipamento h=120 cm
	Interruptor simples de 3 seções montado em porta equipamento h=120 cm
	Interruptor paralelo de 2 seções montado em porta equipamento h=120cm
	Tomada dupla 2P+T, 10 A, para uso geral (TUG), h= 30 cm, montada em porta equipamento padrão Dutotec - tomada na cor PRETA
	Tomada simples 2P+T, 10 A, para uso geral (TUG), h=120 cm, montada em porta equipamento padrão Dutotec - tomada na cor PRETA
	Tomada simples 2P+T, 20 A, para uso específico (TUE), h= 120 cm, montada em porta equipamento padrão Dutotec
	Tomada dupla 2P+T, 20 A, para uso específico (TUE), h= 30 cm, montada em porta equipamento padrão Dutotec
	Tomada simples 2P+T, 20 A, para uso específico (TUE), h= 210 cm, montada em porta equipamento padrão Dutotec
	Tomada simples 2P+T, 20 A, para uso específico (TUE), h= 30 cm, montada em caixa de EMBUTIR
	Controle do ar condicionado, h=130 cm
	Eletrocalha de alumínio pintada na cor branca, com tampa, com duas seções, sendo uma de 22,4mm para condutores elétricos, e outra de 45,6 mm para cabos UTP, linha Standard Dutotec ou equivalente, conforme Memorial Descritivo
	Porta equipamento linha Standard Dutotec, ou equivalente, na cor branca
	Adaptador eletrocalha-eletruduto 2 x 3/4", linha Standard Dutotec ou equivalente
	Adaptador eletrocalha-eletruduto 3 x 3/4", linha Standard Dutotec ou equivalente
	Caixa de passagem 1x1" (120x120 mm), com tampa, linha Standard Dutotec ou equivalente
	Eletroduto 3/4" flexível corrugado, instalado sobre o forro
	Eletroduto 3/4" de aço galvanizado instalado sobre o forro
	Eletroduto 3/4" de aço galvanizado instalado sobre o forro - EXISTENTE
	Caixa de passagem metálica 4x4 - A INSTALAR
	Adaptador condutele p/ eletroduto 3/4"
	Rabicho de 60 cm com cabo paralelo 3x1,5 mm² (F, N, T) para ligação da luminária, terminação com plugue macho/fêmea, 2P+T, 10 A
	Eletrocalha 50 x 50 mm perfurada, sem tampa, fixada na laje por vergalhões, h = 3,00 m
	Tê horizontal 90° para calha 50 x 50 mm perfurada, sem tampa
	Cruzeta horizontal 90° para calha 50 x 50 mm perfurada, sem tampa
	Curva vertical externa 90° para calha 50 x 50 mm perfurada, sem tampa
	Eletrocalha perfurada 100x100mm EXISTENTE
	Derivação Tê vertical de descida para calha 400 x 50 mm perfurada, sem tampa, para saída do CD
	Divisor liso para calha com altura 50 mm
	Saída eletrocalha-perfilado para eletroduto 3/4"
	Saída eletrocalha-perfilado para eletroduto 3/4" - EXISTENTE
	Perfilado 38 x 38 mm perfurado, sem tampa, fixado na laje por vergalhões, h = 3,00 m
	Ganchos para instalação de luminária hermética tubular em perfilado
	Tê horizontal 90° para perfilado 38 x 38 mm perfurado, sem tampa
	Coloveio para perfilado 38 x 38 mm perfurado, sem tampa
	Junção interna "X" para perfilado 38 x 38 mm perfurado, sem tampa
	Caixa para 1 tomada 10 A, montagem em perfilado
	Descida de duto pela parede
	Subida de duto pela parede
	Condutores fase, neutro, terra e retorno, respectivamente
	Eletroduto F.G. Ø 2" - EXISTENTE

16 PLANTA ELÉTRICA

ESC: 1/50

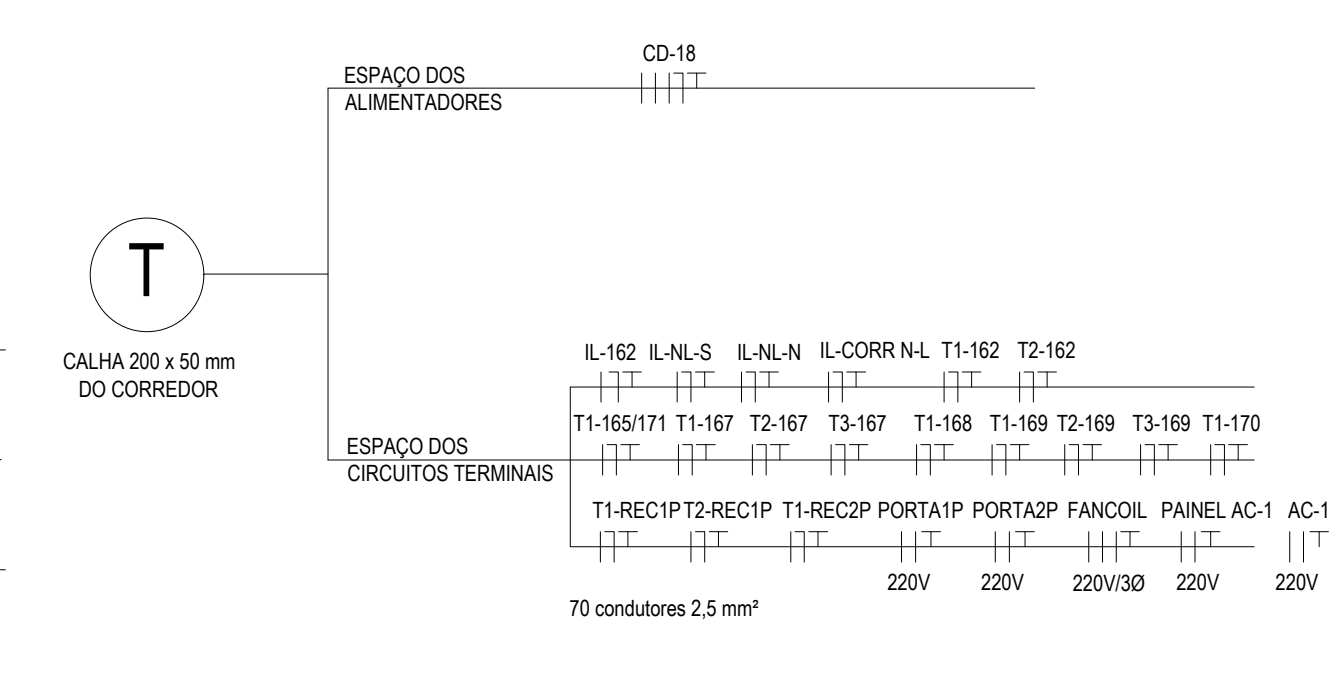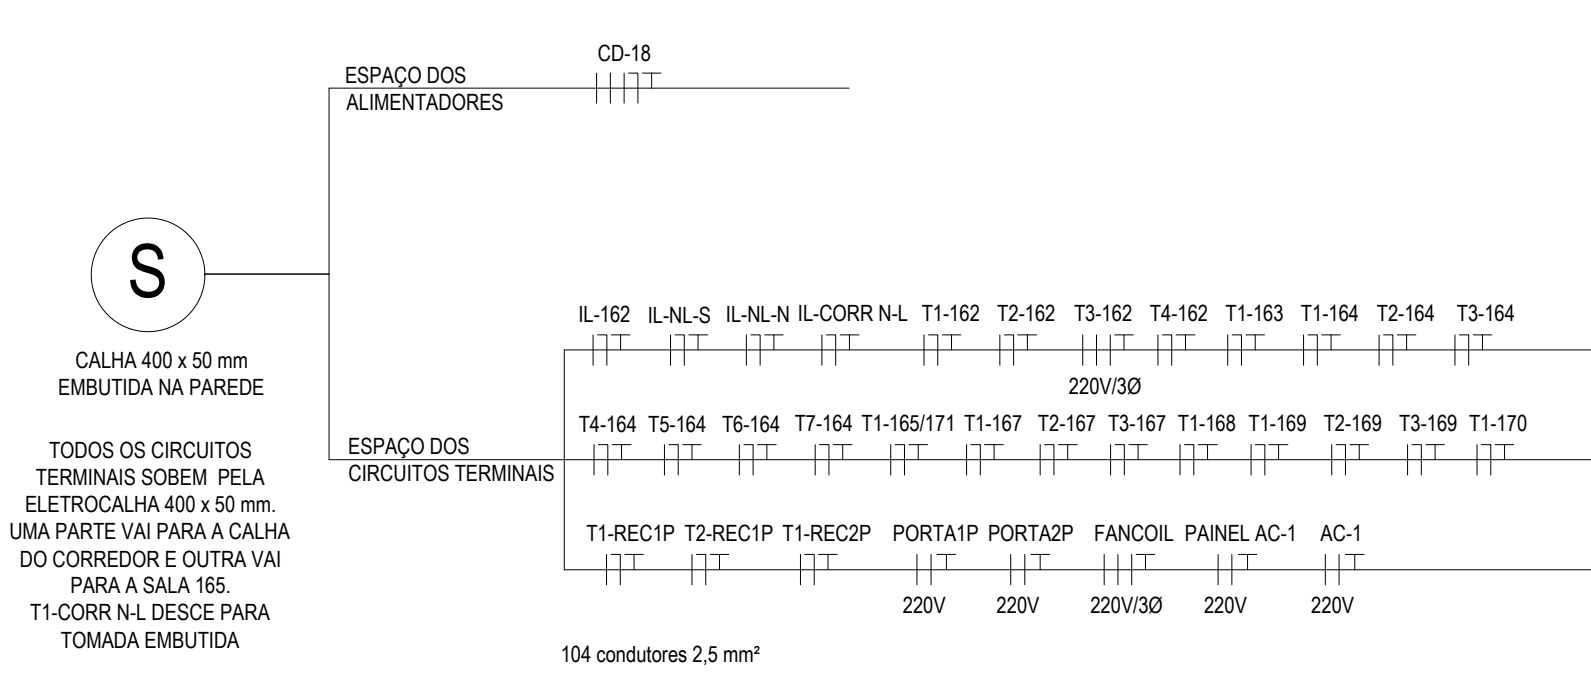

LEGENDA LUMINÁRIAS	
	Luminária quadrada de embutir para forro modular em placa de LED, com borda branca 62x62cm, potência máxima 48 W, bivolt automático - 5700k
	Luminária retangular de embutir para forro modular em placa de LED, com borda branca 30x60cm, potência máxima 36 W, bivolt automático - 5700k
	Luminária hermética de sobrepôr para duas lâmpadas tubular LED T8 (2 x 18W) - 5700k
	Luminária retangular de embutir para forro modular em placa de LED, com borda branca 30x120cm, 45W, bivolt automático (85V-240V) - 5700k

OBSERVAÇÕES:
1- Onde não indicado, os condutores são de seção 2,5 mm².
2- Padrão de cores dos condutores:
Iluminação: amarela (fase e retornos)
Tomadas de uso geral: branca para 127 V (fase 1); preta para 220 V (fase 2)
Neutro: azul claro
Terra: verde, ou verde e amarelo

2- Padrão de cores das tomadas:
127 V / 10 A (TUG): PRETA
127 V / 20 A (TUE): AZUL
220 V / 20 A (TUE): BRANCA

R00	EMISSÃO INICIAL	Flávia B D Coelho
Data	Revisão	Responsável

CÂMARA MUNICIPAL DE PORTO ALEGRE

PROJETO:

REFORMA TÉRREO - TAQUIGRAFIA

RESP. PROJETO:

Eng. Eletricista Flávia Bianco Demartini Coelho / CREA RS15020

ESCALA:

1/50

ARQUIVO:

Taquigrafia_06_ELE_R00.dwg

DATA:

03/10/2024

ETAPA: EXECUTIVA






PLANTA ELÉTRICA

VERSÃO:

R00

PRANCHAS:

06

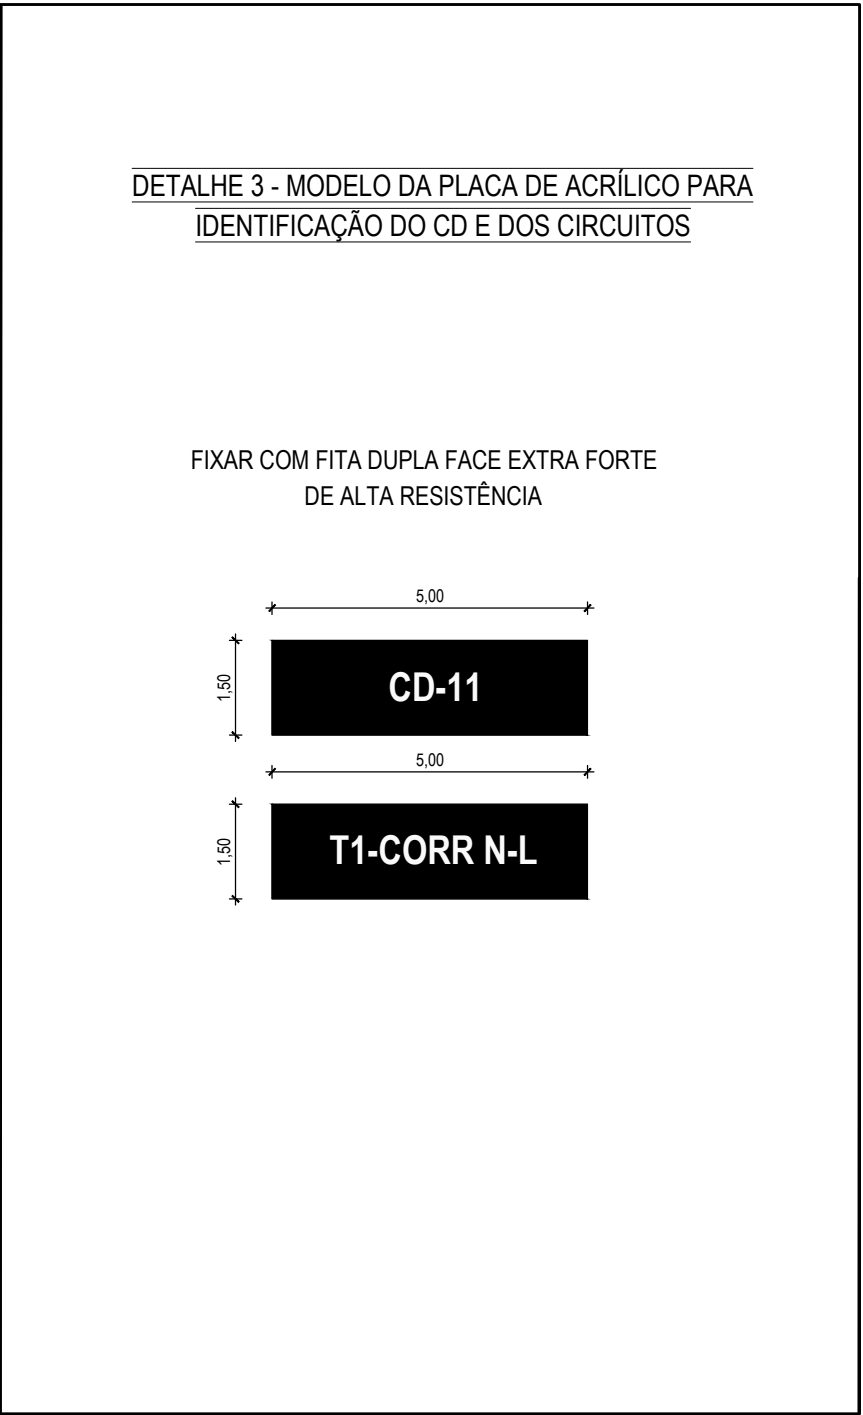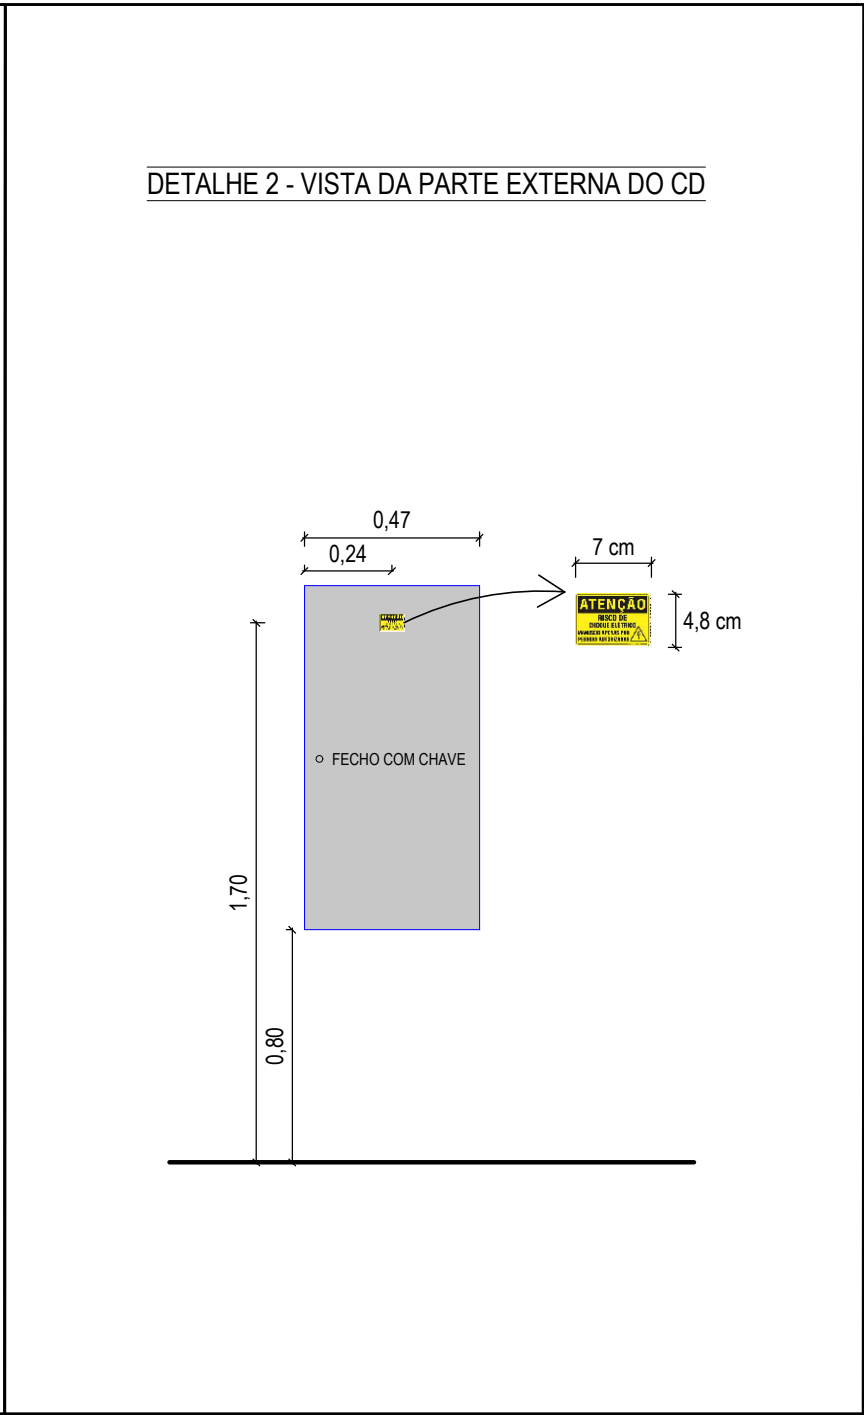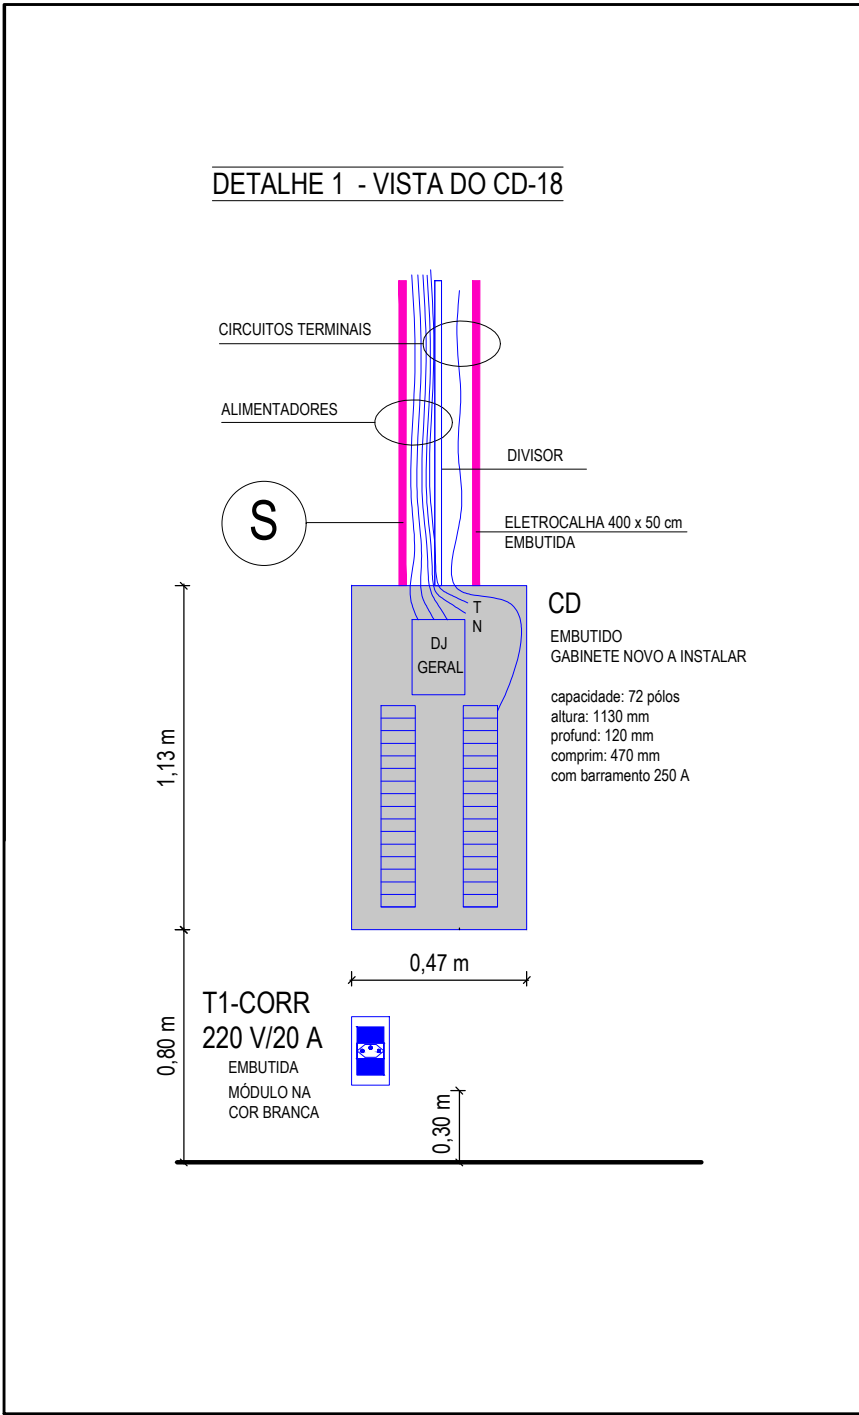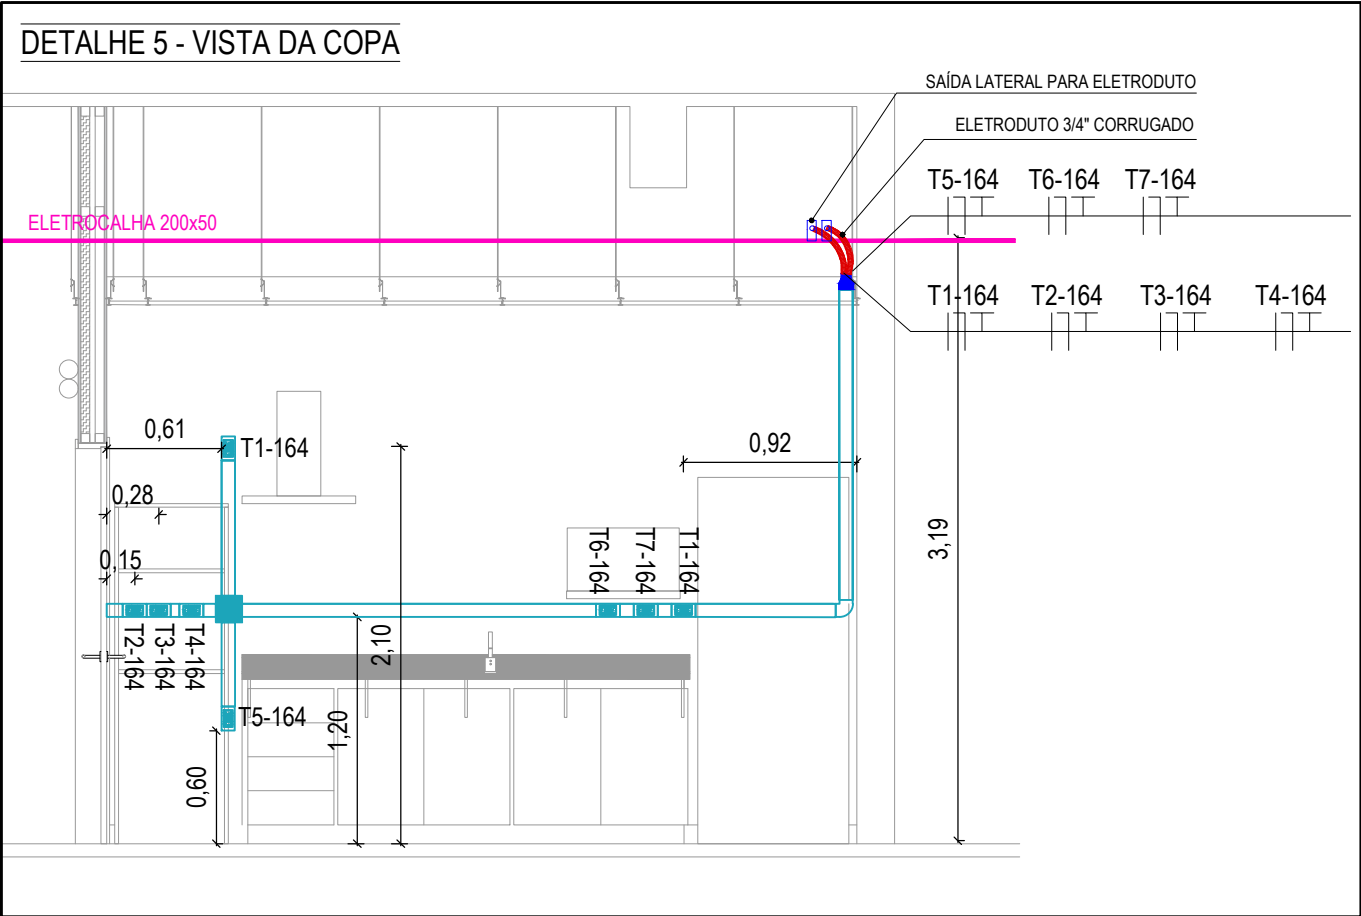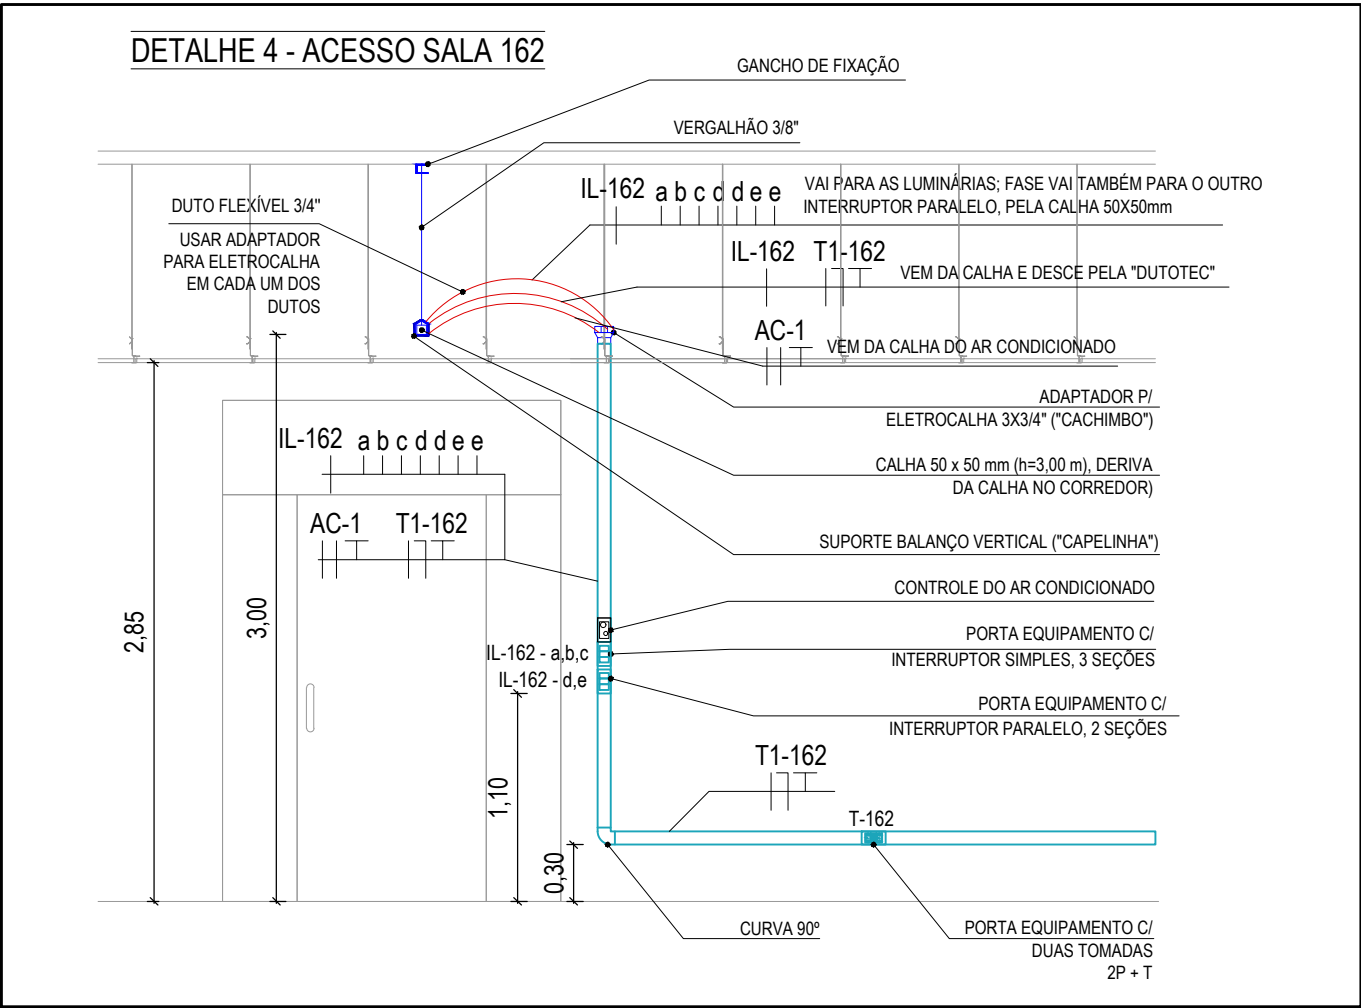

OBSERVAÇÕES:

1- Onde não indicado, os condutores são de seção 2,5 mm².

2- Padrão de cores dos condutores:

Iluminação: amarela (fase e retornos)

Tomadas de uso geral: branca para 127 V (fase 1); preta para 220 V (fase 2)

Neutro: azul claro

Terra: verde, ou verde e amarelo

2- Padrão de cores das tomadas:

127 V / 10 A (TUG): PRETA

127 V / 20 A (TUE): AZUL

220 V / 20 A (TUE): BRANCA

QUADRO DE CARGAS																	
CD-18																	
CIRCUITO COM DR	ID DO DISPOSITIVO	ID DO CIRCUITO	DESCRIÇÃO	TIPO DE CARGA	CAPAC. TOMADAS (A)	COR DO MÓDULO	Nº PÓLOS	TENSÃO (V)	POT. TOTAL (W)	FP	POT. TOTAL (VA)	FASE R (VA)	FASE S (VA)	FASE T (VA)	Ip (A)	Disjuntor	CONDUTOR (mm²)
DR1	1	IL-162	ILUMINAÇÃO SALA 162	IL/TUG	-	-	1	127	1332	0,92	1.447,83	1447,83			11,40	1x20	2,5
	2	IL-NL-S	IL SALAS 163,164, 165,171 (SUL)	IL/TUG	-	-	1	127	792	0,92	860,87		860,87		6,78	1x16	2,5
	3	IL-NL-N	IL SALAS 166,167,168,169,170 (NORTE)	IL/TUG	-	-	1	127	1284	0,92	1.395,65			1395,65	10,99	1x16	2,5
	4	IL-CORR N-L	IL CORREDOR NORTE-LESTE	IL/TUG	-	-	1	127	456	0,92	495,65	495,65			3,90	1x10	2,5
	5	T1-162	TUG SALA 162	IL/TUG	10	PRETA	1	127	1000	0,92	1.086,96		1086,96		8,56	1x16	2,5
	6	T2-162	TUG SALA 162	IL/TUG	10	PRETA	1	127	1500	0,92	1.630,43			1630,43	12,84	1x16	2,5
	7	T3-162	ELEVADOR HOMELIFT	TUE	-		3	220	300	0,92	326,09	108,70	108,70	108,70	0,86	3x20	2,5
	8	T4-162	ILUMINAÇÃO HOMELIFT	IL/TUG	10	PRETA	1	127	100	0,92	108,70		108,70		0,86	1x10	2,5
	9	T1-163	TUE SALA 163	TUE	20	AZUL	1	127	2500	1	2.500,00			2500,00	19,69	1x25	2,5
	10	T1-164	TUE SALA 164 - COPA	TUE	20	AZUL	1	127	500	0,92	543,48	543,48			4,28	1x20	2,5
	11	T2-164	TUE SALA 164 - COPA	TUE	20	AZUL	1	127	1200	1	1.200,00		1200,00		9,45	1x20	2,5
	12	T3-164	TUE SALA 164 - COPA	TUE	20	AZUL	1	127	1400	0,92	1.521,74			1521,74	11,98	1x20	2,5
	13	T4-164	TUE SALA 164 - COPA	TUE	20	AZUL	1	127	1200	0,92	1.304,35	1304,35			10,27	1x20	2,5
	14	T5-164	TUE SALA 164 - COPA	TUE	20	AZUL	1	127	1250	0,92	1.358,70		1358,70		10,70	1x20	2,5
	15	T6-164	TUE SALA 164 - COPA	TUE	20	AZUL	1	127	1900	0,92	2.065,22			2065,22	16,26	1x20	2,5
	16	T7-164	TUE SALA 164 - COPA	TUE	20	AZUL	1	127	1250	0,92	1.358,70	1358,70			10,70	1x20	2,5
	17	T1-165/171	TUG SALAS 165,171	IL/TUG	20	AZUL	1	127	2500	0,92	2.717,39		2717,39		21,40	1x20	2,5
	18	T1-167	TUG SALA 167 - COPA	IL/TUG	10	PRETA	1	127	300	0,92	326,09			326,09	2,57	1x10	2,5
	19	T2-167	TUE SALA 167 - COPA	TUE	20	AZUL	1	127	1200	0,92	1.304,35	1304,35			10,27	1x20	2,5
	20	T3-167	TUE SALA 167 - COPA	TUE	20	AZUL	1	127	1250	1	1.250,00		1250,00		9,84	1x20	2,5
	21	T1-168	TUG SALA 168	IL/TUG	10	PRETA	1	127	600	0,92	652,17			652,17	5,14	1x10	2,5
	22	T1-169	TUG SALA 169	IL/TUG	10	PRETA	1	127	1560	0,92	1.695,65	1695,65			13,35	1x20	2,5
	23	T2-169	TUE SALA 169	TUE	20	AZUL	1	127	1200	0,92	1.304,35	1304,35			10,27	1x20	2,5
	24	T3-169	TUE SALA 169	TUE	20	AZUL	1	127	1250	1	1.250,00			1250,00	9,84	1x20	2,5
	25	T1-170	TUG SALA 170	IL/TUG	10	PRETA	1	127	400	0,92	434,78		434,78		3,42	1x10	2,5
	26	T1-REC1P	TUG RECEPÇÃO + ILUMINAÇÃO	IL/TUG	10	PRETA	1	127	300	0,92	326,09		326,09		2,57	1x10	2,5
	27	T1-REC2P	TUG RECEPÇÃO + ILUMINAÇÃO	IL/TUG	10	PRETA	1	127	300	0,92	326,09		326,09		2,57	1x10	2,5
	28	PORTA 1P	PORTA AUTOM 1º PAVIM	TUE	-	-	2	220	300	0,92	326,09		163,04	163,04	1,48	2x10	2,5
	29	PORTA 2P	PORTA AUTOM 2º PAVIM	TUE	-	-	2	220	300	0,92	326,09		163,04	163,04	1,48	2x10	2,5
	30	FANCOIL	FANCOIL SALA 162 + RENOVAÇÃO	IL/TUG	-	-	3	220	2300	0,92	2.500,00	833,33	833,33	833,33	11,36	3x20	2,5
	31	PAINEL AC-1	AUTOMAÇÃO AC (FANCOIL E FANCOLETES)	IL/TUG	-	-	2	220	100	0,92	108,70	54,35	54,35		0,49	2x10	2,5
	32	AC-1	FANCOLETES SALAS 170(2),172,162+168+169	IL/TUG	-	-	2	220	2400	0,92	2.608,70	1304,35	1304,35		11,86	2x20	2,5
	33	T1-CORR N-L	TUE 220 V CORREDOR NORTE-LESTE	TUE	20	BRANCA	2	220	1200	0,92	1.304,35	652,17	652,17		5,93	2x20	2,5
	34	T2-REC1P	TUE SERVIÇO RECEPÇÃO 1º PAVIM	TUE	20	AZUL	1	127	1200	0,92	1.304,35	1304,35			10,27	1x20	2,5
	35	DR1-164	DR SALA 164 (COPA)			-	-	4									40A 4P
Total	35						47		36.624,00		39.269,57	13.711,59	12.948,55	12.609,42	103,06		

	R00	EMIÇÃO INICIAL	Flávia B D Coelho
Data	Revisão	Modificação	Responsável



CÂMARA MUNICIPAL DE PORTO ALEGRE

PROJETO:

REFORMA TÉRREO - TAQUIGRAFIA

RESP. PROJETO:

Eng. Eletricista Flávia Bianco Demartini Coelho | CREA RS151620

ESCALA:

1:75

ARQUIVO:

Taquigrafia_08_ELE_R00.dwg

DATA:

03/10/2024

ETAPA: EXECUTIVA

DETALHES - ELÉTRICA

VERSÃO:

R00

PRANCHA:

07