



TAM A4 – 210 x 297mm

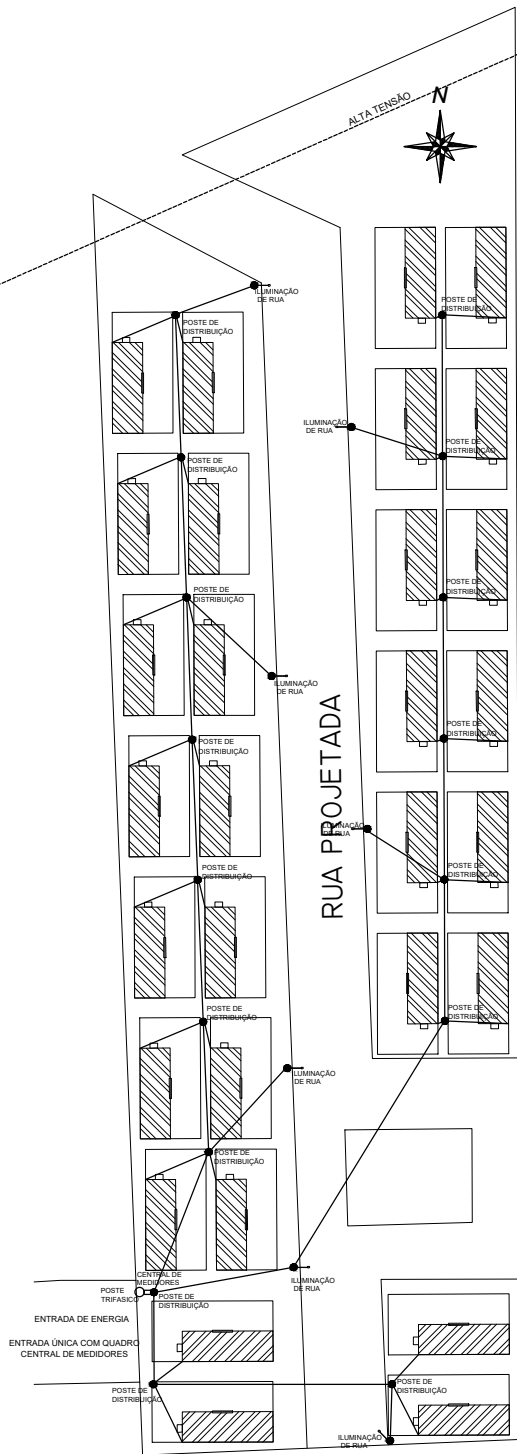

CÁLCULO DE DEMANDA		
DESCRIÇÃO	POTÊNCIA INSTALADA	POTÊNCIA DEMANDA
MÓDULO 1	10.850 W	9.230 W
MÓDULO 2	10.850 W	9.230 W
MÓDULO 3	10.850 W	9.230 W
MÓDULO 4	10.850 W	9.230 W
MÓDULO 5	10.850 W	9.230 W
MÓDULO 6	10.850 W	9.230 W
MÓDULO 7	10.850 W	9.230 W
MÓDULO 8	10.850 W	9.230 W
MÓDULO 9	10.850 W	9.230 W
MÓDULO 10	10.850 W	9.230 W
MÓDULO 11	10.850 W	9.230 W
MÓDULO 12	10.850 W	9.230 W
MÓDULO 13	10.850 W	9.230 W
MÓDULO 14	10.850 W	9.230 W
MÓDULO 15	10.850 W	9.230 W
MÓDULO 16	10.850 W	9.230 W
MÓDULO 17	10.850 W	9.230 W
MÓDULO 18	10.850 W	9.230 W
MÓDULO 19	10.850 W	9.230 W
MÓDULO 20	10.850 W	9.230 W
MÓDULO 21	10.850 W	9.230 W
MÓDULO 22	10.850 W	9.230 W
MÓDULO 23	10.850 W	9.230 W
MÓDULO 24	10.850 W	9.230 W
MÓDULO 25	10.850 W	9.230 W
MÓDULO 26	10.850 W	9.230 W
MÓDULO 27	10.850 W	9.230 W
MÓDULO 28	10.850 W	9.230 W
MÓDULO 29	10.850 W	9.230 W
MÓDULO 30	10.850 W	9.230 W
TOTAL	325.500 W	276.900 W

DIAGRAMA UNIFILAR DE CENTRAL DE MEDIDORES

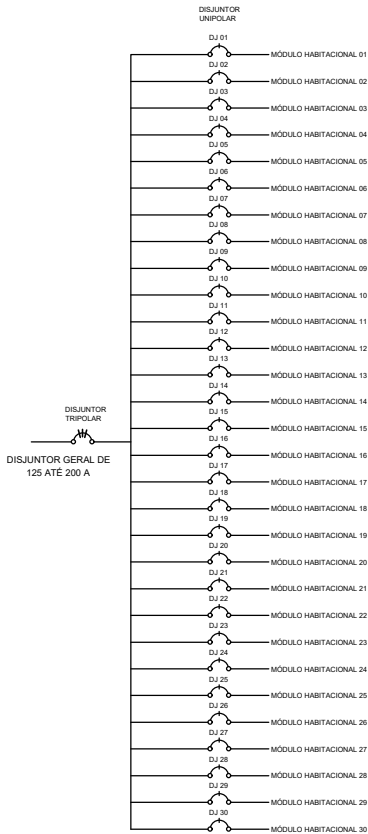

DISTRIBUIÇÃO ELÉTRICA
ESCALA 1:750

				PREFEITURA MUNICIPAL DE SÃO JERÔNIMO			
PROJETO/OBRA				DATA			
PROJETO DE IMPLANTAÇÃO DAS UNIDADES HABITACIONAIS TEMPORÁRIAS				11/09/2024			
RESP. TÉCNICO PROJETO/FISCAL OBRA				GESTOR RESPONSÁVEL			
NORBERTO FERREIRA DE AZAMBUJA JÚNIOR Arquiteto e Urbanista CAU RS A289269-3				EVANDRO AGIZ HEBERLE Prefeito Municipal			
ESCALA				PRANCHA			
INDICADA				03/05			
DESCRIÇÃO				DESENHO			
IMPLANTAÇÃO DE 30 UNIDADES Proximo ao Trevo de acesso ao Município de São Jerônimo RS. DISTRIBUIÇÃO ELÉTRICA				NORBERTO			
ÁREA				000,00M ²			