


| RELACÃO DE MATERIAIS PARA DRENO AC                            |            |         |              |
|---------------------------------------------------------------|------------|---------|--------------|
| DESCRIÇÃO                                                     | QUANTIDADE | UNIDADE | COTACÃO      |
| Bacina de Resdução Líquida, Série Normal, 50x40cm - TIGRE     | 13,2m      | m       | 22.597,882,3 |
| Bacina de Resdução Sólida/Líquida, Longa, 40cm x 50cm - TIGRE | 13,2m      | m       | 22.077,882,3 |
| Bacina de Resdução Sólida/Líquida, Longa, 50cm x 50cm - TIGRE | 13,2m      | m       | 22.077,882,3 |
| Cortina para Sifonagem, 150x150x50mm - TIGRE                  | 13,2m      | m       | 22.151,012,3 |
| Canal de Sifonagem, 150x150x50mm - TIGRE                      | 13,2m      | m       | 22.151,012,3 |
| Tubo de PVC Série Normal, 50mm - TIGRE                        | 110,0m     | m       | 110,000,00   |
| Tubo de PVC Série Normal, 75mm - TIGRE                        | 37,20m     | m       | 10,120,000,0 |

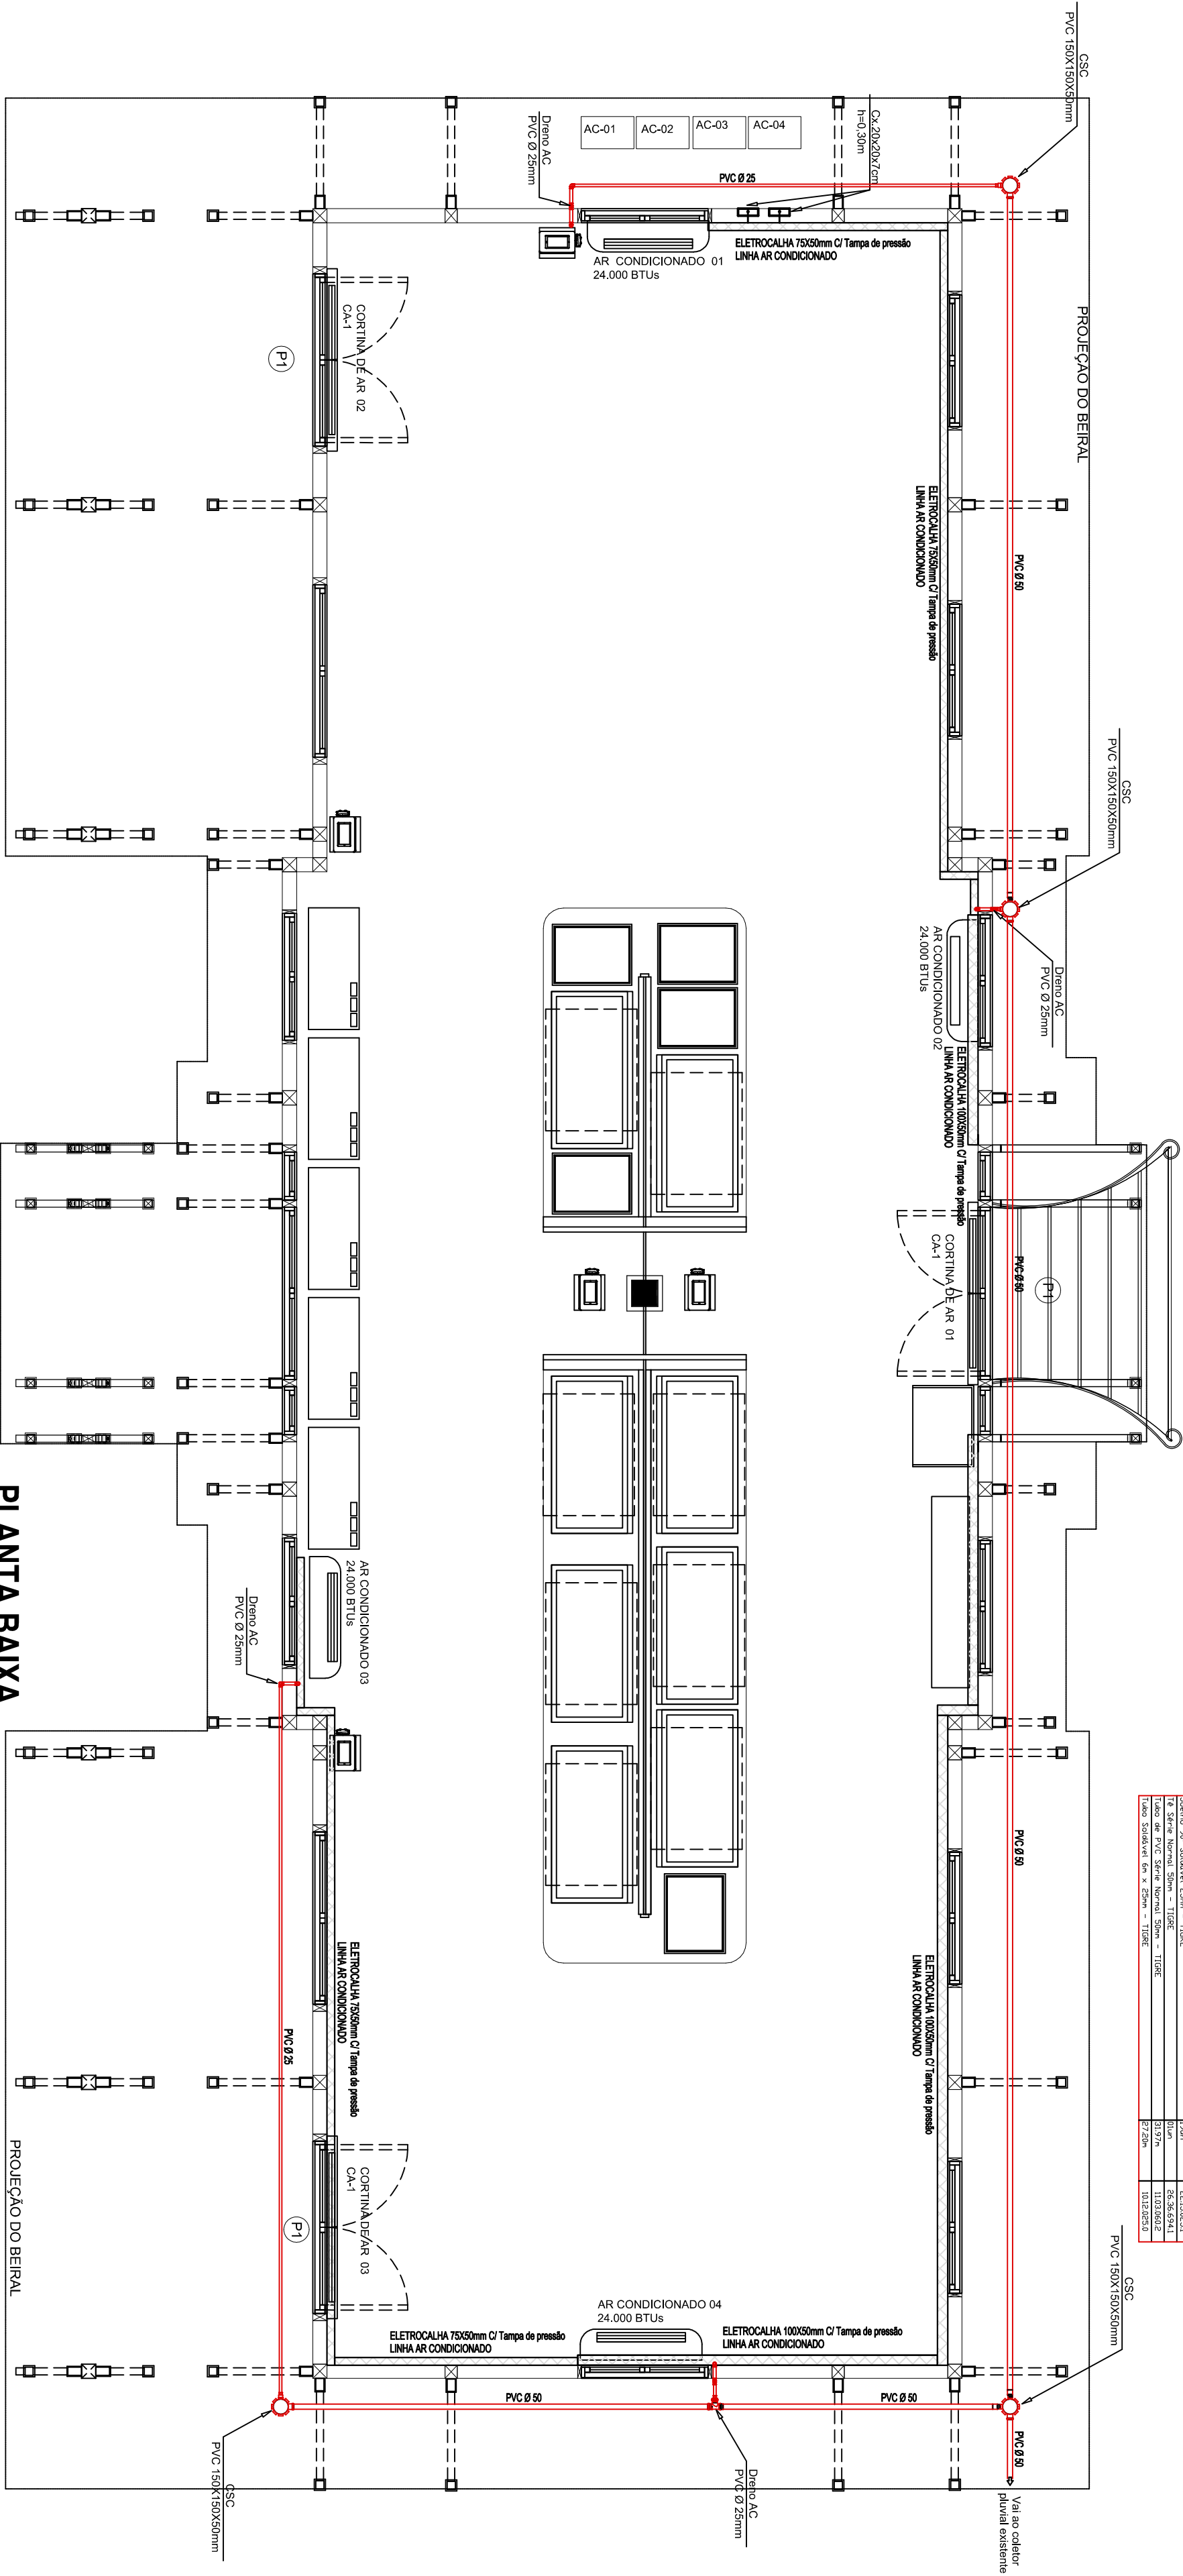

# PLANTA BAIXA

Escala 1:50

| Nº REV. | DATA | DESCRIÇÃO | RESPONS. |
|---------|------|-----------|----------|
| 00      |      |           |          |

| Nº REV. | DATA | EMIÇÃO INICIAL | RESPONS. |
|---------|------|----------------|----------|
| 00      |      |                |          |

**RESPONSÁVEIS TÉCNICOS:**

Arquiteto Luiz Fernando Ribeiro CAU A70234

Arquiteto Talis Biele Ferreira CAU A229159

**PROJETO:**

**RESTAURAR MUSEU DO TREM**

PREFEITURA DE SÃO LEOPOLDO

**ASSUNTO:** PROJETO EXECUTIVO EXPOGRAFIA MUSEU DO TREM

**PRANCHAS:** REDE LINHA AR CONDICIONADO

**PAVIMENTO:** TÊRREO

**DESENHO:** ESCALA: INDICADA

**ÁREA:** 134,25m²

**DATA:** 25/11/23

**FOLHA:**

**PE\_AC-01**

**REVISÃO:**

**00**

