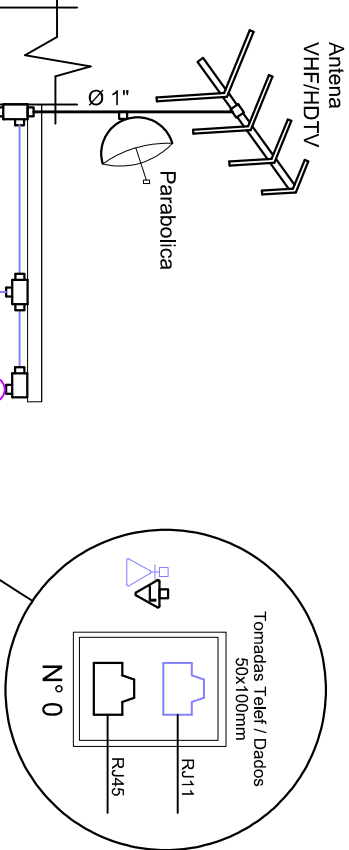


DIAMETRO NOMINAL	REFERENCIA DE ROSCA
20	1/2"
25	3/4"
32	1"
40	1 1/4"
50	1 1/2"

ELETRODUTOS NÃO COTADOS COTADOS SERÃO Ø3/4" TIPO ALUMINIO OU PVC RIGIDO

CONVENÇÕES

Antena TV BAIXA - h= 0,30m

COAXIAL 75 OHMS

COAXIAL 75 OHMS

TOMADA DADOS RJ45 no TETO

TOMADA DADOS RJ45 H=0,30m

TOMADA TELE. RJ11 H=0,30m




Cx.VDI Tigre 400x400mm

ELETRODUTO QUE SOBE

ELETRODUTO QUE DESCE

PONTO PARA CIRCUITO INTERNO DE CAMERAS

CONDULETE DE ALUMINIO 50x100mm - X - T - LLUR - C - E

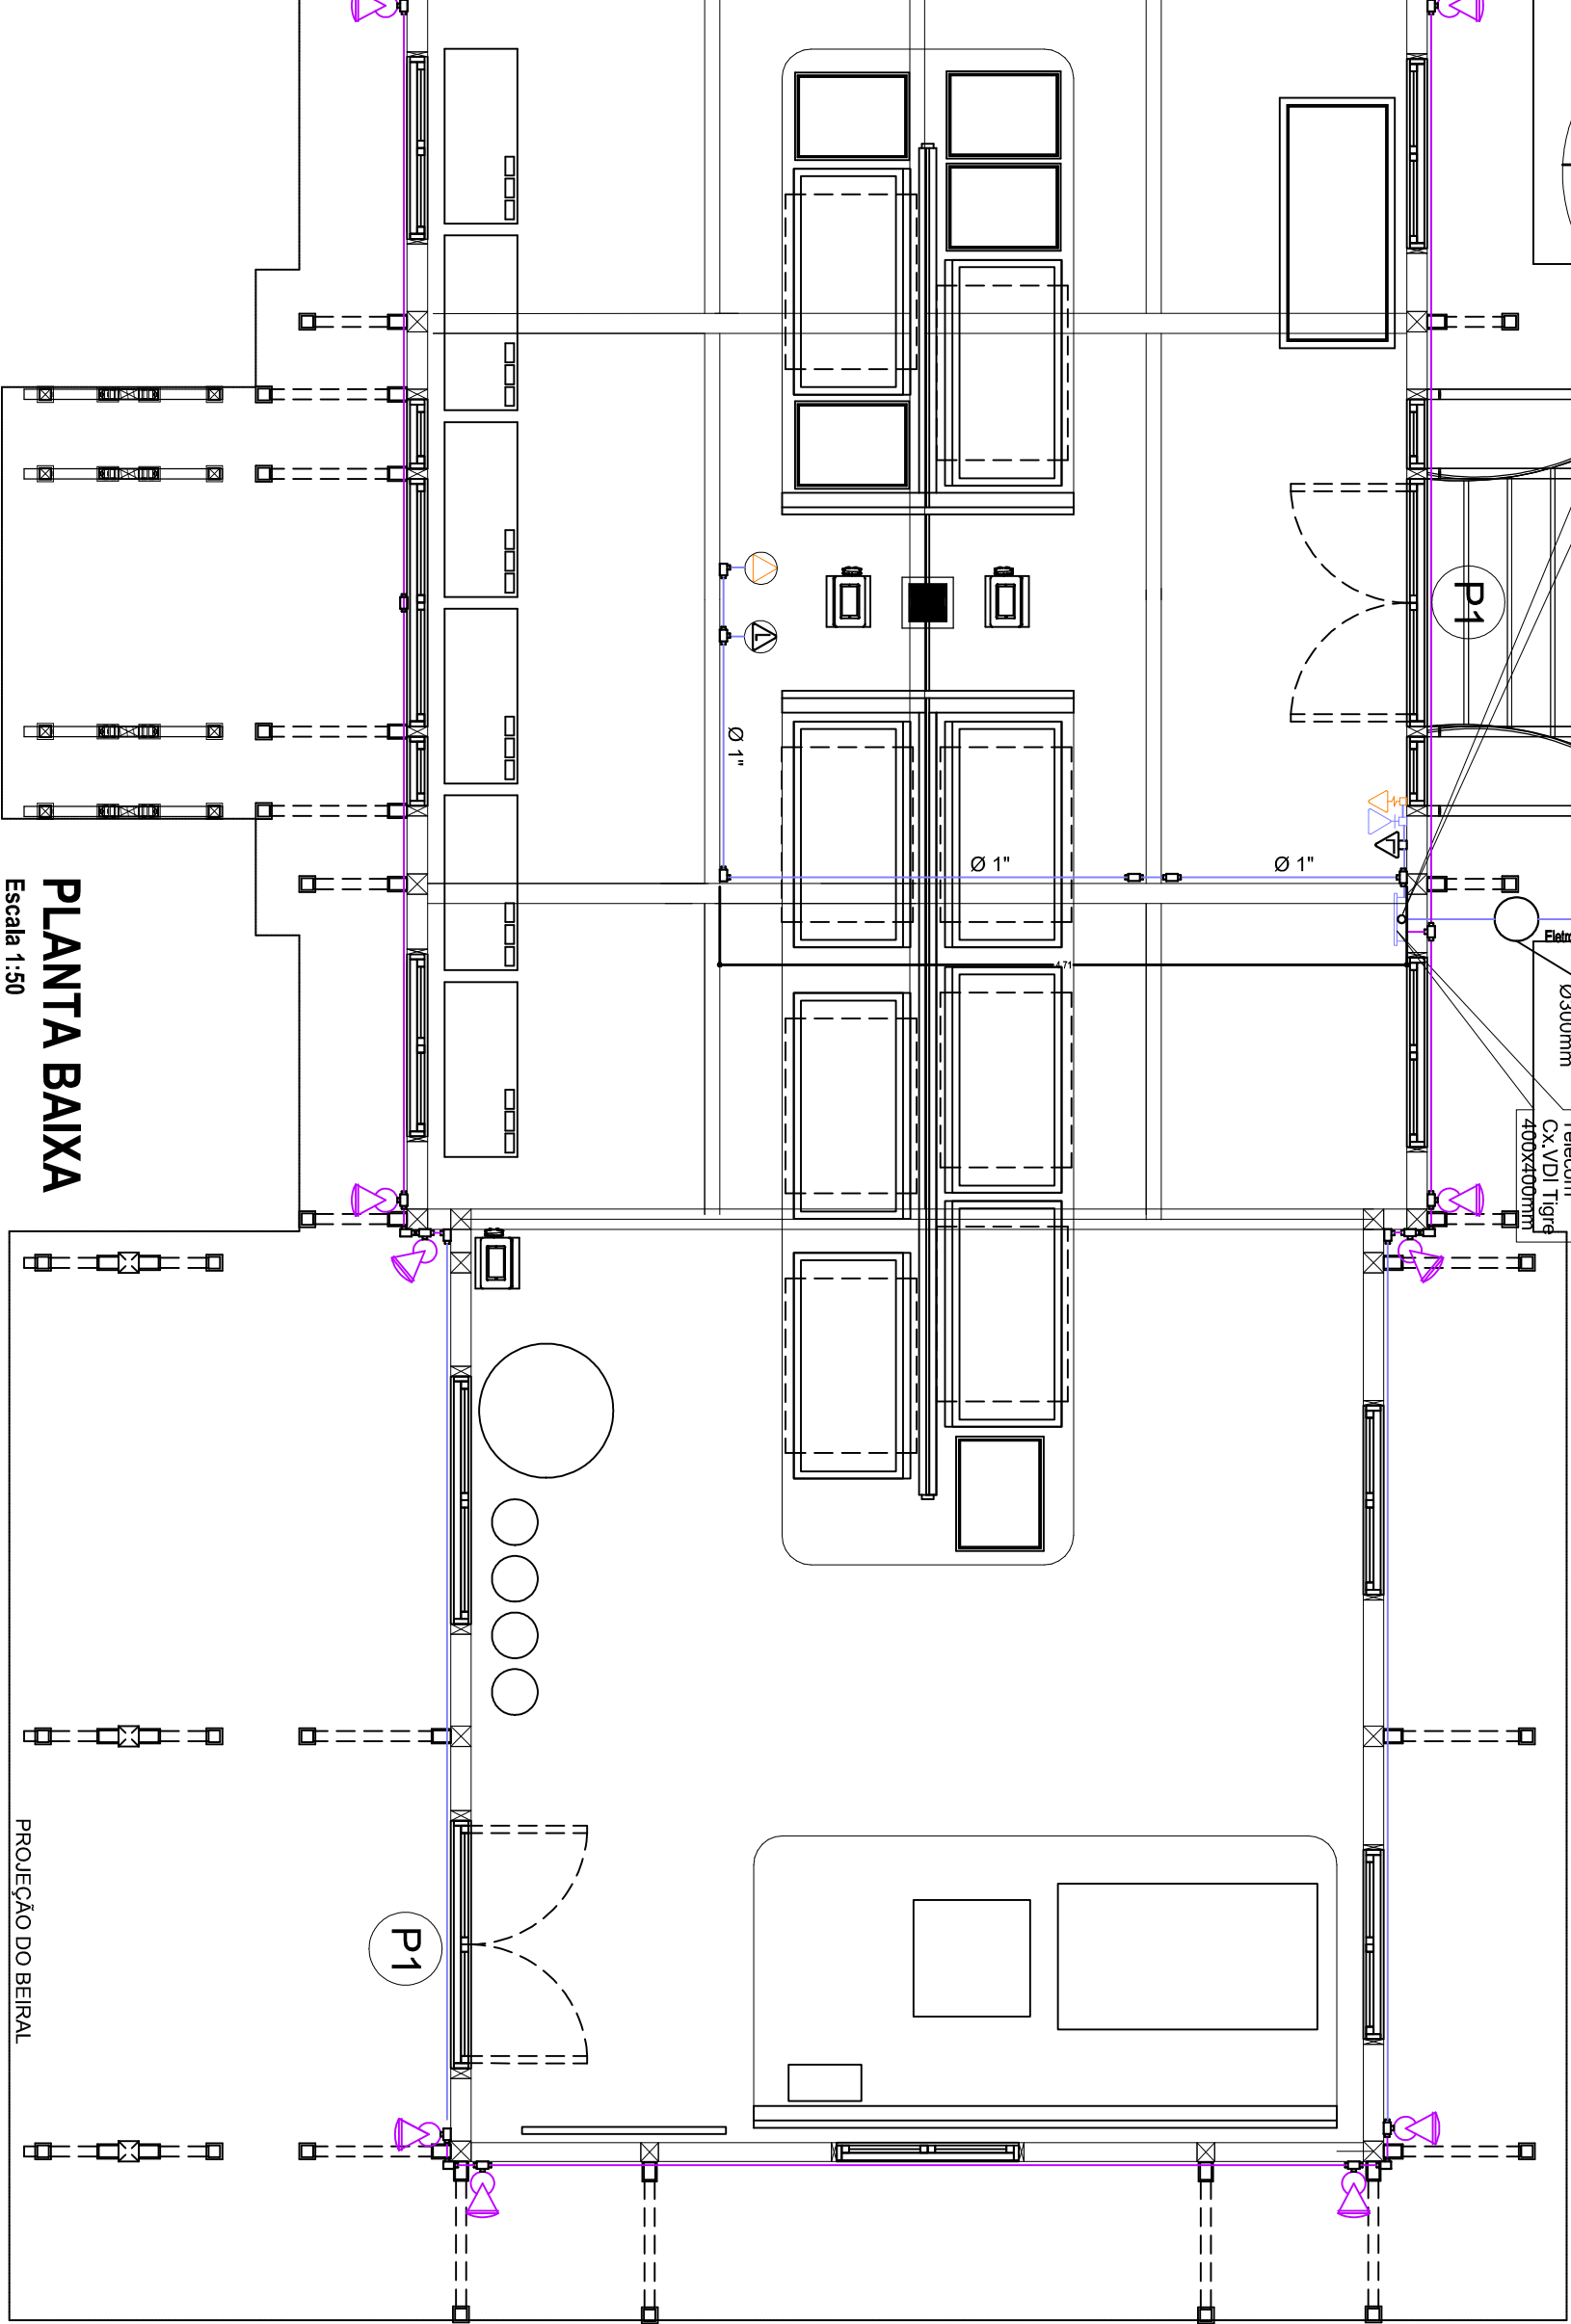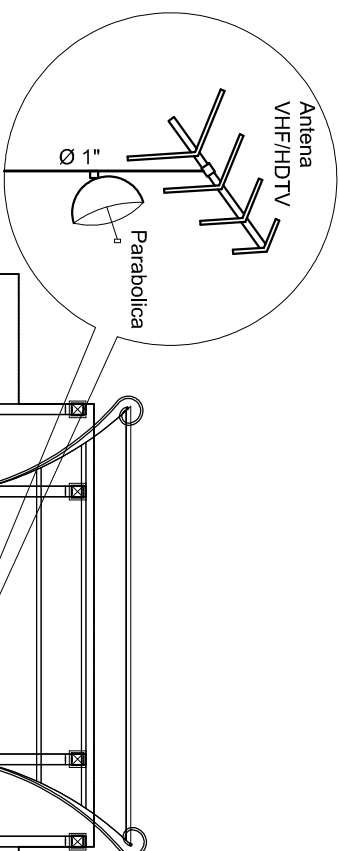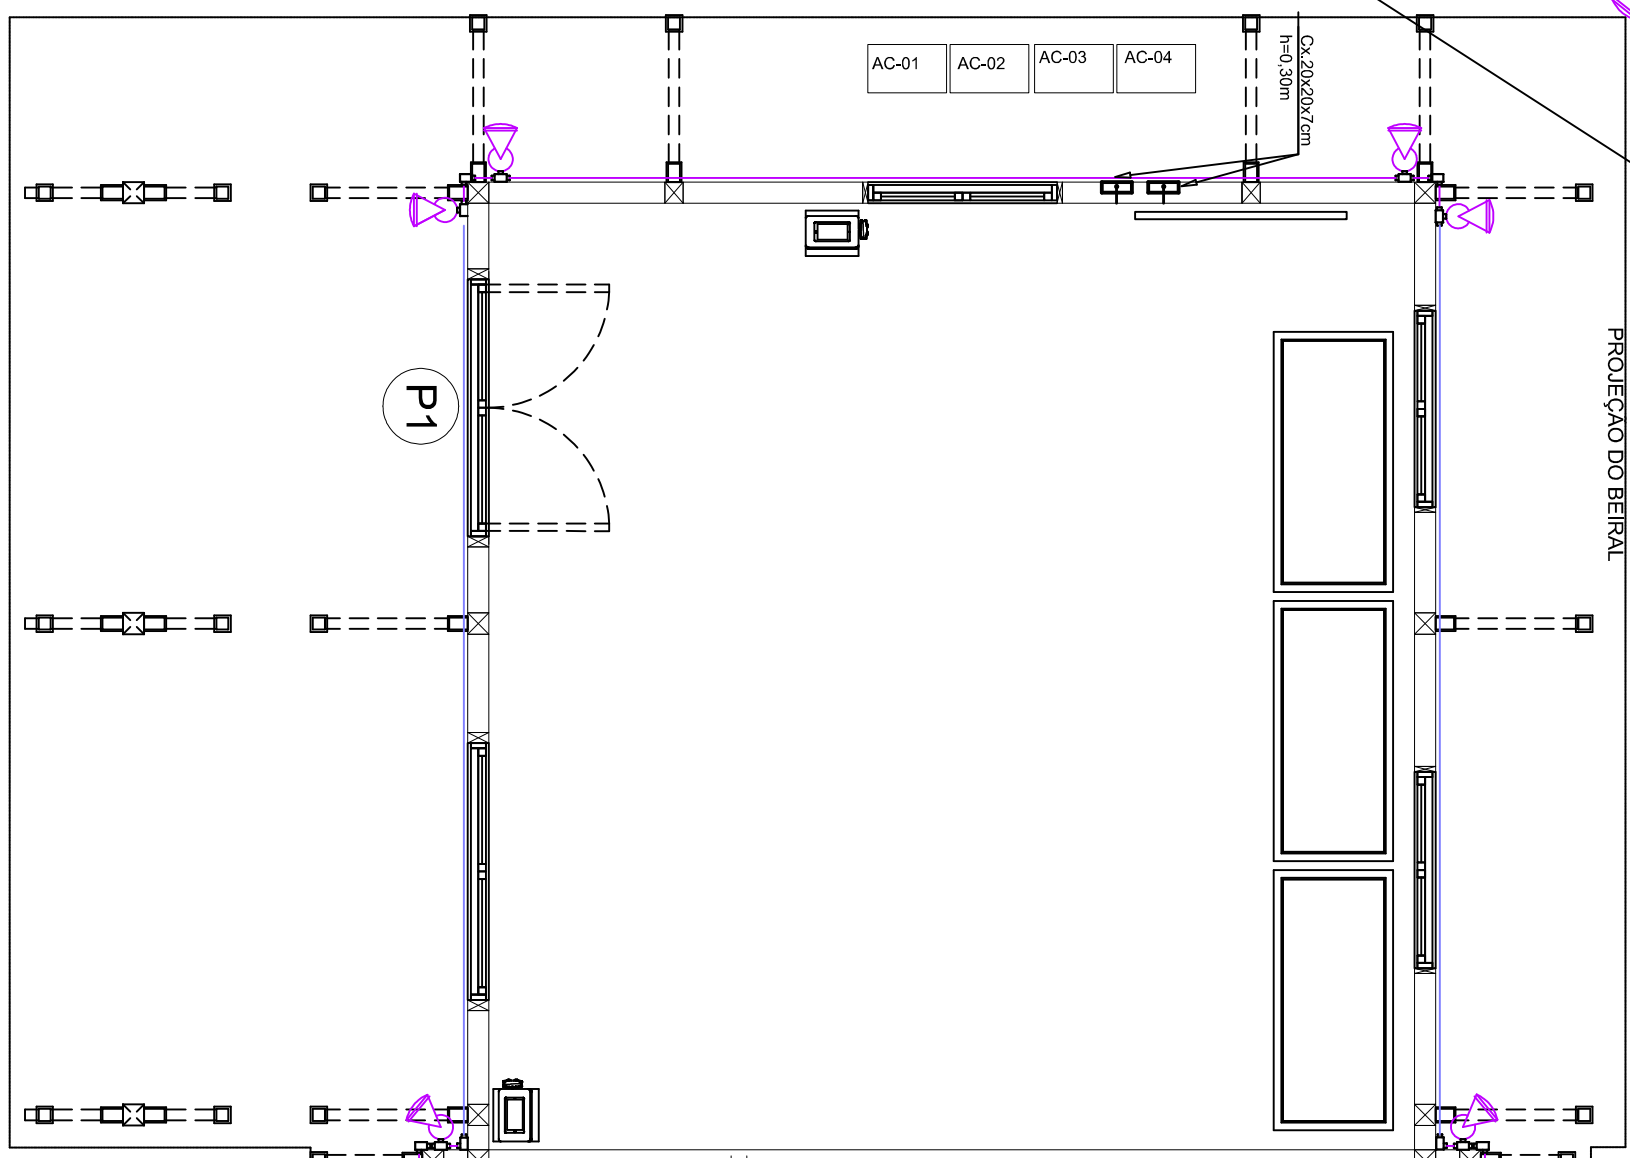

PLANTA BAIXA

Escala 1:50

Nº REV.	DATA	DESCRIÇÃO	RESPONS.

00		EMISSÃO INICIAL	
Nº REV.	DATA		RESPONS.

RESPONSÁVEIS TÉCNICOS:

Arquiteto Lúli Fernando Ribeiro CAU A7023-9

Arquiteto Tais Biele Ferreira CAU A22915-9

PROJETO:

RESTAUR0 MUSEU DO TREM

PREFEITURA DE SÃO LEOPOLDO

PREFEITURA DE SÃO LEOPOLDO

ASSUNTO: PROJETO EXECUTIVO EXPOGRAFIA MUSEU DO TREM

PRANCHAS: REDE DE TELECOMUNICAÇÕES

PAVIMENTO: TÊRREO

DESENHO: ESCALA: INDICADA

ÁREA: 134,25m²

DATA: 25/11/23

FOLHA: PE_TEL-01

REVISÃO: 00

RECYCLARE

PREFEITURA DE ARQUITETURA, REESTRUTURAÇÃO E CONSERVAÇÃO

Rua da República 305402 | Porto Alegre | RS

+55 51 992717982 | 99238393

297 X 765