


LEGENDA DRENAGEM



SENTIDO DO FLUXO DAS ÁGUAS PLUVIAIS E INCLINAÇÃO

DRENO ESPINHA DE PEIXE (SEÇÃO 0,40 x 0,40m), COM TUBO DE PEAD CORRUGADO PERFORADO, DN 100mm, ENCHIMENTO DE AREIA, INCLUSIVE CONEXÕES - EXTENSÃO TOTAL 100,00m

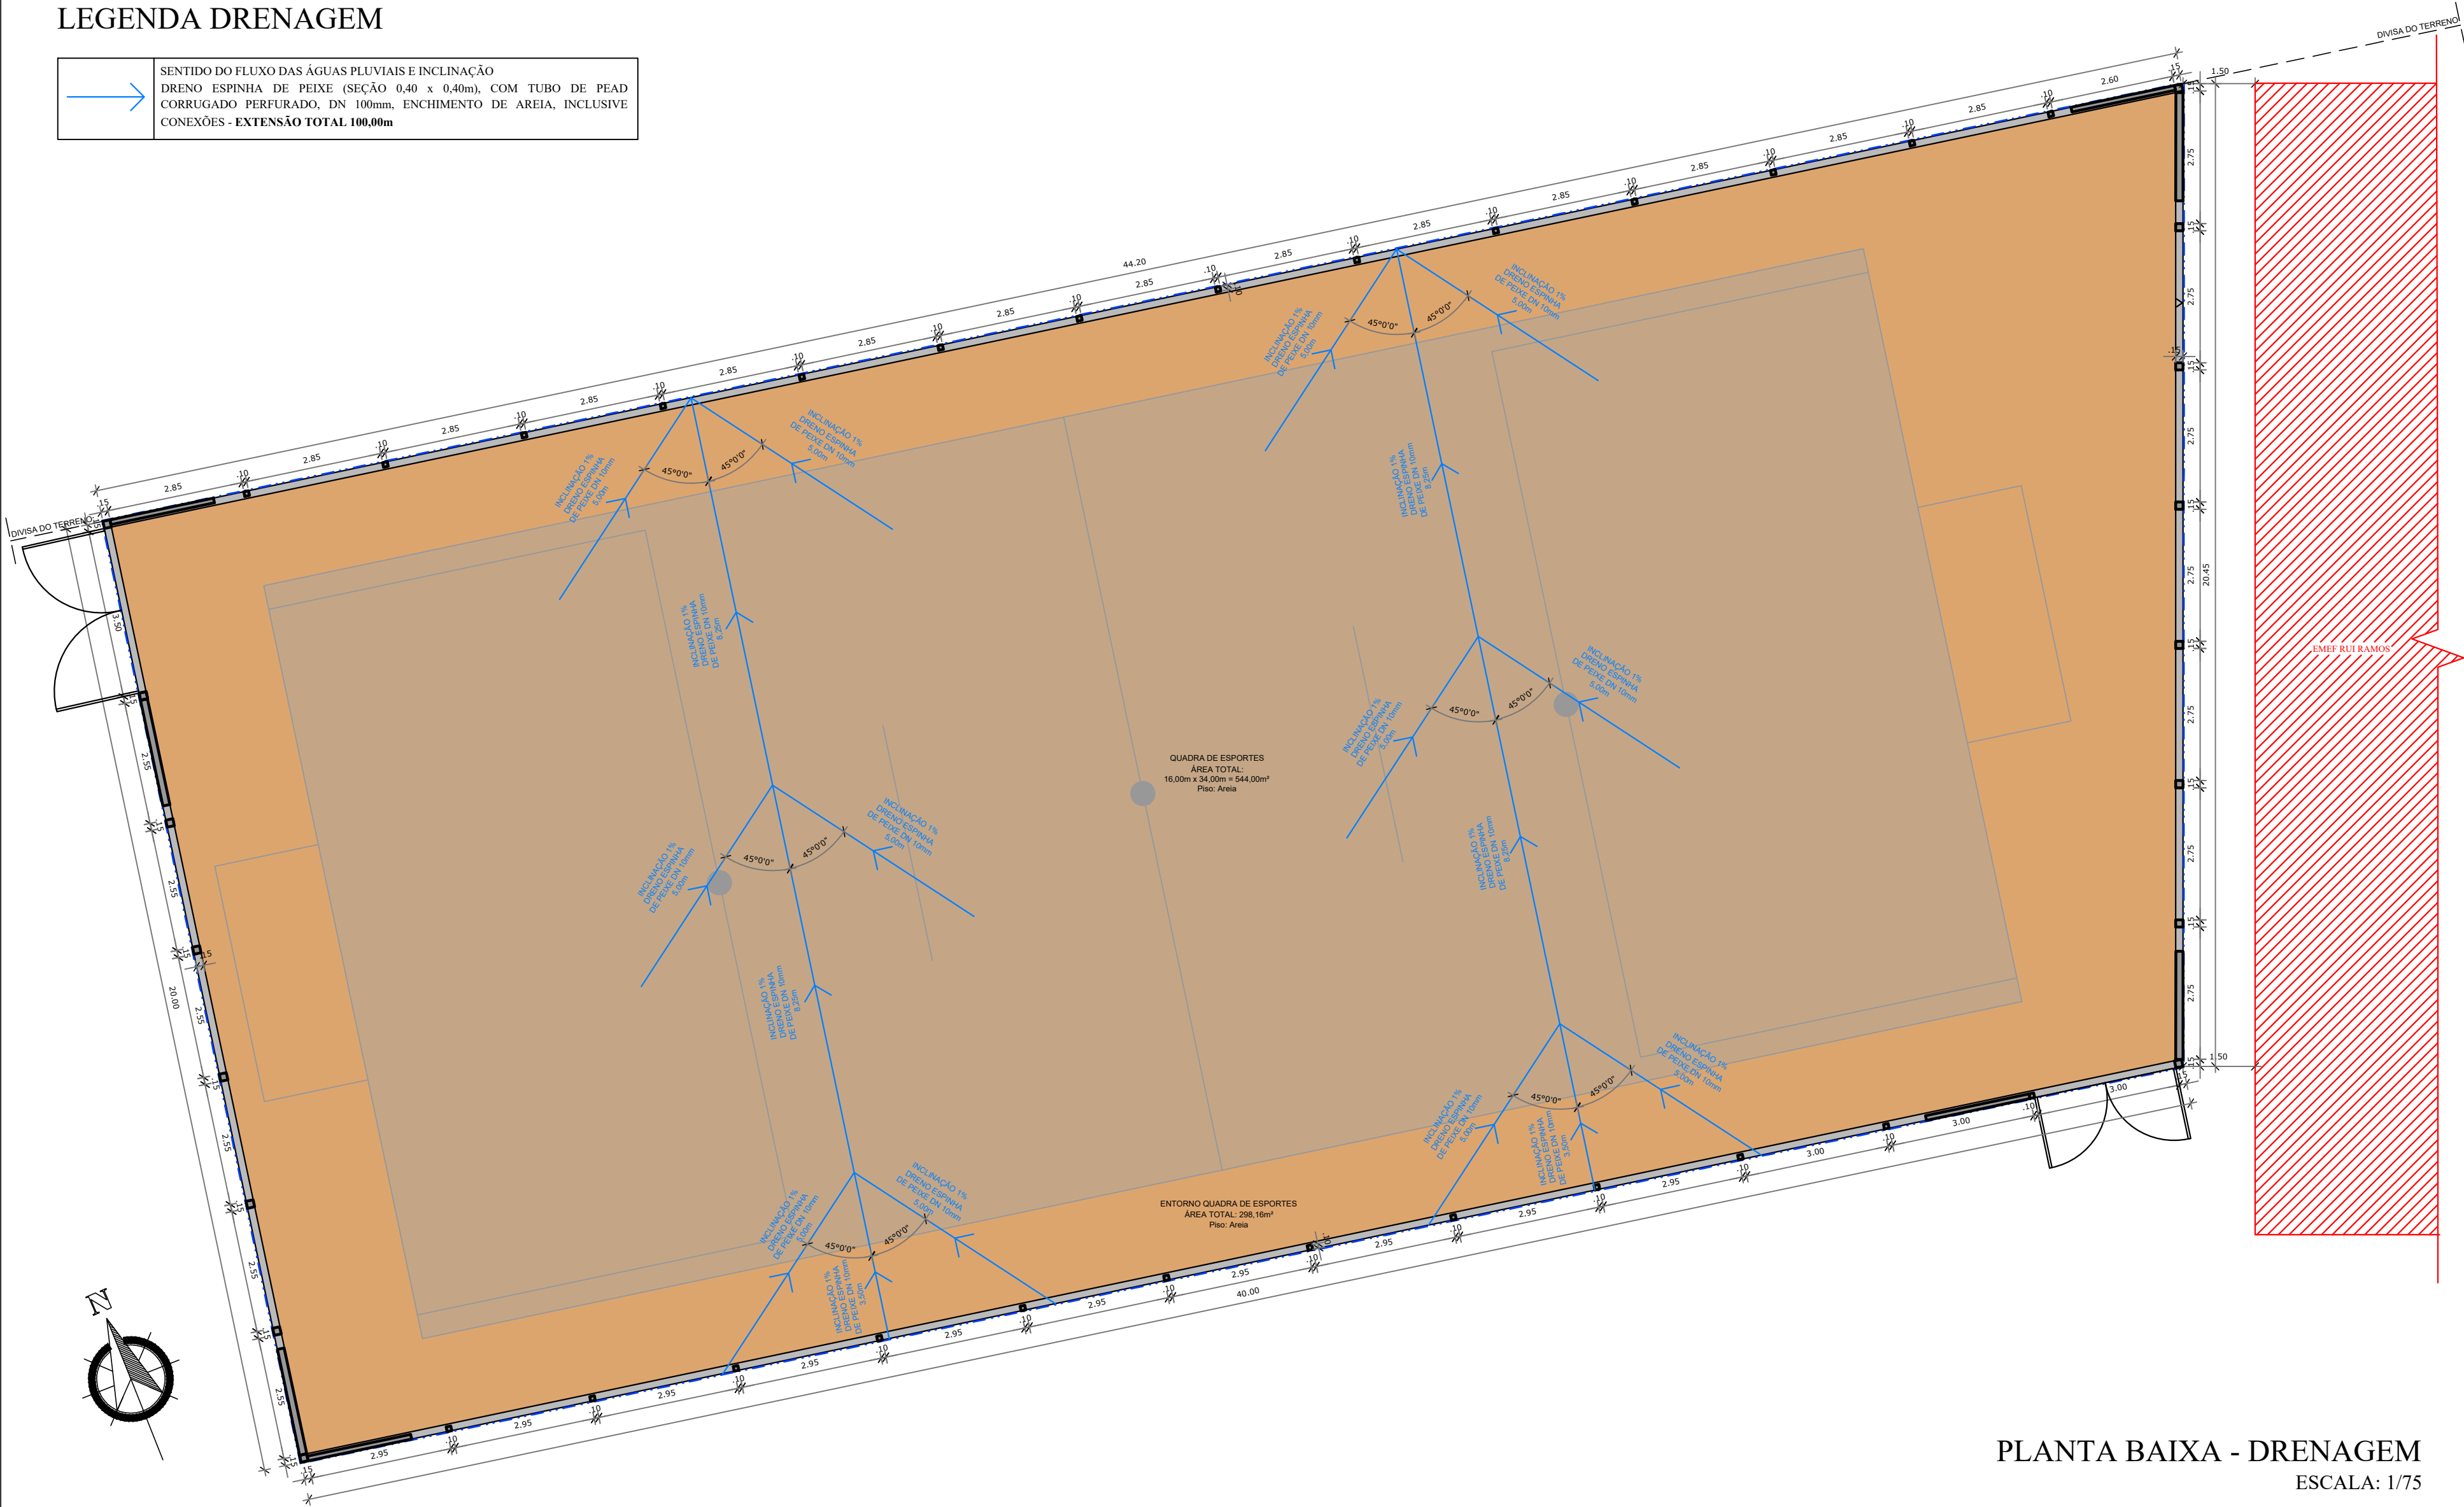

PLANTA BAIXA - DRENAGEM

ESCALA: 1/75



MUNICÍPIO DE
PARECI NOVO

Rua João Inácio Teixeira, 77 - Centro - Pareci Novo - RS
Fone: (51) 3503.8000 - CEF 06.155 - 000

TÍTULO:		ÁREA TOTAL:
PROJETO IMPLANTAÇÃO QUADRA DE ESPORTES E CERCAMENTO EMEF RUI RAMOS		842,16m²
LOCAL:		ESCALA:
ESTRADA PROFESSORA HELENA VIEGAS - S/N - LOCALIDADE BANANAL - PARECI NOVO/RS		1/75
PRÓPRIETÁRIO:		DATA:
PREFEITURA MUNICIPAL DE PARECI NOVO		ABRIL /2024
RESP. TÉCNICO:		PRANCHAS:
JOSÉ LAERCE MORALES CEZAR ENGENHEIRO CIVIL CREA-RS 089571		03/03
PROJETO DRENAGEM		