

FORMATO ORIGINAL - A3

X:\ENGENHARIA\SAPUCAIA DO SUL\PA NOVA SAPUCAIA (RS) 118 4390\PROJETO ARQUITETÔNICO

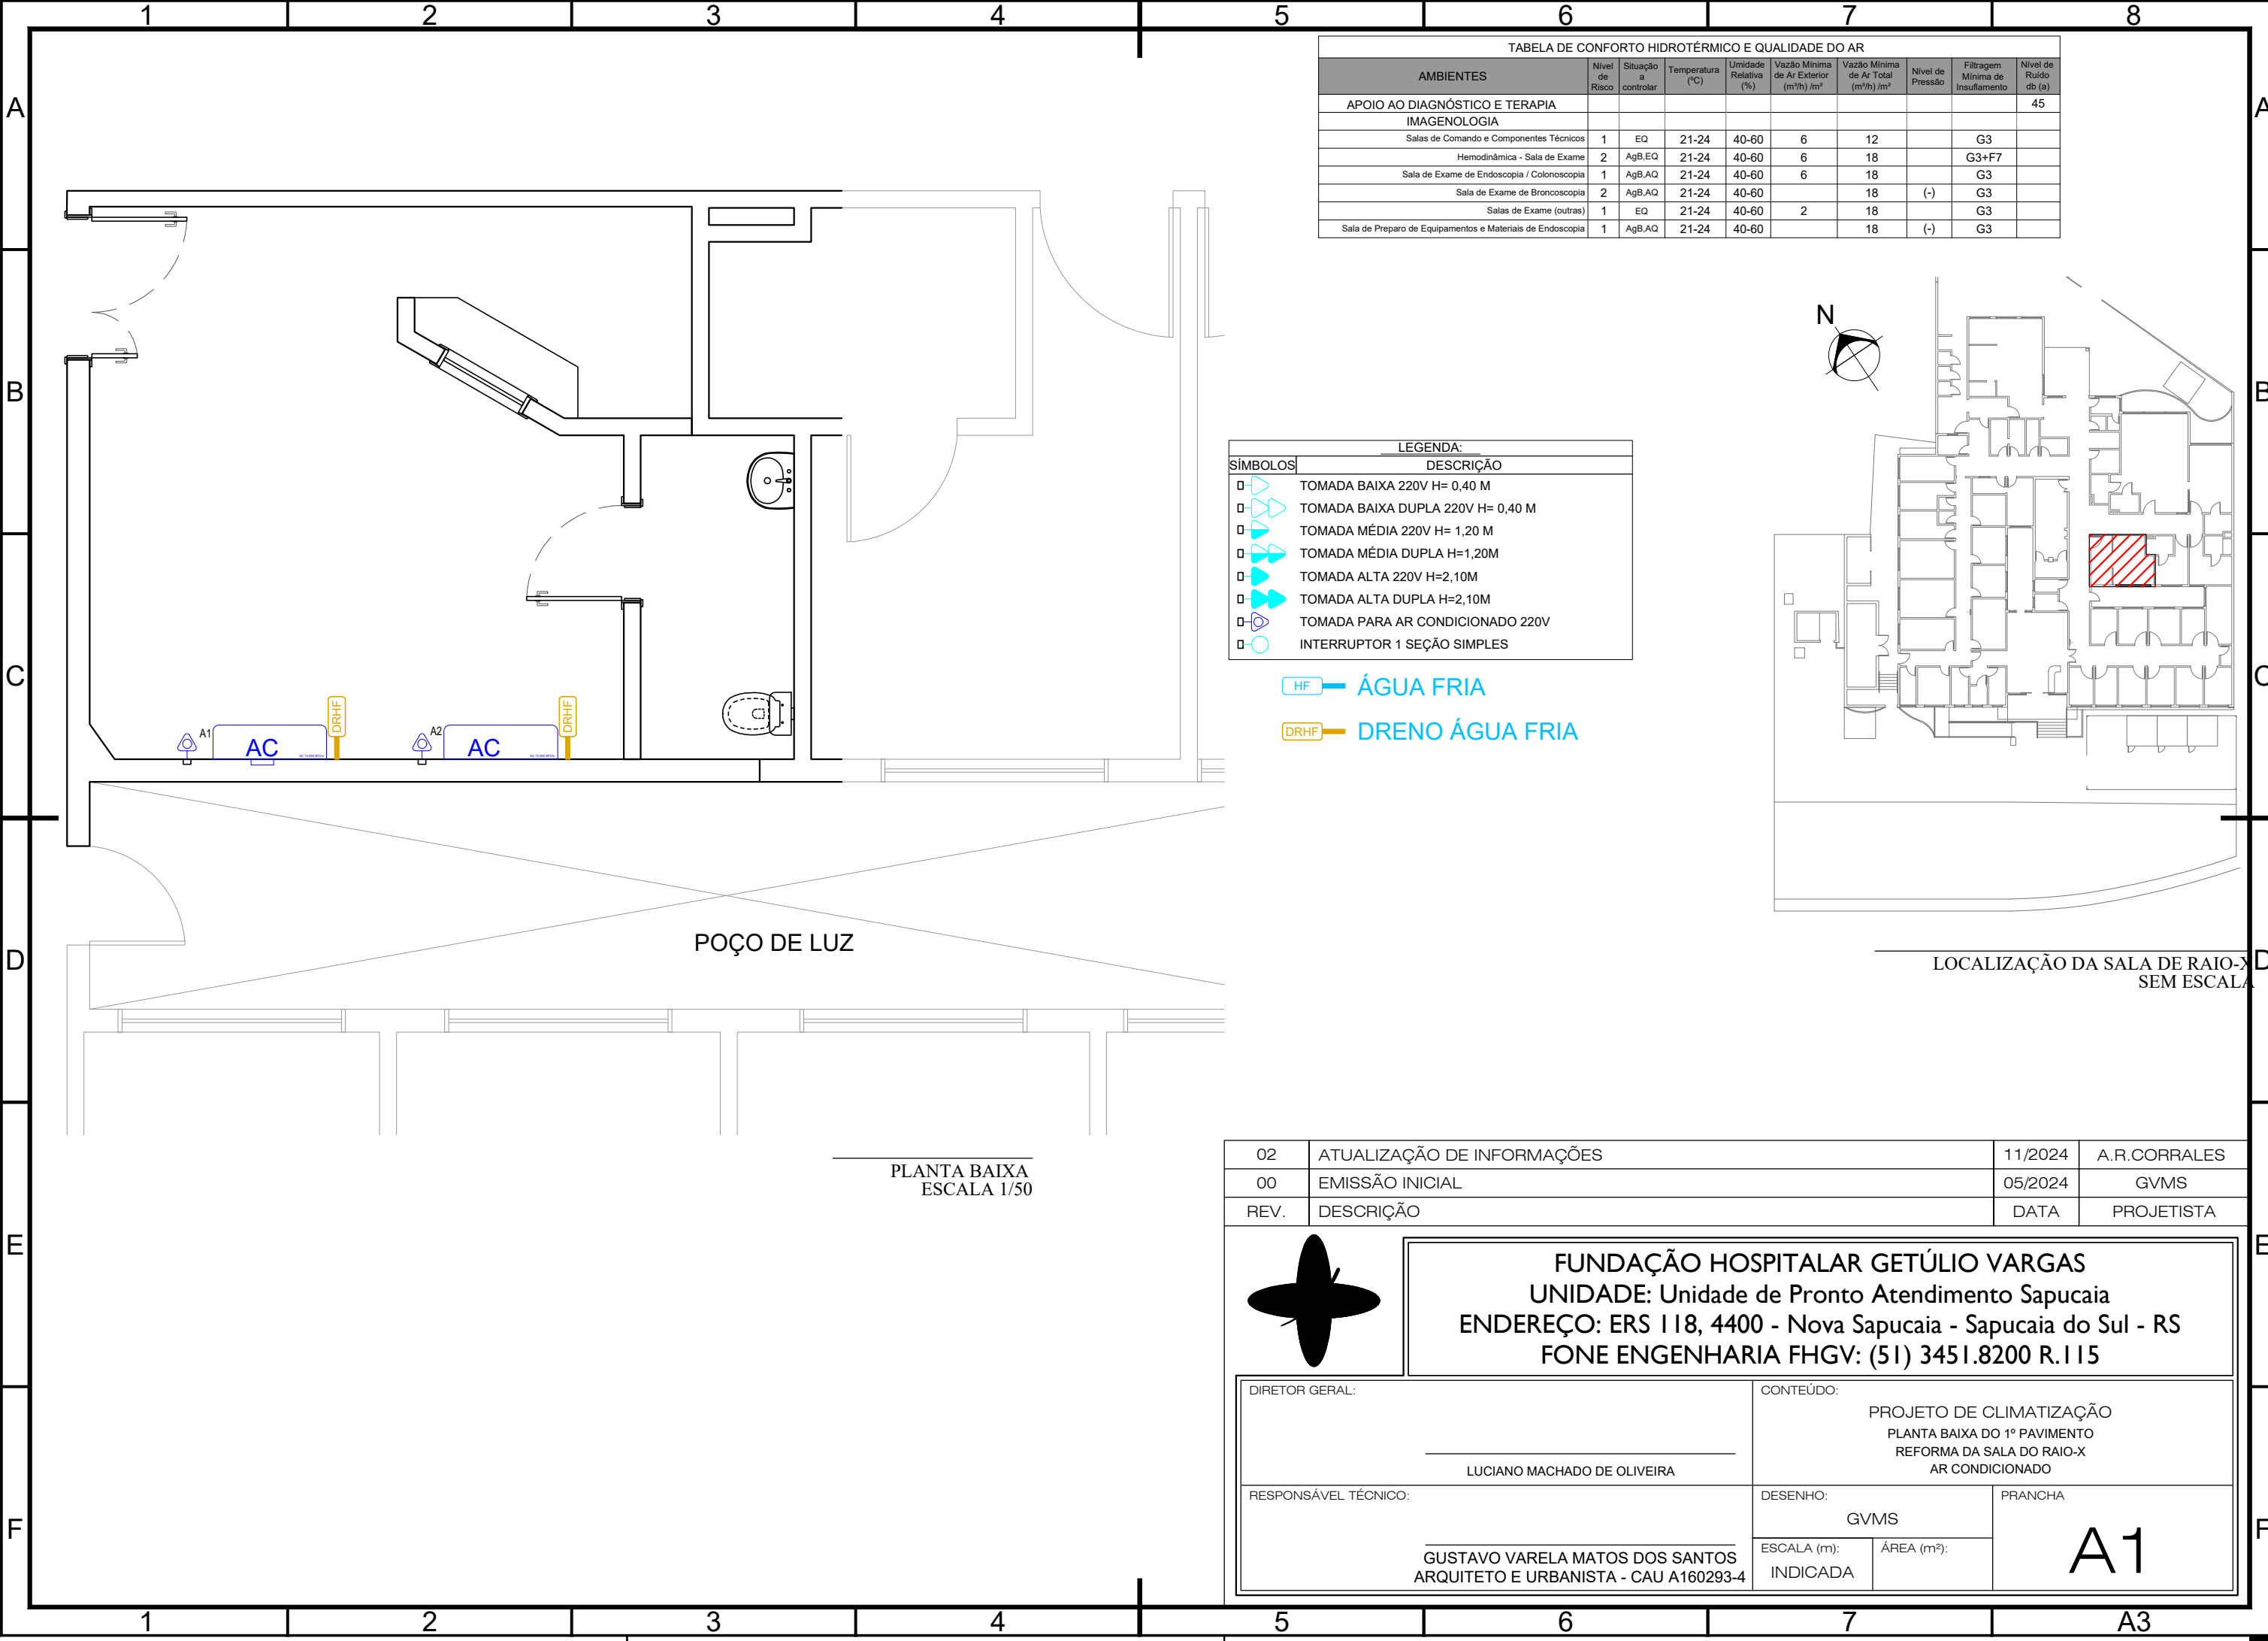


TABELA DE CONFORTO HIDROTÉRMICO E QUALIDADE DO AR									
AMBIENTES	Nível de Risco	Situação a controlar	Temperatura (°C)	Umidade Relativa (%)	Vazão Mínima de Ar Exterior (m³/h) /m²	Vazão Mínima de Ar Total (m³/h) /m²	Nível de Pressão	Filtragem Mínima de Insuflamento	Nível de Ruído db (a)
APOIO AO DIAGNÓSTICO E TERAPIA IMAGENOLOGIA									45
Salas de Comando e Componentes Técnicos	1	EQ	21-24	40-60	6	12		G3	
Hemodinâmica - Sala de Exame	2	AgB, EQ	21-24	40-60	6	18		G3+F7	
Sala de Exame de Endoscopia / Colonoscopia	1	AgB, AQ	21-24	40-60	6	18		G3	
Sala de Exame de Broncoscopia	2	AgB, AQ	21-24	40-60		18	(-)	G3	
Salas de Exame (outras)	1	EQ	21-24	40-60	2	18		G3	
Sala de Preparo de Equipamentos e Materiais de Endoscopia	1	AgB, AQ	21-24	40-60		18	(-)	G3	

LEGENDA:	
SÍMBOLOS	DESCRIÇÃO
	TOMADA BAIXA 220V H= 0,40 M
	TOMADA BAIXA DUPLA 220V H= 0,40 M
	TOMADA MÉDIA 220V H= 1,20 M
	TOMADA MÉDIA DUPLA H=1,20M
	TOMADA ALTA 220V H=2,10M
	TOMADA ALTA DUPLA H=2,10M
	TOMADA PARA AR CONDICIONADO 220V
	INTERRUPTOR 1 SEÇÃO SIMPLES

HF — ÁGUA FRIA
DRHF — DRENO ÁGUA FRIA

POÇO DE LUZ

PLANTA BAIXA
ESCALA 1/50

02	ATUALIZAÇÃO DE INFORMAÇÕES	11/2024	A.R.CORRALES
00	EMIÇÃO INICIAL	05/2024	GVMS
REV.	DESCRIÇÃO	DATA	PROJETISTA
FUNDAÇÃO HOSPITALAR GETÚLIO VARGAS UNIDADE: Unidade de Pronto Atendimento Sapucaia ENDEREÇO: ERS 118, 4400 - Nova Sapucaia - Sapucaia do Sul - RS FONE ENGENHARIA FHGV: (51) 3451.8200 R.115			
DIRETOR GERAL:		CONTEÚDO:	
LUCIANO MACHADO DE OLIVEIRA		PROJETO DE CLIMATIZAÇÃO PLANTA BAIXA DO 1º PAVIMENTO REFORMA DA SALA DO RAIO-X AR CONDICIONADO	
RESPONSÁVEL TÉCNICO:		DESENHO:	PRANCHA
GUSTAVO VARELA MATOS DOS SANTOS ARQUITETO E URBANISTA - CAU A160293-4		GVMS	A1
		ESCALA (m): INDICADA	
		ÁREA (m²):	