
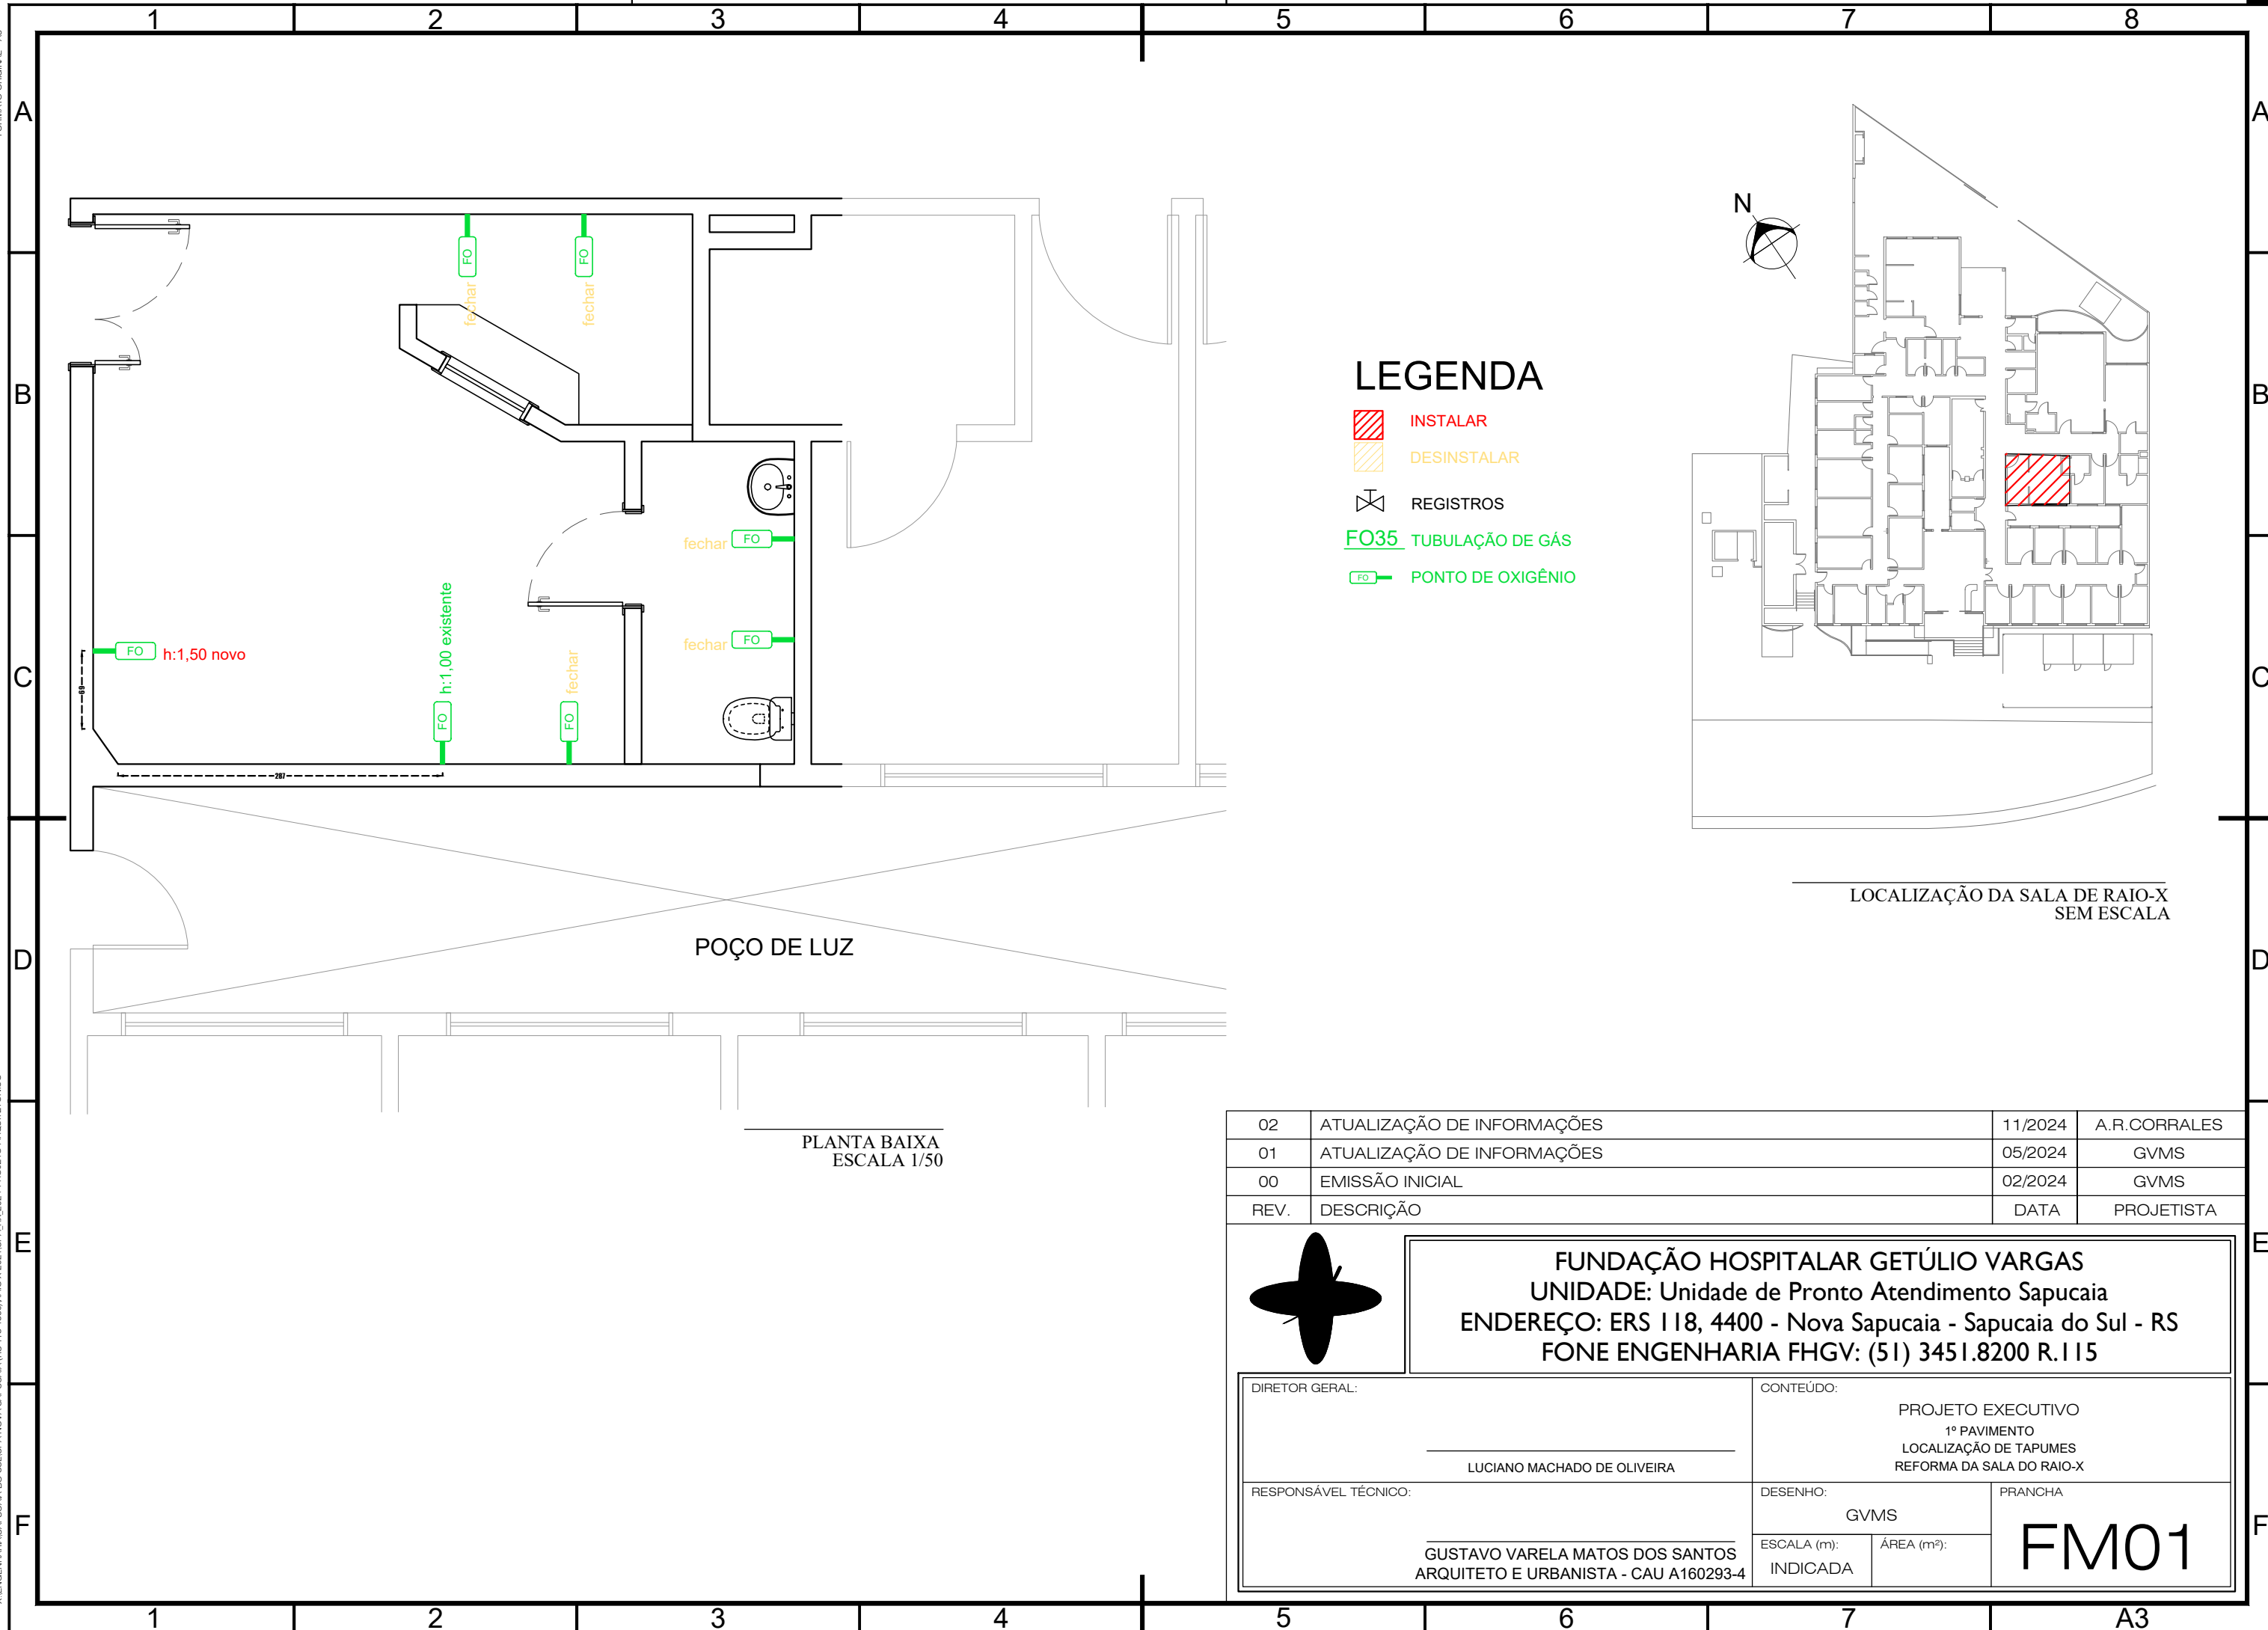


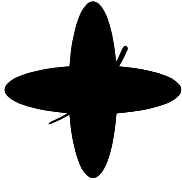

LEGENDA

-  **INSTALAR**
-  **DESINSTALAR**
-  **REGISTROS**
- FO35** TUBULAÇÃO DE GÁS
-  **PONTO DE OXIGÊNIO**

LOCALIZAÇÃO DA SALA DE RAIO-X
SEM ESCALAPLANTA BAIXA
ESCALA 1/50

02	ATUALIZAÇÃO DE INFORMAÇÕES	11/2024	A.R.CORRALES
01	ATUALIZAÇÃO DE INFORMAÇÕES	05/2024	GVMS
00	EMIÇÃO INICIAL	02/2024	GVMS
REV.	DESCRIÇÃO	DATA	PROJETISTA
 FUNDAÇÃO HOSPITALAR GETÚLIO VARGAS UNIDADE: Unidade de Pronto Atendimento Sapucaia ENDEREÇO: ERS 118, 4400 - Nova Sapucaia - Sapucaia do Sul - RS FONE ENGENHARIA FHGV: (51) 3451.8200 R.115			
DIRETOR GERAL:		CONTEÚDO:	
LUCIANO MACHADO DE OLIVEIRA		PROJETO EXECUTIVO 1º PAVIMENTO LOCALIZAÇÃO DE TAPUMES REFORMA DA SALA DO RAIO-X	
RESPONSÁVEL TÉCNICO:		DESENHO:	PRANCHA
GUSTAVO VARELA MATOS DOS SANTOS ARQUITETO E URBANISTA - CAU A160293-4		GVMS	FM01
		ESCALA (m): INDICADA	
		ÁREA (m²):	