


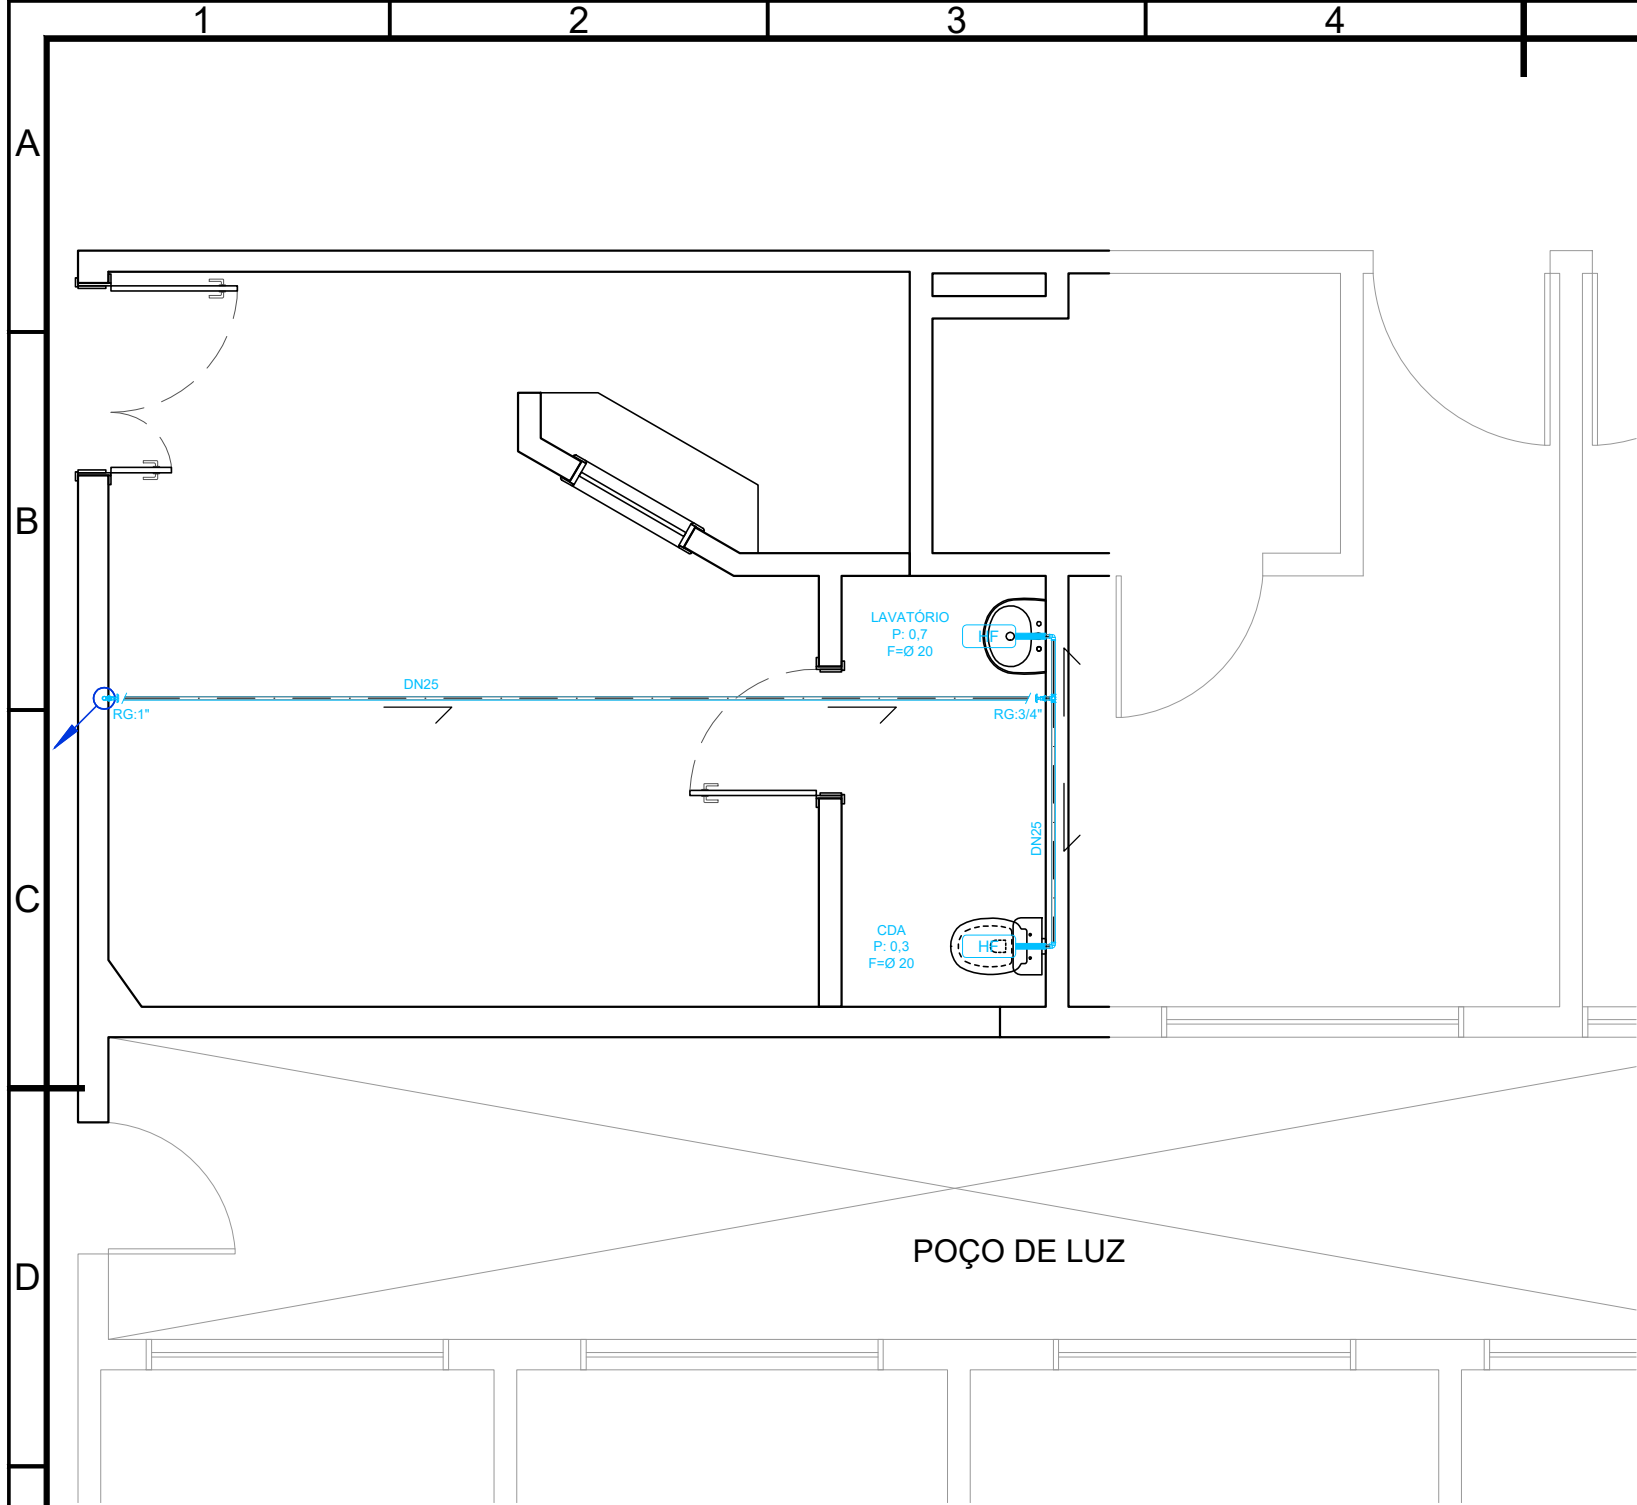

PLANTA BAIXA
ESCALA 1/50

TABELA: ALTURA DAS ESPERAS DOS APARELHOS

CDA	- CAIXA DE DESCARGA ACOPLADA	- 0,20 CM
CH	- CHUVEIRO	- 2,10 CM
LAV	- LAVATÓRIO	- 0,60 CM
PD	- PIA DE DESPEJO	- 0,60 CM
MLR	- MAQUINA DE LAVAR ROUPAS	- 0,60 CM
PIA	- PIA	- 1,10 CM
RG	- REGISTRO DE GAVETA (Coluna água)	- 1,80 CM
RP	- REGISTRO DE PRESSÃO (Chuveiro)	- 1,10 CM
TOR	- TORNEIRA DE JARDIM	- 0,25 CM
TQ	- TORNEIRA DE TANQUE	- 1,20 CM
DI	- DUCHA INFANTIL	- 1,10 CM
CDE	- CAIXA DE DESCARGA EXTERNA	- 1,80 CM
VDR	- VÁLVULA DE DESCARDA	- 1,10 CM
V	- VASO SANITÁRIO	- 0,33CM
BB	- BEBEDOURO	- 0,86CM
MIC	- MICTÓRIO	- 1,15CM

OBS: CDA = DESLOCAR PONTO DE ÁGUA FRIA 0,15CM DO EIXO.
* ALTURA A DEFINIR CONFORME EQUIPAMENTO ADQUIRIDO.


LEGENDA

- SENTIDO DE FLUXO PLANO HORIZONTAL
- $i \geq 2\%$

PERCENTAGEM MÍNIMA DE INCLINAÇÃO
- MULTILINHA DE TUBO 20N
- MULTILINHA DE TUBO 25N
- MULTILINHA DE TUBO 32N
- MULTILINHA DE TUBO 40N
- MULTILINHA DE TUBO 50N
- MULTILINHA DE TUBO 100N
- CAIXA SIFONADA COM GRELHA Ø150
- CURVA 90° Ø40, Ø50 E Ø100 mm
- CURVA 45° Ø40, Ø50 E Ø100 mm
- REDUÇÃO DE Ø50/40 E Ø100/50 mm
- JUNÇÃO "Y" Ø40, Ø50 E Ø100 mm
- JUNÇÃO "T" Ø50 E Ø100 mm
- CURVA 90° Ø20, Ø25 E Ø32 mm
- CURVA 45° Ø20, Ø25 E Ø32 mm
- REDUÇÃO DE Ø32/25 E Ø25/20 mm
- JUNÇÃO "Y" Ø20, Ø25 E Ø32 mm
- JUNÇÃO "T" Ø20, Ø25 E Ø32 mm
- REGISTRO DE GAVETA - CAF
- FLUXO DE DESCIDA - CAF
- CAIXA DE INSPENÇÃO PLUVIAL
- CAIXA DE INSPENÇÃO CLOACAL
- LOCAL DA REFORMA
- HF

ÁGUA FRIA
- DRHF

DRENO ÁGUA FRIA

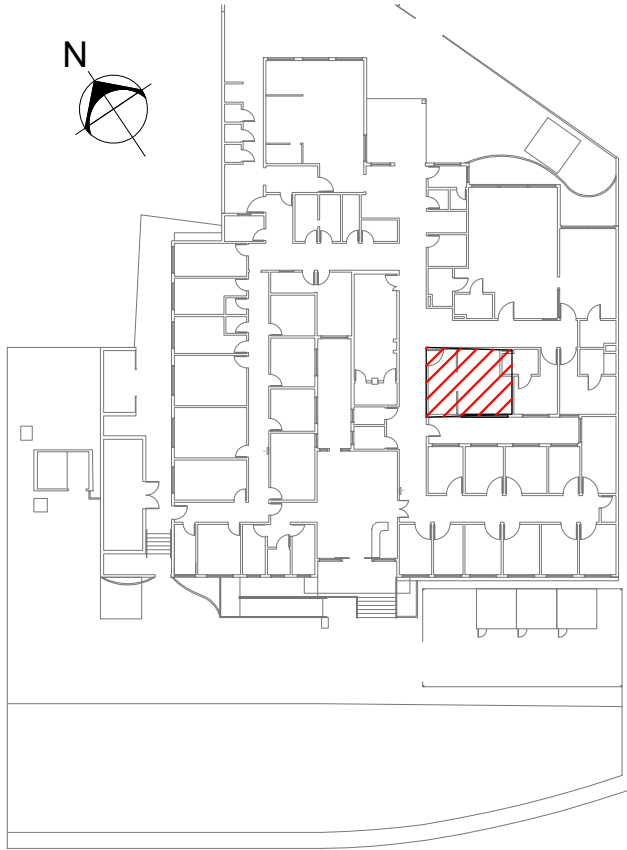

LOCALIZAÇÃO DA SALA DE RAIO-X
SEM ESCALA