

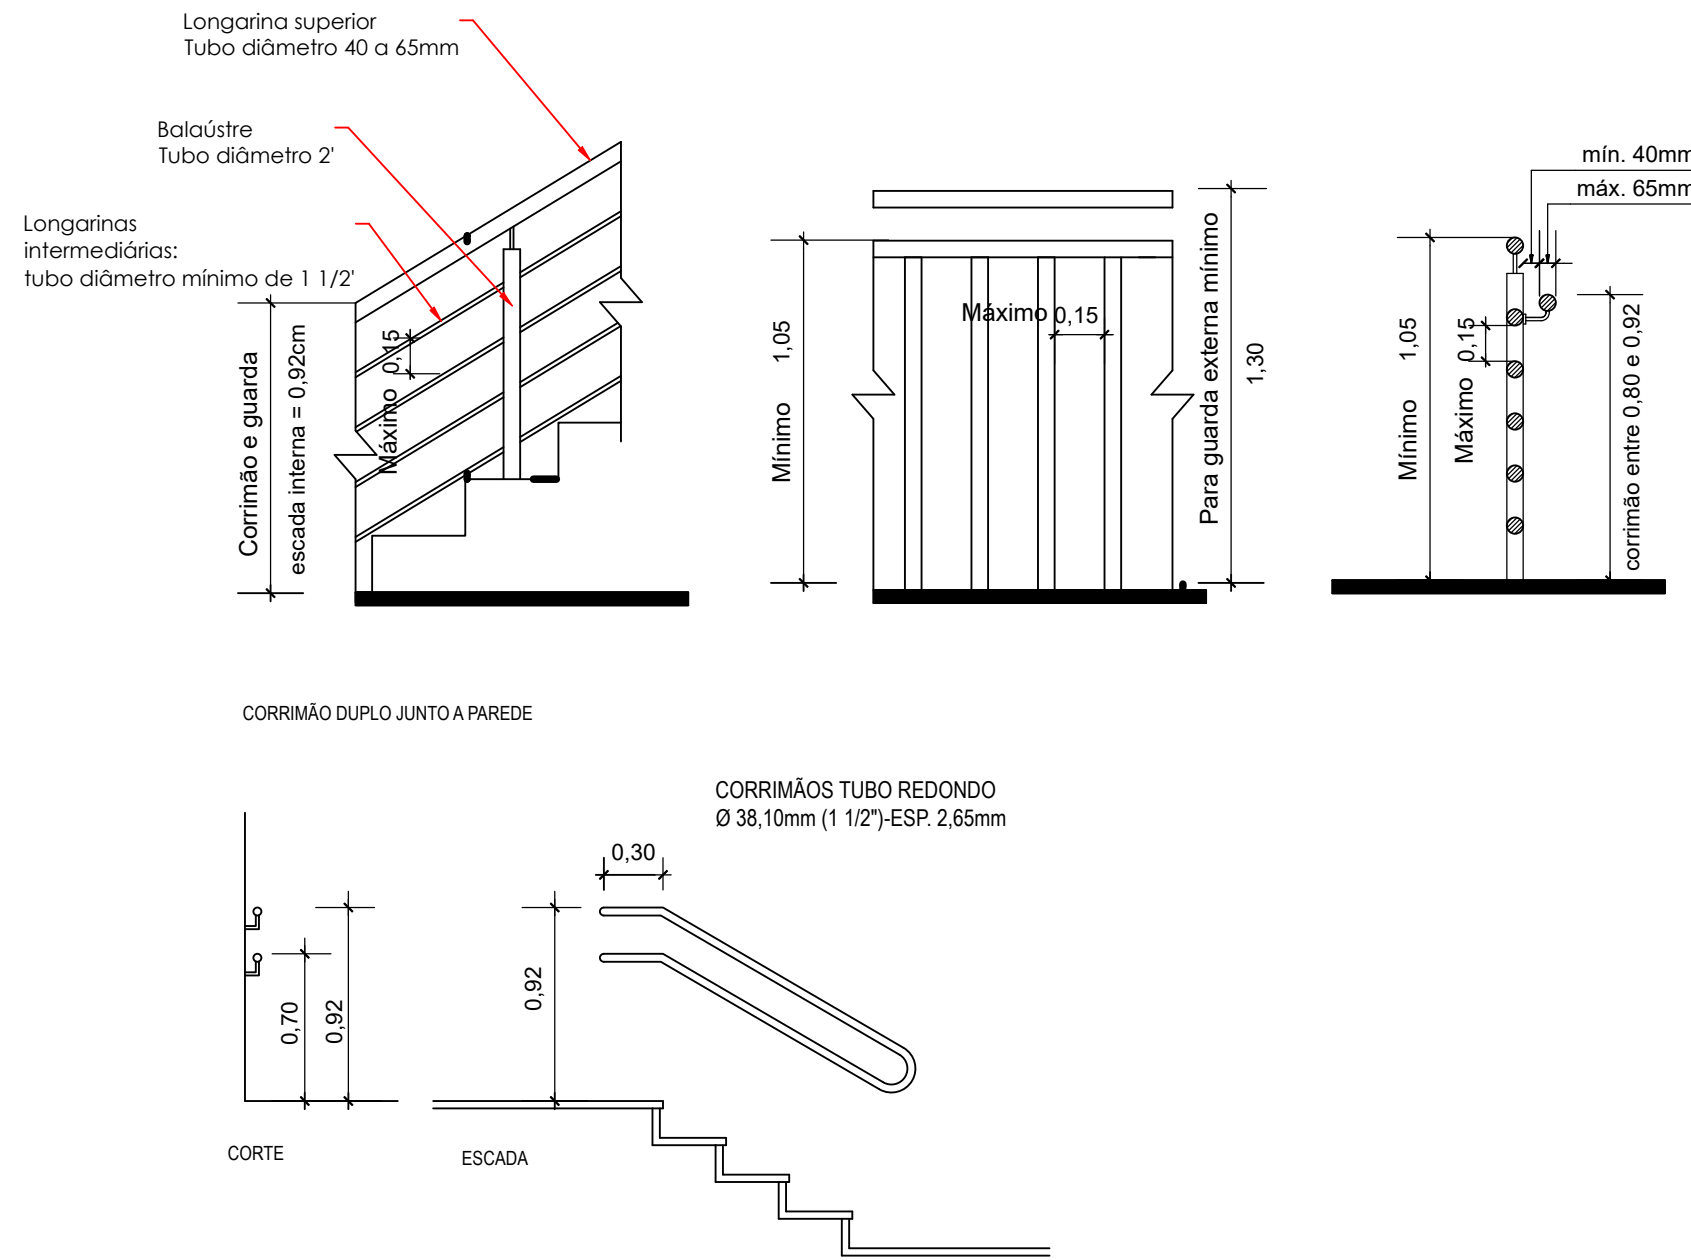


POPULAÇÃO DO PAVIMENTO Nº 01 PESSOAS
POPULAÇÃO TOTAL 687 PESSOAS
PLANTA BAIXA DE SINALIZAÇÃO E DE EQUIPAMENTOS
SEGUNDO PAVIMENTO 1.218,23 m²
Escala 1:100


DETALHE GUARDA CORPO E CORRIMÃO

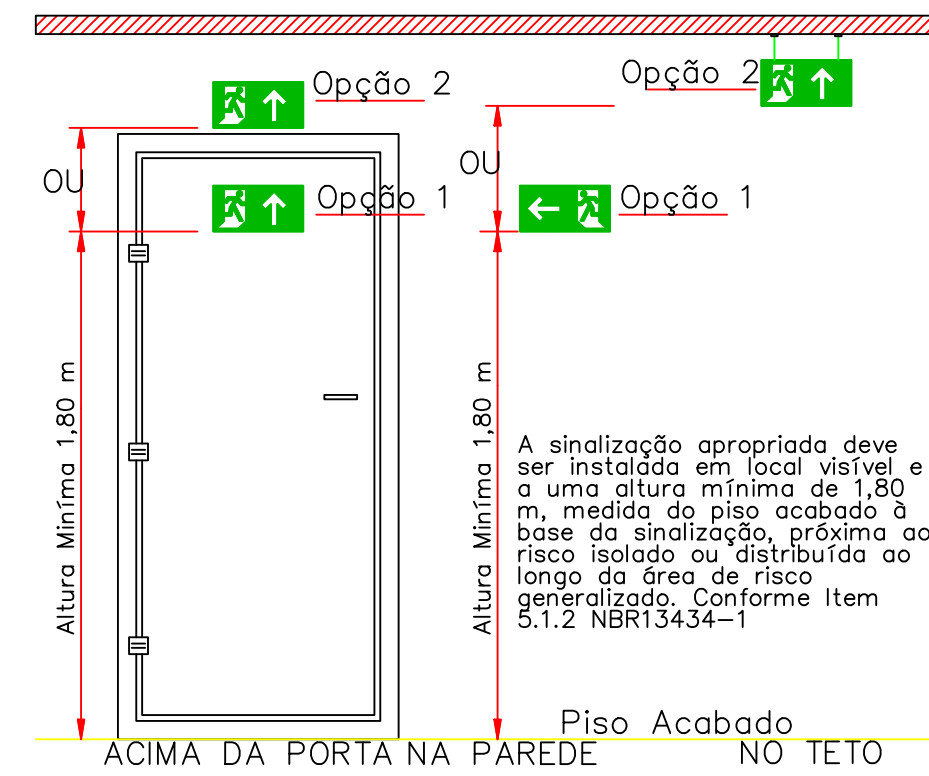

DETALHE DA CENTRAL DE GÁS

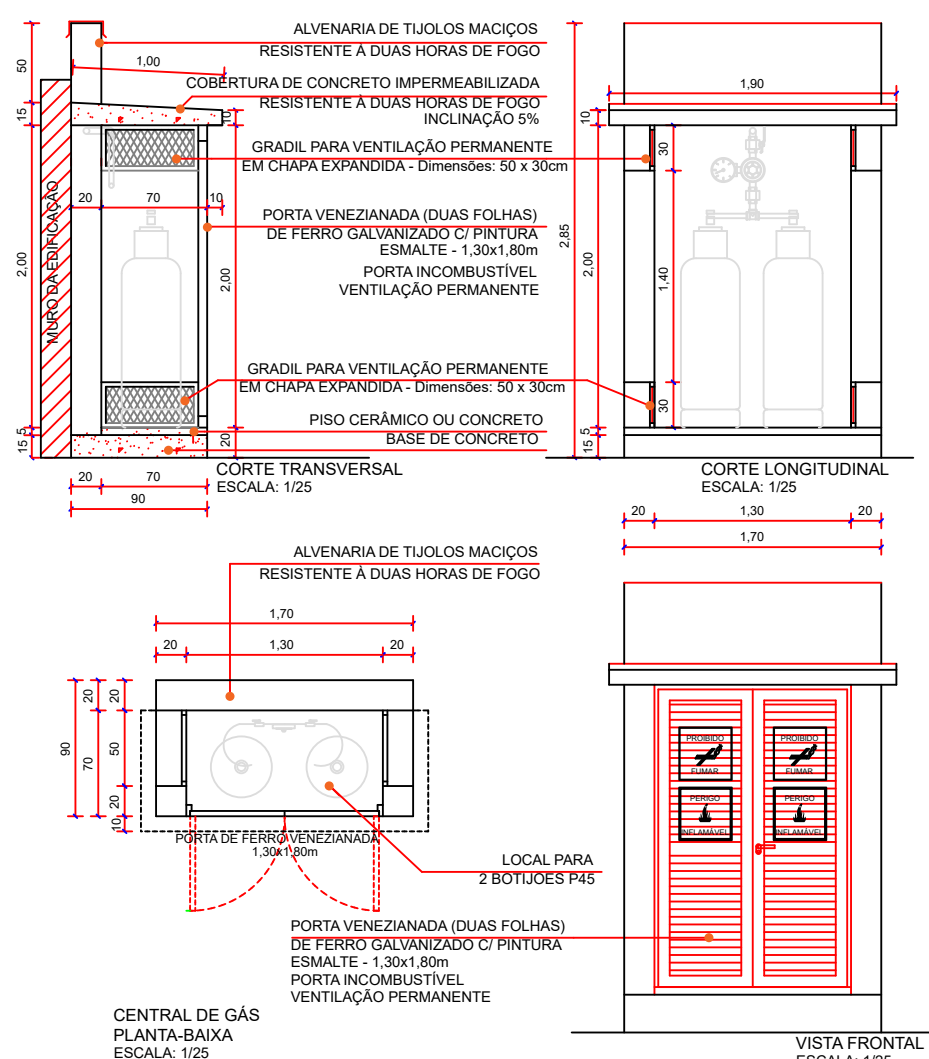

DETALHE DA FIXAÇÃO DO EXTINTOR DE INCÊNDIO CONFORME : RT Nº 14/2016

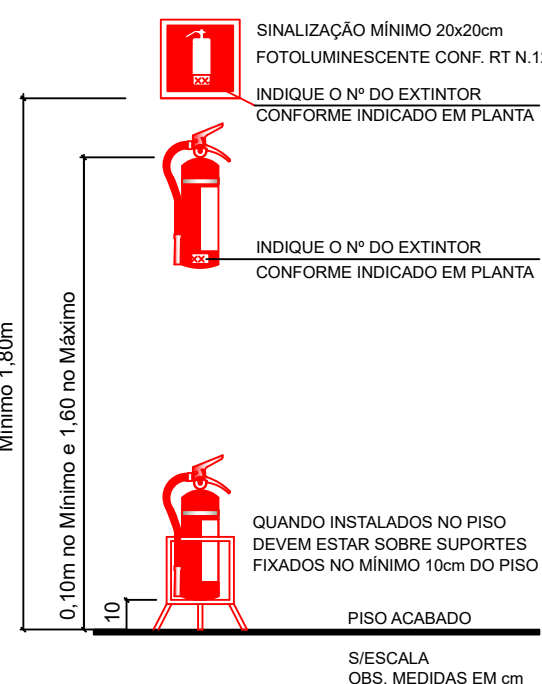

CONTROLE DE MATERIAS DE ACABAMENTO E REVESTIMENTOS CONFORME INSTRUÇÃO TÉCNICA 10/2011			
PISOS:	VALUO PARA TODA A EXATIDÃO	CLASSE: S-A	
PAREDES:	VALUO PARA TODA A EXATIDÃO	CLASSE: S-A	
TETO/FORRO:	VALUO PARA TODA A EXATIDÃO	CLASSE: S-A	

LEGENDA DE EQUIPAMENTOS

SÍMBOLO	DESCRIÇÃO
	EXTINTOR ABC
	CAMINHO MAXIMO À PERCORRER ROTA DE FUGA
	HIDRANTE DE PAREDE NO INTERIOR DO ABRIGO
	DISTOSITIVO DE RECALQUE DE PASSEIO
	ACIONADOR MANUAL/BOTONEIRA, INSTALADO A 1,20m DO PISO.
	AVISADOR SONORO MECÂNICO/ ELETRÔNICO, INSTALADO A 2,20m DO PISO
	RESERVATORIO DE INCENDIO.
	ROTA DE FUGA - SAÍDA FINAL
	ROTA DE FUGA - DIREÇÃO A SEGUIR
	CENTRAL DE DETECÇÃO E ALARME
	VIAS DE ACESSO INTERNO
	ILUMINAÇÃO DE EMERGÊNCIA TIPO: 100 LUMENS POTÊNCIA: 10 W h = 2,20 m
	BARRA ANTI PÂNICO

PLACAS DE SINALIZAÇÃO

SÍMBOLO	PLACA	DESCRIÇÃO
		Placa de indicação do sentido de fuga ou de saída de emergência - h = 2,10m
		Placa de indicação de uma saída de emergência a ser utilizada acima da porta
		Placa de indicação da saída de emergência final a ser utilizada acima da saída
		Placa para indicar o sentido da rota de fuga, a ser afixada acima da porta para indicar o seu acesso
		Instrução de abertura de porta por barra anti-panico
		Placa de indicação do sentido (esquerda ou direita) de fuga no interior das escadas

PLACAS DE ALERTA

SÍMBOLO	PLACA	DESCRIÇÃO
		Próximo a locais onde houver presença de produtos inflamáveis.
		Próximo a locais onde houver presença de produtos inflamáveis.

CONTROLE DE REVISÕES

Nº	DATA	EMISSÃO INICIAL	ALTERAÇÃO	AUTOR
1	23/08/2023			ALISSON

PROJETO DE PPCI

LOCALIZAÇÃO:	Estrada Geral 48 Baixa, 4305, Bairro Centro, Lindolfo Coltur-RS
PROPRIETÁRIO:	Prefeitura Municipal de Lindolfo Coltur - RS
RESPONSÁVEL TÉCNICO:	Gaspar Behne (Prefeito Municipal)
CONTEÚDO:	EMEF MONTEIRO LOBATO Planta baixa de sinalização do Segundo Pavimento
ESCALA:	INDICADAS
DESENHO:	ALISSON
REVISÃO:	1
DATA:	23/08/2023
PRINCHA:	

02/02