


- INSTALAÇÕES HIDROSSANITÁRIAS
- HF Água fria
 - HQ Água quente
 - PD Ponto de Descida de Tubulação
 - ⇒ Sentido do Fluxo
 - TV Tubo de Ventilação
 - CI Caixa de Inspeção
 - Detalhe da abertura no piso com a chegada das tubulações para a Cozinha de Dentista
 - A- Esgoto
 - B- Ar comprimido
 - C- Água
 - D- Elétrica

OBS.: Todos os ralos deverão ter fecho hidráulico e tampa com fechamento escamoteável.
OBS.: As instalações de água da Área Suja da Lavanderia deverão ser todas aparentes.

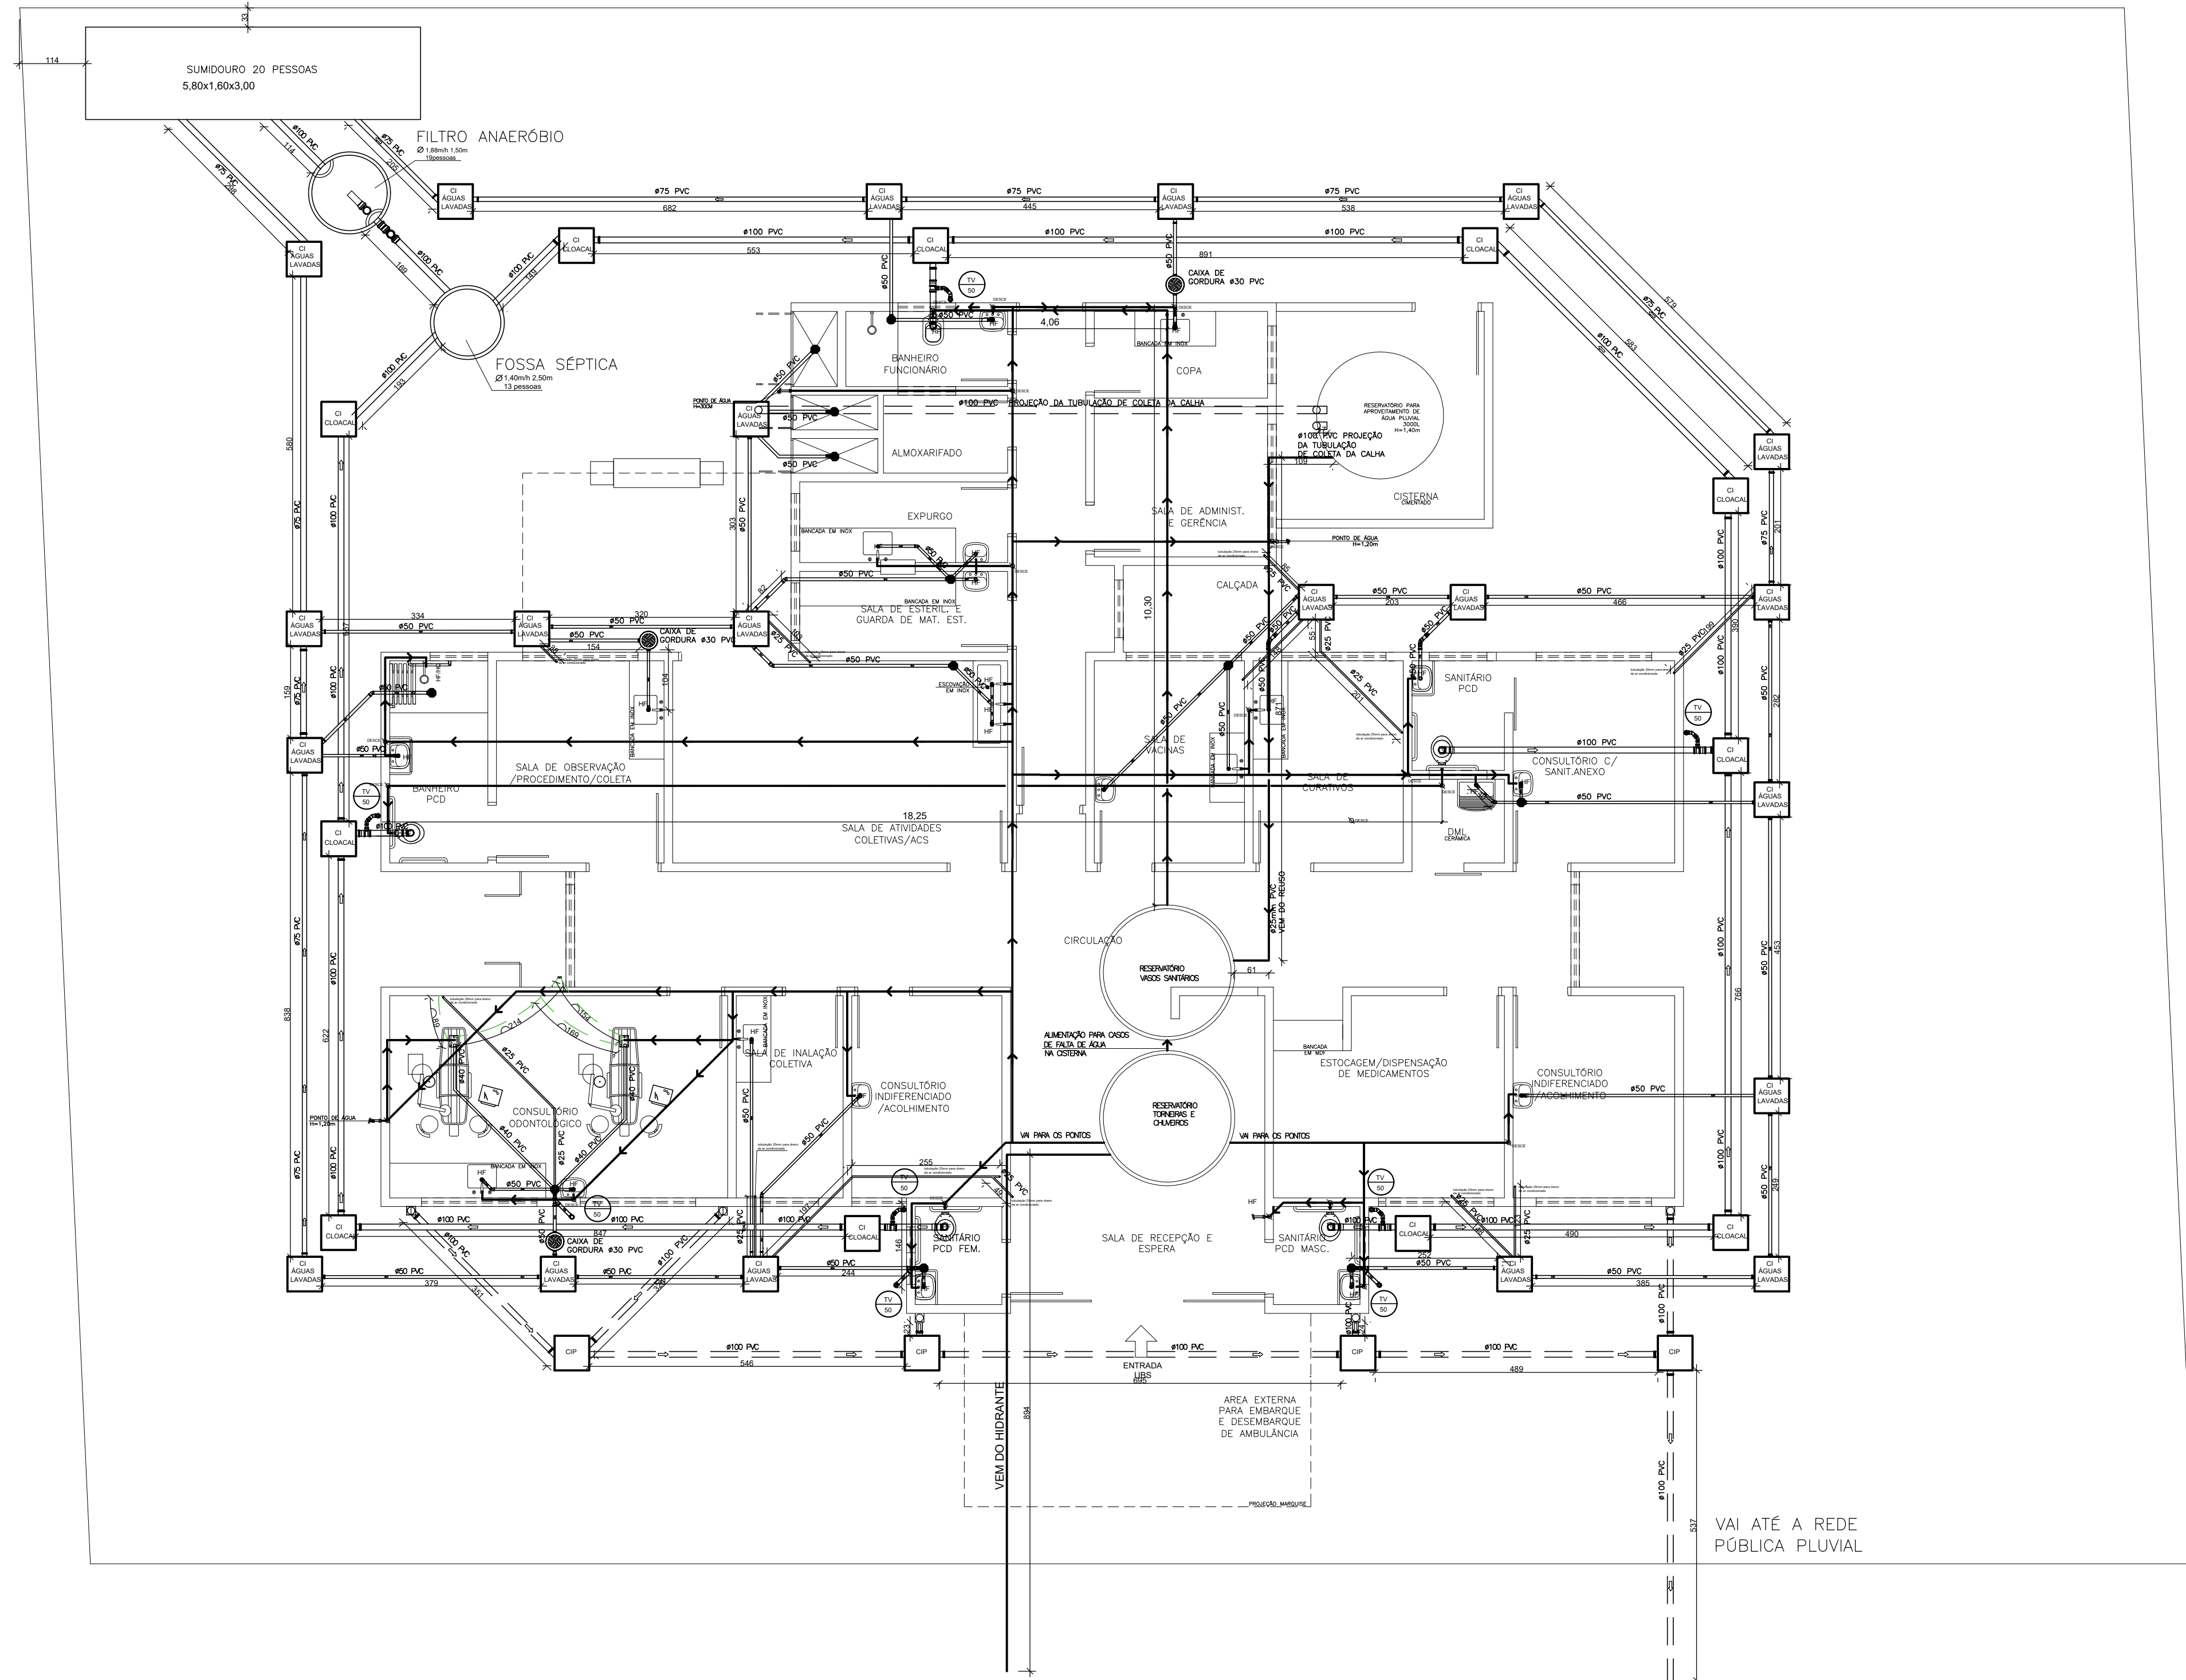

PLANTA BAIXA HIDROSSANITÁRIA
ESCALA 1:75

					PREFEITURA MUNICIPAL DE SÃO JERÔNIMO								
					PROJETO/OBRA		PROJETO ARQUITETÔNICO NOVA SEDE DA UBS CENTRAL PORTE 1		DATA JULHO/2024				
					RESP. TÉCNICO PROJETO/FISCAL OBRA		GESTOR RESPONSÁVEL		ESCALA INDICADA				
NORBERTO FERREIRA DE AZAMBUJA JÚNIOR ARQUITETO E URBANISTA CAU RS A2892693					EDERSON RIZZIO LOPES SECRETÁRIO MUNICIPAL DE SAÚDE				PRANCHAS 05/12				
									ÁREA 288,50M²				
DESCRIÇÃO					DESENHO					ÁREA			
PROJETO ARQUITETÔNICO Esguicho Av. Rio Branco com Rua Luiz Justino Müller, INSTALAÇÕES HIDROSSANITÁRIAS					centro, São Jerônimo RS.					NORBERTO		288,50M²	