

CONVENÇÕES

BL/GR - Caixa Coletora para boca-de-lobo combinada com grelha a ser construída

GR - Caixa Coletora com grelha a ser construída

PV - Poço de visita a ser construído

Caixa de Inspeção existente



Rede pluvial a construir

Rede pluvial existente a isolar da rede




Rede pluvial existente a conservar na rede

Meio-fio

Testada

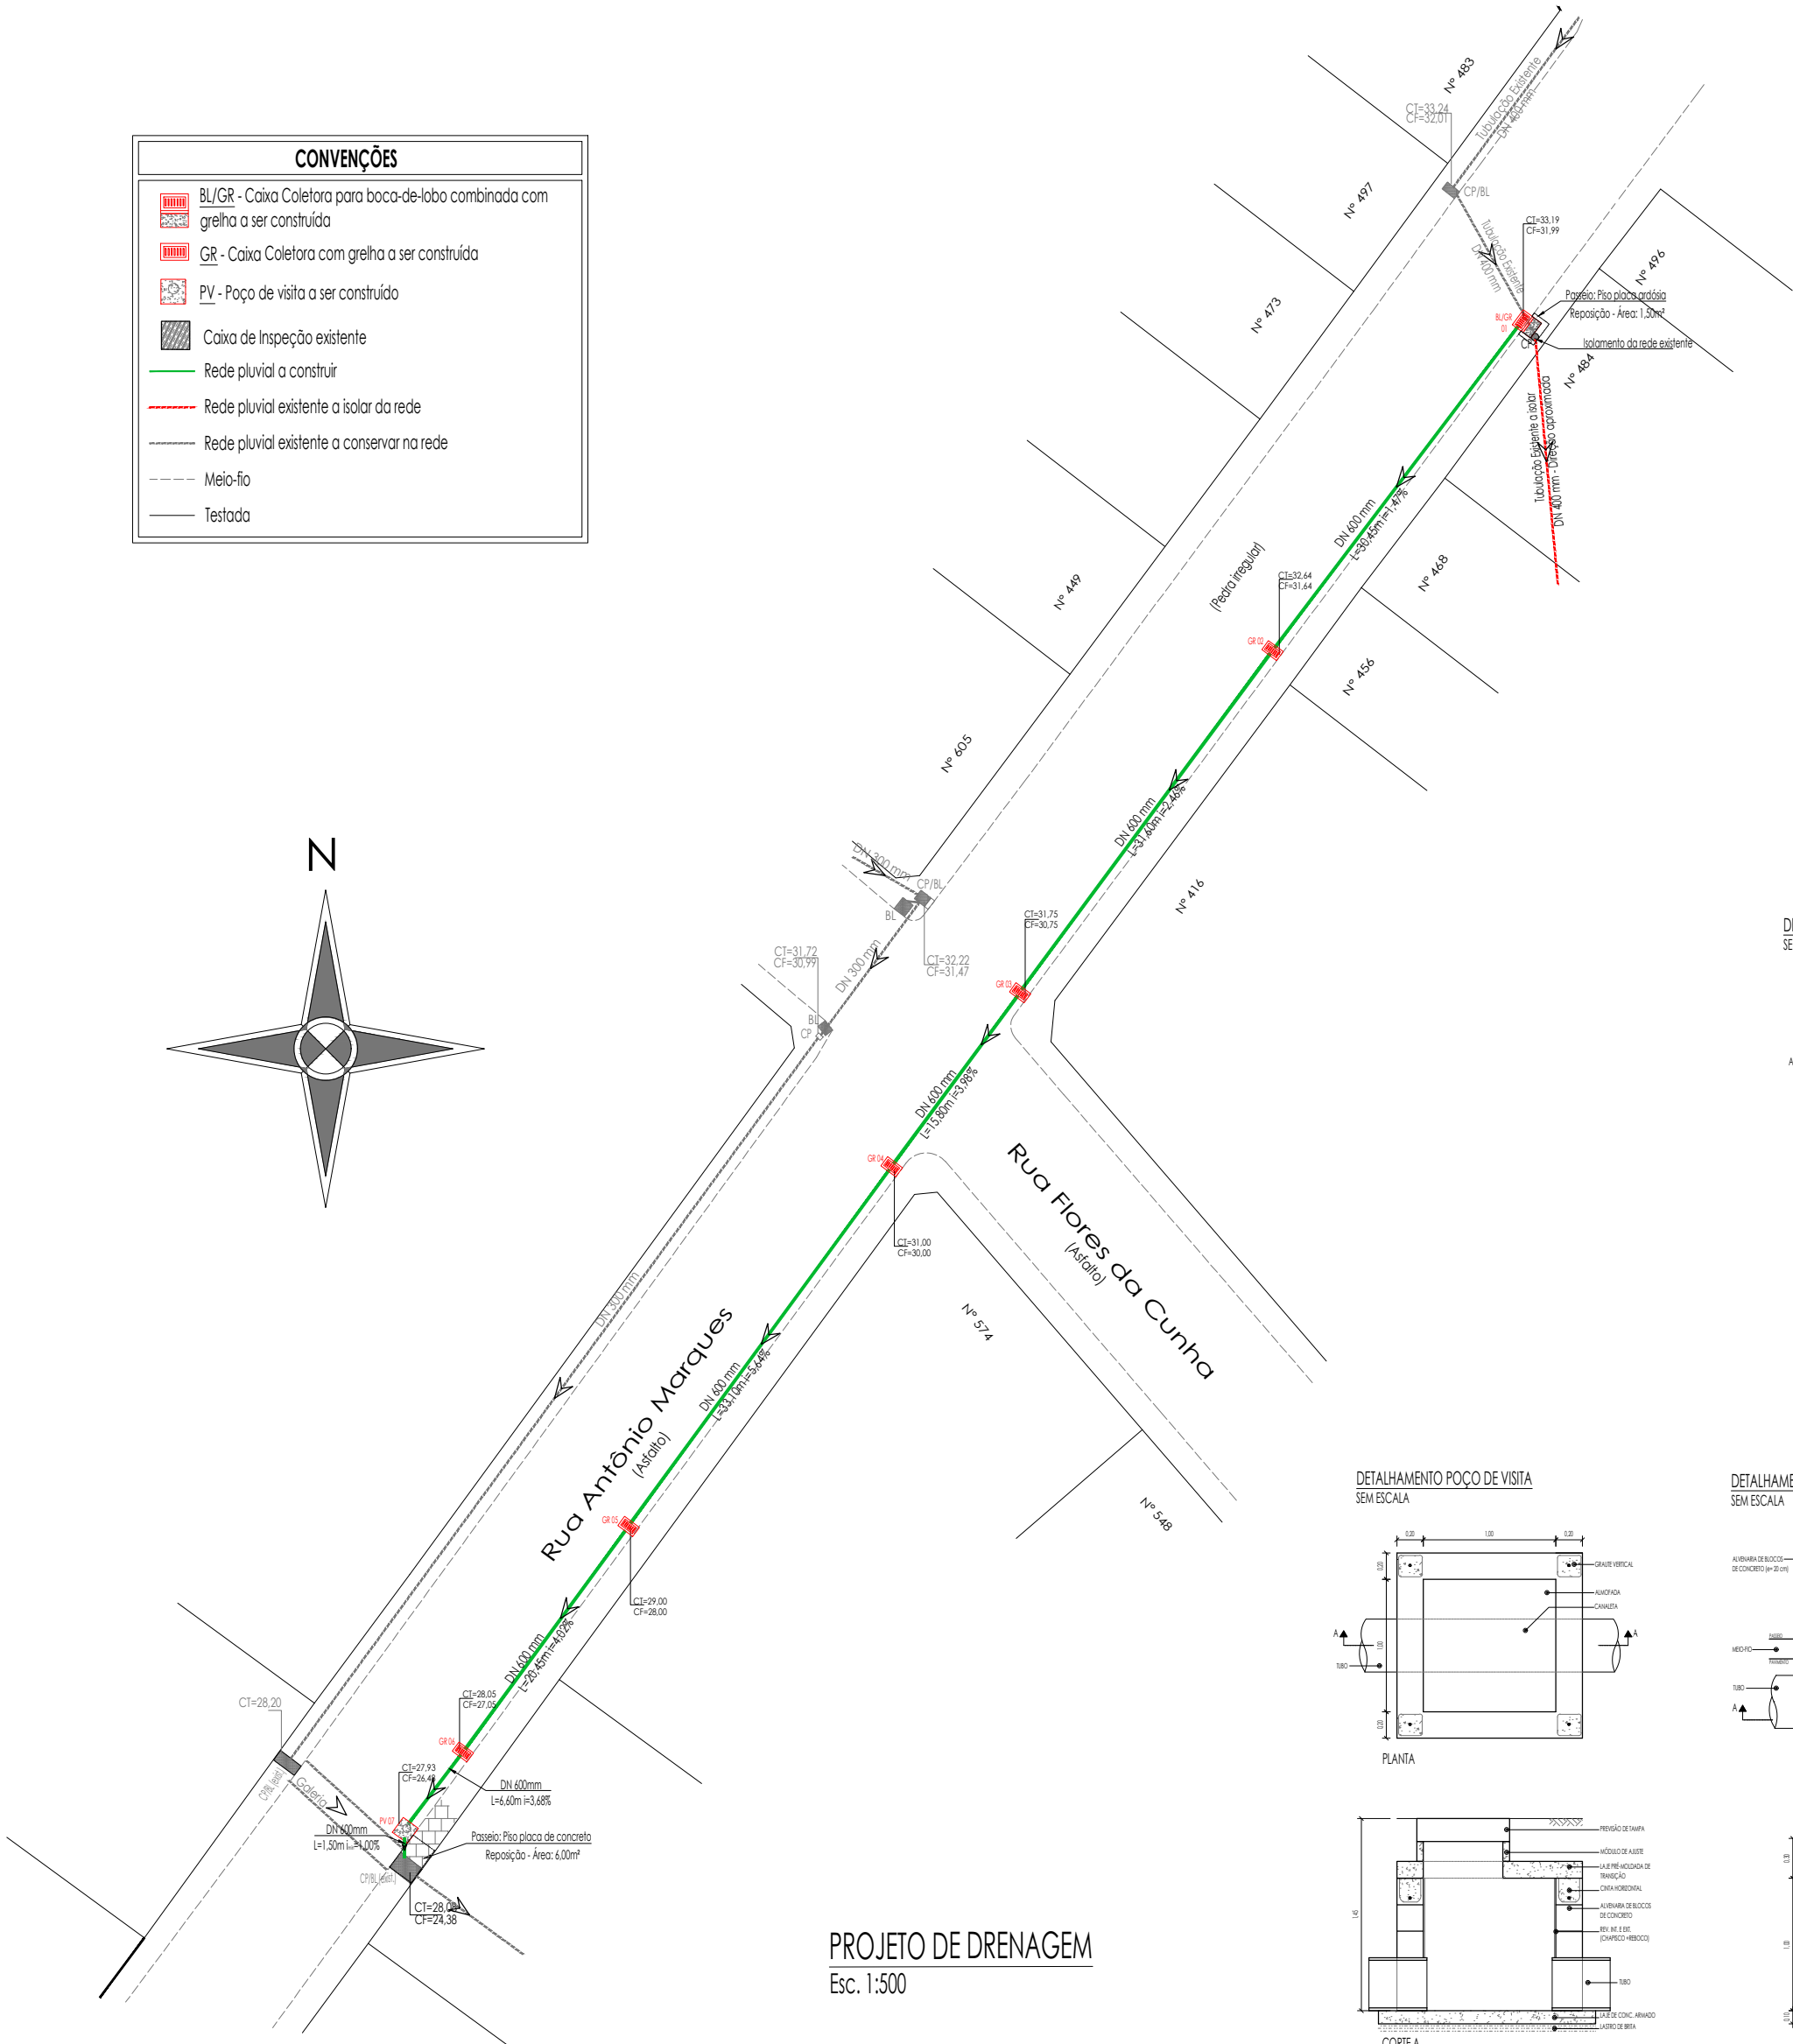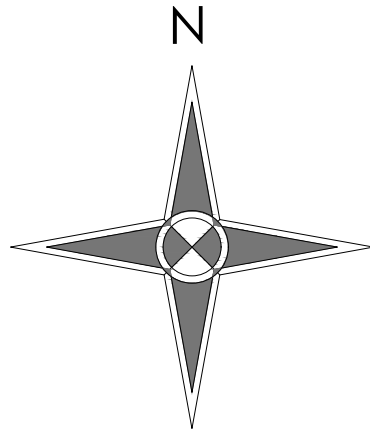

PROJETO DE DRENAGEM
Esc. 1:500

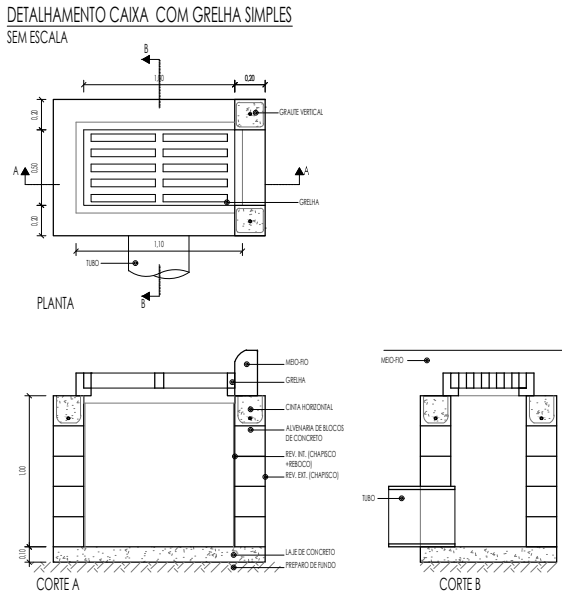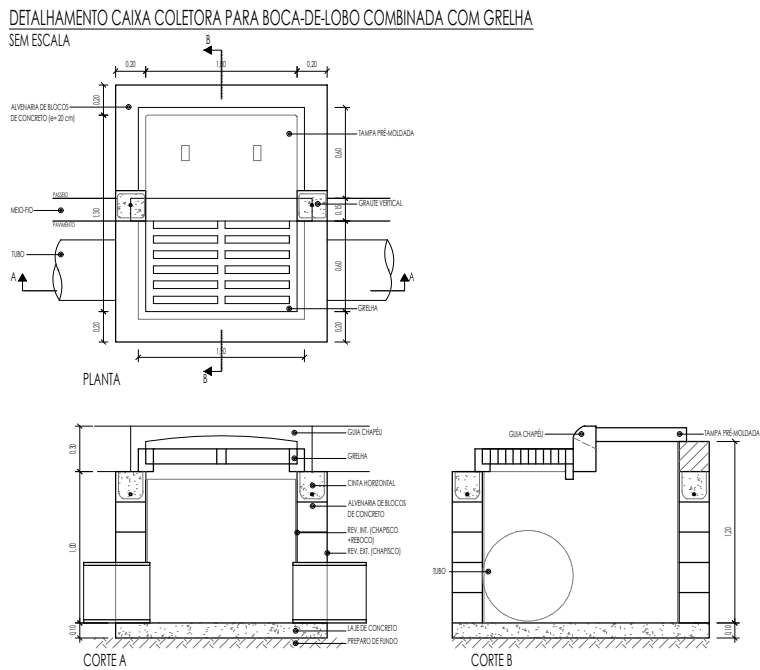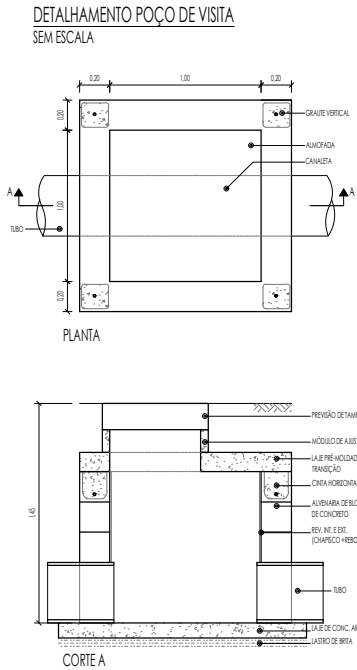

Prefeitura Municipal de Montenegro
Secretaria Municipal de Obras Públicas SMOP
Rua Ramiro Barcelos, 2993 Bairro Centro Montenegro, RS

Obra/Reg. ADEQUAÇÃO DA MICRODRENAGEM		
Endereço RUA ANTÔNIO MARQUES - BAIRRO RUI BARBOSA - MONTENEGRO/RS		
Assunto PLANTA BAIXA / DETALHAMENTO		
Projeto ENG^a. MILEIDE CAROLINE DE OLIVEIRA CARDOSO - CREA RS 166.689		
Desenho MILEIDE	Escala 1/500	Prancha 01/01
Arquivo	Data SETEMBRO/2024	