
Plano de emergência

Apresentação

O presente plano visa descrever orientações a serem seguidas pelos condôminos, funcionários e visitantes do **EMEF ADRIANO FARINA, CNPJ: 98.671.597/0001-09**, localizada na RUA CAPITÃO PELEGRINO GUZZO - 1193. SANTO ANTÔNIO, VERANOPOLIS/RS.

Introdução

Este trabalho pretende informar aos funcionários, sobre os procedimentos a serem adotados para a prevenção de sinistros e o combate dos mesmos em seus princípios. Acredita-se que se os colaboradores tiverem conhecimentos básicos sobre prevenção de incêndios, certamente desenvolverão comportamentos preventivos de modo a evitar as condições que levam ao fogo. Tais providências proporcionarão um ambiente de trabalho sem surpresas desagradáveis, capazes de causarem pânico e ferimentos nos presentes. A todos envolvidos neste trabalho caberá o aperfeiçoamento, objetivando tornar-se qualificado para o exercício de suas atividades, objetivando as oportunidades em alcançar um ambiente com o máximo de segurança.

Objetivos

O Plano de Emergência do estabelecimento tem por objetivo a preparação e organização dos meios existentes para garantir a salvaguarda dos seus ocupantes em caso de ocorrência de uma situação perigosa, nomeadamente de incêndio.

4. Descrição da Planta

4.1 – Planta: Prédio educacional

4.2 – Localização: Bairro Santo Antônio, na Cidade de Veranópolis/RS;

4.3 – Construção: Prédio de alvenaria;

4.4 – Dimensões: Área total da edificação (1.610,69m²);

4.5 – Ocupações: E-1;

4.6 – População (RTCBMRS n.º 11, Parte 01/2016): 232 Pessoas;

4.7 – Recursos Materiais:

- Extintores de incêndio portáteis;
 - Alarme de Incêndio;
-

-
- Sinalização de emergência;
 - Saídas de emergência;
 - Brigada de Incêndio;
 - Acesso a viatura na edificação;
 - Iluminação de Emergência;
 - Detecção de incêndio;
 - Laudos Cmar e Segurança estrutural.

Números para Emergências

CORPO DE BOMBEIROS DE VERANÓPOLIS - 193

BRIGADA MILITAR – 190

HOSPITAL SÃO PEREGRINO LAZZIOZI – (54) 3441-3700

5. Procedimentos de Manutenção

Uma das condições essenciais para garantir a eficácia de um Plano de Emergência é a sua correta e perfeita atualização. Para o efeito, afigura-se indispensável que sejam comunicadas previamente aos responsáveis pelo Plano de Emergência quaisquer alterações ao nível das condições físicas da edificação ou da organização dos meios humanos afetos à segurança; de entre as situações passíveis de exigir atualização do Plano salientam-se as seguintes:

- Alterações na compartimentação da edificação;
- Alteração significativa no contingente da população flutuante e/ou física;
- Modificações nas vias de acesso a edificação;
- Alteração nas saídas e vias de evacuação;
- Instalação de novos equipamentos técnicos;
- Alteração na sinalização interna;
- Alteração no número ou composição da equipe afeta à segurança;
- Organização do sistema de segurança.

Na ocorrência de alterações o Chefe da Brigada deverá proceder à atualização do Plano de Emergência, fazendo as mudanças necessárias. Todas as alterações efetuadas


ao Plano de Emergência deverão ser comunicadas aos detentores de exemplares do mesmo.

6. Instruções dirigidas aos brigadistas do Órgão ou Entidade

Estas instruções dirigem-se especialmente aos brigadistas do estabelecimento, considerando-se que todos os seus elementos delas terá conhecimento e colaborará na sua aplicação. Em termos gerais são as seguintes:

- Socorrer as pessoas que se encontrem em risco imediato;
 - Dar ou confirmar o alerta ao corpo de bombeiros;
 - Iniciar o combate ao foco de incêndio com os meios de intervenção existentes;
 - Evacuar o local, encaminhando os ocupantes para área externa segura;
 - Verificar a desocupação efetiva dos locais, fechando atrás de si todas as portas;
 - Auxiliar os bombeiros nas operações de combate e rescaldo, procedendo à eventual desobstrução dos acessos e pontos de penetração e indicando a localização e extensão exata do sinistro.
-

7. Fluxograma de Procedimentos de Emergência contra incêndio

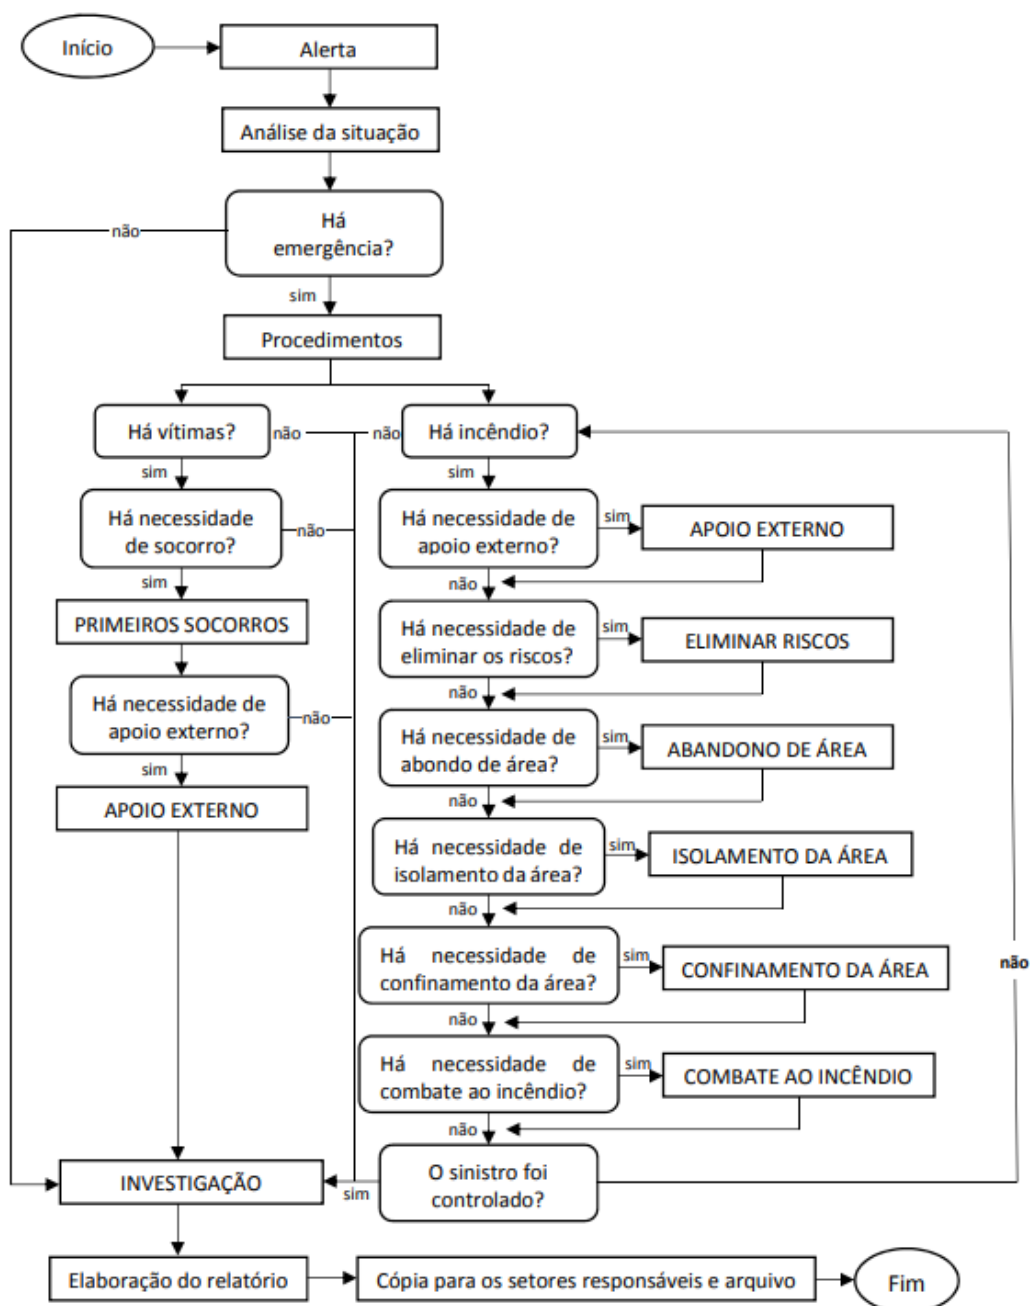

8. Procedimentos básicos de combate a incêndio

8.1 - O chefe da brigada se posicionará no ponto de encontro da brigada e analisará rapidamente o sinistro. Após identificação do local sinistrado o chefe da brigada comandará as ações de combate de incêndio;

8.2 - Um brigadista e/ou ajudante (a) deve acionar o Corpo de Bombeiros dando as seguintes informações:

- Nome e número do telefone utilizado;
- Endereço do local;
- Pontos de referência;
- Características do incêndio;
- Quantidade e estado de eventuais vítimas;
- Deverá um brigadista orientar os bombeiros em sua chegada.

8.3 - Os primeiros socorros serão prestados às eventuais vítimas conforme treinamento específico dado aos brigadistas.

8.4 - Se houver necessidade deve ser providenciado o corte da energia elétrica, que será executado pelo pessoal da manutenção, que deve estar à disposição do chefe da brigada.

8.5 – Abandono da área: Os brigadistas se reunirão no ponto de encontro do pessoal. Neste momento o chefe da brigada já avaliou a situação e determinará o abandono geral ou não. Antes do abandono definitivo do órgão ou entidade os brigadistas devem verificar se não ficaram ocupantes retardatários e providenciar o fechamento de portas e janelas se possível. Cada pessoa portadora de deficiência, deve ser acompanhada por dois brigadistas ou voluntários, previamente designados pelo chefe da brigada.

8.6 - Combate ao incêndio: O combate será feito pelos brigadistas do órgão ou entidade que são treinados para este tipo de emergência. A brigada deverá auxiliar o corpo de bombeiros quando estes chegarem no local.

8.7 – Investigação: Após o controle total da emergência e a volta à normalidade, o chefe da brigada deve iniciar o processo de investigação e elaborar um relatório, por escrito, sobre o sinistro e as ações de controle, para as devidas providências.

Erechim/RS, 26 de novembro de 2024.

CATIANE MARA

BASSO:0304016705

7

Assinado de forma digital por
CATIANE MARA
BASSO:03040167057
Dados: 2024.12.02 08:34:46
-03'00'

Responsável técnica
Eng. Catiane Mara Basso
RS 223177

Prefeitura Municipal de Veranópolis
CNPJ: 98.671.597/0001-09

02 PODER EXECUTIVO

02 07 SECRETARIA MUN EDUC, ESPORT, LAZER E JUV

020702 FUNDO MUNICIPAL DE EDUCACAO

12 Educação

12 361 Ensino Fundamental

12 361 0310 Ensino Fundamental

12 361 0310 2019 0000 REF E MANUT PRÉDIOS, QUADR ESP E PARQ ESC E.FUNDAMENTAL

1528 3.3.90.39.00 OUTROS SERVIÇOS DE TERCEIROS - PESSOA JURÍDICA (FR 31.2.0540 0)



MUNICÍPIO DE VERANÓPOLIS

RUA ALFREDO CHAVES, 366 - CNPJ 98.671.597/0001-09

VERANÓPOLIS/RS - CEP 95330-000

FONE (54) 3441 1477 - [HTTPS://WWW.VERANOPOLIS.RS.GOV.BR](https://www.veranopolis.rs.gov.br)



CÓDIGO DE ACESSO

B388541B89F044EE9391946AC26C9595

VERIFICAÇÃO DAS ASSINATURAS

Este documento foi assinado digitalmente/eletronicamente pelos seguintes signatários nas datas indicadas




Assinante: RENATA DOS SANTOS GONCALVES CAGLIONI em 03/02/2025 17:46:01

CPF:***.***-790-60

Certificadora: MUNICÍPIO DE VERANÓPOLIS - ROOT


Para verificar a validade das assinaturas acesse o link abaixo

<https://veranopolis.flowdocs.com.br/public/assinaturas/B388541B89F044EE9391946AC26C9595>

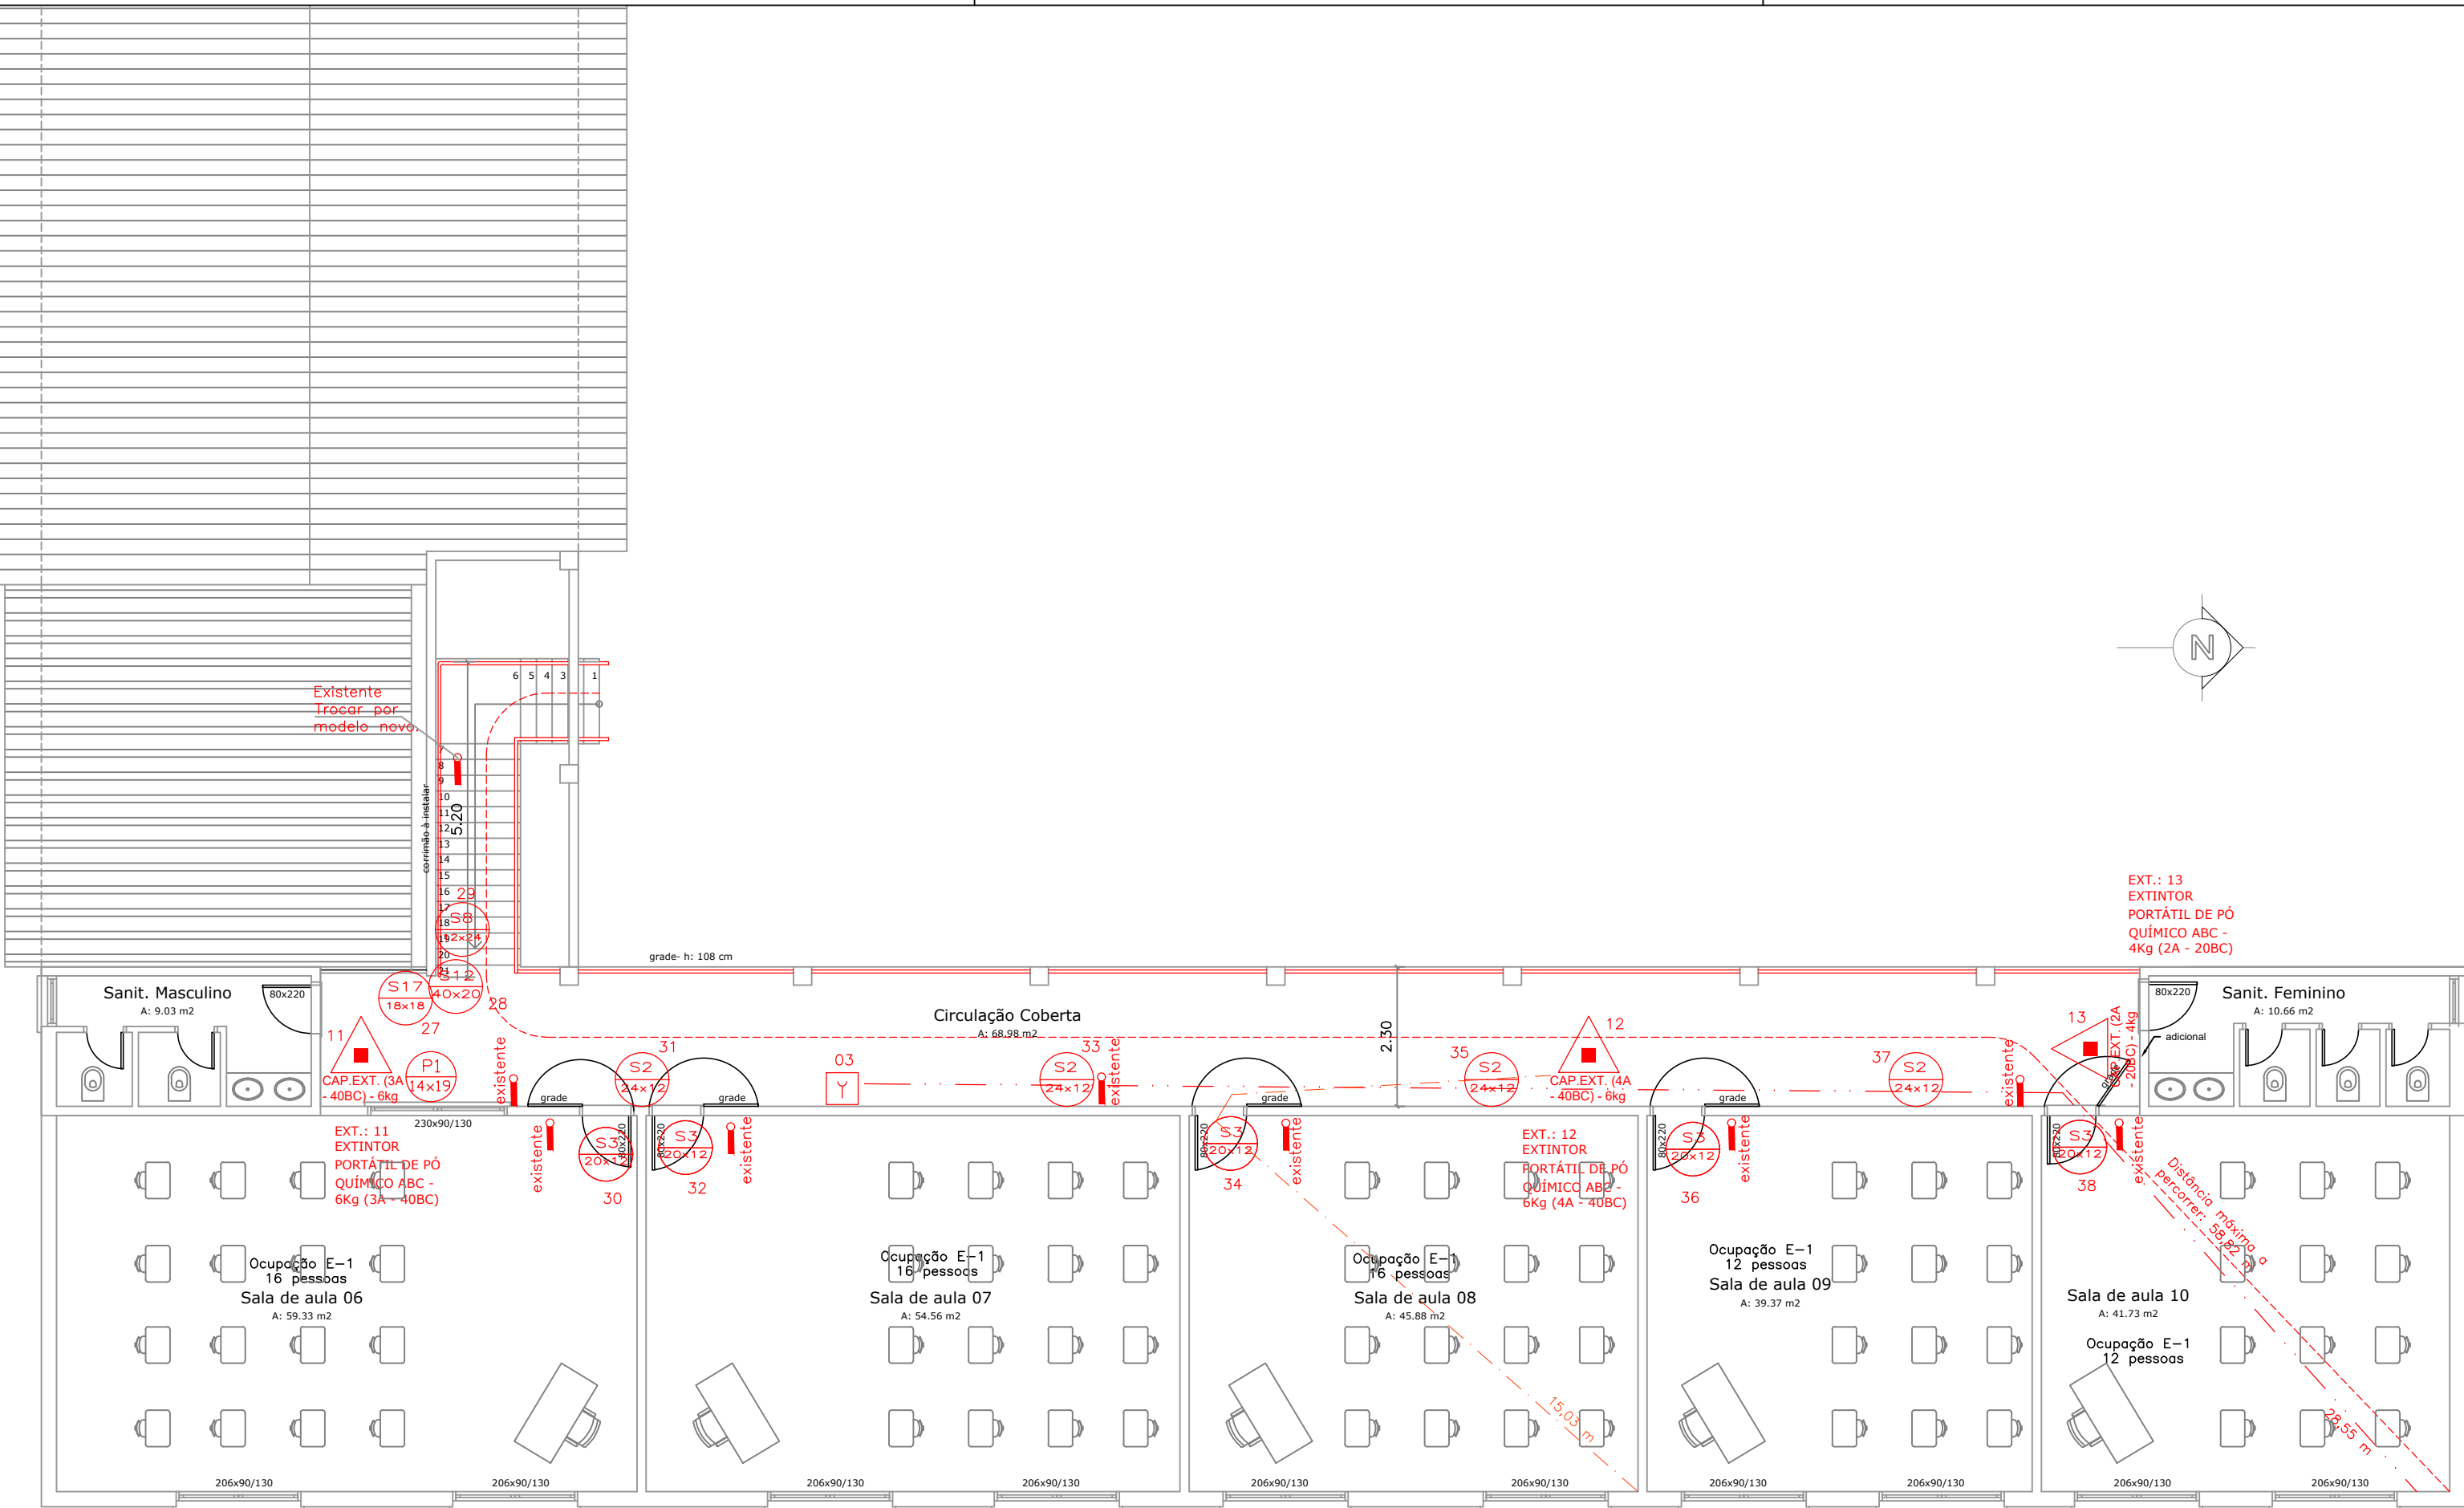


PLANTA DE BAIXA - SUPERIOR

Escala: 1:100
Área: 368,51 m²

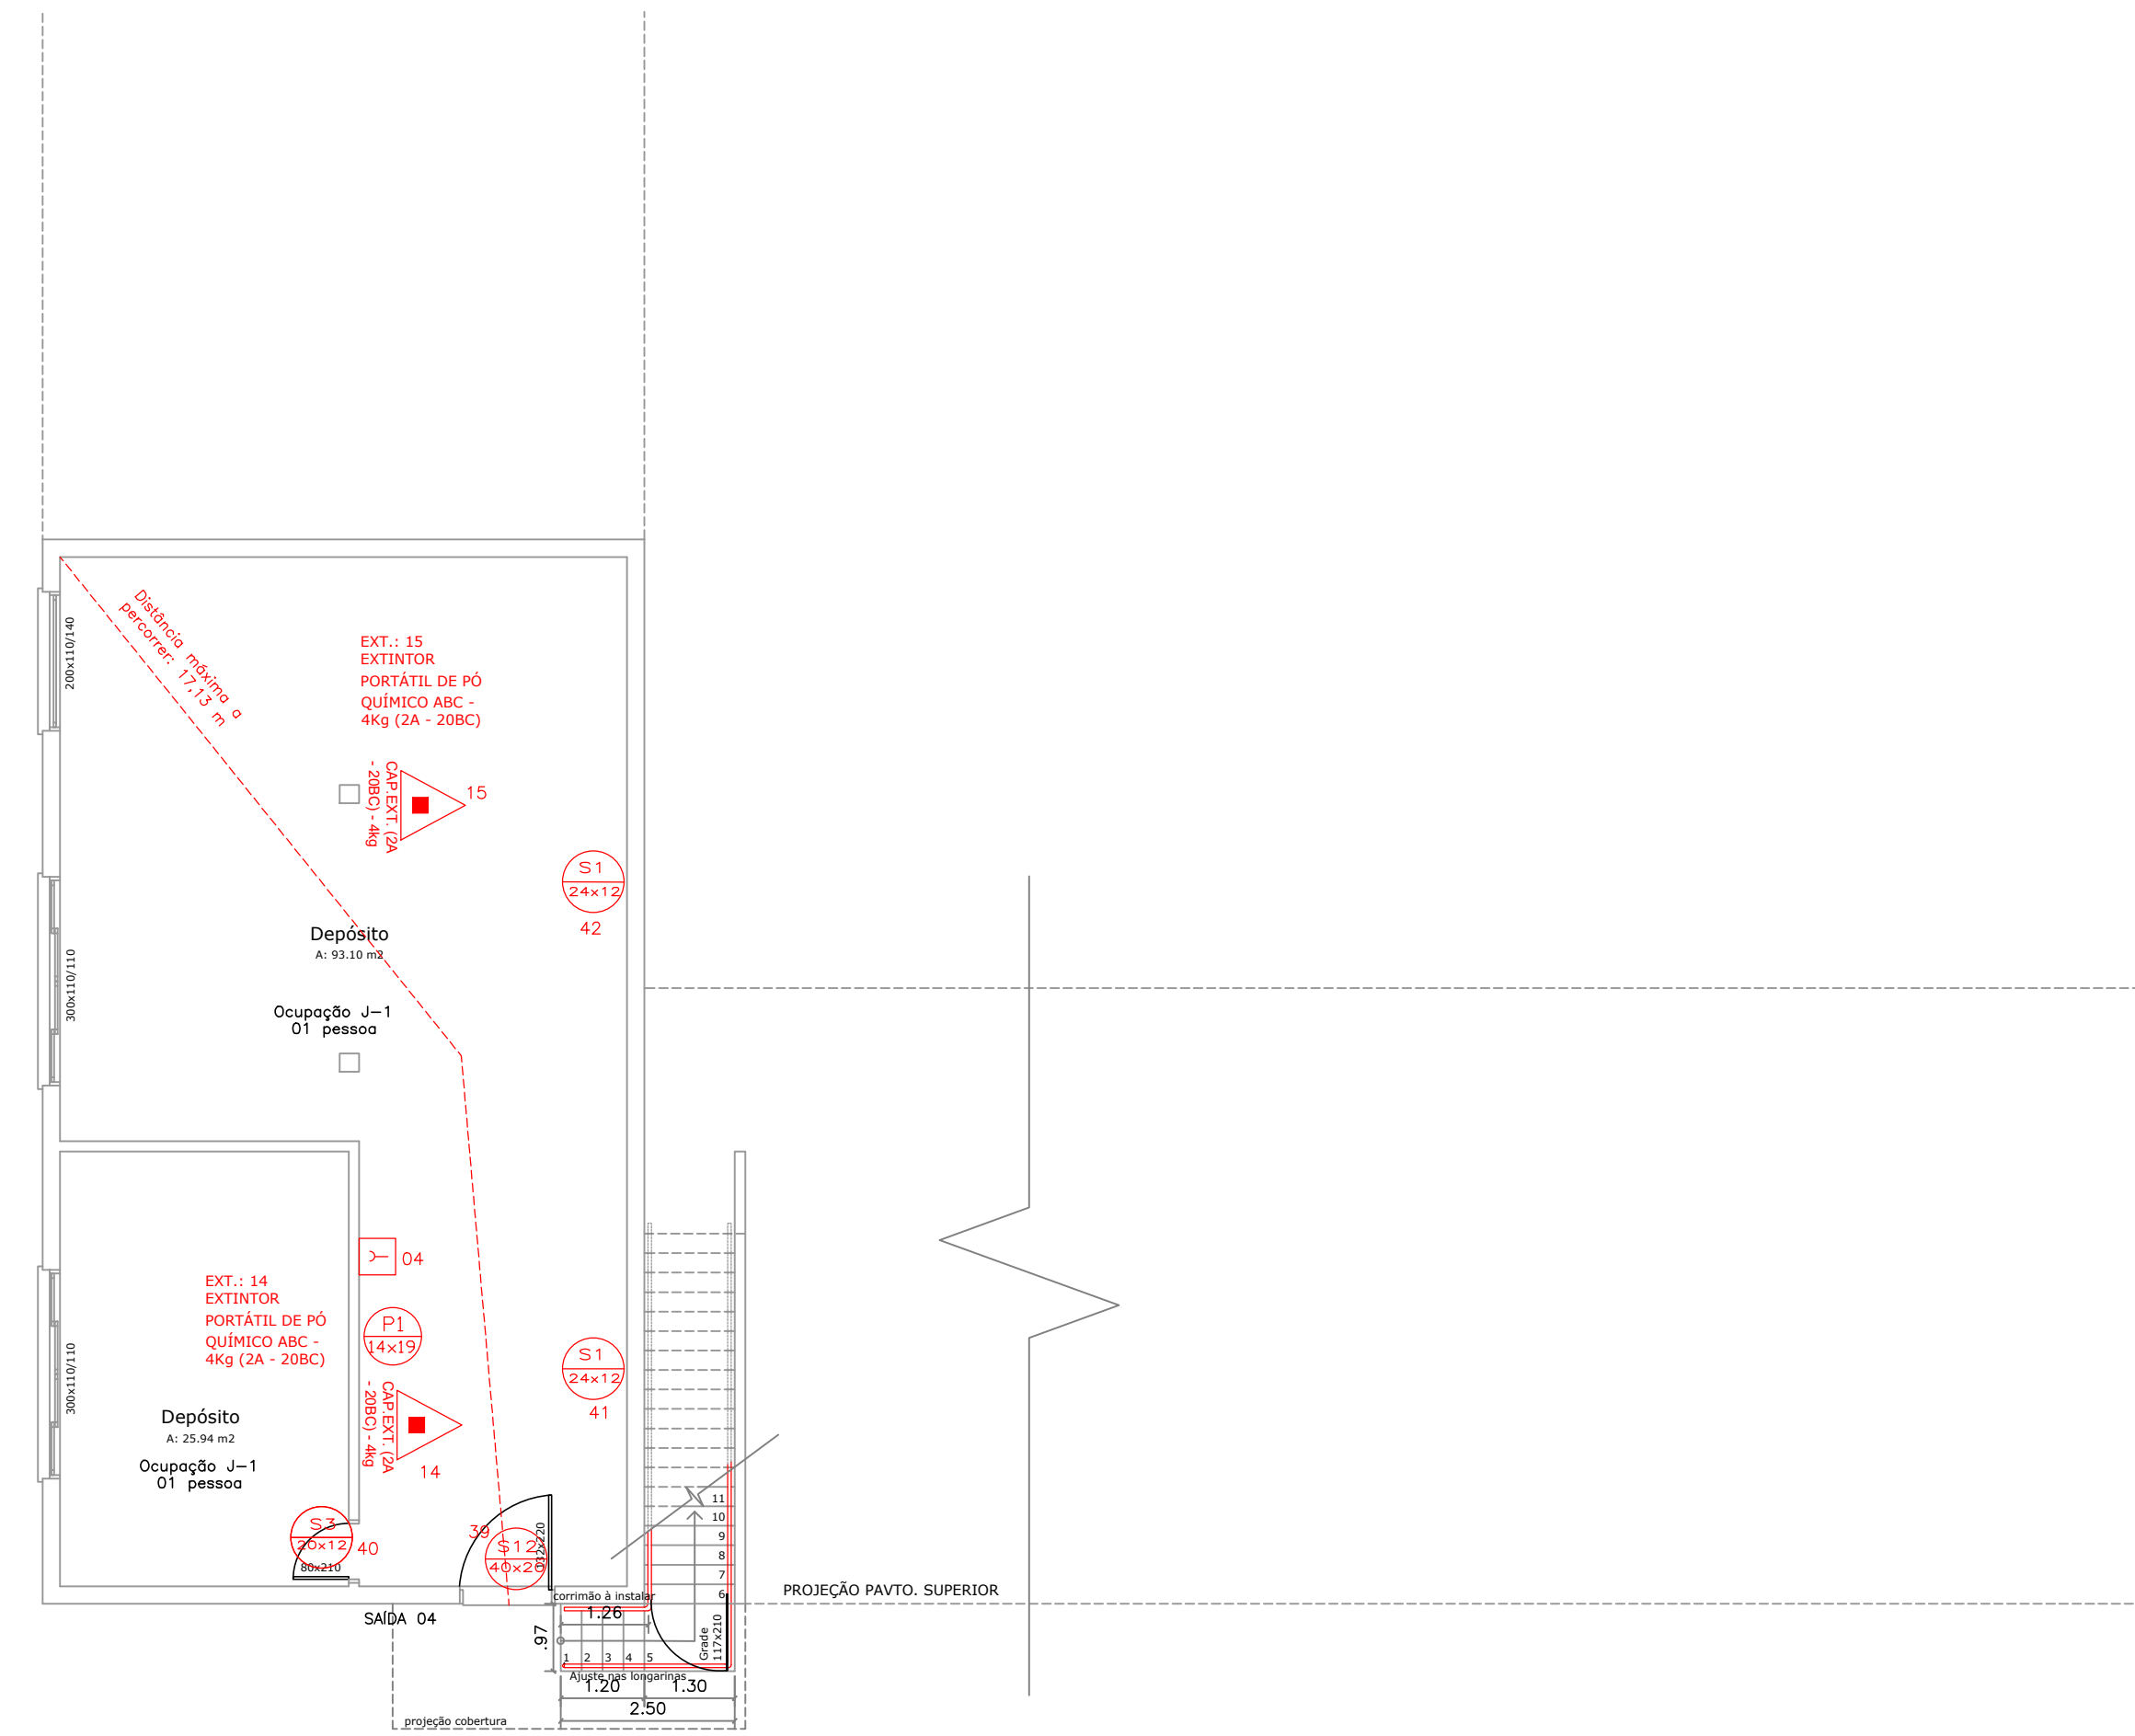


PLANTA DE BAIXA - INFERIOR

Escala: 1:100
Área: 132,34 m²

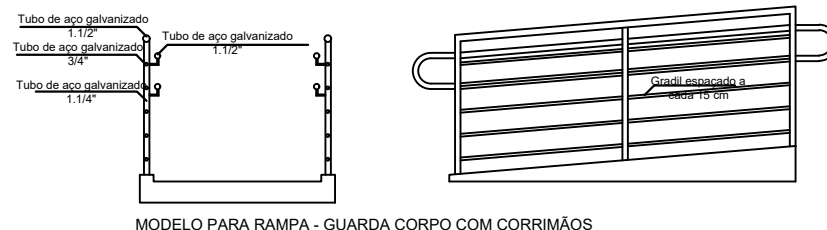

MODELO PARA ESCADA - GUARDA CORPO COM CORRIMÃO

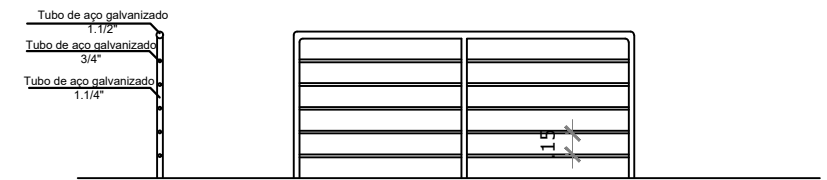


MODELO PARA GUARDA CORPO

OBS: AS MEDIDAS DEVERÃO SER VERIFICADAS IN LOCO.
Quaisquer alterações deverão ser informadas e verificadas com a projetista.

DETALHES CORRIMÃO E GUARDA-CORPO

Escala: S/E

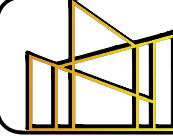00	Emissão inicial	Novembro/2024
Revisão	Descrição	Data
 PROJETTA ENGENHARIA INTEGRADA Fone: (54) 999621102 E-mail: engenheiracatianebasso@gmail.com Erechim/RS		
EDIFICAÇÃO: EMEF Adriano Farina		
ENDEREÇO: Rua Capitao Pelegrino Guzzo, 1193 - Sto Antônio - Veranópolis/RS		
PROPRIETÁRIO: PREFEITURA MUNICIPAL DE VERANÓPOLIS		
RESPONSÁVEL TÉCNICO: CATIANE MARA BASSO:03040167 057 Catiane Mara Basso CREA RS 223177		
CONTEÚDO: Planta baixa Superior e inferior		
ESCALA: 1/100	DATA: Novembro/2024	PRANCHA: 02/02
UNIDADE: metros	ÁREA: ----	REVISÃO: 00

00	Emissão inicial	Novembro/2024
Revisão	Descrição	Data



PROJETTA ENGENHARIA INTEGRADA

Fone: (54) 999621102 | E-mail: engenhariacatianebasso@gmail.com | Erechim/RS

PROJETO PREVENTIVO DE INCÊNDIO (PPCI)

EDIFICAÇÃO: EMEF Adriano Farina

ENDEREÇO: Rua Capitão Pelegrino Guzzo, 1193 - Sto Antônio - Veranópolis/RS

PROPRIETÁRIO: PREFEITURA MUNICIPAL DE VERANÓPOLIS

RESPONSÁVEL TÉCNICO: CATIANE MARA BASSO:03040167057
Assinado eletronicamente por CATIANE MARA BASSO:03040167057
Emissão: 2024.12.02 08:48:10 -0100
Catiane Mara Basso CREA RS 223177

CONTEÚDO: Planta baixa TÉRREO

ESCALA: 1/100


DATA: Novembro/2024

PRANCHA: 01/02

UNIDADE: metros

ÁREA: -----

REVISÃO: 00

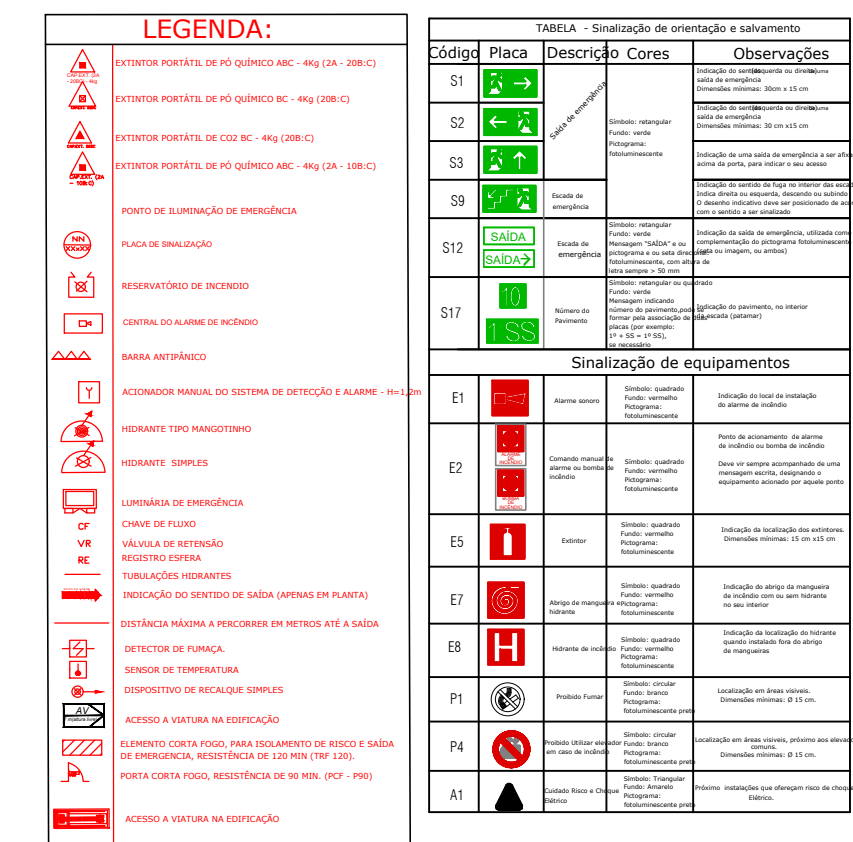

Escala: 1:100
Área: 368,51 m²

01	Revisão conforme NCA.	Outubro/2024
00	Emissão inicial	26/06/2026
Revisão	Descrição	Data

PROJETO PREVENTIVO DE INCÊNDIO (PPCI)		
	PROJETTA ENGENHARIA INTEGRADA	
	Fone: (41) 9996211102 E-mail: engenhariacatianeabasso@gmail.com Erechim/RS	
	EDIFICAÇÃO: EMEF Adriano Farina	
	ENDEREÇO: Rua Capitão Pelegrino Guzzo, 1193 - Sto Antônio - Veranópolis/RS	
	PROPRIETÁRIO: PREFEITURA MUNICIPAL DE VERANÓPOLIS	
RESPONSÁVEL TÉCNICO: CATIANE MARA BASSO:030401670 57 Cadastro de Responsável por Catiane Mara Basso BAS00503040167057 Dtcad: 2025.02.19 14:33:42 -0300 Catiane Mara Basso CREA RS 223177		
CONTEÚDO: Planta baixa Superior - ESCOLA		
ESCALA: 1/100	DATA: Outubro/2024	
UNIDADE: metros	ÁREA: 368,51 m²	
PRANCHA: 01/05 REVISÃO: 00		



MUNICÍPIO DE VERANÓPOLIS

RUA ALFREDO CHAVES, 366 - CNPJ 98.671.597/0001-09

VERANÓPOLIS/RS - CEP 95330-000

FONE (54) 3441 1477 - [HTTPS://WWW.VERANOPOLIS.RS.GOV.BR](https://www.veranopolis.rs.gov.br)



CÓDIGO DE ACESSO

E02B308728F04A51A71AED5BDF68757A

VERIFICAÇÃO DAS ASSINATURAS

Este documento foi assinado digitalmente/eletronicamente pelos seguintes signatários nas datas indicadas








Assinante: SHEILA SINIGAGLIA FACCHIN em 20/02/2025 13:55:10

CPF:***.***.680-49

Certificadora: MUNICÍPIO DE VERANÓPOLIS - ROOT

Para verificar a validade das assinaturas acesse o link abaixo

<https://veranopolis.flowdocs.com.br/public/assinaturas/E02B308728F04A51A71AED5BDF68757A>

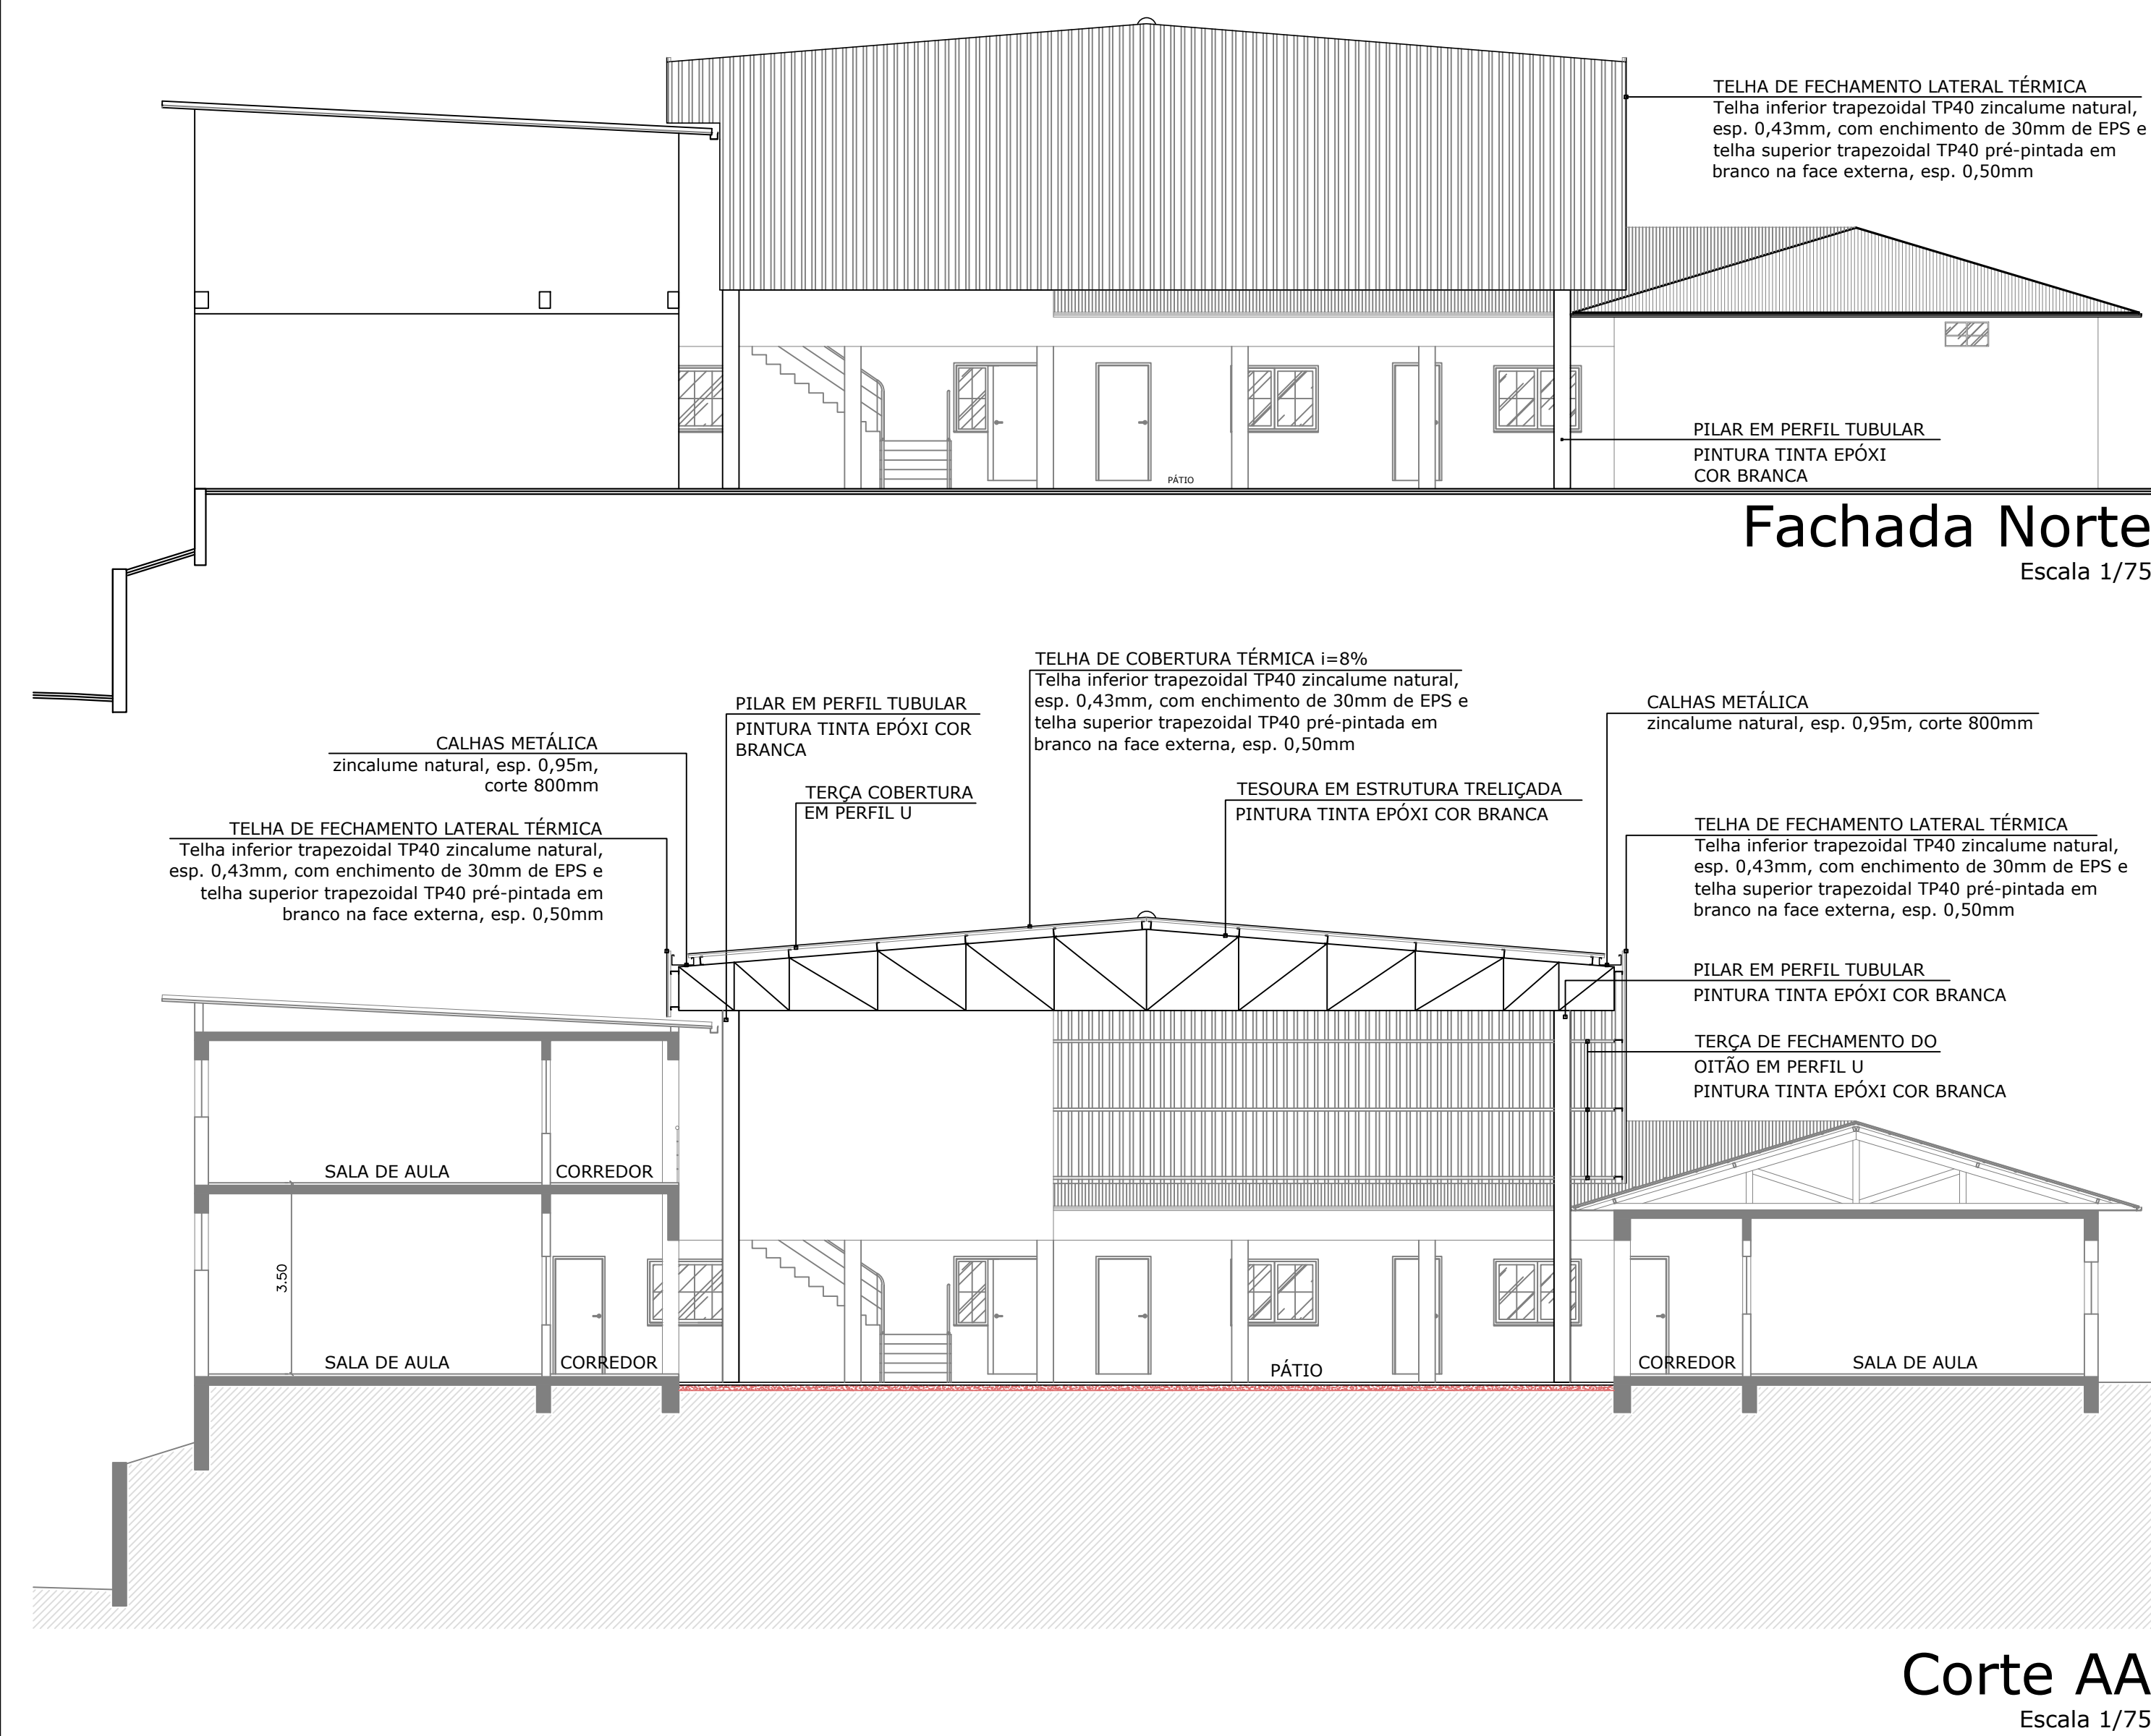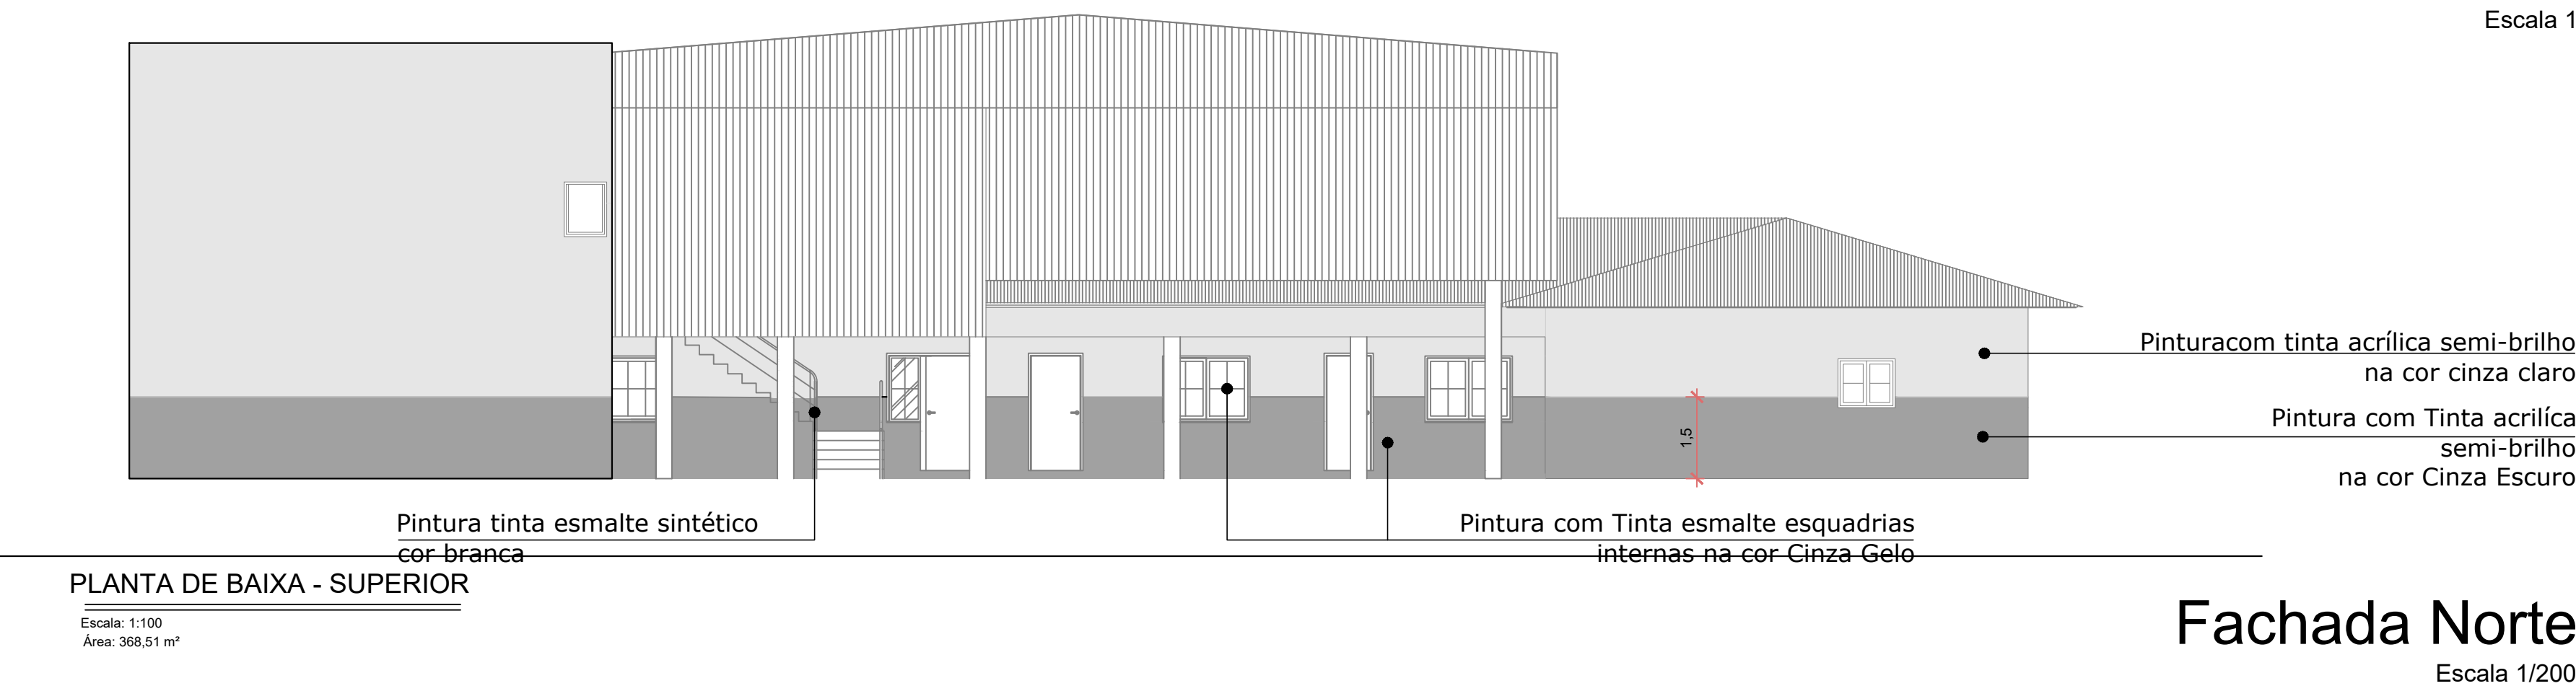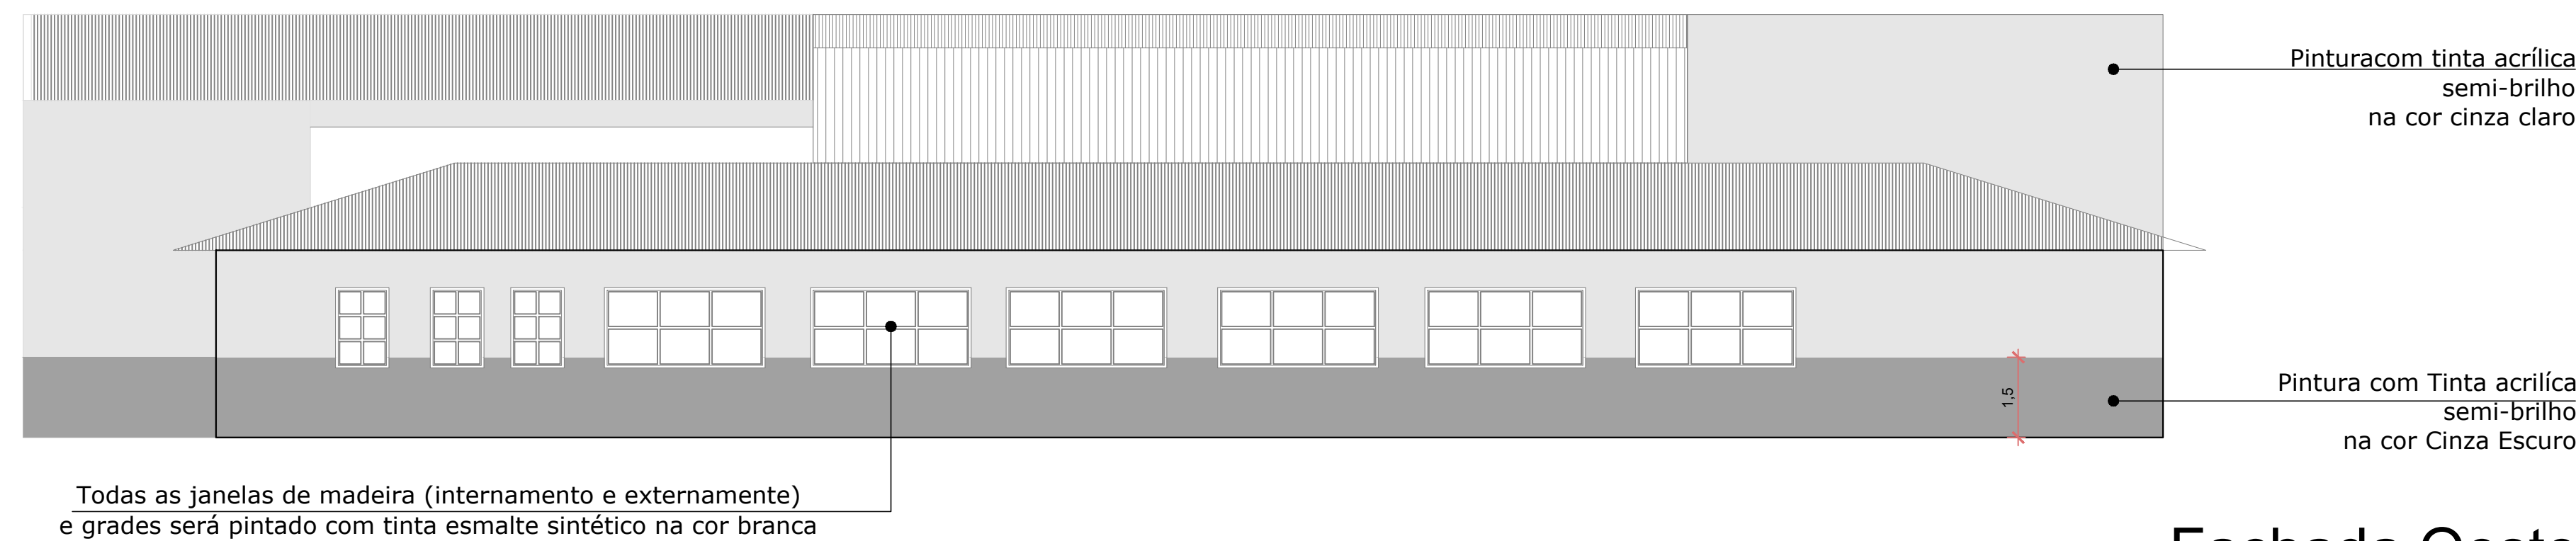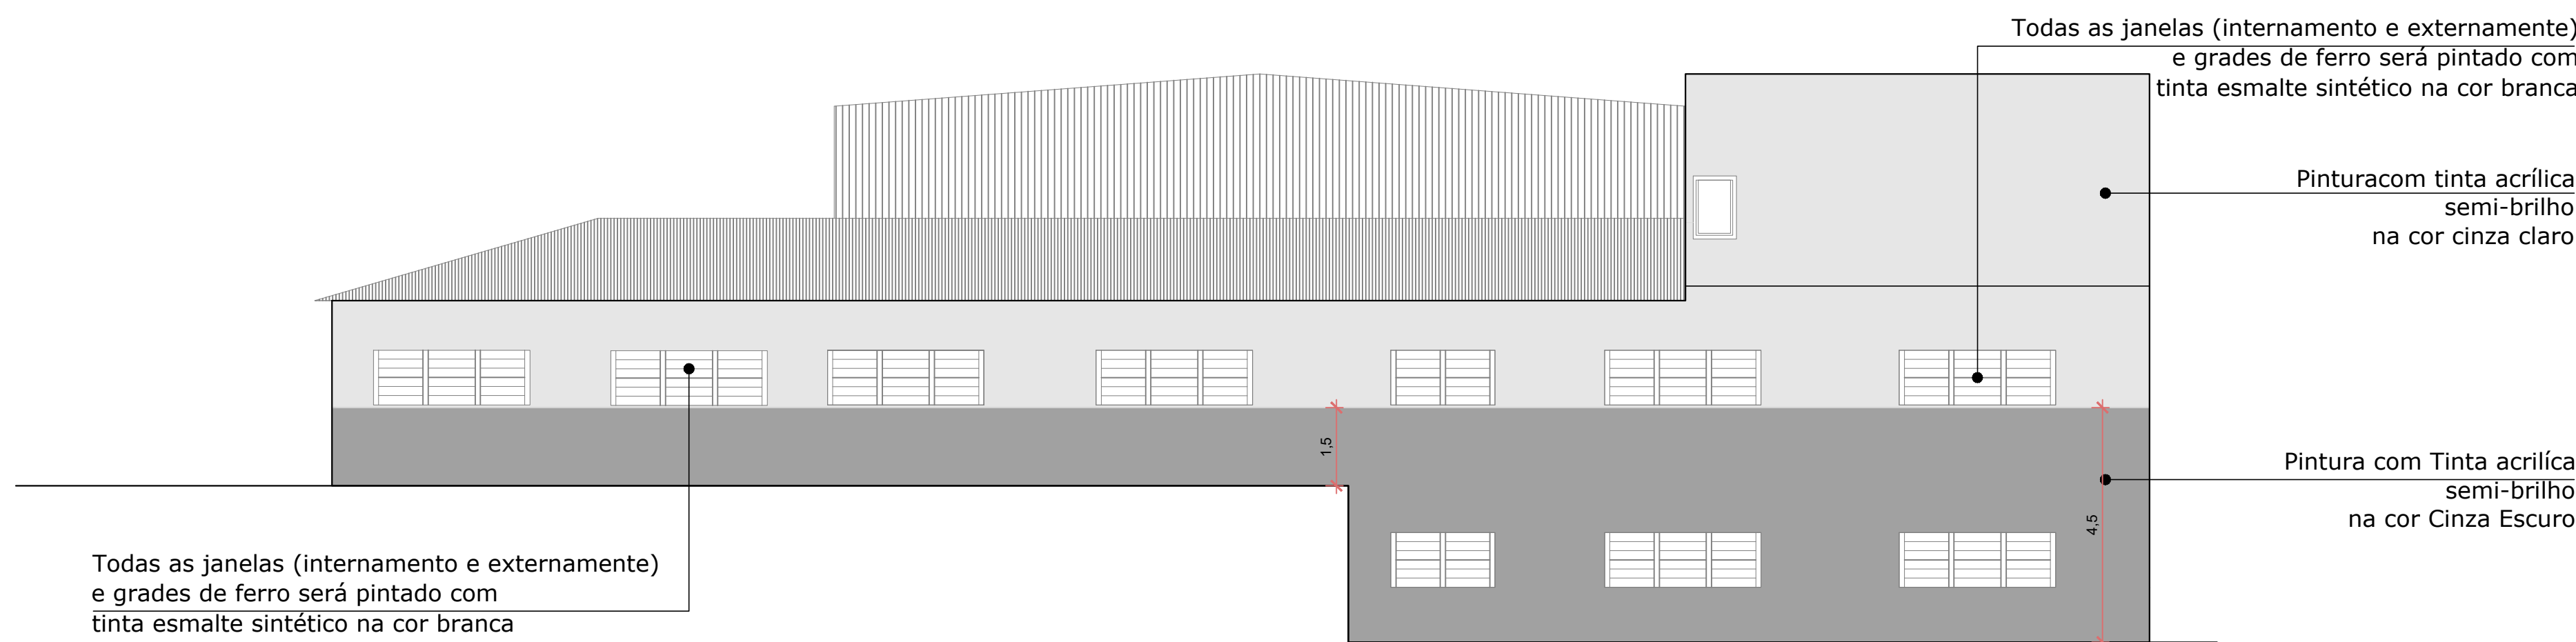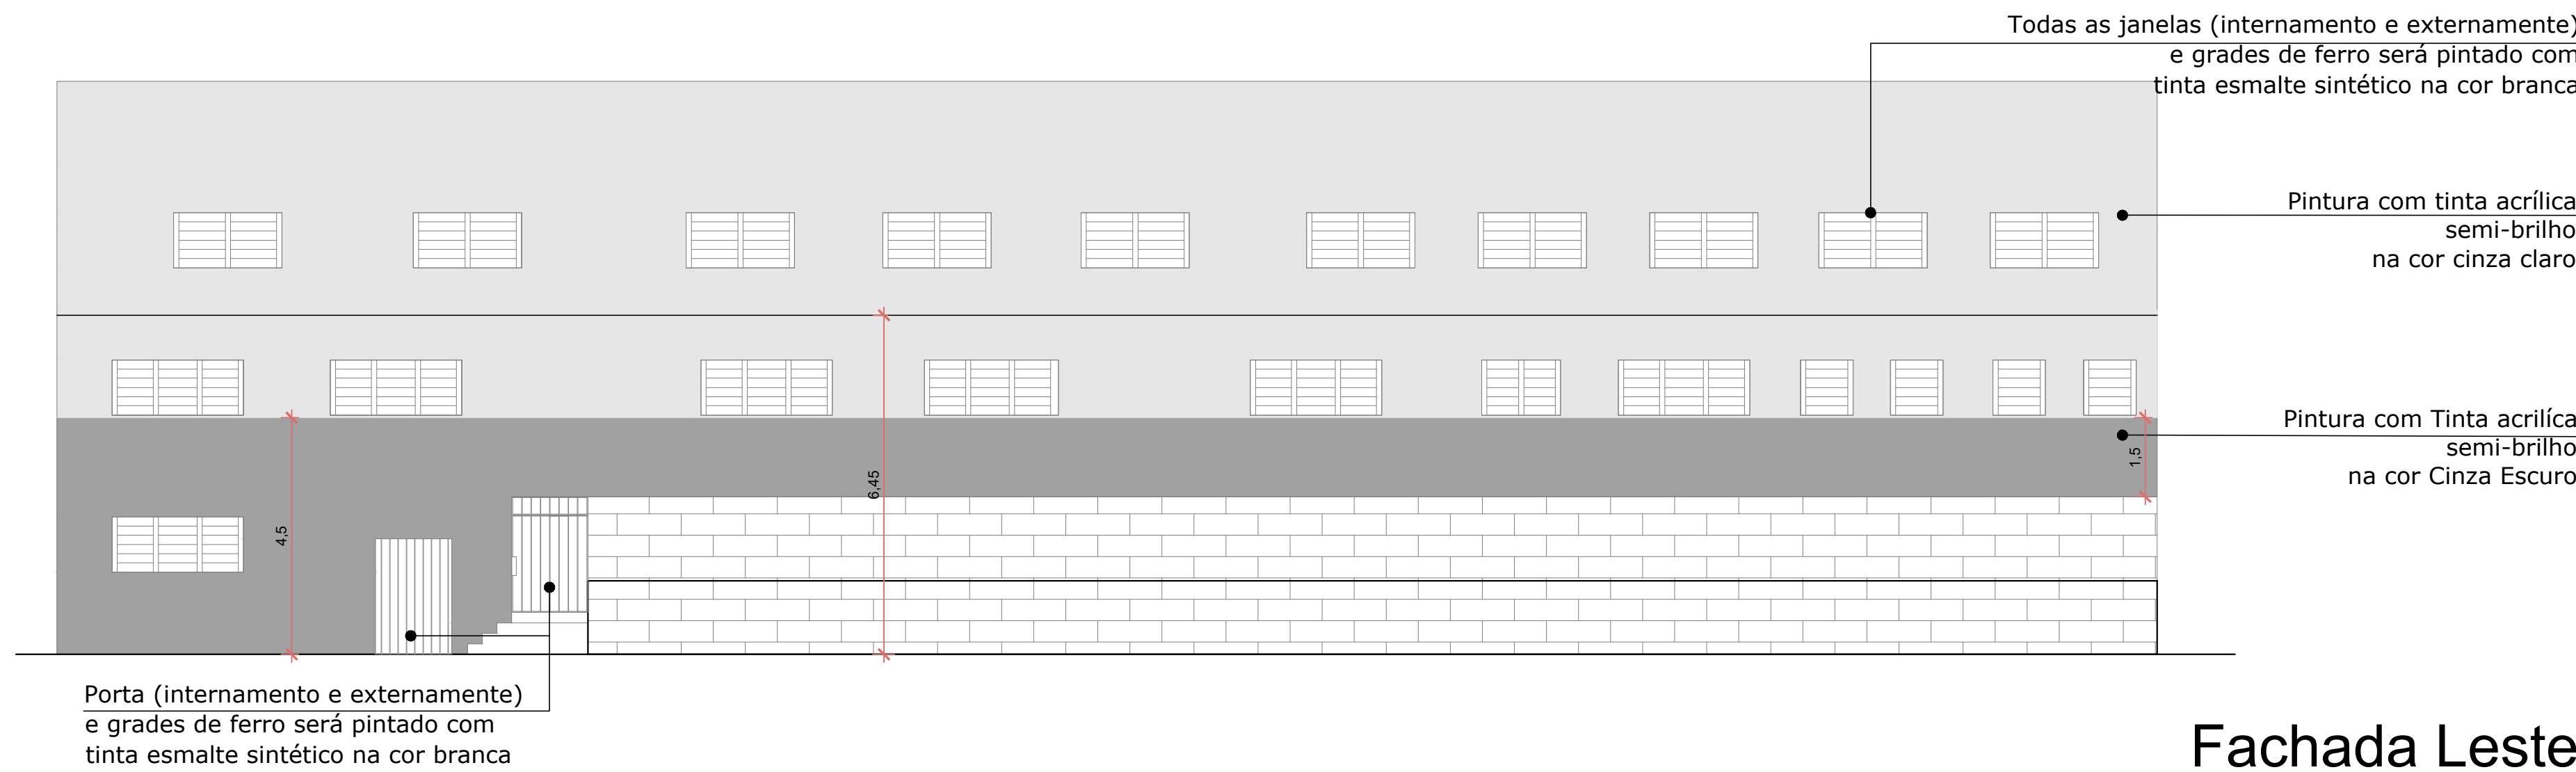

00	Emissão inicial	26/06/2026
Revisão	Descrição	Data
PROJETTA ENGENHARIA INTEGRADA Fone: (54) 999621102 E-mail: engenheira@catianebrasso@gmail.com Erechim/RS		
PROJETO PREVENTIVO DE INCÊNDIO (PPCI)	EDIFICAÇÃO:	EMEF Adriano Farina
	ENDEREÇO:	Rua Capitao Pelegrino Guzzo, 1193 - Sto Antônio - Veranópolis/RS
	PROPRIETÁRIO:	PREFEITURA MUNICIPAL DE VERANÓPOLIS
	RESPONSÁVEL TÉCNICO:	CATIANE MARA BASSO-03040167-057 CREA RS 223177
	CONTEÚDO:	CORTE E FACHADA
ESCALA:	DATA:	PRANCHA:
1/100	Agosto/2024	04/05
UNIDADE:	ÁREA:	REVISÃO:
metros	-----	00



MUNICÍPIO DE VERANÓPOLIS

RUA ALFREDO CHAVES, 366 - CNPJ 98.671.597/0001-09

VERANÓPOLIS/RS - CEP 95330-000

FONE (54) 3441 1477 - [HTTPS://WWW.VERANOPOLIS.RS.GOV.BR](https://www.veranopolis.rs.gov.br)



CÓDIGO DE ACESSO

318157C32FAF440FB01CA93036D6DA02

VERIFICAÇÃO DAS ASSINATURAS

Este documento foi assinado digitalmente/eletronicamente pelos seguintes signatários nas datas indicadas




Assinante: SHEILA SINIGAGLIA FACCHIN em 20/02/2025 13:54:52

CPF:***.***-680-49

Certificadora: MUNICÍPIO DE VERANÓPOLIS - ROOT


Para verificar a validade das assinaturas acesse o link abaixo

<https://veranopolis.flowdocs.com.br/public/assinaturas/318157C32FAF440FB01CA93036D6DA02>

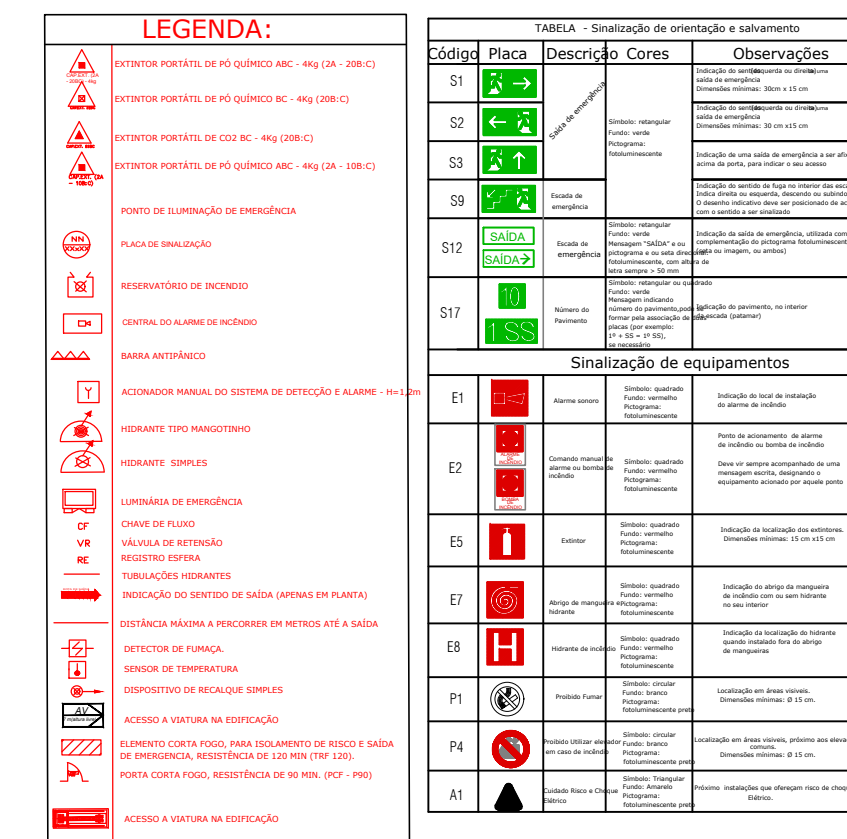

Escala: 1:100
 Área: 1105,28 m²

PROJETO PREVENTIVO DE INCÊNDIO (PPCI)

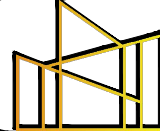

PROJETTA ENGENHARIA INTEGRADA

Fone: (54) 999621102 | E-mail: engenheiratcatianebasso@gmail.com | Erechim/RS

EDIFICAÇÃO: EMEF Adriano Farina

ENDEREÇO: Rua Capitoa Pelegrino Guzzo, 1193 - Sto Antônio - Veranópolis/RS

PROPRIETÁRIO: PREFEITURA MUNICIPAL DE VERANÓPOLIS

RESPONSÁVEL TÉCNICO: CATIANE MARA BASSO:03040167057

Avaliação de forma original por CATIANE MARA BASSO:03040167057

Dado: 2025.02.19 14:34:38 -03'00'

Catiane Mara Basso CREA RS 223177

CONTEÚDO: Planta baixa TÉRREO- ESCOLA

ESCALA: 1/100

DATA: Outubro/2024

PRANCHA: 01/05

UNIDADE: metros

ÁREA: 1105,28 m²

REVISÃO: 01



MUNICÍPIO DE VERANÓPOLIS

RUA ALFREDO CHAVES, 366 - CNPJ 98.671.597/0001-09

VERANÓPOLIS/RS - CEP 95330-000

FONE (54) 3441 1477 - [HTTPS://WWW.VERANOPOLIS.RS.GOV.BR](https://www.veranopolis.rs.gov.br)



CÓDIGO DE ACESSO

8C96A61D1B0C43BF9150B7A404953B06

VERIFICAÇÃO DAS ASSINATURAS

Este documento foi assinado digitalmente/eletronicamente pelos seguintes signatários nas datas indicadas



Assinante: SHEILA SINIGAGLIA FACCHIN em 20/02/2025 13:55:01

CPF:***.***-680-49

Certificadora: MUNICÍPIO DE VERANÓPOLIS - ROOT

Para verificar a validade das assinaturas acesse o link abaixo

<https://veranopolis.flowdocs.com.br/public/assinaturas/8C96A61D1B0C43BF9150B7A404953B06>

 


TABELA - Sinalização de orientação e salvamento				
Código	Placa	Descrição	Cores	Observações
S1		Sinalização de saída de emergência	Verde	Indicação de saída de emergência e direção de evacuação
S2		Sinalização de saída de emergência	Verde	Indicação de saída de emergência e direção de evacuação
S3		Sinalização de saída de emergência	Verde	Indicação de saída de emergência e direção de evacuação
S9		Sinalização de saída de emergência	Verde	Indicação de saída de emergência e direção de evacuação
S12		Sinalização de saída de emergência	Verde	Indicação de saída de emergência e direção de evacuação
S17		Sinalização de saída de emergência	Verde	Indicação de saída de emergência e direção de evacuação
Sinalização de equipamentos				
E1		Sinalização de equipamento de proteção individual (EPI)	Verde	Indicação de localização de equipamentos de proteção individual
E2		Sinalização de equipamento de proteção individual (EPI)	Verde	Indicação de localização de equipamentos de proteção individual
E5		Sinalização de equipamento de proteção individual (EPI)	Verde	Indicação de localização de equipamentos de proteção individual
E7		Sinalização de equipamento de proteção individual (EPI)	Verde	Indicação de localização de equipamentos de proteção individual
E8		Sinalização de equipamento de proteção individual (EPI)	Verde	Indicação de localização de equipamentos de proteção individual
P1		Sinalização de equipamento de proteção individual (EPI)	Verde	Indicação de localização de equipamentos de proteção individual
P4		Sinalização de equipamento de proteção individual (EPI)	Verde	Indicação de localização de equipamentos de proteção individual
A1		Sinalização de equipamento de proteção individual (EPI)	Verde	Indicação de localização de equipamentos de proteção individual

Fone: (54) 999621102 | E-mail: engenheiracatianebasso@gmail.com | Erechim/RS

REVISÃO: 00



MUNICÍPIO DE VERANÓPOLIS

RUA ALFREDO CHAVES, 366 - CNPJ 98.671.597/0001-09

VERANÓPOLIS/RS - CEP 95330-000

FONE (54) 3441 1477 - [HTTPS://WWW.VERANOPOLIS.RS.GOV.BR](https://www.veranopolis.rs.gov.br)



CÓDIGO DE ACESSO

AB0D34A3290144A69B2DD882B70085D7

VERIFICAÇÃO DAS ASSINATURAS

Este documento foi assinado digitalmente/eletronicamente pelos seguintes signatários nas datas indicadas



 
Assinante: SHEILA SINIGAGLIA FACCHIN em 20/02/2025 13:54:56

CPF:***.***-680-49

Certificadora: MUNICÍPIO DE VERANÓPOLIS - ROOT


Para verificar a validade das assinaturas acesse o link abaixo

<https://veranopolis.flowdocs.com.br/public/assinaturas/AB0D34A3290144A69B2DD882B70085D7>




01	Revisão conforme NCA.	Outubro/2024
00	Emissão inicial	26/06/2026
Revisão	Descrição	Data

PROJETO PREVENTIVO DE INCÊNDIO (PPCI)				PROJETA ENGENHARIA INTEGRADA		
	Fone: (54) 999621102 E-mail: engenheiracatlanebasso@gmail.com Erechim/RS					
	EDIFICAÇÃO: EMEF Adriano Farina					
	ENDEREÇO: Rua Capitao Pelegrino Guzzo,1193 - Sto Antônio - Veranópolis/RS					
	PROPRIETÁRIO: <u>PREFEITURA MUNICIPAL DE VERANÓPOLIS</u>					
	RESPONSÁVEL TÉCNICO: <u>Catlane Mara Basso</u> CREA RS 223177					
	CONTEÚDO: Planta baixa Superior - ESCOLA					
	ESCALA: 1/100		DATA: Outubro/2024		PRANCHA: 01/05	
	UNIDADE: metros		ÁREA: 368,51 m²		REVISÃO: 00	

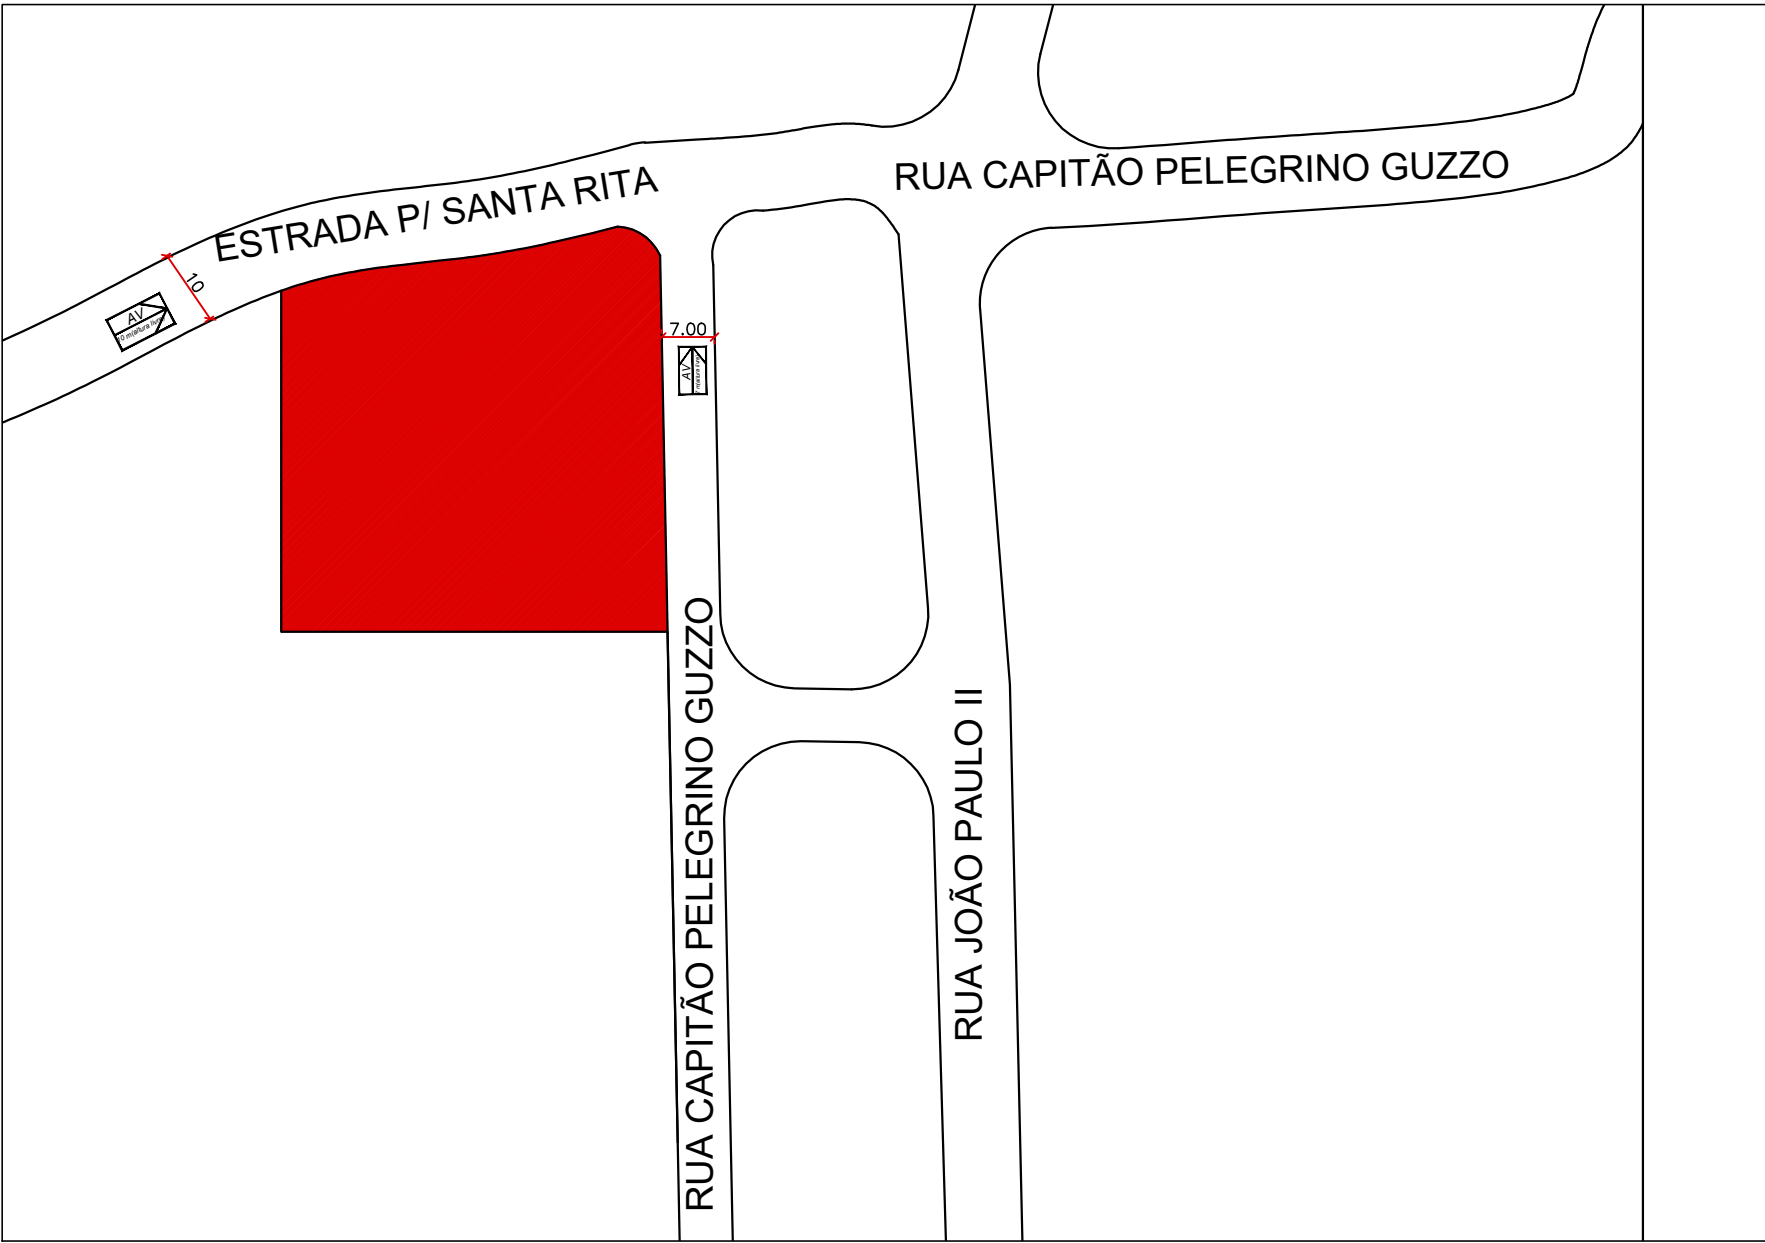

PLANTA DE SITUAÇÃO

Escala: 1:1000

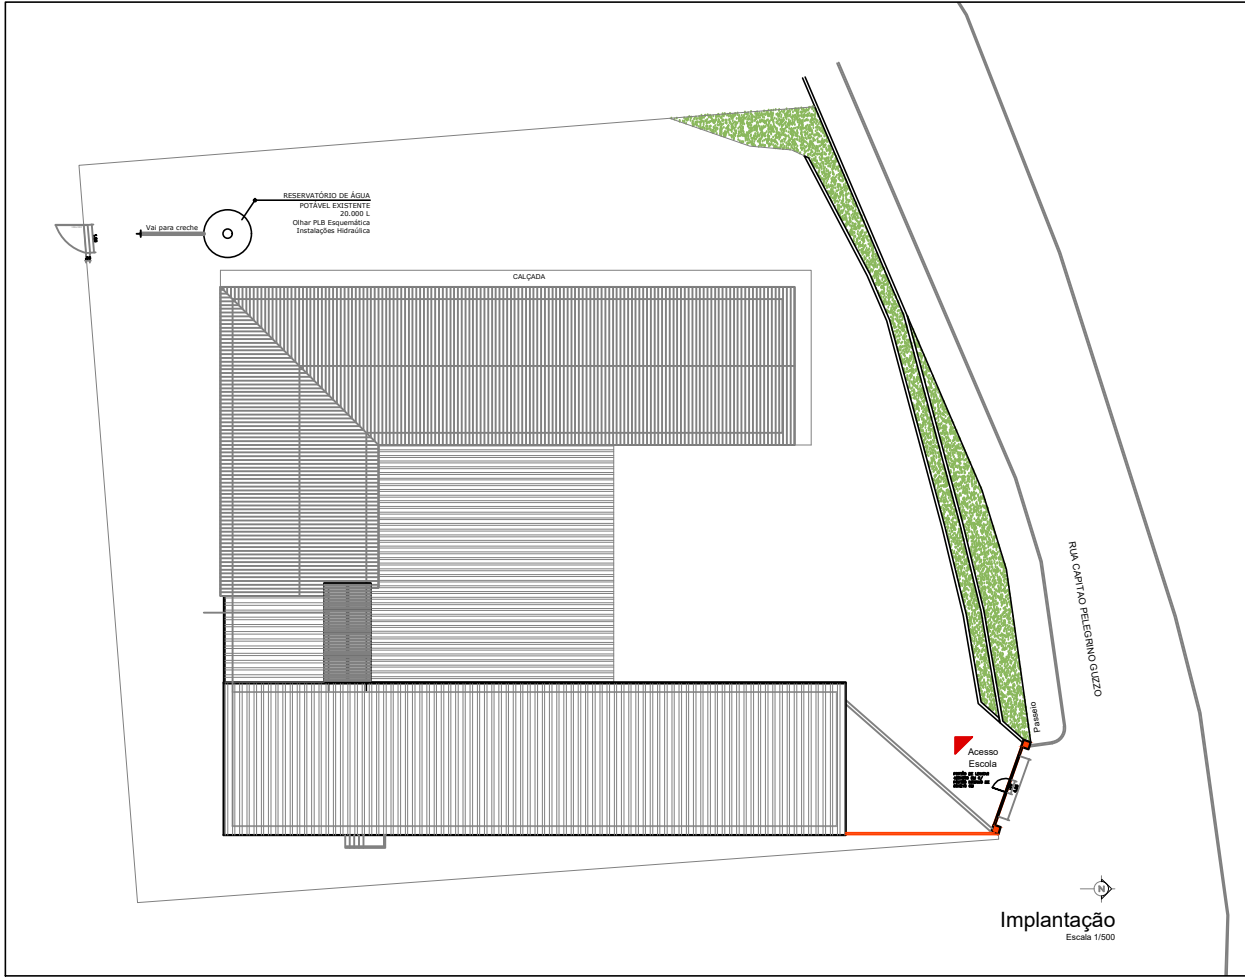

PLANTA DE LOCALIZAÇÃO

Escala: 1:500

00	Emissão inicial	Agosto/2024
Revisão	Descrição	Data

PROJETTA ENGENHARIA INTEGRADA

Fone: (54) 999621102 | E-mail: engenheiracatianebasso@gmail.com | Erechim/RS

EDIFICAÇÃO:

EMEF Adriano Farina

ENDEREÇO:

Rua Capitao Pelegrino Guzzo,1193 - Sto Antônio - Veranópolis/RS

PROPRIETÁRIO:

PREFEITURA MUNICIPAL DE VERANÓPOLIS

RESPONSÁVEL TÉCNICO:

BASSO:03040167057
7
Catiane Mara Basso
CREA RS 223177

CONTEÚDO:

Localização e situação

ESCALA:

indicada

DATA:

Agosto/2024

PRANCHA:

05/05

UNIDADE:

metros

ÁREA:

REVISÃO:

00

PROJETO PREVENTIVO DE INCÊNDIO (PPCI)

Assinado de forma digital por CATIANE MARA

BASSO:03040167057

Dados: 2025.02.19 14:34:12 -03'00'

Documento assinado digitalmente/detronicamente. Confira as assinaturas no link: https://veranopolis.fluxdocs.com.br/public/assinaturas/47B9AD86475C411394645B156EC42440



MUNICÍPIO DE VERANÓPOLIS

RUA ALFREDO CHAVES, 366 - CNPJ 98.671.597/0001-09

VERANÓPOLIS/RS - CEP 95330-000

FONE (54) 3441 1477 - [HTTPS://WWW.VERANOPOLIS.RS.GOV.BR](https://www.veranopolis.rs.gov.br)



CÓDIGO DE ACESSO

47BAAD86475C411394645B156ECA24A0

VERIFICAÇÃO DAS ASSINATURAS

Este documento foi assinado digitalmente/eletronicamente pelos seguintes signatários nas datas indicadas



Assinante: SHEILA SINIGAGLIA FACCHIN em 20/02/2025 13:55:06

CPF:***.***.680-49

Certificadora: MUNICÍPIO DE VERANÓPOLIS - ROOT

Para verificar a validade das assinaturas acesse o link abaixo

<https://veranopolis.flowdocs.com.br/public/assinaturas/47BAAD86475C411394645B156ECA24A0>