

---

## **Plano de emergência**

### **Apresentação**

O presente plano visa descrever orientações a serem seguidas pelos condôminos, funcionários e visitantes do **EMEI PROFESSORA VIRGINIA BERNARDI**, CNPJ: **98.671.597/0001-09**, localizada na AVENIDA OSVALDO ARANHA - 1869. SÃO PELEGRINO, VERANOPOLIS/RS.

### **Introdução**

Este trabalho pretende informar aos funcionários, sobre os procedimentos a serem adotados para a prevenção de sinistros e o combate dos mesmos em seus princípios. Acredita-se que se os colaboradores tiverem conhecimentos básicos sobre prevenção de incêndios, certamente desenvolverão comportamentos preventivos de modo a evitar as condições que levam ao fogo. Tais providências proporcionarão um ambiente de trabalho sem surpresas desagradáveis, capazes de causarem pânico e ferimentos nos presentes. A todos envolvidos neste trabalho caberá o aperfeiçoamento, objetivando tornar-se qualificado para o exercício de suas atividades, objetivando as oportunidades em alcançar um ambiente com o máximo de segurança.

### **Objetivos**

O Plano de Emergência do estabelecimento tem por objetivo a preparação e organização dos meios existentes para garantir a salvaguarda dos seus ocupantes em caso de ocorrência de uma situação perigosa, nomeadamente de incêndio.

### **4. Descrição da Planta**

#### **4.1 – Planta: Prédio educacional**

#### **4.2 – Localização: Bairro São Pelegrino, na Cidade de Veranópolis/RS;**

#### **4.3 – Construção: Prédio de alvenaria;**

#### **4.4 – Dimensões: Área total da edificação (943,53 m²);**

#### **4.5 – Ocupações: E-5;**

#### **4.6 – População (RTCBMRS n.º 11, Parte 01/2016): 108 Pessoas;**

#### **4.7 – Recursos Materiais:**

- Extintores de incêndio portáteis;
  - Alarme de Incêndio;
-

- 
- Sinalização de emergência;
  - Saídas de emergência;
  - Brigada de Incêndio;
  - Acesso a viatura na edificação;
  - Iluminação de Emergência;

### **Números para Emergências**

CORPO DE BOMBEIROS DE VERANÓPOLIS - 193

BRIGADA MILITAR – 190

HOSPITAL SÃO PEREGRINO LAZZIOZI – (54) 3441-3700

### **5. Procedimentos de Manutenção**

Uma das condições essenciais para garantir a eficácia de um Plano de Emergência é a sua correta e perfeita atualização. Para o efeito, afigura-se indispensável que sejam comunicadas previamente aos responsáveis pelo Plano de Emergência quaisquer alterações ao nível das condições físicas da edificação ou da organização dos meios humanos afetos à segurança; de entre as situações passíveis de exigir atualização do Plano salientam-se as seguintes:

- Alterações na compartimentação da edificação;
- Alteração significativa no contingente da população flutuante e/ou física;
- Modificações nas vias de acesso a edificação;
- Alteração nas saídas e vias de evacuação;
- Instalação de novos equipamentos técnicos;
- Alteração na sinalização interna;
- Alteração no número ou composição da equipe afeta à segurança;
- Organização do sistema de segurança.

Na ocorrência de alterações o Chefe da Brigada deverá proceder à atualização do Plano de Emergência, fazendo as mudanças necessárias. Todas as alterações efetuadas ao Plano de Emergência deverão ser comunicadas aos detentores de exemplares do mesmo.

### **6. Instruções dirigidas aos brigadistas do Órgão ou Entidade**


---

---

Estas instruções dirigem-se especialmente aos brigadistas do estabelecimento, considerando-se que todos os seus elementos delas terá conhecimento e colaborará na sua aplicação. Em termos gerais são as seguintes:

- Socorrer as pessoas que se encontrem em risco imediato;
  - Dar ou confirmar o alerta ao corpo de bombeiros;
  - Iniciar o combate ao foco de incêndio com os meios de intervenção existentes;
  - Evacuar o local, encaminhando os ocupantes para área externa segura;
  - Verificar a desocupação efetiva dos locais, fechando atrás de si todas as portas;
  - Auxiliar os bombeiros nas operações de combate e rescaldo, procedendo à eventual desobstrução dos acessos e pontos de penetração e indicando a localização e extensão exata do sinistro.
-

## 7. Fluxograma de Procedimentos de Emergência contra incêndio

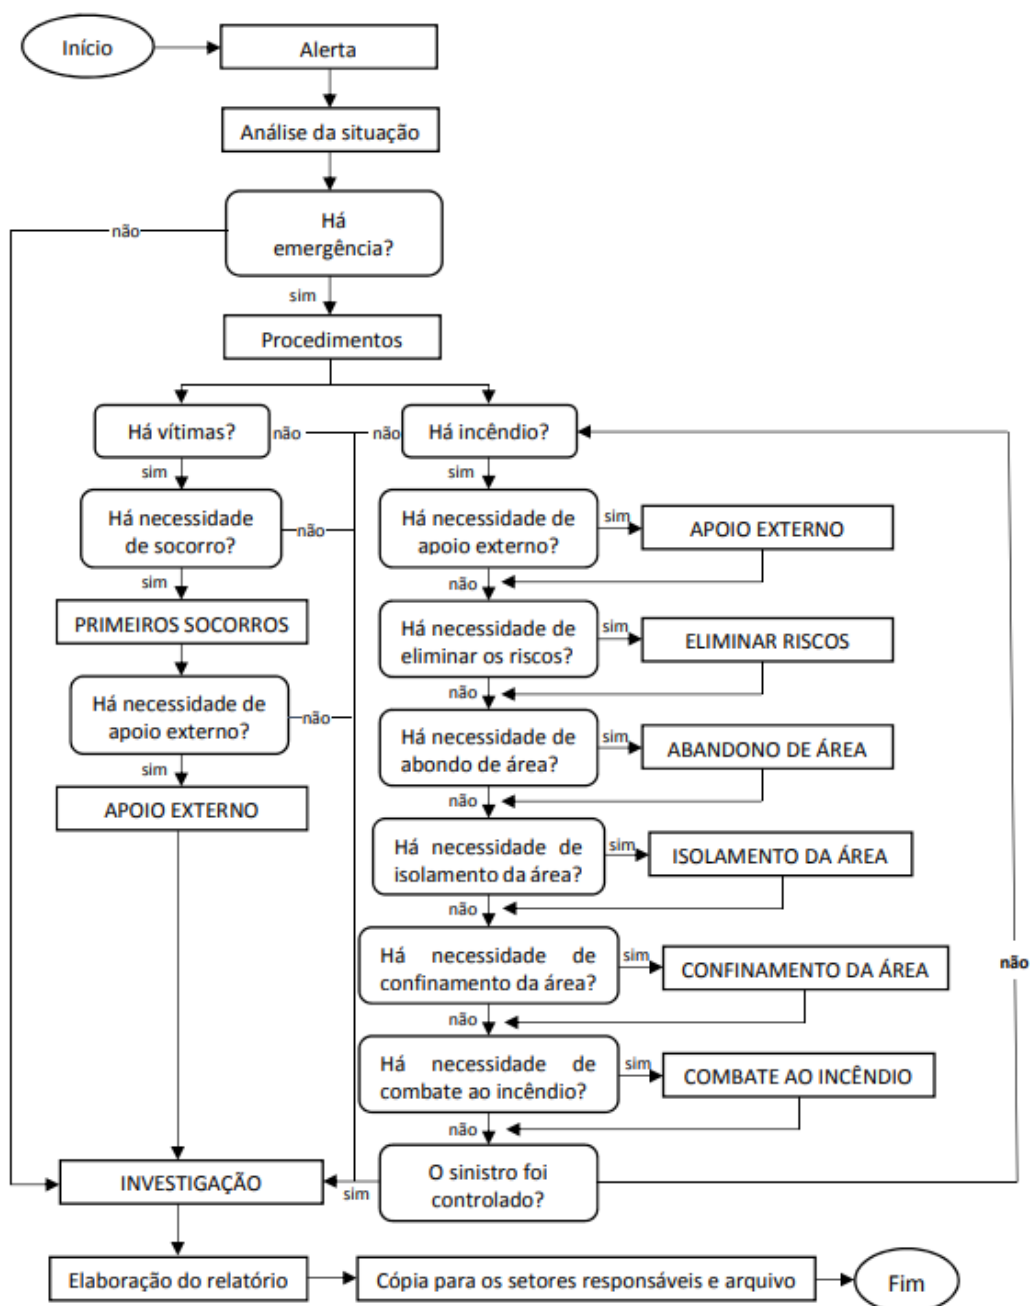

## 8. Procedimentos básicos de combate a incêndio

8.1 - O chefe da brigada se posicionará no ponto de encontro da brigada e analisará rapidamente o sinistro. Após identificação do local sinistrado o chefe da brigada comandará as ações de combate de incêndio;

8.2 - Um brigadista e/ou ajudante (a) deve acionar o Corpo de Bombeiros dando as seguintes informações:

- Nome e número do telefone utilizado;
- Endereço do local;
- Pontos de referência;
- Características do incêndio;
- Quantidade e estado de eventuais vítimas;
- Deverá um brigadista orientar os bombeiros em sua chegada.

8.3 - Os primeiros socorros serão prestados às eventuais vítimas conforme treinamento específico dado aos brigadistas.

8.4 - Se houver necessidade deve ser providenciado o corte da energia elétrica, que será executado pelo pessoal da manutenção, que deve estar à disposição do chefe da brigada.

8.5 – Abandono da área: Os brigadistas se reunirão no ponto de encontro do pessoal. Neste momento o chefe da brigada já avaliou a situação e determinará o abandono geral ou não. Antes do abandono definitivo do órgão ou entidade os brigadistas devem verificar se não ficaram ocupantes retardatários e providenciar o fechamento de portas e janelas se possível. Cada pessoa portadora de deficiência, deve ser acompanhada por dois brigadistas ou voluntários, previamente designados pelo chefe da brigada.

8.6 - Combate ao incêndio: O combate será feito pelos brigadistas do órgão ou entidade que são treinados para este tipo de emergência. A brigada deverá auxiliar o corpo de bombeiros quando estes chegarem no local.

8.7 – Investigação: Após o controle total da emergência e a volta à normalidade, o chefe da brigada deve iniciar o processo de investigação e elaborar um relatório, por escrito, sobre o sinistro e as ações de controle, para as devidas providências.

Erechim/RS, 21 de novembro de 2024.

CATIANE MARA

BASSO:03040167057


Assinado de forma digital por  
CATIANE MARA  
BASSO:03040167057  
Dados: 2024.12.02 09:30:38 -03'00'

Responsável técnica

Eng. Catiane Mara Basso  
RS 223177

Proprietário

Prefeitura Municipal de Veranópolis  
CNPJ: 98.671.597/0001-09

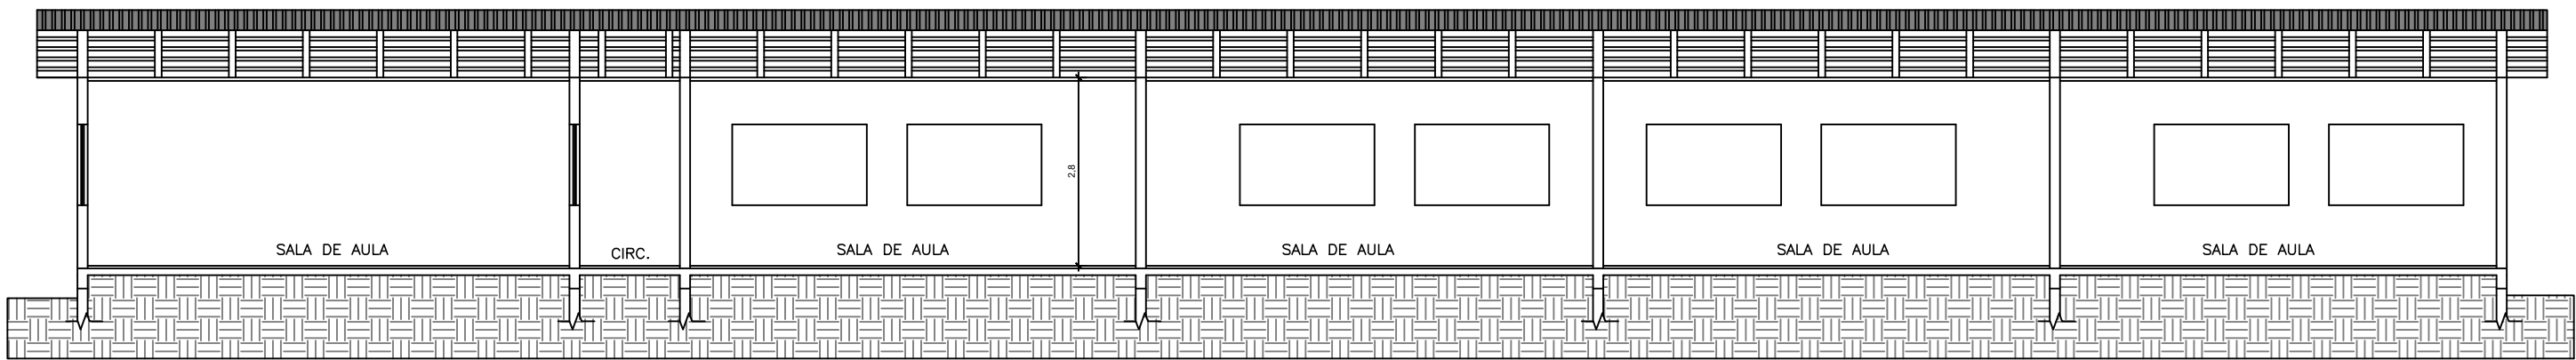

CORTE AA

Escala: 1:100

|         |                 |             |
|---------|-----------------|-------------|
|         |                 |             |
|         |                 |             |
| 00      | Emissão inicial | Agosto/2024 |
| Revisão | Descrição       | Data        |

PROJETO PREVENTIVO DE INCÊNDIO (PPCI)

PROJETTA ENGENHARIA INTEGRADA

Fone: (54) 999621102 | E-mail: engenheiracatianebasso@gmail.com | Erechim/RS

EDIFICAÇÃO:

EMEI Profª Virgínia Bernardi

ENDEREÇO:

Avenida Osvaldo Aranha, 1869 - Veranópolis/S

PROPRIETÁRIO:

PREFEITURA MUNICIPAL DE VERANÓPOLIS

RESPONSÁVEL TÉCNICO:

CATIANE MARA  
BASSO:03040167057  
Catiane Mara Basso  
CREA RS 223177

Assinado de forma digital por  
CATIANE MARA  
BASSO:03040167057  
Dados: 2025.02.19 14:29:51 -03'00'

CONTEÚDO:

CORTE AA

ESCALA:

indicada

DATA:

Agosto/2024

PRANCHA:

02/03

UNIDADE:

metros

ÁREA:

----

REVISÃO:

00



**MUNICÍPIO DE VERANÓPOLIS**

RUA ALFREDO CHAVES, 366 - CNPJ 98.671.597/0001-09

VERANÓPOLIS/RS - CEP 95330-000

FONE (54) 3441 1477 - [HTTPS://WWW.VERANOPOLIS.RS.GOV.BR](https://www.veranopolis.rs.gov.br)



**CÓDIGO DE ACESSO**

A7B6652635C645768F142D3F4B63BAEF

**VERIFICAÇÃO DAS ASSINATURAS**

Este documento foi assinado digitalmente/eletronicamente pelos seguintes signatários nas datas indicadas



 
Assinante: SHEILA SINIGAGLIA FACCHIN em 20/02/2025 13:55:15

CPF:\*\*\*.\*\*\*-680-49

Certificadora: MUNICÍPIO DE VERANÓPOLIS - ROOT

Para verificar a validade das assinaturas acesse o link abaixo

<https://veranopolis.flowdocs.com.br/public/assinaturas/A7B6652635C645768F142D3F4B63BAEF>



Terreno  
A = 3358 m<sup>2</sup>

Quadra 1 - aberta  
A = 308 m<sup>2</sup>

Quadra 1 - aberta  
A = 308 m<sup>2</sup>

Quadra 2 - aberta  
 $A = 301,81 \text{ m}^2$

Quadra 2 - aberta  
 $A = 301,81 \text{ m}^2$

PER

PER

| TABELA 1 – Simbolização de orientação e salvamento |       |                              |          |                                                                                                          |
|----------------------------------------------------|-------|------------------------------|----------|----------------------------------------------------------------------------------------------------------|
| Código                                             | Placa | Descrição                    | Cores    | Observações                                                                                              |
| S1                                                 |       | Sinalização de emergência    | Verde    | Indicação de localização de rotas de evacuação e de saída de emergência. Tamanho: 30 x 15 cm             |
| S2                                                 |       |                              | Verde    |                                                                                                          |
| S3                                                 |       |                              | Verde    |                                                                                                          |
| S9                                                 |       | Estado de emergência         | Verde    | Indicação de que uma situação de emergência se encontra em andamento e que se deve evacuar imediatamente |
| S12                                                |       | Estado de emergência         | Verde    | Indicação de que uma situação de emergência se encontra em andamento e que se deve evacuar imediatamente |
| S20                                                |       | Estado de emergência         | Verde    | Indicação de que uma situação de emergência se encontra em andamento e que se deve evacuar imediatamente |
| Sinalização de equipamentos                        |       |                              |          |                                                                                                          |
| E1                                                 |       | Alarme sonoro                | Vermelho | Indicação de que o equipamento de alarme sonoro está em funcionamento                                    |
| E2                                                 |       | Equipamento de alarme sonoro | Vermelho | Indicação de que o equipamento de alarme sonoro está em funcionamento                                    |
| E5                                                 |       | Extintor                     | Vermelho | Indicação de localização de extintores. Tamanho: 15 x 10 cm                                              |
| E7                                                 |       | Atendimento de emergência    | Vermelho | Indicação de localização de atendimento de emergência                                                    |
| E8                                                 |       | Atendimento de emergência    | Vermelho | Indicação de localização de atendimento de emergência                                                    |
| P1                                                 |       | Proibição Fumo               | Vermelho | Indicação de proibição de fumar                                                                          |
| P4                                                 |       | Proibição de uso de fogo     | Vermelho | Indicação de proibição de uso de fogo                                                                    |
| A1                                                 |       | Proibição de uso de fogo     | Vermelho | Indicação de proibição de uso de fogo                                                                    |

|         |                       |              |
|---------|-----------------------|--------------|
|         |                       |              |
| 01      | Revisão conforme NCA. | Outubro/2024 |
| 00      | Emissão inicial       | Agosto/2024  |
| Revisão | Descrição             | Data         |

|                                       |                                                                                                                                                                                                                  |  |  |
|---------------------------------------|------------------------------------------------------------------------------------------------------------------------------------------------------------------------------------------------------------------|--|--|
| PROJETO PREVENTIVO DE INCÊNDIO (PPCI) |  <h1>PROJETA ENGENHARIA INTEGRADA</h1> <p>Fone: (54) 9996211102   E-mail: engenheiracatlanebasso@gmail.com   Erechim/RS</p> |  |  |
|                                       | EDIFICAÇÃO: EMEI Profª Virginia Bernardi                                                                                                                                                                         |  |  |
|                                       | ENDEREÇO:<br>Avenida Osvaldo Aranha, 1869 - Veranópolis/S                                                                                                                                                        |  |  |
|                                       | PROPRIETÁRIO:<br>PREFEITURA MUNICIPAL DE VERANÓPOLIS                                                                                                                                                             |  |  |
|                                       | RESPONSÁVEL TÉCNICO: CATIANE MARA BASSO<br>BASSO:0304016 Dado: 2025.02.19<br>7057 143049-43707                                                                                                                   |  |  |
|                                       | CREA RS 223177                                                                                                                                                                                                   |  |  |
| CONTEÚDO: PLANTA BAIXA                |                                                                                                                                                                                                                  |  |  |
| ESCALA: 1/100                         |                                                                                                                                                                                                                  |  |  |
| DATA: Outubro/2024                    |                                                                                                                                                                                                                  |  |  |
| PRANCHA: 01/03                        |                                                                                                                                                                                                                  |  |  |
| UNIDADE: metros                       |                                                                                                                                                                                                                  |  |  |
| ÁREA: 943,53 m²                       |                                                                                                                                                                                                                  |  |  |
| REVISÃO: 01                           |                                                                                                                                                                                                                  |  |  |



**MUNICÍPIO DE VERANÓPOLIS**

RUA ALFREDO CHAVES, 366 - CNPJ 98.671.597/0001-09

VERANÓPOLIS/RS - CEP 95330-000

FONE (54) 3441 1477 - [HTTPS://WWW.VERANOPOLIS.RS.GOV.BR](https://www.veranopolis.rs.gov.br)



**CÓDIGO DE ACESSO**

7C0723830E9545F5910F6742C1F20F8E

**VERIFICAÇÃO DAS ASSINATURAS**

Este documento foi assinado digitalmente/eletronicamente pelos seguintes signatários nas datas indicadas




Assinante: SHEILA SINIGAGLIA FACCHIN em 20/02/2025 13:55:19

CPF:\*\*\*.\*\*\*.680-49

Certificadora: MUNICÍPIO DE VERANÓPOLIS - ROOT


Para verificar a validade das assinaturas acesse o link abaixo

<https://veranopolis.flowdocs.com.br/public/assinaturas/7C0723830E9545F5910F6742C1F20F8E>

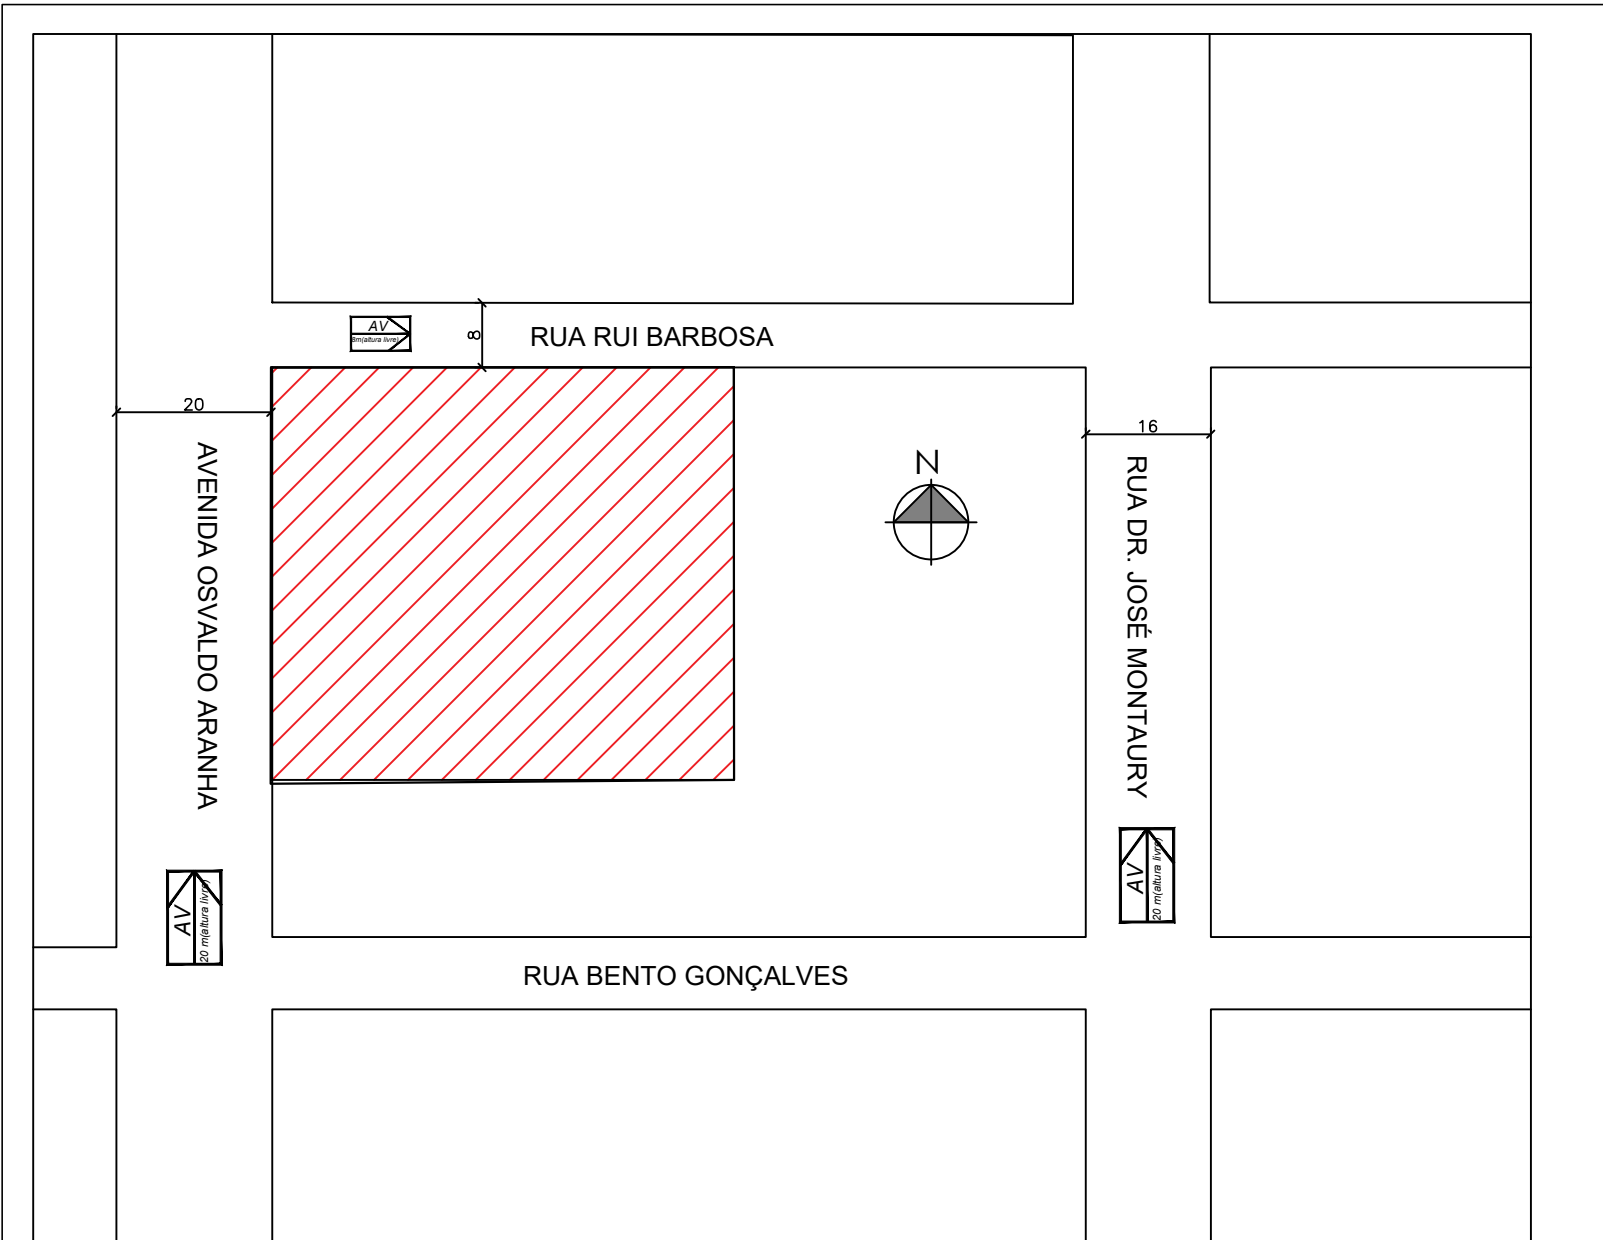

PLANTA DE SITUAÇÃO

Escala: 1:1000

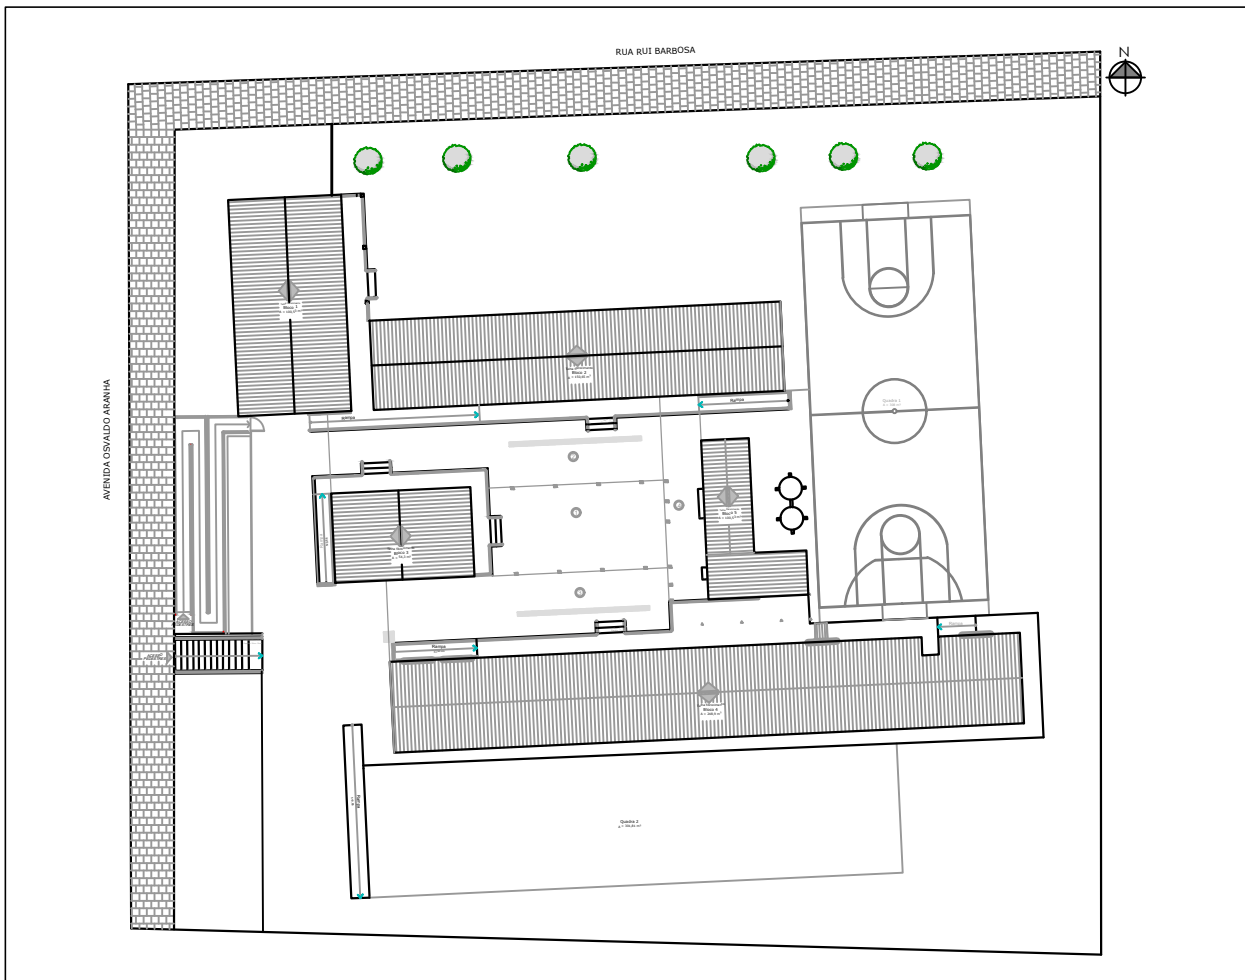

PLANTA DE LOCALIZAÇÃO

Escala: 1:500

|         |                 |             |
|---------|-----------------|-------------|
| 00      | Emissão inicial | Agosto/2024 |
| Revisão | Descrição       | Data        |

PROJETTA ENGENHARIA INTEGRADA

Fone: (54) 999621102 | E-mail: engenheiracatianebasso@gmail.com | Erechim/RS

PROJETO PREVENTIVO DE INCÊNDIO (PPCI)

EDIFICAÇÃO: EMEI Profª Virgínia Bernardi

ENDEREÇO: Avenida Osvaldo Aranha, 1869 - Veranópolis/S

PROPRIETÁRIO: PREFEITURA MUNICIPAL DE VERANÓPOLIS

RESPONSÁVEL TÉCNICO: CATIANE MARA  
BASSO:03040167057  
Catiane Mara Basso CREA RS 223177

CONTEÚDO: Localização e situação

ESCALA: indicada

DATA: Agosto/2024

PRANCHA: 03/03

UNIDADE: metros

ÁREA: ----

REVISÃO: 00



**MUNICÍPIO DE VERANÓPOLIS**

RUA ALFREDO CHAVES, 366 - CNPJ 98.671.597/0001-09

VERANÓPOLIS/RS - CEP 95330-000

FONE (54) 3441 1477 - [HTTPS://WWW.VERANOPOLIS.RS.GOV.BR](https://www.veranopolis.rs.gov.br)



**CÓDIGO DE ACESSO**

E3E11A48F969431FB45023240053A6A2

**VERIFICAÇÃO DAS ASSINATURAS**

Este documento foi assinado digitalmente/eletronicamente pelos seguintes signatários nas datas indicadas




Assinante: SHEILA SINIGAGLIA FACCHIN em 20/02/2025 13:55:25

CPF:\*\*\*.\*\*\*-680-49

Certificadora: MUNICÍPIO DE VERANÓPOLIS - ROOT

Para verificar a validade das assinaturas acesse o link abaixo

<https://veranopolis.flowdocs.com.br/public/assinaturas/E3E11A48F969431FB45023240053A6A2>

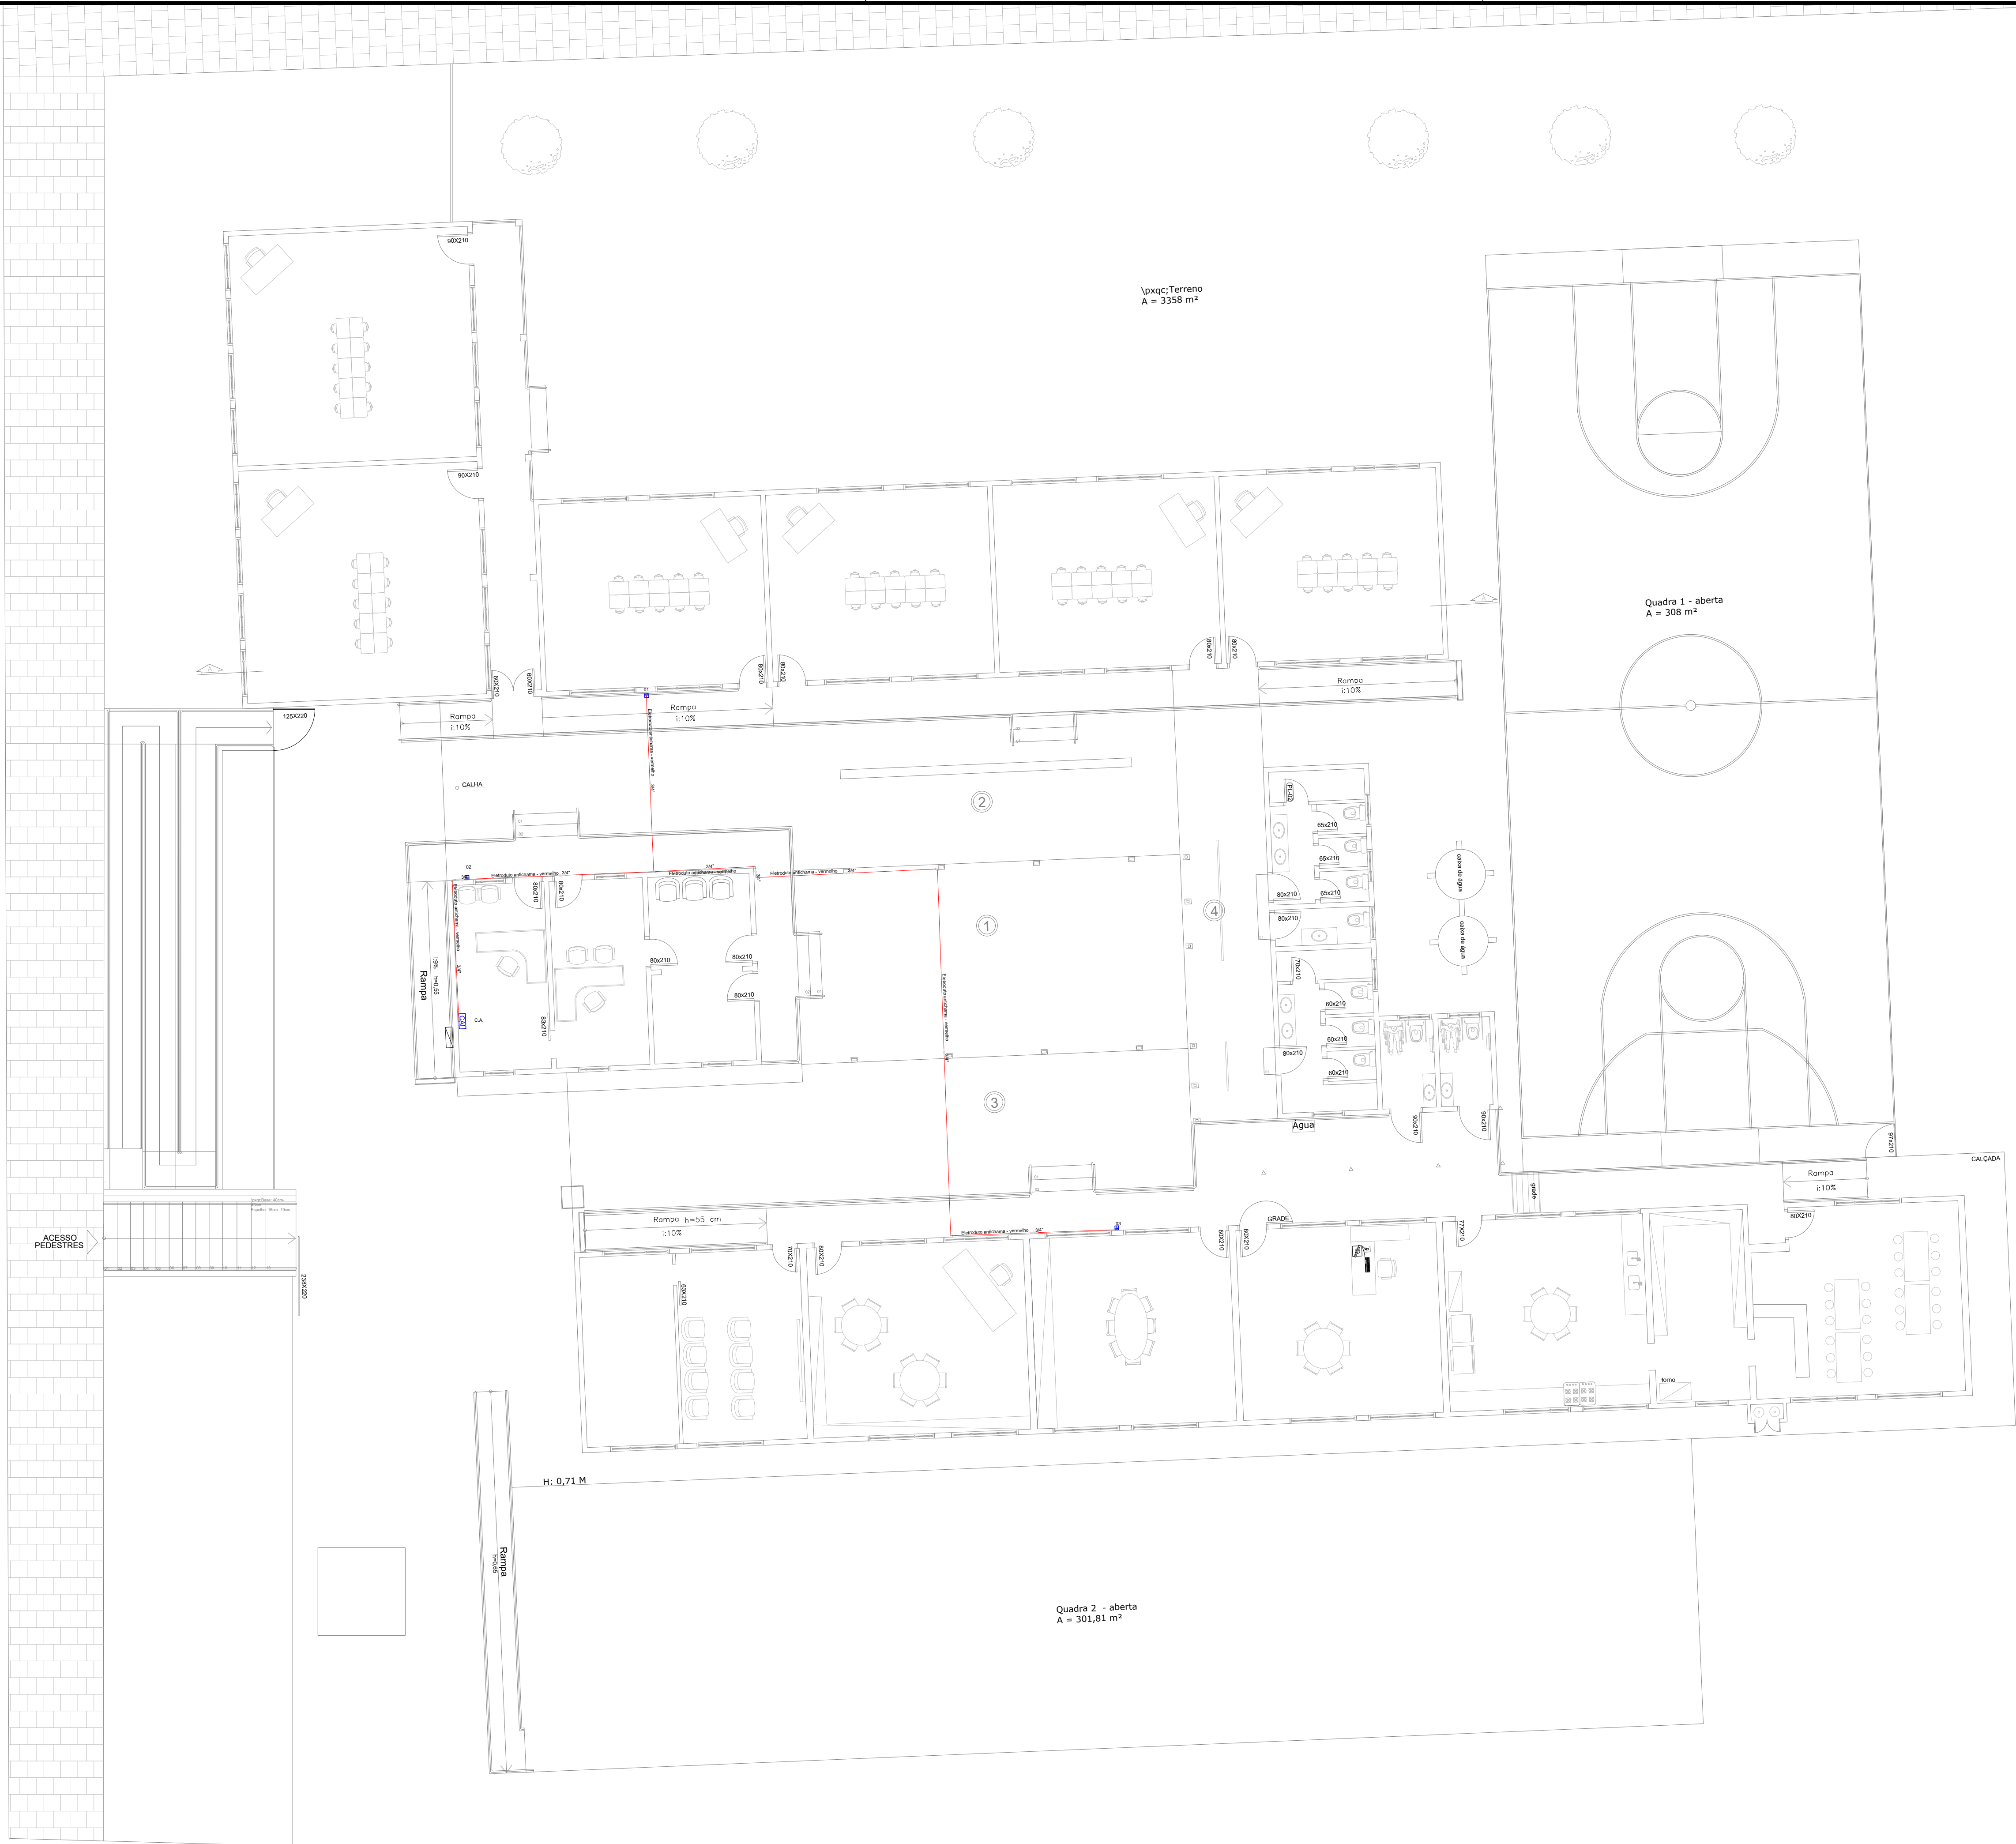

OBSERVAÇÕES:  
Altura da instalação dos eletrodutos 220 cm do piso acabado;  
Altura da instalação da central de alarme, acionador e sirene audiovisual conforme a norma;  
Eletroduto anilichama na cor vermelha;  
A instalação deve ser supervisionada por responsável técnico;  
Quaisquer alterações devem ser comunicadas ao fiscal do projeto e à projetista.


LEGENDA

Acionista de alarme de incêndio com avisador audiovisual.

Central de alarme de incêndio.

PLANTA BAIXA

Escala: 1:100
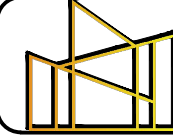
|                                                                                                                                                                                                                                  |                     |                |
|----------------------------------------------------------------------------------------------------------------------------------------------------------------------------------------------------------------------------------|---------------------|----------------|
| 00                                                                                                                                                                                                                               | Emissão inicial     | Novembro/2024  |
| Revisão                                                                                                                                                                                                                          | Descrição           | Data           |
| <div><div>PROJETTA ENGENHARIA INTEGRADA</div><div>Fone: (54) 999621102   E-mail: engenheiracatiane basso@gmail.com   Erechim/RS</div></div> |                     |                |
| EDIFICAÇÃO: EMEI Profª Virgínia Bernardi                                                                                                                                                                                         |                     |                |
| ENDEREÇO: Avenida Osvaldo Aranha, 1869 - Veranópolis/S                                                                                                                                                                           |                     |                |
| PROPRIETÁRIO: PREFEITURA MUNICIPAL DE VERANÓPOLIS                                                                                                                                                                                |                     |                |
| RESPONSÁVEL TÉCNICO: CATIANE MARA BASSO:03040167-057<br><small>Assinado de forma digital por CATIANE MARA BASSO:03040167-057<br/>Data: 2024.12.02 09:59:37 -03'00'</small><br>Catiane Mara Basso CREA RS 223177                  |                     |                |
| CONTEÚDO: Projeto alarme de incêndio                                                                                                                                                                                             |                     |                |
| ESCALA: 1/100                                                                                                                                                                                                                    | DATA: Novembro/2024 | PRANCHA: 01/01 |
| UNIDADE: metros                                                                                                                                                                                                                  | ÁREA: 943,53 m²     | REVISÃO: 00    |

PROJETO PREVENTIVO DE INCÊNDIO (PPCI)


AVENIDA OSVALDO ARANHA



PLANTA BAIXA

Escala: 1:100

Área: 843,53 m²

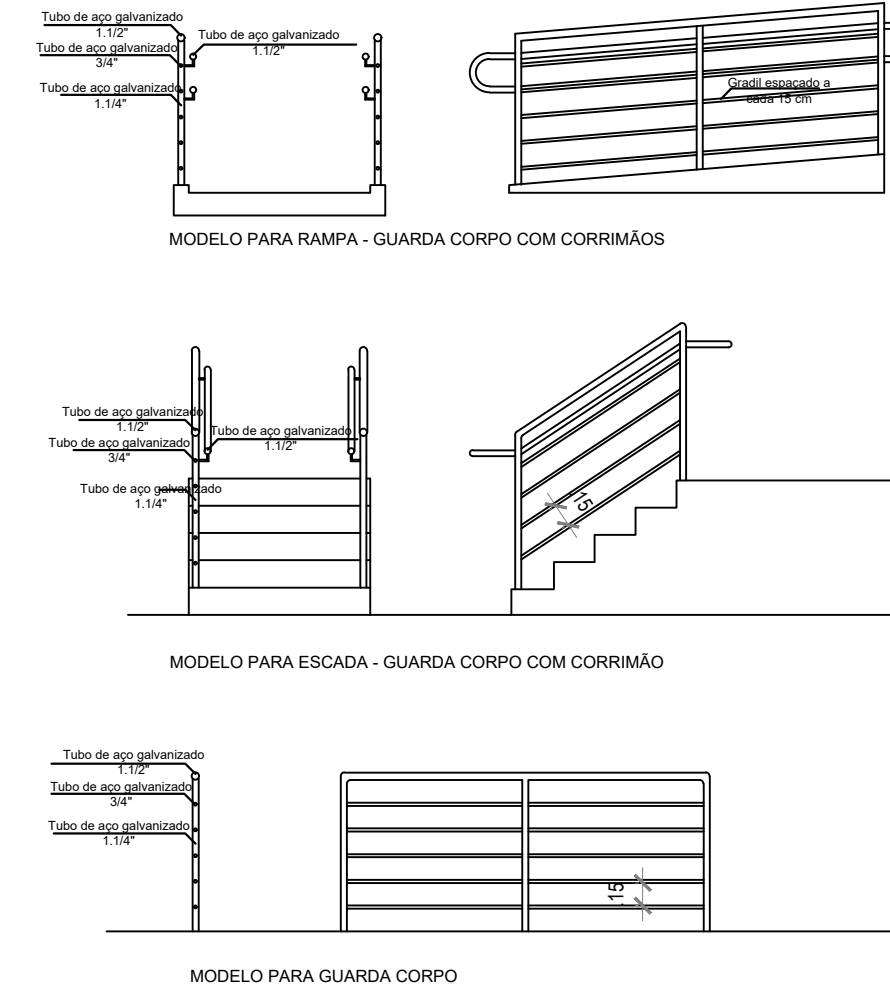


OBS: AS MEDIDAS DEVERÃO SER VERIFICADAS IN LOCO.

Quaisquer alterações deverão ser informadas e verificadas com a projetista.

### DETALHES CORRIMÃO E GUARDA-CORPO

Escala: S/E

|                                                                                                                                                        |                     |                |
|--------------------------------------------------------------------------------------------------------------------------------------------------------|---------------------|----------------|
| 00                                                                                                                                                     | Emissão inicial     | Novembro/2024  |
| Revisão                                                                                                                                                | Descrição           | Data           |
| <div><div></div><div><b>PROJETTA ENGENHARIA INTEGRADA</b><br/>Fone: (54) 999621102   E-mail: engenheiracatianebasso@gmail.com   Erechim/RS</div></div> |                     |                |
| EDIFICAÇÃO: EMEI Profª Virgínia Bernardi                                                                                                               |                     |                |
| ENDEREÇO: Avenida Osvaldo Aranha, 1869 - Veranópolis/S                                                                                                 |                     |                |
| PROPRIETÁRIO: PREFEITURA MUNICIPAL DE VERANÓPOLIS                                                                                                      |                     |                |
| RESPONSÁVEL TÉCNICO: CATIANE MARA BASSO 03040167057 7057<br>Assinatura de Catiane Mara Basso<br>Dados: 2024.12.02 09:52:25 -0100                       |                     |                |
| Catiane Mara Basso CREA RS 223177                                                                                                                      |                     |                |
| CONTEÚDO: PLANTA BAIXA - GUARDA-CORPO E CORRIMÃO                                                                                                       |                     |                |
| ESCALA: 1/100                                                                                                                                          | DATA: Novembro/2024 | PRANCHA: 01/01 |
| UNIDADE: metros                                                                                                                                        | ÁREA: 943,53 m²     | REVISÃO: 00    |

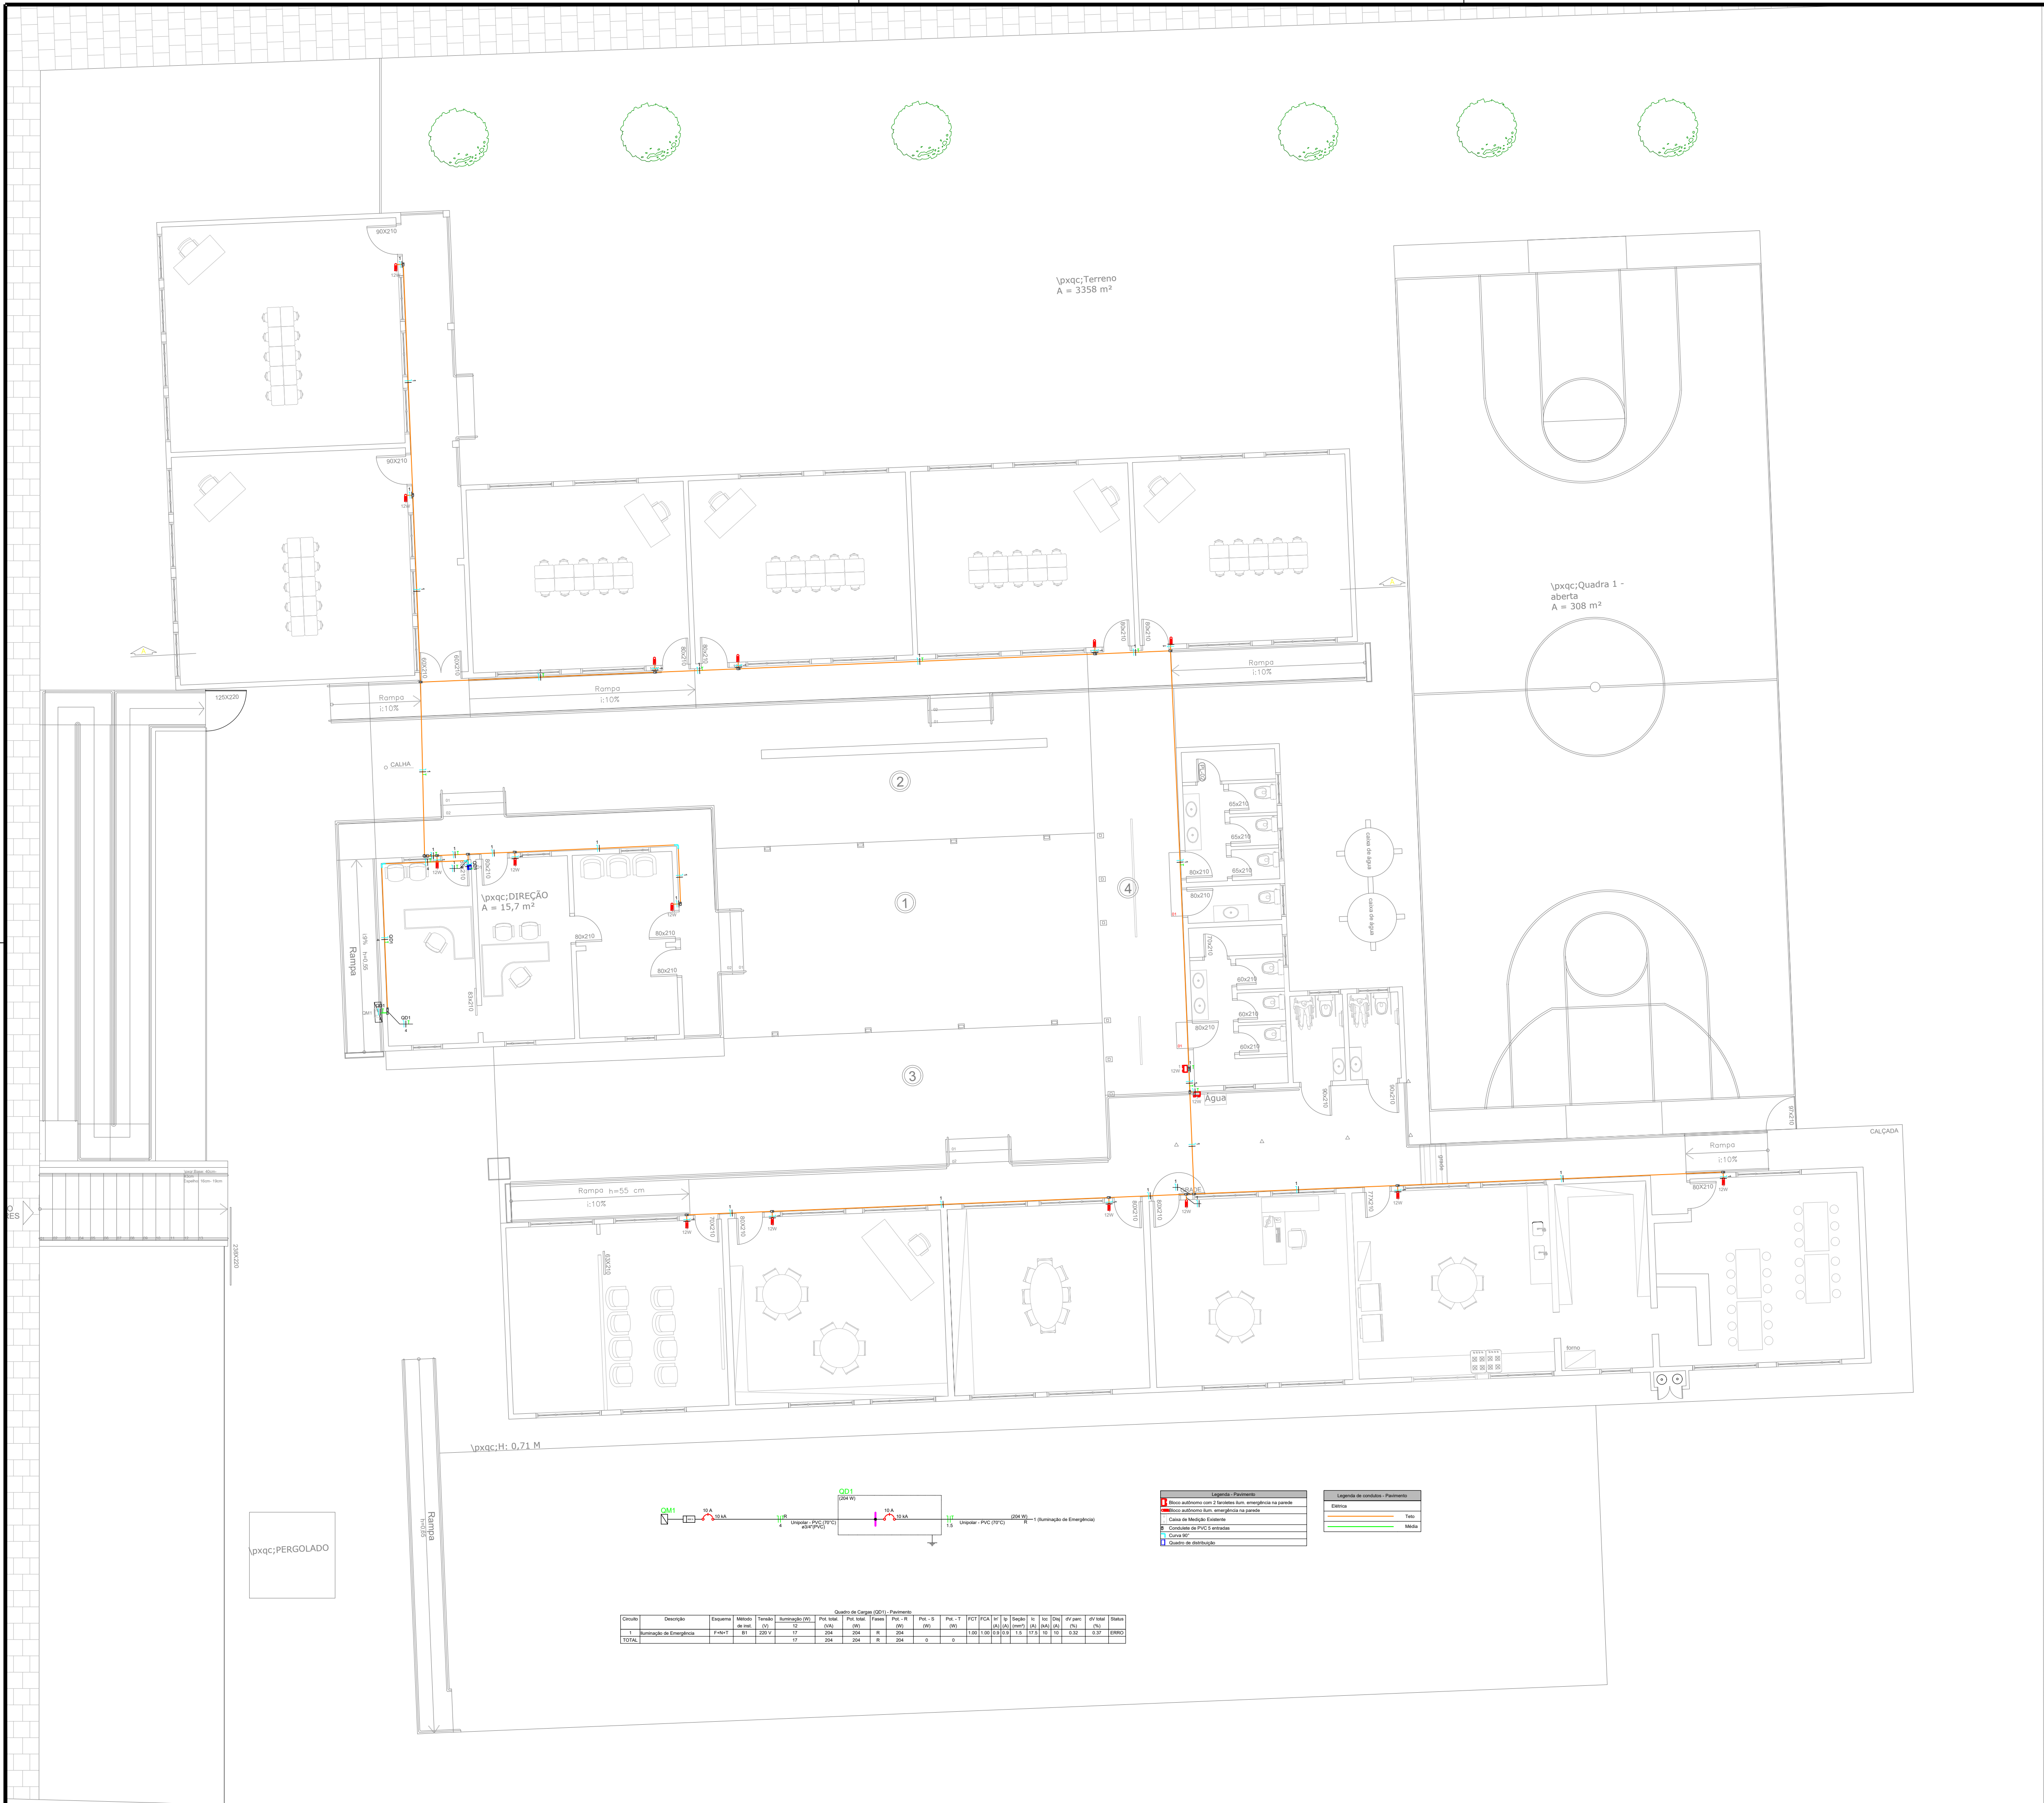

PLANTA BAIXA

Escala: 1:100

Área: 943,53 m²

|                                                                                                                                              |                    |                |
|----------------------------------------------------------------------------------------------------------------------------------------------|--------------------|----------------|
| 00                                                                                                                                           | Emissão inicial    | Novembro/2024  |
| Revisão                                                                                                                                      | Descrição          | Data           |
| <div><div>PROJETTA ENGENHARIA INTEGRADA</div><div>Fone: (54) 999621102   E-mail: engenheiracatiane basso@gmail.com   Erechim/RS</div></div>  |                    |                |
| EDIFICAÇÃO: EMEI Profª Virgínia Bernardi                                                                                                     |                    |                |
| ENDEREÇO: Avenida Osvaldo Aranha, 1869 - Veranópolis/S                                                                                       |                    |                |
| PROPRIETÁRIO: PREFEITURA MUNICIPAL DE VERANÓPOLIS                                                                                            |                    |                |
| RESPONSÁVEL TÉCNICO: CATIANE MARA - Assinado de forma digital por CATIANE MARA BASO:03040167057<br>7057<br>Catiane Mara Basso CREA RS 223177 |                    |                |
| CONTEÚDO: PLANTA BAIXA - ILUMINAÇÃO DE EMERGÊNCIA                                                                                            |                    |                |
| ESCALA: 1/100                                                                                                                                | DATA: Outubro/2024 | PRANCHA: 01/01 |
| UNIDADE: metros                                                                                                                              | ÁREA: 943,53 m²    | REVISÃO: 00    |