


Legenda de condutos		Legenda inclinação	
Esgoto	—	Ø40mm	2%
	—	Ø50mm	2%
	—	Ø75mm	2%
Pluvial	—	Ø100mm	1%
	—	Ø150mm	1%
Ventilação	—	Ø75mm	1%
	—	Ø90mm	1%
	—	Ø100mm	1%
	—	Ø150mm	1%
	—	Ø75mm	1%

Em casos que a inclinação for diferente da especificada, esta será especificada em planta.

Legenda	
Joelho 90	○
Joelho 90- coluna	○
Joelho 90- coluna bolsa	○
Junção simples- coluna	◁
Te sanitário	○
Terminal de ventilação- coluna	○

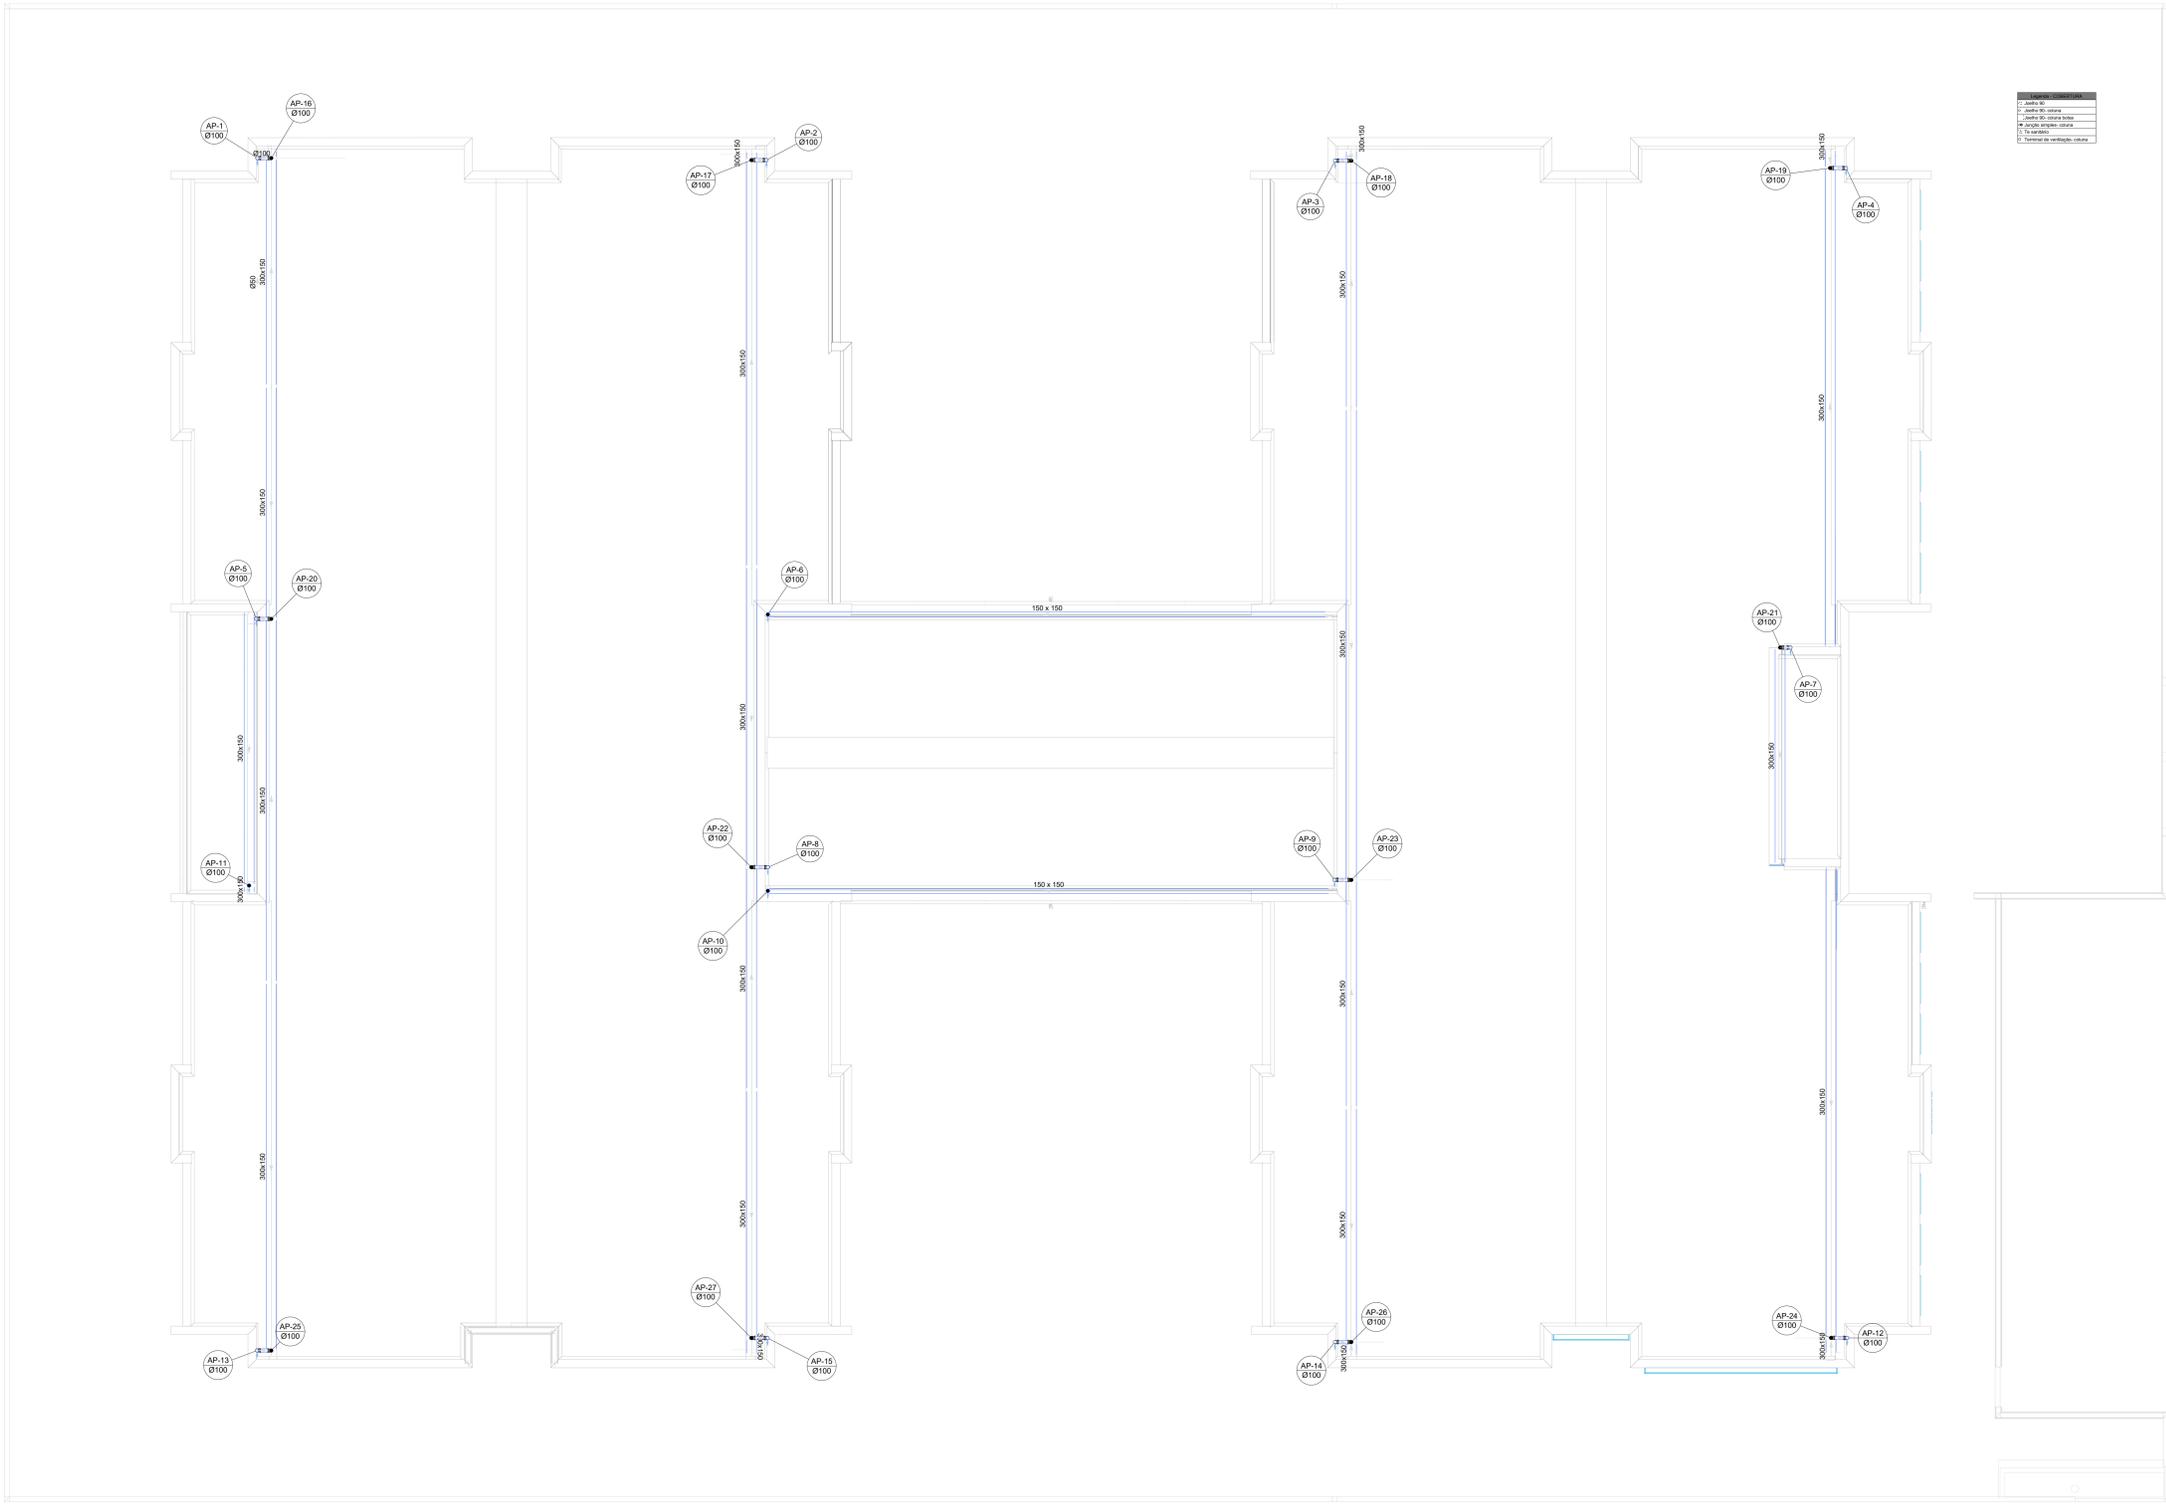

**2** PLANTA BAIXA COBERTURA - REDE PLUVIAL  
ESCALA 1/75

Nº	DATA	DESCRIÇÃO
03	JANEIRO/2023	Revisão geral da disciplina conforme a atualização da arquitetura. Reordenamento das pontas de água Plu, esgoto cloacal e pluvial para adequação da arquitetura e novo layout. Adesão à NBR 5502:2022.
02	JANEIRO/2017	Adesão à NBR 5502:2015. Alteração: quadro de áreas, fechamento frontal, sanitários 1 e 2, altura da platibanda, mobiliário e equipamentos, altura da varanica nos sanitários, cor dos paredes dos tubos e altura da porta FM. Acréscimo: gradil e quadro de cargas no cabeleiro d'água, de duchas higiênicas e escaninhos pré-escudo.
01	JULHO/2016	Alteração paredes - shaft para tubulação hidráulica e detalhamento; alteração da altura da platibanda.

CONTROLE DE REVISÕES

<b>FNDE</b> MINISTÉRIO DA EDUCAÇÃO	
<b>PROJETO PADRÃO - FNDE</b>	
PROPRIETÁRIO:	
ENDEREÇO:	
MUNICÍPIO - UF:	
PROPRIETÁRIO:	
RESP. TÉCNICO:	CAU / CREA
AUTOR DO PROJETO:	CAU / CREA
APROVAÇÕES	CAU / CREA
	PREFEITURA / RA
OBSERVAÇÕES:	
<b>CRECHE PRÉ-ESCOLA TIPO 1</b>	
<b>PROJETO DE ESGOTO SANITÁRIO E ÁGUAS PLUVIAIS</b>	
COORDENAÇÃO CGEST - Coordenação Geral de Infraestrutura Educativa	INSTALAÇÃO ÁGUAS PLUVIAIS LANÇAMENTO DA REDE PLUVIAL PLANTA DE COBERTURA
REVISÃO R.00 R.01 R.02	ESCALA 1/75 DATA EMISSÃO JAN/2023
FRANCOIA 06/18	HEP