


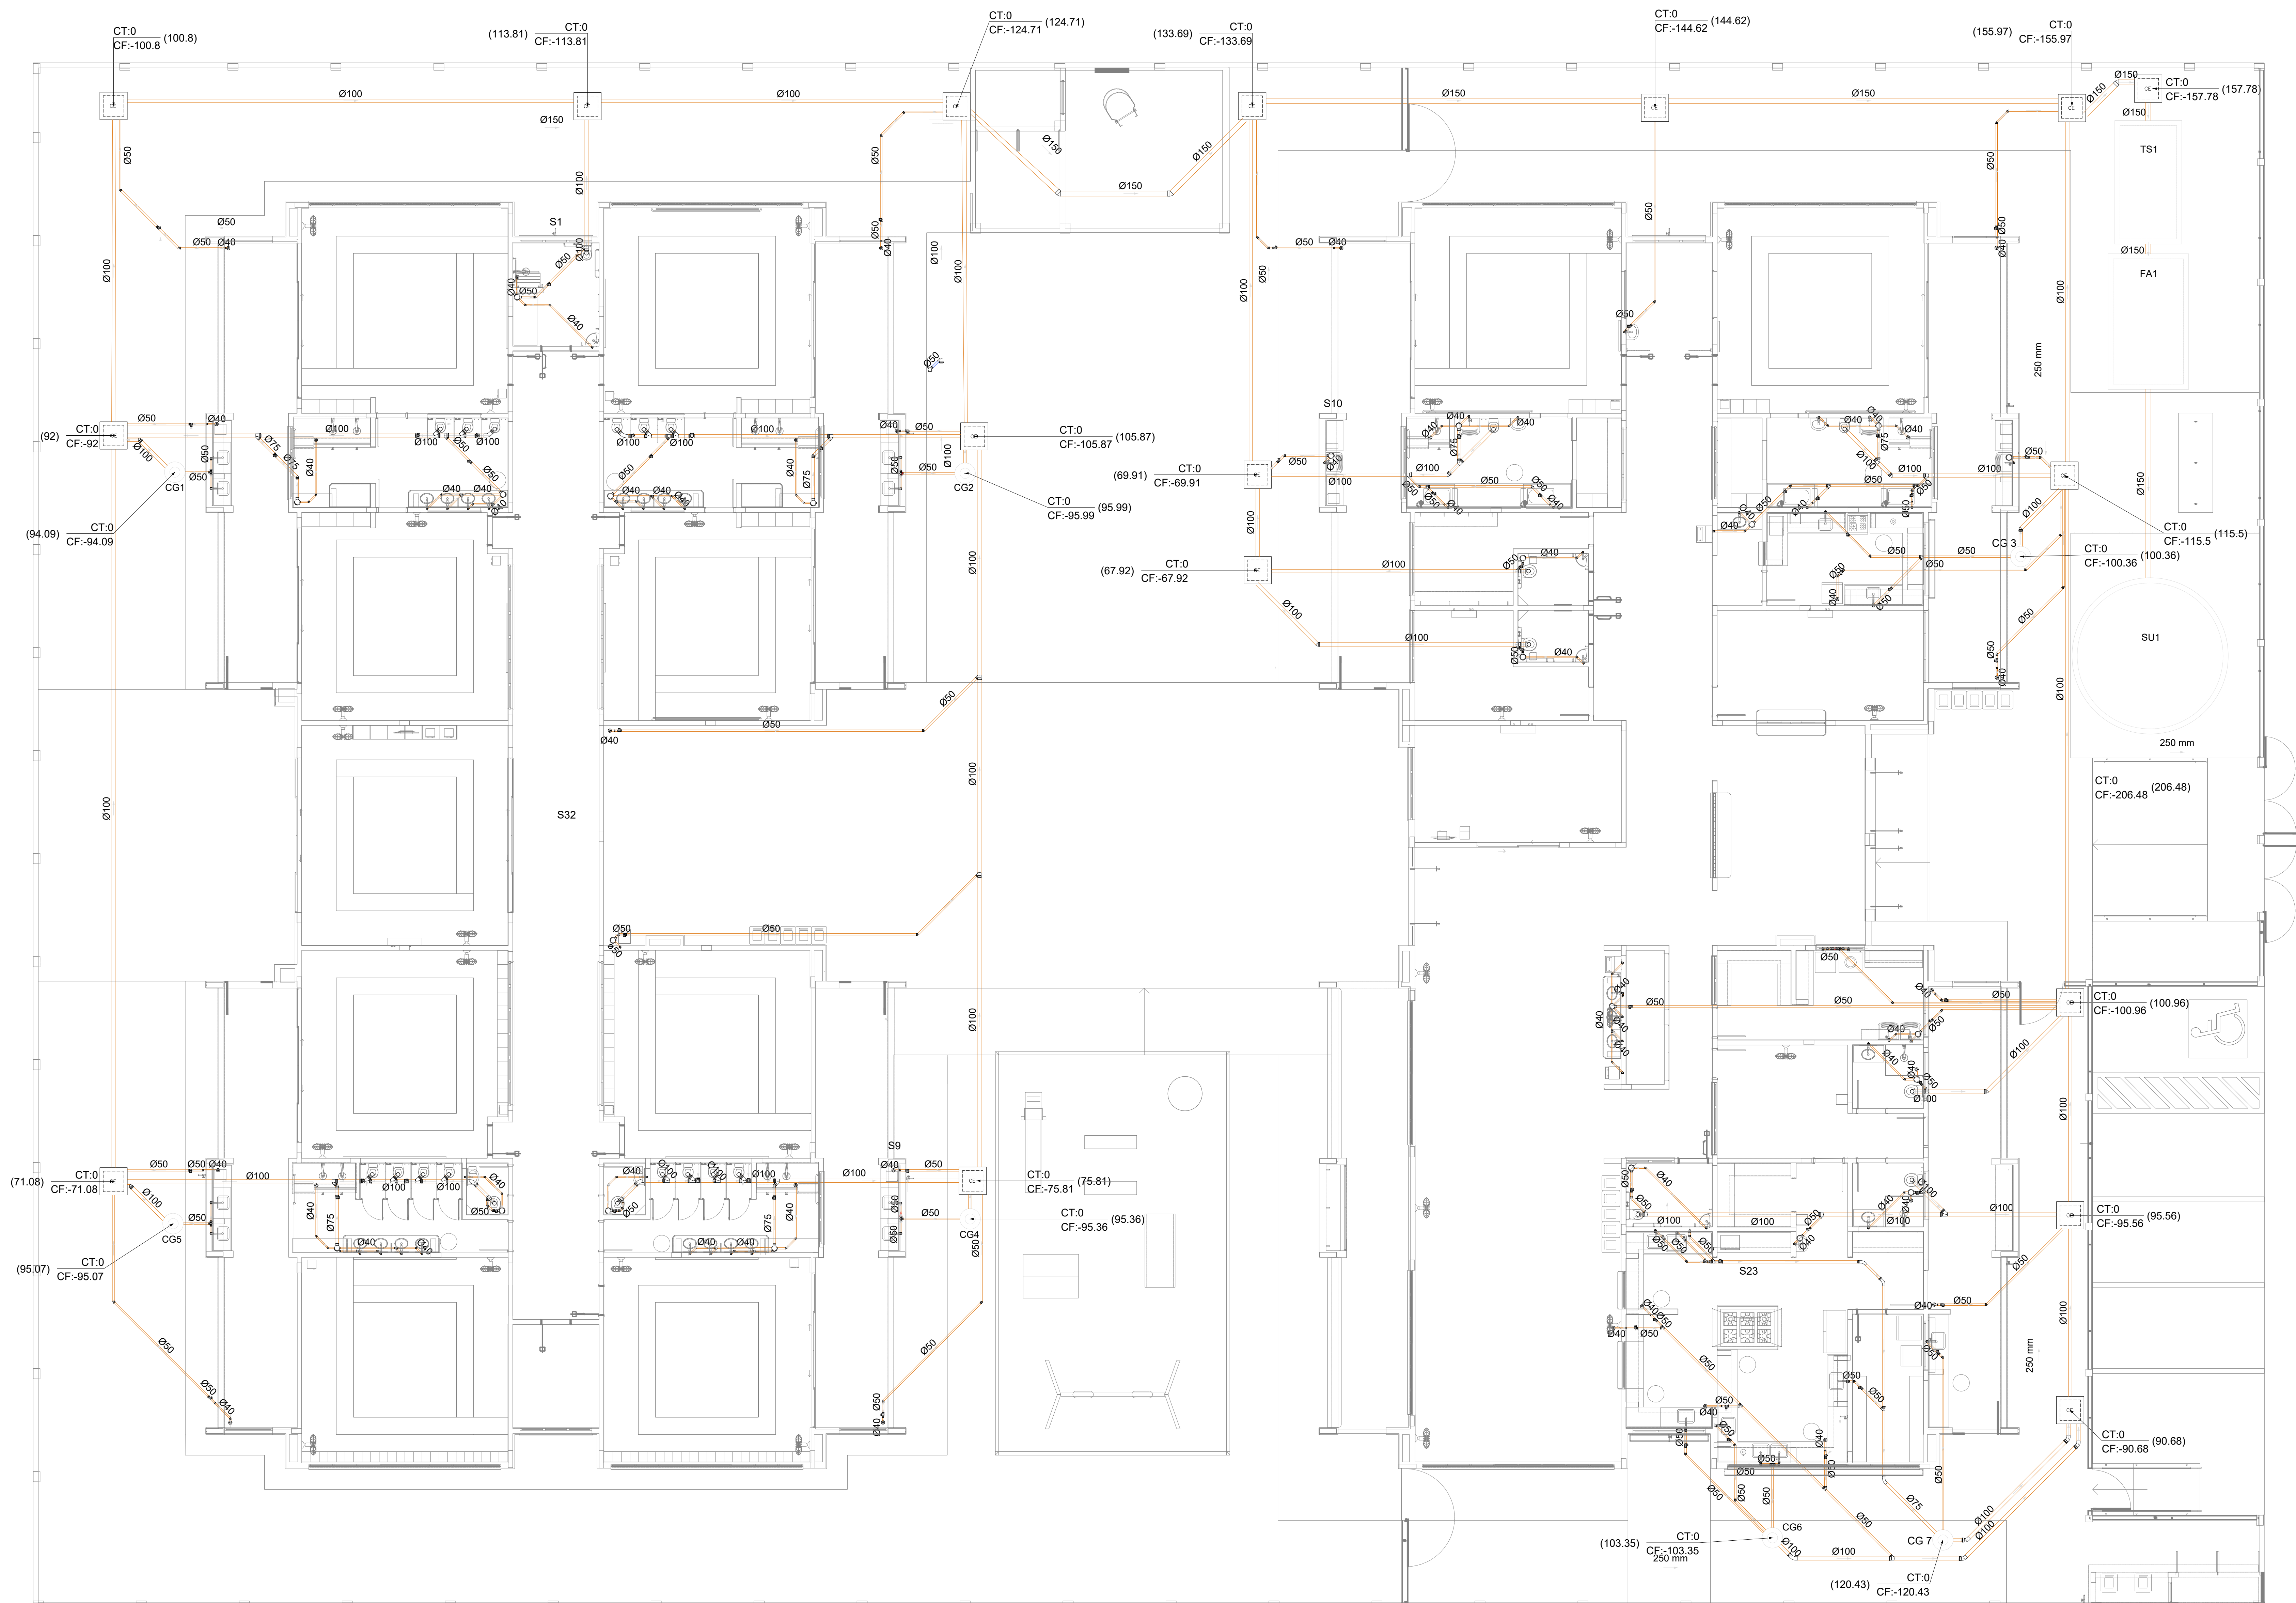

| Legenda de condutos |  | Legenda inclinação |    |
|---------------------|--|--------------------|----|
| Esgoto              |  | Ø40mm              | 2% |
|                     |  | Ø50mm              | 2% |
|                     |  | Ø75mm              | 2% |
|                     |  | Ø100mm             | 1% |
| Pluvial             |  | Ø150mm             | 1% |
|                     |  | Ø75mm              | 1% |
|                     |  | Ø100mm             | 1% |
|                     |  | Ø150mm             | 1% |
| Ventilação          |  | Ø50mm              | 1% |
|                     |  | Ø75mm              | 1% |

Fm casos que a redação for diferente da descrita na tabela, estará especificado em planta

| Legenda |                                           |
|---------|-------------------------------------------|
|         | Bebedouro                                 |
|         | Bucha de redução longa                    |
|         | Caixa Sifonada                            |
|         | Caixa de areia pluvial c/ grelha          |
|         | Caixas Inspeção Esgoto Simples            |
|         | Caixa sifonada                            |
|         | Ralo seco                                 |
|         | Curva 45° Longa para Esgoto Sanitário     |
|         | Curva 45° curta Amanco                    |
|         | Curva 90 curta- coluna                    |
|         | Joelho 45                                 |
|         | Joelho 90                                 |
|         | Joelho 90- coluna                         |
|         | Joelho 90- coluna bolsa                   |
|         | Junção invertida                          |
|         | Junção simples                            |
|         | Junção simples c/ redução                 |
|         | Junção simples- coluna                    |
|         | Lavatório Residencial com sifão           |
|         | Luva simples- coluna                      |
|         | Máquina de Lavar Louças- DN 50mm          |
|         | Máquina de Lavar Roupas DN 50mm           |
|         | Pia de Cozinha Residencial com Sifão 50mm |
|         | Ramais de Ventilação                      |
|         | Redução excêntrica                        |
|         | Tanque de Lavar Roupas DN 40mm            |
|         | Vaso Sanitário c/ curva 90°               |

|    |               |                                                                                                                                                                                                                                                                                                                                              |
|----|---------------|----------------------------------------------------------------------------------------------------------------------------------------------------------------------------------------------------------------------------------------------------------------------------------------------------------------------------------------------|
| 03 | JANEIRO/ 2023 | Revisão geral da disciplina conforme a atualização da arquitetura. Redimensionamento dos pontos de água fria, esgoto cloacal e pluvial para adequação da arquitetura e novo layout. Atualização a NBR 5626/2022.                                                                                                                             |
| 02 | JANEIRO/ 2017 | Acordamento à NBR 9550/2015. Alteração: quadro de áreas, fechamento frontal, sanitários 1 e 2, altura da plataforma, mobiliário e equipamento, altura da cerâmica nos sanitários, cor dos portões dos subterros e altura da porta P44. Acréscimo: grati e quadro de cargas no canteiro d'água, de duchas higiênicas e escaninhos pré-escala. |
| 01 | JULHO/ 2016   | Alteração paredes - shaft para tubulação hidráulica e detalhamento; alteração da altura da plataforma.                                                                                                                                                                                                                                       |
| N° | DATA          | DESCRIÇÃO                                                                                                                                                                                                                                                                                                                                    |

CONTROLE DE REVISÕES

|                                                         |  |                        |
|---------------------------------------------------------|--|------------------------|
|                                                         |  | MINISTÉRIO DA EDUCAÇÃO |
| PROJETO PADRÃO - FNE                                    |  |                        |
| PROPRIETÁRIO:                                           |  |                        |
| ENDEREÇO:                                               |  |                        |
| MUNICÍPIO - UF:                                         |  |                        |
| PROPRIETÁRIO:                                           |  |                        |
| RESP. TÉCNICO: CAU / CREA                               |  |                        |
| AUTOR DO PROJETO: CAU / CREA                            |  |                        |
| APROVAÇÕES                                              |  | CAU / CREA             |
|                                                         |  | PREFEITURA / RA        |
| OBSERVAÇÕES:                                            |  |                        |
| CRECHE PRÉ-ESCOLA TIPO 1                                |  |                        |
| PROJETO DE ESGOTO SANITÁRIO E ÁGUAS PLUVIAIS            |  |                        |
| COORDENAÇÃO                                             |  | HEP                    |
| CGEST - Coordenação Geral de Infraestrutura Educacional |  |                        |
| REVISÃO                                                 |  | PRONCHIA               |
| R.00 R.03                                               |  |                        |
| R.01 R.02                                               |  |                        |
| FORMATO (1189x841)                                      |  |                        |
| ESCALA 1:75                                             |  |                        |
| DATA EMISSÃO JAN/2023                                   |  |                        |
|                                                         |  | 03/18                  |

1 PLANTA BAIXA TÉRREO - REDE DE ESGOTO SANITÁRIO  
ESCALA 1/75