



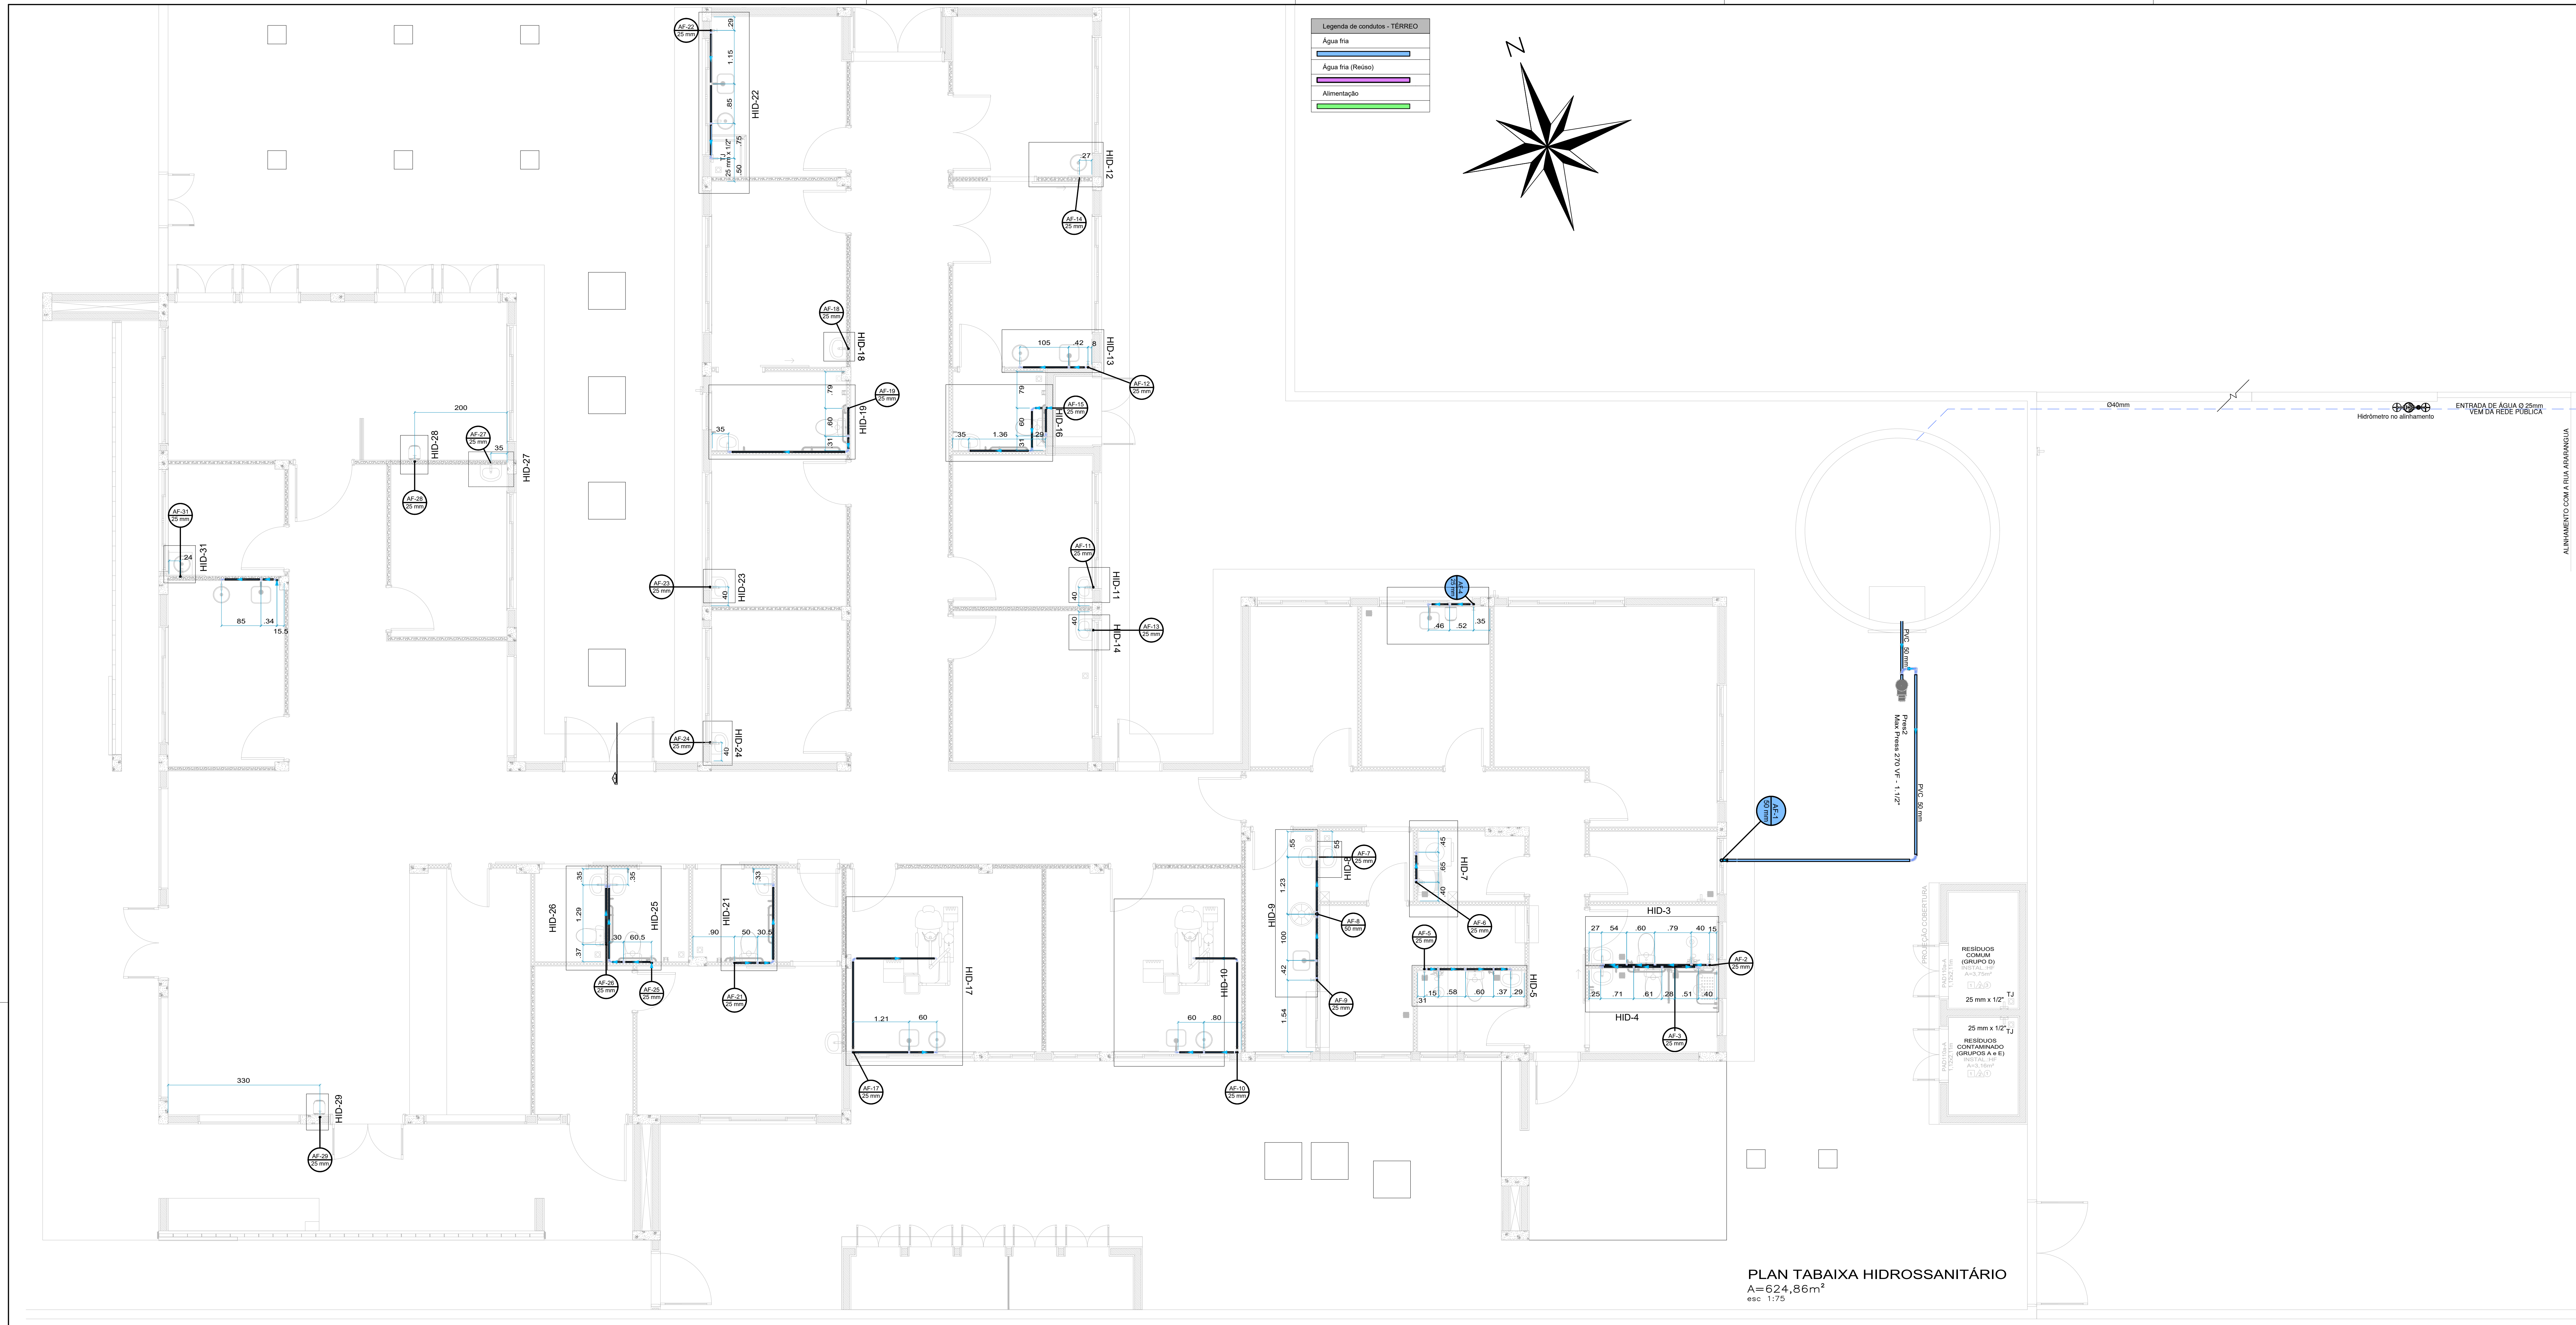

- Legenda de condutos - TERREO
- Água fria
 - Água fria (Reúso)
 - Alimentação

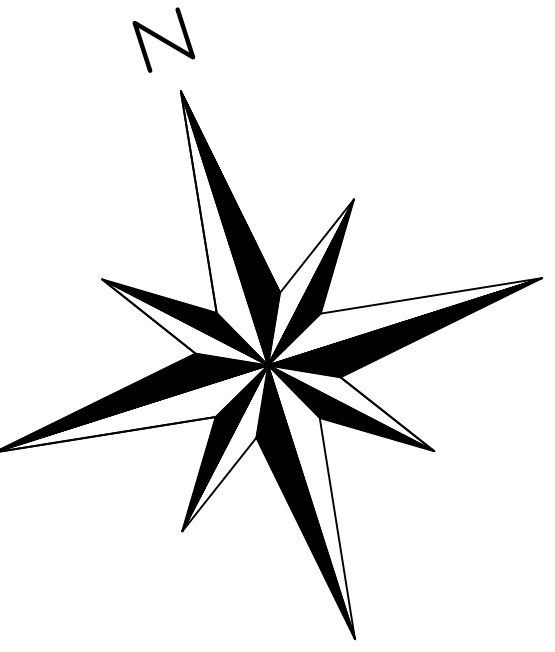

ALINHAMENTO COM A RUA ARAGUANGUA

EQUIPE TÉCNICA DA DEPLAN:

ASAFÉ ROMERSON FAGUNDES, ENGENHEIRO CIVIL - CREA 218863
CARLA VOLPATO - ARQUITETA E URBANISTA - CAU A228662
FABIANA SILVA DE AVILA - ARQUITETA E URBANISTA - CAU 481788-0
JESUN ROGITO CARREGGIANI - ARQUITETO E URBANISTA - CAU 480104
MARIA OLIVEIRA - ARQUITETA E URBANISTA - CAU 871715
PEDRO NUNES SANTANA - CREA 50119781
RENATO TREVISAN DUARTE - ENGENHEIRO CIVIL - CREA 57182-0

ESTADO DO RIO GRANDE DO SUL
PREFEITURA MUNICIPAL DE IMBÊ
AVENIDA PARACASSO, 1043 - CENTRO - CEP 95.625-000 - IMBÊ - RS
FONE: 51 3627.2655 - FAX: 51 3627.8200

OBRA: UBS PORTE 2 - CENTRO

2 EQUIPES DE SAÚDE DA FAMÍLIA E 2 EQUIPES DE SAÚDE BUCAL

ENDEREÇO DA OBRA: AVENIDA ITAMANDÁ - BARRIO CENTRO - SETOR - 45 - QUADRA 104 (D-3) - IMBÊ/RS

COORDENADAS: -29.865993543207432, -50.13695923205024

ADMINISTRAÇÃO
2025/2029

SECRETARIA MUNICIPAL DE SAÚDE

SMS

fabianak@imbe.rs.gov.br

PREFEITURA MUNICIPAL DE IMBÊ

PROPRIETÁRIO

CNPJ: 09.256602.0001/84

MAGDA REGINA DORR
SECRETARIA MUNICIPAL DE SAÚDE
PORTARIA: 1288/2022

FABIANA KENIA DE AVILA
ARQUITETA E URBANISTA
CAU 481788-0
PORTARIA: 067/2014

PROJETO: HIDROSSANITÁRIO
PLANTA BAIXA HIDROSSANITÁRIO - ÁGUA FRIA

ESTAGÁRIOS: PAULO DALINE

DESENHO: FKA

ESCALA: INDICADAS

DATA: MAR/2025

ÁREA: 624,86m²


PRANCHAL: 13/17

PLAN TABAIXA HIDROSSANITÁRIO
A=624,86m²
esc 1:75

Plantas baixas do Castelo d'Água

Escala indicada


Legenda de peças - N 0 - Castelo d'água		
Metais		
F1	Válvula de Esfera	1pc
	2 1/2"	
	PVC rígido soldável	
	Adapt sold curto obolea-rosca p registro	
	75 mm - 2.1/2"	2pc
Metais		
F2	Válvula de retenção vertical	1pc
	1"	
	PVC rígido soldável	
	Adapt sold curto obolea-rosca p registro	
	32 mm - 1"	2pc

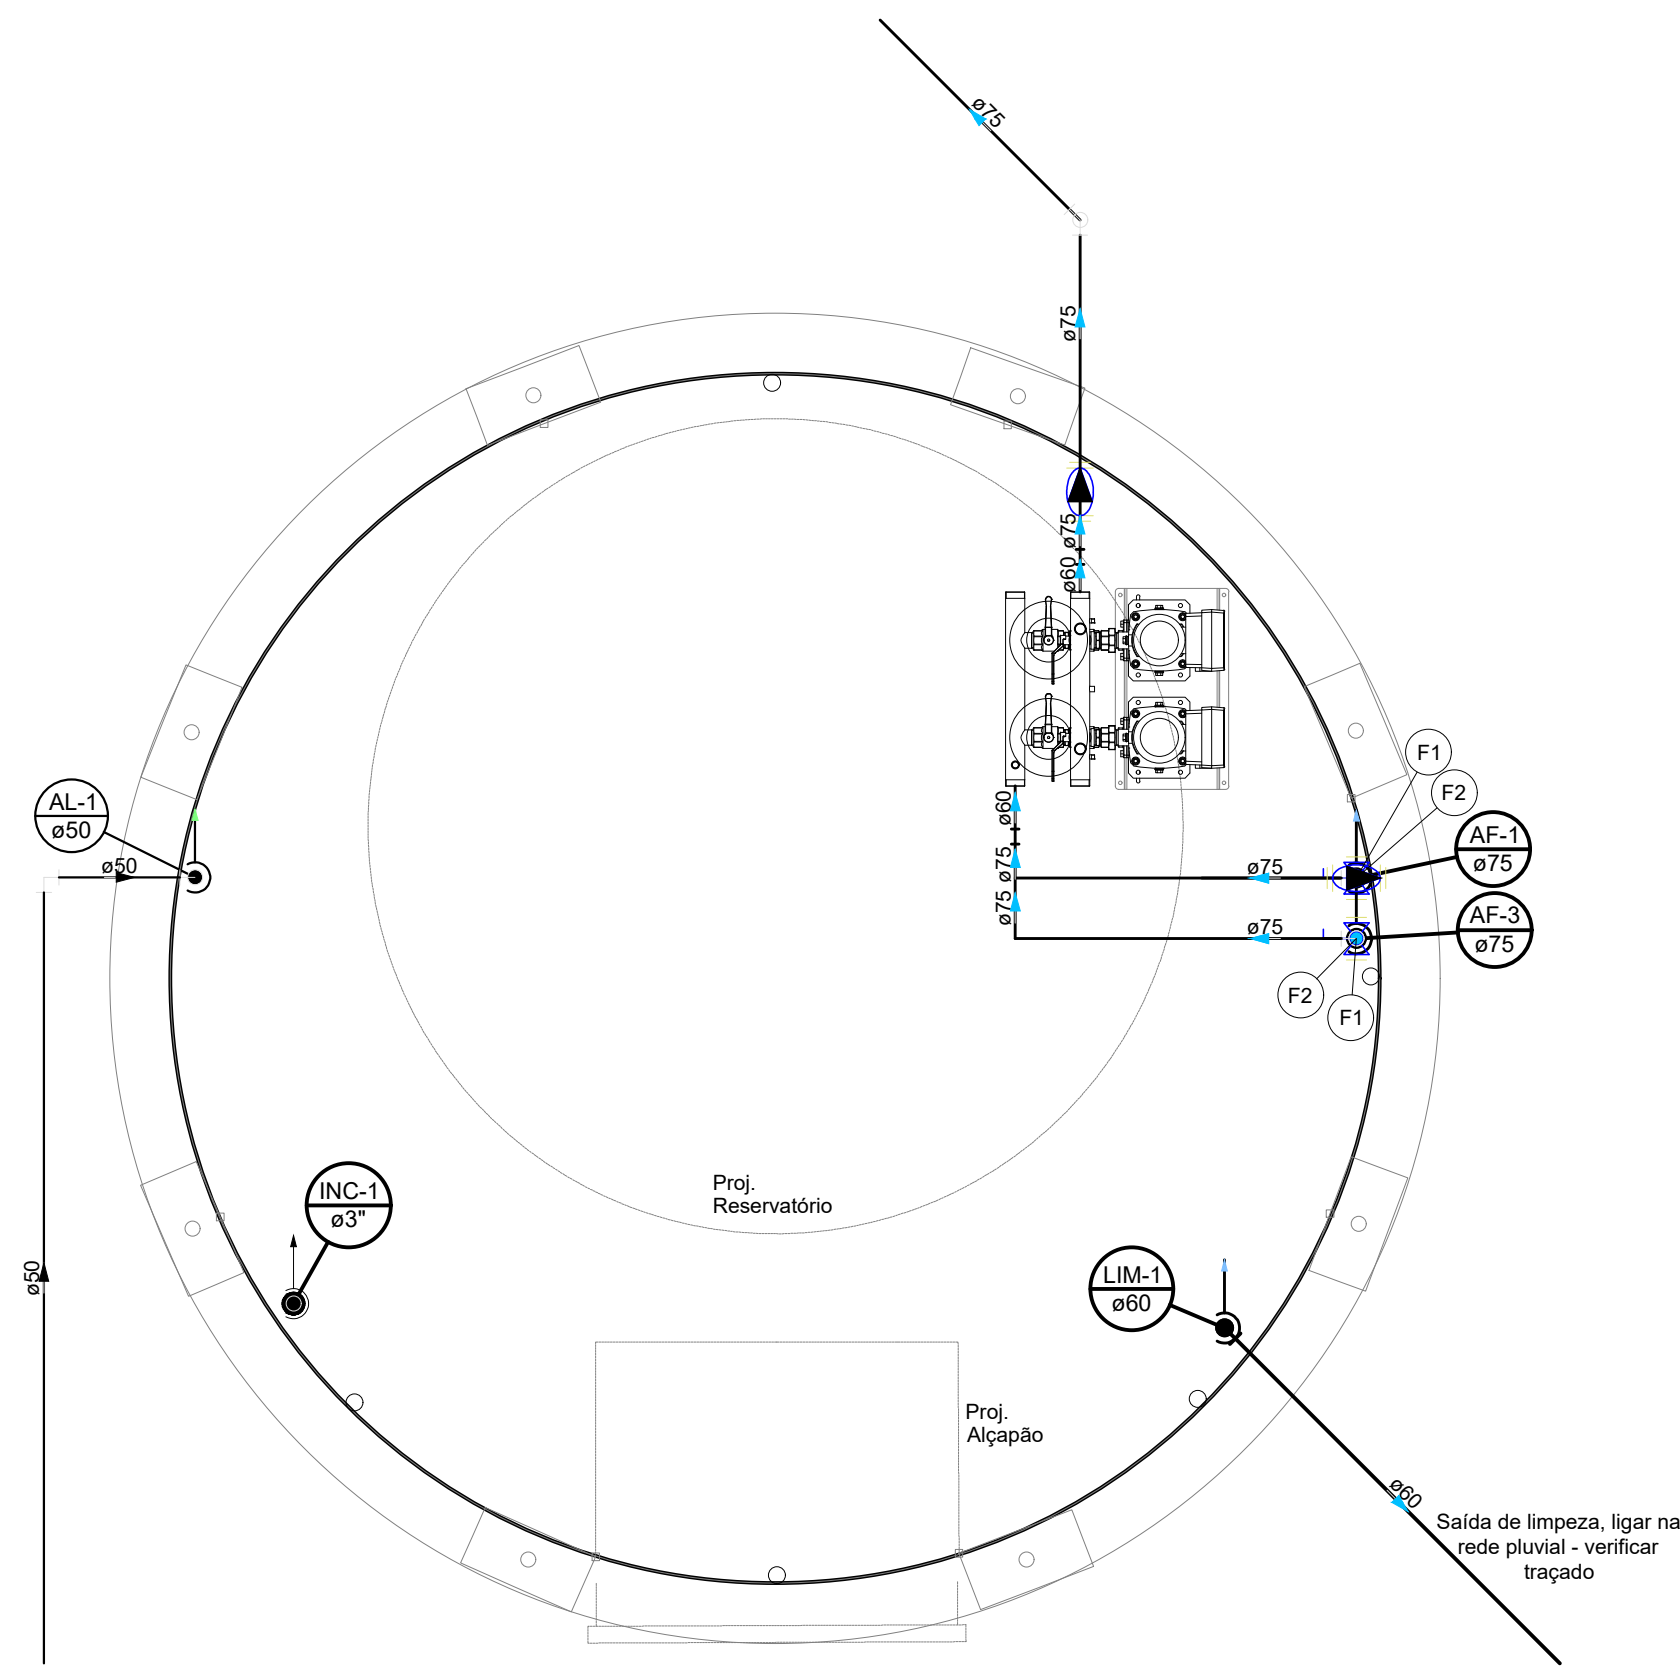

Detalhe N-0

Escala 1:25


Legenda de peças - N 1 - Castelo d'água		
Metais		
A1	Registro de gaveta bruto ABNT	1pc
	1.1/2"	
	PVC rígido soldável	
	Adapt sold curto obolea-rosca p registro	
	50 mm - 1.1/2"	2pc
Metais		
F2	Registro de gaveta bruto ABNT	1pc
	2"	
	PVC rígido soldável	
	Adapt sold curto obolea-rosca p registro	
	60 mm - 2"	2pc

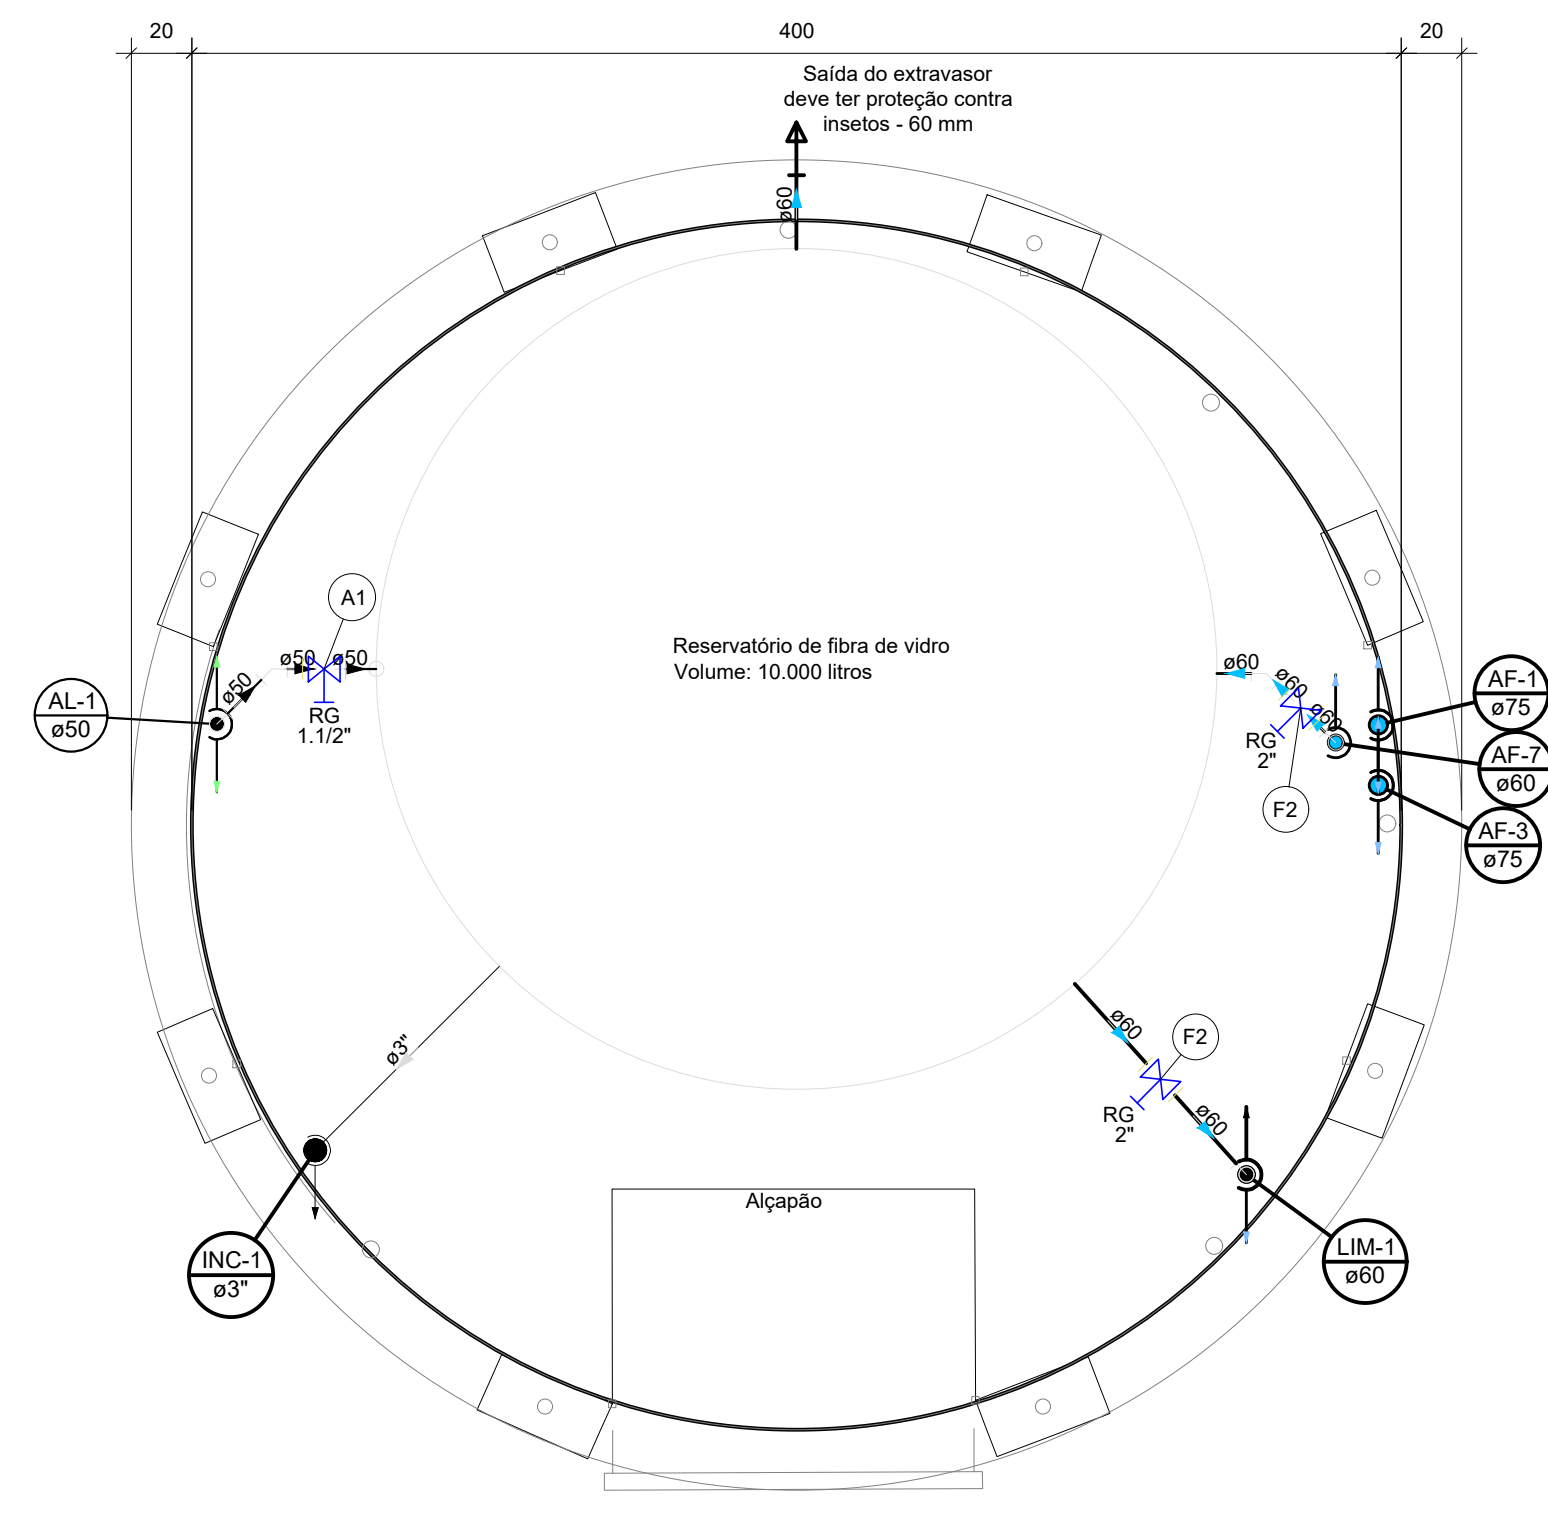

Detalhe N-1

Escala 1:25


Legenda de peças - N 2 - Castelo d'água		
Metais		
A1	Registro de gaveta bruto ABNT	1pc
	1.1/2"	
	PVC rígido soldável	
	Adapt sold curto obolea-rosca p registro	
	50 mm - 1.1/2"	2pc
Metais		
F2	Registro de gaveta bruto ABNT	1pc
	2"	
	PVC rígido soldável	
	Adapt sold curto obolea-rosca p registro	
	60 mm - 2"	2pc

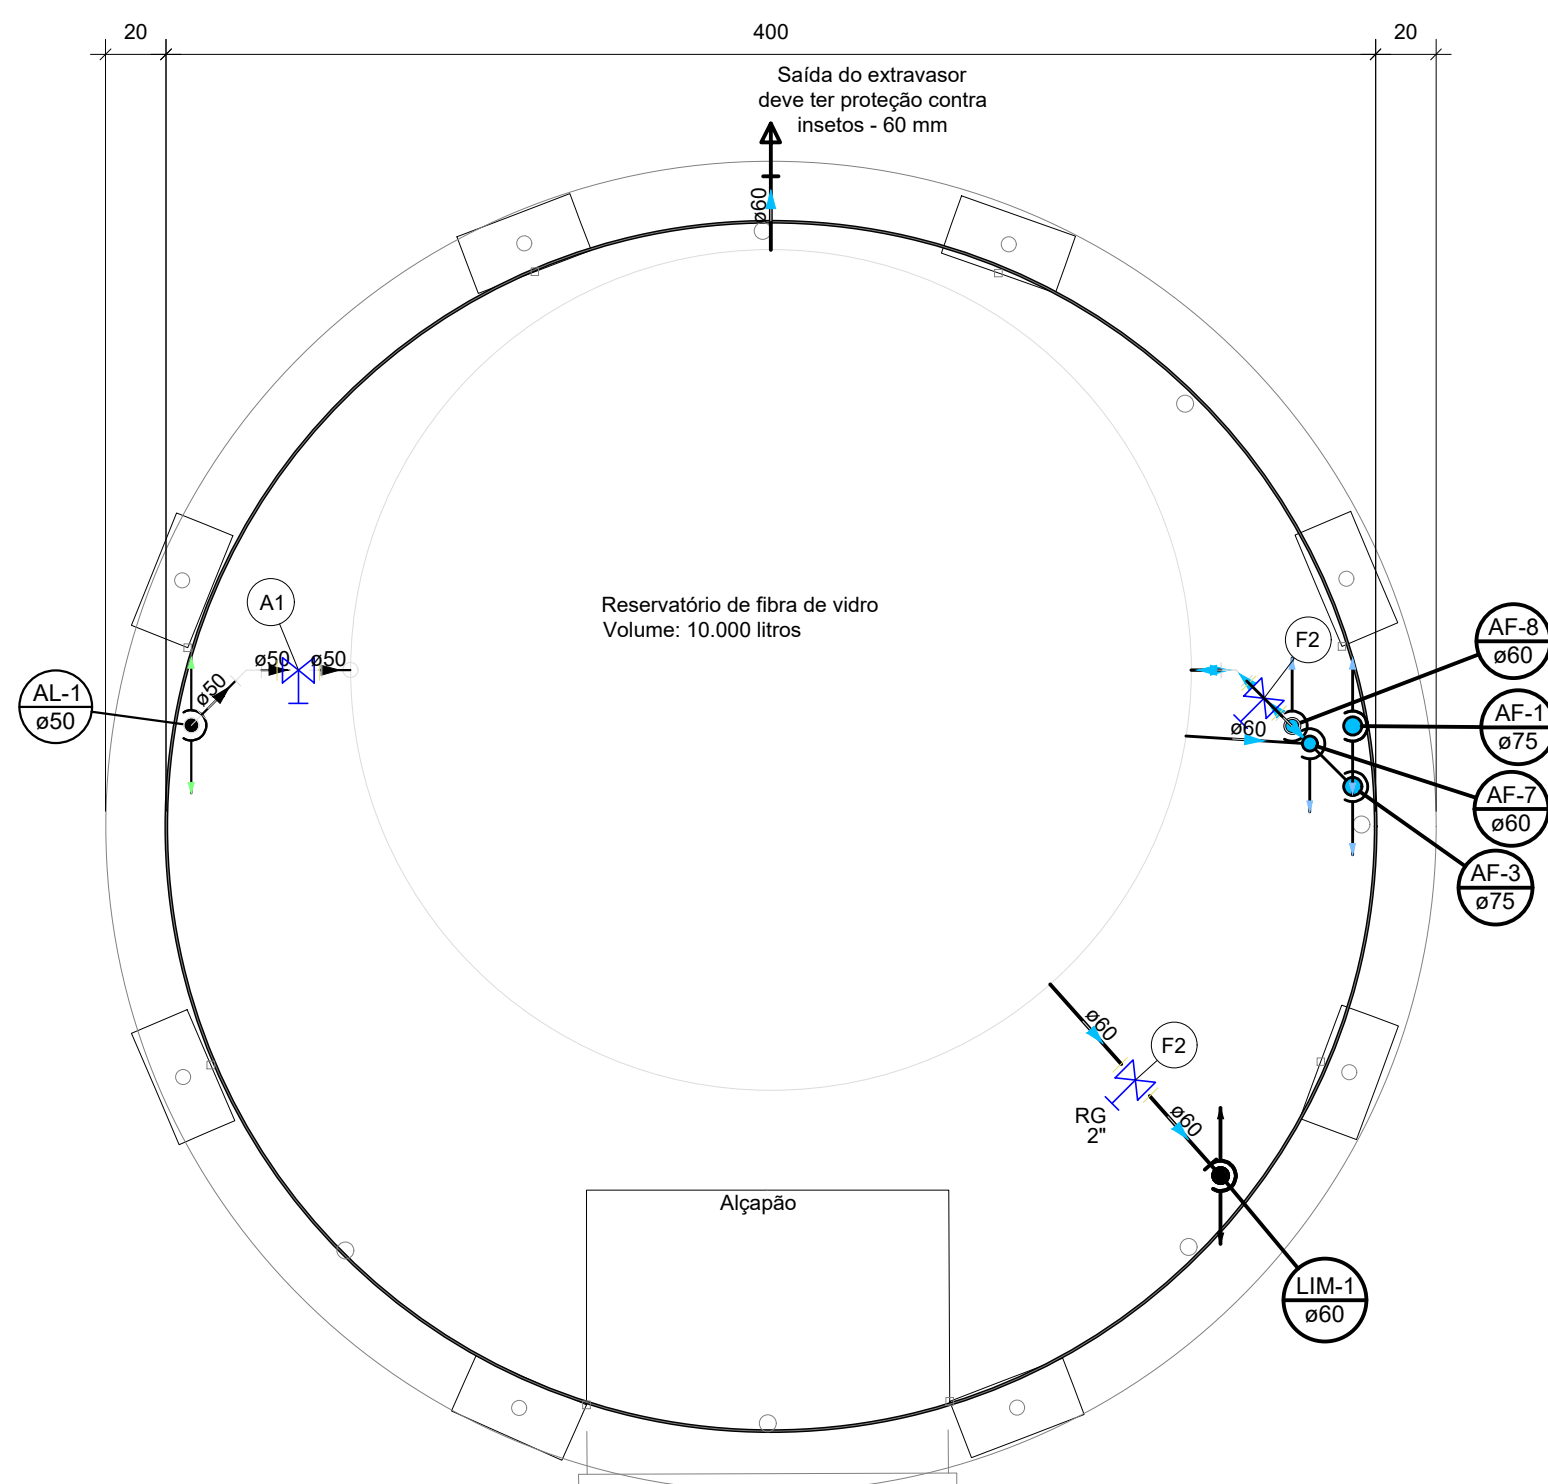

Detalhe N-2

Escala 1:25

Legenda de peças - N 3 - Castelo d'água		
Metais		
A1	Registro de gaveta bruto ABNT	1pc
	1.1/2"	
	PVC rígido soldável	
	Adapt sold curto obolea-rosca p registro	
	50 mm - 1.1/2"	2pc
Metais		
F2	Registro de gaveta bruto ABNT	1pc
	2"	
	PVC rígido soldável	
	Adapt sold curto obolea-rosca p registro	
	60 mm - 2"	2pc


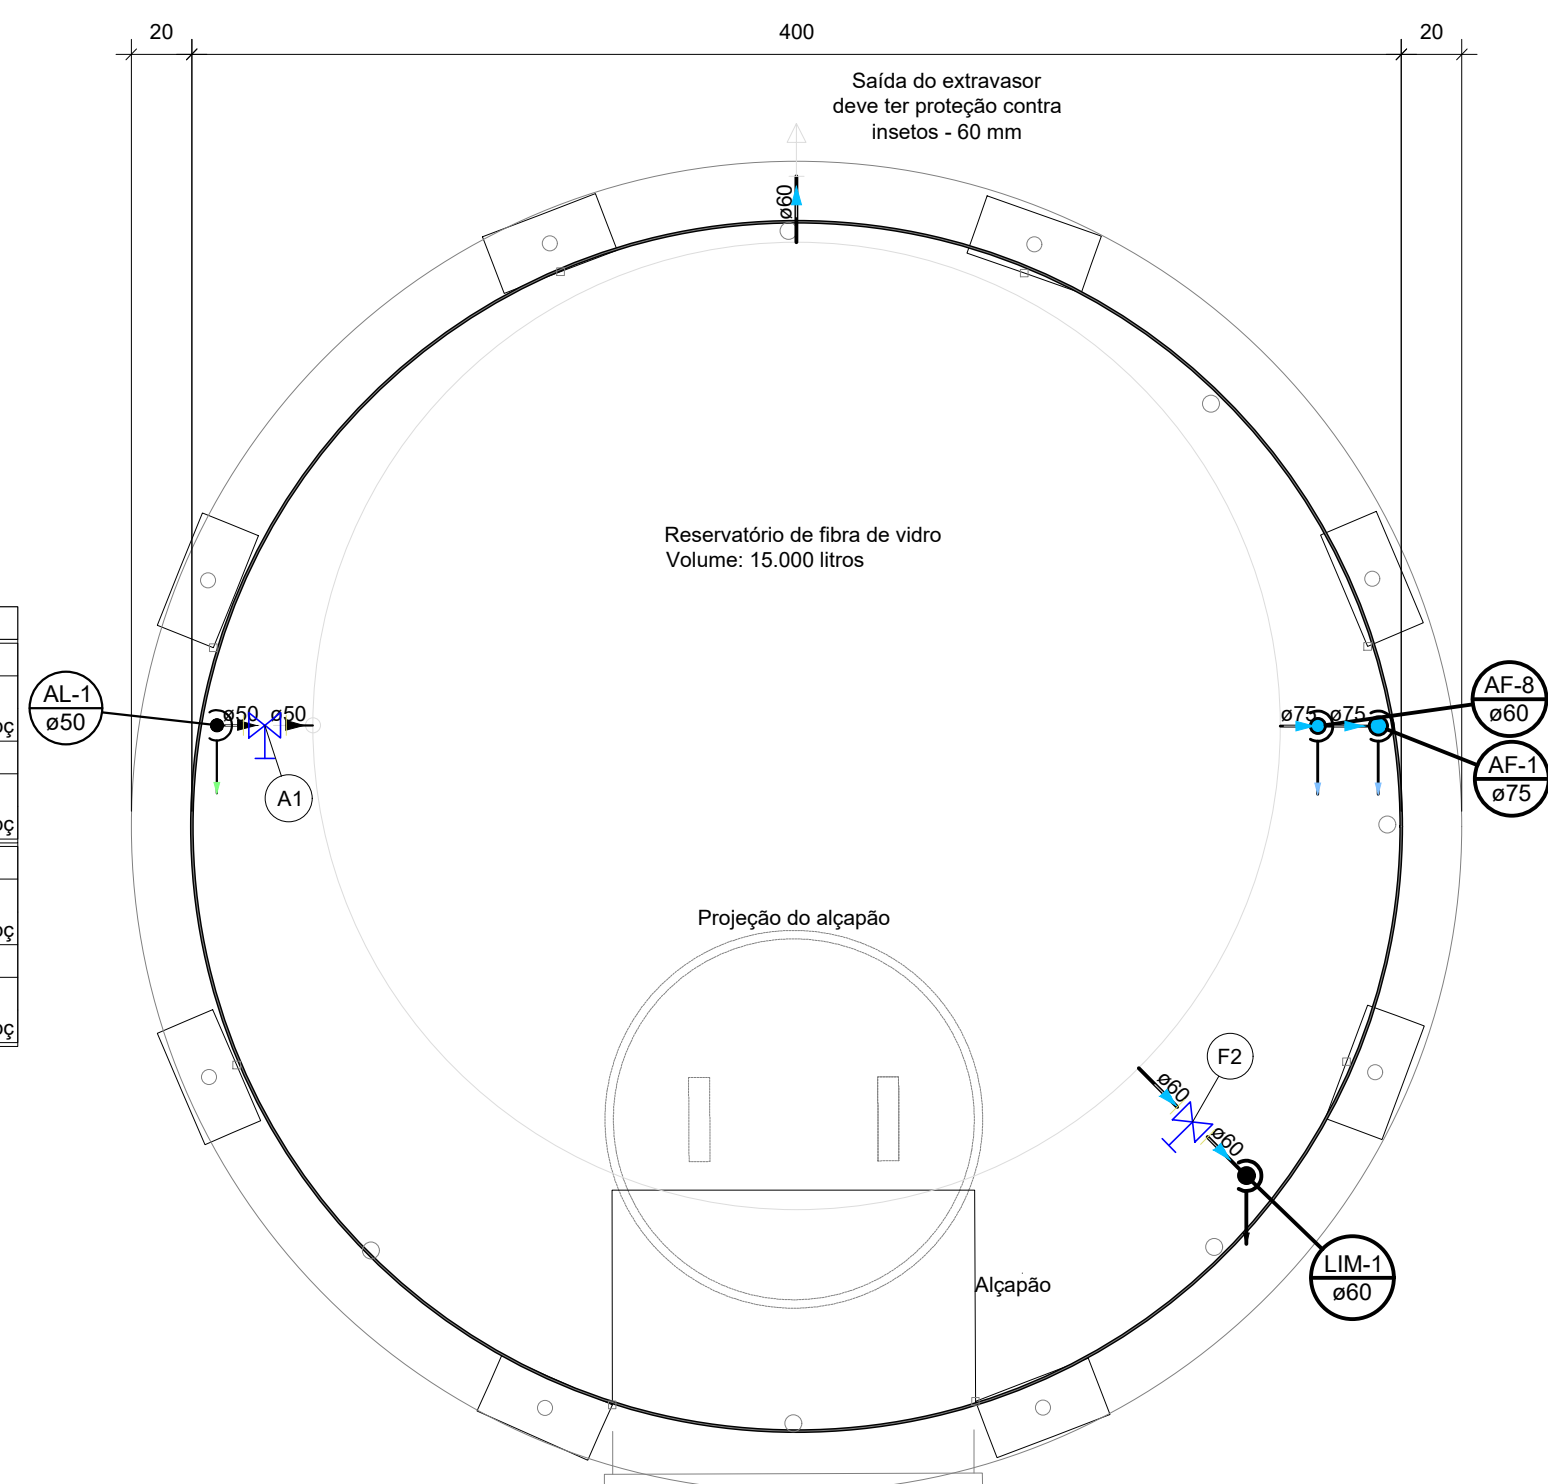


Detalhe N-3


Escala 1:25

Corte esquemático do Castelo d'Água


Sem Escala

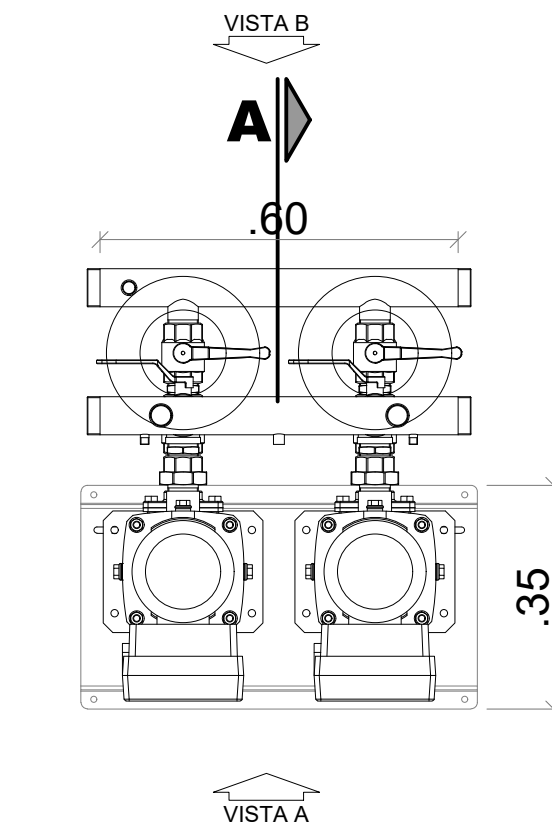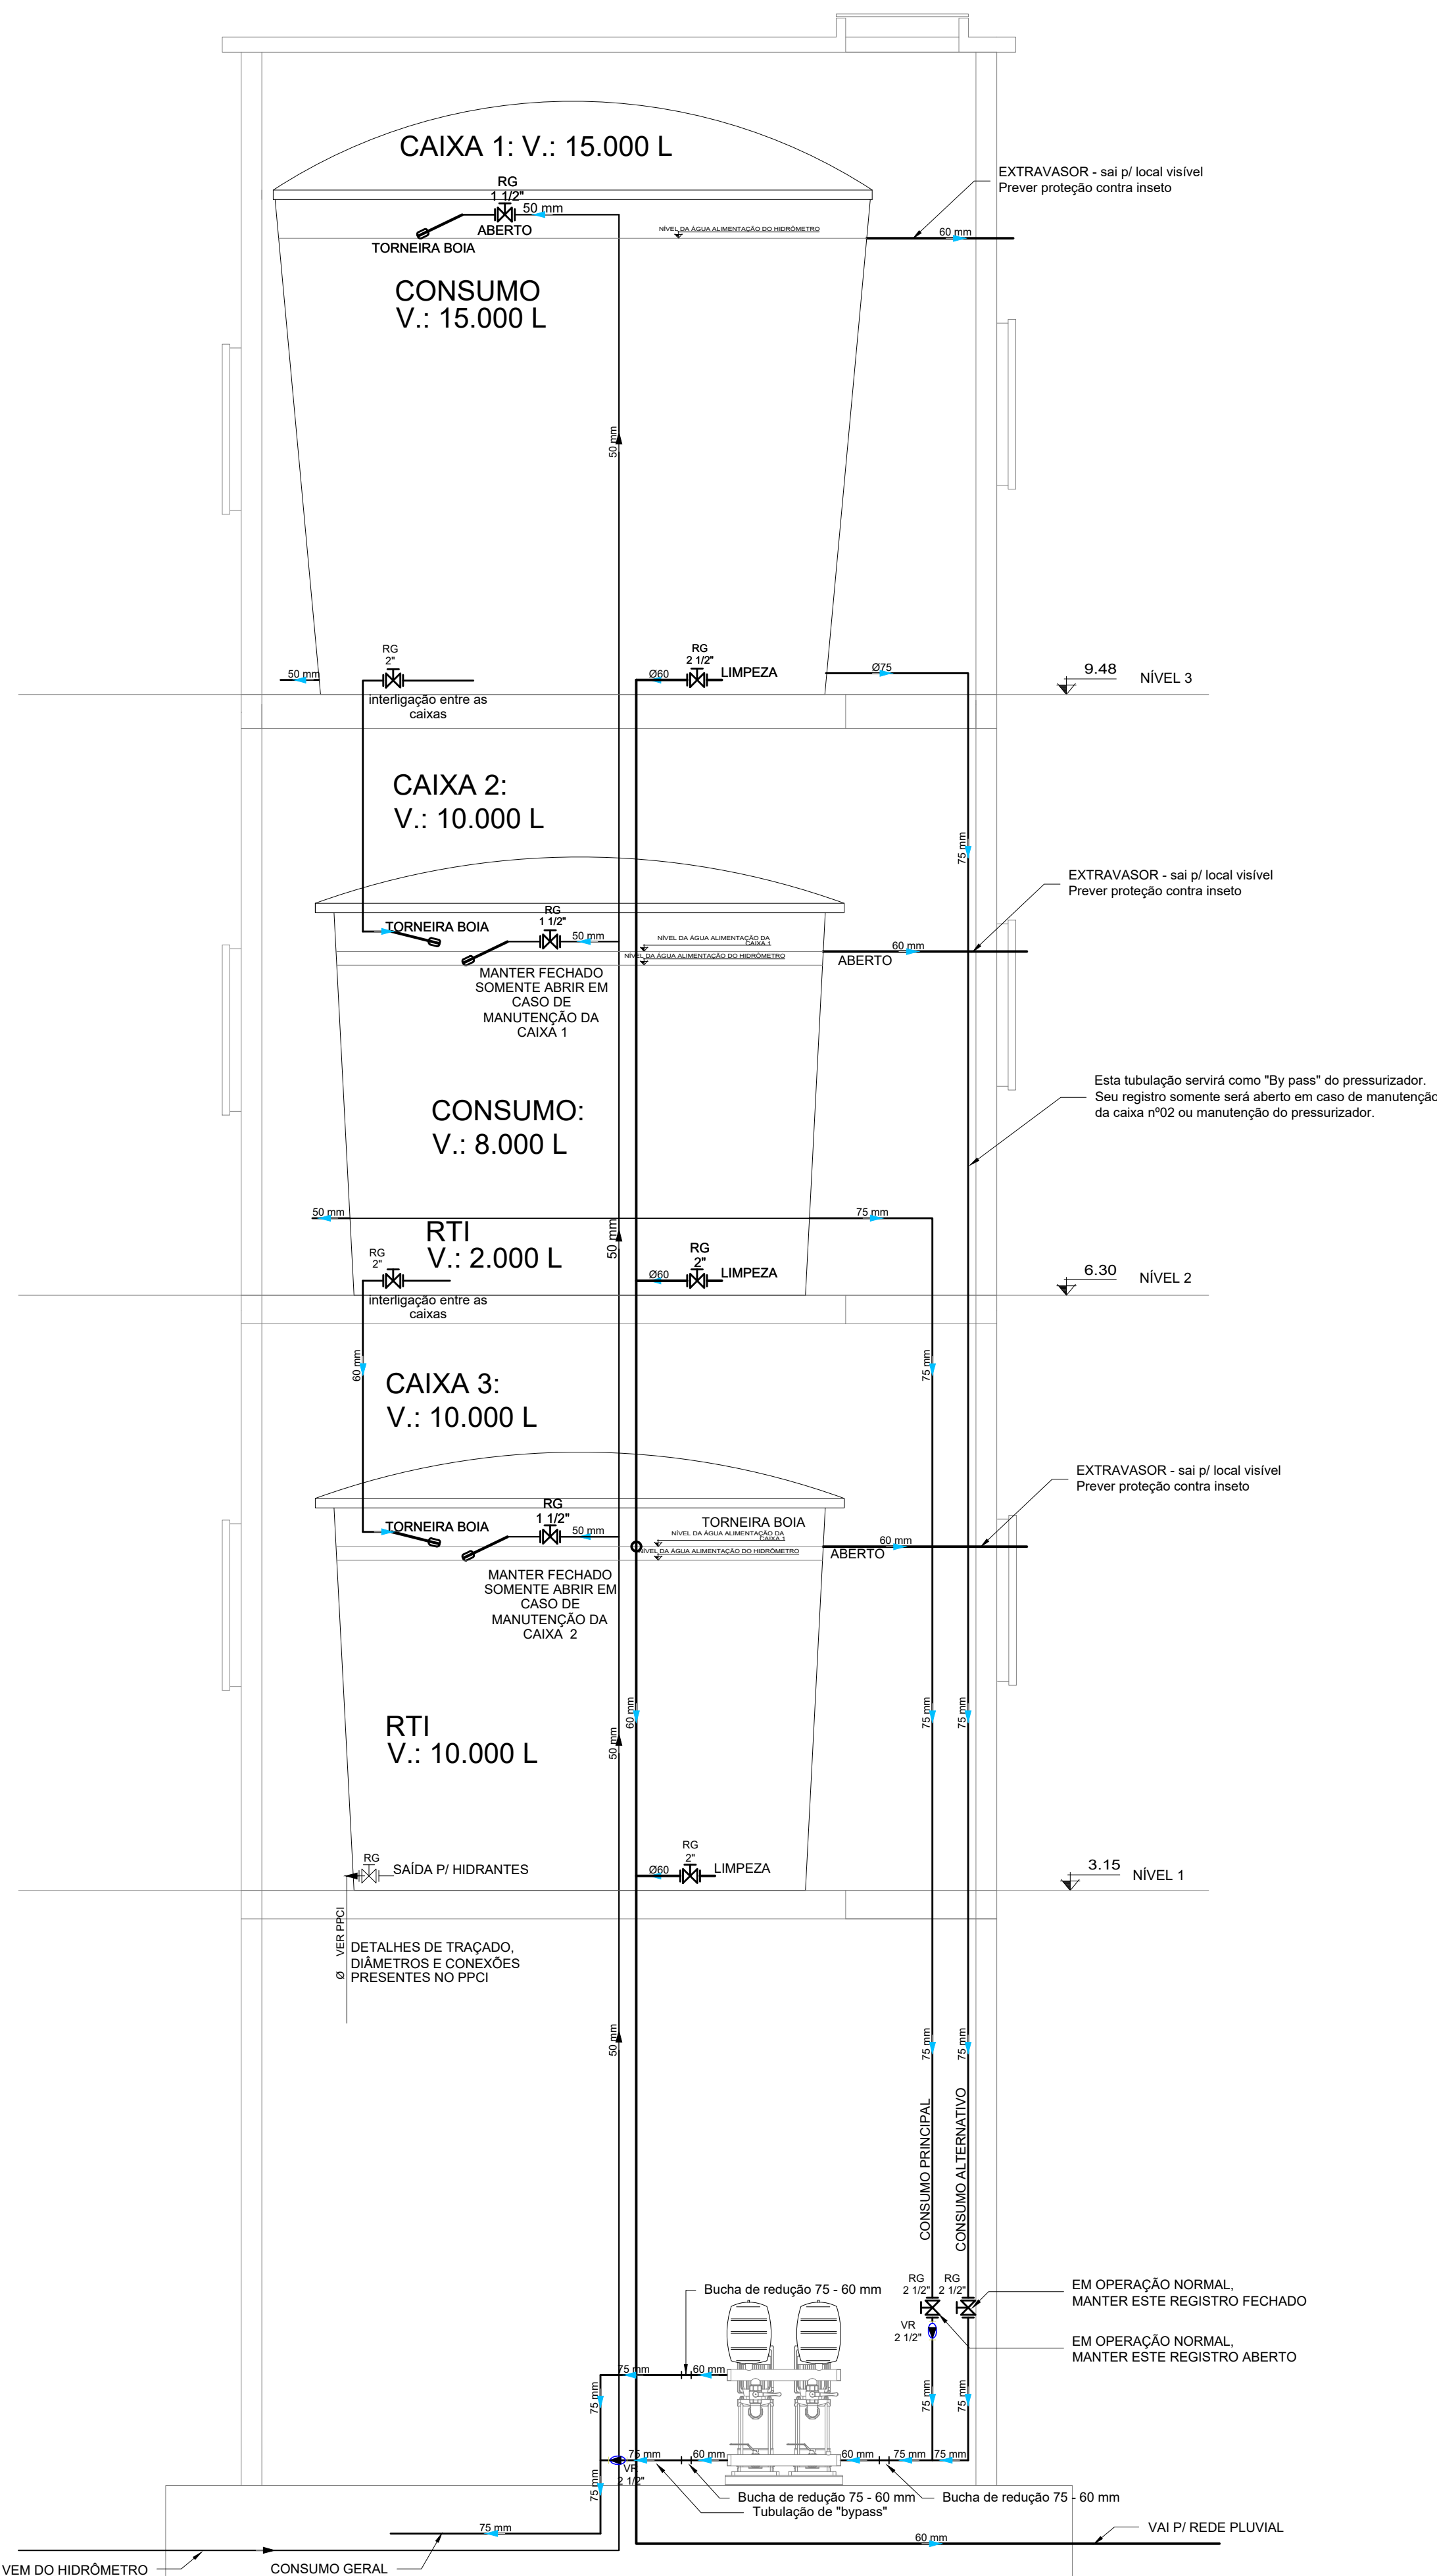


PLANTA BAIXA

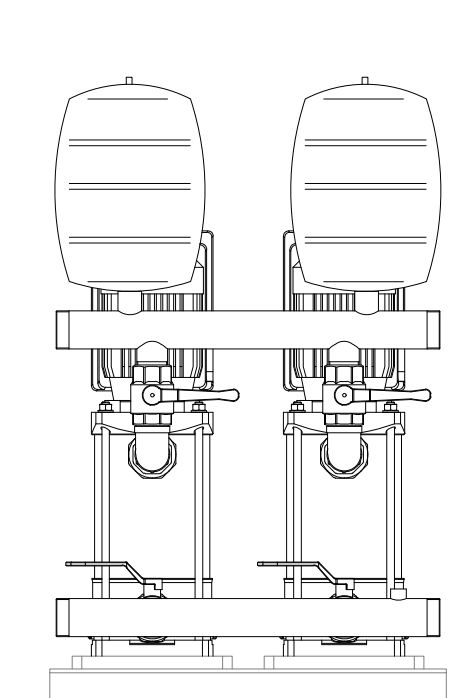

VISTA B

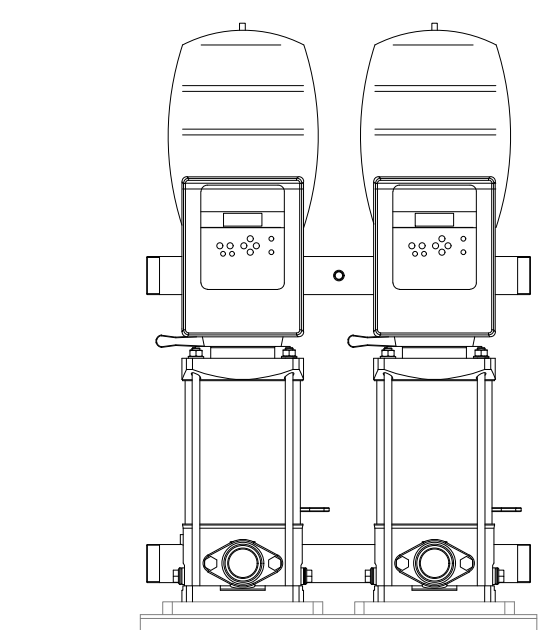

VISTA A

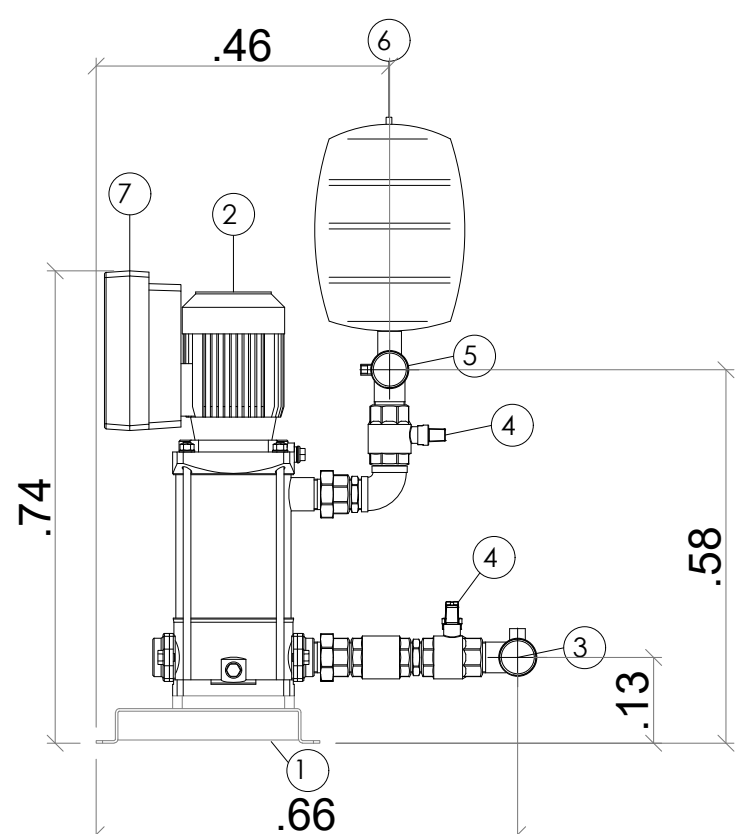

CORTE A

- 01 BASE MONTADA PARA O GRUPO DE PRESSÃO
- 02 GRUPO DE PRESSÃO ROWA VXM 3-20 9-3 COM DUAS BOMBAS DE 2 CV CADA
- 03 TUBULAÇÃO DE ENTRADA Ø 2"
- 04 VÁLVULA DE CORTE
- 05 TUBULAÇÃO DE SAÍDA Ø 2"
- 06 TANQUE DE EXPANSÃO 24 LITROS
- 07 PAINEL DE COMANDO
- ALTURA MANOMÉTRICA DE FUNCIONAMENTO: 20 m.c.a.
- VAZÃO DE FUNCIONAMENTO: 27 m³/h

EUPE TÉCNICA DA DEPLAN:

ASAFÉ ROMERON FAGUNDES - ENGENHEIRO CIVIL - CREA 218693
CARLA VOLPATO - ARQUITETA E URBANISTA - CAU A28860.2
FABIANA SILVA DE ALVA - ARQUITETA E URBANISTA - CAU 88786.0
JESUS RIGOTTO CARREGGIANI - ARQUITETO E URBANISTA - CAU 48810.4
MARIA OLIVEIRA - ARQUITETA E URBANISTA - CAU 87715.0
PEDRO NUNES SANT'ANNA - CREA 50119781
RENATO TREVISAN DE LIMA - ENGENHEIRO CIVIL - CREA 07182.0

ESTADO DO RIO GRANDE DO SUL
PREFEITURA MUNICIPAL DE IMBÉ
AVENIDA PARACUASSO, 1043 - CENTRO - CEP 95.625-000 - IMBÉ - RS
FONE: 51 3627.2655 - FAX: 51 3627.8200

UBS PORTE 2 - CENTRO

2 EQUIPES DE SAÚDE DA FAMÍLIA E 2 EQUIPES DE SAÚDE BUCAI

ENDEREÇO DA OBRA: AVENIDA THAMANDI - BARRIO CENTRO - SETOR - 45 - QUADRA 184 (D-3) - IMBÉ/RS
COORDENADAS - 29.865993543207432 - -50.1369923205024

ADMINISTRAÇÃO
2025/2029

SECRETARIA MUNICIPAL DE SAÚDE

SMS

PROPRIETÁRIO
MAGDA REGINA DORR
SECRETARIA MUNICIPAL DE SAÚDE
PORTARIA: 1288/2022

PEDRO NUNES SANT'ANNA
ENGENHEIRO CIVIL
CREA/RS: 50119781
PORTARIA: 1.431/2022

ESTAGÁRIOS: PAULO DALINE

DESENHO: PEDRO S.

ESCALA: INDICADAS


DATA: MAR/2025

ÁREA: 624,86m²


PROJETO: HIDROSSANITÁRIO
CASTELO D'ÁGUA

PRANCHAS: 14/17

PLANTA BAIXA FOSSA SÉPTICA 1 E FILTRO ANAERÓBIO 1
ESC.: 1:25

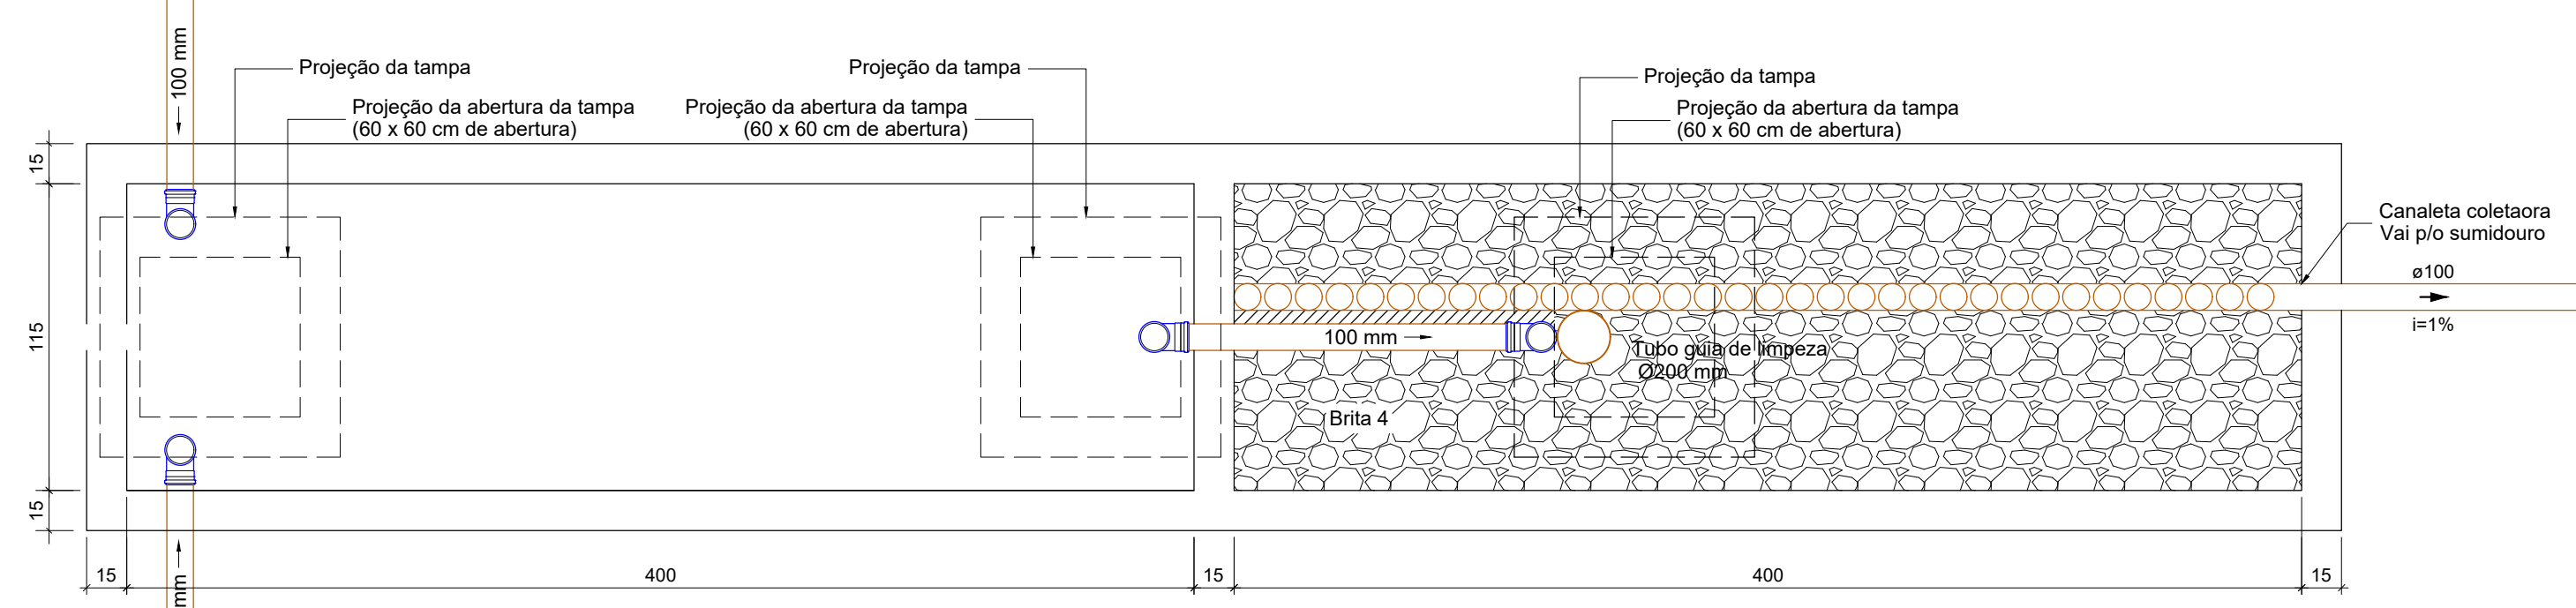

CORTE LONGITUDINAL FOSSA SÉPTICA 1 E FILTRO ANAERÓBIO 1
ESC.: 1:25

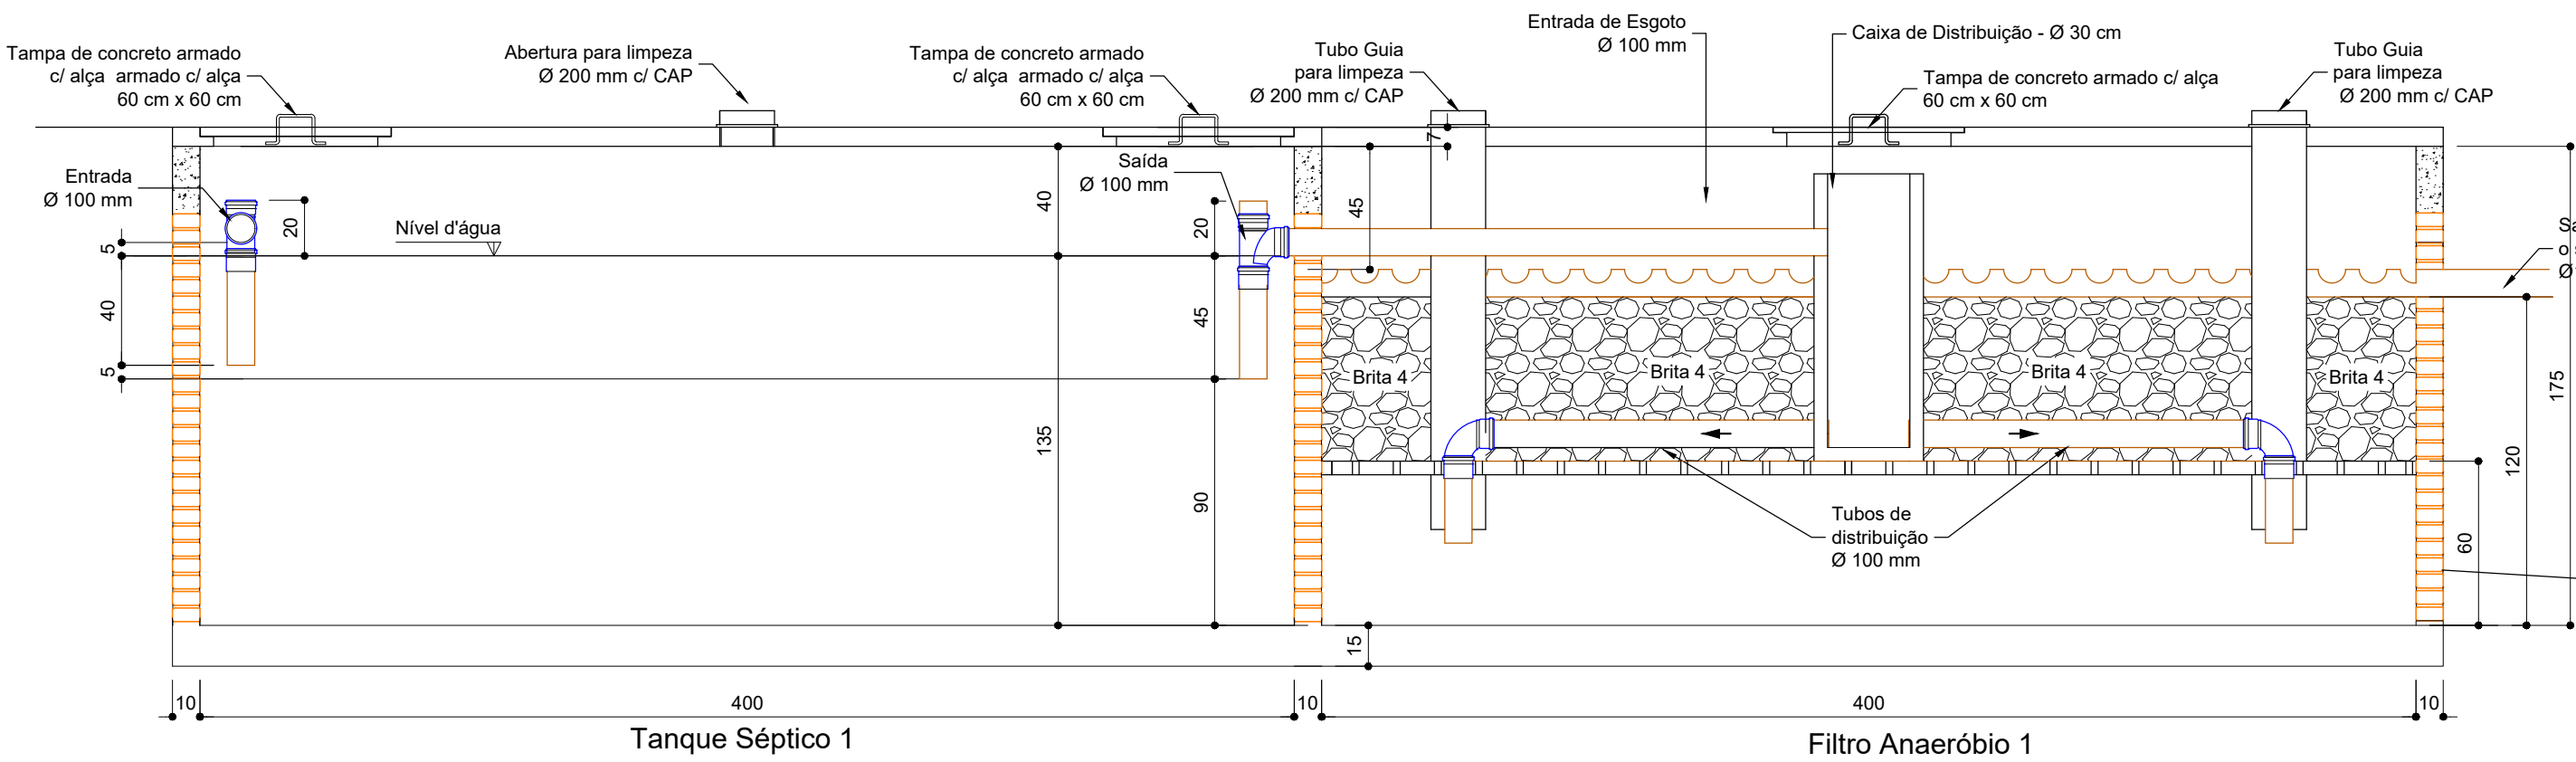

Tanque séptico Tanque séptico -1 (terreo)

Habituação	Ocupação	Tipo	Número de Ocupantes N	Contribuição de esgoto		Contribuição de lodo	
				Unitário (L/pessoa.dia)	Total (L/dia)	Unitário (L/pessoa.dia)	Total (L/dia)
UBS	Temporário	Edifícios públicos ou comerciais	70	50,00	3500,00	0,20	14,00

Dados:
Intervalo entre limpeza: 2 anos
Temperatura do mês mais frio: 20 °C
K = Taxa de acumulação de lodo: 105
T = Tempo de detenção de despejos: 0,83 dia
L = Contribuição de lodo fresco: 14 Litros/dia
C = Contribuição de esgoto: 3500 L/dia

Volume estimado:
V = 1000 * (C * T + K * L)
V = 1000 * (3500 * 0,83 + 105 * 14)
V = 5375 L ou 5,38 m³

Dimensões:
Formato: Prismático
Número de câmaras: Câmara única
Comprimento: 400 cm
Largura: 100 cm
Profundidade útil: 135 cm
Volume efetivo: 5,4 m³


Filtro anaeróbio Filtro anaeróbio -1 (terreo)

Habituação	Ocupação	Tipo	Número de Ocupantes N	Contribuição de esgoto	
				Unitário (L/pessoa.dia)	Total (L/dia)
UBS	Temporário	Edifícios públicos ou comerciais	70	50,00	3500,00

Dados:
Temperatura do mês mais frio: 20 °C
T = Tempo de detenção de despejos: 0,83 dia
C = Contribuição de esgoto: 3500 L/dia


Volume estimado:
V = 1,6 * C * T
V = 1,6 * 3500 * 0,83
V = 4648 L ou 4,65 m³

Dimensões:
Formato: Prismático
Comprimento: 400 cm
Largura: 100 cm
Altura do vão livre: 30 cm
Altura total do leito: 120 cm
Volume efetivo: 4,8 m³

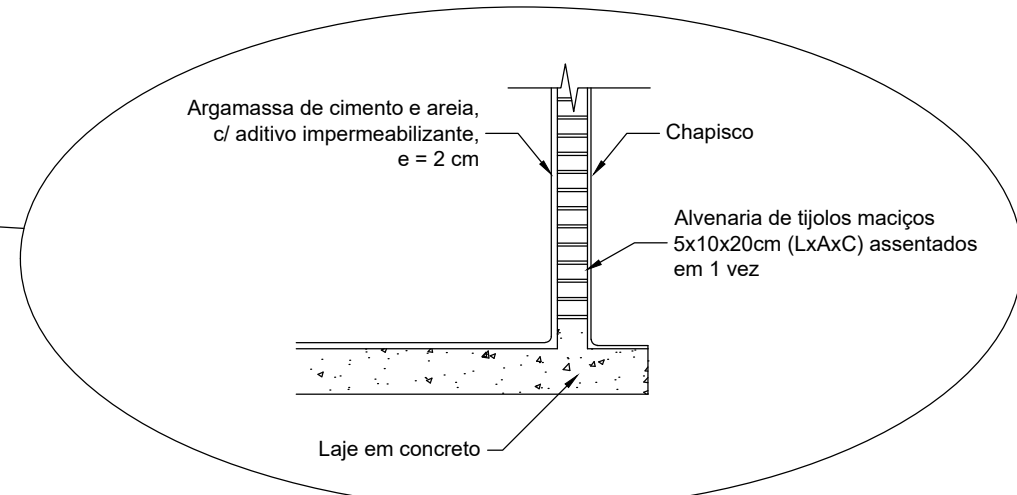


Detalhe de impermeabilização do tanque séptico e do filtro anaeróbio

PLANTA BAIXA DOS SUMIDOUROS 1
ESC.: 1:25

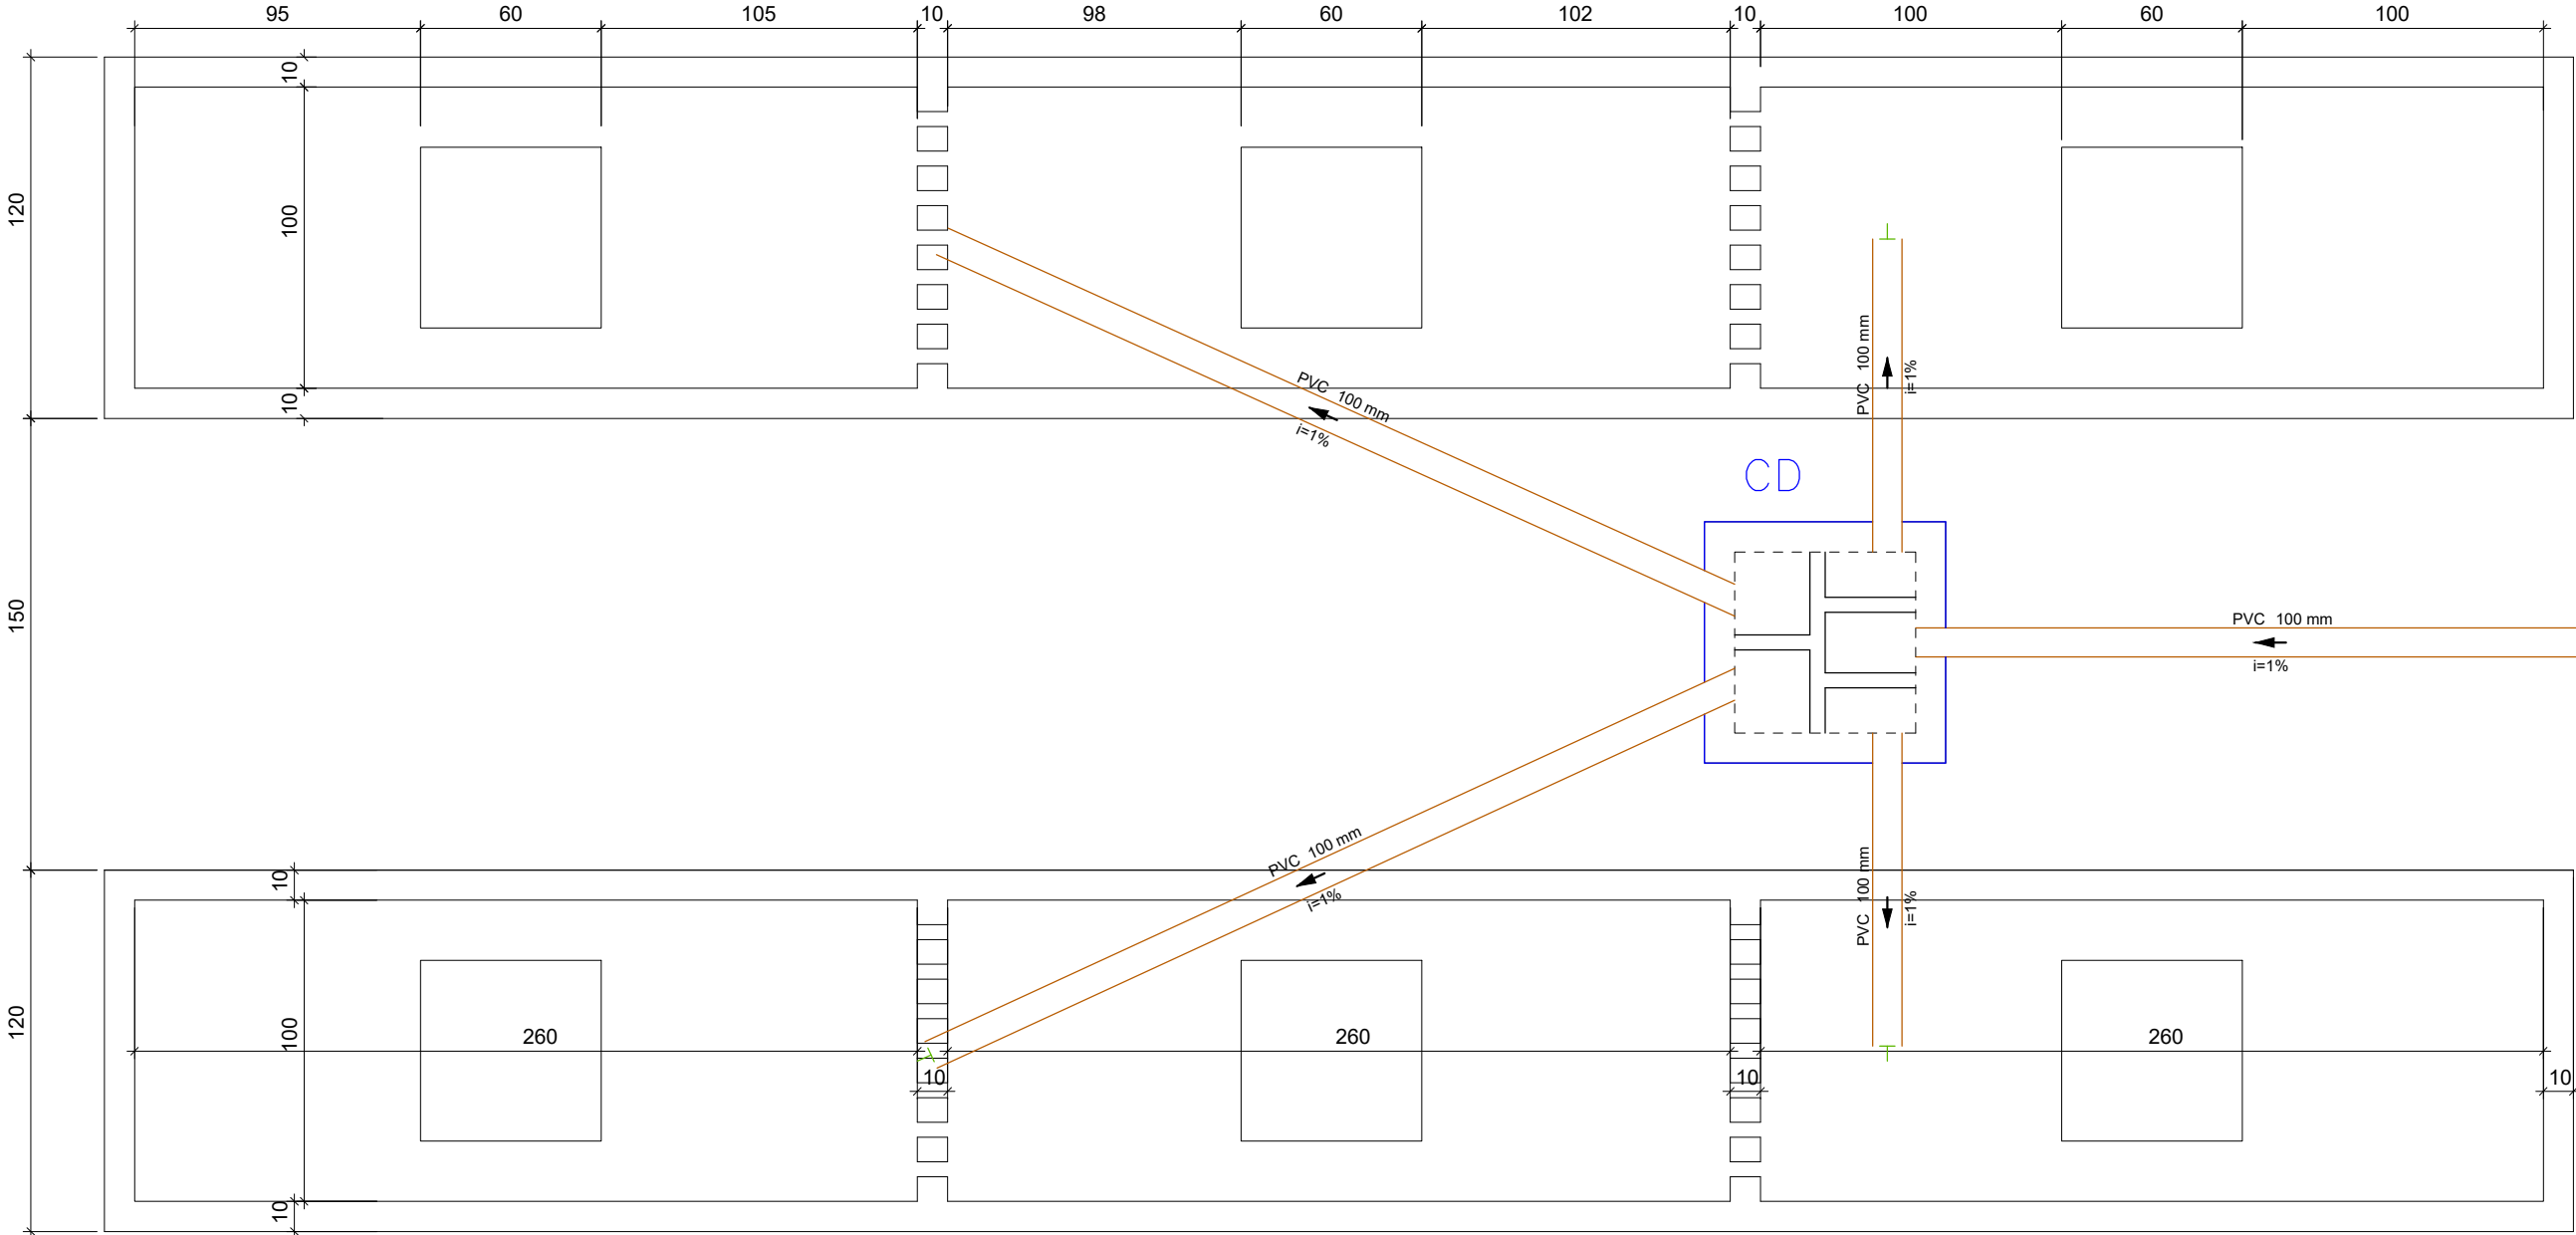

CORTE LONGITUDINAL DOS SUMIDOUROS 1
ESC.: 1:25

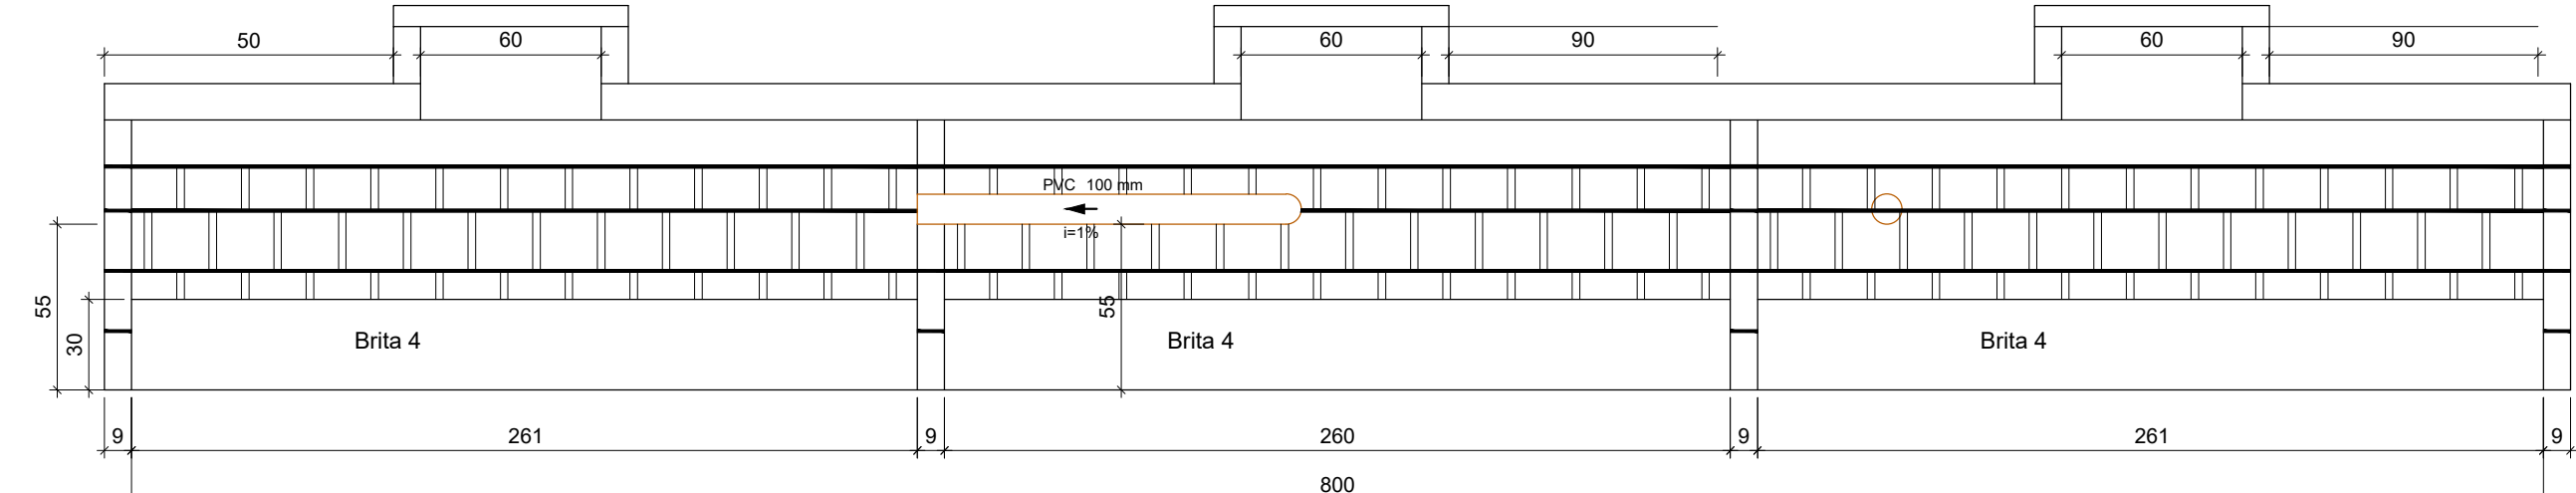

Tanque séptico Tanque séptico -2 (terreo)

Habituação	Ocupação	Tipo	Número de Ocupantes N	Contribuição de esgoto		Contribuição de lodo	
				Unitário (L/pessoa.dia)	Total (L/dia)	Unitário (L/pessoa.dia)	Total (L/dia)
UBS	Temporário	Edifícios públicos ou comerciais	20	50,00	1000,00	0,20	4,00

Dados:
Intervalo entre limpeza: 2 anos
Temperatura do mês mais frio: 20 °C
K = Taxa de acumulação de lodo: 105
T = Tempo de detenção de despejos: 1 dia
L = Contribuição de lodo fresco: 4 Litros/dia
C = Contribuição de esgoto: 1000 L/dia

Volume estimado:
V = 1000 * (C * T + K * L)
V = 1000 * (1000 * 1 + 105 * 4)
V = 2420 L ou 2,42 m³

Dimensões:
Formato: Prismático
Número de câmaras: Câmara única
Comprimento: 200 cm
Largura: 100 cm
Profundidade útil: 125 cm
Volume efetivo: 2,5 m³

Sumidouro Sumidouro -2 (terreo)

Habituação	Ocupação	Tipo	Número de Ocupantes N	Contribuição de esgoto	
				Unitário (L/pessoa.dia)	Total (L/dia)
UBS	Temporário	Edifícios públicos ou comerciais	20	50,00	1000,00

Dados:
T = Taxa máxima de aplicação diária superficial: 0,100 m³/m² dia
C = Contribuição de esgoto: 1.000 L/dia

Área de infiltração estimada:
A = (C / 1000) / T
A = (1000 / 1000) / 0,100
A = 10,00 m²

Dimensões:
Formato: Prismático
% de contribuição de esgoto: 100%
Número de sumidouros: 1
Comprimento: 450 cm
Largura: 100 cm
Altura útil: 55 cm
Área útil de infiltração por sumidouro: 10,55 m²
Área útil de infiltração total: 10,55 m²

Filtro anaeróbio Filtro anaeróbio -2 (terreo)

Habituação	Ocupação	Tipo	Número de Ocupantes N	Contribuição de esgoto	
				Unitário (L/pessoa.dia)	Total (L/dia)
UBS	Temporário	Edifícios públicos ou comerciais	20	50,00	1000,00


Dados:
Temperatura do mês mais frio: 20 °C
T = Tempo de detenção de despejos: 1 dia
C = Contribuição de esgoto: 1000 L/dia

Volume estimado:
V = 1,6 * C * T
V = 1,6 * 1000 * 1
V = 1600 L ou 1,6 m³

Dimensões:
Formato: Prismático
Comprimento: 150 cm
Largura: 100 cm
Altura do vão livre: 30 cm
Altura total do leito: 120 cm
Volume efetivo: 1,8 m³

CAIXA DE AREIA PLUVIAL

Escala 1:25

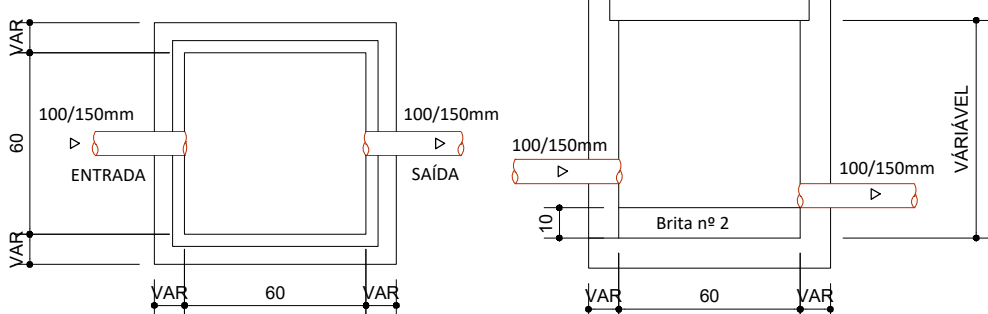


PLANTA BAIXA

CORTE 1

CAIXA DE INSPEÇÃO DE ESGOTO

Escala 1:25

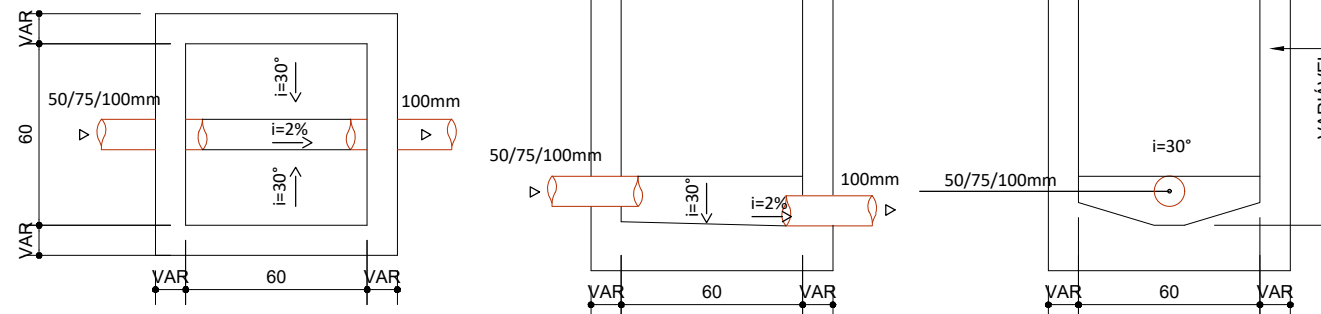

PLANTA BAIXA

CORTE 1

CORTE 2

Sumidouro Sumidouro -3 (terreo)


Habituação	Ocupação	Tipo	Número de Ocupantes N	Contribuição de esgoto	
				Unitário (L/pessoa.dia)	Total (L/dia)
UBS	Temporário	Edifícios públicos ou comerciais	70	50,00	3500,00

Dados:
T = Taxa máxima de aplicação diária superficial: 0,100 m³/m² dia
C = Contribuição de esgoto: 3500 L/dia

Área de infiltração estimada:
A = (C / 1000) / T
A = (3500 / 1000) / 0,100
A = 35,00 m²

Dimensões:
Formato: Prismático
% de contribuição de esgoto: 50%
Número de sumidouros: 2
Comprimento: 800 cm
Largura: 100 cm
Altura útil: 55 cm
Área útil de infiltração por sumidouro: 17,0 m²
Área útil de infiltração total: 35,8 m²

CAIXA DISTRIBUIDORA DE VAZÃO
ESC.: 1:25

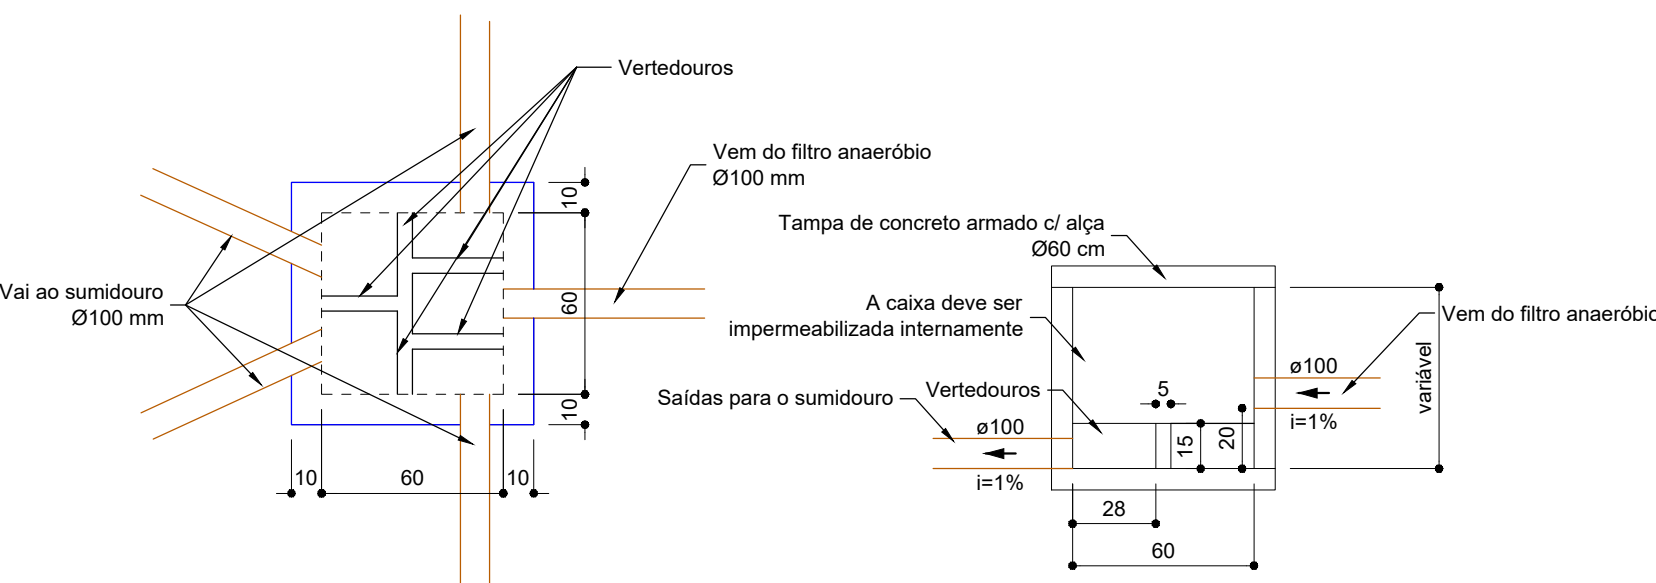

Planta Baixa


Corte Longitudinal

EQUIPE TÉCNICA DO DEPLAN:


ASAP BONFIM FAGUNDES - ENGENHEIRO CIVIL - CREA 216663
FABIANA RENA DE AVILA - ARQUITETA E URBANISTA - CAU 481788-0
JESU RIOTTO CARREZIANI - ARQUITETO E URBANISTA - CAU 488104-4
MARIA OLIVEIRA - ARQUITETA E URBANISTA - CAU 87121-5
PEDRO NUNES SANT'ANNA - CREA 521189-1
RENATO TREVISAN DUARTE - ENGENHEIRO CIVIL - CREA 57182-0

SISTEMA DE TRATAMENTO DE ESGOTO - TANQUE SÉPTICO, FILTRO ANAERÓBIO E SUMIDOURO 2

Escala 1:25

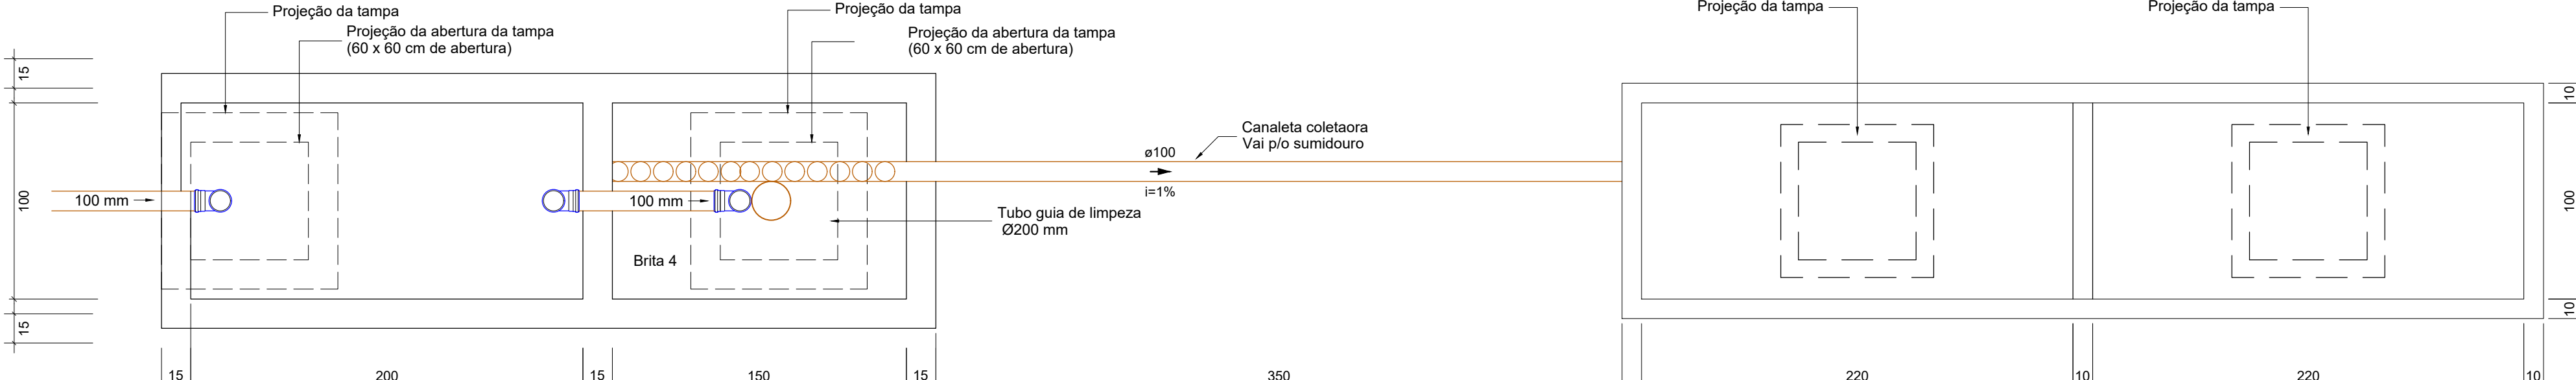

PLANTA BAIXA

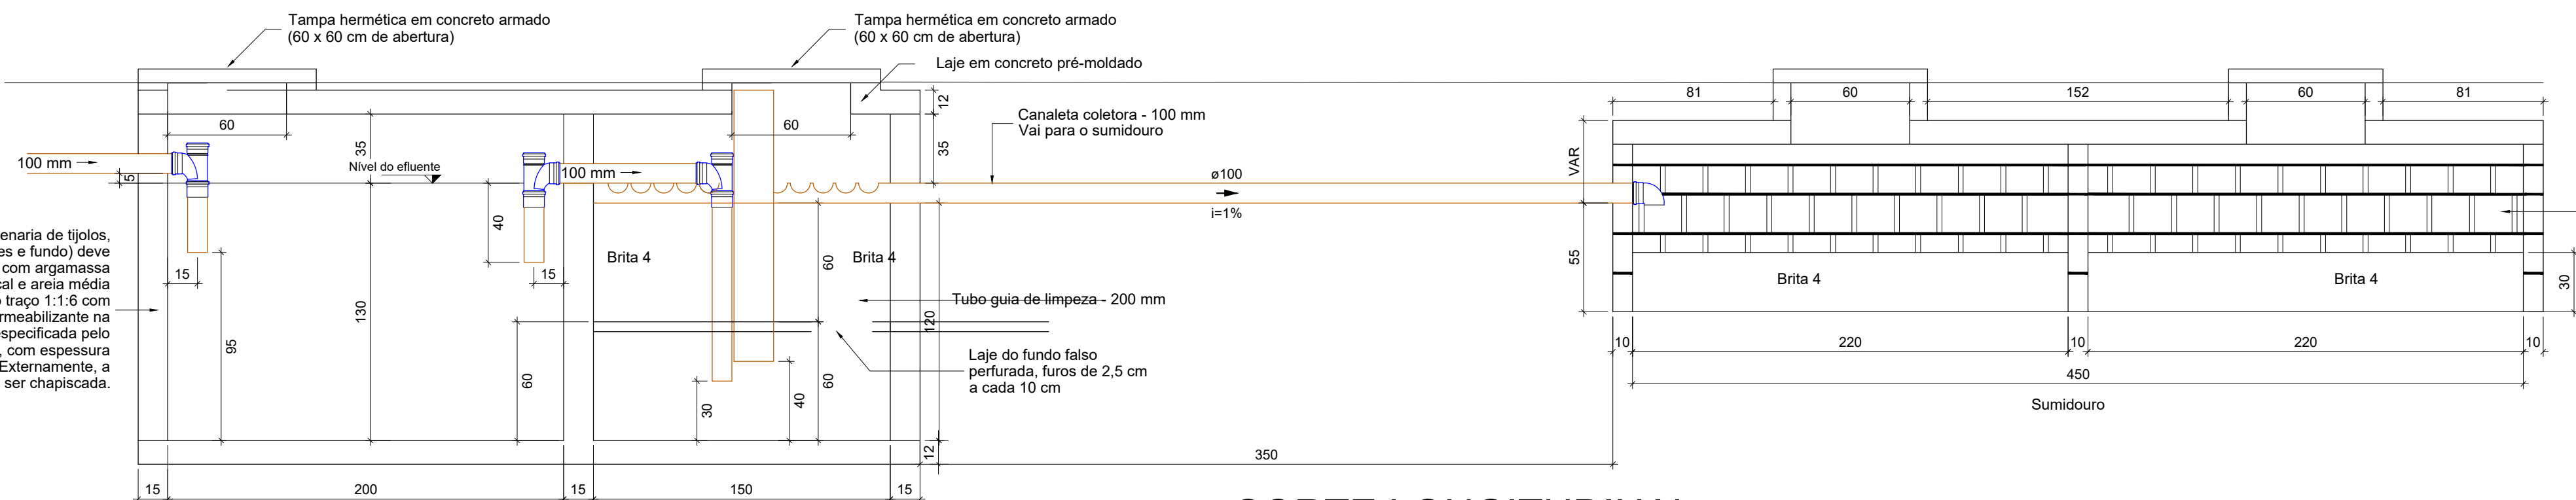

CORTE LONGITUDINAL



ESTADO DO RIO GRANDE DO SUL
PREFEITURA MUNICIPAL DE IMBÉ
AVENIDA PARAGUASSU, 1.043 - CENTRO - CEP 95.625-000 - IMBÉ - RS
FONE: 51 3627.2655 - FAX: 51 3627.8200

OBRA: UBS PORTE 2 - 6.225 - CENTRO
2 EQUIPES DE SAÚDE DA FAMÍLIA E 2 EQUIPES DE SAÚDE BUCAL
ENDEREÇO DA OBRA: AVENIDA TRAMANDAI - BARRIO CENTRO - SETOR - 40 - QUADRA 384 (0-3) - IMBÉ/RS
COORDENADOR: DR. WESLEY SALES ZOTZAS - CRO 136939/20080524

ADMINISTRAÇÃO
2025/2028

SECRETARIA
MUNICIPAL
DE
SAÚDE

SMS

fabianaka@imbe.rs.gov.br

PREFEITURA MUNICIPAL DE IMBÉ

PROPRIETÁRIO

CNPJ 06.258653/0001/84

MAGDA REGINA DORR

SECRETARIA MUNICIPAL DE SAÚDE

PORTARIA 1288/2022

PEDRO NUNES SANT'ANNA

ENGENHEIRO CIVIL

CREA 521189-1

PORTARIA 1.491/2022

PROJETO: HIDROSSANITÁRIO

DETALHAMENTO ESGOTO SANITÁRIO

ESTAGIÁRIO: PAULO
DALINE


DESENHO: PEDRO

ESCALA: INDICADAS

DATA: MAR/2025

ÁREA: 624,86m²

PRORATEIA: 16/17

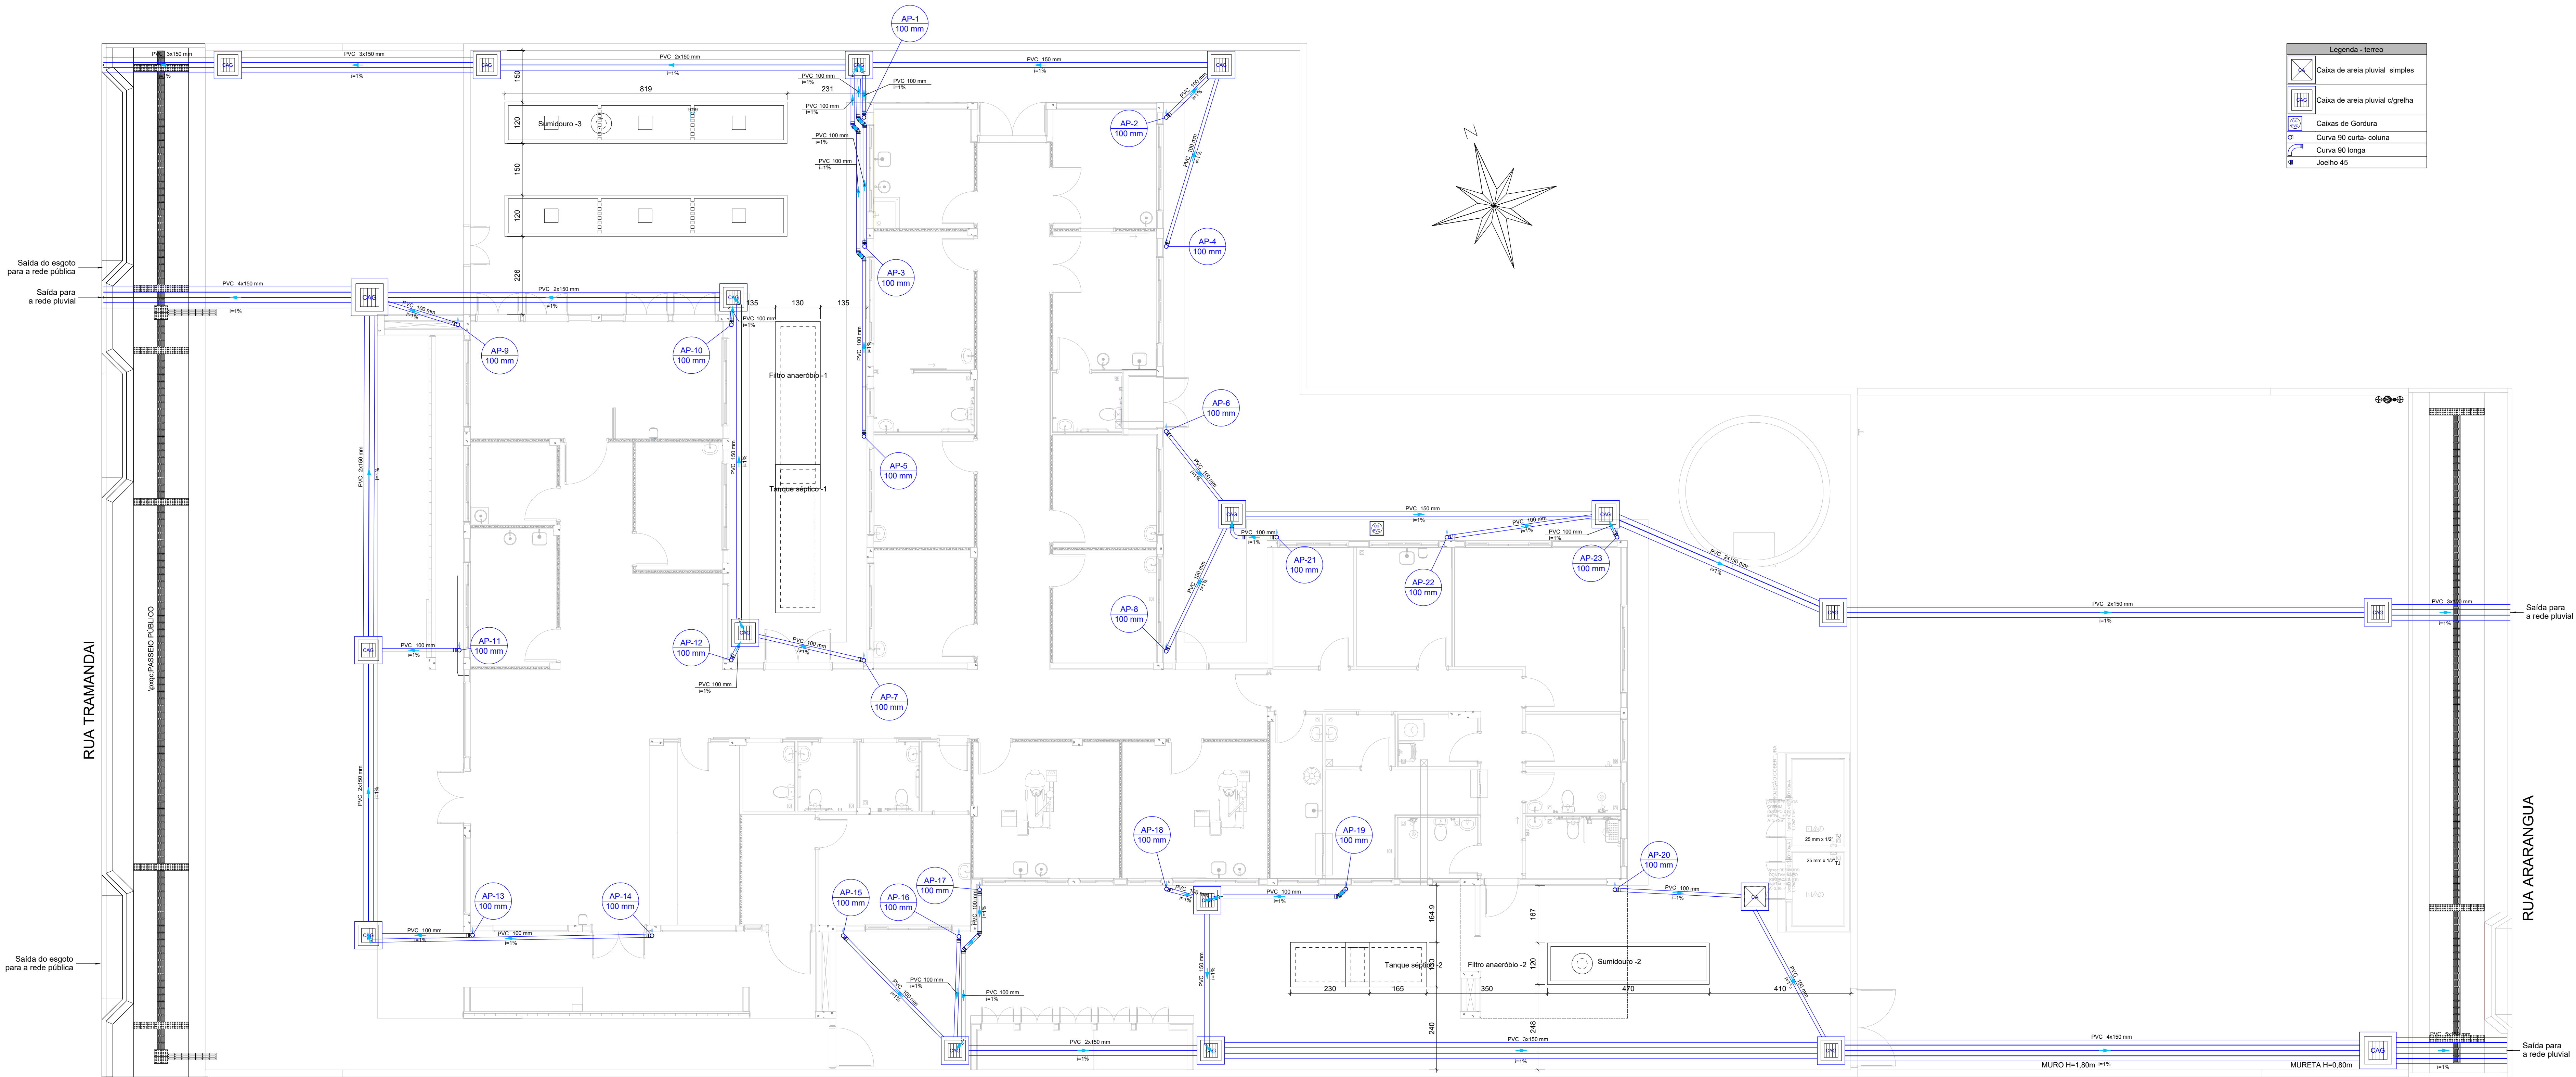

Legenda - terreno	
	Caixa de areia pluvial simples
	Caixa de areia pluvial cegonha
	Caixas de Gerdura
	Curva 90 graus: coluna
	Curva 90 longa
	Joelho 45

EQUIPE TÉCNICA DO DEPLAN:

ASAFS BONFIM FAGUNDES - ENGENHEIRO CIVIL - CREA 216663
FABIANA KENIA DE AVILA - ARQUITETA E URBANISTA - CAU 481788-0
JESUÍ RIZZOTTO CARREZZIANI - ARQUITETO E URBANISTA - CAU 448510-4
MARIA OLIVEIRA - ARQUITETA E URBANISTA - CAU 8721-5
PEDRO NUNES SANT'ANNA - CREA 521180-1
RENATO TREVISAN DUARTE - ENGENHEIRO CIVIL - CREA 57182-0

PLANTA BAIXA - UBS PORTE II
Escala 1:75

ESTADO DO RIO GRANDE DO SUL
PREFEITURA MUNICIPAL DE IMBÉ
AVENIDA PARAGUASSU, 1.043 - CENTRO - CEP 95.625-000 - IMBÉ - RS
FONE: 51 3627.2655 - FAX: 51 3627.8200

OBRA:

UBS PORTE 2 - CENTRO

2 EQUIPES DE SAÚDE DA FAMÍLIA E 2 EQUIPES DE SAÚDE BUCAL

ENDEREÇO DA OBRA: AVENIDA TRAMANDAI - BAIRRO CENTRO - SETOR - 45 - QUADRA 384 (0-3) - IMBÉ/RS
COORDENADAS: -29.88593343207433; -50.136699232085524

ADMINISTRAÇÃO

2025/2028

SECRETARIA MUNICIPAL DE SAÚDE

SMS

fabianska@imbe.rs.gov.br

PROPRIETÁRIO

PREFEITURA MUNICIPAL DE IMBÉ

CNPJ: 06.256653/0001/84

MAGDA REGINA DORR

SECRETARIA MUNICIPAL DE SAÚDE

PORTARIA 1288/2022

PEDRO NUNES SANT'ANNA

ENGENHEIRO CIVIL

CREA: 521180-1

PORTARIA 1.491/2022

PROJETO:

HIDROSSANITÁRIO

PLANTA BAIXA, DRENAGEM PLUVIAL

ESTAGIÁRIOS: PAULO DAUNE


DESENHO: PEDRO

ESCALA: INDICADAS

DATA: MAR/2025

ÁREA: 624,86m²

PRANCHETA: 17/17

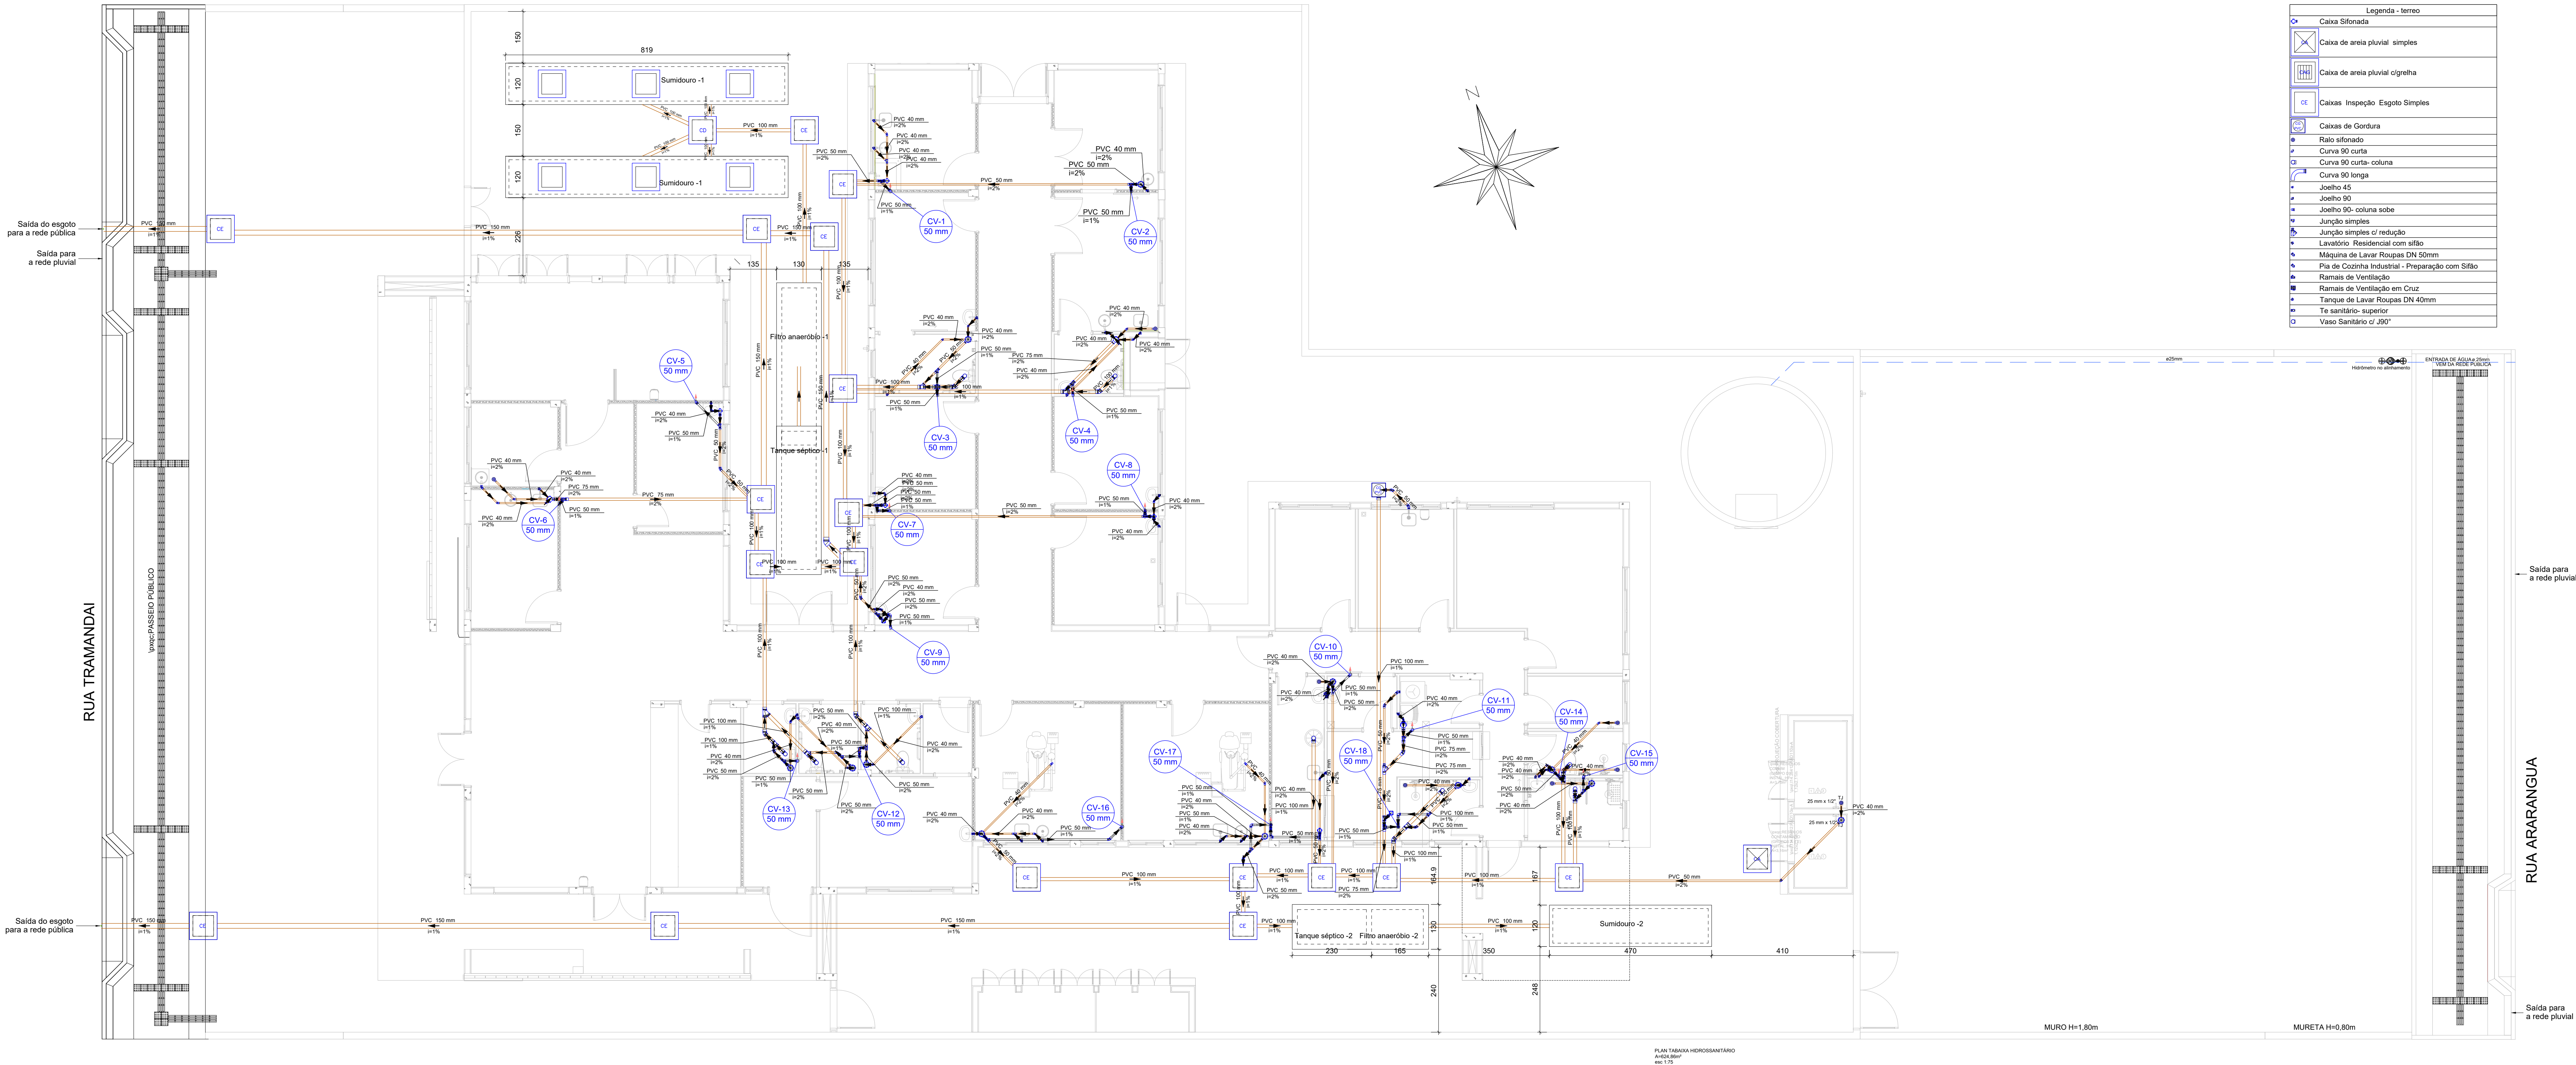

Legenda - terreo	
	Caixa Sifonada
	Caixa de areia pluvial - simples
	Caixa de areia pluvial - sifonada
	Caixas - Inspeção - Esgoto Simples
	Caixas de Gordura
	Raio sifonado
	Curva 90 curta
	Curva 90 curta- coluna
	Curva 90 longa
	Joelho 45
	Joelho 90
	Joelho 90- coluna sobre
	Junção simples
	Junção simples c/ redução
	Lavatório Residencial com sifão
	Máquina de Lavar Roupas DN 50mm
	Plia de Cozinha Industrial - Preparação com Sifão
	Ramais de Ventilação
	Ramais de Ventilação em Cruz
	Tanque de Lavar Roupas DN 40mm
	Te sanitário- superior
	Vaso Sanitário c/ J90°

EQUIPE TÉCNICA DO DEPLAN:

ASAFS BONFIM FAGUNDES - ENGENHEIRO CIVIL - CREA 216663
FABIANA KENA DE AVILA - ARQUITETA E URBANISTA - CAU 481789-0
JESUÍ RIZZOTTO CARREGIARI - ARQUITETO E URBANISTA - CAU 448510-4
MARIA OLIVEIRA - ARQUITETA E URBANISTA - CAU 8721-5
PEDRO NUNES SANT'ANNA - CREA 521109-1
RENATO TREVISAN DUARTE - ENGENHEIRO CIVIL - CREA 57182-0

ESTADO DO RIO GRANDE DO SUL
PREFEITURA MUNICIPAL DE IMBÉ
AVENIDA PARAGUASSU, 1.043 - CENTRO - CEP 95.625-000 - IMBÉ - RS
FONE: 51 3627.2655 - FAX: 51 3627.8200

OBRA: UBS PORTE 2 - CENTRO
2 EQUIPES DE SAÚDE DA FAMÍLIA E 2 EQUIPES DE SAÚDE BUCAL
ENDEREÇO DA OBRA: AVENIDA TRAMANDAI - BAIRRO CENTRO - SETOR - 40 - QUADRA 384 (0-5) - IMBÉ/RS
COORDENADAS: -29.8659354; -51.1669942

ADMINISTRAÇÃO 2025/2028	ESTAGIÁRIOS: PAULO DAINE
SECRETARIA MUNICIPAL DE SAÚDE	DESENHO: PEDRO
SMS	ESCALA: INDICADAS
tabelsona@imbe.rs.gov.br	DATA: MAR/2025
	ÁREA: 624,86m²
	PRORCHIA: 15/17

PREFEITURA MUNICIPAL DE IMBÉ
PROPRIETÁRIO
CNPJ: 09.258653/0001/84

MAGDA REGINA DORR
SECRETARIA MUNICIPAL DE SAÚDE
PORTARIA 1288/2022

PEDRO NUNES SANT'ANNA
ENGENHEIRO CIVIL
CREA: 521109-1 / 481788-0
PORTARIA 1.491/2022

PROJETO: HIDROSSANITÁRIO
PLANTA BAIXA ESGOTO SANITÁRIO



Tipo: OBRA OU SERVIÇO **Participação Técnica:** INDIVIDUAL/PRINCIPAL
Convênio: NÃO É CONVÊNIO **Motivo:** NORMAL

Contratado

Carteira: SC1199761 **Profissional:** PEDRO NUNES SANT'ANNA **E-mail:** pedro.n.santanna@gmail.com
RNP: 2511885387 **Título:** Engenheiro Civil
Empresa: NENHUMA EMPRESA **Nr.Reg.:**

Contratante

Nome: PREFEITURA MUNICIPAL DE IMBÉ **E-mail:** deplan@imbe.rs.gov.br
Endereço: AVENIDA PARAGUASSÚ 1043 **Telefone:** 5132678206 **CPF/CNPJ:** 90256652000184
Cidade: IMBÉ **Bairro:** CENTRO **CEP:** 95625000 **UF:** RS

Identificação da Obra/Serviço

Proprietário: PREFEITURA MUNICIPAL DE IMBÉ **CPF/CNPJ:** 90256652000184
Endereço da Obra/Serviço: Avenida TRAMANDAÍ QUADRA 385 (D-3) **CEP:** 95625000 **UF:** RS
Cidade: IMBÉ **Bairro:** CENTRO
Finalidade: HOSPITALAR **Valor Contrato(R\$):** 1,00 **Honorários(R\$):** 1,00
Data Início: 06/03/2025 **Prev.Fim:** 06/03/2026 **Ent.Classe:**

Atividade Técnica	Descrição da Obra/Serviço	Quantidade	Unid.
Projeto	Instalações - Hidrossanitárias	624,86	M²
Projeto	Coletores pluviais em edificação/drenagem no lote	624,86	M²
Orçamento	ELABORAÇÃO DE ORÇAMENTO DE OBRA	1,00	UN
Elaboração	ELABORAÇÃO DE BDI	1,00	UN
Elaboração	ELABORAÇÃO DE CRONOGRAMA FÍSICO-FINANCEIRO	1,00	UN

ART registrada (paga) no CREA-RS em 27/03/2025

	Declaro serem verdadeiras as informações acima	De acordo
Local e Data	PEDRO NUNES SANT'ANNA	PREFEITURA MUNICIPAL DE IMBÉ
	Profissional	Contratante

A AUTENTICIDADE DESTA ART PODE SER CONFIRMADA NO SITE DO CREA-RS, LINK SOCIEDADE - ART CONSULTA.