



AVANÇAR + ESPORTE: Infraestrutura Esportiva

REVITALIZAÇÃO DE PRAÇA | EXECUÇÃO DE PISTA DE CAMINHADA | CONSTRUÇÃO DE SANITÁRIOS



				PREFEITURA MUNICIPAL DE SÃO JOSÉ DO HORTÊNCIO RUA 33, nº 40, CENTRO - SÃO JOSÉ DO HORTÊNCIO/RS - CEP: 95755-000 - FONE: (051) 3571-1122			
REVITALIZAÇÃO DE PRAÇA EXECUÇÃO DE PISTA DE CAMINHADA CONSTRUÇÃO DE SANITÁRIOS							
DANIELE LINDEN PAVECK:01710661038 ENG. CIVIL: DANIELE LINDEN PAVECK - CREA/RS:229.286		Assinado de forma digital por DANIELE LINDEN PAVECK:01710661038		ESTER ELISA DILL KOCH:77383583000 PREFEITURA MUNICIPAL DE SÃO JOSÉ DO HORTÊNCIO		Assinado de forma digital por ESTER ELISA DILL KOCH:77383583000 Dados: 2024.11.11 13:19:32 -03'00'	
ESPECIFICAÇÕES: CAPA - PROJETO				DESENHO: DANIELE PAVECK			
DATA: NOVEMBRO/24		ESCALA: ---		ÁREA TOTAL: ---		PRANCHA: 01/15	

REVITALIZAÇÃO DE PRAÇA | EXECUÇÃO DE PISTA DE CAMINHADA | CONSTRUÇÃO DE SANITÁRIOS

AVENIDA DO PARQUE - SÃO JOSÉ DO HORTÊNCIO



MATRÍCULA DO TERRENO:
39.034



PREFEITURA MUNICIPAL DE
SÃO JOSÉ DO HORTÊNCIO

RUA 33, nº 40, CENTRO - SÃO JOSÉ DO HORTÊNCIO/RS - CEP: 95755-000 - FONE: (051) 3571-1122

REVITALIZAÇÃO DE PRAÇA | EXECUÇÃO DE PISTA DE CAMINHADA | CONSTRUÇÃO DE SANITÁRIOS

DANIELE LINDEN
PAVECK:01710661038

ENG. CIVIL: DANIELE LINDEN PAVECK - CREA/RS:229.286

Assinado de forma digital por DANIELE
LINDEN PAVECK:01710661038

ESTER ELISA DILL
KOCH:77383583000

PREFEITURA MUNICIPAL DE SÃO JOSÉ DO HORTÊNCIO

Assinado de forma digital por ESTER ELISA
DILL KOCH:77383583000
Dados: 2024.11.11 13:20:44 -03'00'

ESPECIFICAÇÕES:

PLANTA BAIXA - LOCALIZAÇÃO

DESENHO:

DANIELE PAVECK

DATA:

NOVEMBRO/24

ESCALA:

1/750

ÁREA TOTAL:

PRANCHA:

03/15

LOCALIZAÇÃO
esc 1:750

AVENIDA DO PARQUE

REVITALIZAÇÃO DE PRAÇA | EXECUÇÃO DE PISTA DE CAMINHADA | CONSTRUÇÃO DE SANITÁRIOS

AVENIDA DO PARQUE - SÃO JOSÉ DO HORTÊNCIO



COORDENADAS DE PROJETO:

LATITUDE: 29°32'6.42"S
LONGITUDE: 51°15'33.38"O



PREFEITURA MUNICIPAL DE
SÃO JOSÉ DO HORTÊNCIO

RUA 33, nº 40, CENTRO - SÃO JOSÉ DO HORTÊNCIO/RS - CEP: 95755-000 - FONE: (051) 3571-1122

REVITALIZAÇÃO DE PRAÇA | EXECUÇÃO DE PISTA DE CAMINHADA | CONSTRUÇÃO DE SANITÁRIOS

DANIELE LINDEN
PAVECK: 01710661038
ENG. CIVIL: DANIELE LINDEN PAVECK - CREA/RS.229.286

Assinado de forma digital por DANIELE LINDEN PAVECK: 01710661038
Dados: 2024.11.11 13:21:35 -03'00'

ESTER ELISA DILL
KOCH: 77383583000
PREFEITURA MUNICIPAL DE SÃO JOSÉ DO HORTÊNCIO

Assinado de forma digital por ESTER ELISA DILL KOCH: 77383583000
Dados: 2024.11.11 13:21:35 -03'00'

ESPECIFICAÇÕES:

PLANTA BAIXA - SITUAÇÃO

DATA:

NOVEMBRO/24

ESCALA:

1/1500



ÁREA TOTAL:

PRANCHA:

02/15

DESENHO:

DANIELE PAVECK


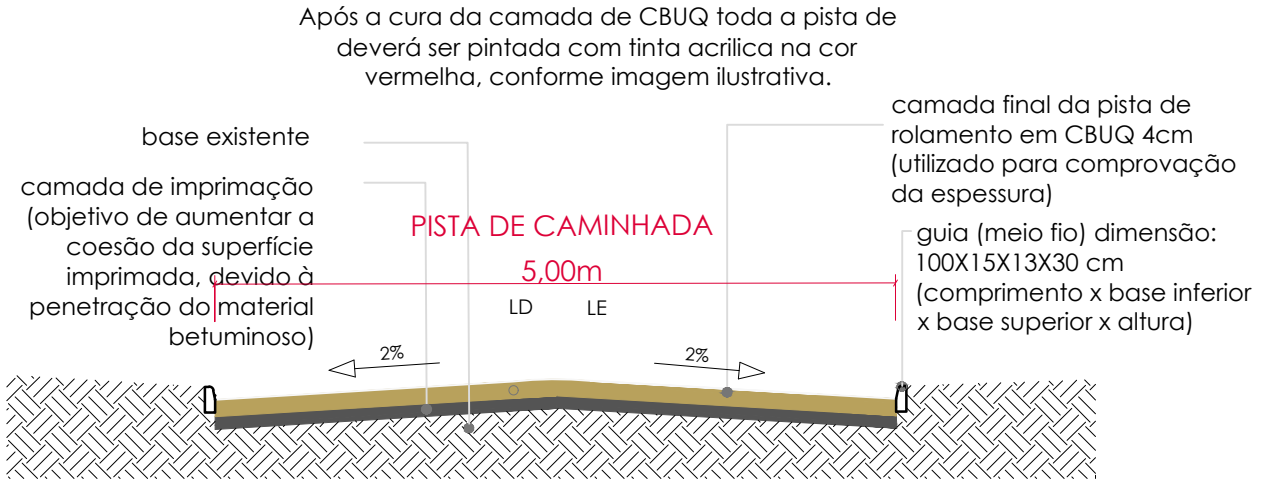
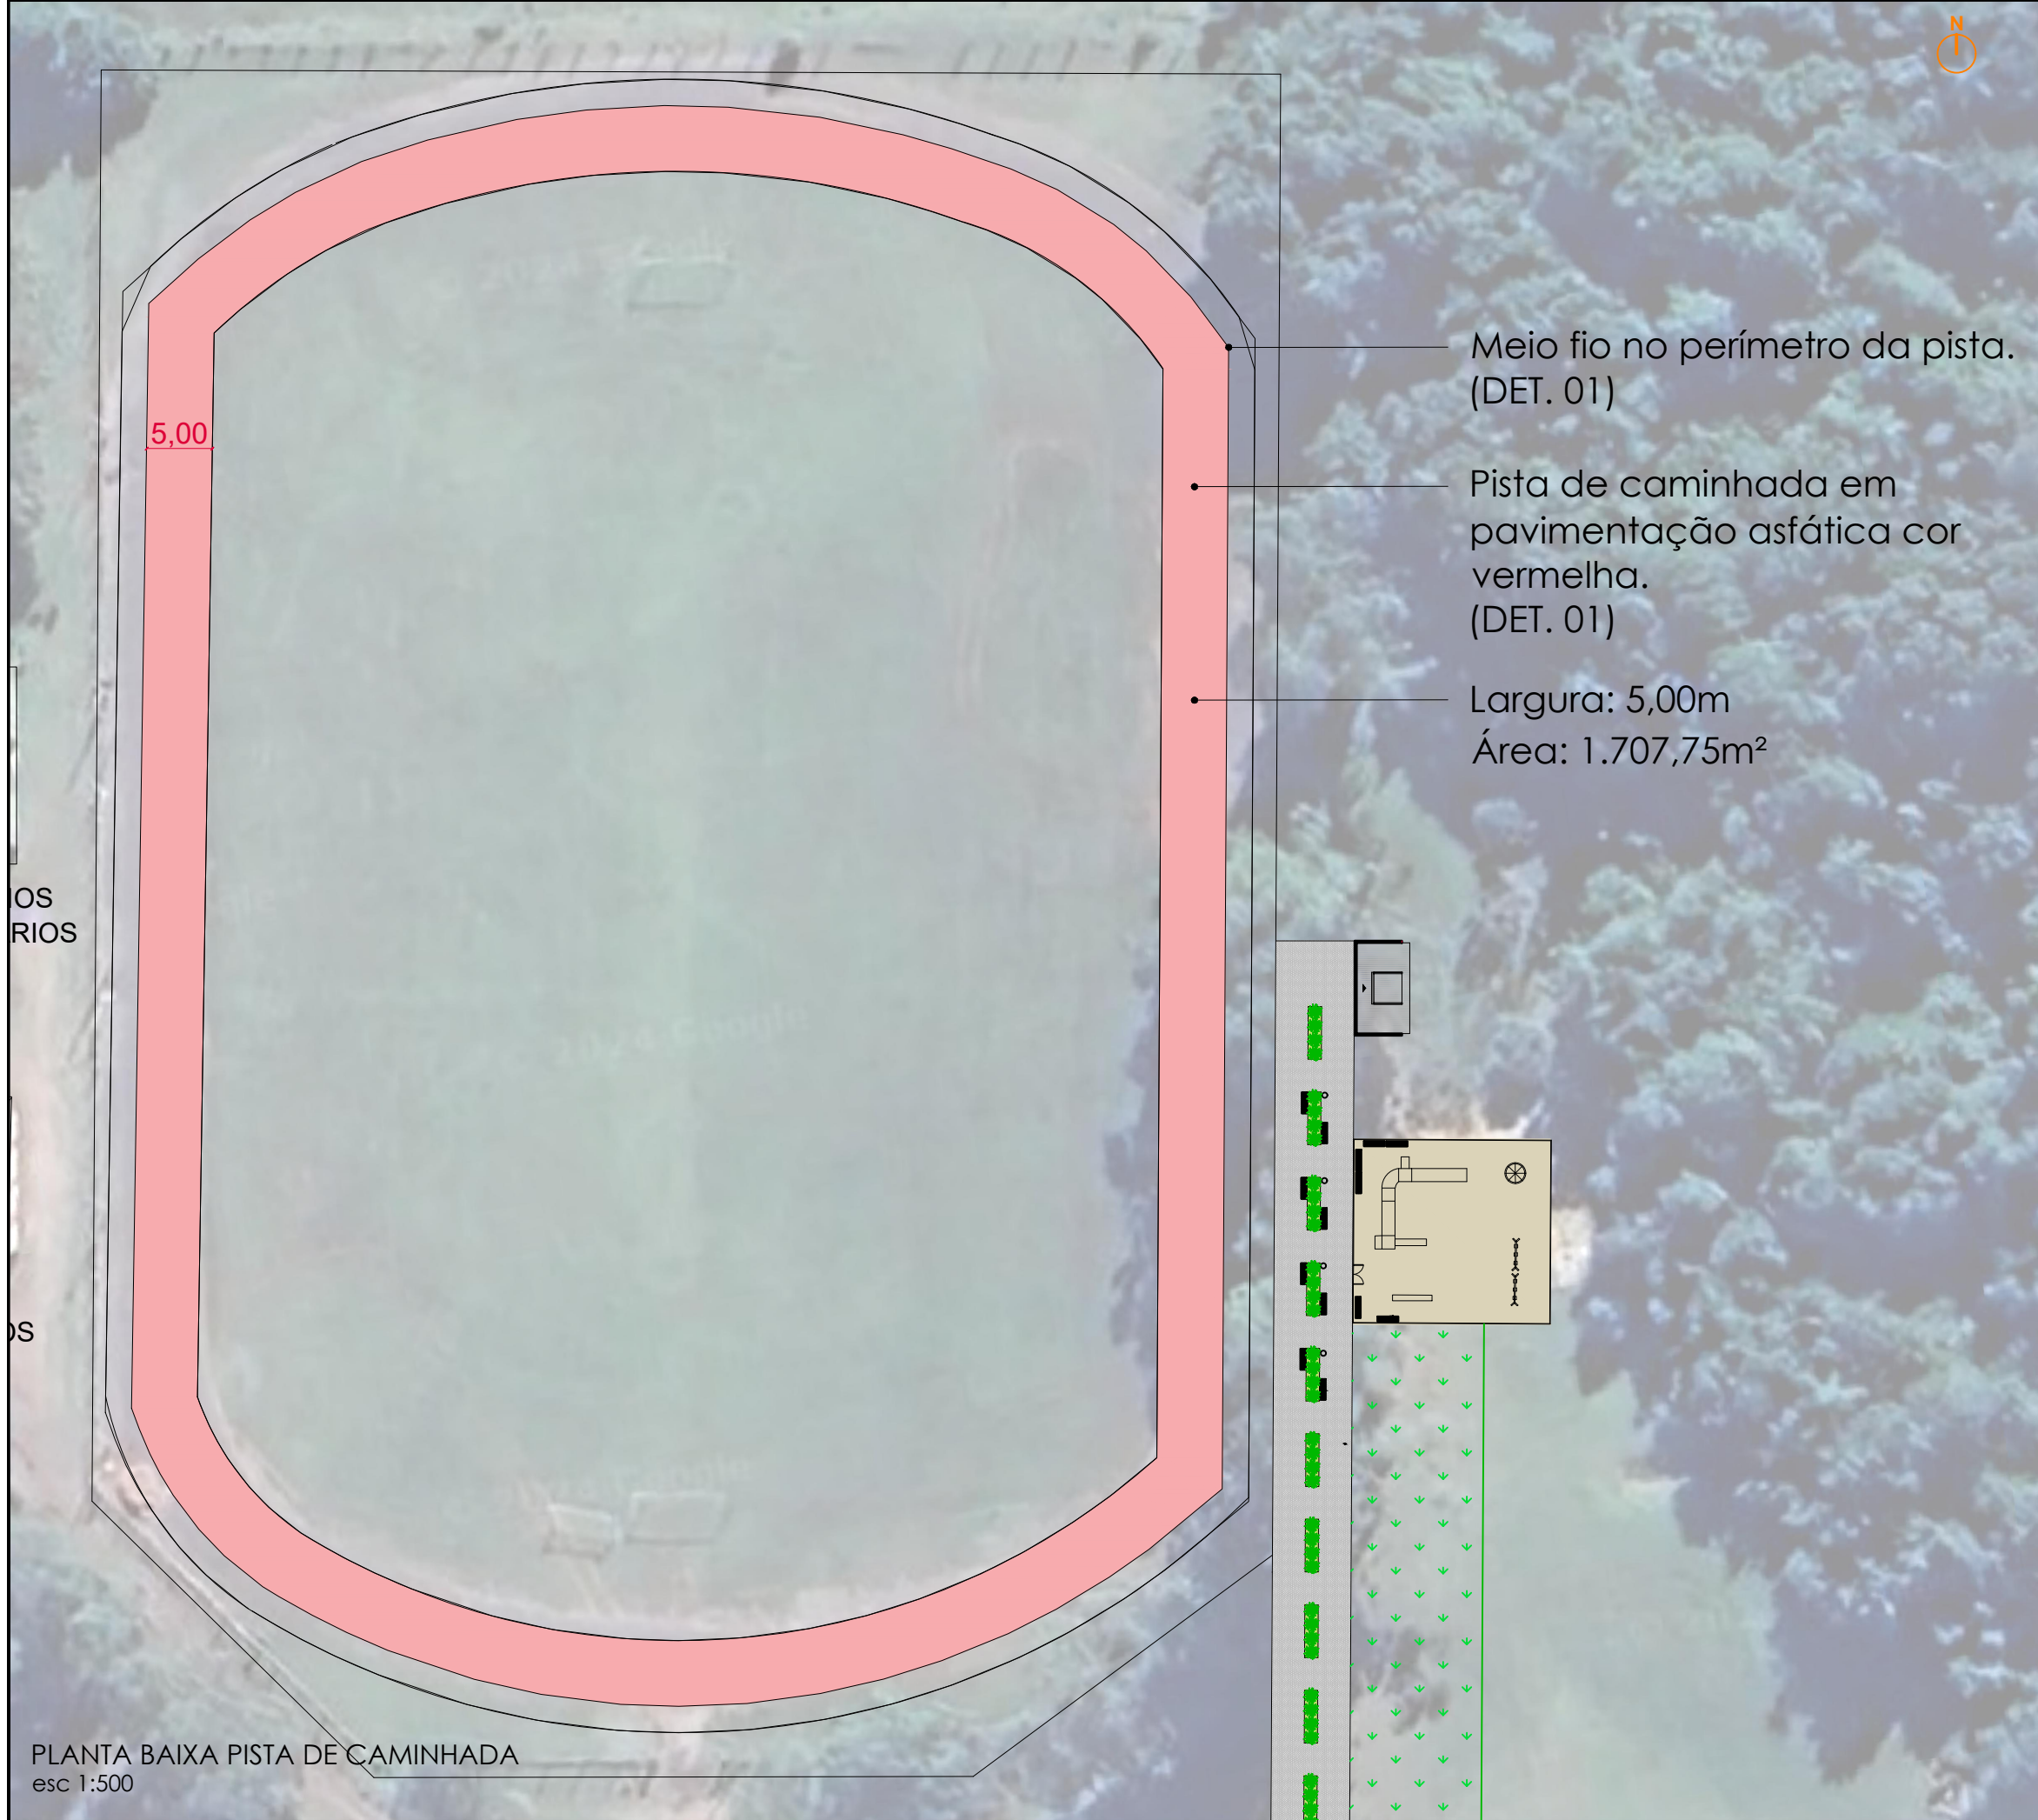


DET 01 | PERFIL DA PISTA DE CAMINHADA



IMAGEM ILUSTRATIVA | PISTA DE CAMINHADA

		PREFEITURA MUNICIPAL DE SÃO JOSÉ DO HORTÊNCIO	
RUA 33, nº 40, CENTRO - SÃO JOSÉ DO HORTÊNCIO/RS - CEP: 95755-000 - FONE: (051) 3571-1122		REVITALIZAÇÃO DE PRAÇA EXECUÇÃO DE PISTA DE CAMINHADA CONSTRUÇÃO DE SANITÁRIOS	
DANIELE LINDEN PAVECK:01710661038 ENG. CIVIL: DANIELE LINDEN PAVECK - CREA/RS:229.286	Assinado de forma digital por DANIELE LINDEN PAVECK:01710661038	ESTER ELISA DILL KOCH:77383583000 PREFEITURA MUNICIPAL DE SÃO JOSÉ DO HORTÊNCIO	Assinado de forma digital por ESTER ELISA DILL KOCH:77383583000 Dados: 2024.11.11 13:22:46 -03'00'
ESPECIFICAÇÕES: PLANTA BAIXA - PISTA DE CAMINHADA		DESENHO: DANIELE PAVECK	
DATA: NOVEMBRO/24	ESCALA: 1/500	ÁREA TOTAL: 1.707,75m²	PRANCHA: 04/15

   




	PREFEITURA MUNICIPAL DE SÃO JOSÉ DO HORTÊNCIO	
	RUA 33, nº 40, CENTRO - SÃO JOSÉ DO HORTÊNCIO/RS - CEP: 95755-000 - FONE: (051) 3571-1122	
REVITALIZAÇÃO DE PRAÇA EXECUÇÃO DE PISTA DE CAMINHADA CONSTRUÇÃO DE SANITÁRIOS		
DANIELE LINDEN PAVECK:01710661038 ENG. CIVIL: DANIELE LINDEN PAVECK - CREA/RS:229.286	Assinado de forma digital por DANIELE LINDEN PAVECK:01710661038	Assinado de forma digital por ESTER ELISA DILL KOCH:77383583000 Dados: 2024.11.11 13:23:41 -03'00'
ESPECIFICAÇÕES: PLANTA BAIXA - REVITALIZAÇÃO DE PRAÇA		DESENHO: DANIELE PAVECK
DATA: NOVEMBRO/24	ESCALA: 1/200	ÁREA TOTAL: --
		PRANCHA: 05/15




Imagem ilustrativa
Tubulação Enterrada de Drenagem Pluvial

PLANTA BAIXA DRENAGEM
esc 1:200

	PREFEITURA MUNICIPAL DE SÃO JOSÉ DO HORTÊNCIO		
	RUA 33, nº 40, CENTRO - SÃO JOSÉ DO HORTÊNCIO/RS - CEP: 95755-000 - FONE: (051) 3571-1122		
REVITALIZAÇÃO DE PRAÇA EXECUÇÃO DE PISTA DE CAMINHADA CONSTRUÇÃO DE SANITÁRIOS			
DANIELE LINDEN PAVECK01710661038 ENG. CIVIL: DANIELE LINDEN PAVECK - CREA/RS:229.286		Assinado de forma digital por DANIELE LINDEN PAVECK01710661038	
ESTER ELISA DILL KOCH:77383583000 PREFEITURA MUNICIPAL DE SÃO JOSÉ DO HORTÊNCIO		Assinado de forma digital por ESTER ELISA DILL KOCH:77383583000 Dados: 2024.11.11 13:24:30 -03'00'	
ESPECIFICAÇÕES: PLANTA BAIXA - DRENAGEM		DESENHO: DANIELE PAVECK	
DATA: NOVEMBRO/24	ESCALA: 1/200	ÁREA TOTAL: --	PRANCHA: 06/15

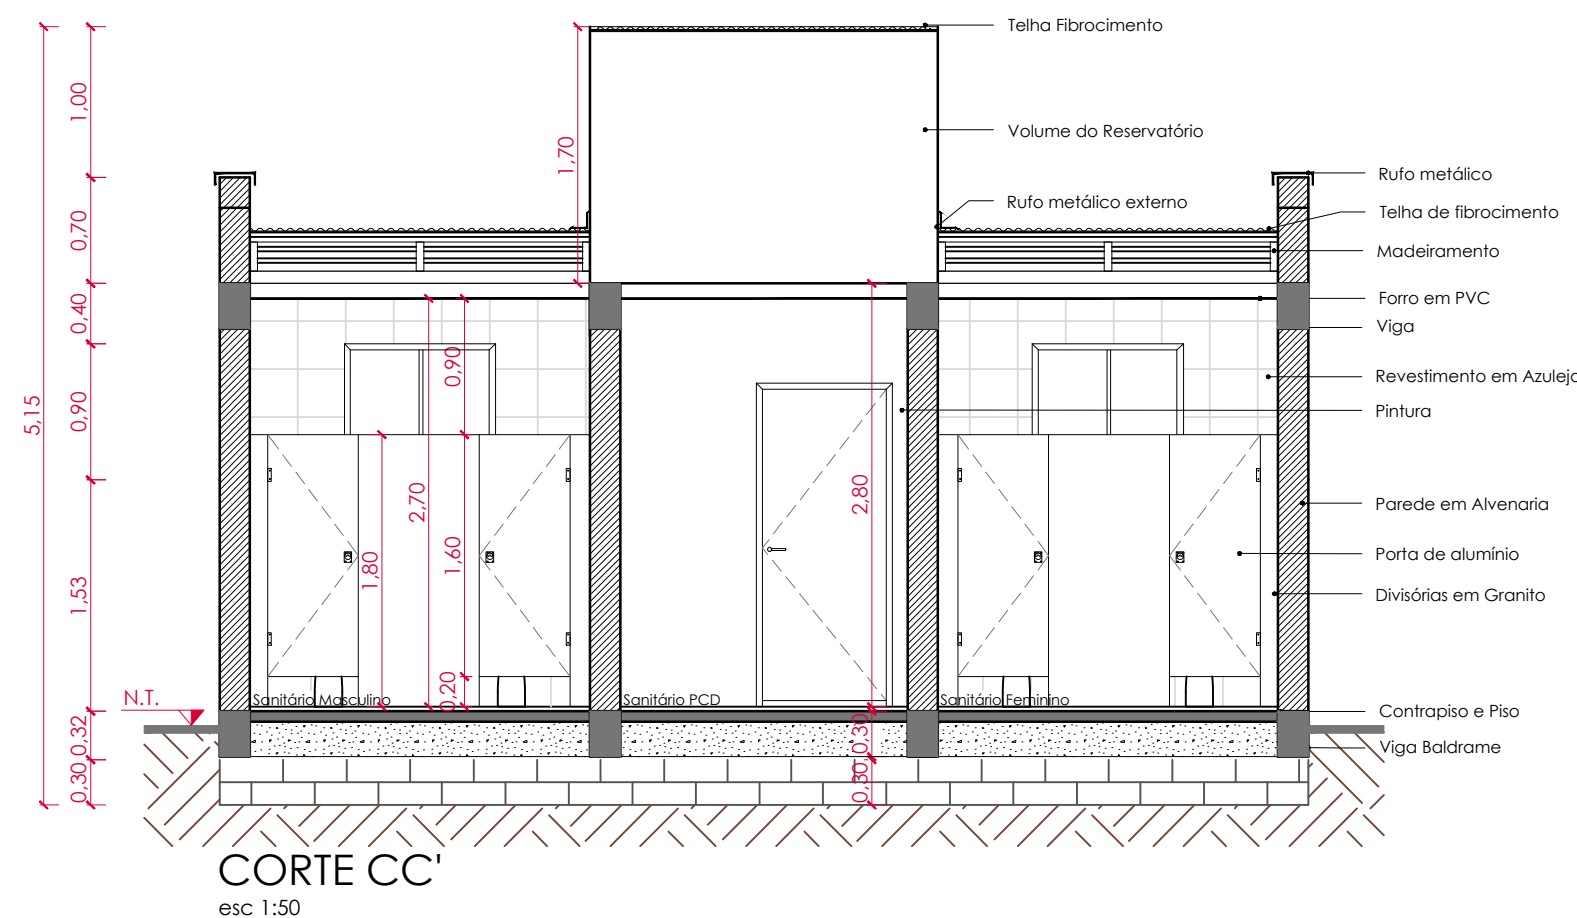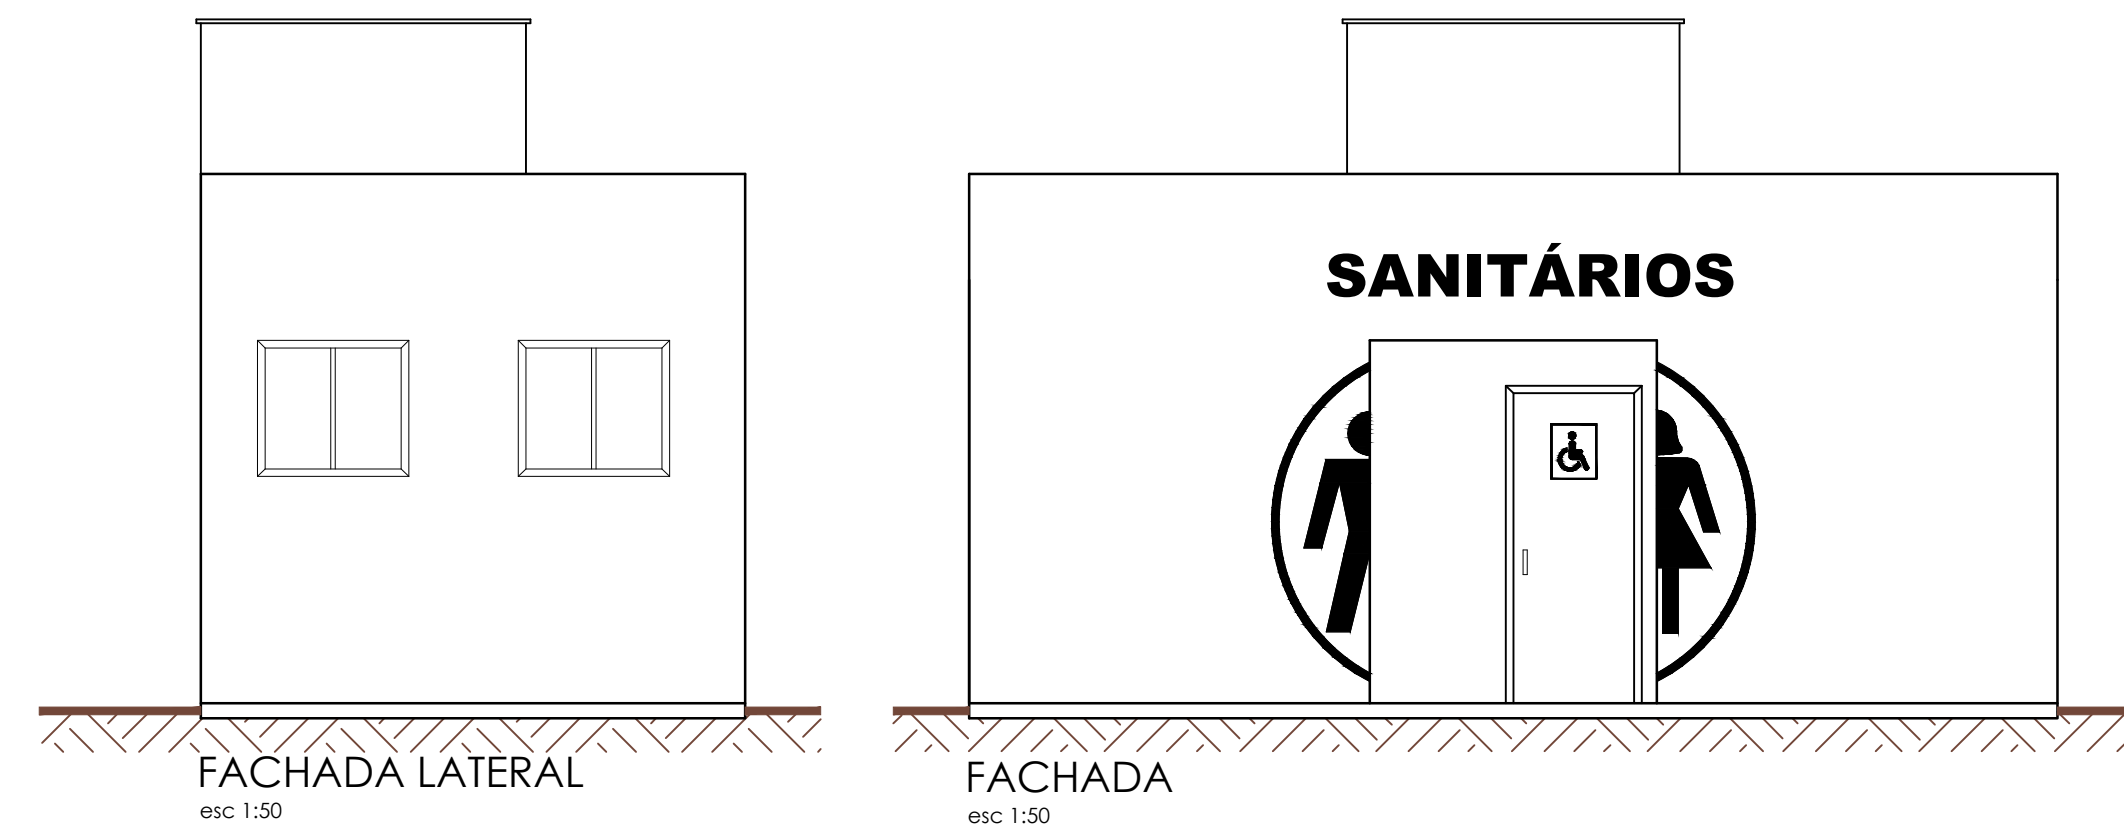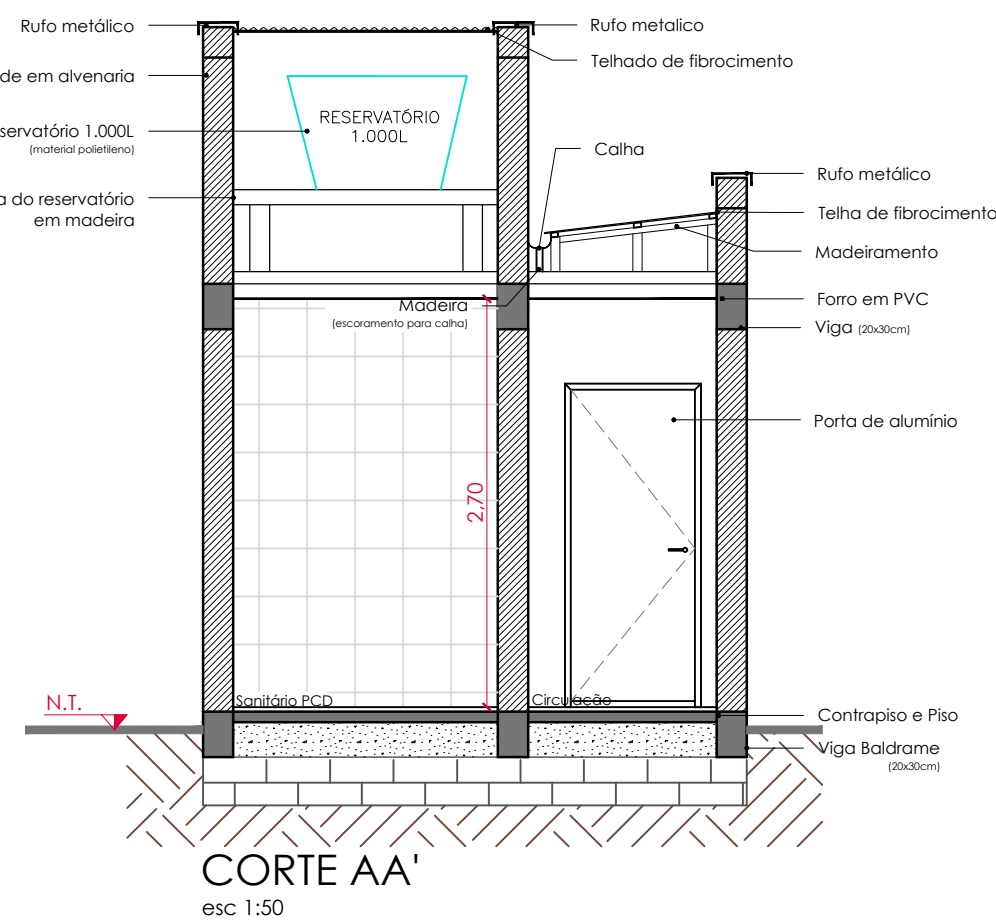


		PREFEITURA MUNICIPAL DE SÃO JOSÉ DO HORTÊNCIO RUA 33, nº 40, CENTRO - SÃO JOSÉ DO HORTÊNCIO/RS - CEP: 95755-000 - FONE: (051) 3571-1122 REVITALIZAÇÃO DE PRAÇA EXECUÇÃO DE PISTA DE CAMINHADA CONSTRUÇÃO DE SANITÁRIOS	
DANIELE LINDEN PAVECK:01710661038 ENG. CIVIL: DANIELE LINDEN PAVECK - CREA/RS:229.286		Assinado de forma digital por DANIELE LINDEN PAVECK:01710661038 ENG. CIVIL: DANIELE LINDEN PAVECK - CREA/RS:229.286	
ESTER ELISA DILL KOCH:77383583000 PREFEITURA MUNICIPAL DE SÃO JOSÉ DO HORTÊNCIO		Assinado de forma digital por ESTER ELISA DILL KOCH:77383583000 Dados: 2024.11.11 13:25:26 -03'00'	
ESPECIFICAÇÕES: PROJETO BANHEIROS		DESENHO: DANIELE PAVECK	
DATA: NOVEMBRO/24	ESCALA: 1/50	ÁREA TOTAL: --	PRANCHA: 07/15

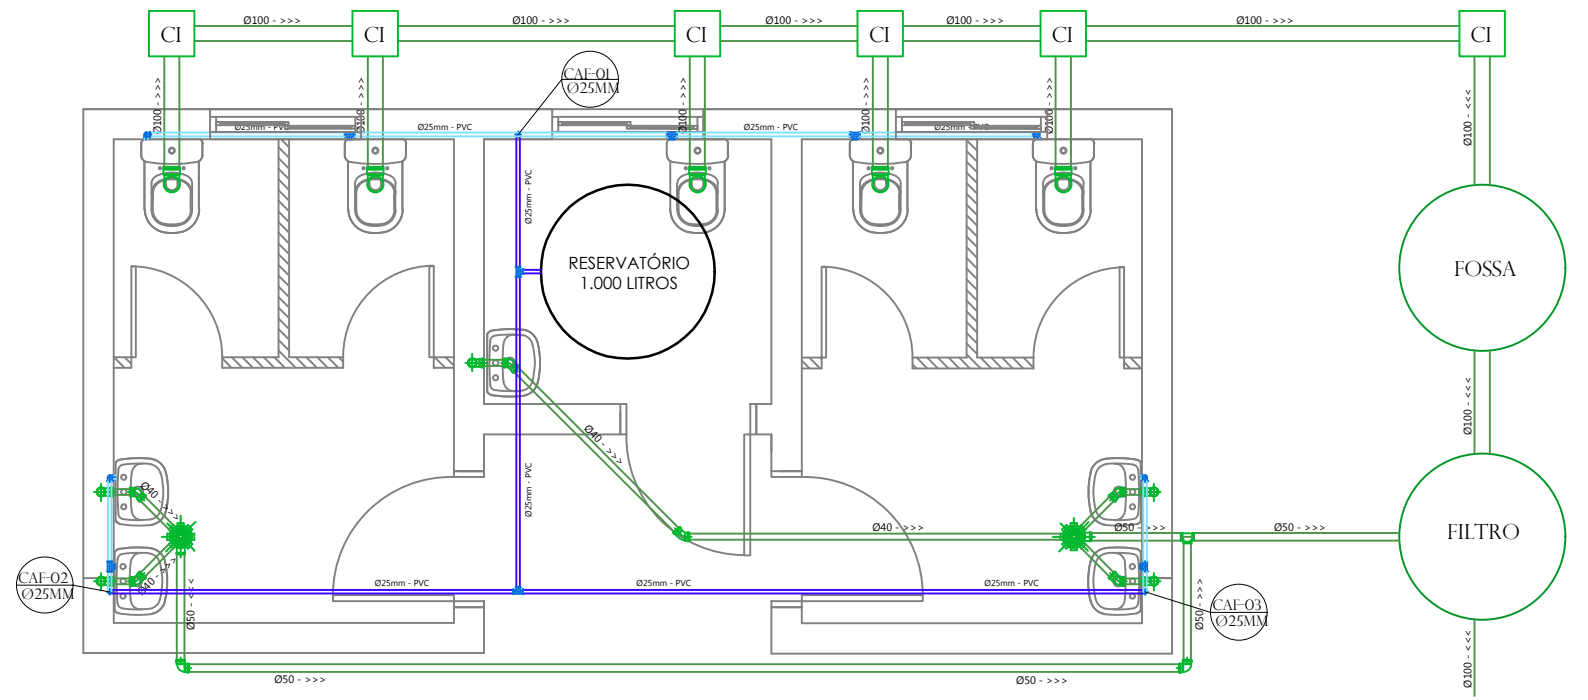

PLANTA BAIXA - INSTALAÇÕES HIDROSSANITÁRIAS
esc 1:50

- LEGENDA:
- Canalização pela parede de água;
 - Canalização pelo forro de água (barilete);
 - Canalização pelo chão de esgoto;
- OBS: Em cada CAF (descida de água) há um registro de gaveta e também na saída do reservatório.

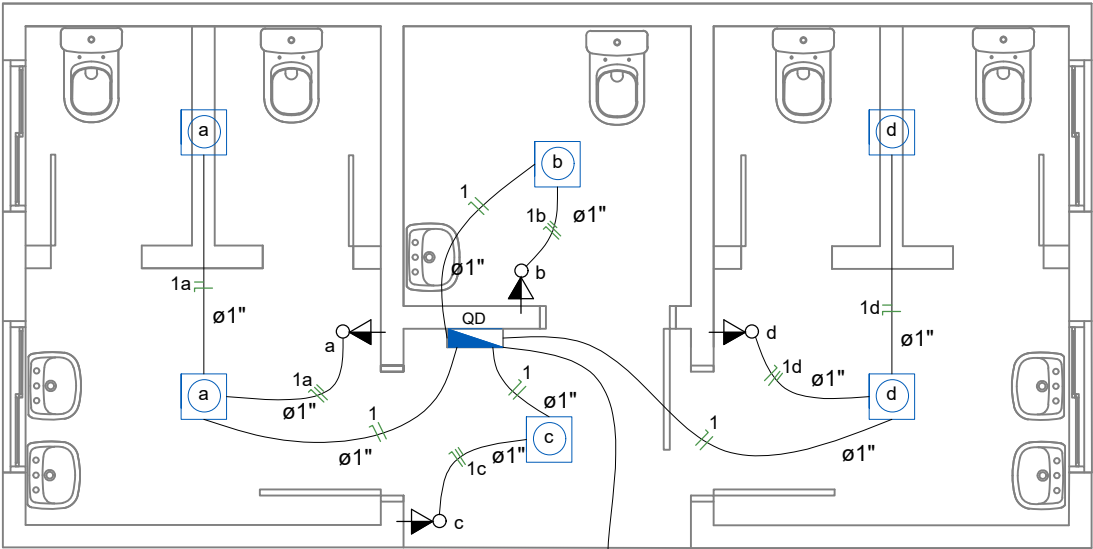

PLANTA ELÉTRICA
esc 1:50

Legenda elétrica	
	PAINEL PLAFON LED SMART SOBREPOR QUADRADO PARA TETO COM 25W (dim.: 300mmX300mm)
	Interruptor simples com tomada-1,10m do piso
	Tomada baixa - 0,30m do piso
	Tomada média - 1,10m do piso
	Tomada alta - 2,20m do piso
	Quadro Geral de Distribuição - QD (embutir a 1,50m do piso)
	Neutro - N, Fase - F, Proteção - T e Retorno
	# Seção do condutor em mm²
	Ø Diâmetro do eletroduto em mm

PREFEITURA MUNICIPAL DE
SÃO JOSÉ DO HORTÊNCIO

RUA 33, nº 40, CENTRO - SÃO JOSÉ DO HORTÊNCIO/RS - CEP: 95755-000 - FONE: (051) 3571-1122

REVITALIZAÇÃO DE PRAÇA | EXECUÇÃO DE PISTA DE CAMINHADA | CONSTRUÇÃO DE SANITÁRIOS

DANIELE LINDEN
PAVECK:01710661038
ENG. CIVIL: DANIELE LINDEN PAVECK - CREA/RS:229.286

Assinado de forma digital por DANIELE LINDEN
PAVECK:01710661038

ESTER ELISA DILL
KOCH:77383583000
PREFEITURA MUNICIPAL DE SÃO JOSÉ DO HORTÊNCIO

Assinado de forma digital por ESTER ELISA DILL
KOCH:77383583000
Dados: 2024.11.11 13:26:24 -03'00'

ESPECIFICAÇÕES:

PROJETO BANHEIROS - ELETRICO, ÁGUA E ESGOTO


DATA:
NOVEMBRO/24

ESCALA:
1/50

ÁREA TOTAL:
--

DESENHO:
DANIELE PAVECK


PRANCHA:
08/15

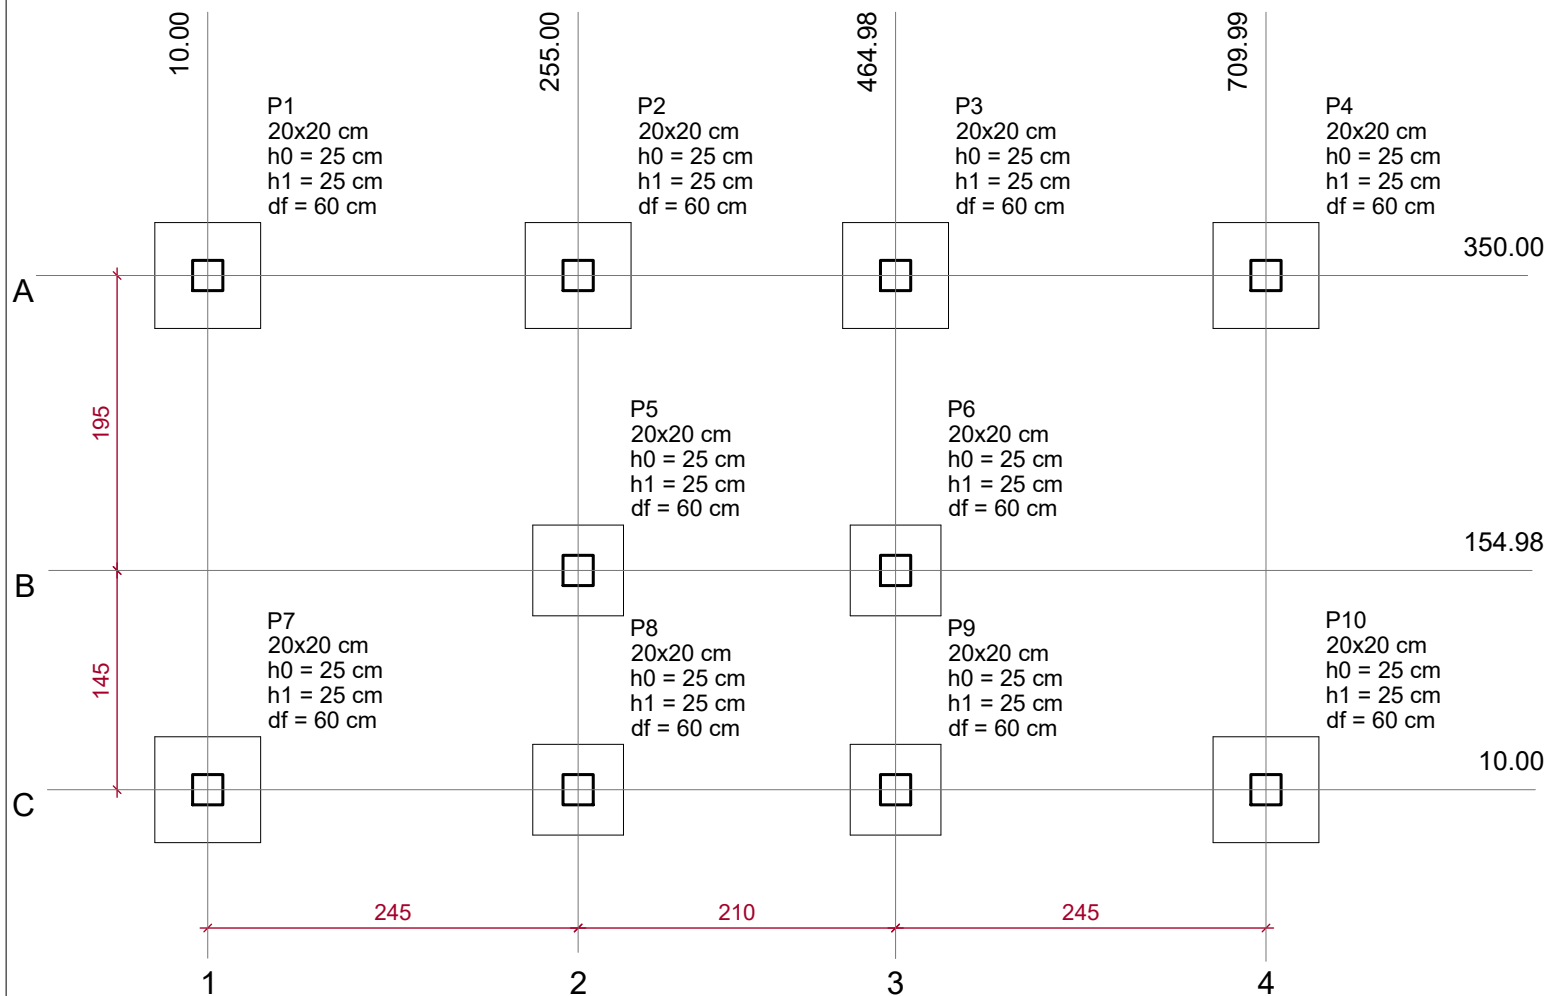

PLANTA DE LOCAÇÃO
escala 1:50

Pilar									
Nome	Seção (cm)	X (cm)	Y (cm)	Carga Máx. (tf)	Carga Mín. (tf)	Mx (kgf.m)	My (kgf.m)	Fx (tf)	Fy (tf)
P1	20x20	10.00	350.00	3.4	3.3	200	200	0.4	0.7
P2	20x20	255.01	350.00	4.1	4.0	100	100	0.3	0.3
P3	20x20	464.99	350.00	4.1	4.0	100	100	0.3	0.3
P4	20x20	709.99	350.00	3.4	3.3	200	200	0.4	0.7
P5	20x20	255.01	154.98	3.5	3.4	100	100	0.2	0.2
P6	20x20	464.99	154.98	3.5	3.4	100	100	0.2	0.2
P7	20x20	10.00	10.00	3.6	3.6	200	200	0.4	0.7
P8	20x20	255.00	10.00	2.8	2.7	100	200	0.4	0.1
P9	20x20	464.98	10.00	2.8	2.7	100	200	0.4	0.1
P10	20x20	709.99	10.00	3.6	3.6	200	200	0.4	0.7

Fundação				
Lado B (cm)	Lado H (cm)	h0 / ha (cm)	h1 / hb (cm)	df (cm)
70	70	25	25	60
70	70	25	25	60
70	70	25	25	60
70	70	25	25	60
60	60	25	25	60
60	60	25	25	60
70	70	25	25	60
60	60	25	25	60
60	60	25	25	60
70	70	25	25	60

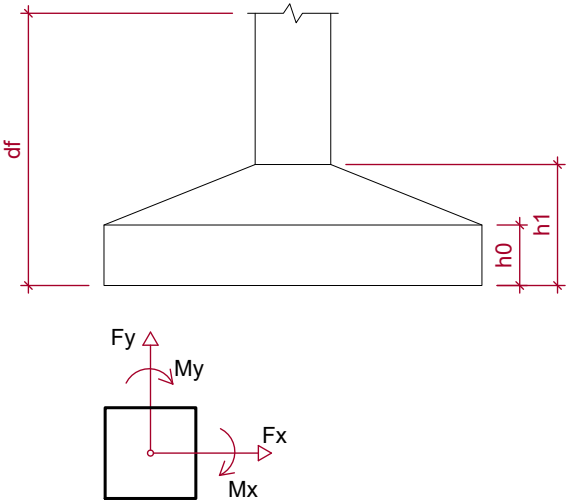



PREFEITURA MUNICIPAL DE
SÃO JOSÉ DO HORTÊNCIO

RUA 33, nº 40, CENTRO - SÃO JOSÉ DO HORTÊNCIO/RS - CEP: 95755-000 - FONE: (051) 3571-1122

REVITALIZAÇÃO DE PRAÇA | EXECUÇÃO DE PISTA DE CAMINHADA | CONSTRUÇÃO DE SANITÁRIOS

DANIELE LINDEN
PAVECK:01710661038
ENG. CIVIL: DANIELE LINDEN PAVECK - CREA/RS:229.286

Assinado de forma digital por DANIELE LINDEN
PAVECK:01710661038
Dados: 2024.11.11 13:27:14 -03'00'

ESTER ELISA DILL
KOCH:77383583000
PREFEITURA MUNICIPAL DE SÃO JOSÉ DO HORTÊNCIO

Assinado de forma digital por ESTER ELISA DILL KOCH:77383583000
Dados: 2024.11.11 13:27:14 -03'00'

ESPECIFICAÇÕES:
PROJETO BANHEIROS - ESTRUTURAL - SAPATAS

DESENHO:
DANIELE PAVECK

DATA:
NOVEMBRO/24


ESCALA:
1/50

ÁREA TOTAL:
--

PRANCHA:
09/15



S1=S2=S3=S4=S7=S10

PLANTA
ESC 1:25

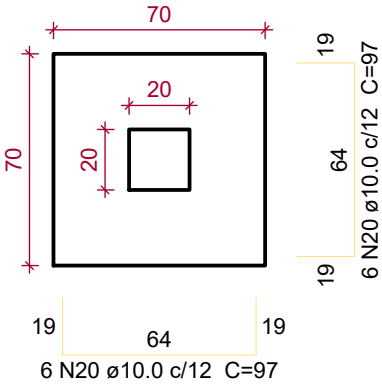


P1=P2=P3=P4=P7=P10

FUNDAÇÃO - L1
ESC 1:20

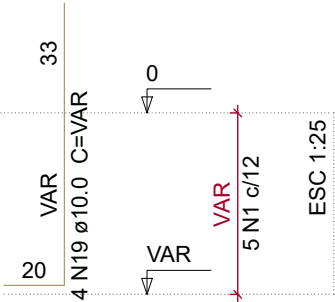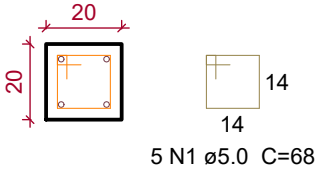


CORTE
ESC 1:25

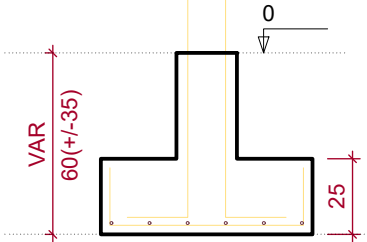



S5=S6=S8=S9

PLANTA
ESC 1:25

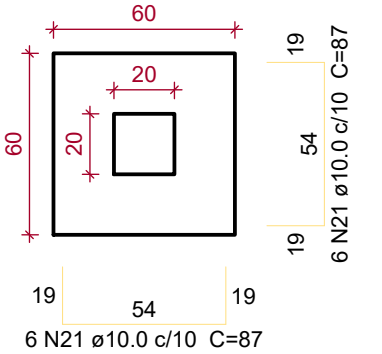


P5=P6=P8=P9

FUNDAÇÃO - L1
ESC 1:20

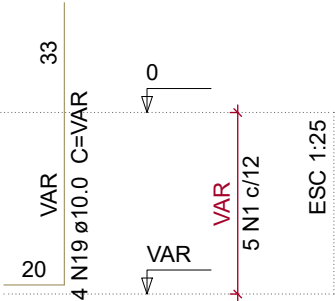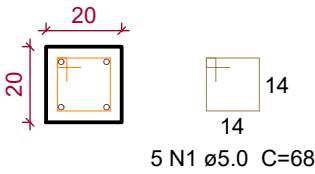

CORTE
ESC 1:25

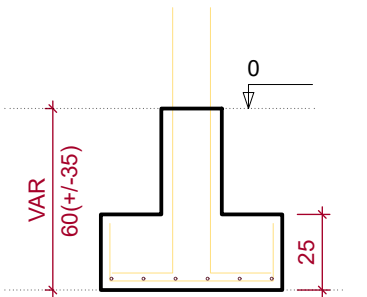


DETALHAMENTO DAS SAPATAS

escala 1:50

			
PREFEITURA MUNICIPAL DE SÃO JOSÉ DO HORTÊNCIO			
RUA 33, nº 40, CENTRO - SÃO JOSÉ DO HORTÊNCIO/RS - CEP: 95755-000 - FONE: (051) 3571-1122			
REVITALIZAÇÃO DE PRAÇA EXECUÇÃO DE PISTA DE CAMINHADA CONSTRUÇÃO DE SANITÁRIOS			
DANIELE LINDEN PAVECK:01710661038 ENG. CIVIL: DANIELE LINDEN PAVECK - CREA/RS:229.286		Assinado de forma digital por DANIELE LINDEN Assinado de forma digital por ESTER ELISA DILL Koch:77383583000 Dados: 2024.11.11 13:28:07 -03'00'	
ESPECIFICAÇÕES: PROJETO BANHEIROS - ESTRUTURAL - SAPATAS		DESENHO: DANIELE PAVECK	
DATA: NOVEMBRO/24	ESCALA: 1/50	ÁREA TOTAL: --	PRANCHA: 10/15


V1

ESC 1:50

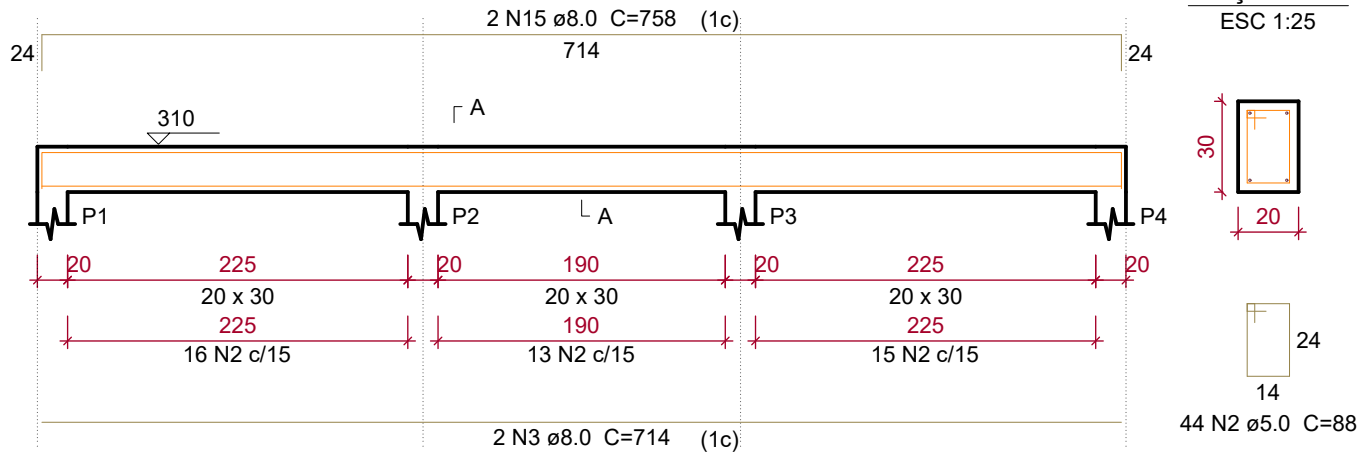


SEÇÃO A-A

ESC 1:25

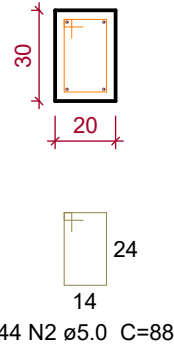


V2

ESC 1:50

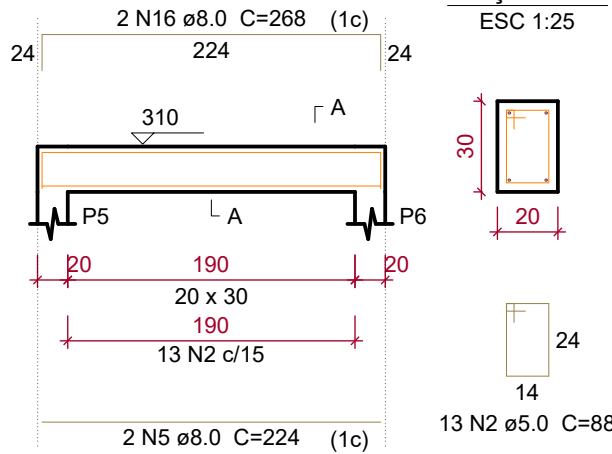


SEÇÃO A-A

ESC 1:25

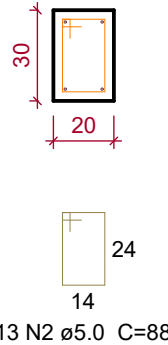


V3

ESC 1:50

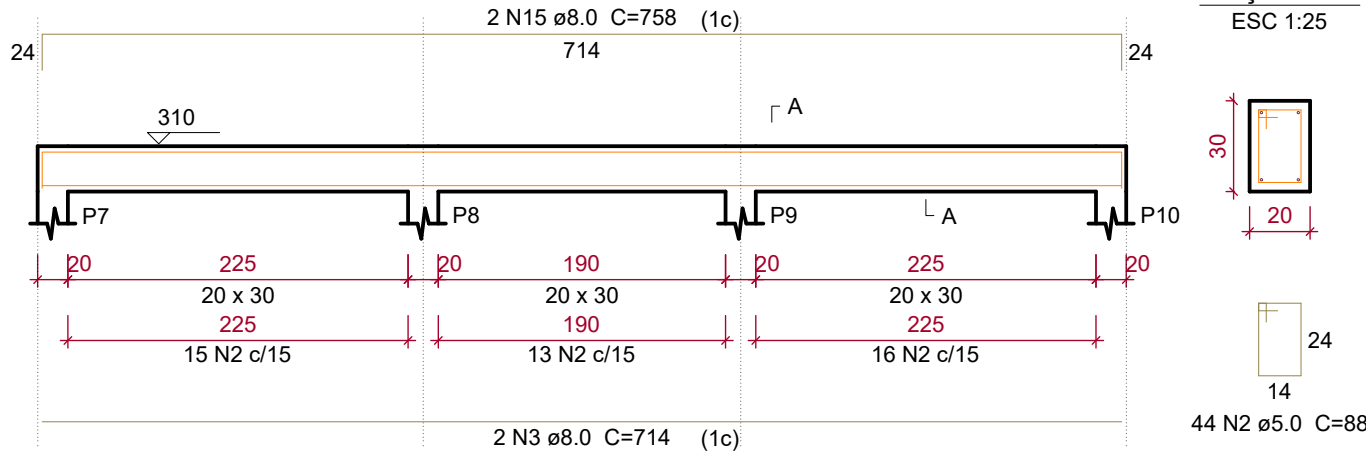


SEÇÃO A-A

ESC 1:25

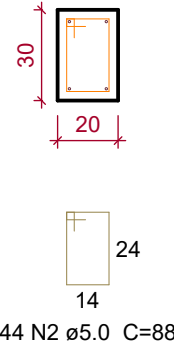


V4

ESC 1:50

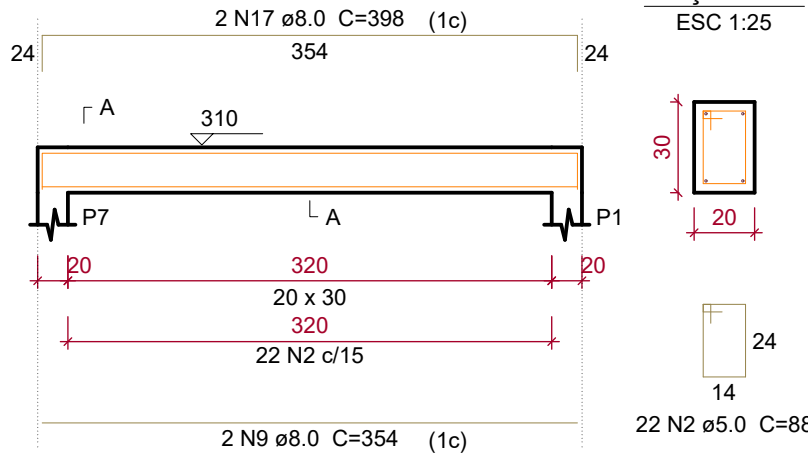


SEÇÃO A-A

ESC 1:25

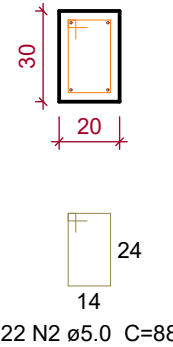


V5

ESC 1:50

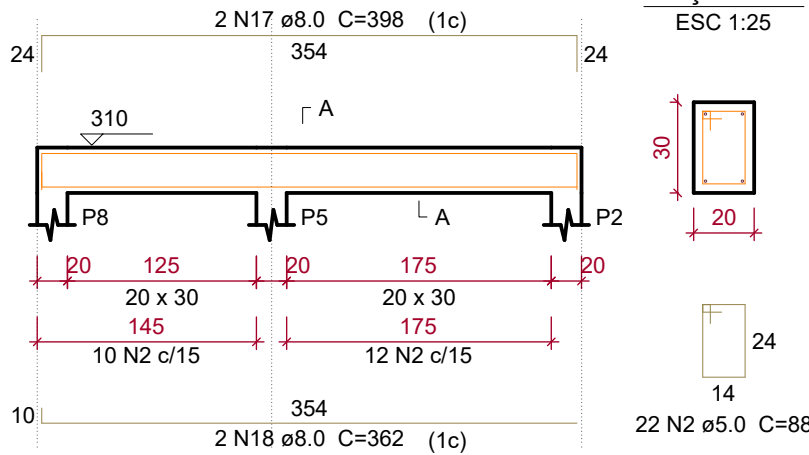


SEÇÃO A-A

ESC 1:25

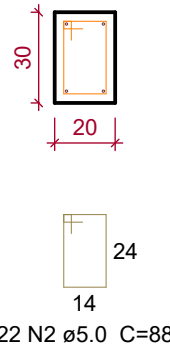


V6

ESC 1:50

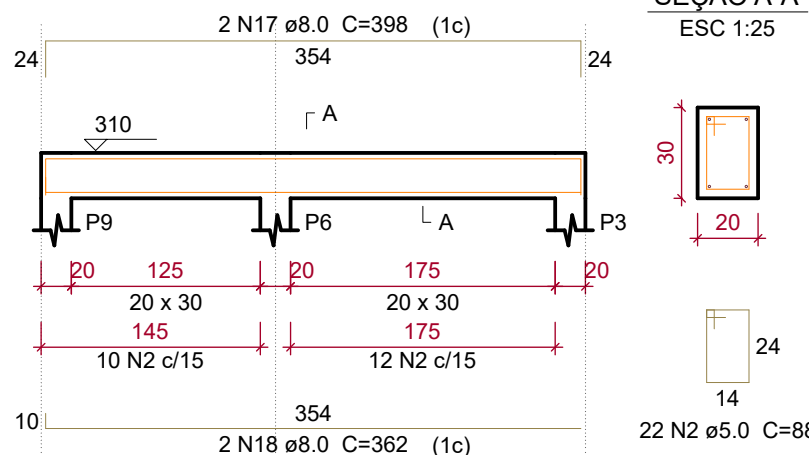


SEÇÃO A-A

ESC 1:25

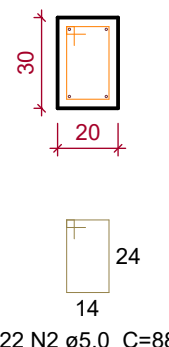


V7

ESC 1:50

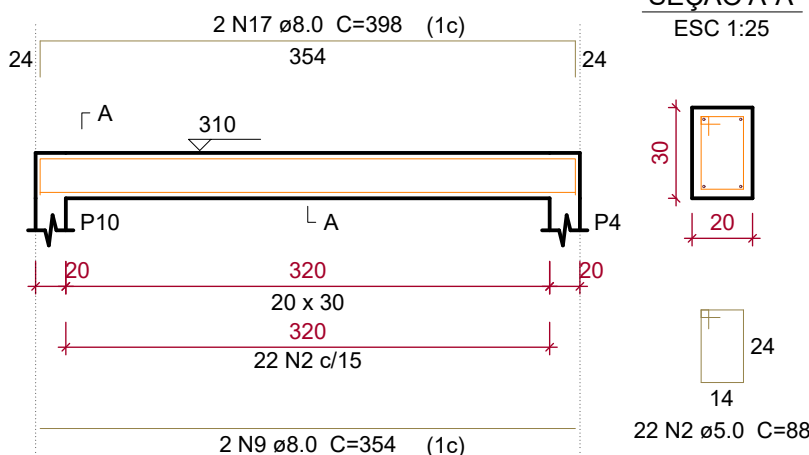












SEÇÃO A-A

ESC 1:25

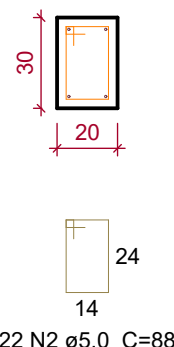


DETALHAMENTO DAS VIGAS
escala 1:50

			
PREFEITURA MUNICIPAL DE SÃO JOSÉ DO HORTÊNCIO			
RUA 33, nº 40, CENTRO - SÃO JOSÉ DO HORTÊNCIO/RS - CEP: 95755-000 - FONE: (051) 3571-1122			
REVITALIZAÇÃO DE PRAÇA EXECUÇÃO DE PISTA DE CAMINHADA CONSTRUÇÃO DE SANITÁRIOS			
DANIELE LINDEN PAVECK:01710661038		Assinado de forma digital por DANIELE LINDEN PAVECK:01710661038	
ENG. CIVIL: DANIELE LINDEN PAVECK - CREA/RS:229.286		ESTER ELISA DILL KOCH:77383583000 Assinado de forma digital por ESTER ELISA DILL KOCH:77383583000 Dados: 2024.11.11 13:28:55 -03'00'	
PREFEITURA MUNICIPAL DE SÃO JOSÉ DO HORTÊNCIO			
ESPECIFICAÇÕES: PROJETO BANHEIROS - ESTRUTURAL - VIGAS			DESENHO: DANIELE PAVECK
DATA: NOVEMBRO/24	ESCALA: 1/50	ÁREA TOTAL: --	PRANCHA: 11/15

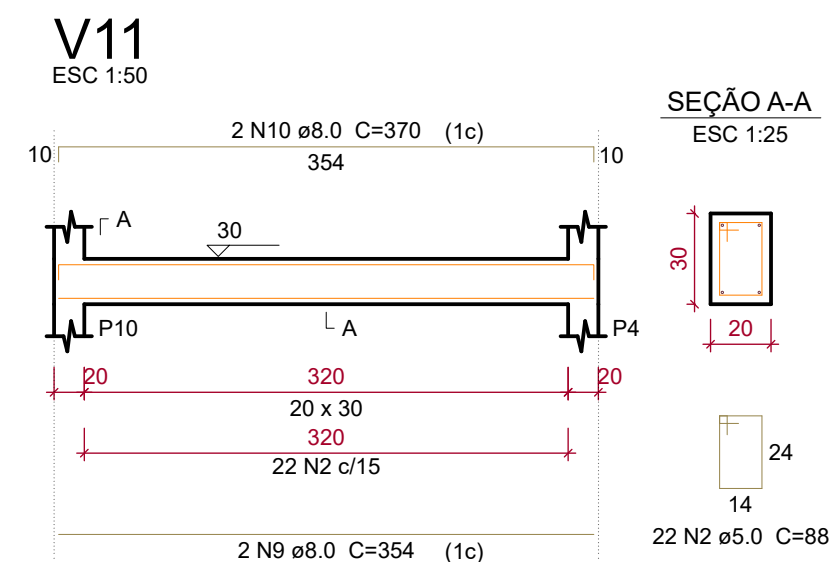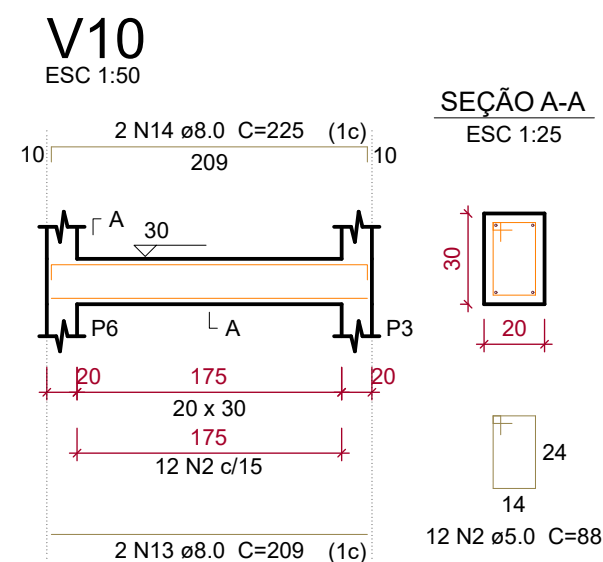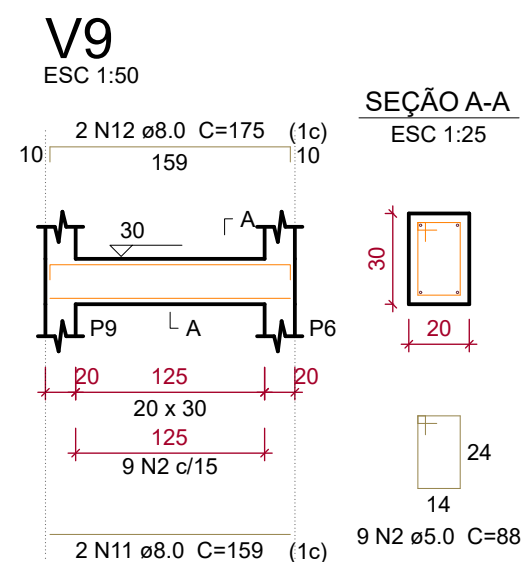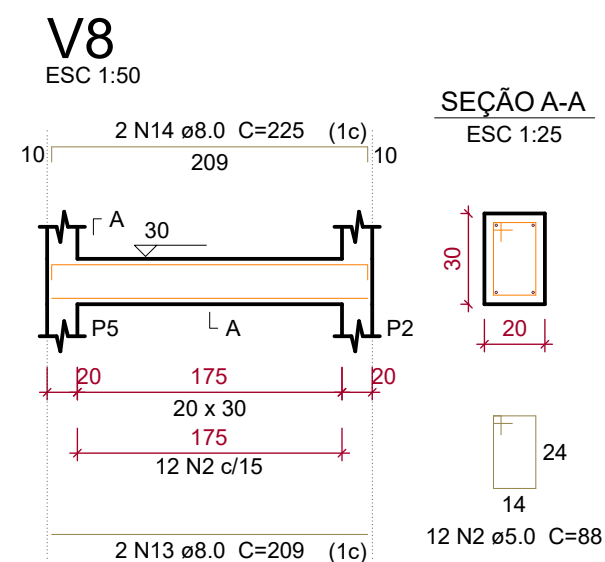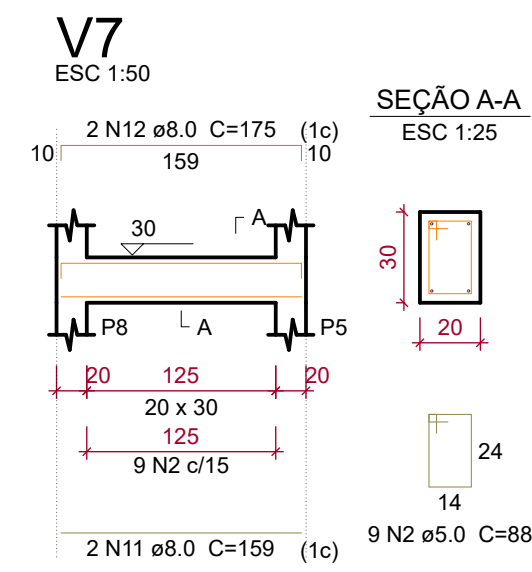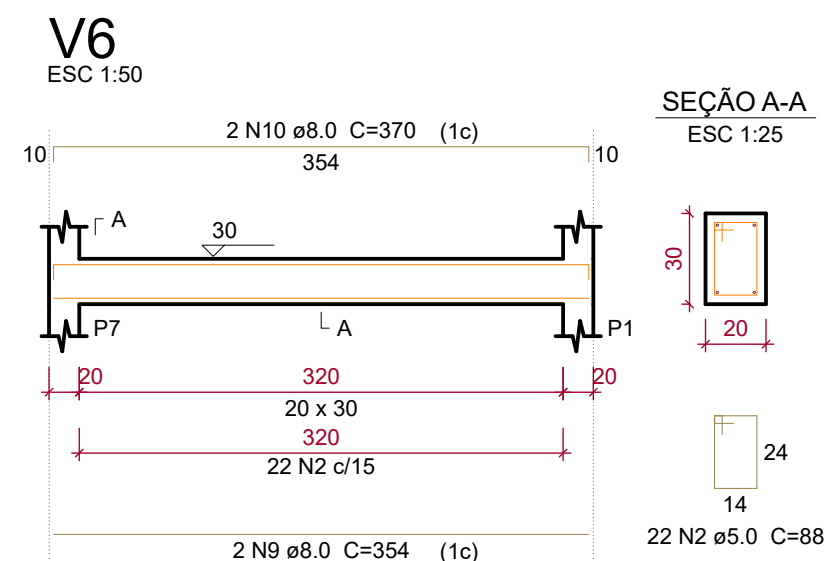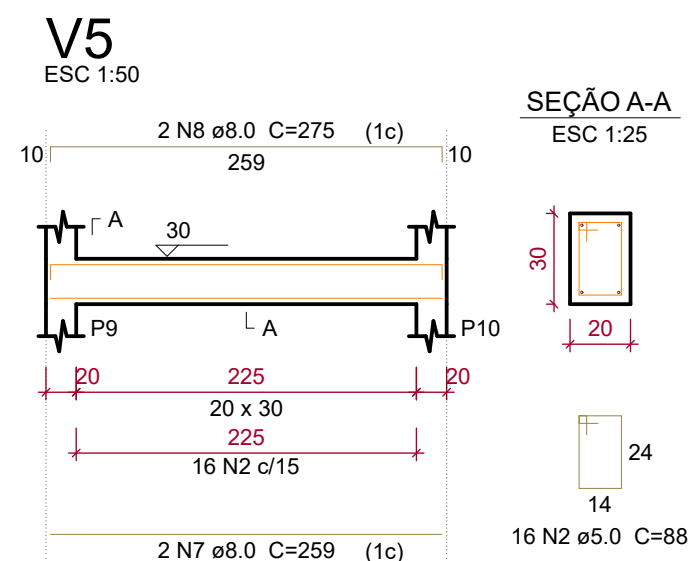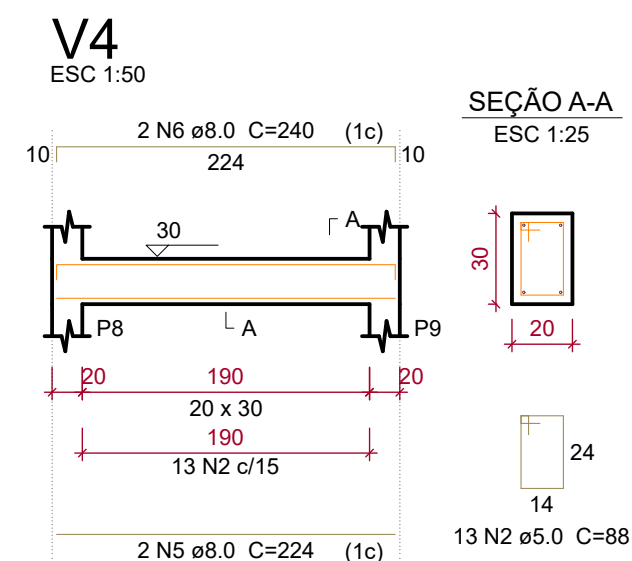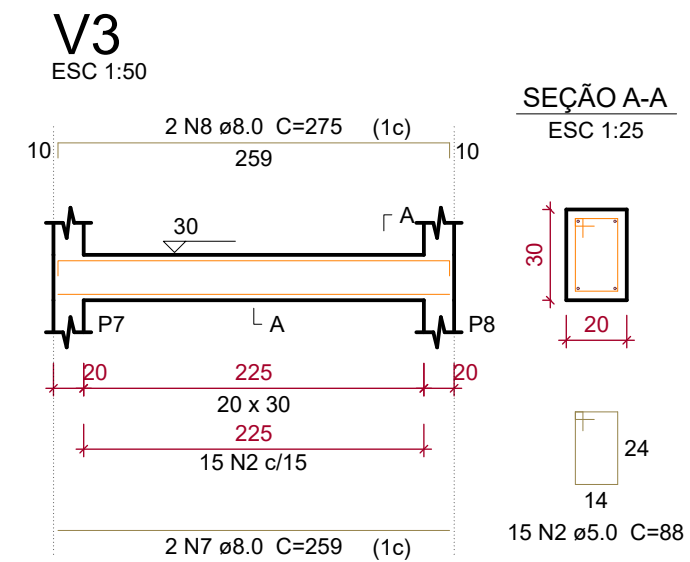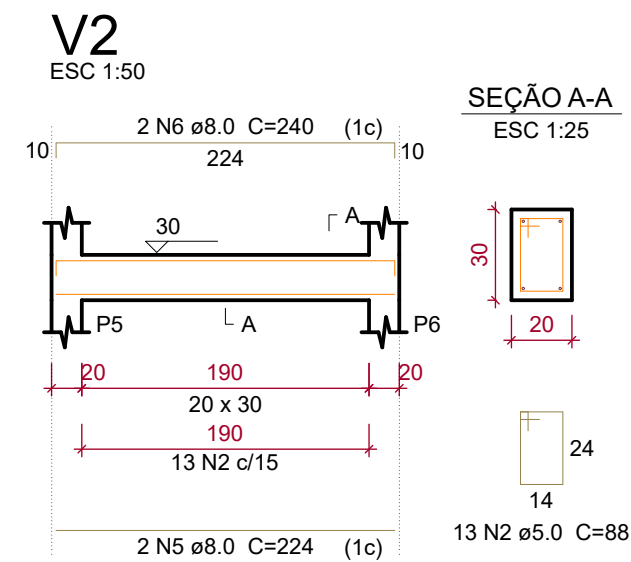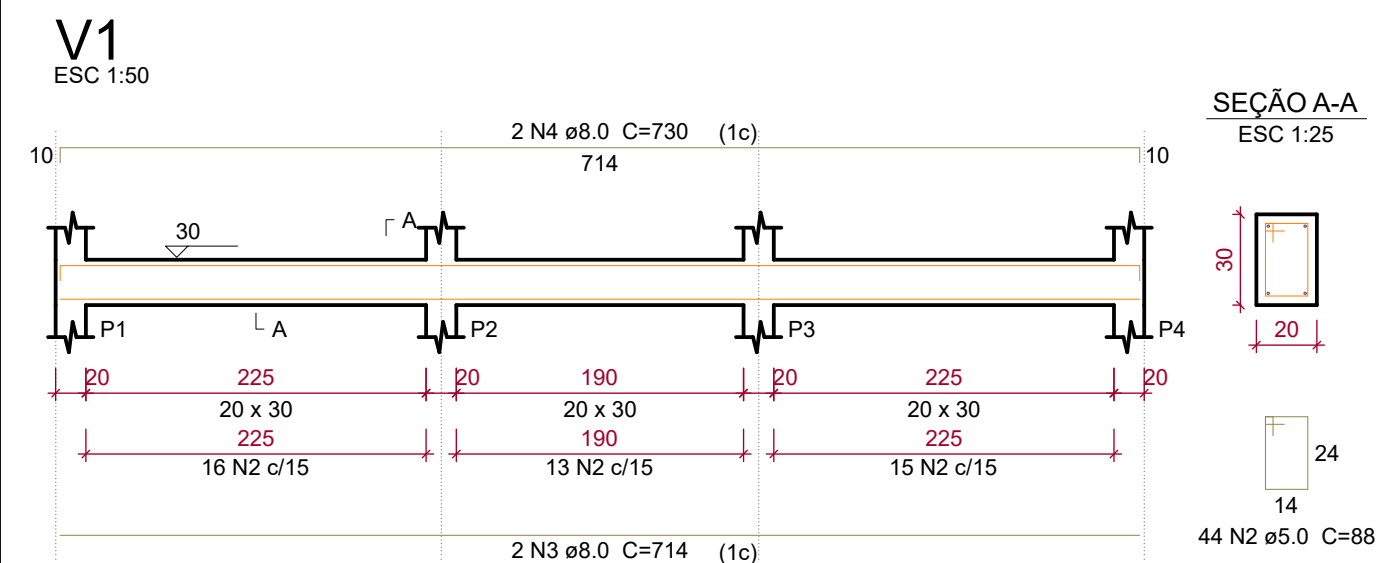

DETALHAMENTO DAS VIGAS BALDRAME
escala 1:50

		PREFEITURA MUNICIPAL DE SÃO JOSÉ DO HORTÊNCIO RUA 33, nº 40, CENTRO - SÃO JOSÉ DO HORTÊNCIO/RS - CEP: 95755-000 - FONE: (051) 3571-1122 REVITALIZAÇÃO DE PRAÇA EXECUÇÃO DE PISTA DE CAMINHADA CONSTRUÇÃO DE SANITÁRIOS	
DANIELE LINDEN PAVECK01710661038 Assinado de forma digital por DANIELE LINDEN PAVECK01710661038 ENG. CIVIL: DANIELE LINDEN PAVECK - CREA/RS:229.286		ESTER ELISA DILL KOCH:77383583000 Assinado de forma digital por ESTER ELISA DILL KOCH:77383583000 Dados: 2024.11.11 13:29:38 -03'00' PREFEITURA MUNICIPAL DE SÃO JOSÉ DO HORTÊNCIO	
ESPECIFICAÇÕES: PROJETO BANHEIROS - ESTRUTURAL - BALDRAME		DESENHO: DANIELE PAVECK	
DATA: NOVEMBRO/24	ESCALA: 1/50	ÁREA TOTAL: --	PRANCHA: 12/15

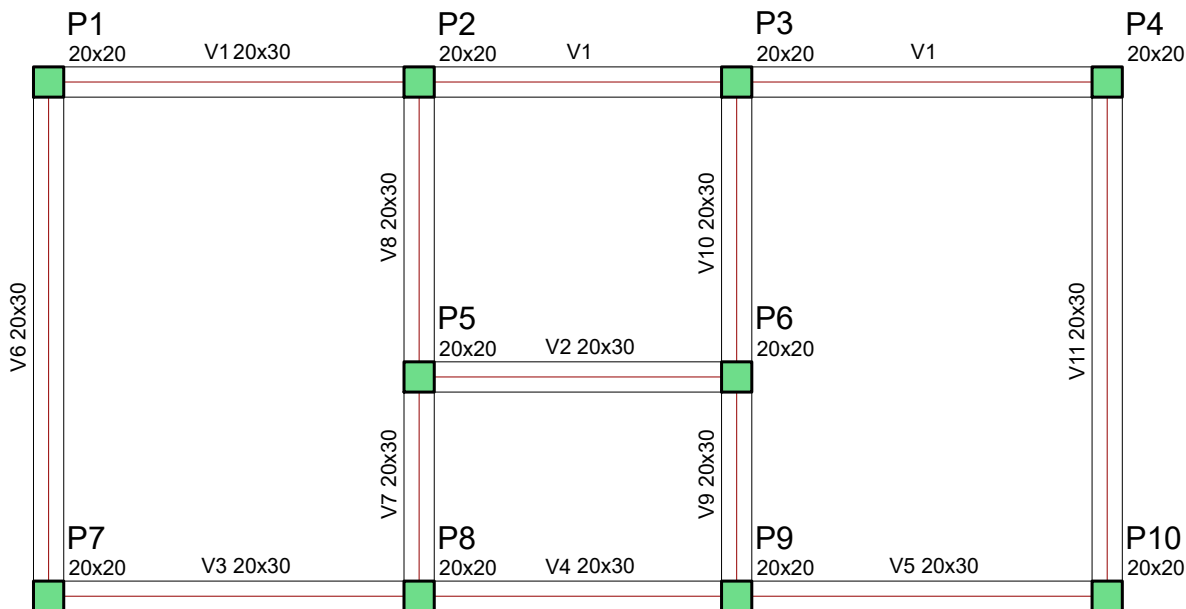

FORMA DO PAVIMENTO - VIGA BALDRAME

escala 1:50

Vigas			
Nome	Seção (cm)	Elevação (cm)	Nível (cm)
V1	20x30	0	30
V2	20x30	0	30
V3	20x30	0	30
V4	20x30	0	30
V5	20x30	0	30
V6	20x30	0	30
V7	20x30	0	30
V8	20x30	0	30
V9	20x30	0	30
V10	20x30	0	30
V11	20x30	0	30

Pilares			
Nome	Seção (cm)	Elevação (cm)	Nível (cm)
P1	20 x 20	0	30
P2	20 x 20	0	30
P3	20 x 20	0	30
P4	20 x 20	0	30
P5	20 x 20	0	30
P6	20 x 20	0	30
P7	20 x 20	0	30
P8	20 x 20	0	30
P9	20 x 20	0	30
P10	20 x 20	0	30

Legenda dos Pilares	
	Pilar que morre
	Pilar que passa
	Pilar que nasce
	Pilar com mudança de seção



PREFEITURA MUNICIPAL DE SÃO JOSÉ DO HORTÊNCIO

RUA 33, nº 40, CENTRO - SÃO JOSÉ DO HORTÊNCIO/RS - CEP: 95755-000 - FONE: (051) 3571-1122

REVITALIZAÇÃO DE PRAÇA | EXECUÇÃO DE PISTA DE CAMINHADA | CONSTRUÇÃO DE SANITÁRIOS

DANIELE LINDEN
PAVECK:01710661038

Assinado de forma digital por DANIELE
LINDEN PAVECK:01710661038

ENG. CIVIL: DANIELE LINDEN PAVECK - CREA/RS:229.286

ESTER ELISA DILL
KOCH:77383583000

Assinado de forma digital por ESTER
ELISA DILL KOCH:77383583000
Dados: 2024.11.11 13:30:20 -03'00'

PREFEITURA MUNICIPAL DE SÃO JOSÉ DO HORTÊNCIO

ESPECIFICAÇÕES:

PROJETO BANHEIROS - ESTRUTURAL - BALDRAME

DESENHO:

DANIELE PAVECK

DATA:

NOVEMBRO/24

ESCALA:


1/50

ÁREA TOTAL:

--

PRANCHA:

13/15

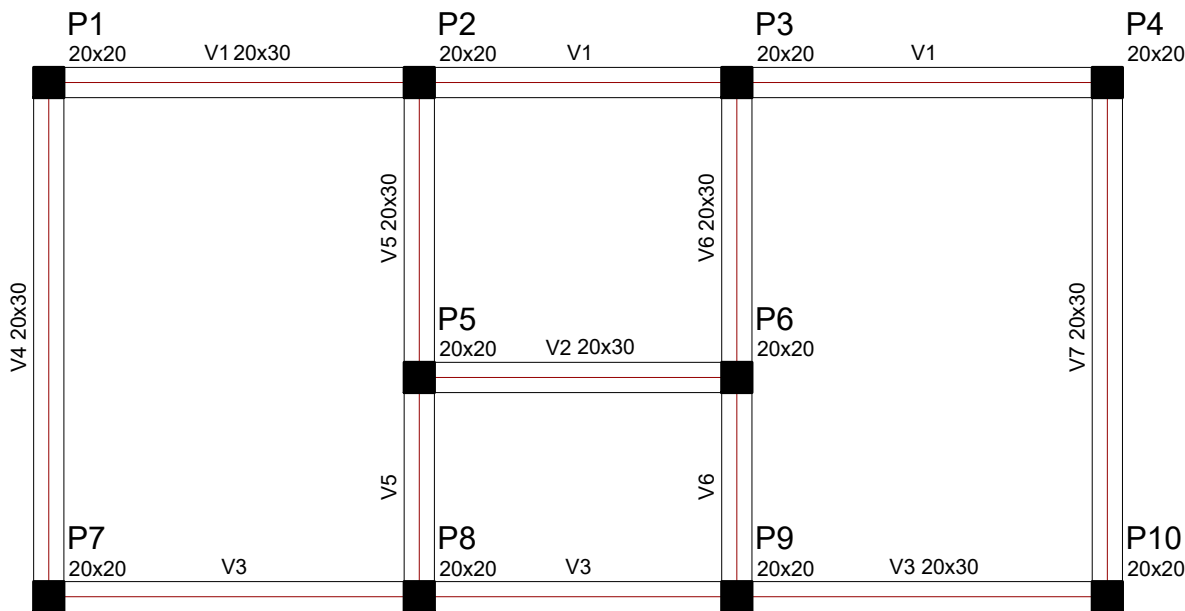

FORMA DO PAVIMENTO - VIGA

escala 1:50

Pilares			
Nome	Seção (cm)	Elevação (cm)	Nível (cm)
P1	20 x 20	0	310
P2	20 x 20	0	310
P3	20 x 20	0	310
P4	20 x 20	0	310
P5	20 x 20	0	310
P6	20 x 20	0	310
P7	20 x 20	0	310
P8	20 x 20	0	310
P9	20 x 20	0	310
P10	20 x 20	0	310

Vigas			
Nome	Seção (cm)	Elevação (cm)	Nível (cm)
V1	20x30	0	310
V2	20x30	0	310
V3	20x30	0	310
V4	20x30	0	310
V5	20x30	0	310
V6	20x30	0	310
V7	20x30	0	310

Legenda dos Pilares	
	Pilar que morre
	Pilar que passa
	Pilar que nasce
	Pilar com mudança de seção



PREFEITURA MUNICIPAL DE
SÃO JOSÉ DO HORTÊNCIO

RUA 33, nº 40, CENTRO - SÃO JOSÉ DO HORTÊNCIO/RS - CEP: 95755-000 - FONE: (051) 3571-1122

REVITALIZAÇÃO DE PRAÇA | EXECUÇÃO DE PISTA DE CAMINHADA | CONSTRUÇÃO DE SANITÁRIOS

DANIELE LINDEN
PAVECK:01710661038

Assinado de forma digital por DANIELE
LINDEN PAVECK:01710661038

ENG. CIVIL: DANIELE LINDEN PAVECK - CREA/RS:229.286

ESTER ELISA DILL
KOCH:77383583000

Assinado de forma digital por ESTER
ELISA DILL KOCH:77383583000
Dados: 2024.11.11 13:32:59 -03'00'

PREFEITURA MUNICIPAL DE SÃO JOSÉ DO HORTÊNCIO

ESPECIFICAÇÕES:

PROJETO BANHEIROS - ESTRUTURAL - VIGAS

DESENHO:

DANIELE PAVECK

DATA:

NOVEMBRO/24

ESCALA:

1/50

ÁREA TOTAL:


--

PRANCHA:

14/15

P1=P2=P3=P4=P5=P6=
P7=P8=P9=P10

P1=P2=P3=P4=P5=
P6=P7=P8=P9=P10

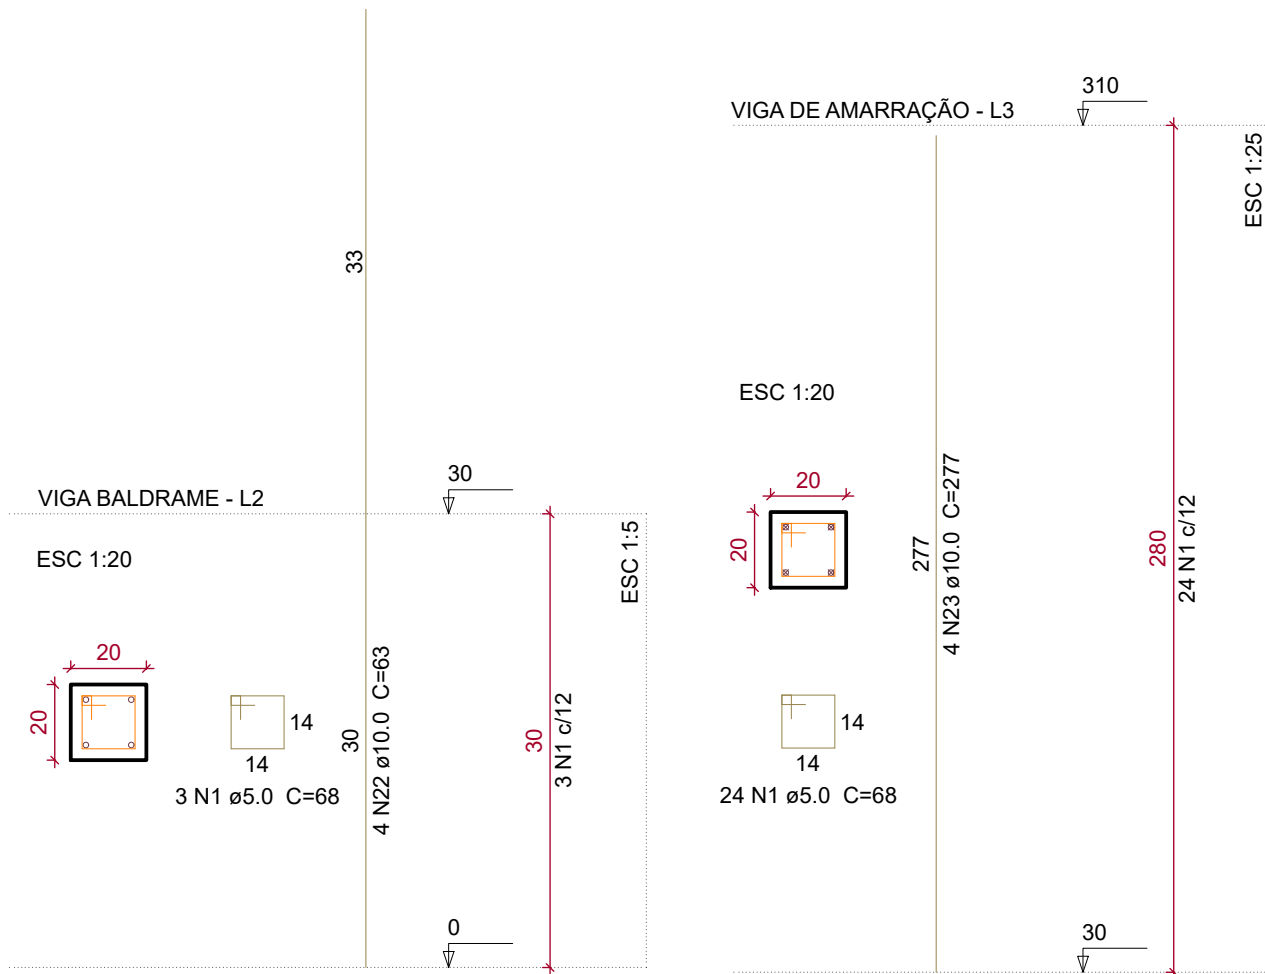

DETALHAMENTO DOS PILARES
escala 1:50



PREFEITURA MUNICIPAL DE
SÃO JOSÉ DO HORTÊNCIO

RUA 33, nº 40, CENTRO - SÃO JOSÉ DO HORTÊNCIO/RS - CEP: 95755-000 - FONE: (051) 3571-1122

REVITALIZAÇÃO DE PRAÇA | EXECUÇÃO DE PISTA DE CAMINHADA | CONSTRUÇÃO DE SANITÁRIOS

DANIELE LINDEN
PAVECK:01710661038

Assinado de forma digital
por DANIELE LINDEN
PAVECK:01710661038

ENG. CIVIL: DANIELE LINDEN PAVECK - CREA/RS:229.286

ESTER ELISA DILL
KOCH:77383583000

Assinado de forma digital por ESTER
ELISA DILL KOCH:77383583000
Dados: 2024.11.11 13:33:45 -03'00'

PREFEITURA MUNICIPAL DE SÃO JOSÉ DO HORTÊNCIO

ESPECIFICAÇÕES:

PROJETO BANHEIROS - ESTRUTURAL - PILARES

DESENHO:

DANIELE PAVECK

DATA:

NOVEMBRO/24

ESCALA:

1/50

ÁREA TOTAL:

--

PRANCHA:

15/15