




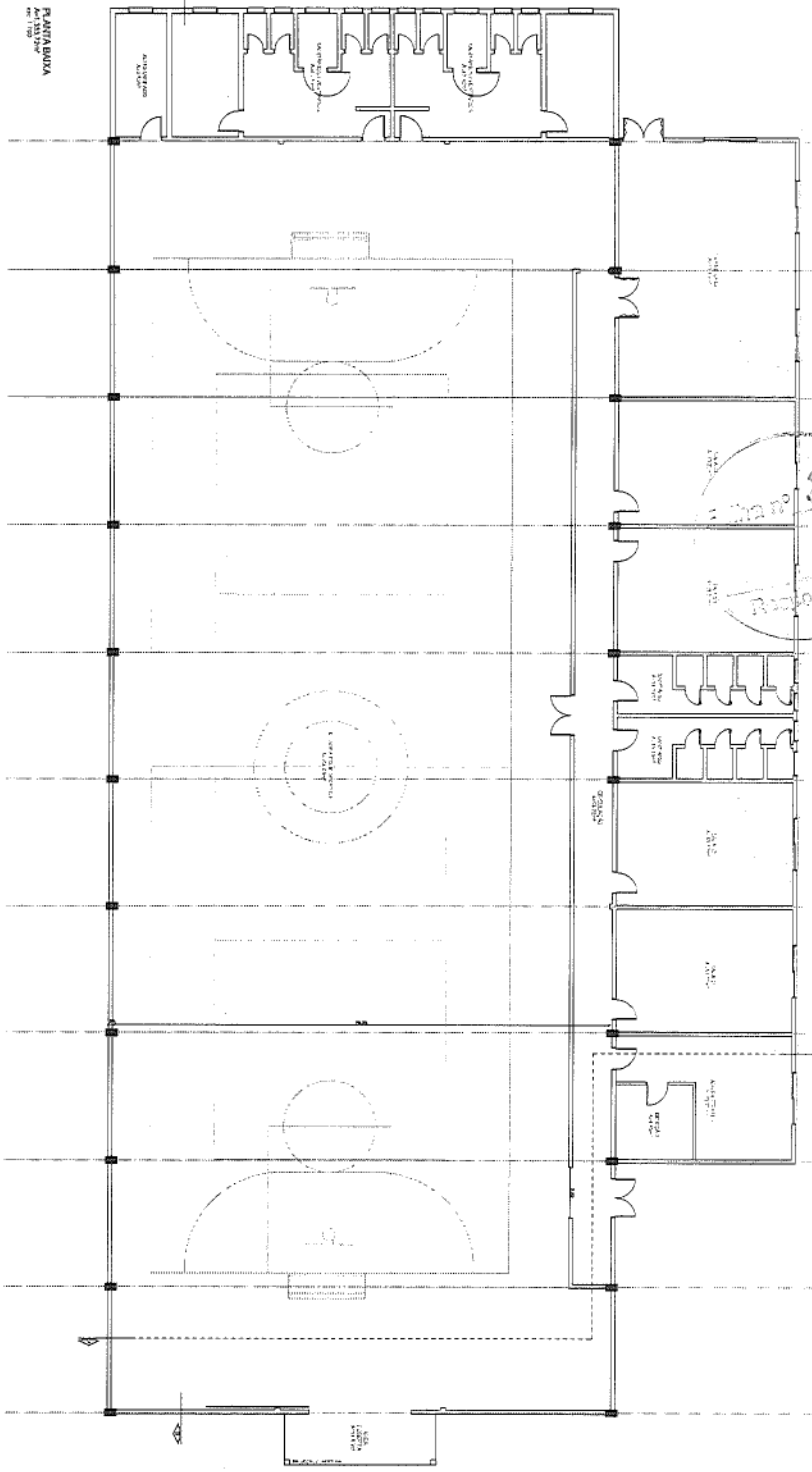

23
1
R. 1.01.01.01

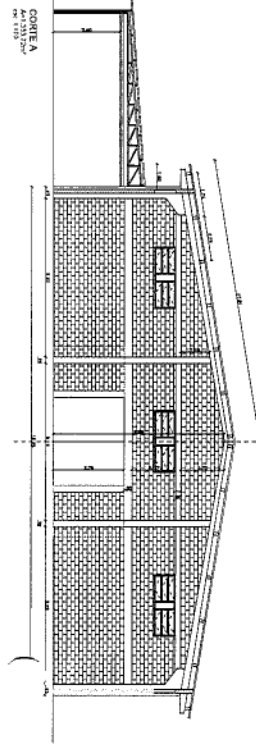

BRUNO FERREIRA, S. 1.01.01.01
P. 1.01.01.01
P. 1.01.01.01

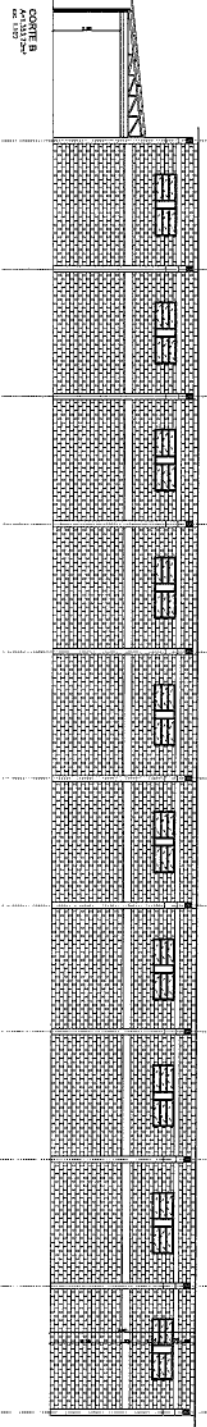

ENTRADA DO JOGO DE FUTEBOL
P. 1.01.01.01
P. 1.01.01.01

QUADRA POLIESPORTIVA NOVA NORDESTE
NORDESTE

PROJETO DE ARQUITETURA
P. 1.01.01.01
P. 1.01.01.01

BRUNO FERREIRA, S. 1.01.01.01
P. 1.01.01.01
P. 1.01.01.01

A. PROJETO - Quantitativos de Piso		
Comentários	Descrição	Área

A. PROJETO - Quantitativos de Revestimento Cerâmico			
Comentários	Descrição	Altura	Área

Sanitário/ Vestiário	Porcelanato 80x80	77 m²	Sanitário/ Vestiário	Porcelanato 30x60	0,10	2 m²
			Sanitário/ Vestiário	Porcelanato 30x60	1,70	120 m²

A. PROJETO - Quantitativos de peça hidrossanitária Copiar 1

Comentários	Cód.	Descrição	Quant.
-------------	------	-----------	--------

Sanitário/ Vestiário	01	Lavatório de louça cor branca	2
Sanitário/ Vestiário	02	COLUNA SUSPensa PARA LAVATÓRIO	2
Sanitário/ Vestiário	03	Lavatório com coluna, de cerâmica	4
Sanitário/ Vestiário	05	Tomieira cromada de mesa para lavatório termopolizada	6
Sanitário/ Vestiário	06	Registro de ducha de passo directo ideal para bojas prestiones.	4
Sanitário/ Vestiário	08	Rolo Seco	4
Sanitário/ Vestiário	09	Vaso sifonado com caixa acoplada louça branca	4
Sanitário/ Vestiário	11	Vaso sifonado com caixa acoplada louça branca para PCD	2
Sanitário/ Vestiário	12	Assento para bacia em políster branco	6

A. PROJETO - Quantitativos acessórios

Comentários	Cód.	Descrição	Quant.
-------------	------	-----------	--------

Sanitários/ Vestiários	12	Barra de apoio 40 cm - Docolacessórios	4
Sanitários/ Vestiários	13	Barra de apoio 80 cm - Docolacessórios	4
Sanitários/ Vestiários	14	Dispenser Porta Papel Toalha Interfolha	4
Sanitários/ Vestiários	15	Papeleira Sem Tampa Para Papel Higiênico Aço Inox	6
Sanitários/ Vestiários	16	Dispenser Sabonete Líquido	4
Sanitários/ Vestiários	18	Espelho 0,70x0,50m	6

A. PROJETO - Quantitativos de Alvenaria

Comentários	Descrição	Altura	Área
-------------	-----------	--------	------

Sanitário/ Vestiário	Parede de alvenaria interna e=11,5cm. Reboco de 0,7cm e pintura.	0,10	2 m²
----------------------	--	------	------

A. PROJETO - Levantamento de moelral - mobiliário

Comentários	Moelral	Área
-------------	---------	------

Sanitário/ Vestiário	Chapa de aço galvanizada	3,94 m²
Sanitário/ Vestiário	Compensado, Revestimento	29,91 m²

A. PROJETO - Quantitativos de Portas

Comentários	Cód.	Descrição	Quant.	Altura
-------------	------	-----------	--------	--------

Sanitário/ Vestiário	P01	Porta de Alumínio com Pintura Eletrostática Branca	4	0,80	2,10
Sanitário/ Vestiário	P02	Porta de Alumínio com Pintura Eletrostática Branca	8	0,70	1,70
Sanitário/ Vestiário	P03	Porta de Alumínio com Pintura Eletrostática Branca	2	0,80	1,70

A. PROJETO - Quantitativos de Janelas

Comentários	Cód.	Descrição	Quant.	Altura
-------------	------	-----------	--------	--------

Sanitário/ Vestiário	J01	Janela Maxim-ar em alumínio e Vidro (1 folha)	10	0,80	0,60
Sanitário/ Vestiário	J02	Janela Maxim-ar em alumínio e Vidro (2 folhas)	2	1,60	0,60

ANNA CAROLINA MOREIRA SANTOS
ARQUITETA & URBANISTA
BRUNO REBECHI DALLE MOUTTE
ENGENHEIRO CIVIL
HENRIQUE RODRIGUES DIAS
ATA ENGENHEIRO CIVIL



ADMINISTRAÇÃO
2021/2024
SECRETARIA
MUNICIPAL
DE
EDUCAÇÃO
SECRETARIA MUNICIPAL DE EDUCAÇÃO

ESTADO DO RIO GRANDE DO SUL
PREFEITURA MUNICIPAL DE IMBÉ
AVENIDA PARAGUASSU, 2017 - CENTRO - IMBÉ - RS
FONE: 51.36278516 - CEP: 96.625-000

CENTRO ESPORTIVO NOVA NORDESTE
REFORMA EMERGENCIAL

Bairro NOVA NORDESTE - IMBÉ - RS
RUA MARCADO DE ASSIS, 131

ANNA CAROLINA MOREIRA SANTOS
ARQUITETA & URBANISTA
CNPJ: 06.947.750-6
BRUNO REBECHI DALLE MOUTTE
ENGENHEIRO CIVIL
CREA-35.50.932

RUI JOSE LUIZ MONTENEGRO RUSCHET
SECRETARIA MUNICIPAL DE EDUCAÇÃO



SMED

Projetos
Sanitários/ Vestiários Fem. e Masc. - Lado A - Tabeas

ARQUITETÔNICO


Prancha: 04 / 07

Data: 31/03/2025


Assinatura

Desenho: ANA CMS


Escala:

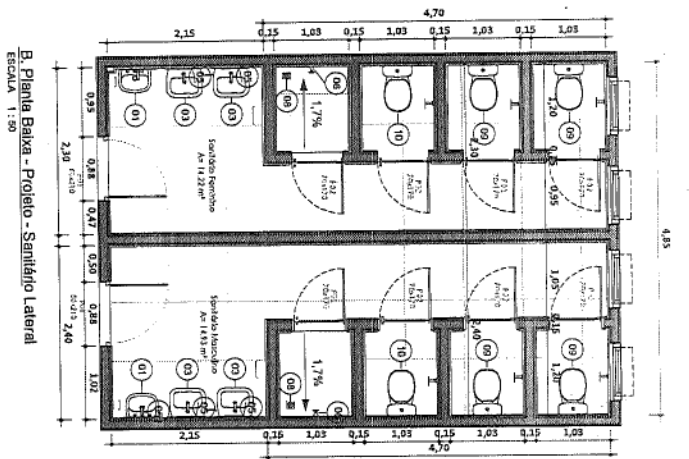


B. Planta Baixa - Projeto - Sanitário Lateral
ESCALA 1:50

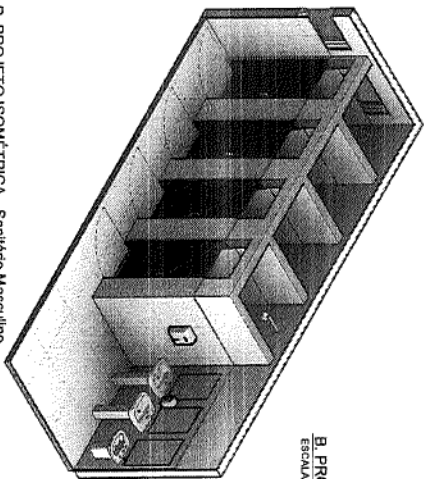


B. PROJETO ISOMÉTRICA - Sanitário Masculino
ESCALA 1:50

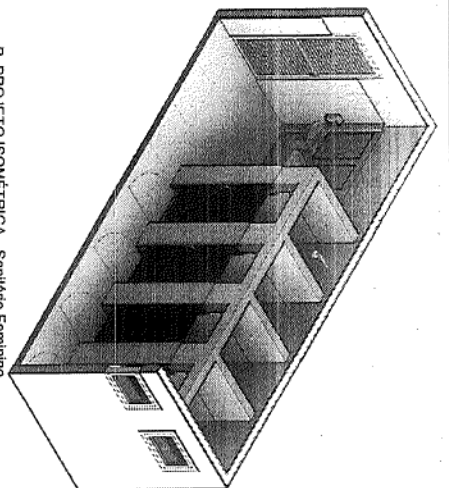


B. PROJETO ISOMÉTRICA - Sanitário Feminino
ESCALA 1:50

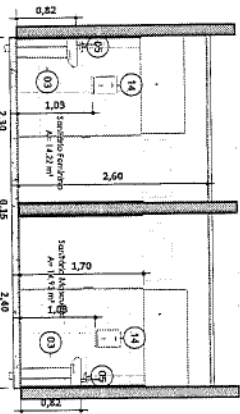


B. Elevação Lavatórios - Sanitário Lateral
ESCALA 1:50

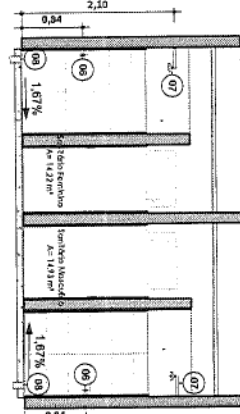


B. Elevação Chuveiros - Sanitário Lateral
ESCALA 1:50

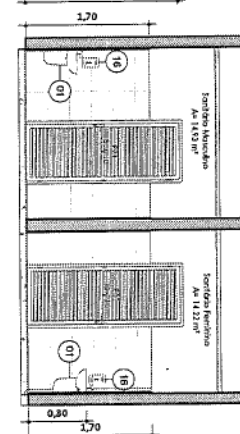

B. Lavatórios - Sanitário Lateral
ESCALA 1:50

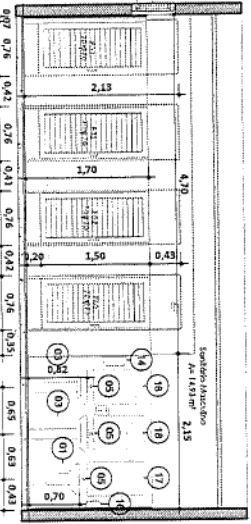

B. Elevação Sanitários e chuveiros - Sanitário Lateral
ESCALA 1:50

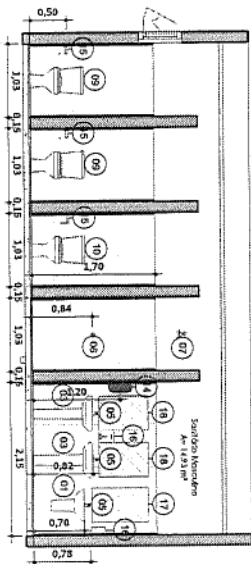

B. Elevação Interna Sanitários e chuveiros - Sanitário Lateral
ESCALA 1:50

UNIVERSIDADE FEDERAL DO RIO GRANDE DO SUL
AV. CARLOS KUNZ, 2100 - CENTRO - PORTO ALEGRE - RS
FACULDADE DE ENGENHARIA
CURSO DE ENGENHARIA CIVIL
PROFESSOR: DR. CARLOS KUNZ
PROFESSOR: DR. CARLOS KUNZ

ESTADO DO RIO GRANDE DO SUL PREFEITURA MUNICIPAL DE IMBÉ RUA CARLOS KUNZ, 2100 - CENTRO - PORTO ALEGRE - RS CNPJ: 07.040.188/0001-90		PROJETO: CENTRO ESPORTIVO NOVA NORDESTE REFORMA EMERGENCIAL	
PROJETO: Sanitário Feminino e Masculino - Lado B	ARQUITETO: ARQUITETO	PROJETO: 05	PROJETO: 05
PROJETO: 05	PROJETO: 05	PROJETO: 05	PROJETO: 05

B. PROJETO - Quantitativos de Piso			B. PROJETO - Quantitativos de Revestimento Cerâmico		
Comentários	Descrição	Área	Comentários	Descrição	Área
Sanitário Lateral	Porcelanato 80x80	30 m²	Sanitário Lateral	Porcelanato 30x60	1,70
					98 m²

B. PROJETO - Levantamento do material - Espelhos		
Comentários	Descrição	Área
Sanitário Lateral	Espelho 0,70x0,50m	2,67 m²
Sanitário Lateral	Espelho 0,80x0,50m	1,53 m²


B. PROJETO - Quantitativos de peça hidrossanitária		
Comentários	Descrição	Quant.
Sanitário Lateral	Lavatório de louça cor branca	2
Sanitário Lateral	COLUNA SUSPensa PARA LAVATÓRIO	2
Sanitário Lateral	Lavatório com coluna, de cerâmica	4
Sanitário Lateral	Tombeira cromada de mesa para lavatório temporizada	7
Sanitário Lateral	Registro de ducha de piso directo ideal para boias presiones.	2
Sanitário Lateral	Chuveiro	2
Sanitário Lateral	Ralo Seco	2
Sanitário Lateral	Vaso sifonado com caixa acoplada louça branca	4
Sanitário Lateral	Vaso sifonado com caixa acoplada louça branco - Infantil	2
Sanitário Lateral	Assento para bacia em políester branco	6

B. PROJETO - Quantitativos acessórios		
Comentários	Descrição	Quant.
Sanitário Lateral	Dispenser Porta Papel Toalha Interfolha	2
Sanitário Lateral	Papeleira Sem Tampa Para Papel Higiénico Aço Inox	6
Sanitário Lateral	Dispenser Sabonete Líquido	4
Sanitário Lateral	Dispenser Sabonete Líquido	2
Sanitário Lateral	Dispenser Sabonete Líquido	2
Sanitário Lateral	Dispenser Sabonete Líquido	4

B. PROJETO - Quantitativos de Portas		
Comentários	Descrição	Quant.
Sanitário Lateral	Porta de Alumínio com Pintura Eletrolítica Branca	2
Sanitário Lateral	Porta de Alumínio com Pintura Eletrolítica Branca	8

B. PROJETO - Quantitativos de Janelas		
Comentários	Descrição	Quant.
Sanitário Lateral	Janela Maxin-ar - Madeira	4

ANIA CAROLINA MOREIRA SANTOS
ARQUITETA E URBANISTA
BRUNO REBECHI DALE MILLE
PROFESSOR E URBANISTA
HENRIQUE RODRIGUES DIAS
ARQUITETO E URBANISTA

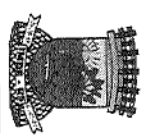

ADMINISTRAÇÃO
2021/2024
SECRETARIA
MUNICIPAL
DE
EDUCAÇÃO
SUAZEMER, 01/09/2024

ESTADO DO RIO GRANDE DO SUL
PREFEITURA MUNICIPAL DE IMBÉ
AVENIDA PARAGUASSU, 2017 - CENTRO - IMBÉ - RS
FONE: 51.36278576 - CEP: 95.625-600
CENTRO ESPORTIVO NOVA NORDESTE
REFORMA EMERGENCIAL



SECRETARIA
MUNICIPAL
DE
EDUCAÇÃO
SUAZEMER, 01/09/2024

ANIA CAROLINA MOREIRA SANTOS
ARQUITETA E URBANISTA
CNPJ: 16.171.566/0001-01
BRUNO REBECHI DALE MILLE
PROFESSOR E URBANISTA
CNPJ: 16.171.566/0001-01
RUI JOSE MONTENEGRO RUSCHL
SECRETARIO MUNICIPAL DA EDUCAÇÃO
CNPJ: 16.171.566/0001-01







PROPOSTA: ARQUITETÔNICO
Sanitários Feminino e Masculino - Lado B - Tabelas
Data: 31/03/2025
Assinatura: ANA CMS
Assinatura: ANA CMS
Assinatura: ANA CMS

134
F

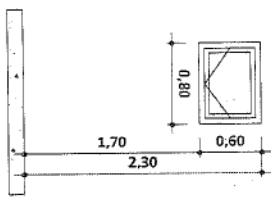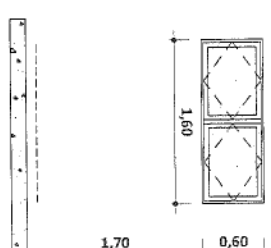JANELAS		
CÓDIGO	J01	J02
DIMENSÕES	0,80x0,60/1,70	1,60x0,60/1,70
QUANTIDADE	10 UNID.	02 UNID.
TIPO	Maxim ar	Maxim ar (2 Folhas)
VIDRO	Vidro Temperado 6mm	Vidro Temperado 6mm
ACABAMENTO	ANODIZADO - ALUMÍNIO BRANCO	ANODIZADO - ALUMÍNIO BRANCO

Janelas
ESCALA 1 : 50

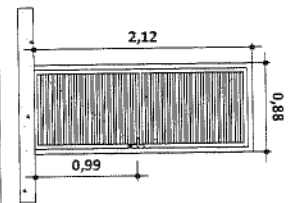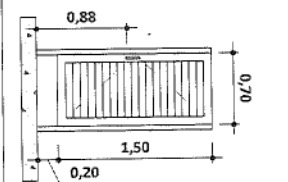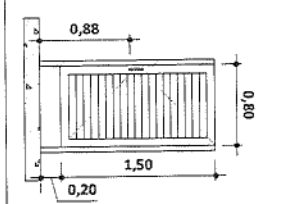PORTAS			
CÓDIGO	P01	P02	P03
DIMENSÕES	0,80x2,10	0,70x1,50	0,80x1,50
QUANTIDADE	06 UNID.	16 UNID.	02 UNID.
TIPO	ABRIR	ABRIR	ABRIR
VIDRO			
MATERIAL	ANODIZADO - ALUMÍNIO BRANCO	ANODIZADO - ALUMÍNIO BRANCO	ANODIZADO - ALUMÍNIO BRANCO

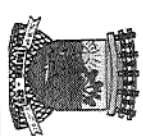

ADMINISTRAÇÃO
2011/2024
SECRETARIA
MUNICIPAL
DE
EDUCAÇÃO
SECRETARIA DE EDUCAÇÃO
SECRETARIA DE EDUCAÇÃO

ESTADO DO RIO GRANDE DO SUL
PREFEITURA MUNICIPAL DE IMBÉ
AVENIDA PARAGUASSU, 2017 - CENTRO - IMBÉ - RS
FONE: 51.36270510 - CEP: 95.026-000

CENTRO ESPORTIVO NOVA NORDESTE
REFORMA EMERGENCIAL

Endereço: BAIRRO NOVA NORDESTE - IMBÉ - RS
RUA MAÇADO DE ASSIS, 131

ANA CAROLINA MOREIRA SANTOS
ARQUITETA E URBANISTA
CNPJ: 17.150.566
BRIUNO REBECHI DALE MILLE
FAC. ENGENHARIA CIVIL
CNPJ: 17.150.566


RUTH JOSELI MONTENEGRO BUSCH
SECRETARIA MUNICIPAL DE EDUCAÇÃO
CNPJ: 17.150.566

Projeto: ARQUITETÔNICO
Legenda Esquadradas

Desenho: ANA CMS
Escala: 1 : 50
Data: 31/03/2025
Assinatura: [assinatura]
Folha: 07 / 07



test 1:50

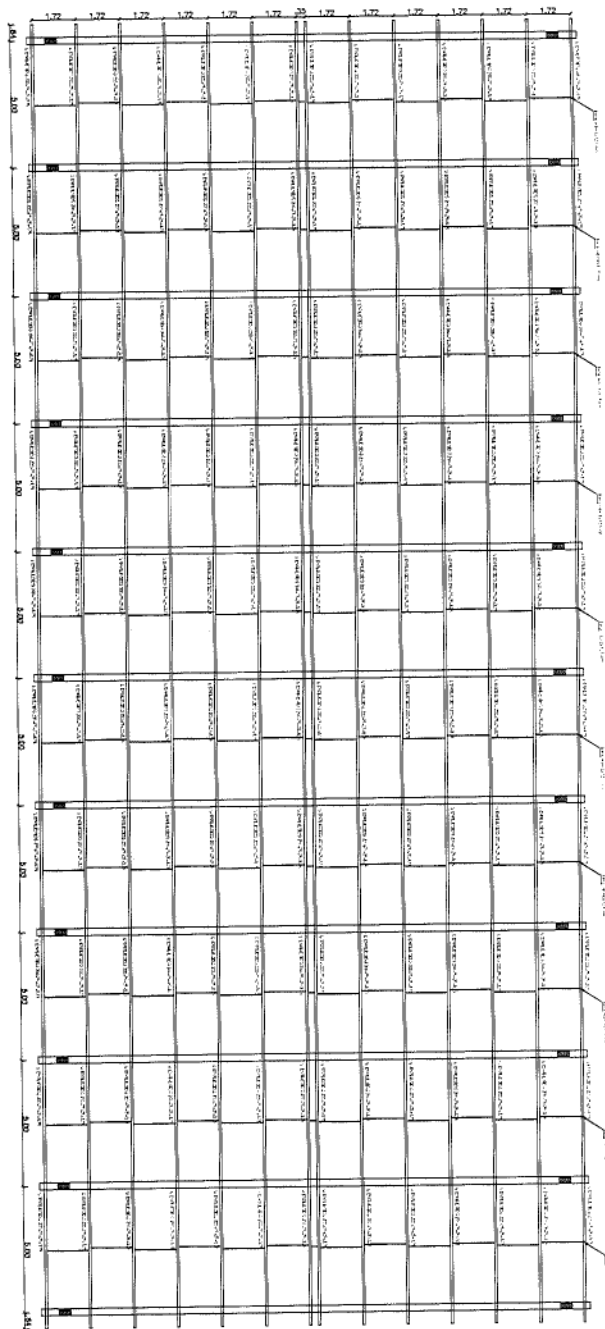

RESUMO MATERIAL			
Post	Mzud	Overdose (m)	Peso Total (kg)
BARCEL	ASITIA35	240	0,59
U2500	ASITIA35	715,8	9,94
2020/02/03/15			712,56

[illegible]

PLS ORVIS

BAIRD NOLA INCORPORATE - 2000 - 105
RUE WASHINGTON 400 - 101

ANU CANADIA NOROCCIDENTALIS

DRUG INFORMATION
COUNCIL ON DRUGS

07-08-2006 09:11:44 AM MSN

ESTRUTURAL
PLANTA DE COBERTURA E CORTES

[illegible]

36
4



