


LEGENDA DOS EQUIPAMENTOS DO PPC

EQUIPAMENTOS JA EXISTENTES E JÁ INSTALADOS

EQUIPAMENTOS NECESSARIO INSTALAÇÃO OU ADEQUAÇÕES

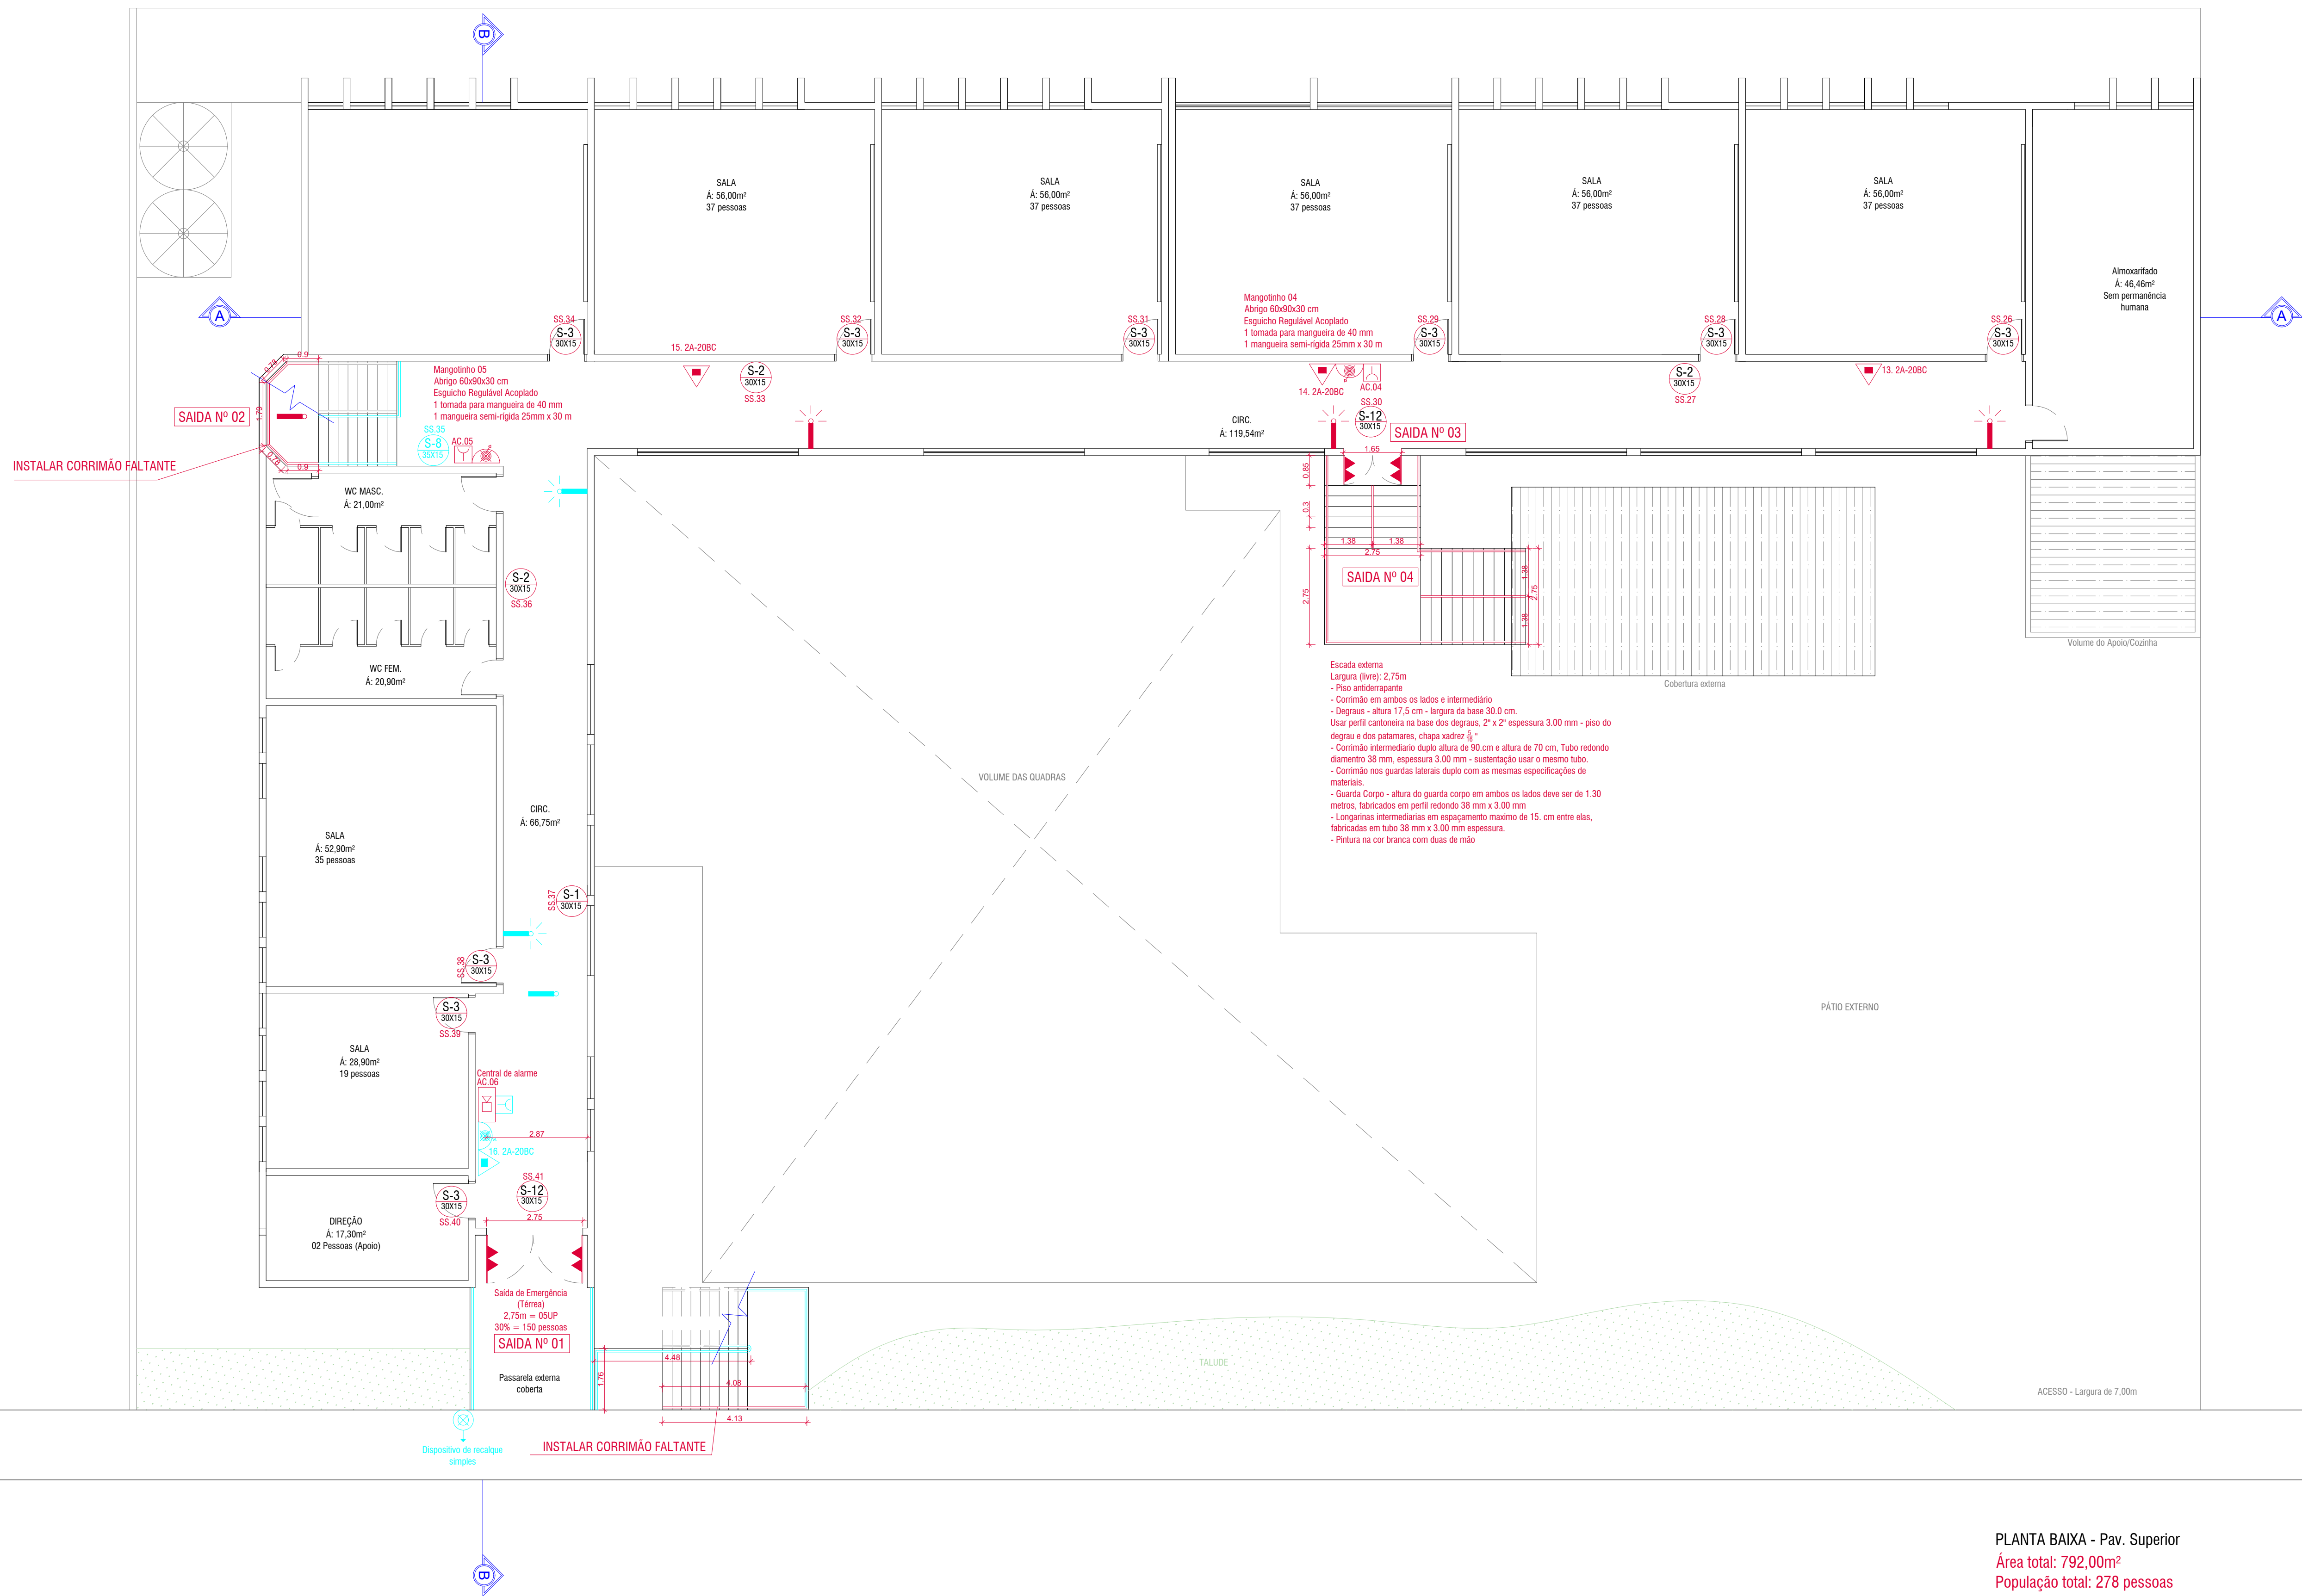

PLANTA BAIXA - Pav. Superior
Área total: 792,00m²
População total: 278 pessoas

Resolução Técnica CBMRS n.º 05, Parte 08 Símbolos Gráficos / 2016		Resolução Técnica CBMRS n.º 12 Sinalização de emergência / 2021	
EXTINTORES	EXTINTOR PORTÁTIL TIPO PQS- BC	E-2 28x42 PLACA INDIC. ACIONADOR DO ALARME	
	EXTINTOR PORTÁTIL DE ABC	E-5 15x15 EXTINTOR DE INCÊNDIO	
	EXTINTOR PORTÁTIL DE ÁGUA PRESS- A	E-6 10x15 MANGOTINHO	
	EXTINTOR PORTÁTIL DE CO2 - BC	E-7 15x15 ABRIGO DE MANGUEIRA E HIDRANTE	
	EXTINTOR SOBRE RODAS DE PQS - BC	P-1 20x20 PLACA PROIBIDO FUMAR	
	EXTINTOR PORTÁTIL DE ESPUMA MECÂNICA - EM	P-2 20x20 PLACA PROIBIDO PRODUIR CHAMA	
DETEÇÃO E ALARME	DETECTOR DE FUMAÇA PONTUAL	S-1 30x15 SENTIDO DA SAÍDA DE EMERGÊNCIA	
	ACIONADOR MANUAL DE ALARME (BOTOEIRA)	S-2 30x15 SENTIDO DA SAÍDA DE EMERGÊNCIA	
	AVISADOR AUDIOVISUAL	S-3 30x15 SENTIDO DA SAÍDA DE EMERGÊNCIA	
SISTEMA DE CHUVEIROS	CENTRAL DE DETECÇÃO E ALARME	S-8 35x15 PLACA DE SENTIDO DE ESCADAS DE EMERGÊNCIA	
	ÁREA PROTEGIDA PELO SISTEMA DE CHUVEIROS AUTOMÁTICOS	S-9 35x15 PLACA DE SENTIDO DE ESCADAS DE EMERGÊNCIA	
	MANGOTINHO	S-10 35x15 PLACA DE SENTIDO DE ESCADAS DE EMERGÊNCIA	
SISTEMA DE HIDRANTES	HIDRANTE SAÍDA DUPLA	S-11 35x15 PLACA DE SENTIDO DE ESCADAS DE EMERGÊNCIA	
	HIDRANTE SAÍDA SIMPLES	S-12 30x15 PLACA SAÍDA DE EMERGÊNCIA	
	DISPOSITIVO DE RECALQUE SIMPLES	S-14 30x15 PLACA SAÍDA DE EMERGÊNCIA	
	DISPOSITIVO DE RECALQUE DUPLO	S-17 35x15 PLACA INDICAÇÃO DE PAVIMENTO	
	RESERVA DE INCÊNDIO	S-19 35x15 PLACA PORTA CORTA FOGO	
ILUMINAÇÃO DE EMERGÊNCIA	BOMBA DE RECALQUE D'ÁGUA	A-2 20x20 PLACA RISCO DE INCÊNDIO	
	FAROLETE EMERGÊNCIA	A-5 15x15 RISCO DE CHOQUE ELÉTRICO	
	ILUM. EMERGÊNCIA 30 LEDS	CARIMBOS	
CENTRAL DE GLP CANALIZADO		L/H 1H AV ACESSO DE VIATURAS	
FERRAGEM ANTIPÂNICO		GERADOR DE ENERGIA ELÉTRICA	
PORTA CORTA FOGO - 30 MINUTOS			
EVERTON GASPODINI CREA 91503- RS Engenheiro Mecânico Engenheiro de Segurança do Trabalho AV. BARÃO DO RIO BRANCO, Nº 478, SALA 203, CENTRO, MARAÚ/RS email: gaspodini.everton@gmail.com			
OBRA/SERVIÇO: PREVENÇÃO CONTRA INCÊNDIOS		ÁREA: 2.097,60 m²	
TÍTULO: PLANTA BAIXA LOCAÇÃO DOS EPC's - Pav. Superior		DATA: 21/07/2024	
NOME: EMEI ESPAÇO DO APRENDER		ESCALA: 1:100	
ENDEREÇO: AVENIDA PRESIDENTE CASTELO BRANCO, 1645, BAIRRO CENTRO, PARAÍ/RS		DESENHO: Rafael	
PROPRIETÁRIO: Prefeitura Municipal de Paraí - CNPJ: 87.502.886/0001-50		PRANCHA: 03	
RESPONSÁVEL TÉCNICO: Everton Gaspodini - CREA 91.503-D			