


RAMAL SUBTERRÂNEO
Escala: 1/50

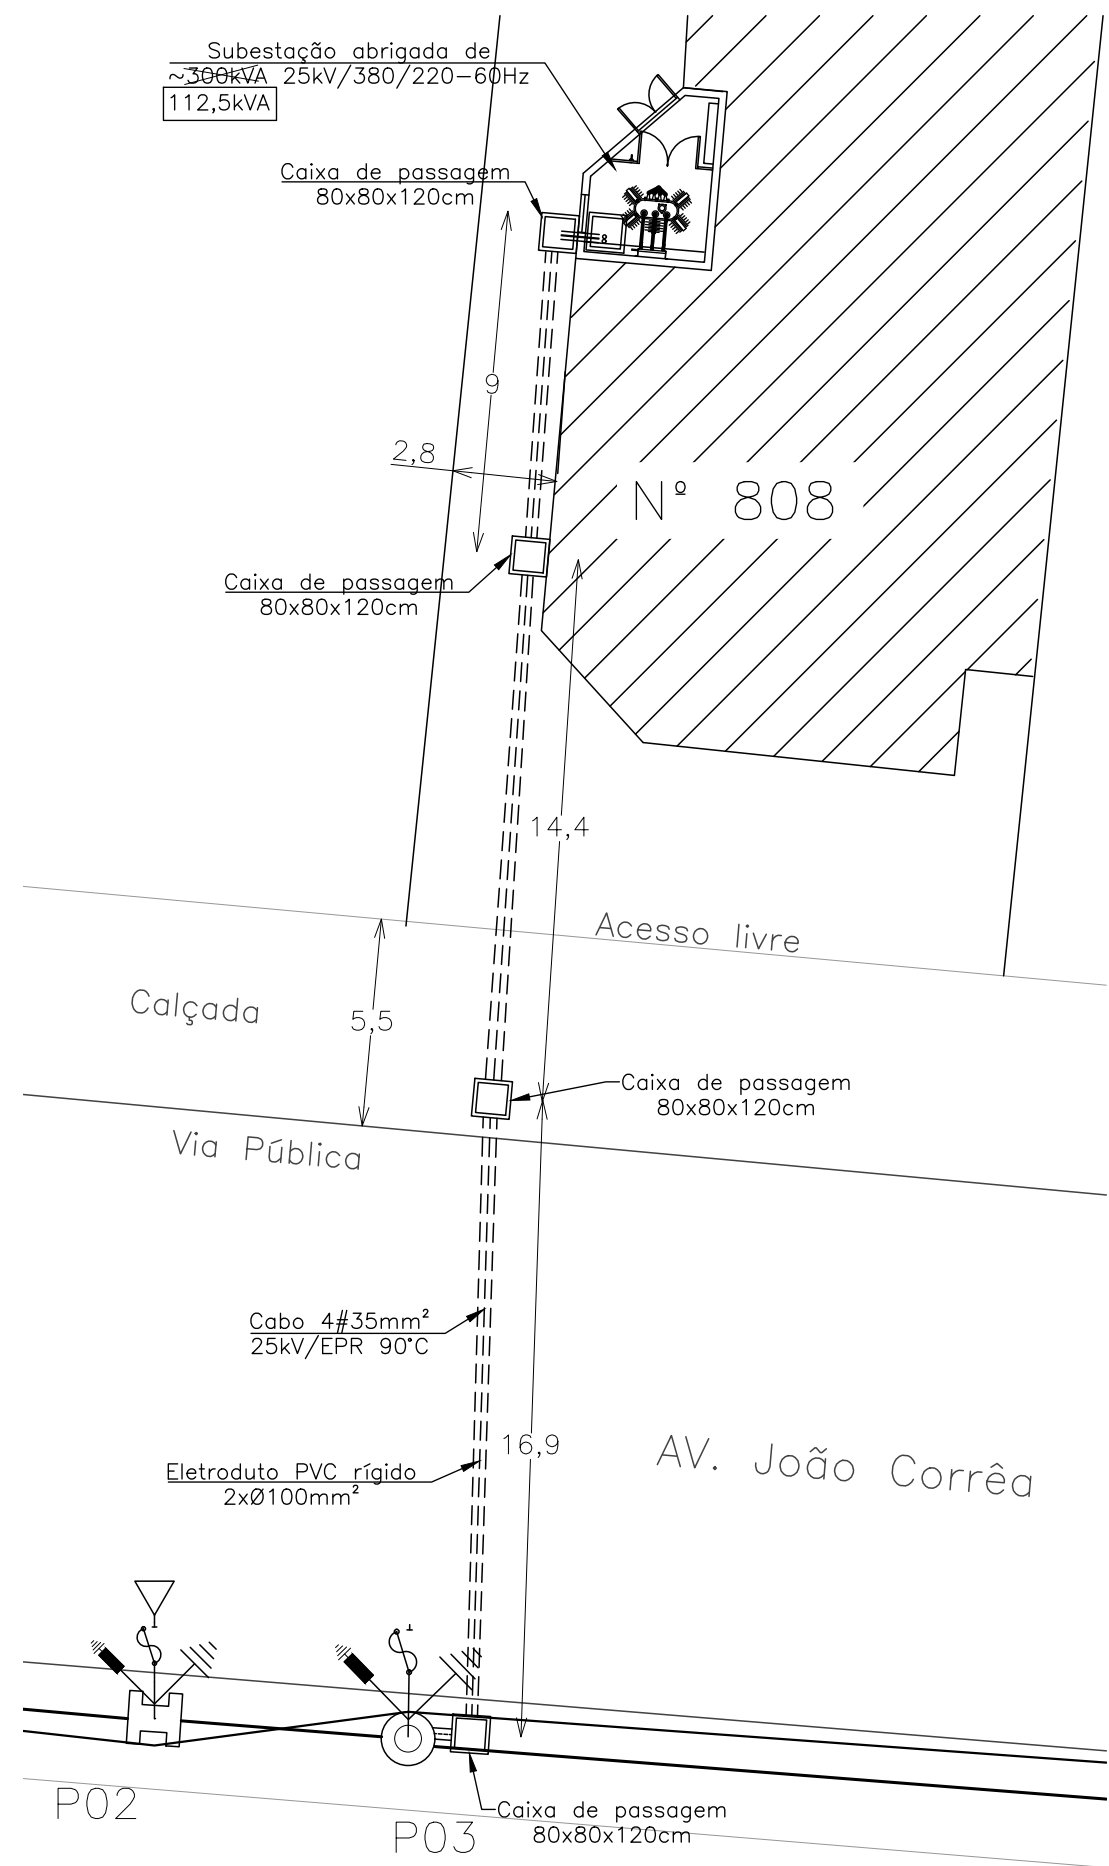

SUBESTAÇÃO
Escala: 1/20


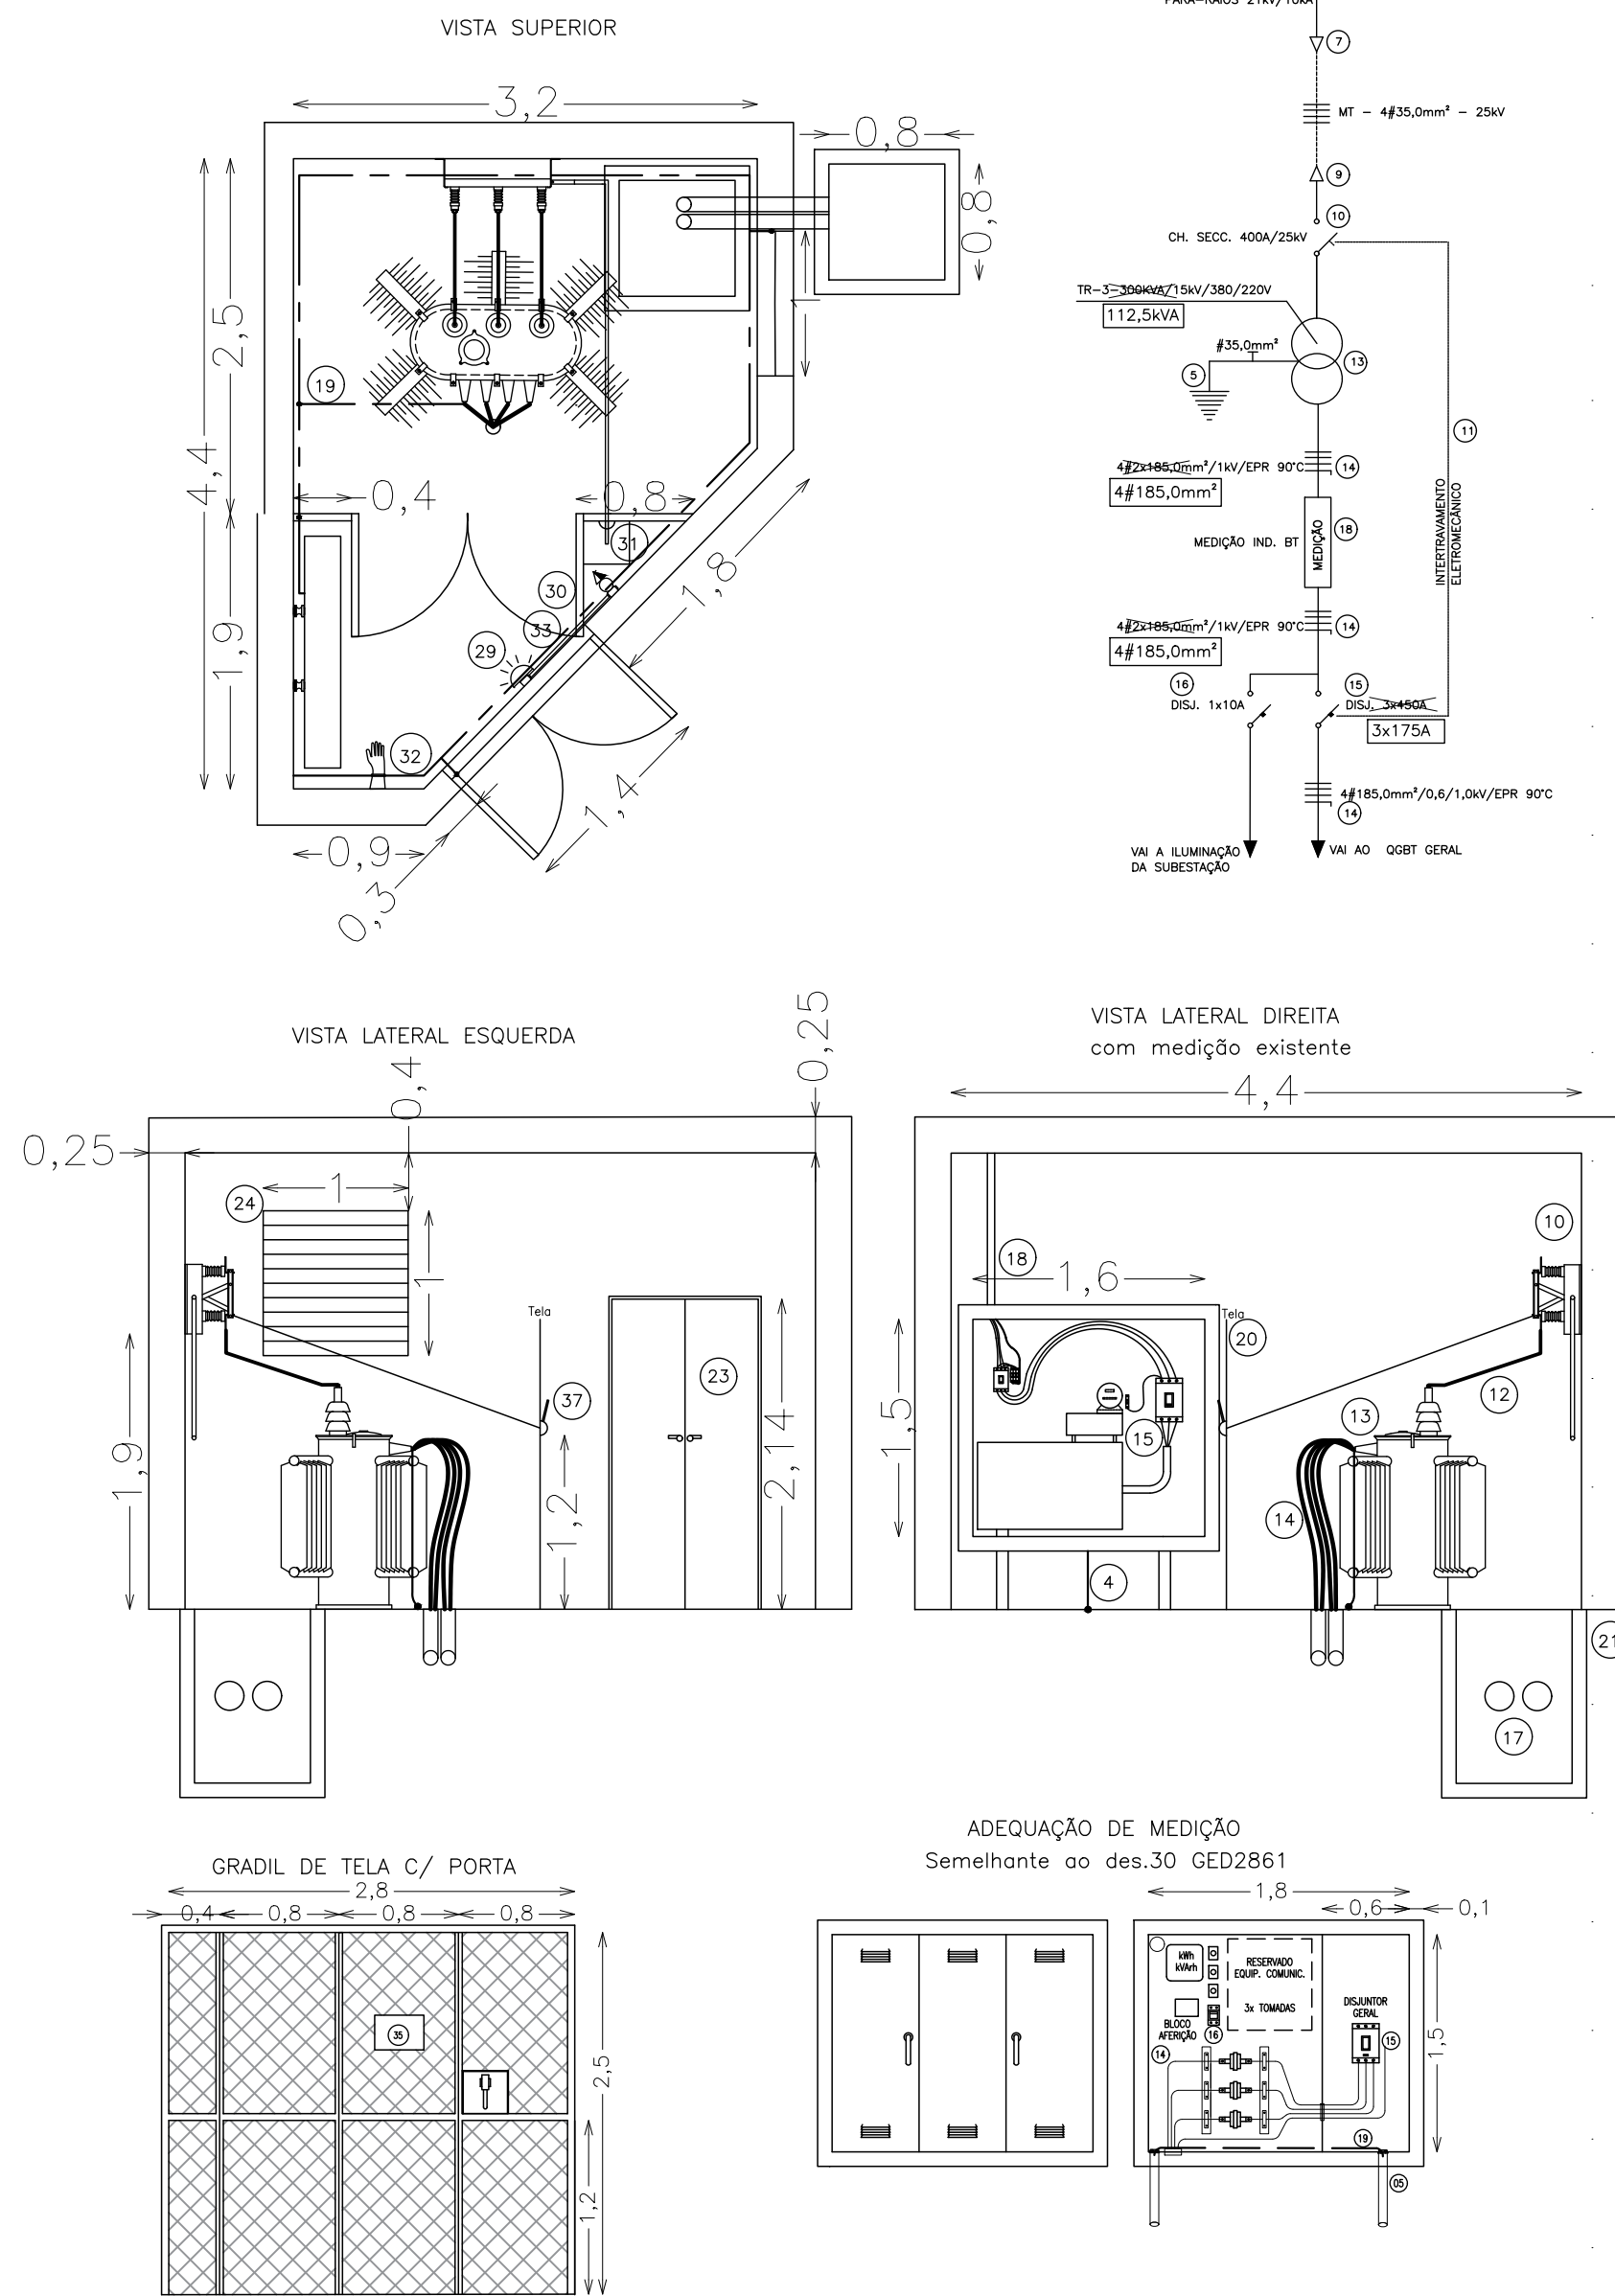


DIAGRAMA UNIFILAR 5/ESCALA

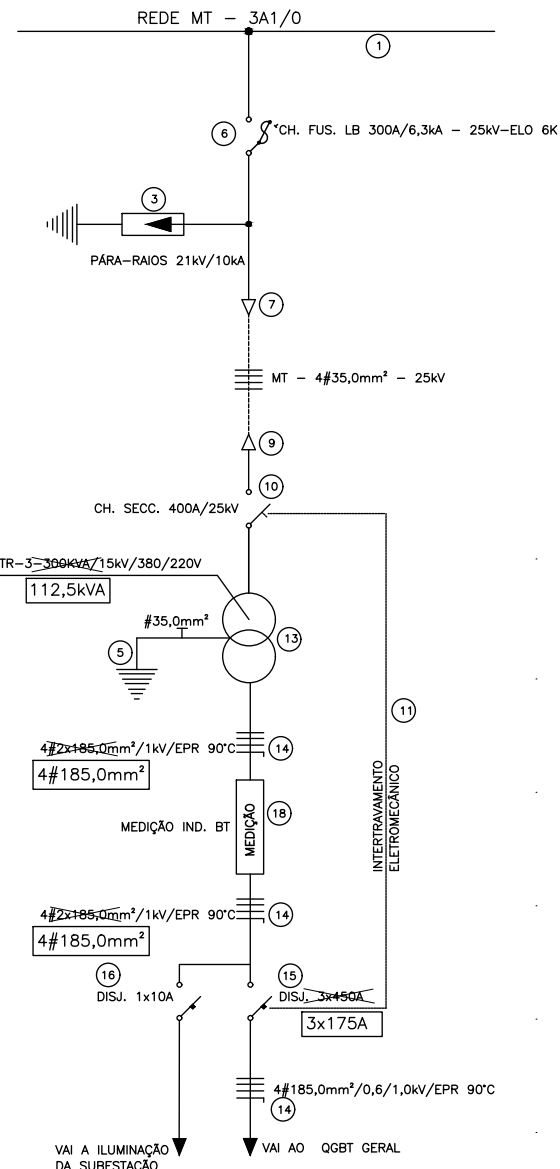

rev	descrição	data	resp.

RELAÇÃO DE MATERIAIS

- 01 - CABO DE ALUMÍNIO 3x1/0
- 02 - FIO DE COBRE NU # 6AWG
- 03 - PARA-RAIOS TIPO POLIMÉRICOS - 10A - 25kV
- 04 - CABO DE COBRE NU # 25,0mm²
- 05 - HASTE TERRA COBRADA TIPO COPPERWELD # 16x2400mm
- 06 - CHAVE FUSÍVEL TIPO LB 300A - BASE "C" - 4,5kA/25kV C/PORTA FUSÍVEL DE 100A - ELO BK
- 07 - TERMINAL TERMOCONTATIL 25kV - 35,0mm²
- 08 - CABO DE COBRE EPROTEXA 35,0mm²-25kV
- 09 - TERMINAL TERMOCONTATIL 35,0mm²-25kV
- 10 - CHAVE SECCIONADORA TRIPOLAR TIPO FACA 400A/25kV
- 11 - INTERTRAVAMENTO ELETROMECÂNICO - CABO COROXPLAST 2Ø2,5mm²
- 12 - VERSALHAO DE COBRE ELETROLITICO # 3/8"
- 13 - TRANSFORMADOR TRIFÁSICO 330kVA-25kV/380/220V - 60Hz - Z=4,0%
- 14 - CABO DE COBRE SINGELO 25kV-35,0mm²-0,6/1,0kV/EPR 90°C
- 15 - DISJUNTOR TRIPOLAR 300A - 25kV - C/BORNA DE DISPARO
- 16 - DISJUNTOR MONOPOLAR 1x10A - 5kA
- 17 - ELETRODUTO PVC RÍGIDO OU DUTO CORRUGADO KANALEX # 100mm
- 18 - CX. METÁLICA P/ MEDIÇÃO INDIRETA EM BT (850x1200x400) C/ MÓDULO P/ DISJUNTOR (350x1200x400)
- 19 - CABO DE COBRE NU #25,0mm²
- 20 - GRADIL DE TELA TIPO "TITEST" C/ PORTA
- 21 - CAIXA DE ALVENARIA C/TAMPA FUNDO DE BRITA - DIMENSÕES INTERNAS 0,80x0,80x1,20m
- 22 - SUPORTE P/SECCIONADORA EM FERRO CANTONEIRA
- 23 - PORTA METÁLICA C/VENEZIANAS FIXAS C/TECNOLOGIA PADRÃO RGE SUL
- 24 - JANELA METÁLICA C/VENEZIANAS FIXAS DUPLA INVERTIDA 1,00x1,00m
- 25 - PLACA DE AÍSO "PERZO ALTA TENSÃO"
- 26 - PLACA DE ADVERTÊNCIA "NÃO ACONTOAR SOB CARGA"
- 27 - FUNDO DE ACONDIONAMENTO DA SECCIONADORA
- 28 - ALUMINICA DE MANOBRAS
- 29 - ILUMINAÇÃO ARTIFICIAL 100W
- 30 - INTERFROFOTOMAGEM UNIVERSAL
- 31 - TAPETE DE BORRACHA - CLASSE DE ISOL. 25kV
- 32 - PAR DE LAMAS DE BORRACHA - CLASSE ISOL. 25kV
- 33 - ELETRODUTO PVC TIPO CONDULETE



REDE SUL Engenharia Eletrica Ltda.
RODOVIA RS 239, N.º 1933 - SAPIRANGA/RS - CREA 86689
Fone : (51) 3559.6074 / E-mail : redesul@redesul.eng.br

LEONARDO LISBOA KNUFFE
Eng. Eletric. CREA-RS: 240467

PREFEITURA MUNICIPAL DE SAPIRANGA
87.366.159/0001-02

DAIANE JACOBOSKI
DESENHO

INDICADAS
ESCALA

2 / 2
PRANCHA

AGO / 2024
DATA

REDUÇÃO DE POTÊNCIA 300-112,5kVA - AV. JOÃO CORRÊA, N.º 808 - SAPIRANGA/RS
PROJETO ELÉTRICO