

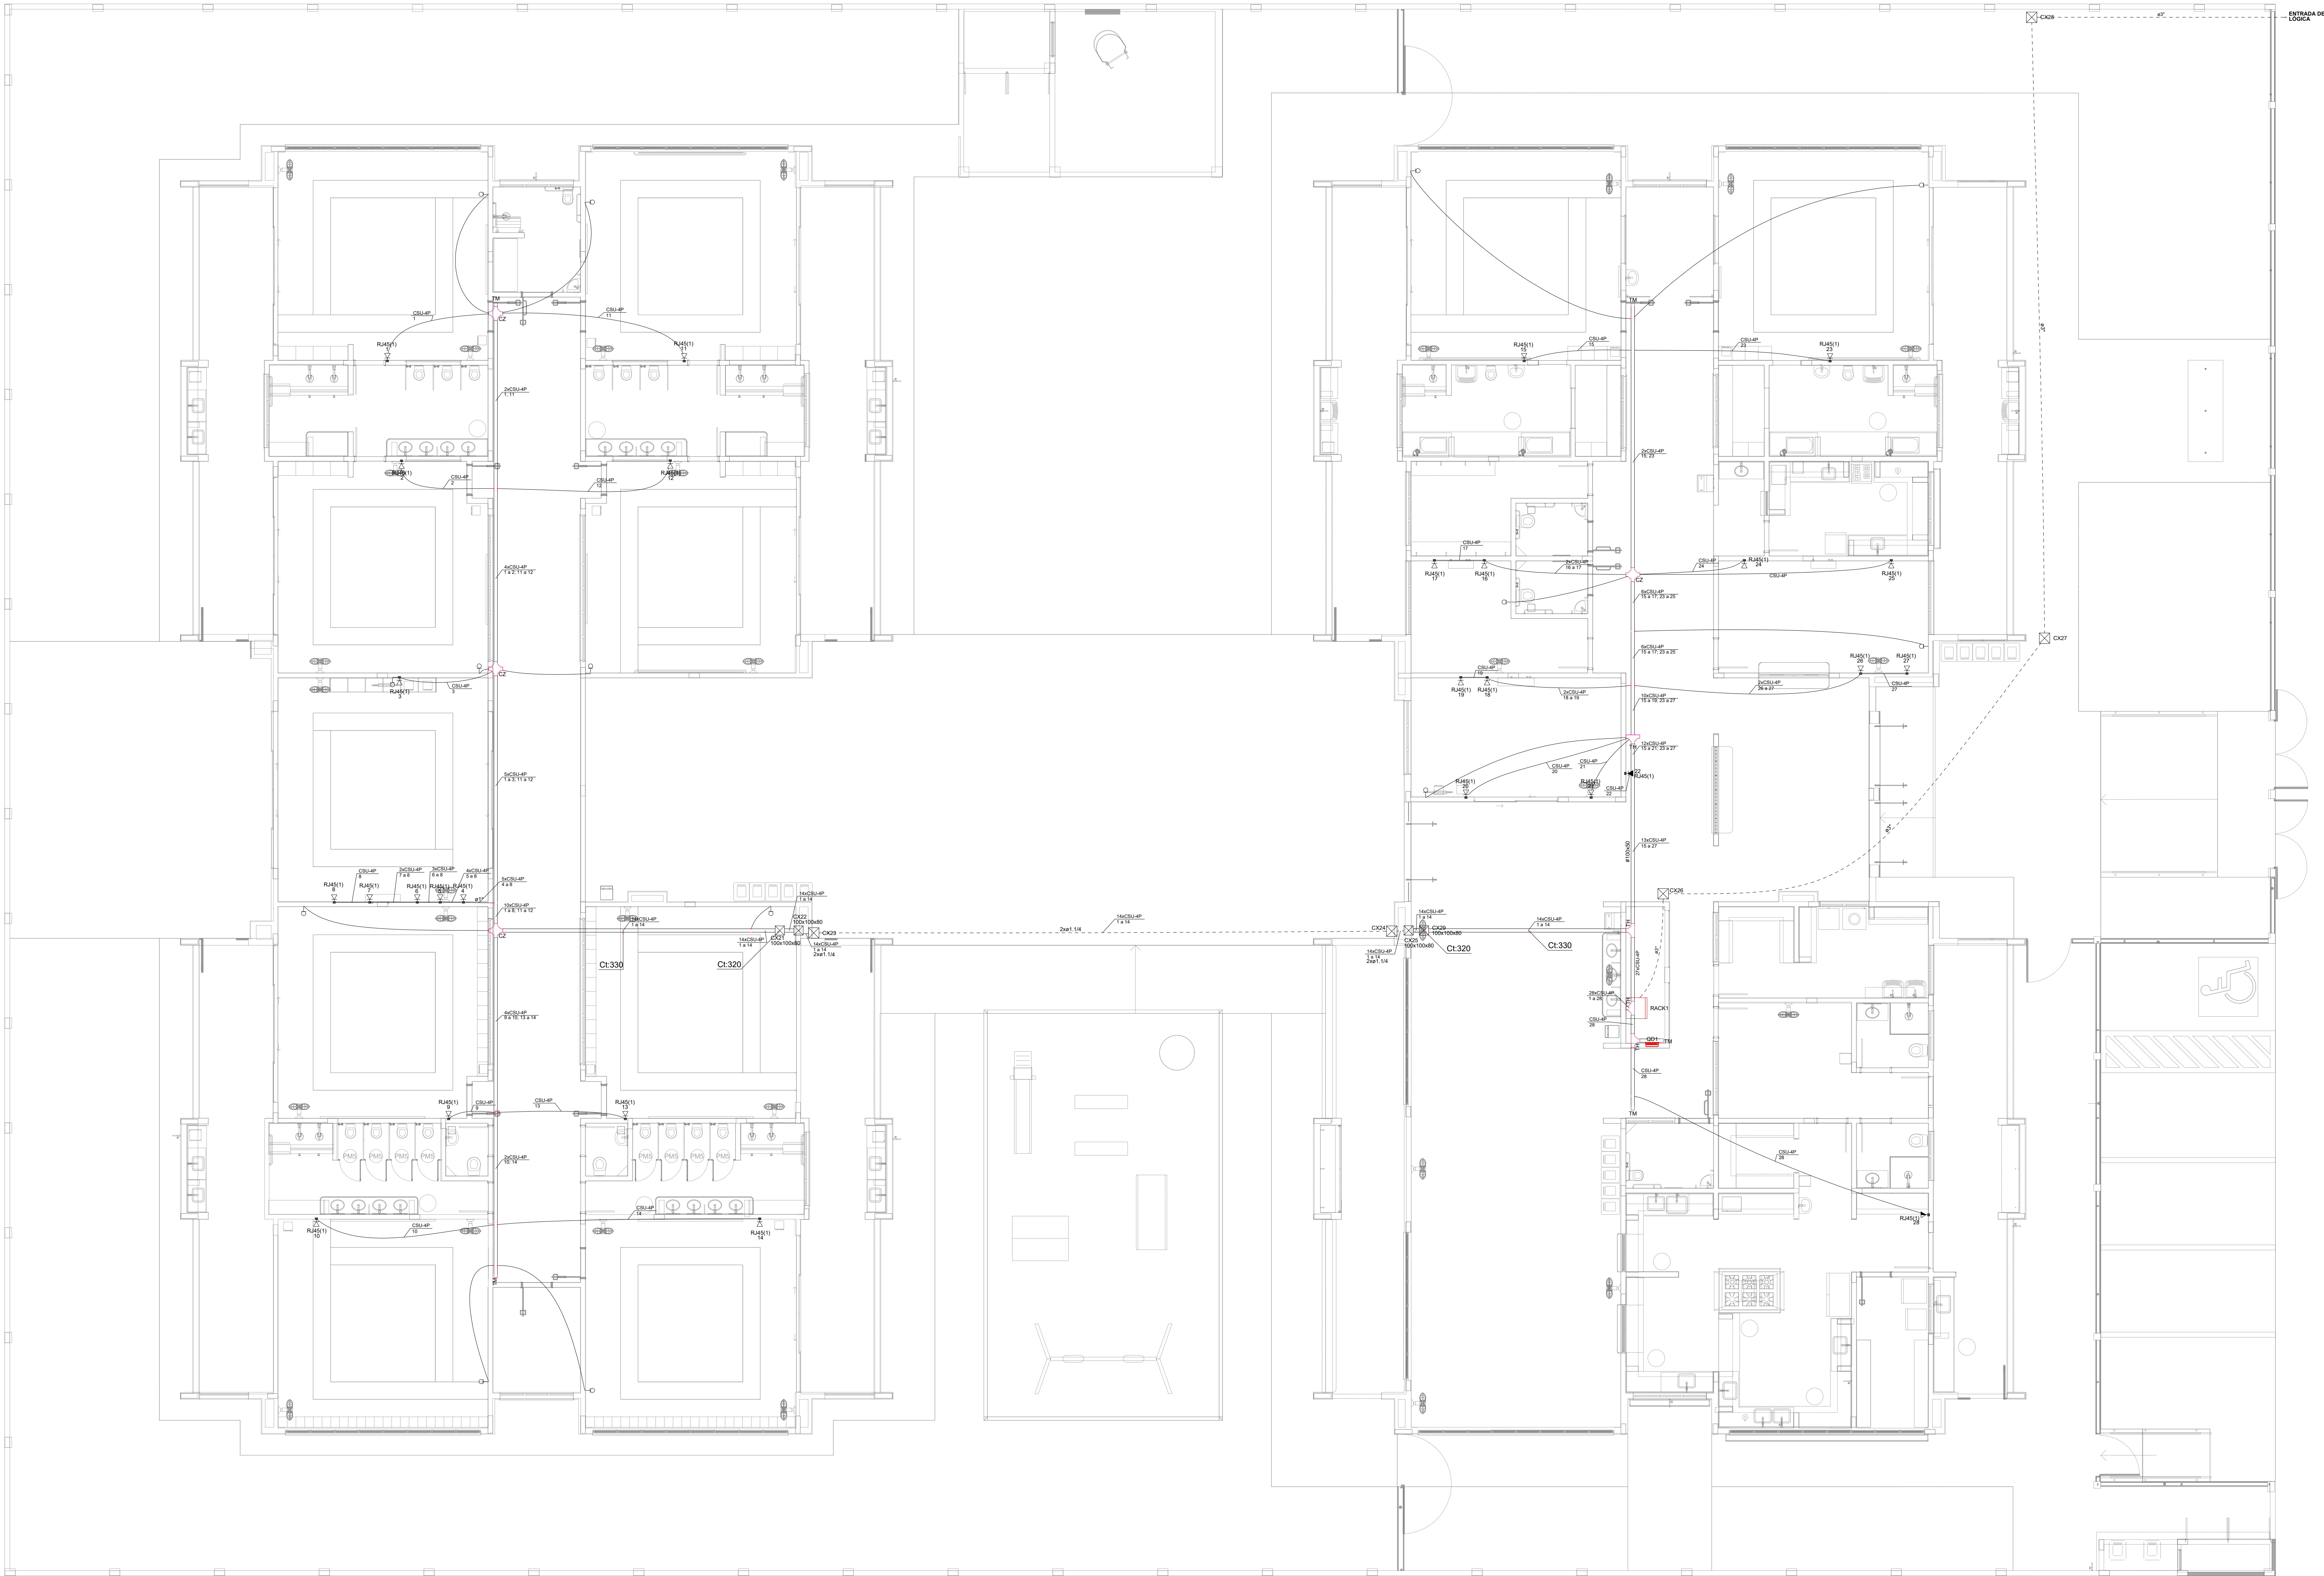


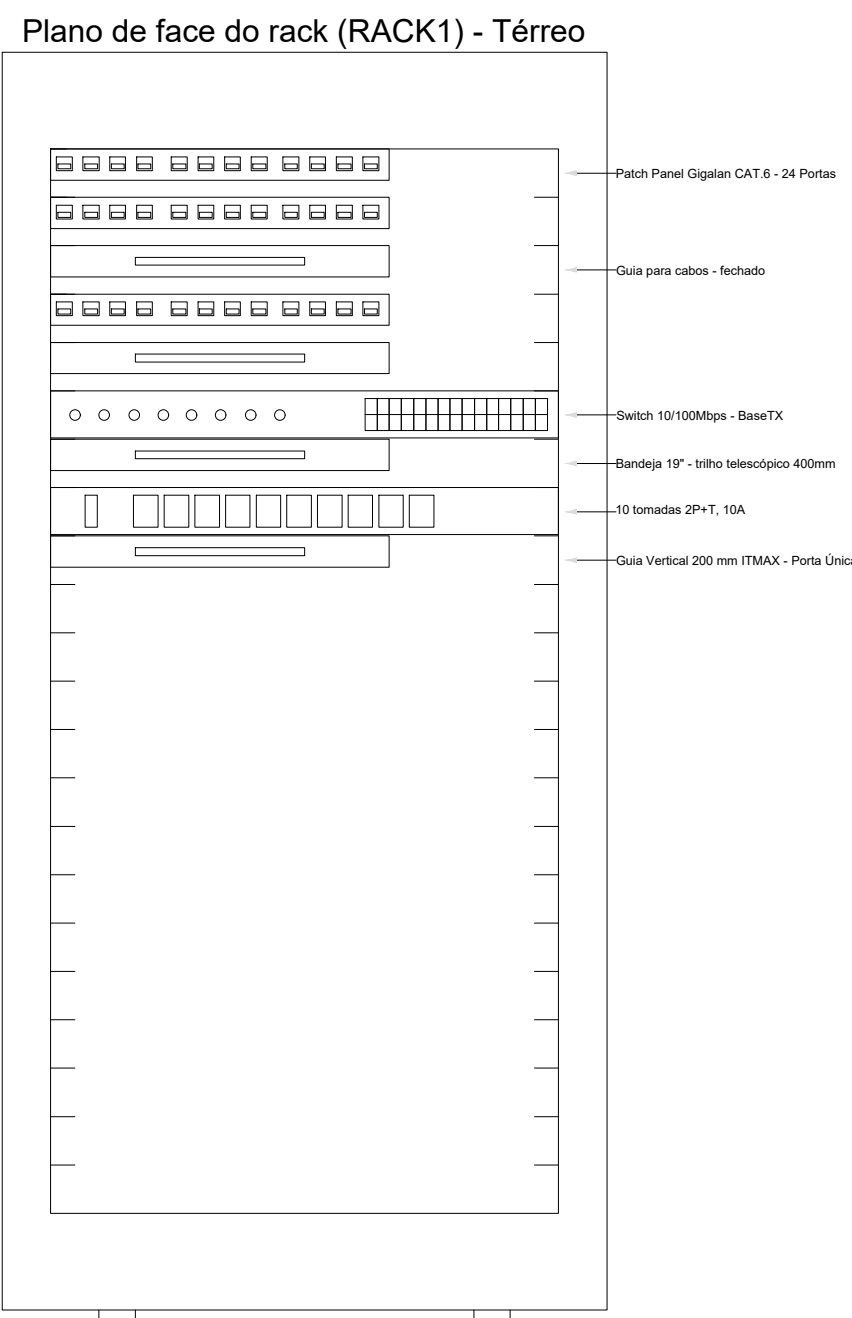

1 PLANTA BAIXA TÉRREO
ESCALA 1/75

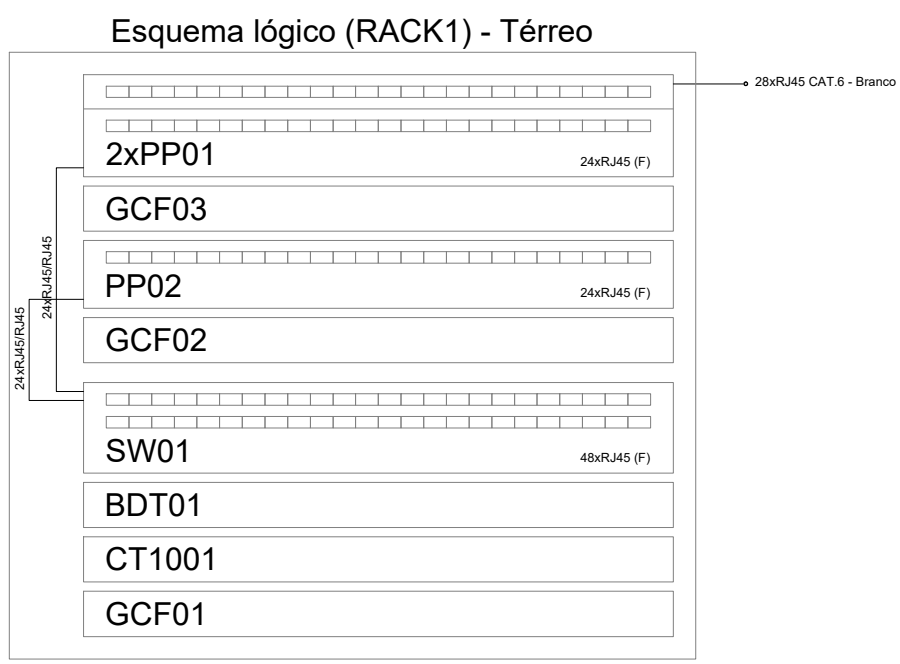

- NOTAS IMPORTANTES
- AS TUBULAÇÕES AQUI ESPECIFICADAS DEVEM TER SEU USO ÚNICO E EXCLUSIVO PARA O FINAL QUE FOI ESPECIFICADO EM PROJETO.
 - DEVEM SER UTILIZADAS PARA TODA A INSTALAÇÃO ESPECIFICADA NESTE PROJETO.
 - ELETRODUTOS FLEXÍVEIS CORRUGADOS REFORÇADOS EM PARALELO E FORRO, E ELETRODUTO DE AÇO GALVANIZADO ENTERRADO.
 - OS ELETRODUTOS AQUI ESPECIFICADOS, NÃO DEVEM SER SUBMETIDOS A CURVAS.
 - DEVEM SER UTILIZADOS PARA ESTE FIM, CURVAS PRÉ-FABRICADAS COM DIÂMETRO E MATERIAL COMPATÍVEIS COM A TUBULAÇÃO EM QUESTÃO.
 - UTILIZAR BUCHAS E ARRAUELAS COM DIÂMETRO E MATERIAL COMPATÍVEIS COM A TUBULAÇÃO PARA A FIXAÇÃO DOS ELETRODUTOS AS CAIXAS DE PASSAGEM.
 - TODOS OS MATERIAIS EMPREGADOS PARA A CONEXÃO DOS PROJETOS AQUI DESCRITOS, DEVEM ATENDER AS ESPECIFICAÇÕES PRECIZADAS NAS NORMAS VIGENTES.
 - A REDE DE ANTENA DE TV, SERÁ APARENTE SOB O TELHADO, A ANTENA SERÁ POSICIONADA NO LOCAL DE MELHOR SINAL A CRITÉRIO DO INSTALADOR.
 - TUBOS NÃO INDICADOS SERÃO DE 25MM, CAXAS NÃO INDICADAS SERÃO N°1 - 5x10.
 - A REDE DEVERÁ SER CERTIFICADA PARA CAT 6.
- NOTAS
- AS TERMINAÇÕES DAS TUBULAÇÕES TERÃO BUCHAS E ARRAUELAS METÁLICAS.
 - TODA A TUBULAÇÃO SERÁ QUADA COM ARAME GALVANIZADO COM Ø = 1,6mm Nº17 - 14 AWG.
 - DEVERÁ SER RESUMIDA, EM CADA CAIXA DE SAÍDA OU PASSAGEM, UMA FOLHA MOSTRANDO TRÊS VIZES O LADO DA CAIXA.
 - OS FIOS DEVEM IR DIRETO AS CENTRAIS DE SAÍDA/VOZ.
 - OS FIOS NÃO DEVERÃO TER EMENDAS AO LONGO DO SEU TRAJETO.

- NOTAS
- EXECUTAR ESTE PROJETO, JUNTAMENTE COM O PROJETO ESTRUTURAL.
 - ANTES DA CONCRETAGEM PREVER PASSAGEM PARA AS TUBULAÇÕES DENTRO DOS LIMITES ESTABELECIDOS PELA NBR 6118:2014.
 - PARA POSICIONAMENTO DAS LUMINÁRIAS OBSERVAR LOCAÇÃO NA PLANTA DE FORRO.
 - OS ELETRODUTOS QUE SEGUJEM ATÉ O QUADRADO DE ALIMENTAÇÃO GERAL, DEVERÃO SER EM PVC RÍGIDO ROSCÁVEL.
 - OS ELETRODUTOS APARENTES (PATIO) DEVERÃO SER DE AÇO GALVANIZADO.
 - ALTERAÇÕES NESTE PROJETO SOMENTE COM AUTORIZAÇÃO EXPRESSA DO FNDE.
- REFERÊNCIAS
- MEMORIAL DESCRITIVO E ESPECIFICAÇÕES TÉCNICAS.
 - PLANILHA DE QUANTITATIVOS.

03	JANEIRO/2023	Revisão geral da disciplina conforme a atualização da arquitetura. Redimensionamento dos pontos de infraestrutura para adequação da arquitetura e novo layout. Injeção de cabeamento estruturado para pontos T4/E e equipamentos necessários. Atendimento a NBR 14565:2019.
02	JANEIRO/2017	Atendimento a NBR 9050:2015. Alteração: quadro de áreas, fechamento frontal, sanitários 1 e 2, altura da plataforma, mobiliário e equipamento, altura da cerâmica nos sanitários, cor das portas dos sanitários e altura da porta PA4. Antefixo: gradil e quadro de cargas no cabeamento, de dutos, hidrantes e equipamentos pré-estabelecidos.
01	JULHO/2016	Alteração paredes - shift para tubulação hidráulica e detalhamento; alteração da altura da plataforma.
Nº	DATA	DESCRIÇÃO

CONTROLE DE REVISÕES

FNDE MINISTÉRIO DA EDUCAÇÃO		
PROJETO PADRÃO - FNDE		
PROPRIETÁRIO:	PREFEITURA MUNICIPAL DE RIO PARDO	
ENDEREÇO:	RUA DEP. NELSON MARCHEZAN	
MUNICÍPIO - UF:	RIO PARDO - RS	
PROPRIETÁRIO:	PREFEITURA MUNICIPAL DE RIO PARDO	
RESP. TÉCNICO:	CAU / CREA	
AUTOR DO PROJETO:	CAU / CREA	
APROVAÇÕES	CAU / CREA	
PREFEITURA / RA		
RIO PARDO		
SECRETARIA DE OBRAS		
PROJETO ARQUITETO		
ROGERIO LUIZ MONTEIRO 21 560749091		
OBSERVAÇÕES:		
COORDENADOR		
CGEST - Coordenação Geral de Infraestrutura Educacional		
PLANTA DE DISTRIBUIÇÃO DA INFRAESTRUTURA		
ECE		
REVISÃO	ESCALA	FRANCHA
R.01 R.03	1:75	
R.02	DATA EMISSÃO	01/01
(11896841)	JAN/2023	