


Legenda de condutos	Legenda inclinação
Esgoto	Ø40mm 2%
	Ø50mm 2%
	Ø75mm 2%
	Ø100mm 1%
	Ø150mm 1%
Pluvial	Ø75mm 1%
	Ø100mm 1%
	Ø150mm 1%
Ventilação	Ø50mm 1%
	Ø75mm 1%

Em casos de inclinação for diferente da indicada na tabela, estará especificado em planta.

Legenda
Joelho 90
Joelho 90- coluna
Joelho 90- coluna bolsa
Junção simples- coluna
Te sanitário
Terminal de ventilação- coluna

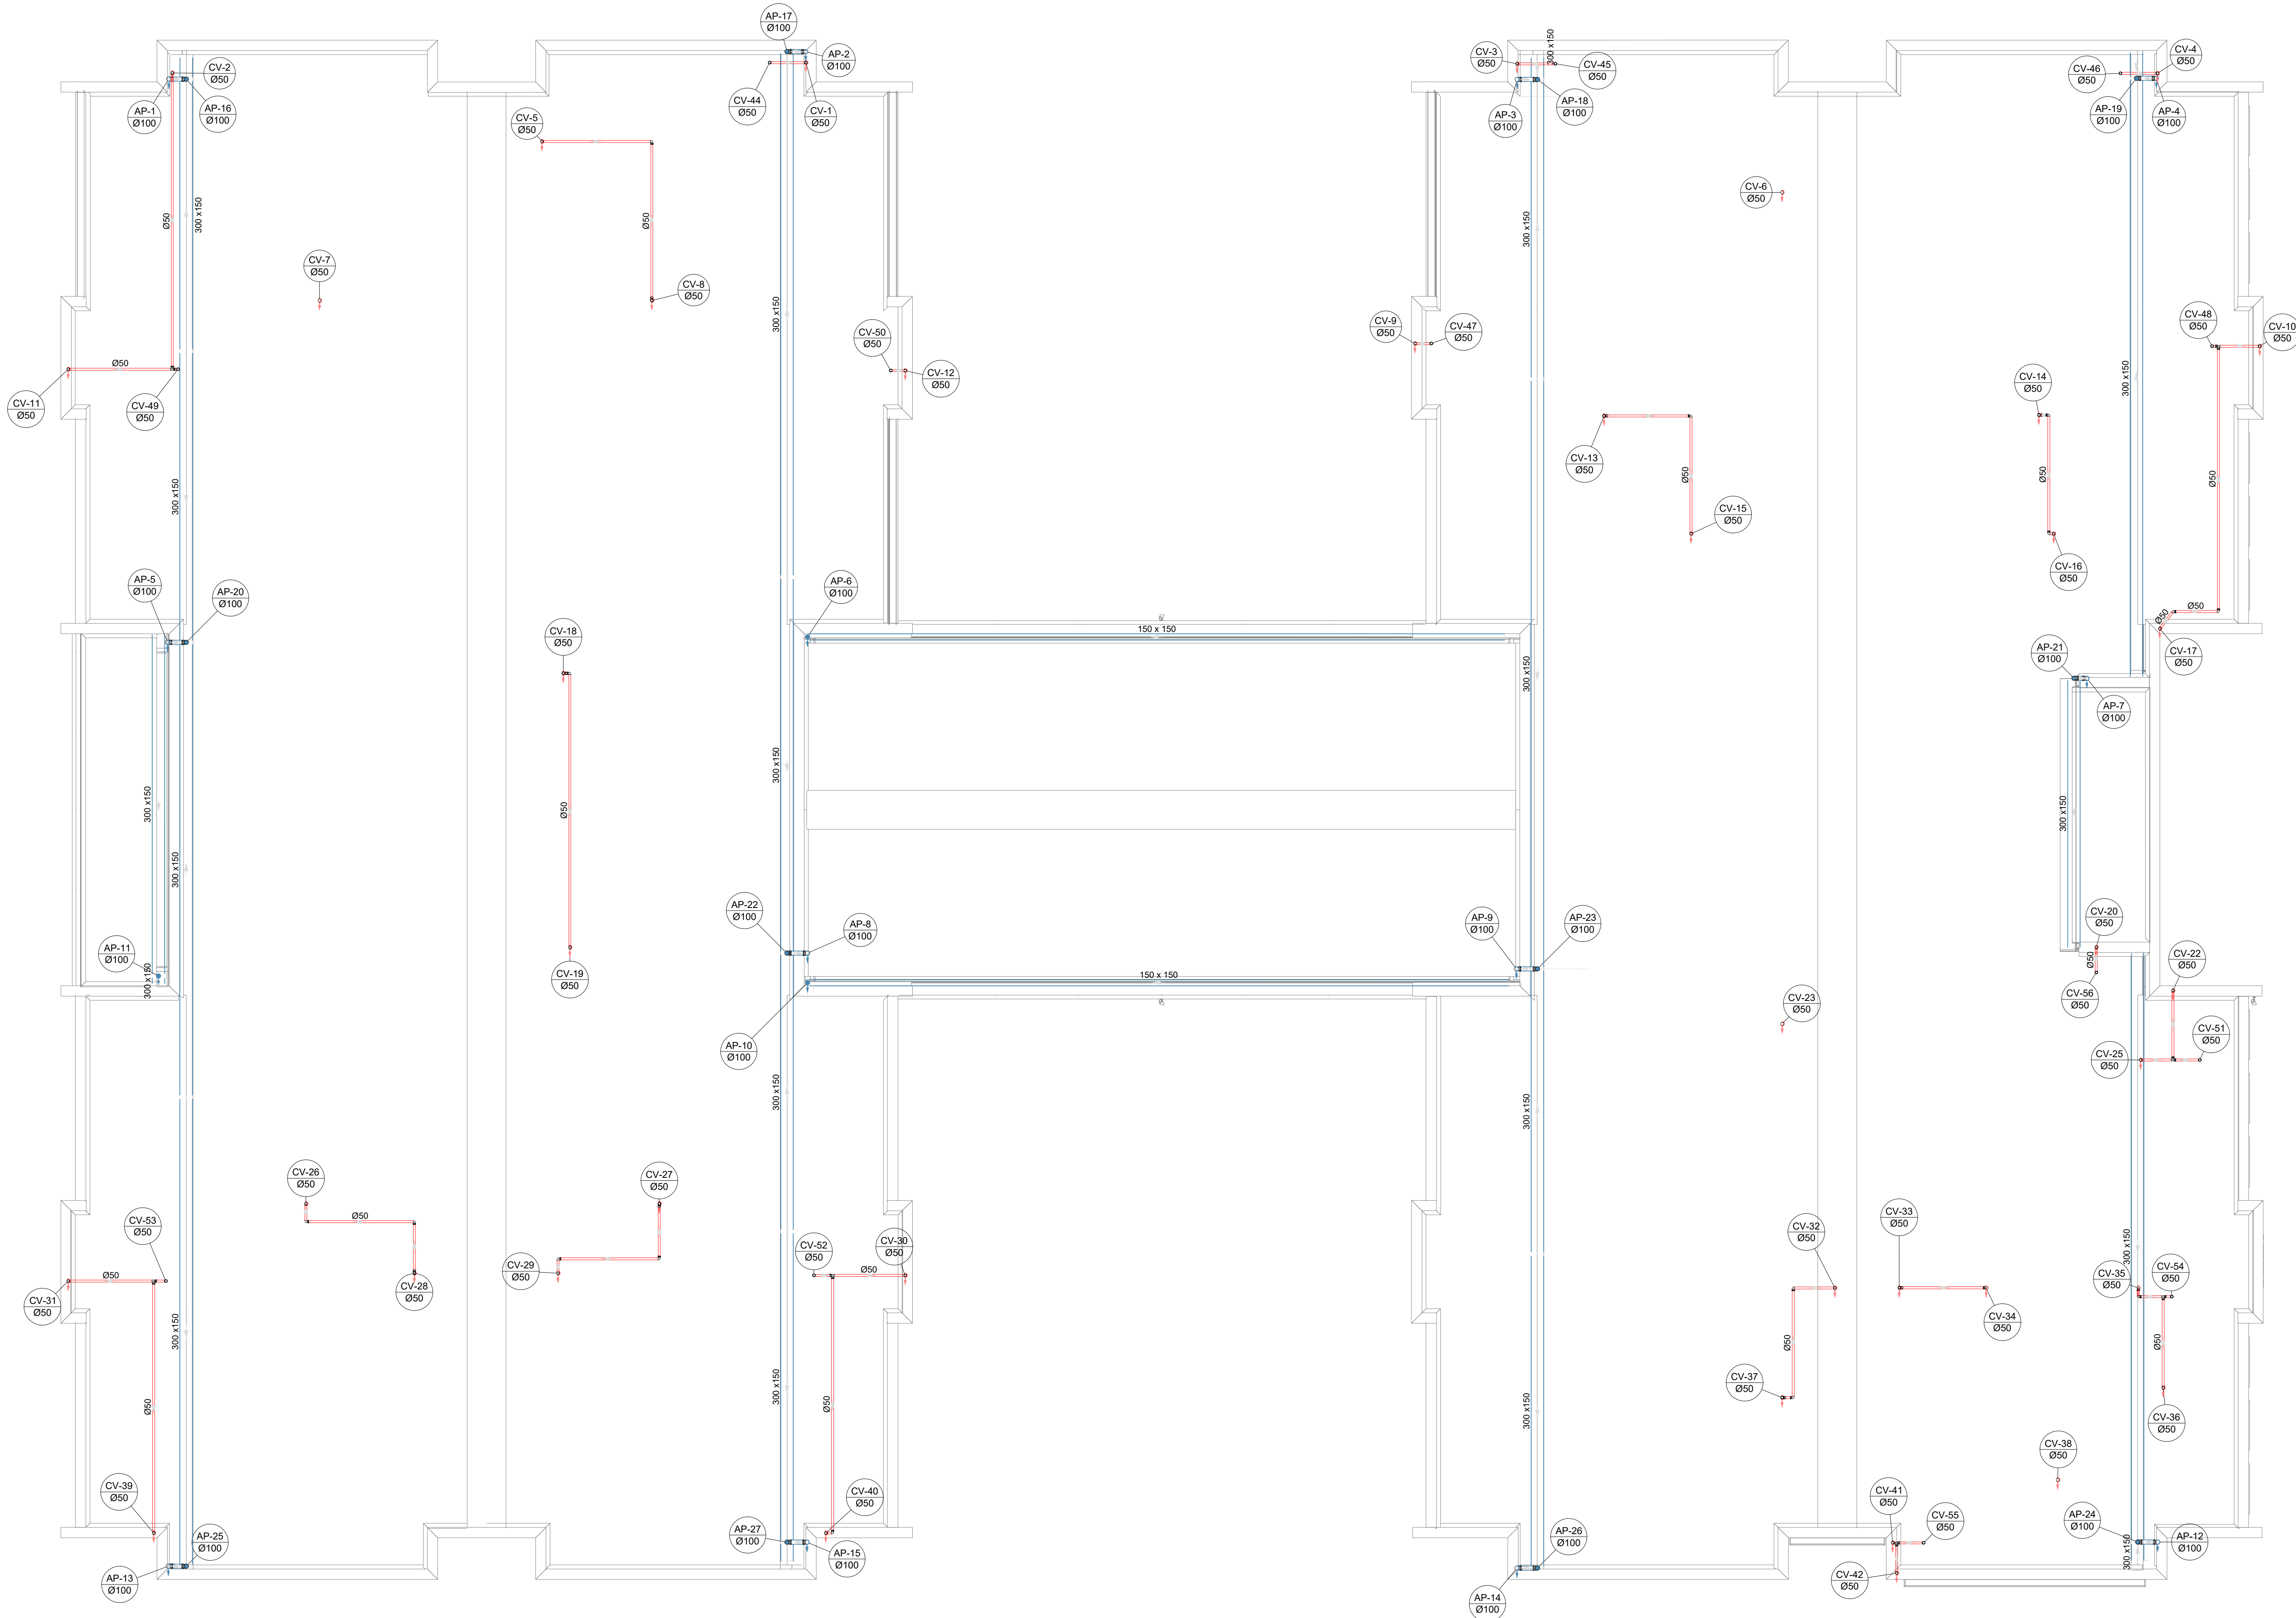

03	JANEIRO/ 2023	Revisão geral da disciplina conforme a atualização da arquitetura. Padronizadamente dos pontos de água fria, esgoto cloacal e pluvial para adequação da arquitetura e novo layout. Atendendo a NBR 5620/2022.
02	JANEIRO/ 2017	Adequamento à NBR 5620/2015. Alteração: quadro de drenagem, fechamento frontal, sanitários 1 e 2, altura da platibanda, mobiliário e equipamento, altura da cerâmica nos sanitários, cor dos portões dos suportes e altura da porta P40. Acrescento: gradil e quadro de cargas no castelo d'água, de duchas higiênicas e escaninhos pré-escola.
01	JULHO/ 2016	Alteração paredes - shaft para tubulação hidráulica e detalhamento; alteração da altura da platibanda.
N°	DATA	DESCRIÇÃO

CONTROLE DE REVISÕES	
FNE	
MINISTÉRIO DA EDUCAÇÃO	

PROJETO PADRÃO - FNE

PROPRIETÁRIO: PREFEITURA MUNICIPAL DE RIO PARDO
ENDEREÇO: RUA DEPUTADO NELSON MARCHEZAN
MUNICÍPIO - UF: RIO PARDO - RS

PROPRIETÁRIO: PREFEITURA MUNICIPAL DE RIO PARDO
RESP. TÉCNICO: CAU / CREA
AUTOR DO PROJETO: CAU / CREA

APROVAÇÕES: CAU / CREA
PREFEITURA / RA
RIO PARDO
SECRETARIA DE OBRAS
PROJETO APROVADO
Número do processo: 000000
Data de emissão do processo: 00/00/00
Data de emissão: 00/00/00
Assinado por: 000000

OBSERVAÇÕES:

CRECHE PRÉ-ESCOLA TIPO 1 PROJETO DE ESGOTO SANITÁRIO E ÁGUAS PLUVIAIS

COORDENAÇÃO CGEST - Coordenação Geral de Infraestrutura Educativa	LANÇAMENTO DA REDE PLANTA BAIXA COBERTURA	HEP
REVISÃO R.00 R.01 R.02	ESCALA 1:75 DATA EMISSÃO JAN/2023	PRONCHA 02/18
FORMATO (1189x841)		