


| Legenda de condutos |  | Legenda inclinação |    |
|---------------------|--|--------------------|----|
| Esgoto              |  | Ø40mm              | 2% |
|                     |  | Ø50mm              | 2% |
|                     |  | Ø75mm              | 2% |
|                     |  | Ø100mm             | 1% |
|                     |  | Ø150mm             | 1% |
| Pluvial             |  | Ø75mm              | 1% |
|                     |  | Ø100mm             | 1% |
|                     |  | Ø150mm             | 1% |
|                     |  | Ø50mm              | 1% |
| Ventilação          |  | Ø75mm              | 1% |

Em caso de dúvida, consulte a inclinação por diferença de cota na tabela, estará especificado em planta

| Legenda |                                           |
|---------|-------------------------------------------|
| 08      | Bebedouro                                 |
|         | Bucha de redução longa                    |
| 09      | Caixa Sifonada                            |
| CAG     | Caixa de areia pluvial c/ grelha          |
| CE      | Caixas Inspeção Esgoto Simples            |
| 10      | Caixa sifonada                            |
| 11      | Ralo seco                                 |
| 12      | Curva 45° longa para Esgoto Sanitário     |
| 13      | Curva 45° curta Amanco                    |
| 14      | Curva 90° curta- coluna                   |
| 15      | Joelho 45°                                |
| 16      | Joelho 90°                                |
| 17      | Joelho 90°- coluna                        |
| 18      | Joelho 90°- coluna bolsa                  |
| 19      | Junção invertida                          |
| 20      | Junção simples                            |
| 21      | Junção simples c/ redução                 |
| 22      | Junção simples- coluna                    |
| 23      | Lavatório Residencial com sifão           |
| 24      | Luva simples- coluna                      |
| 25      | Máquina de Lavar Louças- DN 50mm          |
| 26      | Máquina de Lavar Roupas DN 50mm           |
| 27      | Pia de Cozinha Residencial com Sifão 50mm |
| 28      | Ramais de Ventilação                      |
| 29      | Redução excêntrica                        |
| 30      | Tanque de Lavar Roupas DN 40mm            |
| 31      | Vaso Sanitário c/ curva 90°               |

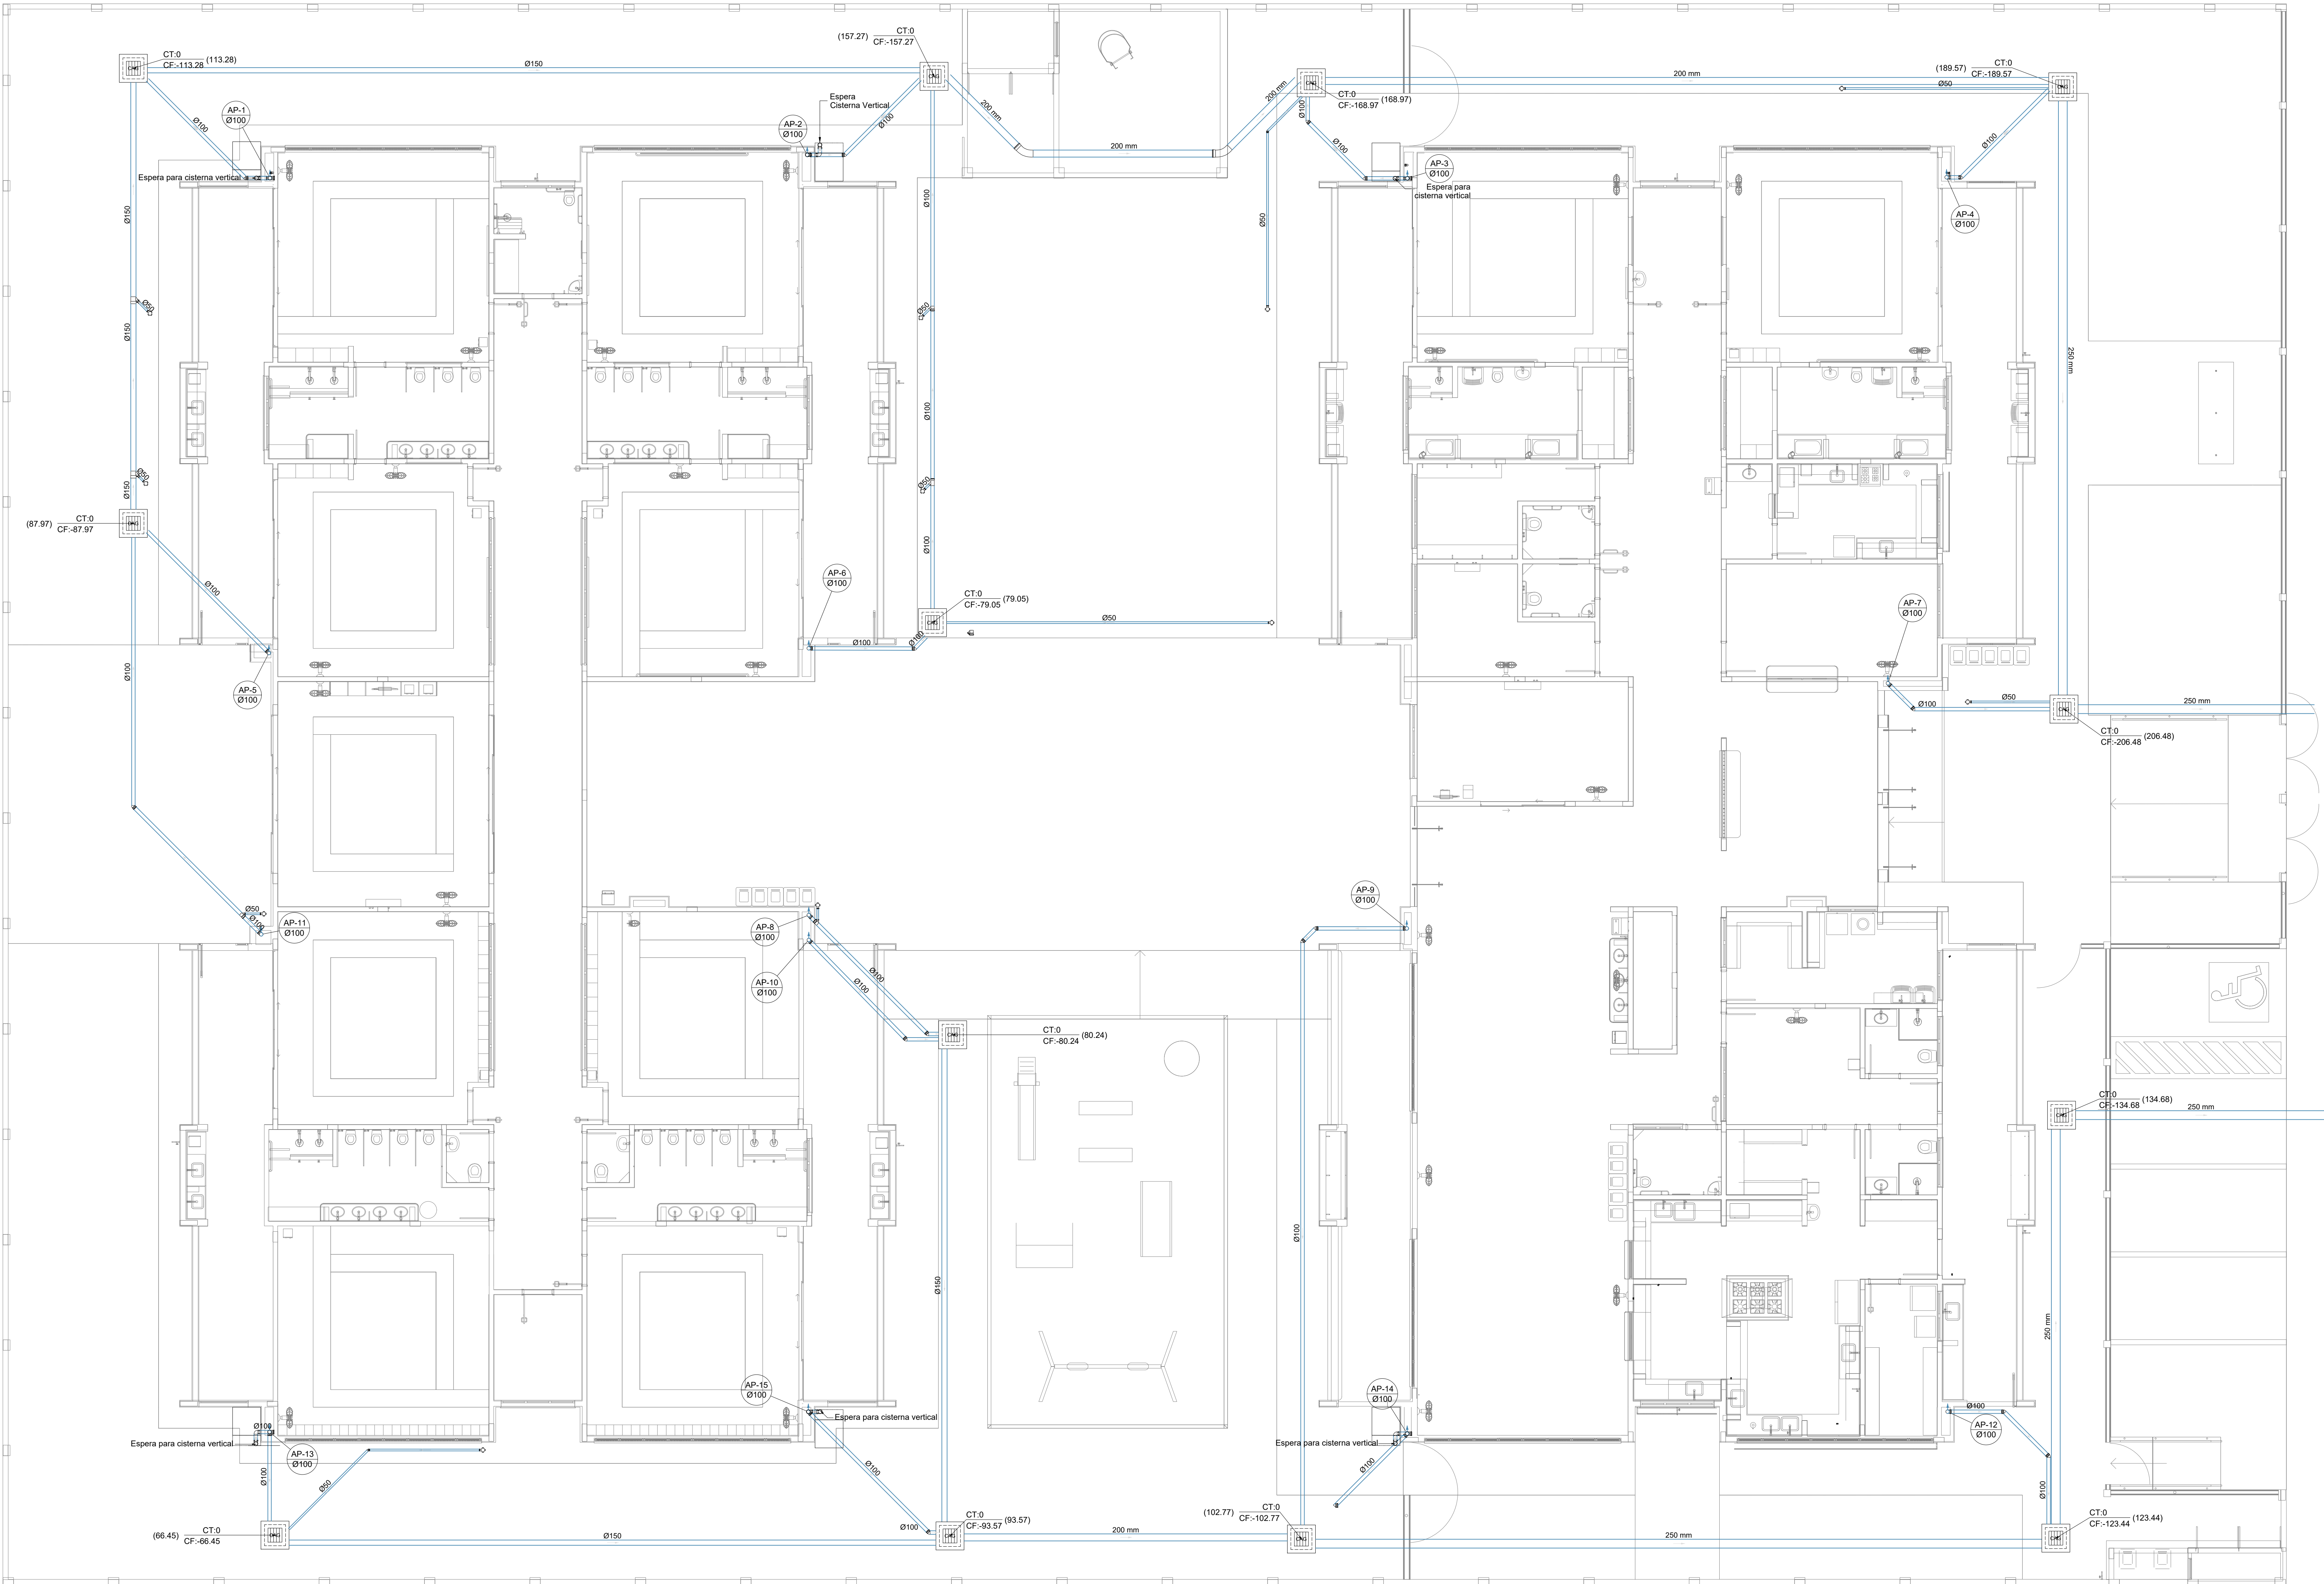

1 PLANTA BAIXA TÉRREO - REDE PLUVIAL  
ESCALA 1/75

|    |               |                                                                                                                                                                                                                                                                                                                                                      |
|----|---------------|------------------------------------------------------------------------------------------------------------------------------------------------------------------------------------------------------------------------------------------------------------------------------------------------------------------------------------------------------|
| 03 | JANEIRO/ 2023 | Revisão geral da disciplina conforme a atualização da arquitetura. Padronizadamente dos pontos de água fria, esgoto cloacal e pluvial para adequação da arquitetura e novo layout. Atualização a NBR 5626/2022.                                                                                                                                      |
| 02 | JANEIRO/ 2017 | Acordamento à NBR 5626/2015. Alteração: quadro de drenagem, fechamento frontal, sanitários 1 e 2, altura da plataforma, mobiliário e equipamento, altura da cerâmica nos sanitários, cor dos portões dos sanitários e altura da porta PMD. Acréscimo: gradil e quadro de cargas no banheiro de cozinha de duchas higiênicas e sanitários pré-escala. |
| 01 | JULHO/ 2016   | Alteração paredes - shaft para tubulação hidráulica e detalhamento; alteração da altura da plataforma.                                                                                                                                                                                                                                               |
| N° | DATA          | DESCRIÇÃO                                                                                                                                                                                                                                                                                                                                            |



MINISTÉRIO DA  
EDUCAÇÃO

PROJETO PADRÃO - FNE

PROPRIETÁRIO: PREFEITURA MUNICIPAL DE RIO PARDO

ENDEREÇO: RUA DEPUTADO NELSON MARCHEZAN

MUNICÍPIO - UF: RIO PARDO - RS

PROPRIETÁRIO: PREFEITURA MUNICIPAL DE RIO PARDO

RESP. TÉCNICO: CAU / CREA

AUTOR DO PROJETO: CAU / CREA

APROVAÇÕES

CAU / CREA

PREFEITURA / RA



RIO PARDO

SECRETARIA DE OBRAS

PROJETO APROVADO

Nome do processo: 0140000

Data de homologação: 18/08/2023

Data de aprovação: 18/08/2023

Assinado por: Daniel José Andrade

|                                                              |                                    |              |       |
|--------------------------------------------------------------|------------------------------------|--------------|-------|
| OBSERVAÇÕES:                                                 |                                    |              |       |
| CRECHE PRÉ-ESCOLA TIPO 1                                     |                                    |              |       |
| PROJETO DE ESGOTO SANITÁRIO E ÁGUAS PLUVIAIS                 |                                    |              |       |
| COORDENAÇÃO                                                  | LANÇAMENTO DA REDE                 |              | HEP   |
| CGEST - Coordenação<br>Geral de Infraestrutura<br>Educcional | PLANTA BAIXA TÉRREO - REDE PLUVIAL |              |       |
| REVISÃO                                                      | ESCALA                             | PRONCHIA     | 04/18 |
| R.00 R.03<br>R.01 R.02                                       | 1:75                               | DATA EMISSÃO |       |
| FORMATO<br>(1189x841)                                        | JAN/2023                           |              |       |