


Legenda de condutos		Legenda inclinação	
Esgoto		Ø40mm	2%
		Ø50mm	2%
		Ø75mm	2%
Pluvial		Ø100mm	1%
		Ø150mm	1%
		Ø75mm	1%
Ventilação		Ø100mm	1%
		Ø150mm	1%
		Ø200mm	1%
		Ø75mm	1%
Em casos de inclinação for especificado em planta			

Legenda	
Bebedouro	
Bucha de redução longa	
Caixa Sifonada	
CAG	Caixa de areia pluvial c/grelha
CE	Caixas Inspeção Esgoto Simples
Caixa sifonada	
Ralo seco	
Curva 45 Longa para Esgoto Sanitário	
Curva 45° curta Amanco	
Curva 90 curta- coluna	
Joelho 45	
Joelho 90	
Joelho 90- coluna	
Joelho 90- coluna bolsa	
Junção invertida	
Junção simples	
Junção simples c/ redução	
Junção simples- coluna	
Lavatório Residencial com sifão	
Lixa simples- coluna	
Máquina de Lavar Louças- DN 50mm	
Máquina de Lavar Roupas DN 50mm	
Plta de Cozinha Residencial com Sifão 50mm	
Ramais de Ventilação	
Redução excêntrica	
Tanque de Lavar Roupas DN 40mm	
Vaso Sanitário c/ curva 90°	

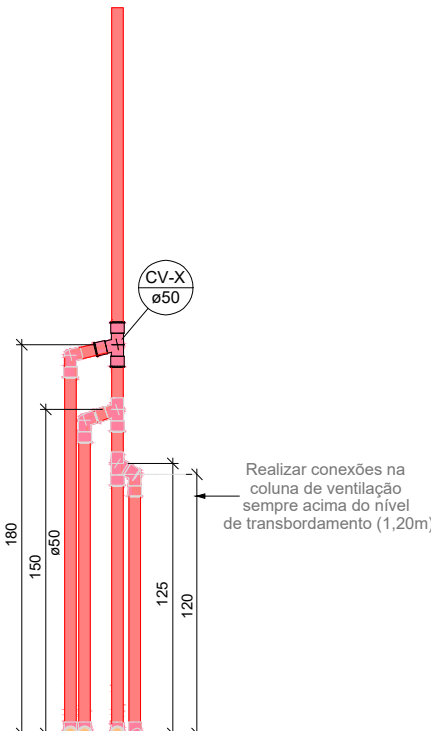


01 DETALHE VENTILAÇÃO - ESGOTO CLOACAL
ESCALA 1/25

03	JANEIRO/ 2023	Revisão geral da disciplina conforme a atualização da arquitetura. Redimensionamento dos pontos de água fria, esgoto cloacal e pluvial para adequação da arquitetura e novo layout. Atendimentos a NBR 9050/2020.
02	JANEIRO/ 2017	Acordamento à NBR 9050/2015. Alteração: quadro de áreas, fechamento frontal, sanitários 1 e 2, altura da platibanda, mobiliário e equipamento, altura da cerâmica nos sanitários, cor dos portões dos sanitários e altura da porta PMD. Acréscimo: gradil e quadro de cargas no castelo d'água, de duchas higiênicas e escaninhos pré-escota.
01	JULHO/ 2016	Alteração paredes - shaft para tubulação hidráulica e detalhamento; alteração da altura da platibanda.
N°	DATA	DESCRIÇÃO

CONTROLE DE REVISÕES

FNDE MINISTÉRIO DA EDUCAÇÃO	
PROJETO PADRÃO - FNDE	
PROPRIETÁRIO: PREFEITURA MUNICIPAL DE RIO PARDO	
ENDEREÇO: RUA DEPUTADO NELSON MARCHEZAN	
MUNICÍPIO - UF: RIO PARDO - RS	
PROPRIETÁRIO: PREFEITURA MUNICIPAL DE RIO PARDO	ROGERIO LUIZ MONTEIRO:21560749091
RESP. TÉCNICO: CAU / CREA	
AUTOR DO PROJETO: CAU / CREA	
APROVAÇÕES	CAU / CREA
PREFEITURA / RA	
SECRETARIA DE OBRAS	
PROJETO APROVADO	
OBSERVAÇÕES:	
CRECHE PRÉ-ESCOLA TIPO 1	
PROJETO DE ESGOTO SANITÁRIO E ÁGUAS PLUVIAIS	
COORDENAÇÃO: CGEST - Coordenação Geral de Infraestrutura Educacional	LANÇAMENTO DA REDE: PLANTA BAIXA TÉRREO - REDE VENTILAÇÃO
REVISÃO: R.00 R.03 R.01 R.02	ESCALA: 1/25 DATA EMISSÃO: JAN/2023
PRONCHIA: HEP	05/18

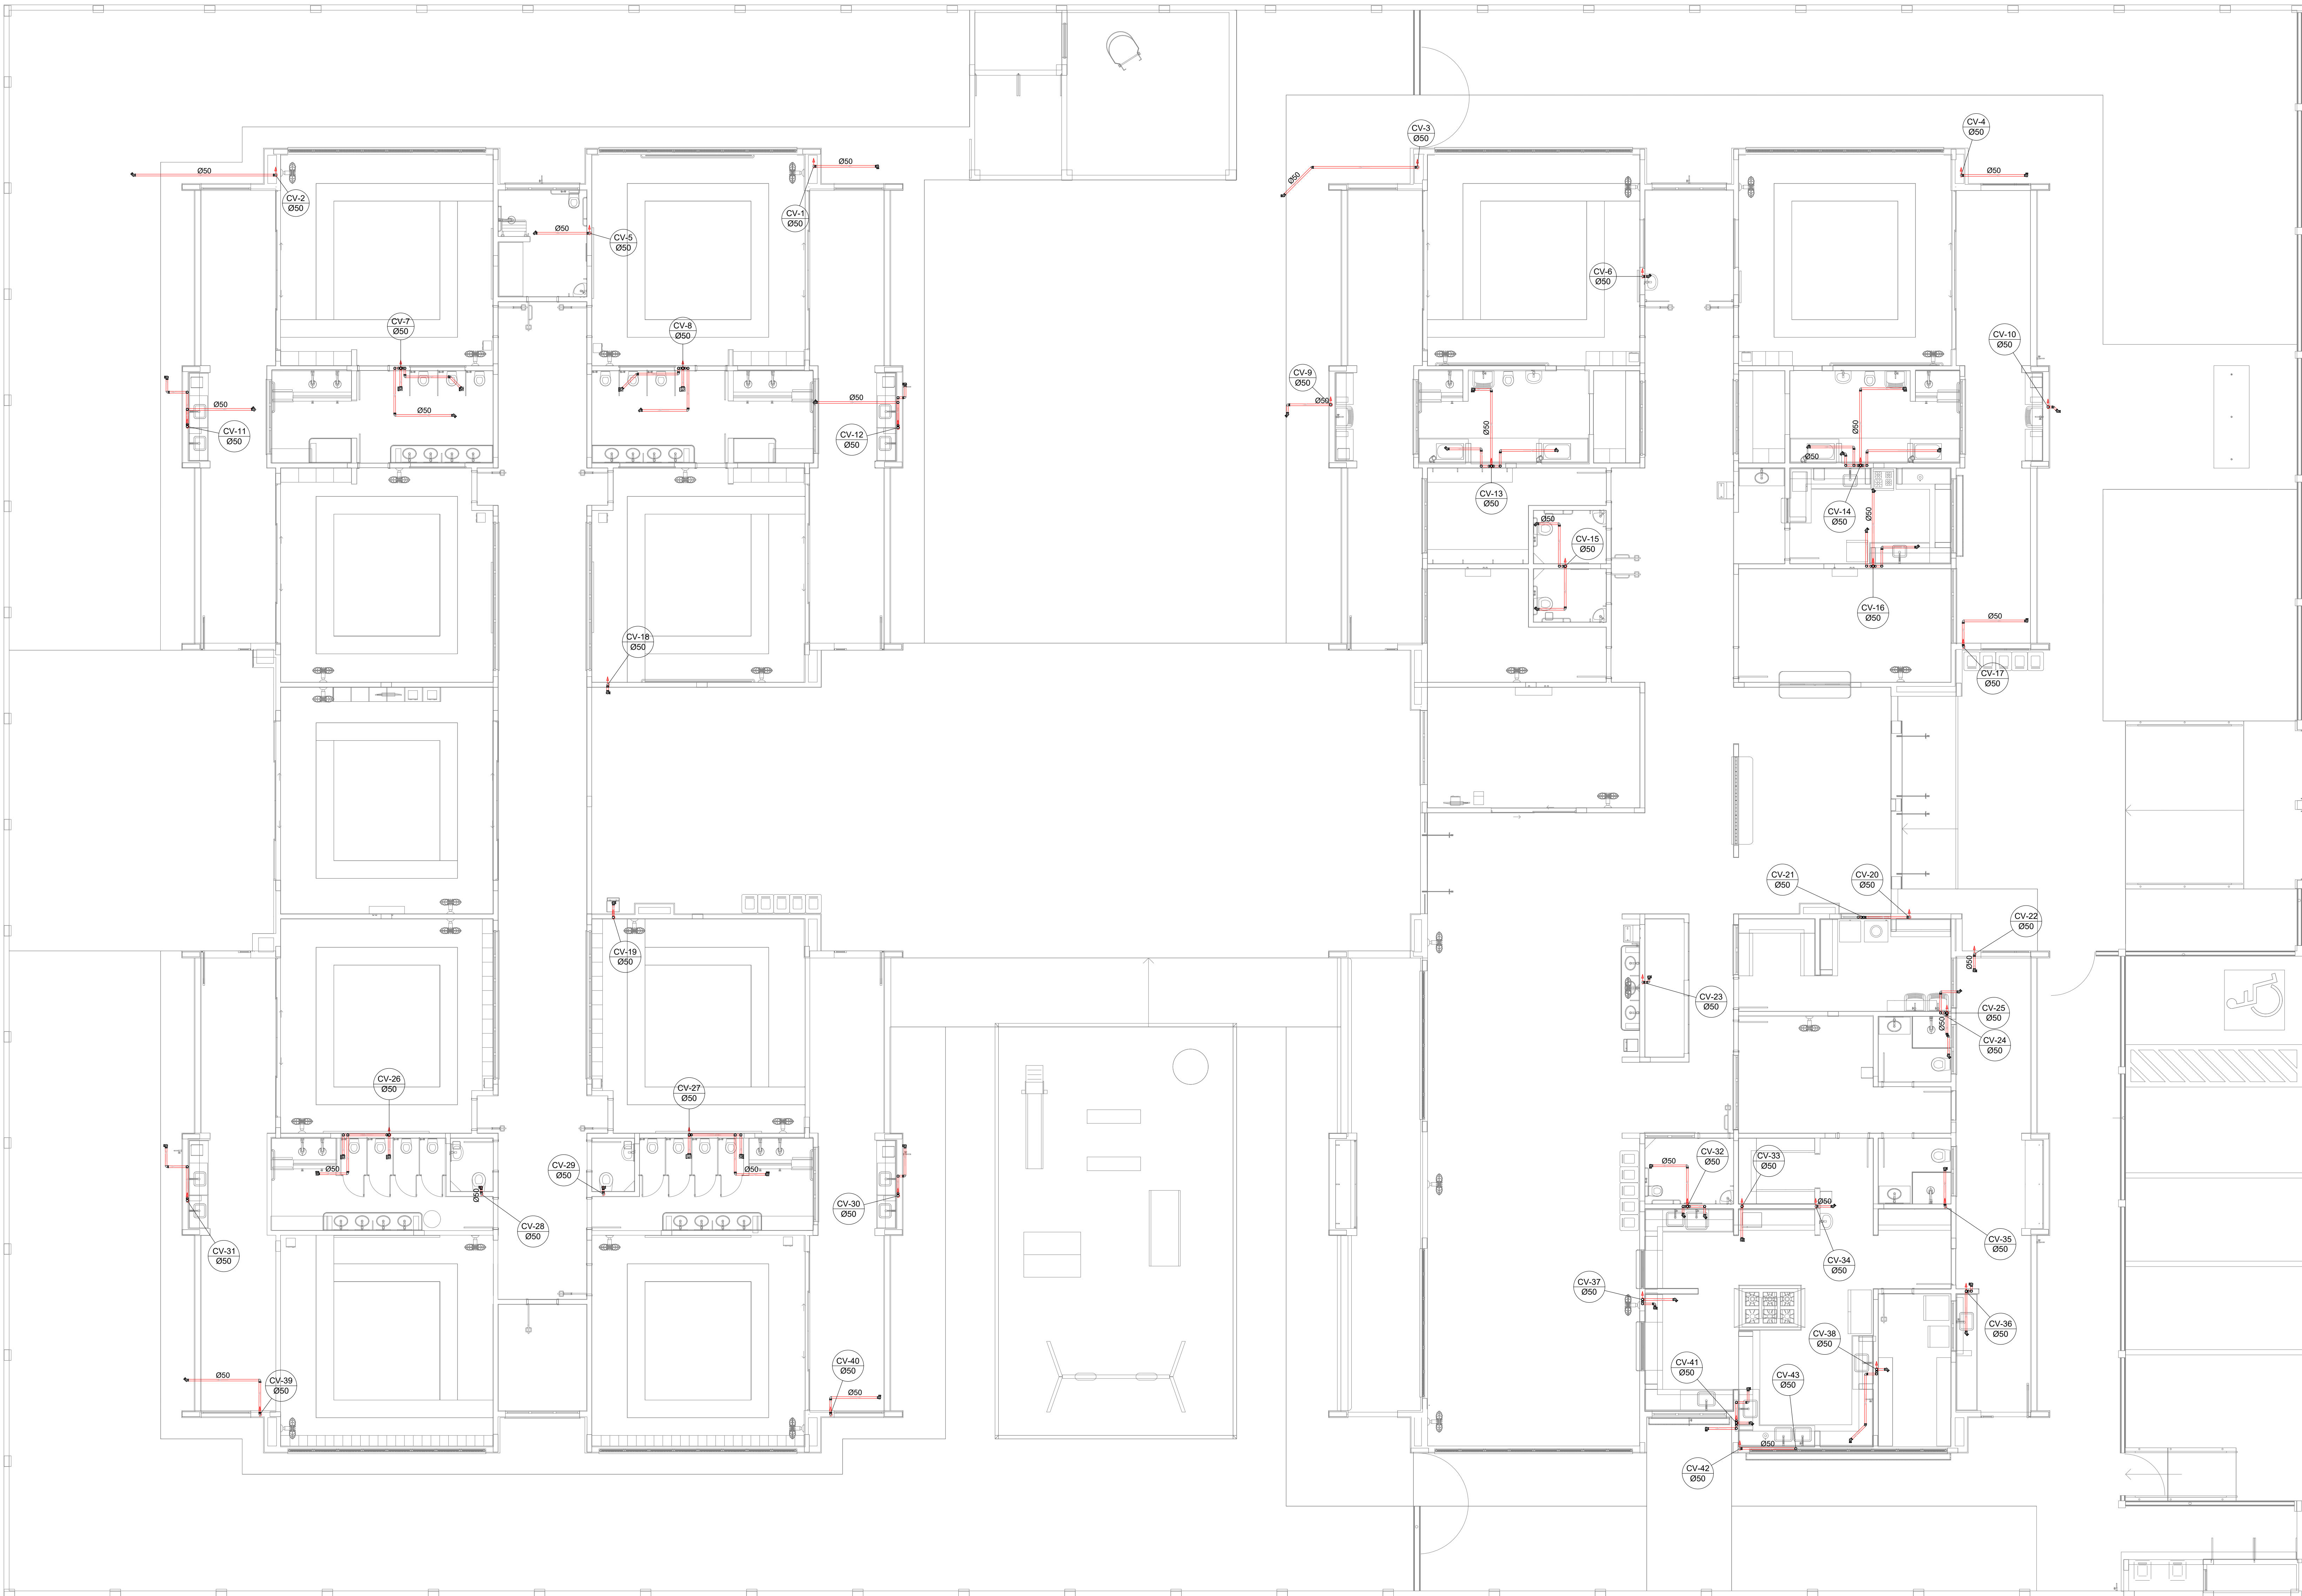

1 PLANTA BAIXA TÉRREO - REDE DE ESGOTO SANITÁRIO
ESCALA 1/75