


Legenda de condutos		Legenda inclinação	
Esgoto		Ø40mm	2%
		Ø50mm	2%
Pluvial		Ø75mm	2%
		Ø100mm	1%
		Ø150mm	1%
Ventilação		Ø75mm	1%
		Ø100mm	1%
		Ø150mm	1%
		Ø50mm	1%
		Ø75mm	1%

Em caso de inclinação for diferente da indicada na tabela, estará especificado em planta.

Legenda	
Joelho 90	
Joelho 90- coluna	
Joelho 90- coluna bolsa	
Junção simples- coluna	
Te sanitário	
Terminal de ventilação- coluna	

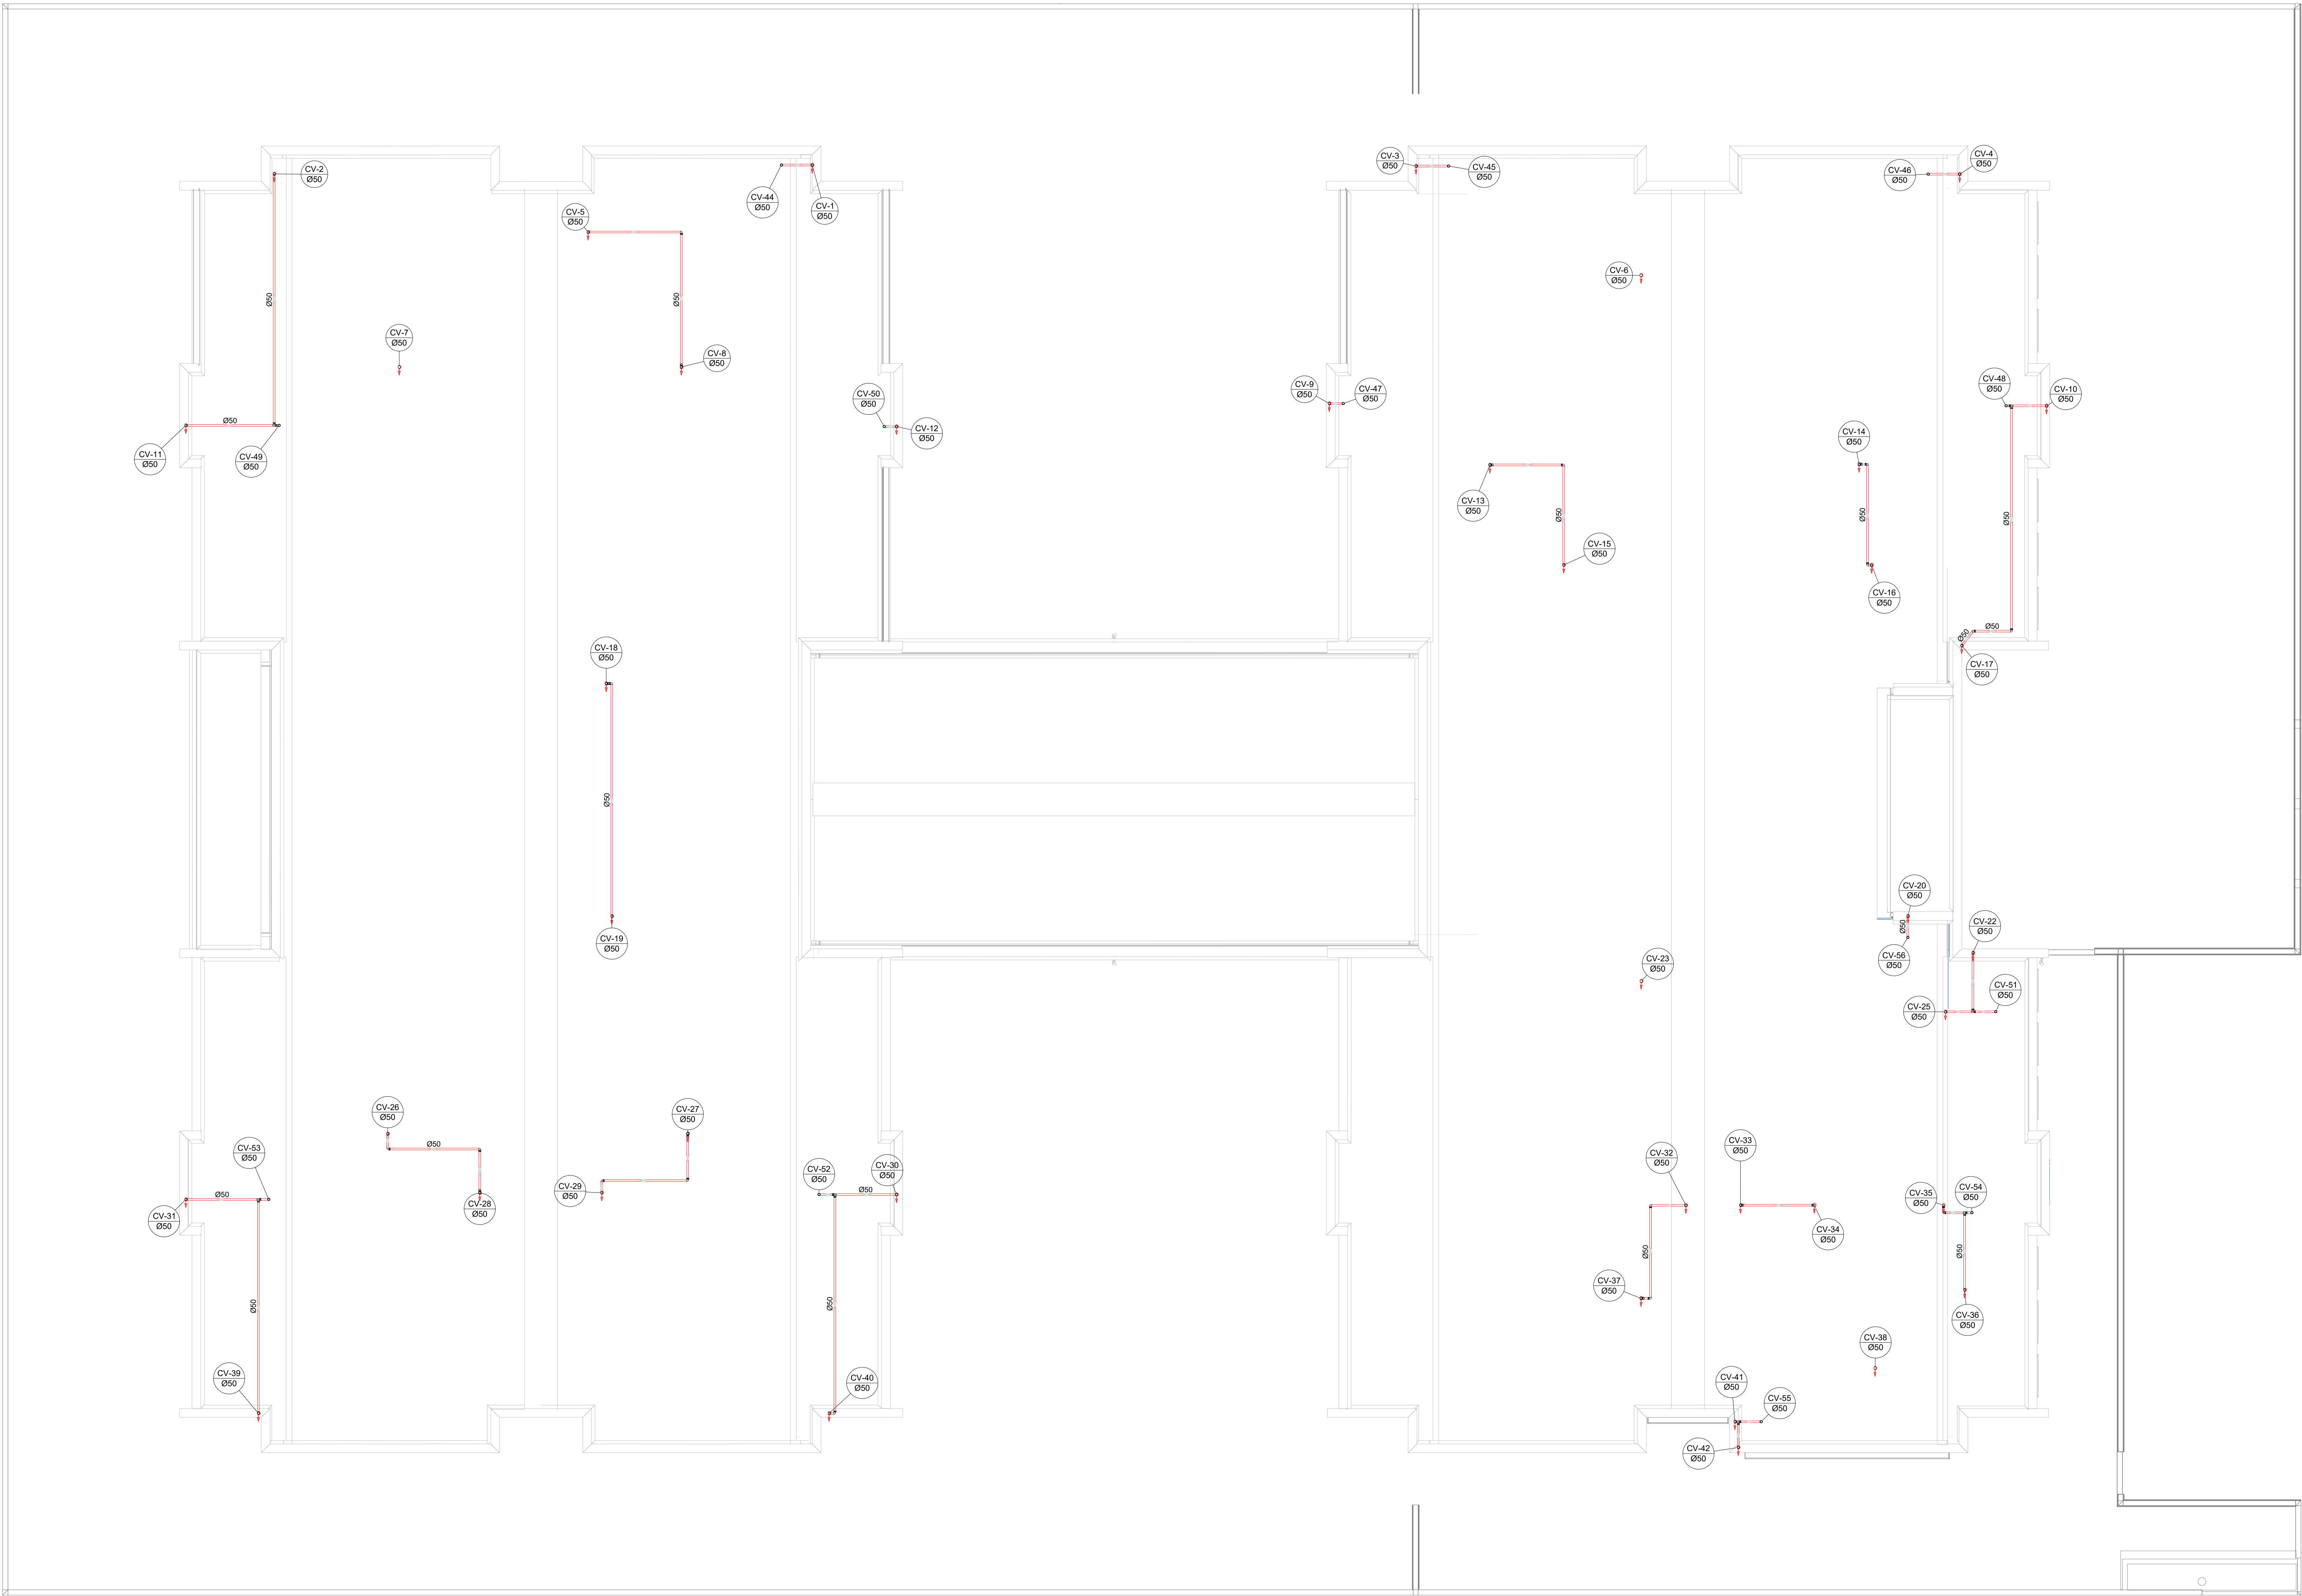

2 PLANTA BAIXA COBERTURA - REDE VENTILAÇÃO
ESCALA 1/75

03	JANEIRO 2023	Revisão geral da disciplina conforme a atualização da arquitetura. Padronizadamente dos pontos de água fria, esgoto cloacal e pluvial para adequação da arquitetura e novo layout. Atendimento a NBR 5620/2020.
02	JANEIRO 2017	Adequamento à NBR 5620/2015. Alteração: quadro de drenagem, fechamento frontal, sanitários 1 e 2, altura da plataforma, mobiliário e equipamento, altura da cerâmica nos sanitários, cor dos portões dos suportes e altura da porta PM. Acréscimo: gradil e quadro de cargas no castelo d'água, de duchas higiênicas e escaninhos pré-escola.
01	JULHO 2016	Alteração paredes - shaft para tubulação hidráulica e detalhamento; alteração da altura da plataforma.
Nº	DATA	DESCRIÇÃO



MINISTÉRIO DA
EDUCAÇÃO

PROJETO PADRÃO - FNE

PROPRIETÁRIO: PREFEITURA MUNICIPAL DE RIO PARDO

ENDEREÇO: RUA DEPUTADO NELSON MARCHEZAN

MUNICÍPIO - UF: RIO PARDO - RS

PROPRIETÁRIO: PREFEITURA MUNICIPAL DE RIO PARDO

RESP. TÉCNICO: CAU / CREA

AUTOR DO PROJETO: CAU / CREA

APROVAÇÕES

CAU / CREA

PREFEITURA / RA



SECRETARIA DE OBRAS

PROJETO APROVADO

Assinado em nome de: FREDERICO
Cargo: Secretário de Obras - 15999878
Cadastrado em nome: 16030368
Assinado por: FREDERICO MARQUES

OBSERVAÇÕES:		
CRECHE PRÉ-ESCOLA TIPO 1 PROJETO DE ESGOTO SANITÁRIO E ÁGUAS PLUVIAIS		
COORDENAÇÃO CGEST - Coordenação Geral de Infraestrutura Educativa	LANÇAMENTO DA REDE PLANTA BAIXA COBERTURA - REDE VENTILAÇÃO	HEP
REVISÃO R.00 R.01 R.02	ESCALA 1:75 DATA EMISSÃO JAN/2023	PRONCHIA 07/18
FORMATO (1189x841)		