


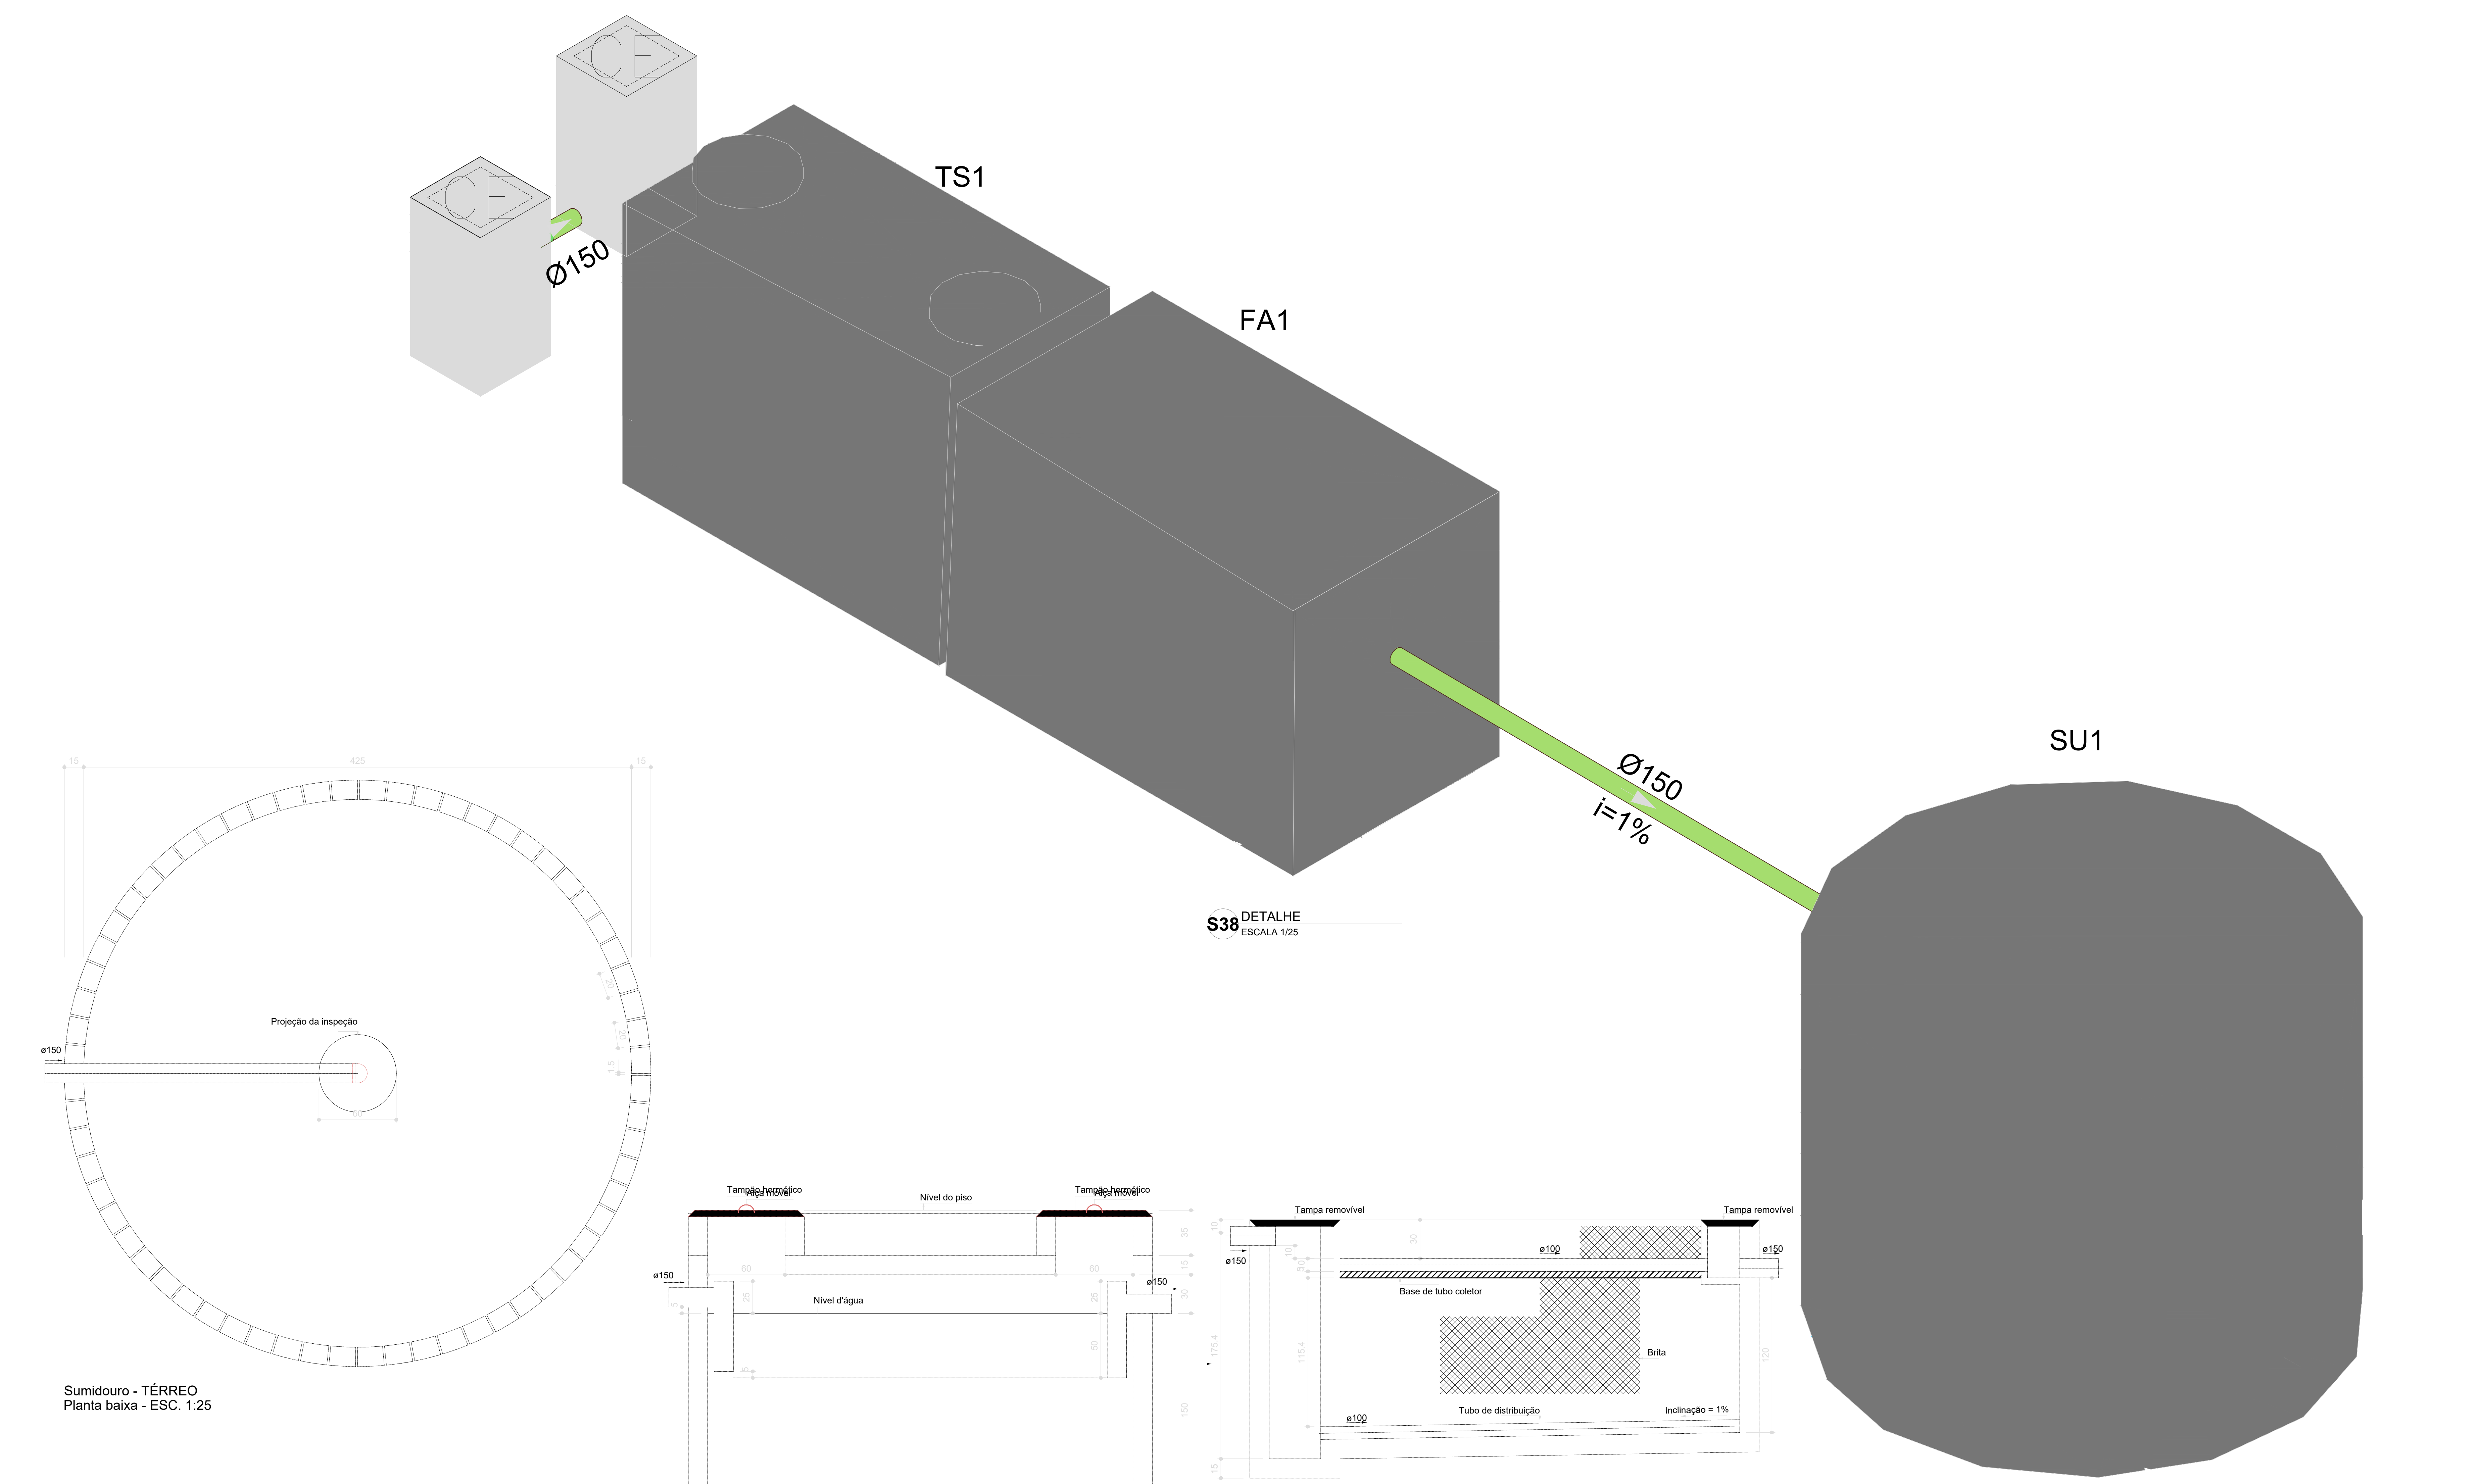


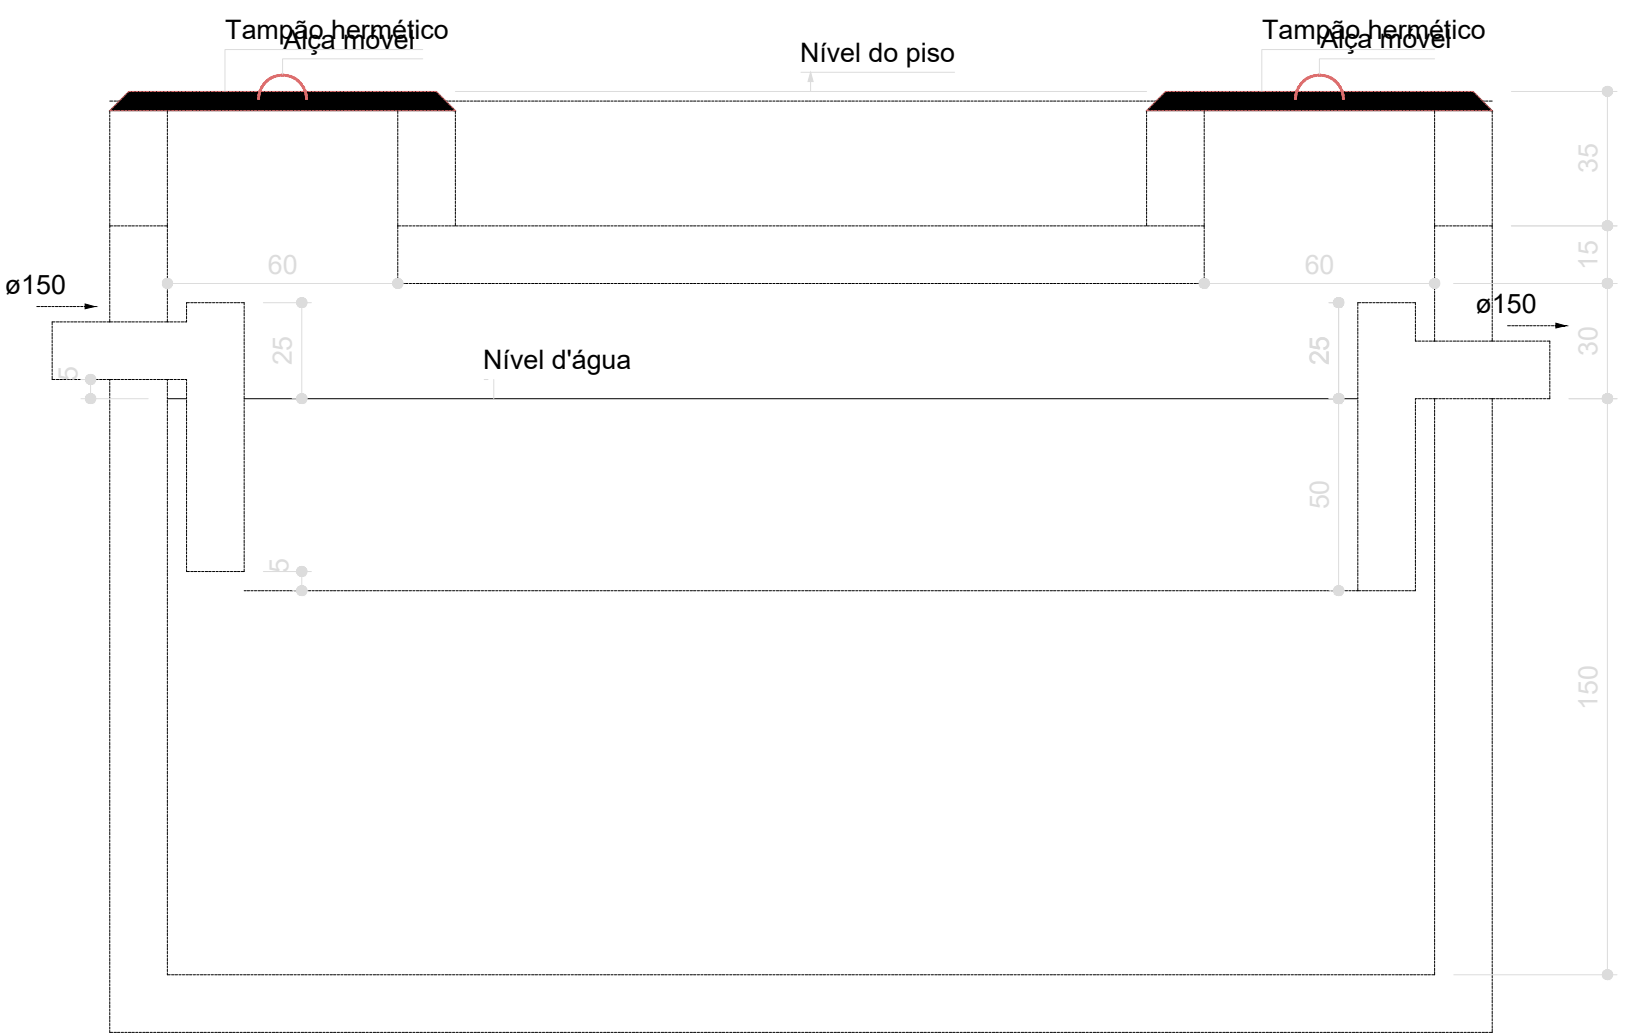


| Legenda de condutos |  | Legenda inclinação                                                                            |           |
|---------------------|--|-----------------------------------------------------------------------------------------------|-----------|
| Esgoto              |  | Esgoto                                                                                        | Ø40mm 2%  |
|                     |  |                                                                                               | Ø50mm 2%  |
|                     |  |                                                                                               | Ø75mm 1%  |
| Pluvial             |  | Pluvial                                                                                       | Ø100mm 1% |
|                     |  |                                                                                               | Ø150mm 1% |
|                     |  |                                                                                               | Ø75mm 1%  |
| Ventilação          |  | Ventilação                                                                                    | Ø100mm 1% |
|                     |  |                                                                                               | Ø150mm 1% |
|                     |  |                                                                                               | Ø50mm 1%  |
|                     |  | Em caso de inclinação for diferente da especificada na tabela, estará especificado em planta. |           |

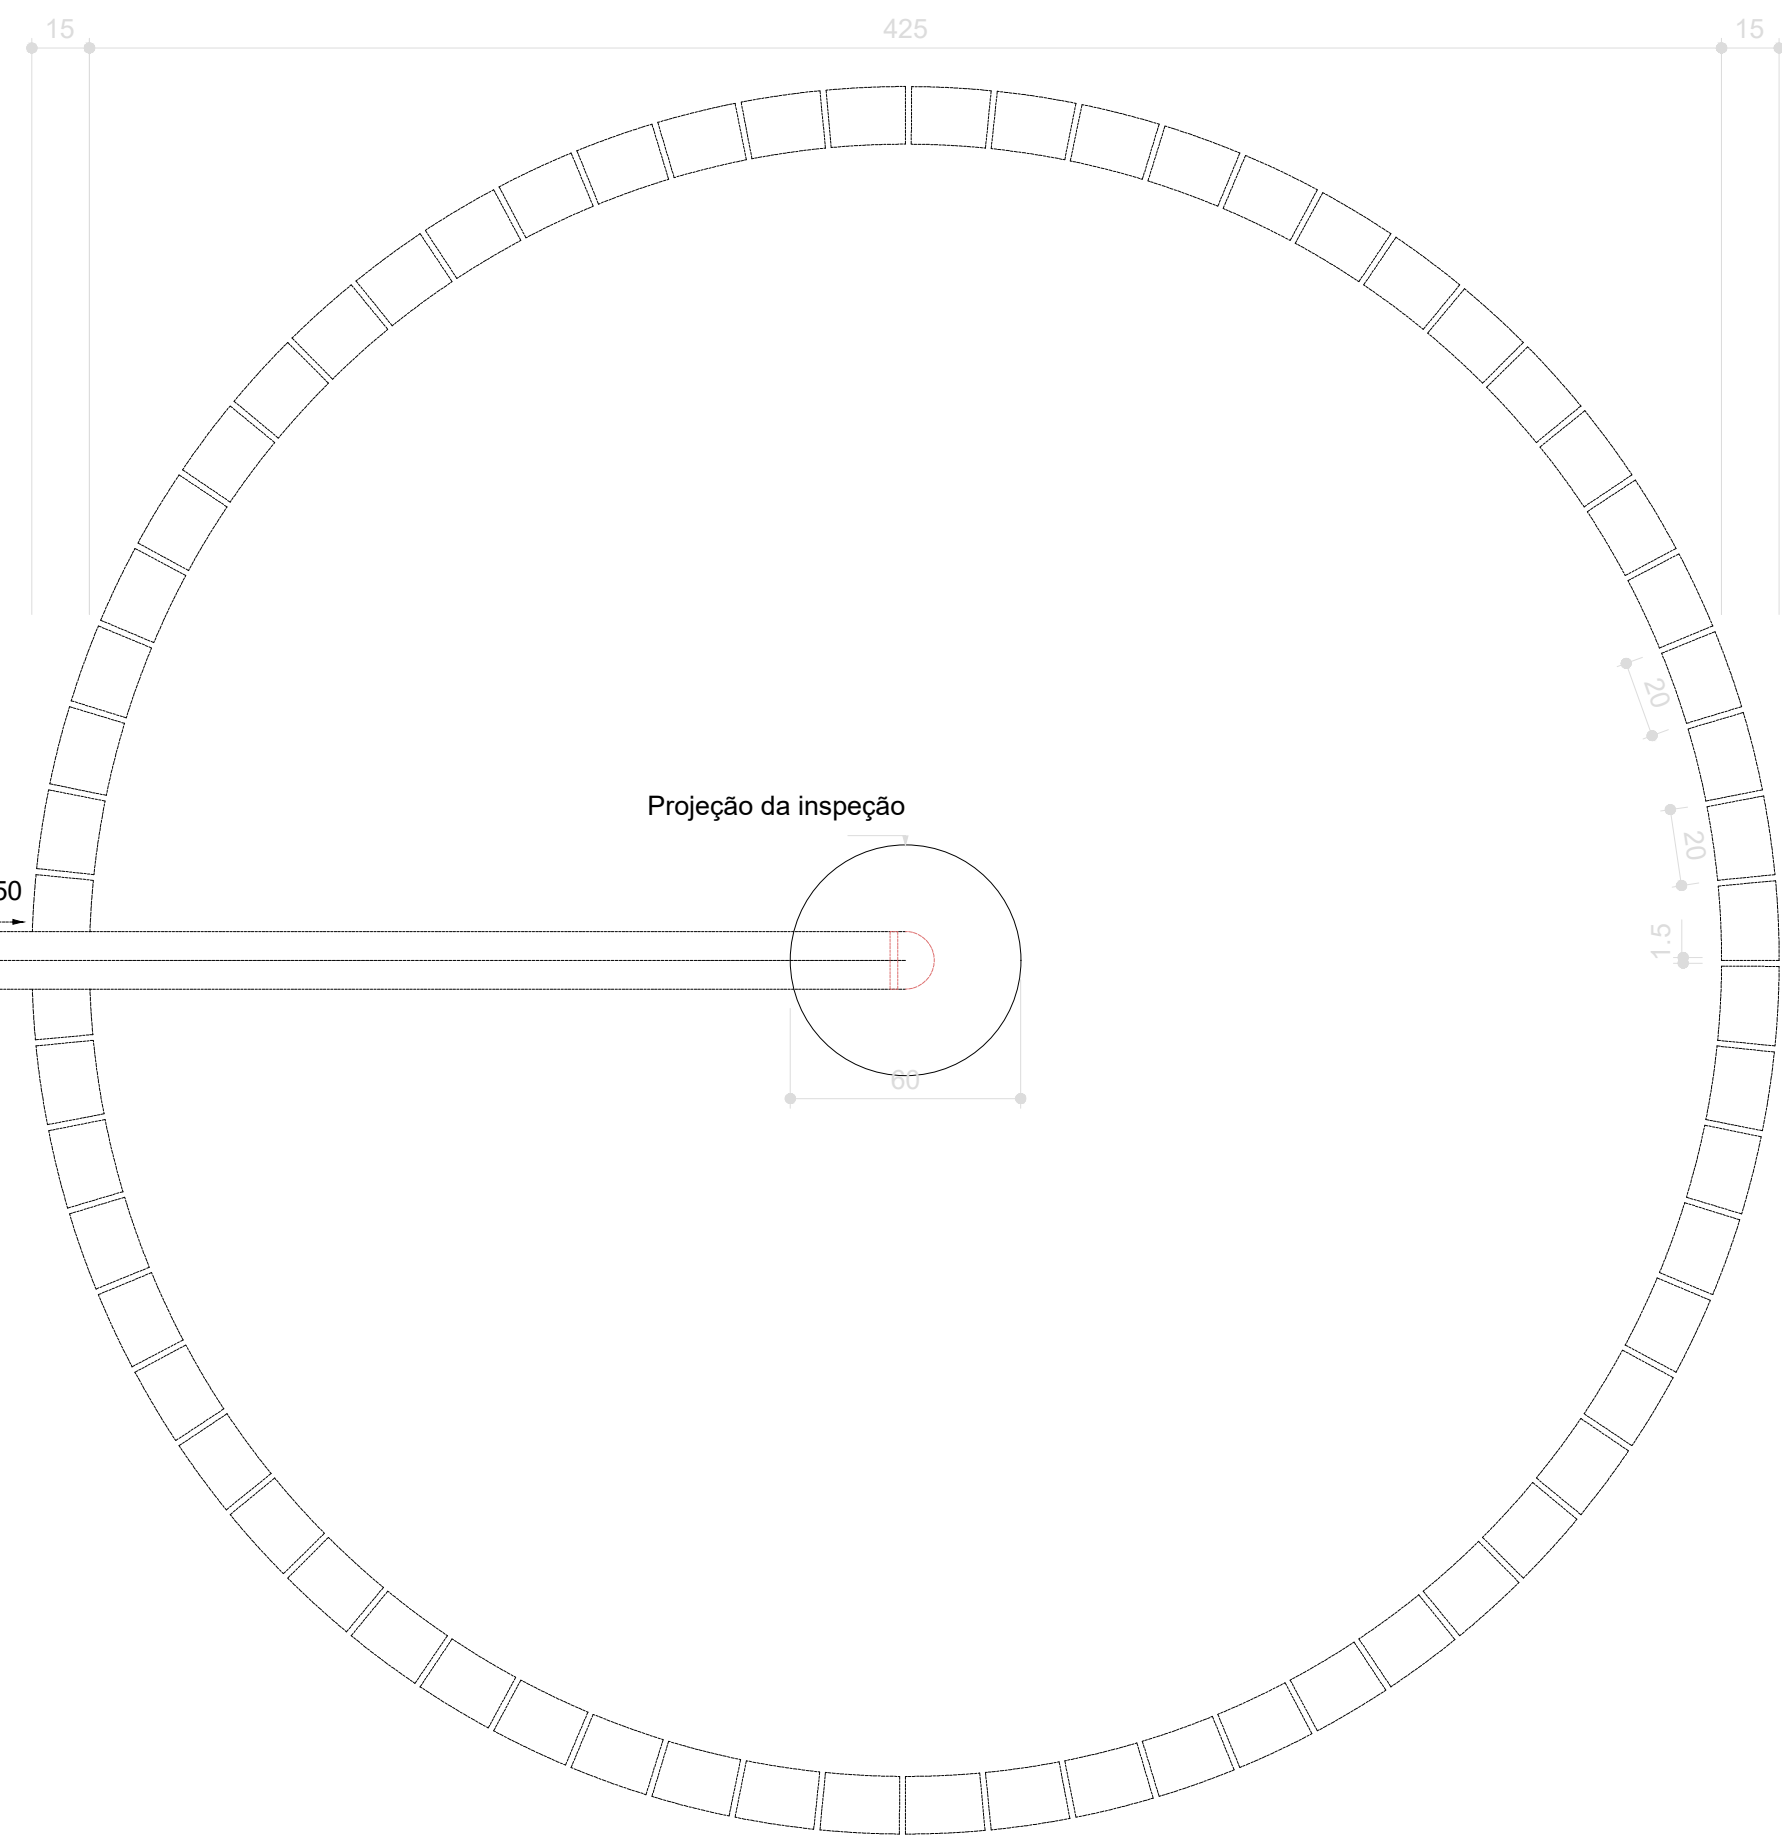


S38 DETALHE  
ESCALA 1/25

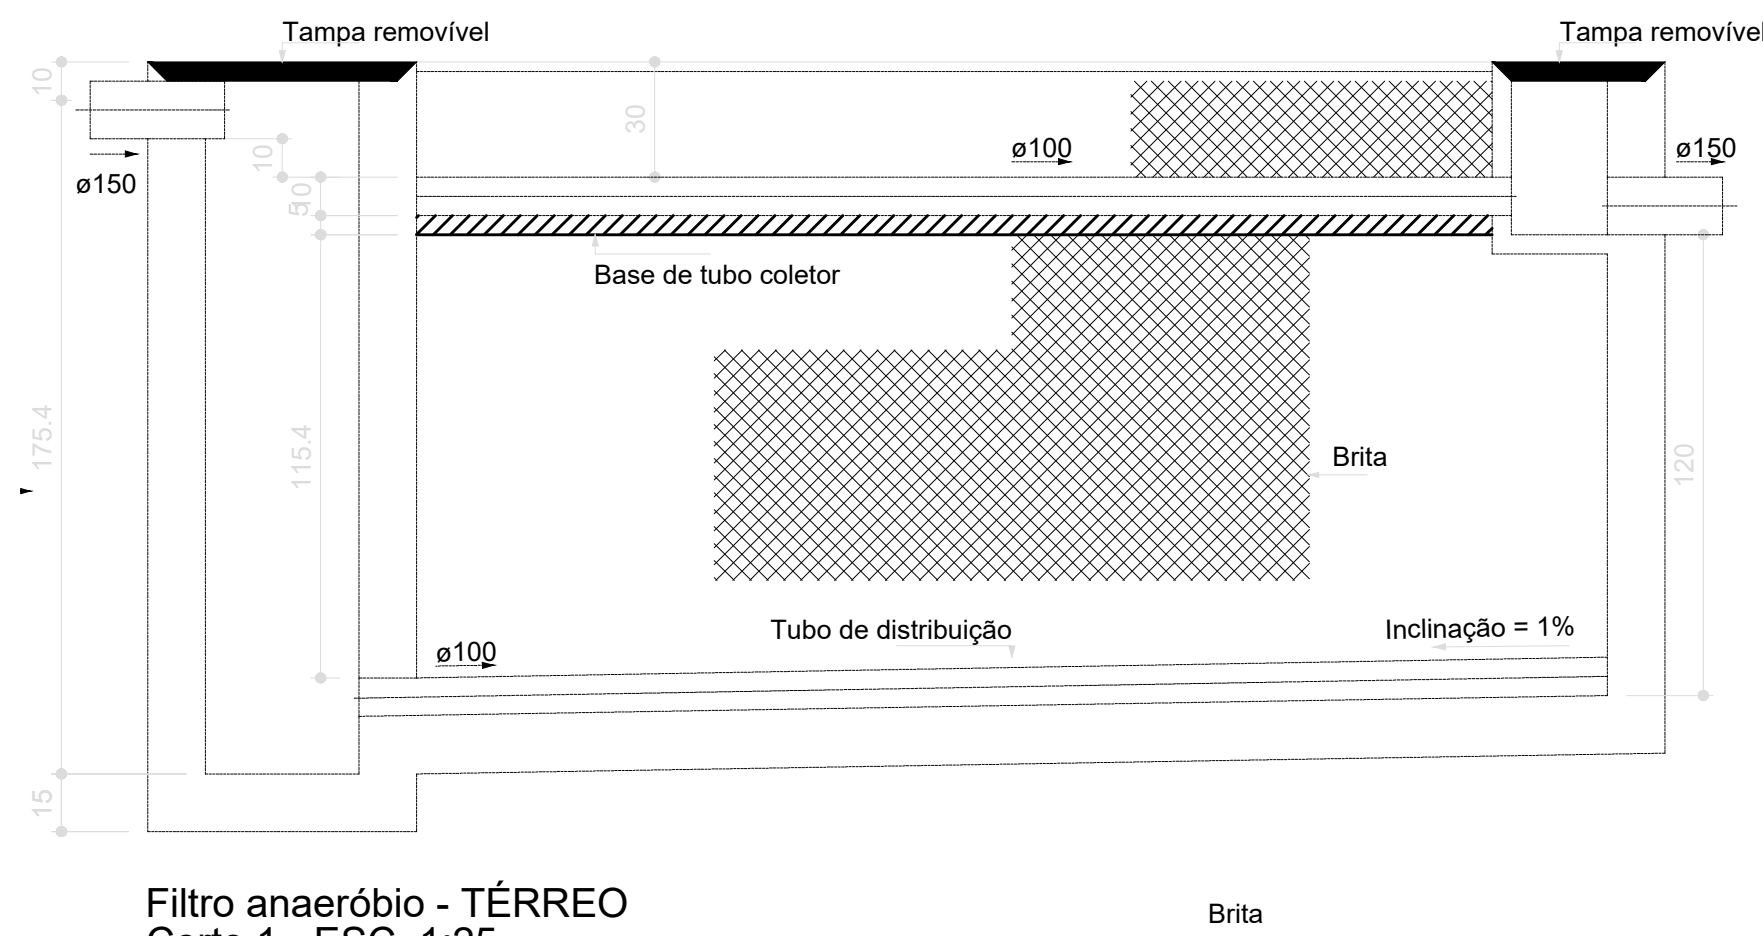


Sumidouro - TÉRREO  
Corte 1 - ESC. 1:25

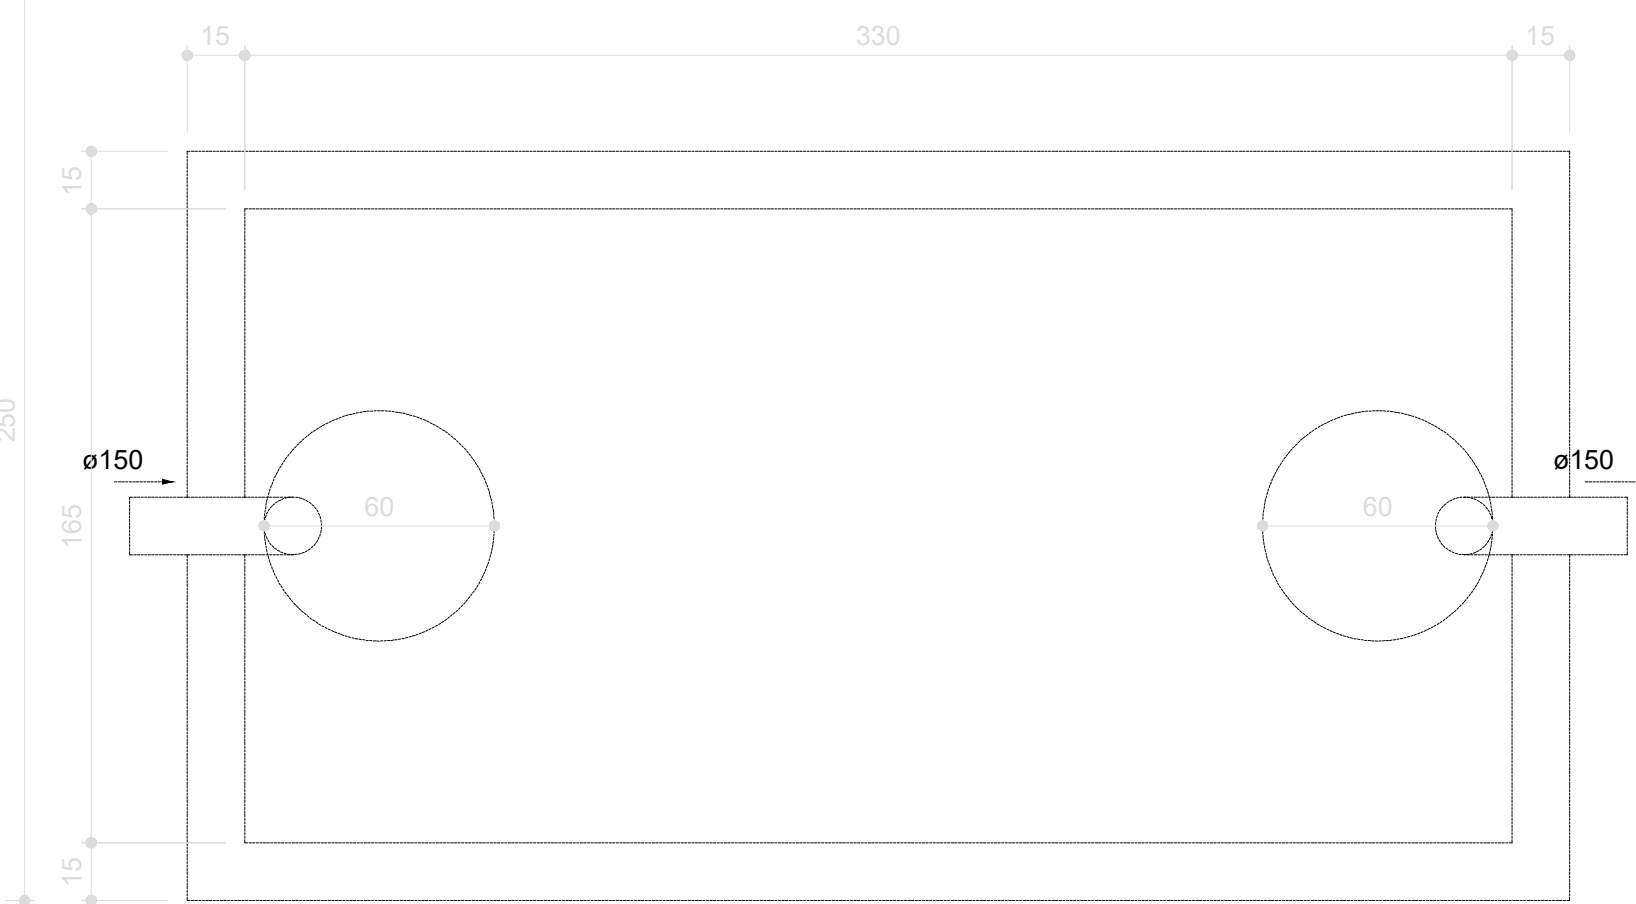

Tanque séptico - TÉRREO  
Planta baixa - ESC. 1:25

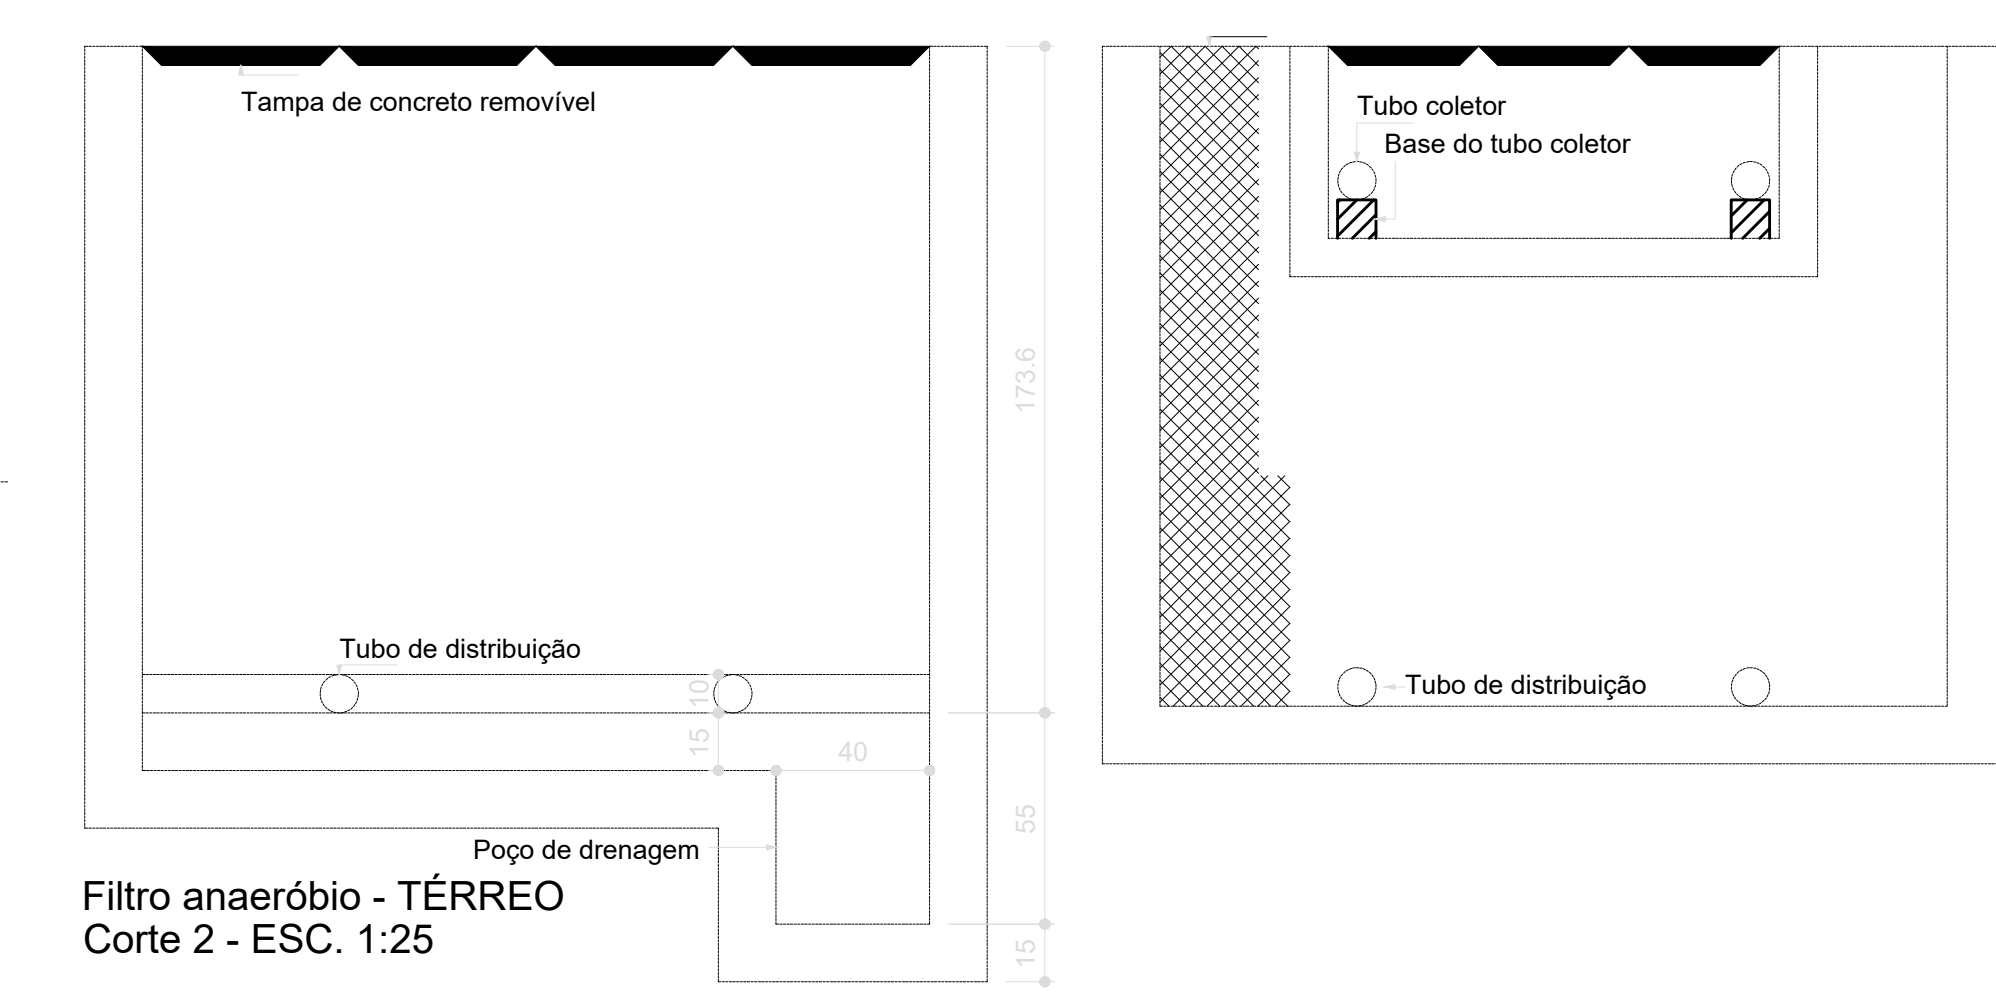

Filtro anaeróbio - TÉRREO  
Corte 2 - ESC. 1:25

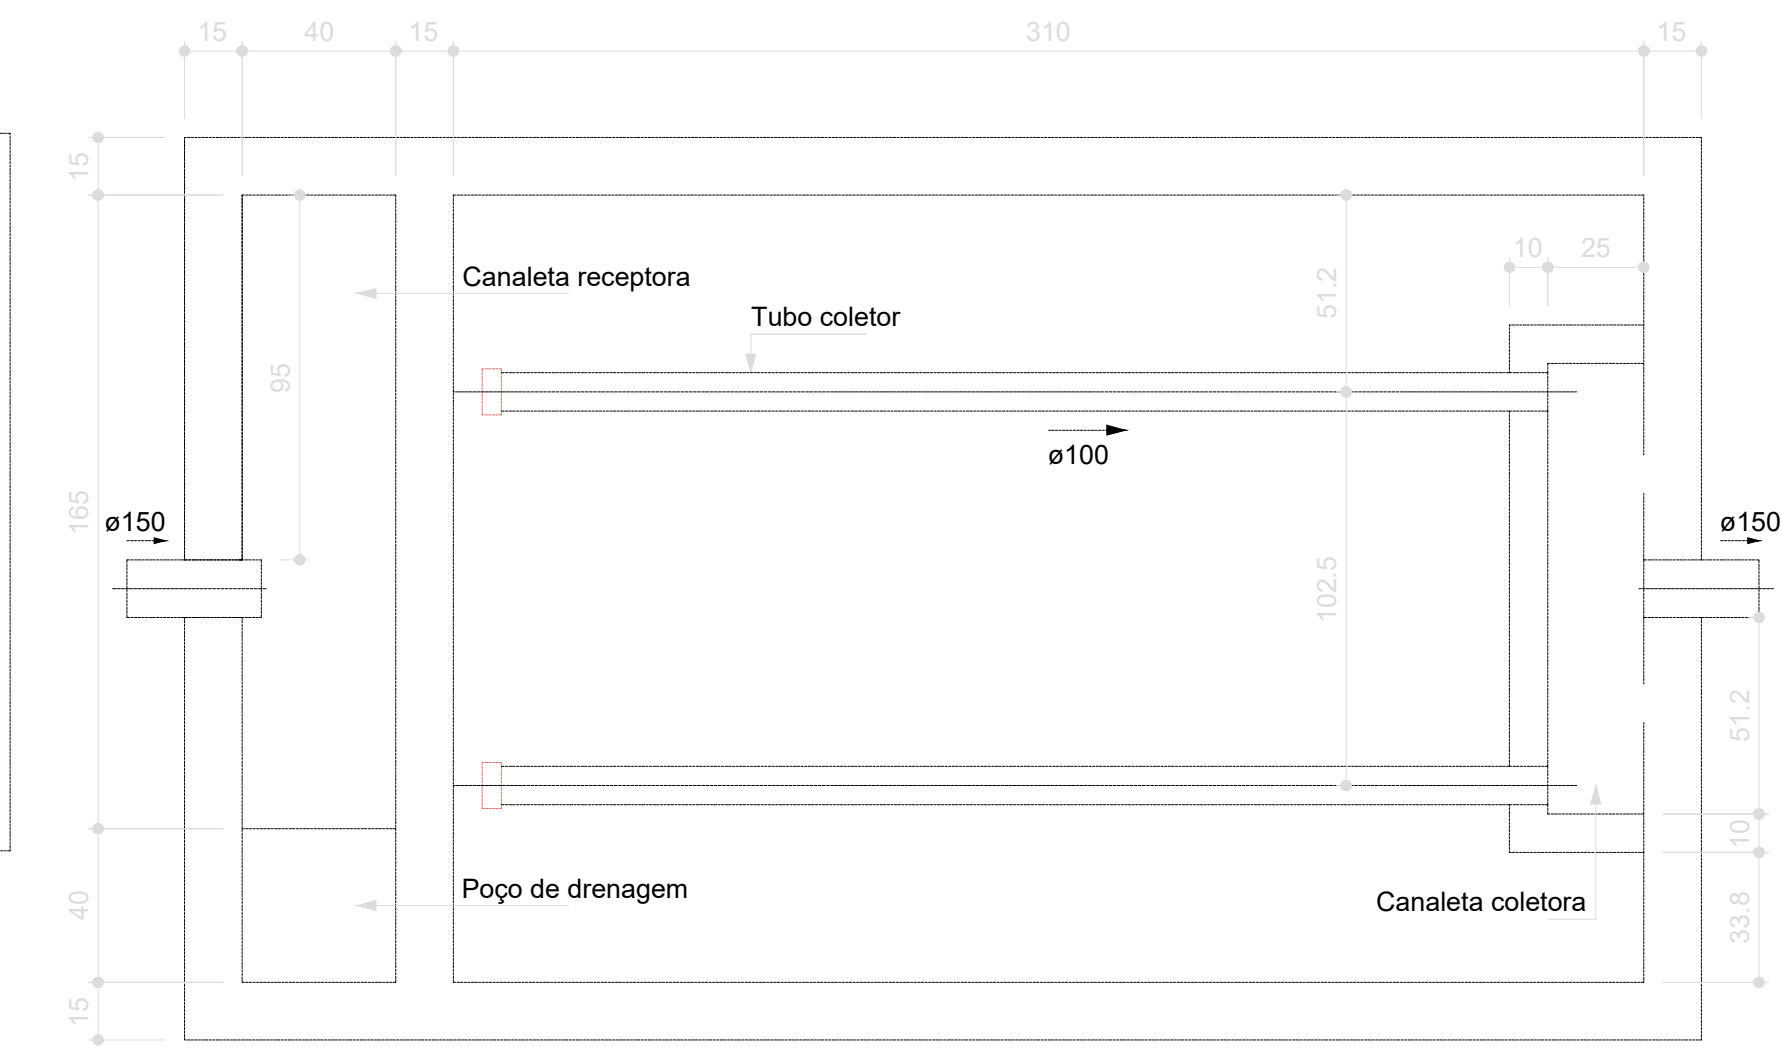

Filtro anaeróbio - TÉRREO  
Planta baixa - ESC. 1:25

|    |              |                                                                                                                                                                                                                                                                                                                                            |
|----|--------------|--------------------------------------------------------------------------------------------------------------------------------------------------------------------------------------------------------------------------------------------------------------------------------------------------------------------------------------------|
| 03 | JANEIRO/2023 | Revisão geral da disciplina conforme a atualização da arquitetura. Redimensionamento das portas de água fria, esgoto cloacal e pluvial para adequação da arquitetura e novo layout. Aterramento a NBR 5530/2020.                                                                                                                           |
| 02 | JANEIRO/2017 | Adequamento à NBR 9050/2015. Alteração: quadro de áreas, fechamento frontal, sanitários 1 e 2, altura da pia/banheira, mobiliário e equipamento, altura da sanita nos sanitários, cor das paredes dos sanitários e altura da porta PM. Acústico: grade e quadro de cargas no castelo d'água, de duchas higiênicas e escaninhos pré-escala. |
| 01 | JULHO/2016   | Alteração paredes - shaft para tubulação hidráulica e detalhamento; alteração da altura da pia/banheira.                                                                                                                                                                                                                                   |
| Nº | DATA         | DESCRIÇÃO                                                                                                                                                                                                                                                                                                                                  |

CONTROLE DE REVISÕES

|                                                         |                                      |
|---------------------------------------------------------|--------------------------------------|
| <b>FNDE</b> MINISTÉRIO DA EDUCAÇÃO                      |                                      |
| PROJETO PADRÃO - FNDE                                   |                                      |
| PROPRIETÁRIO:                                           | PREFEITURA MUNICIPAL DE RIO PARDO    |
| ENDEREÇO:                                               | RUA DEPUTADO NELSON MARCHEZAN        |
| MUNICÍPIO - UF:                                         | RIO PARDO - RS                       |
| PROPRIETÁRIO:                                           | ROGERIO LUIZ MONTEIRO21 560749091    |
| RESP. TÉCNICO:                                          | CAU / CREA                           |
| AUTOR DO PROJETO:                                       | CAU / CREA                           |
| APROVAÇÕES:                                             | CAU / CREA                           |
| PREFEITURA / IRA                                        |                                      |
| OBSERVAÇÕES:                                            |                                      |
| CRECHE PRÉ-ESCOLA TIPO 1                                |                                      |
| PROJETO DE ESGOTO SANITÁRIO E ÁGUAS PLUVIAIS            |                                      |
| COORDENAÇÃO                                             | INSTALAÇÃO FOSSA, FILTRO E SUMIDOURO |
| CGEST - Coordenação Geral de Infraestrutura Educacional | DETALHE S38                          |
| REVISÃO                                                 | ESCALA                               |
| R.00 R.03                                               | 1:25                                 |
| R.01                                                    | DATA EMISSÃO                         |
| R.02                                                    | JAN/2023                             |
| FORMATO                                                 | PRANCHETA                            |
| (1189x841)                                              | 18/18                                |