


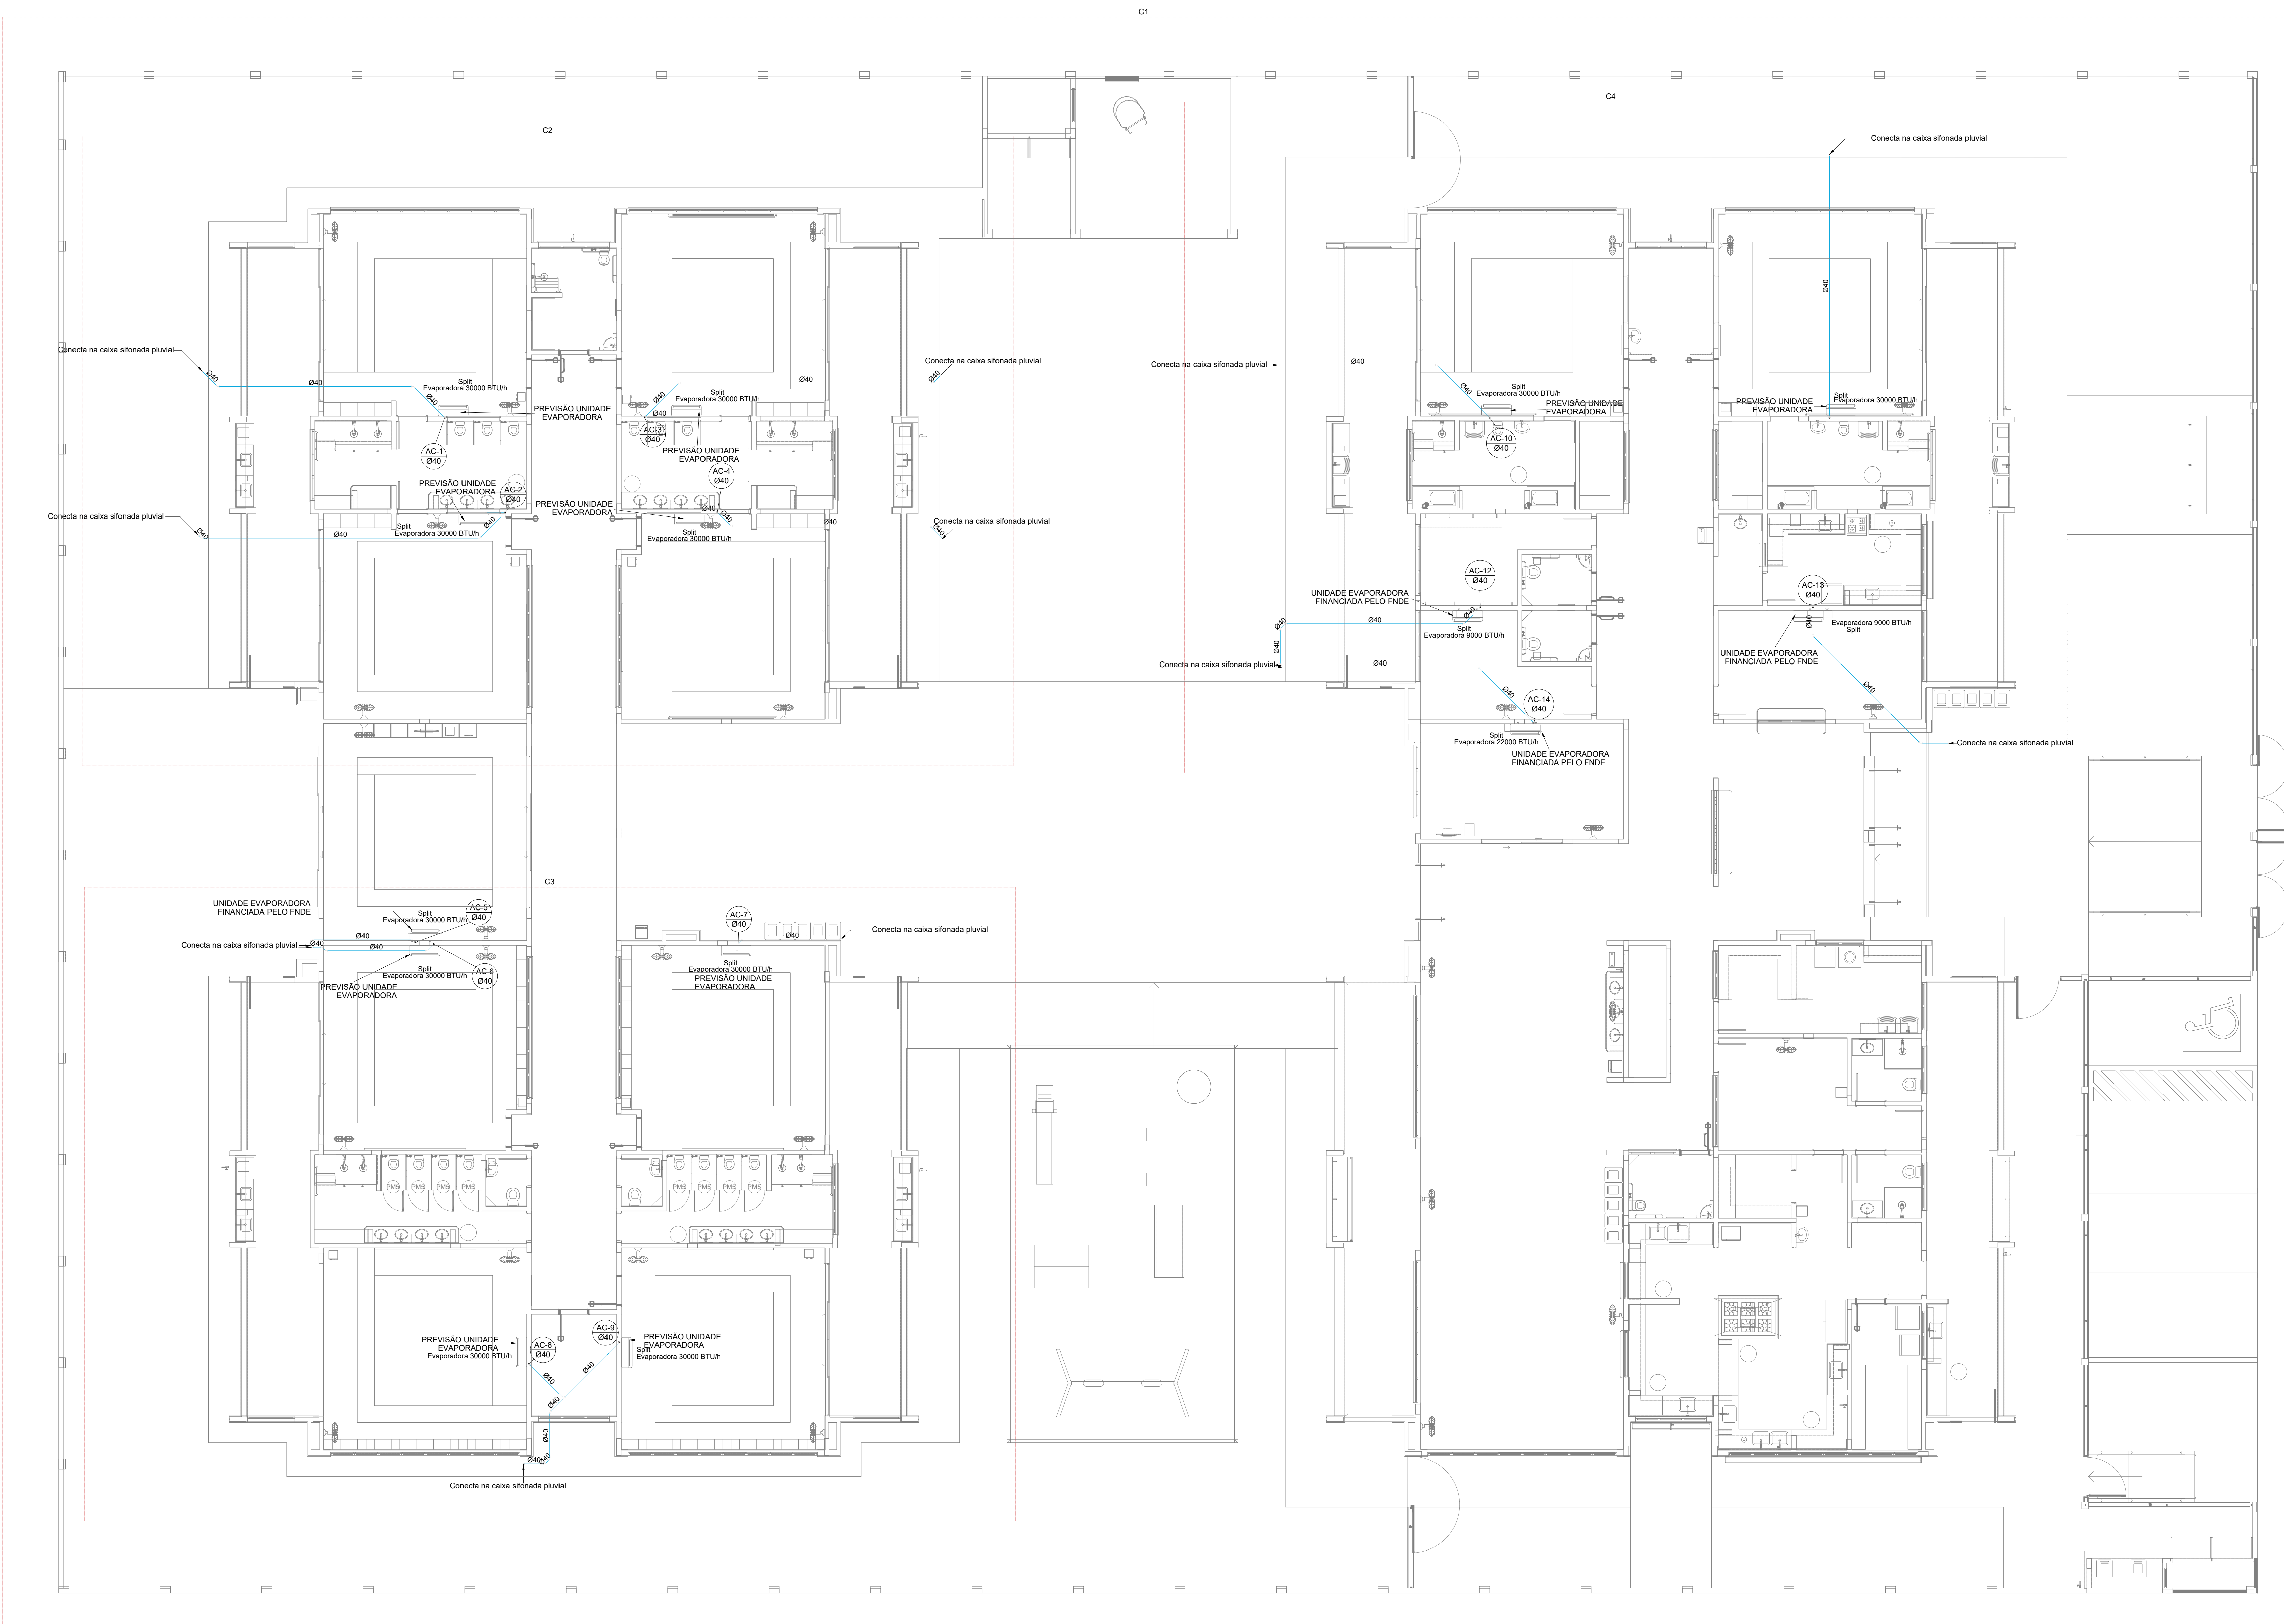

1 PLANTA BAIXA TÉRREO
ESCALA 1/75

03	JANEIRO/2023	Revisão geral da disciplina conforme a atualização da arquitetura. Redimensionamento das portas de água fria, esgoto cloacal e pluvial para adequação da arquitetura e novo layout. Atendimento a NBR 5622/2020.
02	JANEIRO/2017	Acordamento à NBR 9050/2015. Alteração: quadro de áreas, fechamento frontal, sanitários 1 e 2, altura da plataforma, mobiliário e equipamento, altura da cerâmica nos sanitários, cor das portas dos salões e altura da porta PM. Acréscimo: gradil e quadro de cargas no castelo d'água, de duchas higiênicas e escaninhos pré-escola.
01	JULHO/2016	Alteração paredes - shaft para tubulação hidráulica e detalhamento; alteração da altura da plataforma.
N°	DATA	DESCRIÇÃO

CONTROLE DE REVISÕES

FNDE MINISTÉRIO DA EDUCAÇÃO	
PROJETO PADRÃO - FNDE	
PROPRIETÁRIO: PREFEITURA MUNICIPAL DE RIO PARDO	
ENDEREÇO: RUA DEP. NELSON MARCHEZAN	
MUNICÍPIO - UF: RIO PARDO - RS	
PROPRIETÁRIO: PREFEITURA MUNICIPAL DE RIO PARDO	ROGERIO LUIZ MONTEIRO ZINI 560749091
RESP. TÉCNICO:	CAU / CREA
AUTOR DO PROJETO:	CAU / CREA
APROVAÇÕES	CAU / CREA
PREFEITURA / RA	

OBSERVAÇÕES:

CRECHE PRÉ-ESCOLA - TIPO 1 PROJETO DE CLIMATIZAÇÃO			
COORDENAÇÃO CGEST - Coordenação Geral de Infraestrutura Educativa	LANÇAMENTO DA REDE DRENAGEM PLANTA BAIXA DO TÉRREO	MCL	
FORMATO (1189x841)	REVISÃO R.00 R.01 R.02	ESCALA 1:75 DATA EMISSÃO JAN/2023	PRONCHIA 01/05