


1 PLANTA BAIXA - PREVENÇÃO CONTRA INCÊNDIO
ESCALA 1/100

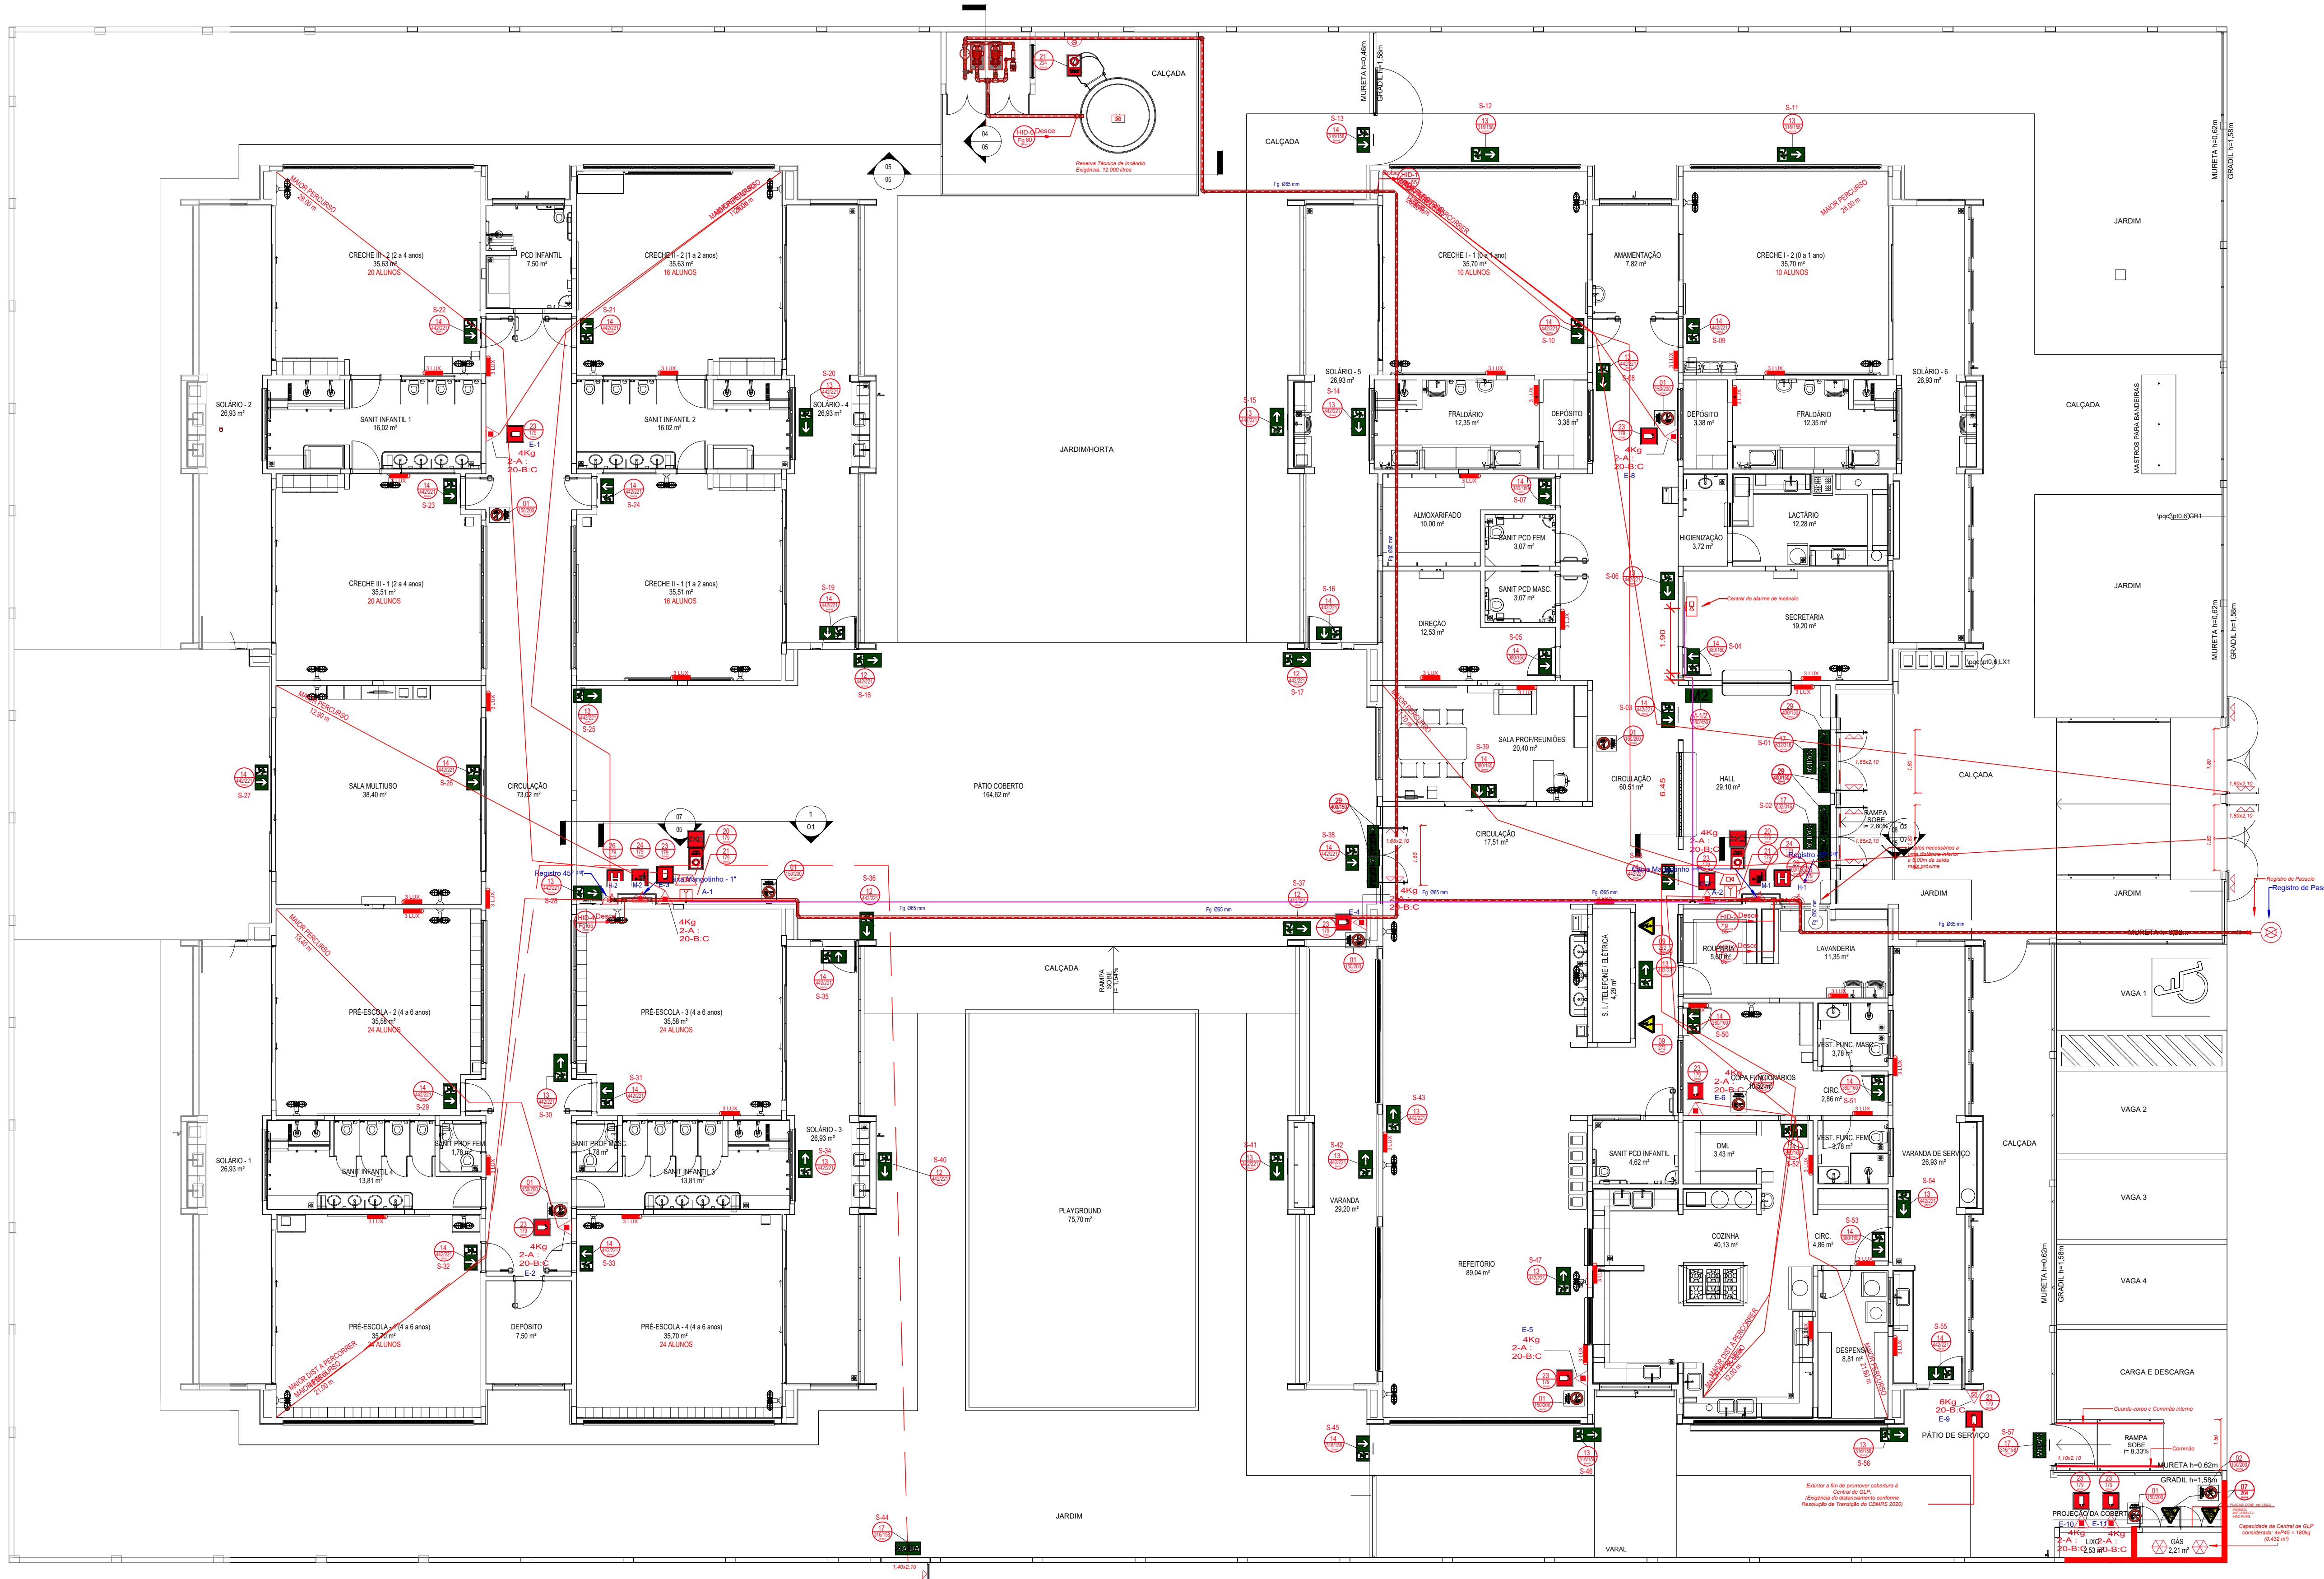

Placas - Orientação				
Figura	Código	Tamanho	#	Descrição
	12	442/221	4	Indicação do sentido (esquerda ou direita) de uma saída de emergência, especialmente para ser fixado em colunas
	13	316/158	4	Indicação do sentido (esquerda ou direita) de uma saída de emergência
	13	442/221	15	Indicação do sentido (esquerda ou direita) de uma saída de emergência
	14	316/158	2	Indicação de uma saída de emergência a ser afixada acima da porta, para indicar o seu acesso
	14	380/160	8	Indicação de uma saída de emergência a ser afixada acima da porta, para indicar o seu acesso
	14	442/221	19	Indicação de uma saída de emergência a ser afixada acima da porta, para indicar o seu acesso
	17	316/158	1	Saída de emergência: Indicação da saída de emergência, com ou sem complementação do pictograma
	17	632/316	2	Saída de emergência: Indicação da saída de emergência, com ou sem complementação do pictograma

Levantamento - Iluminação de Emergência

Tipo	Contagem
Luminaria - 3 LUX de parede	34

Símbolos - Tabela Geral

Símbolo	Quantidade	Descrição
	2	Acionador manual do sistema de detecção e alarme
	1	Central de alarme
	8	Extintor portátil - Carga de pó ABC
	1	Extintor portátil - Carga de pó BC
	34	Ponto de iluminação de emergência de 3 lux
	2	Sistema de alarme - Avisador sonoro tipo sirene
	1	Sistema de hidrantes - Acionador de bomba de incêndio (botoeira tipo liga)
	2	Sistema de hidrantes - Mangotinho

FNDE MINISTÉRIO DA EDUCAÇÃO

PROJETO PADRÃO - FNDE

PREFEITURA MUNICIPAL DE TRAMANDAÍ
SECRETARIA MUNICIPAL DE OBRAS - DEPARTAMENTO DE ENGENHARIA

Projeto:	PPCI - E.M.E.I. PORTAL DAS FLORES
Endereço da obra:	SETOR 119, QUADRA 95 - LOTE 03 - JARDIM ATLÂNTICO - TRAMANDAÍ - RS
Proprietário:	Município de Tramandaí
Responsável Técnico:	Engenheiro Civil - Milton R. Pedrollo Bittencourt - CREA RS 158.788
Assunto:	PLANTA BAIXA



Assinatura: MAR/2025
Escala: INDICADAS
Desenho: CAB
M. Oliveira
Área Total: 1.514,30 m²
Prancha: 01/01

Prefeitura Municipal de Tramandaí, Avenida da Igreja, nº 346 - Centro - CNPJ: 08.770.000/000180 - Fone: (51) 3684-9000 - CEP: 95.590-000